


平面図


S=1/500

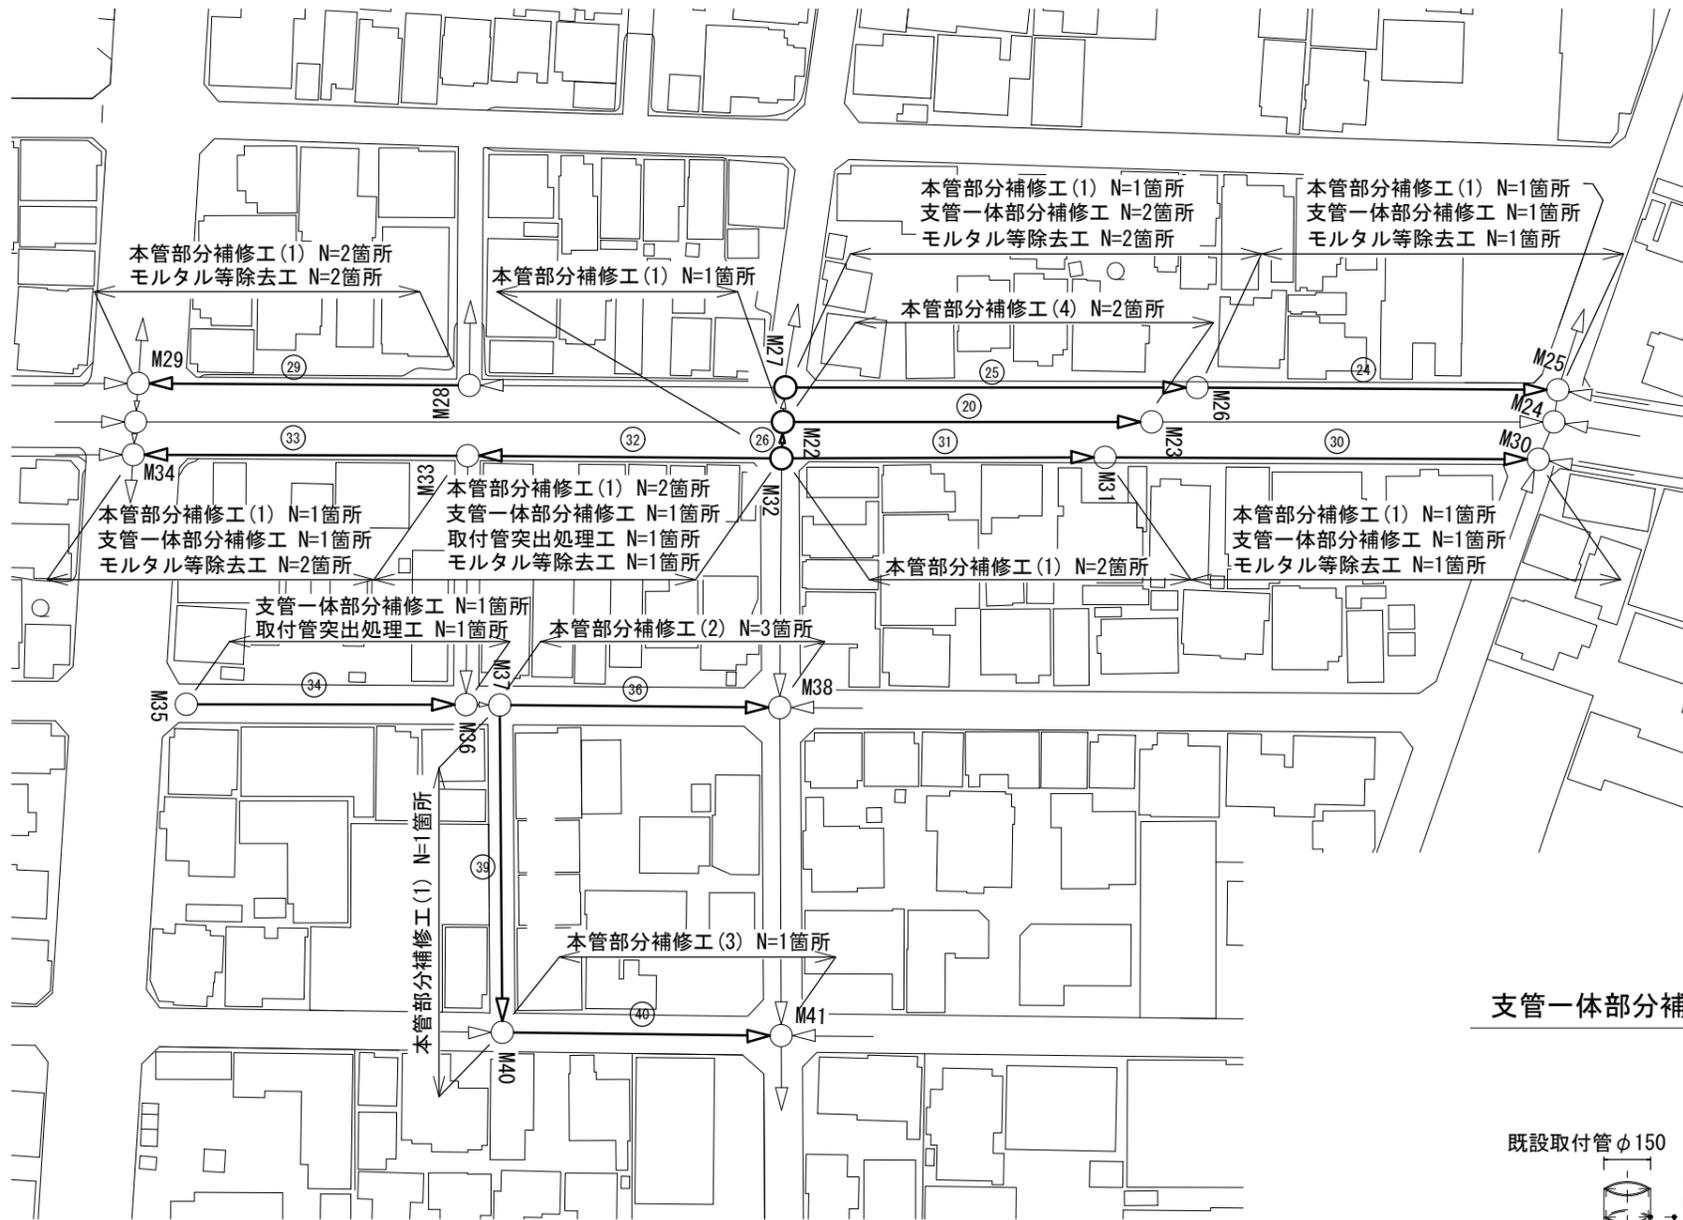


工法図

参考 S=1/20


本管部分補修工 (1)

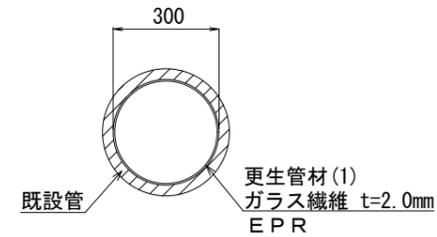


本管部分補修工 (2)

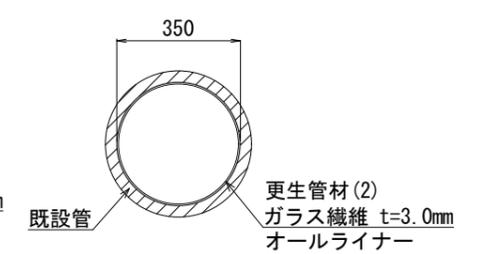


本管部分補修工 (3)

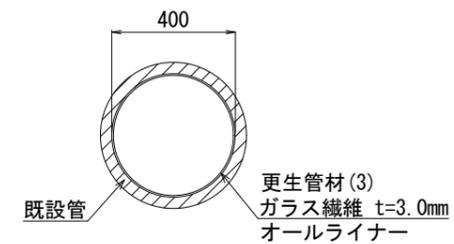

本管部分補修工 (4)

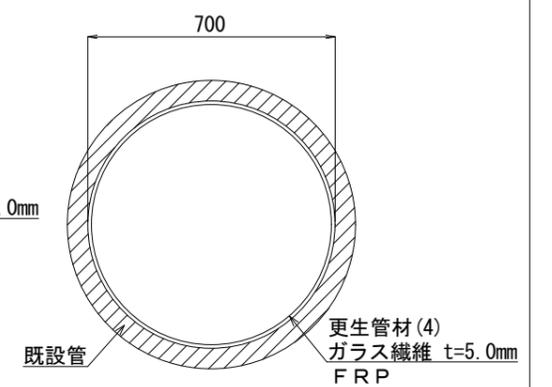

支管一体部分補修工

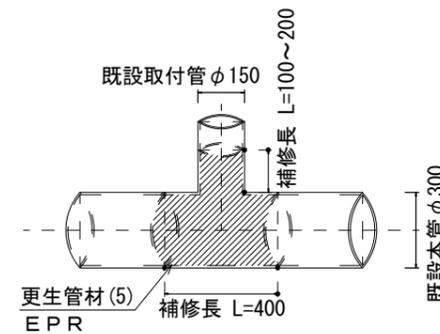

工事名	令和4年度下工維第3号 橋内第二排水区下水道管更生工事		
施工箇所名	津市相生町ほか2町地内		
図面名	平面図・工法図		
縮尺	図示	図面番号	1/1
事業所名	津市上下水道事業局下水道工務課		