


美里穴倉浄水場

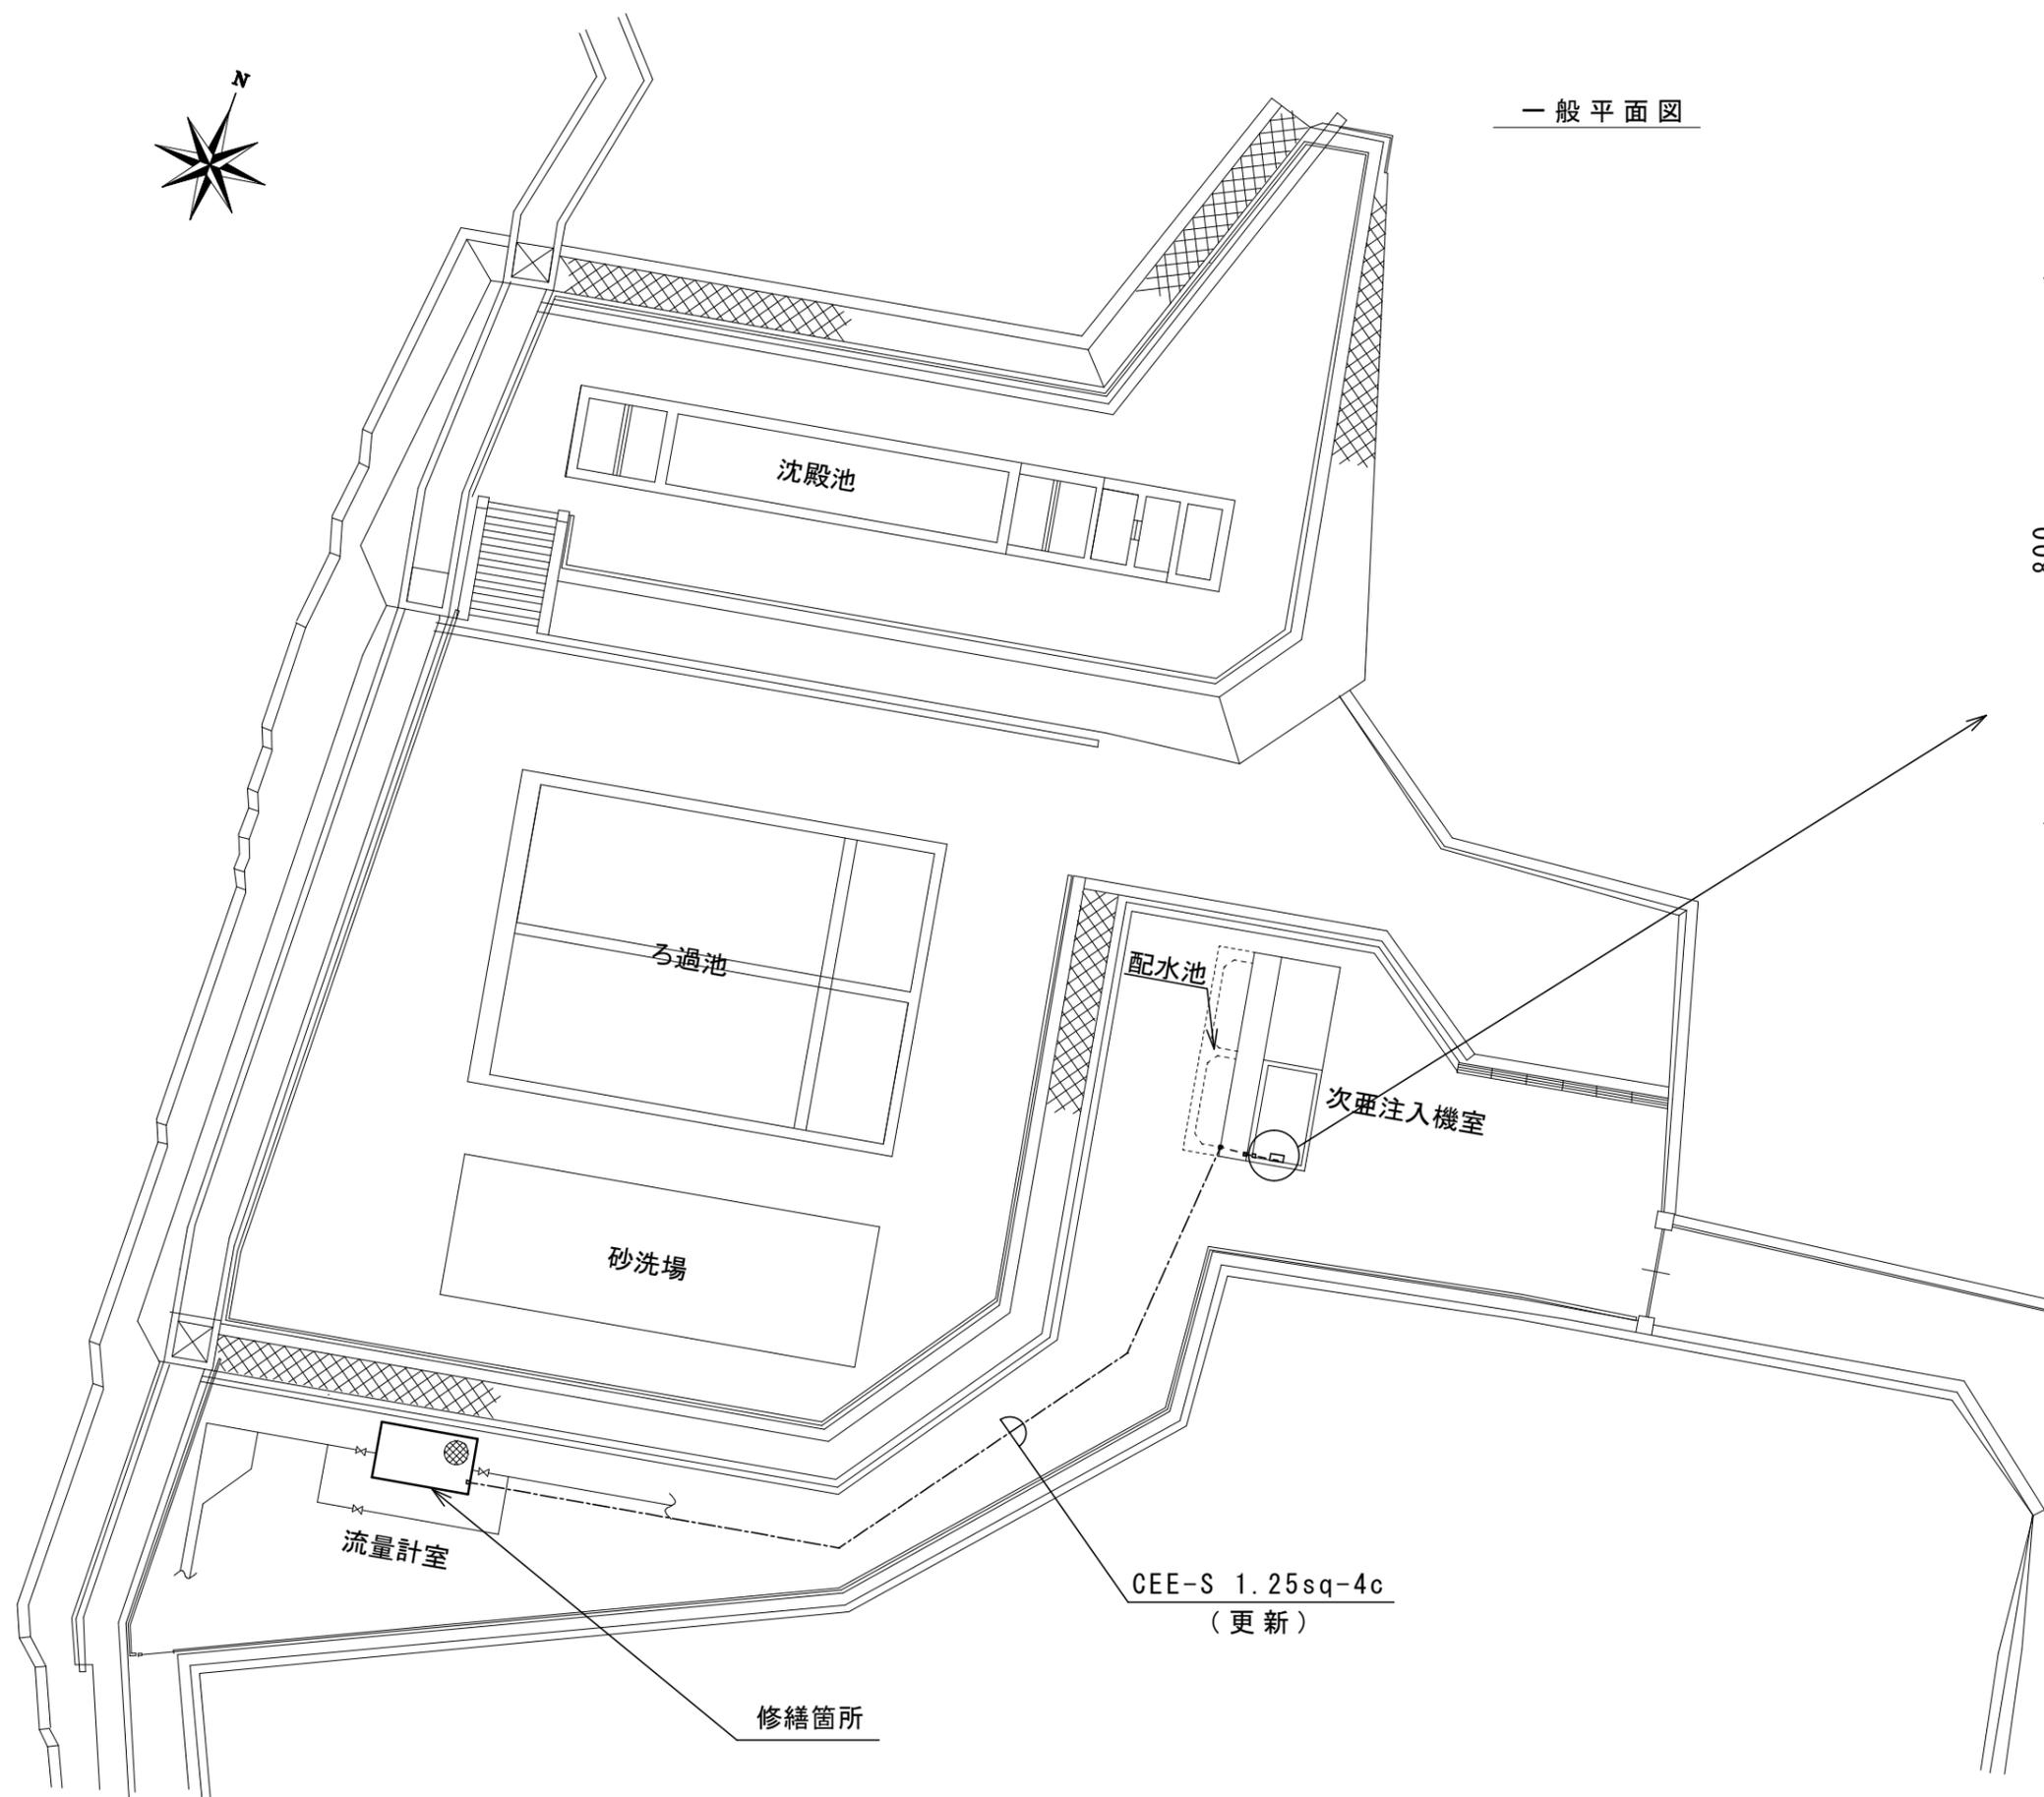


一般平面図



滅菌器制御盤


機器配置図

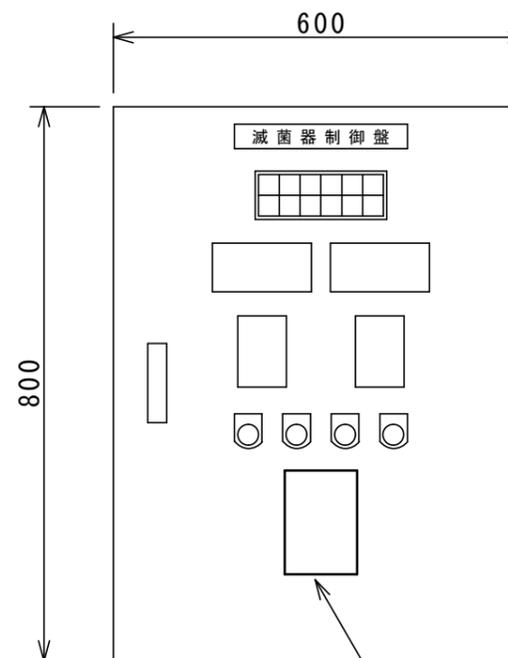


修繕名	令和4年度 水施第2-7号 美里穴倉浄水場及び美里平木浄水場流量計等取替修繕		
施工場所	津市 美里町穴倉及び美里町平木 地内		
図名	美里穴倉浄水場 一般平面図 滅菌器制御盤機器配置図		
縮尺	free	図面番号	1/4

平面図

美里穴倉浄水場流量計室

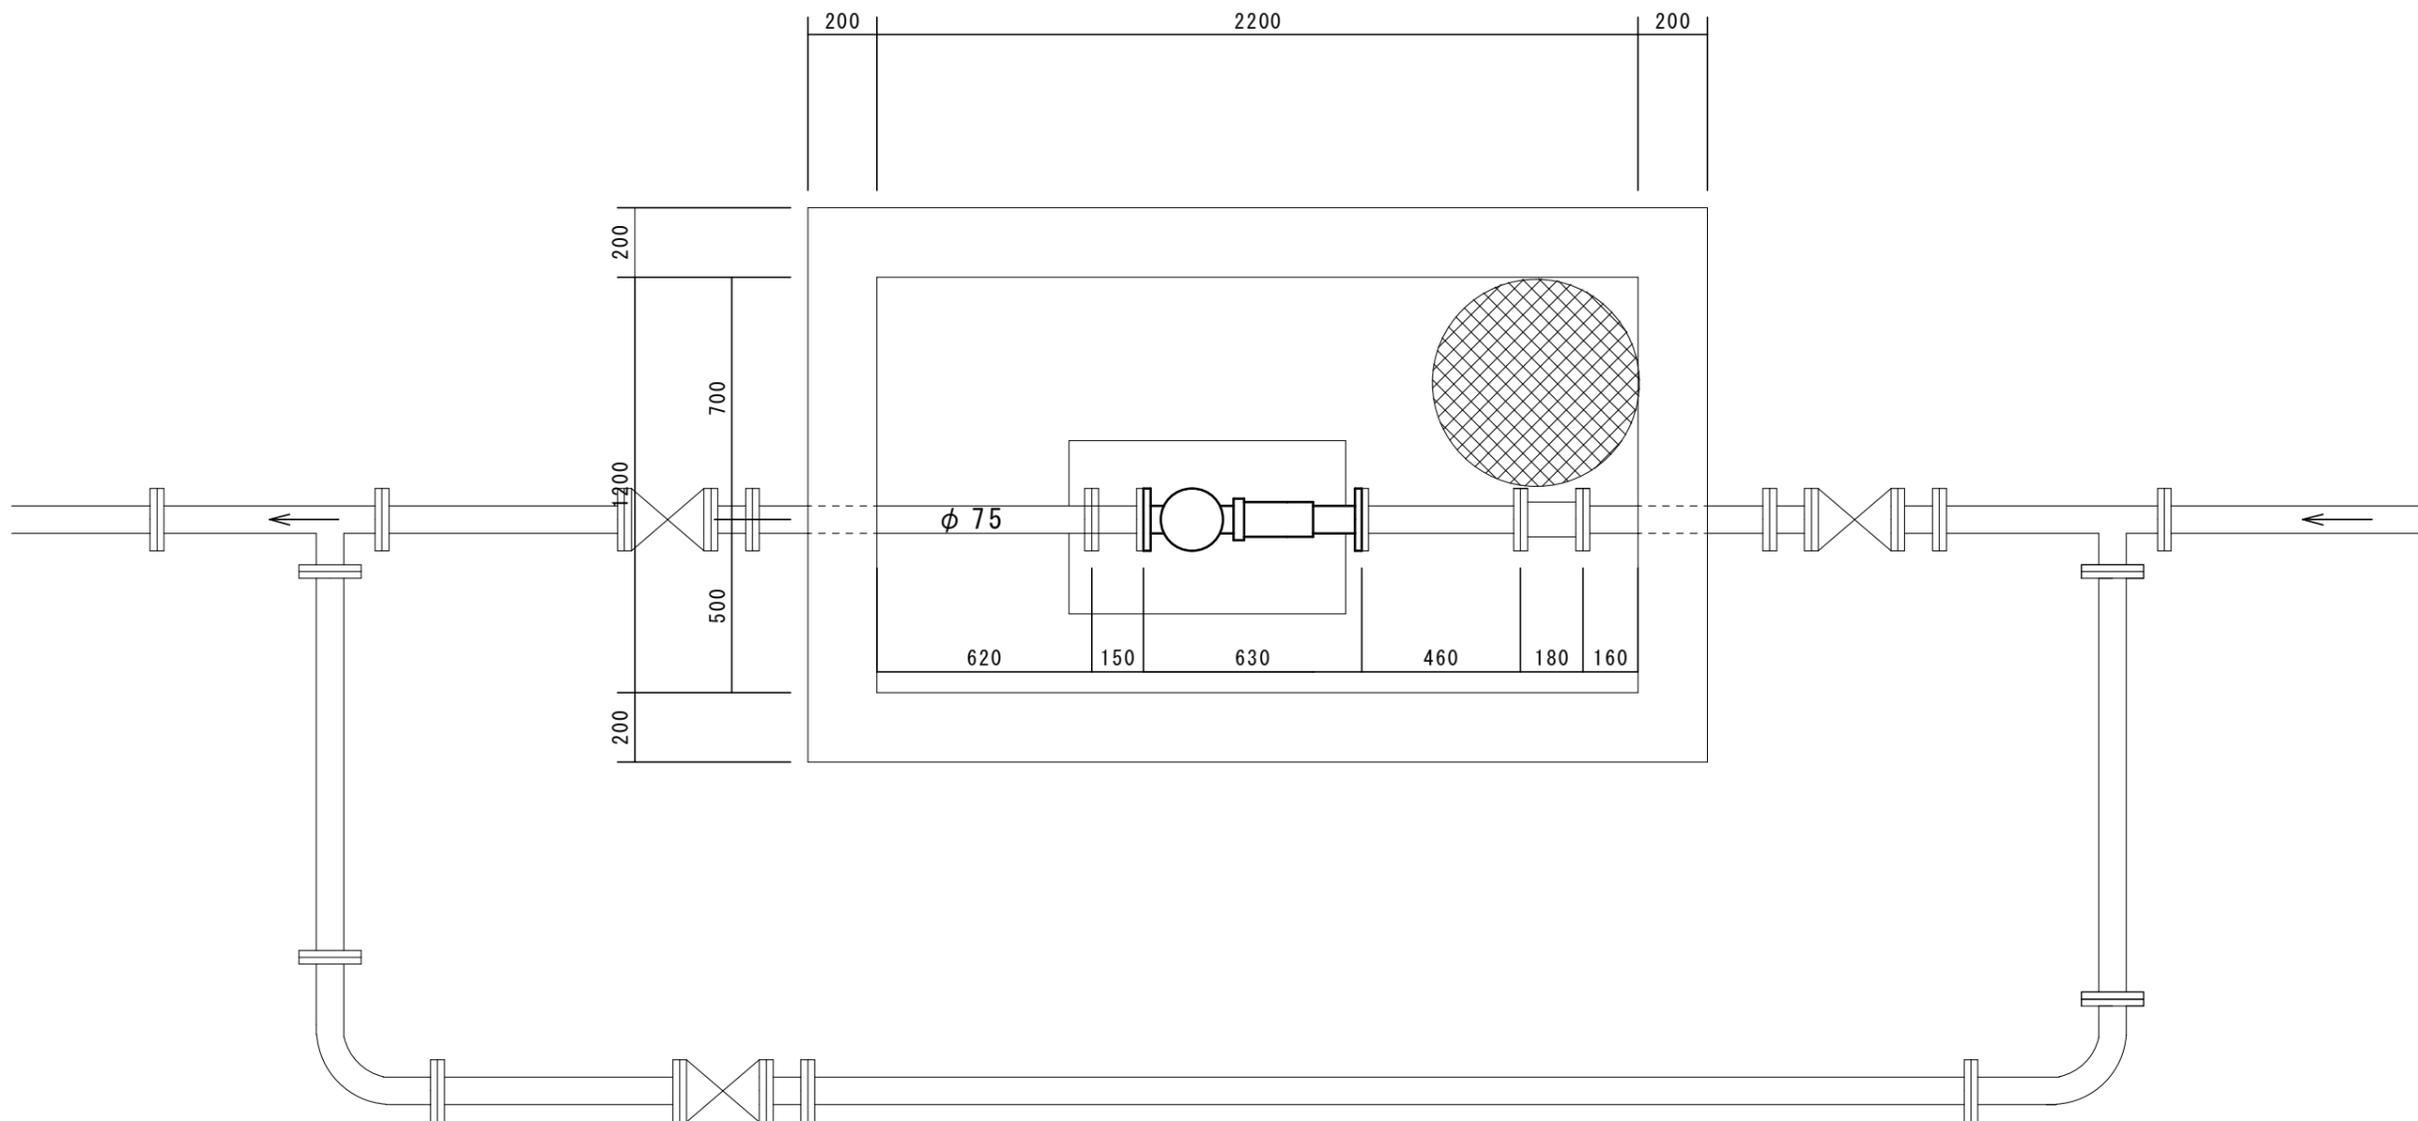


断面図

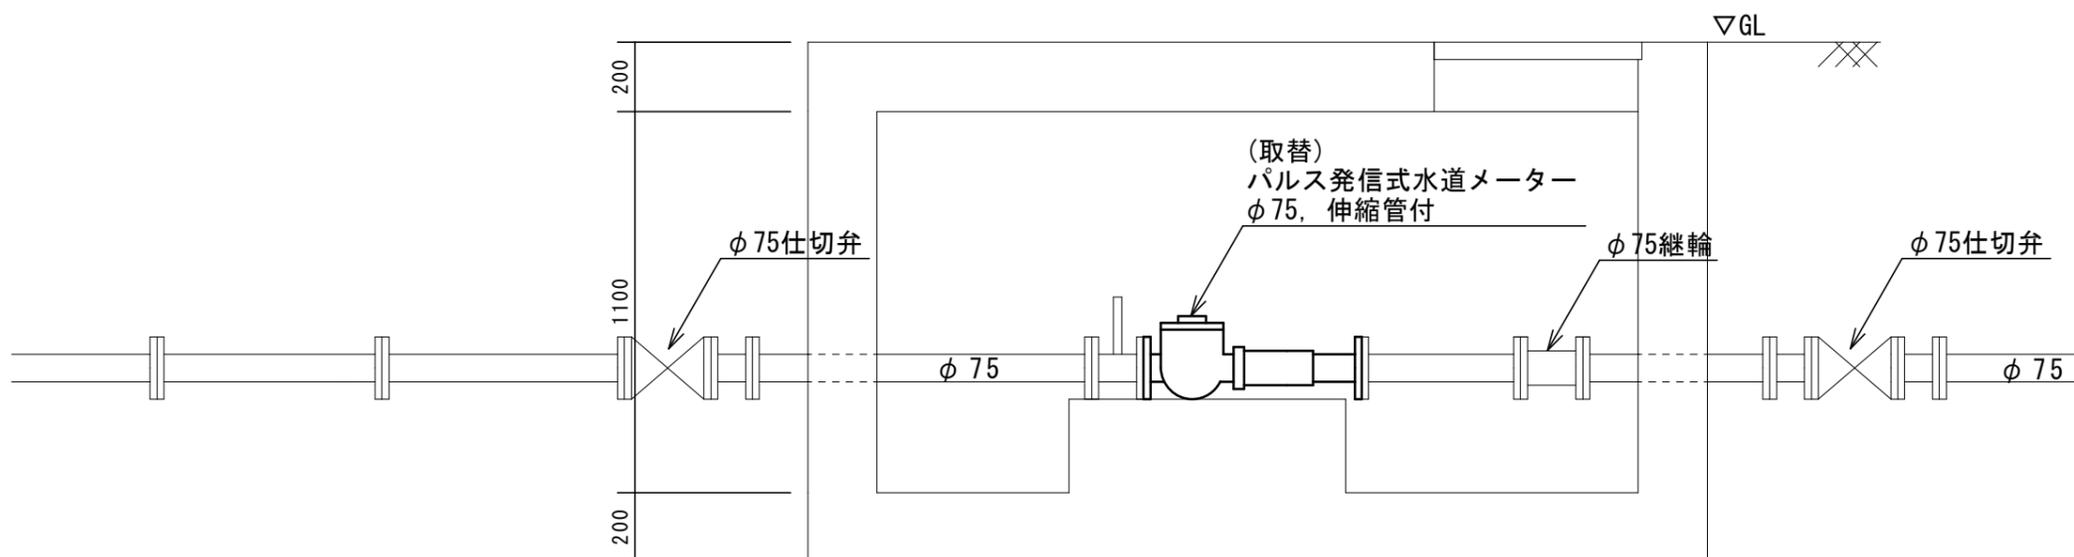

注1) 原図はA3とする。
注2) 図面内寸法は概略とし、施工前に現場にて確認するものとする。

修繕名	令和4年度 水施第2-7号 美里穴倉浄水場及び美里平木浄水場流量計等取替修繕		
施工場所	津市 美里町穴倉及び美里町平木 地内		
図名	美里穴倉浄水場流量計室 平断面図		
縮尺	1:20	図面番号	2/4

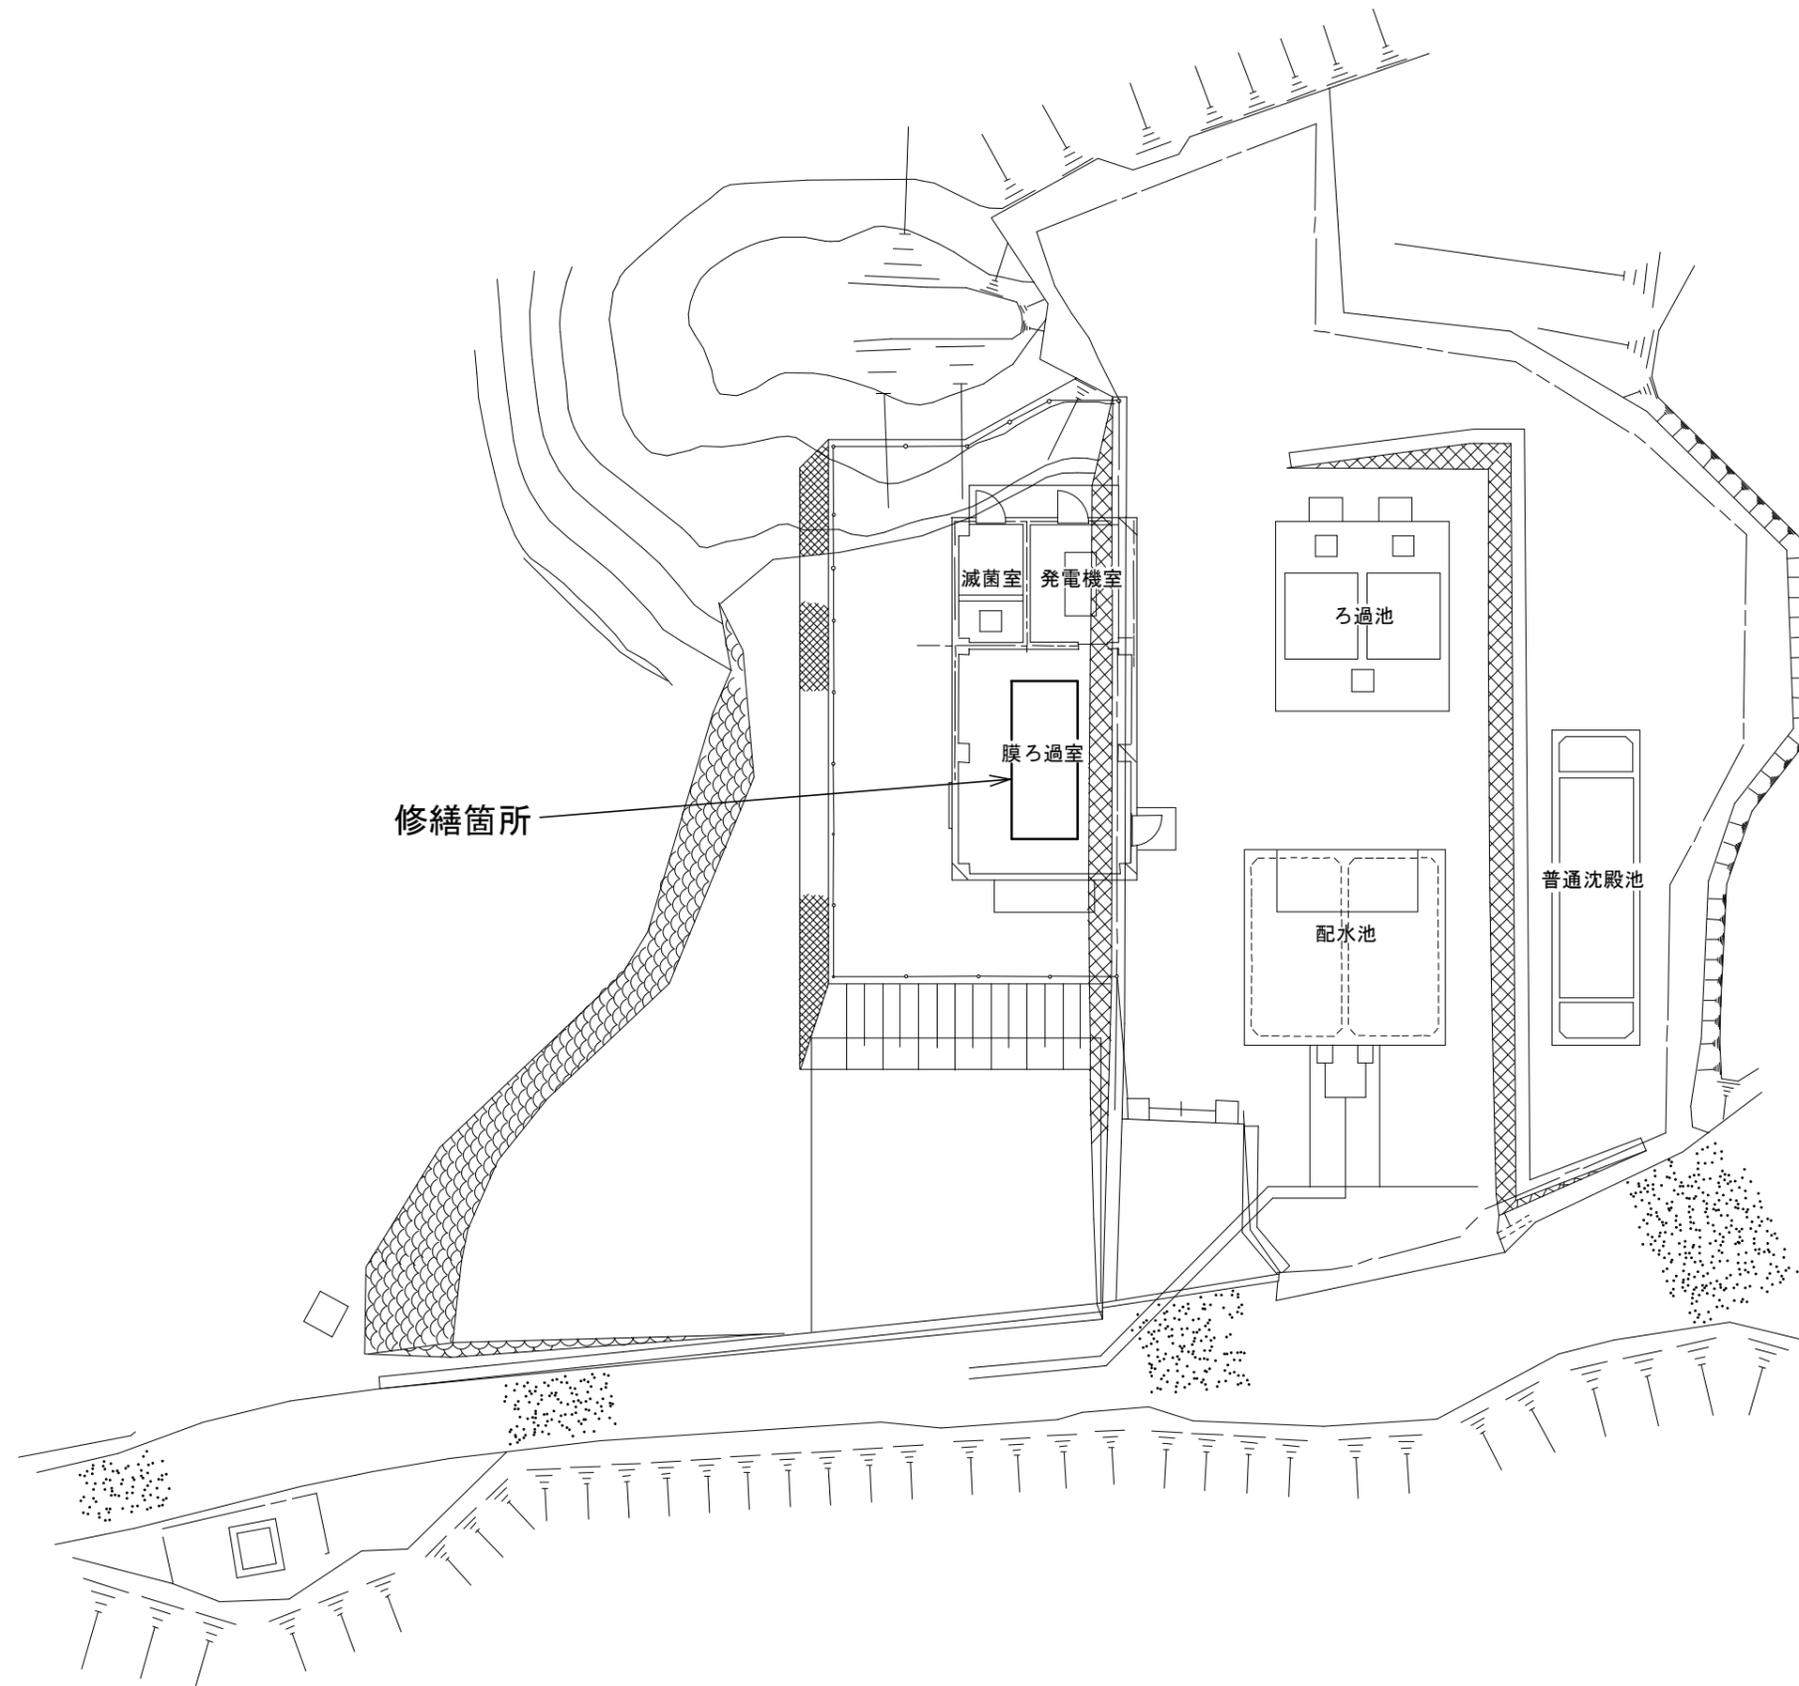


修繕名	令和4年度 水施第2-7号 美里穴倉浄水場及び美里平木浄水場流量計等取替修繕		
施工場所	津市 美里町穴倉及び美里町平木 地内		
図名	美里平木浄水場 一般平面図		
縮尺	free	図面番号	3/4

機器配置図

膜ろ過装置

制御盤

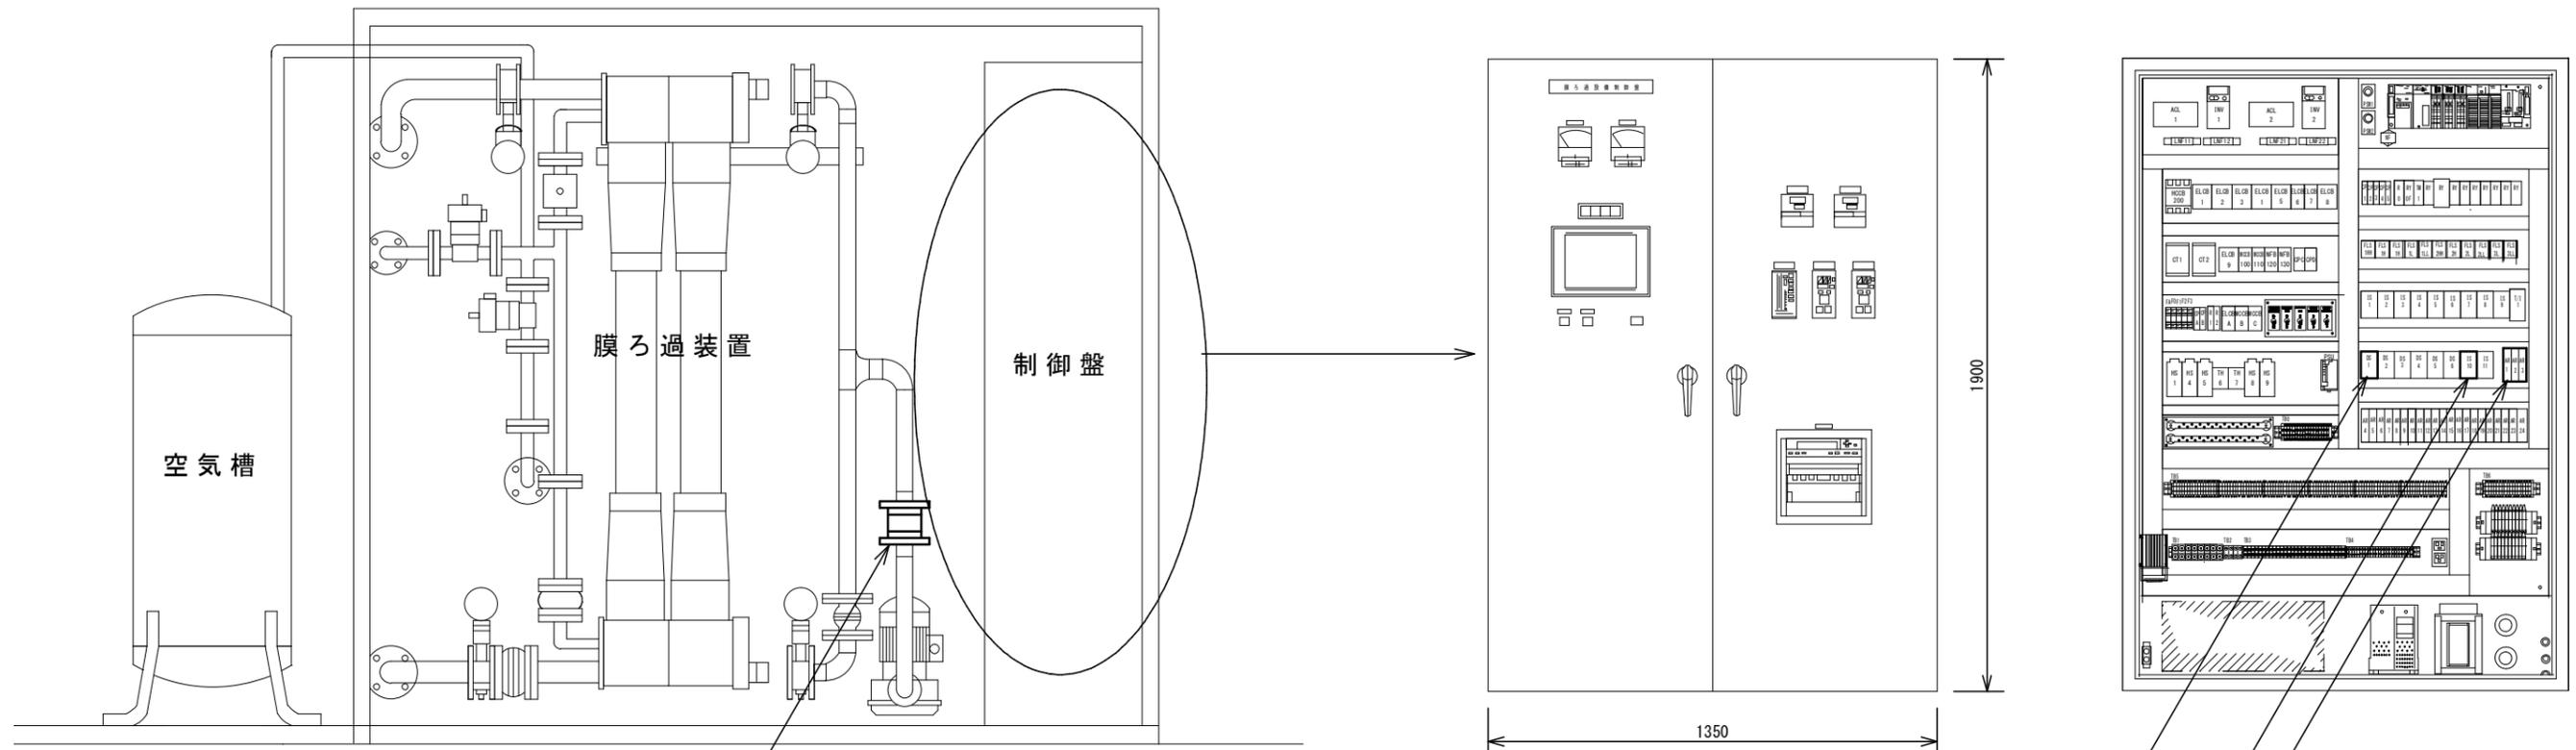

流量計 (更新)
面間 L=80

ディストリビュータ (更新)
(2出力)

アイソレータ (更新)

アレスタ (更新)
× 3

修繕名	令和4年度 水施第2-7号 美里穴倉浄水場及び美里平木浄水場流量計等取替修繕		
施工場所	津市 美里町穴倉及び美里町平木 地内		
図名	美里平木浄水場 機器配置図		
縮尺	free	図面番号	4 / 4