



# 設計図


## 平面図

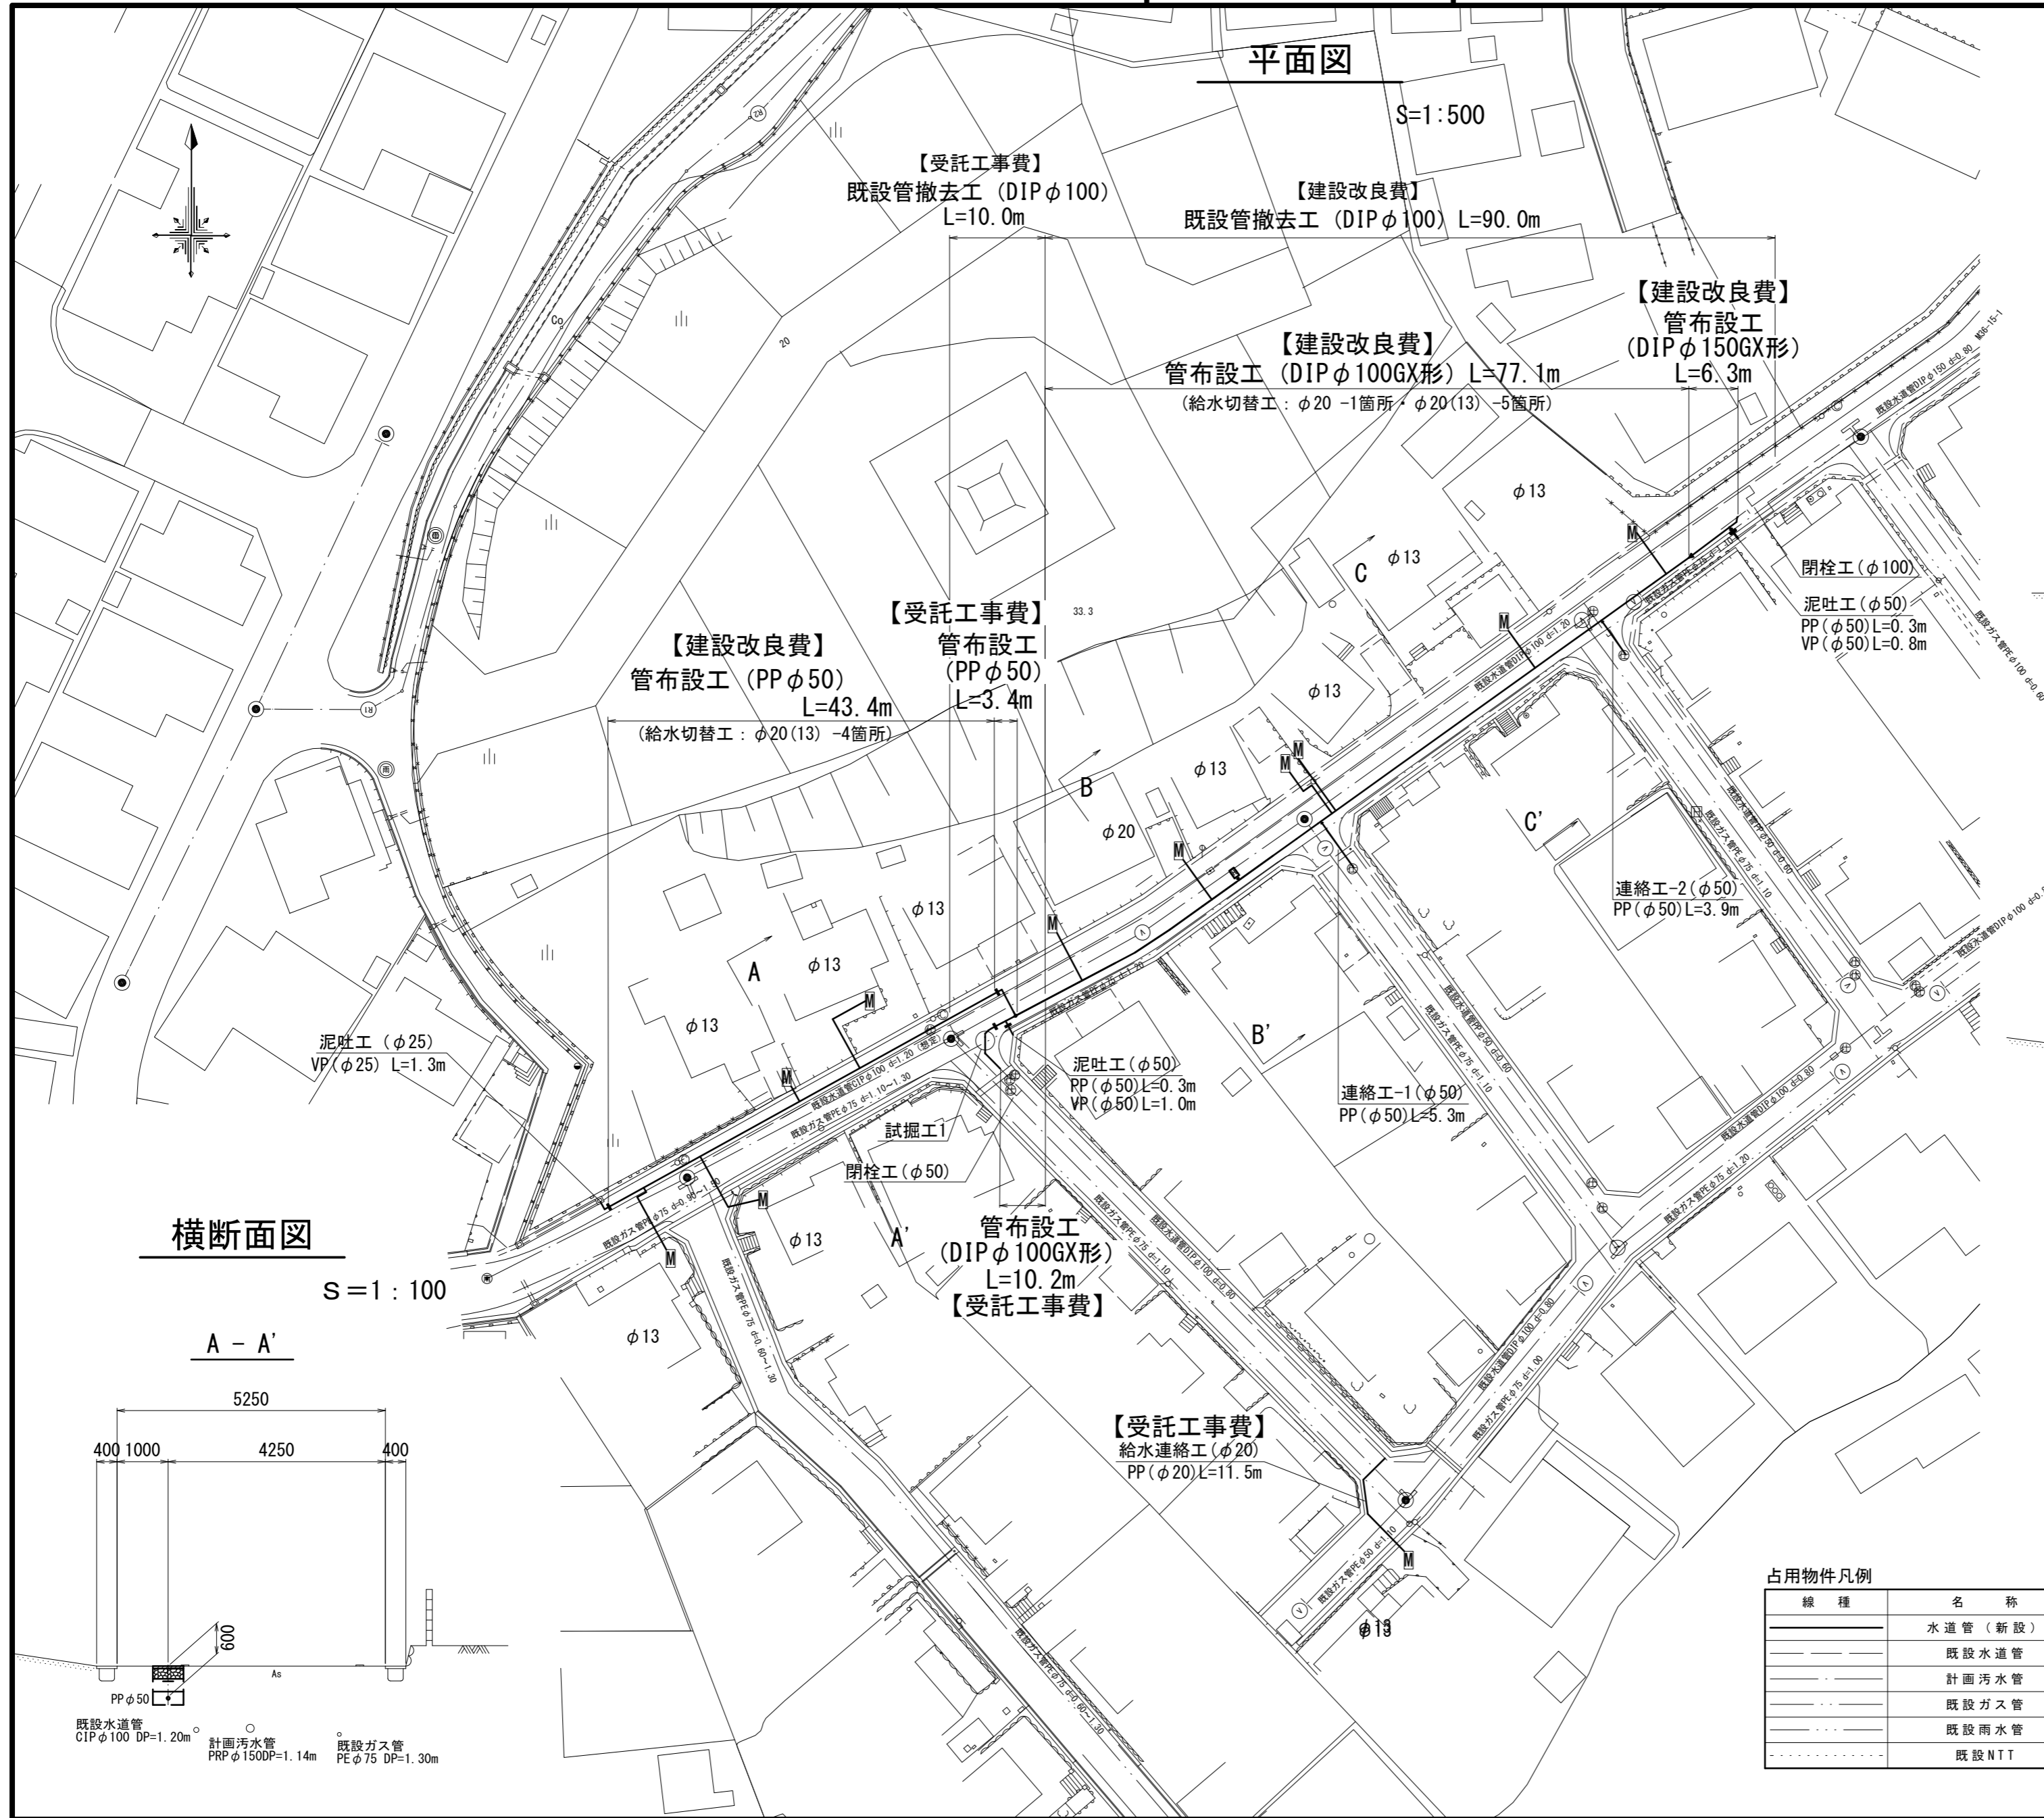

## 横断面図

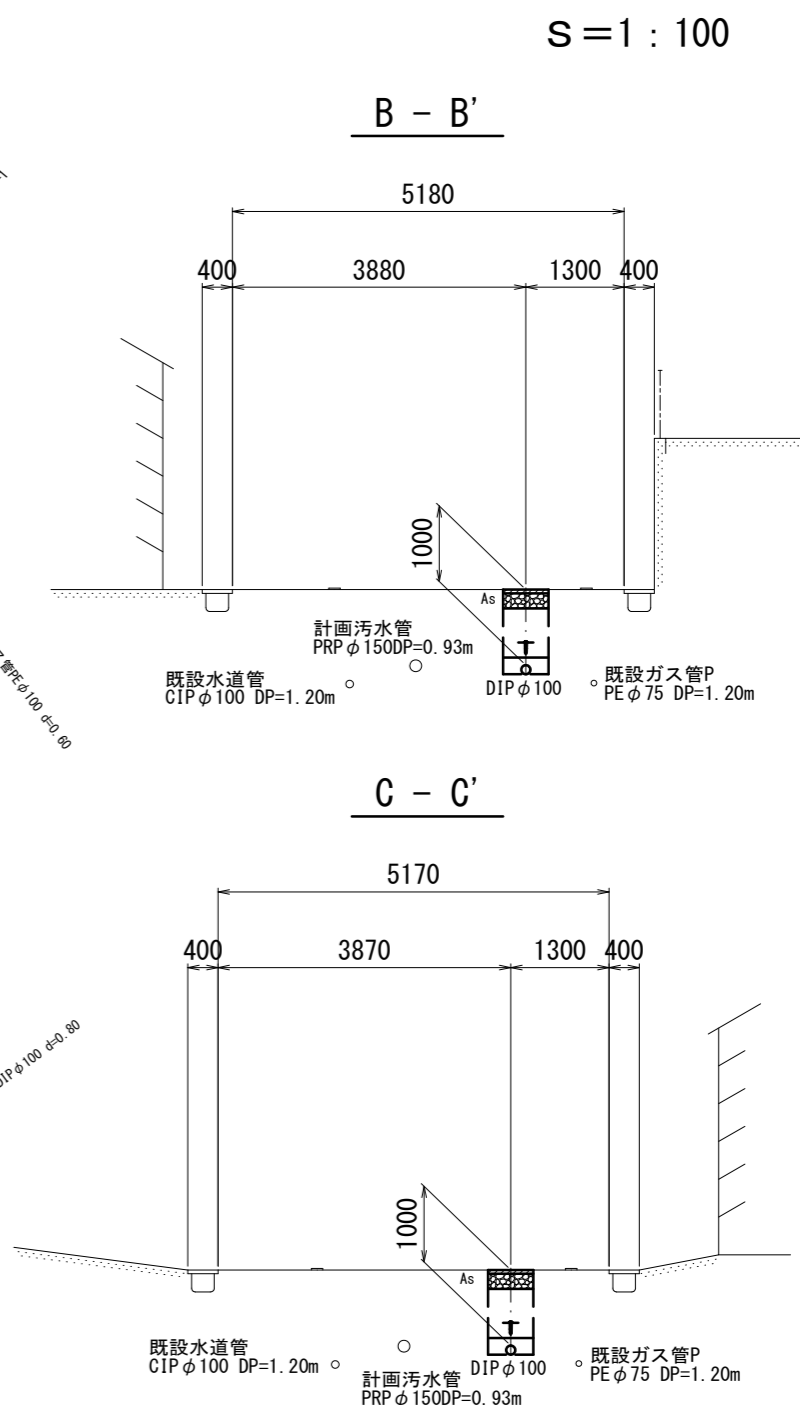

## 横断面図

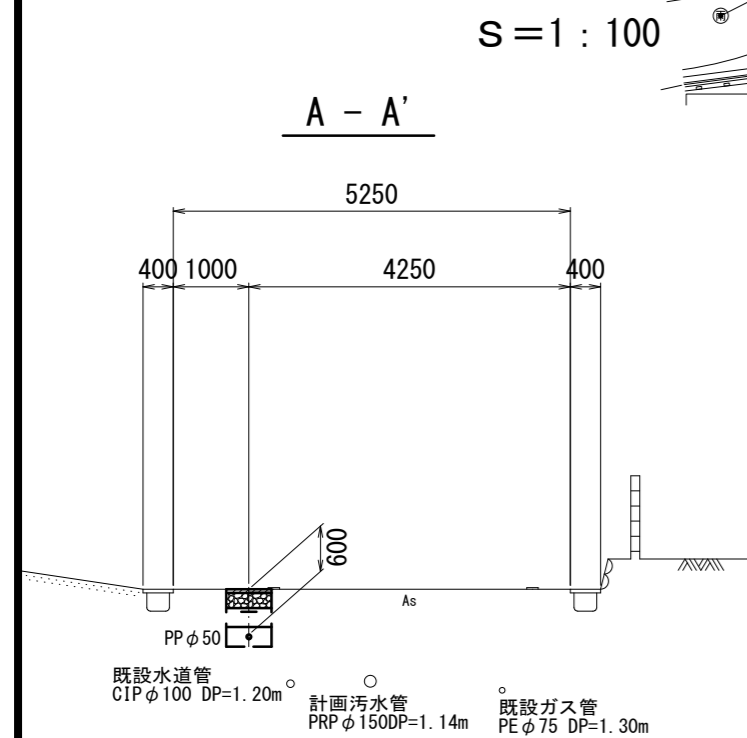

### 占用物件凡例

線種	名称
——	水道管 (新設)
---	既設水道管
---	計画汚水管
---	既設ガス管
---	既設雨水管
---	既設NTT








※この図面はA2サイズを原寸とする。

津市上下水道事業局			
工事名	令和4年度 水工第30号 公共下水道事業に伴う 洪見町地内配水管移設工事		
図面の種類	平面図・横断面図		
縮尺	図示	図面番号	1/4
受注者名			

# 設計図

## 土工定規図

S=1 : 20

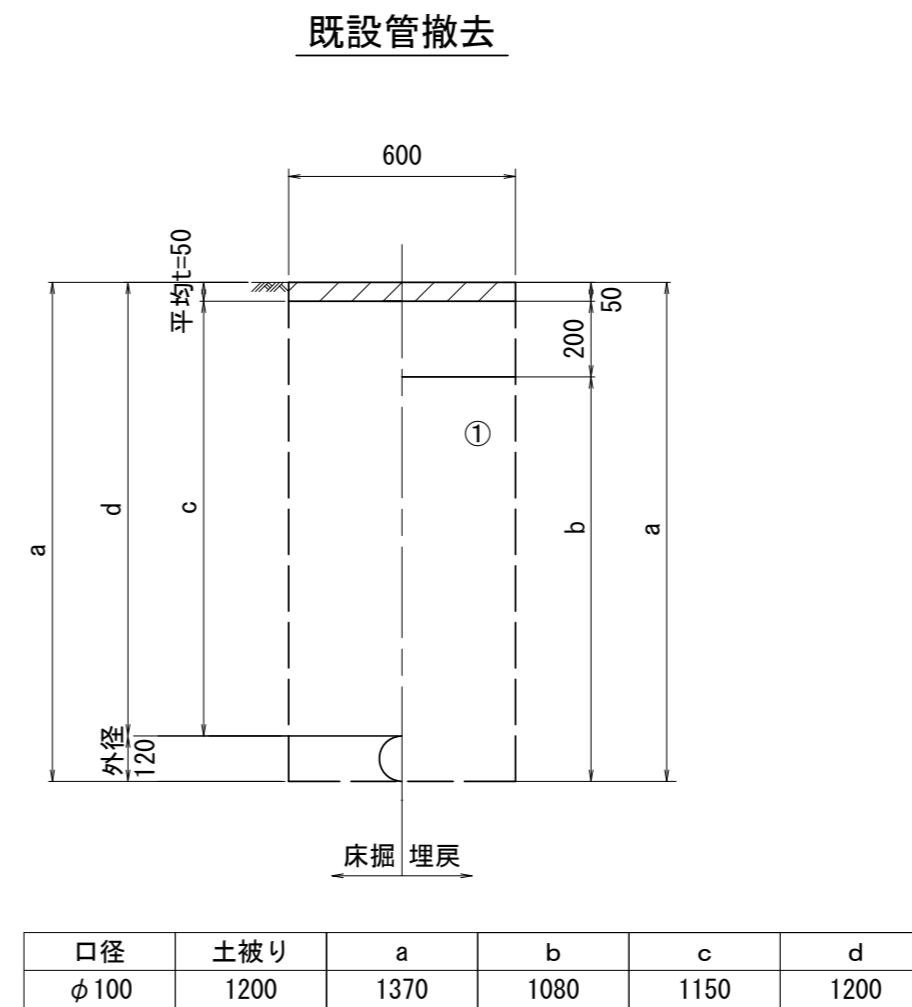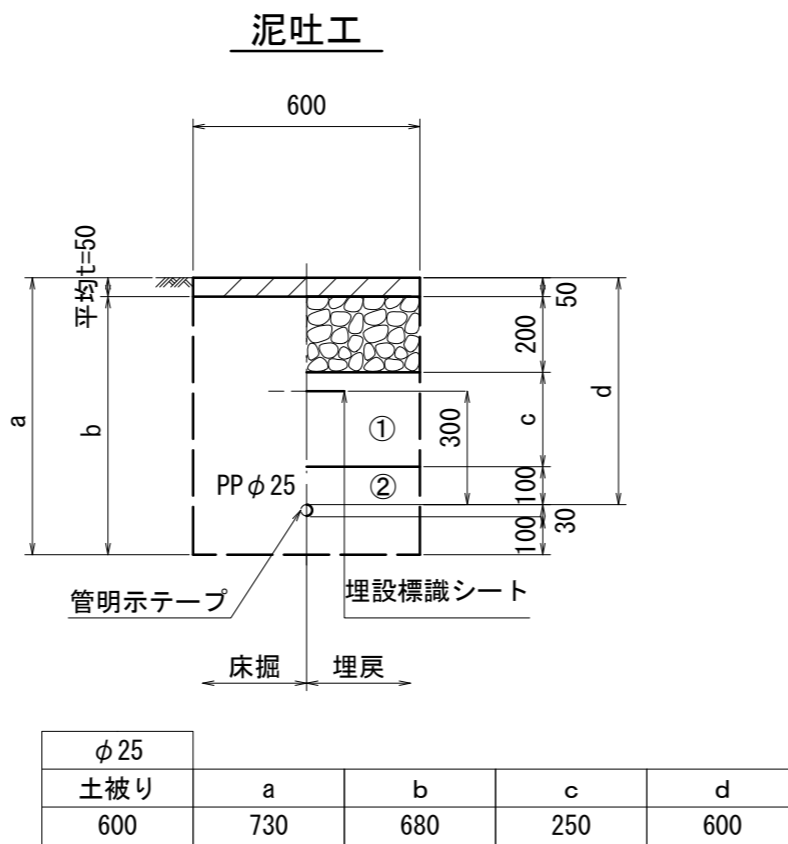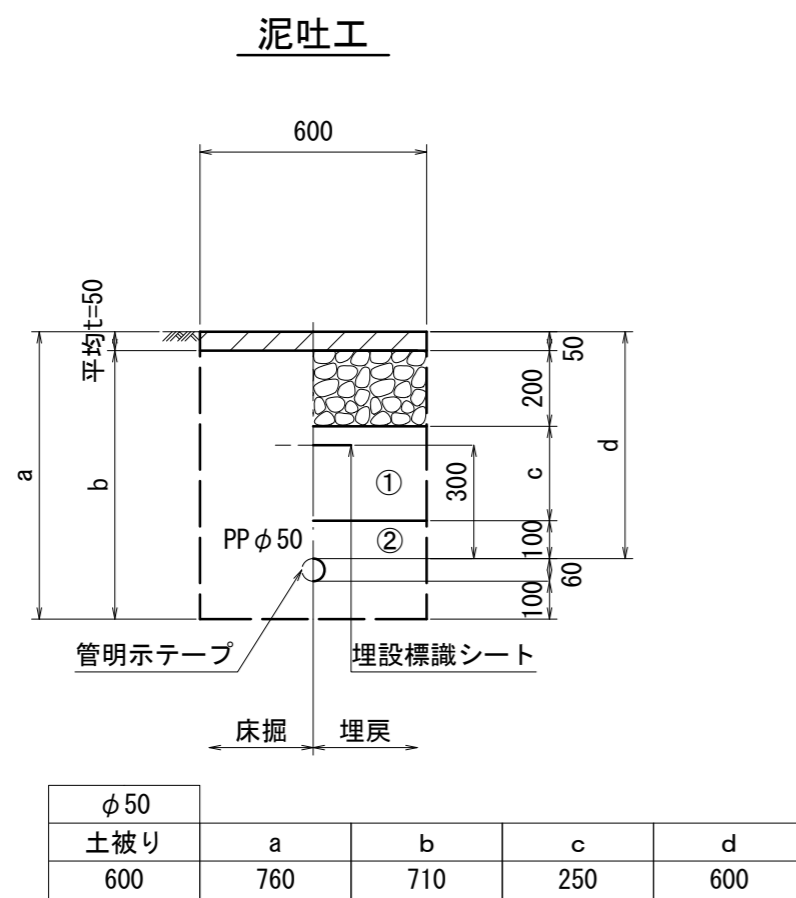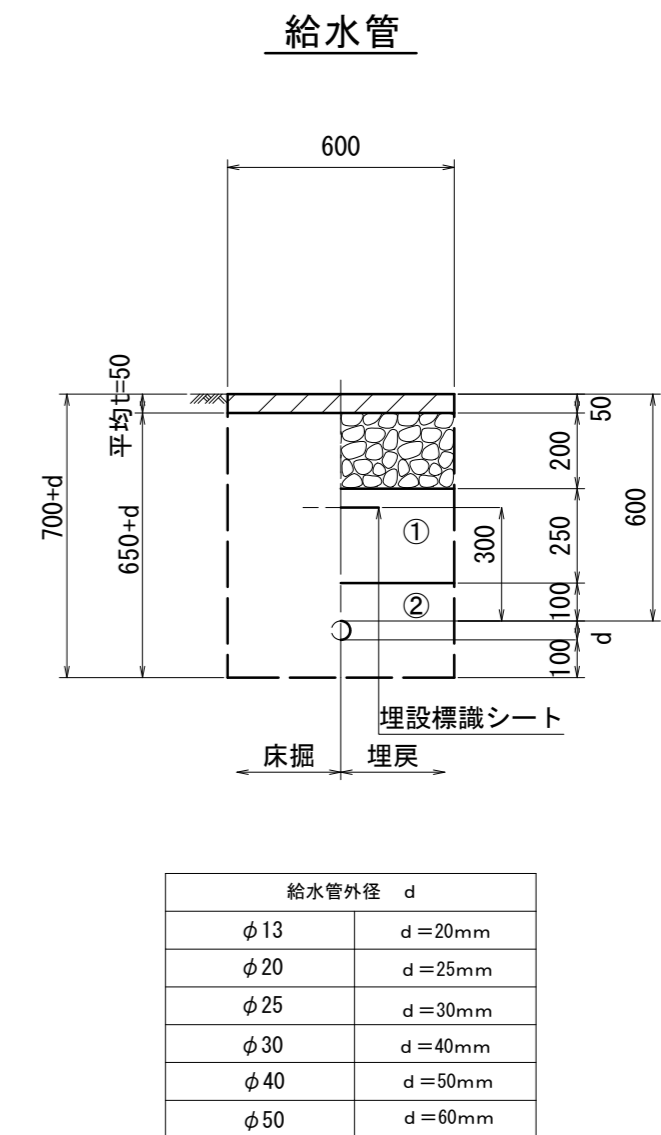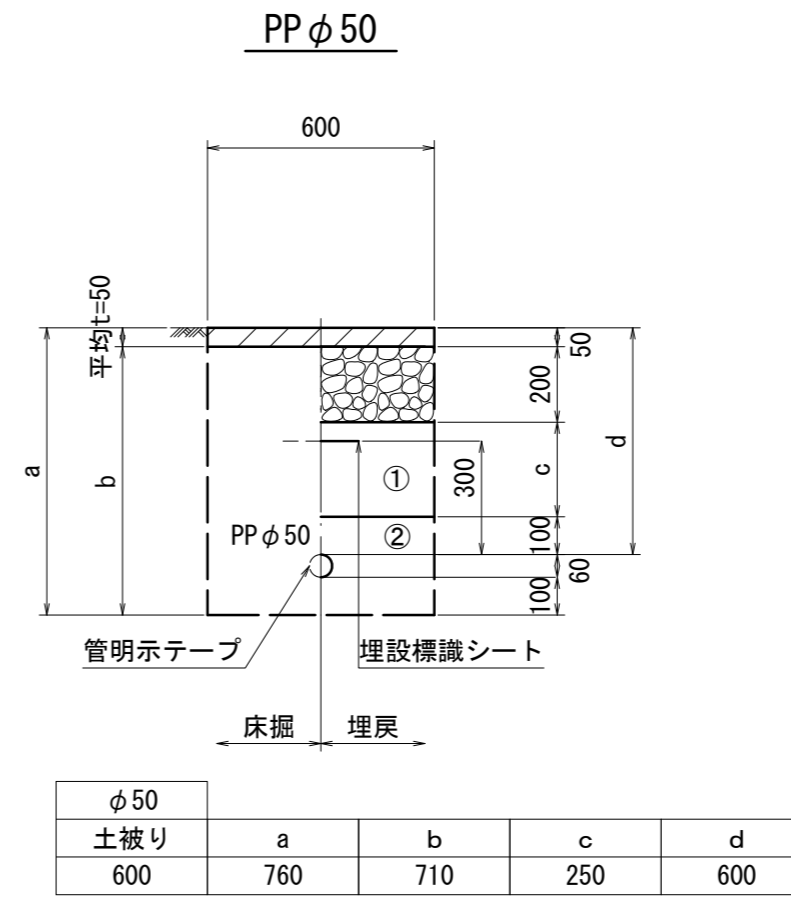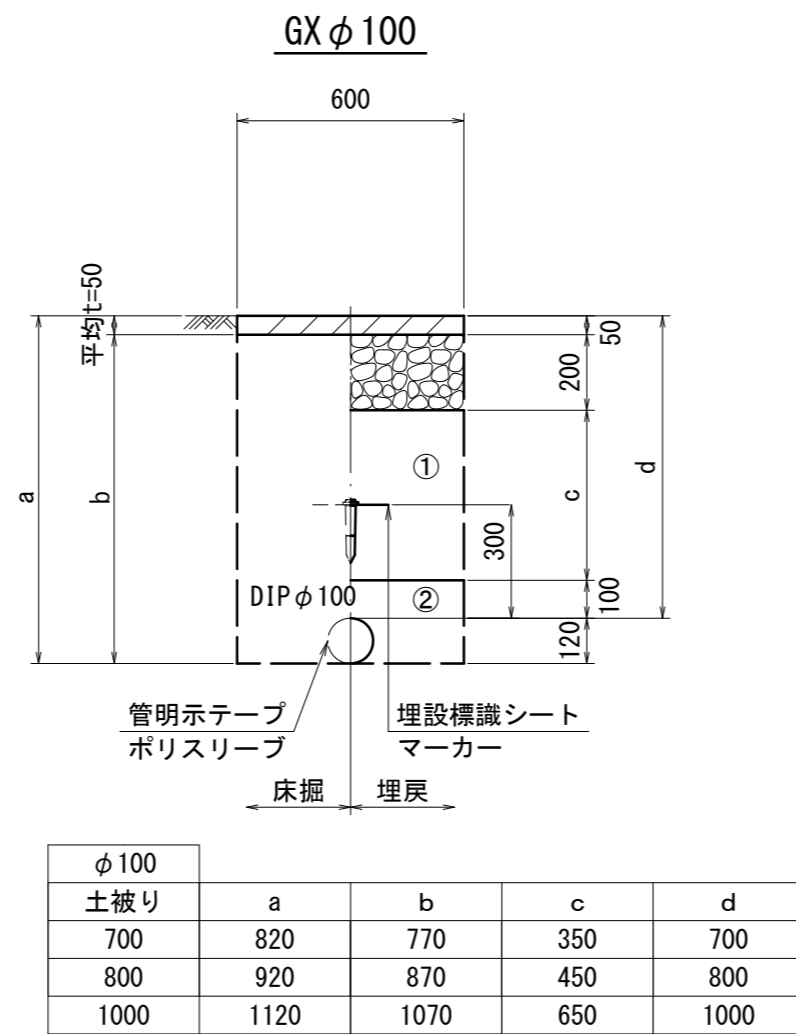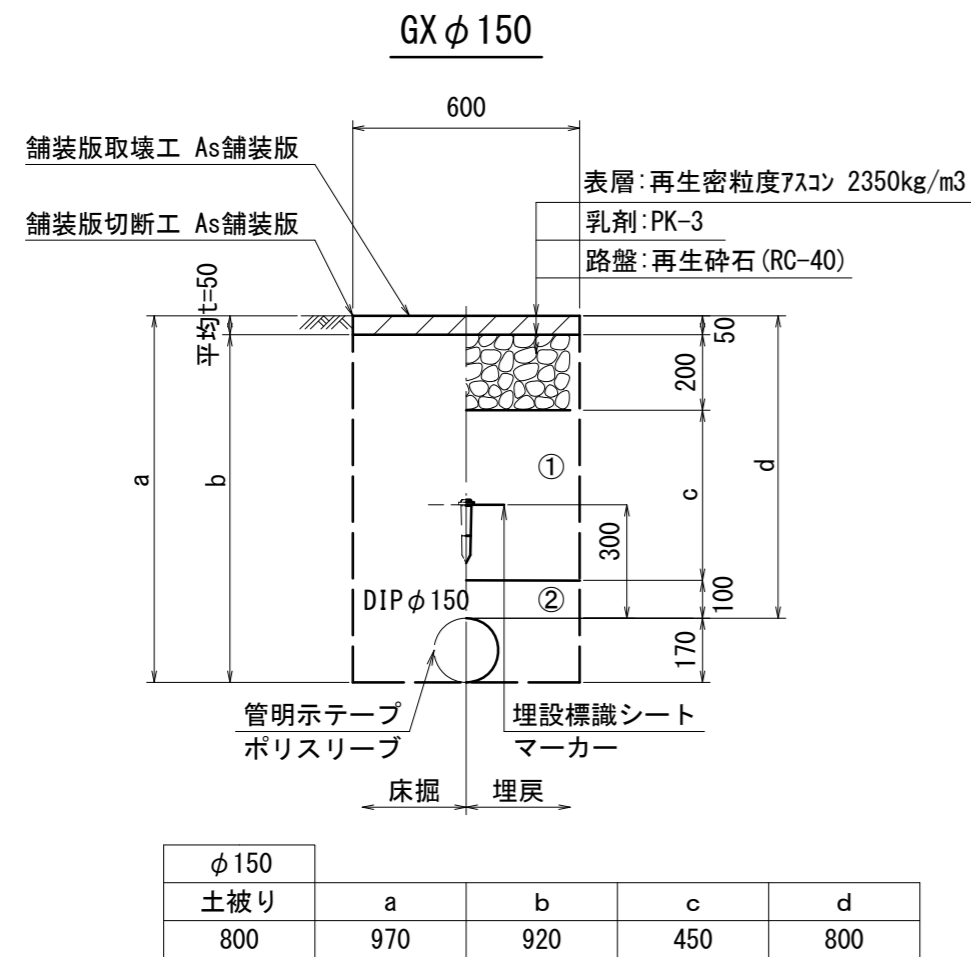

※この図面はA2サイズを原寸とする。

- ①・・・再生砕石 (RC-40)
- ②・・・管用基礎砂 (埋戻し用砂)

津市上下水道事業局			
工事名	令和4年度 水工第30号 公共下水道事業に伴う 洪見町地内配水管移設工事		
図面の種類	土工定規図		
縮尺	図示	図面番号	2/4
受注者名			


設計図

配管詳細図(1/2)

S=1:200


給水連絡工詳細図

S=1:200

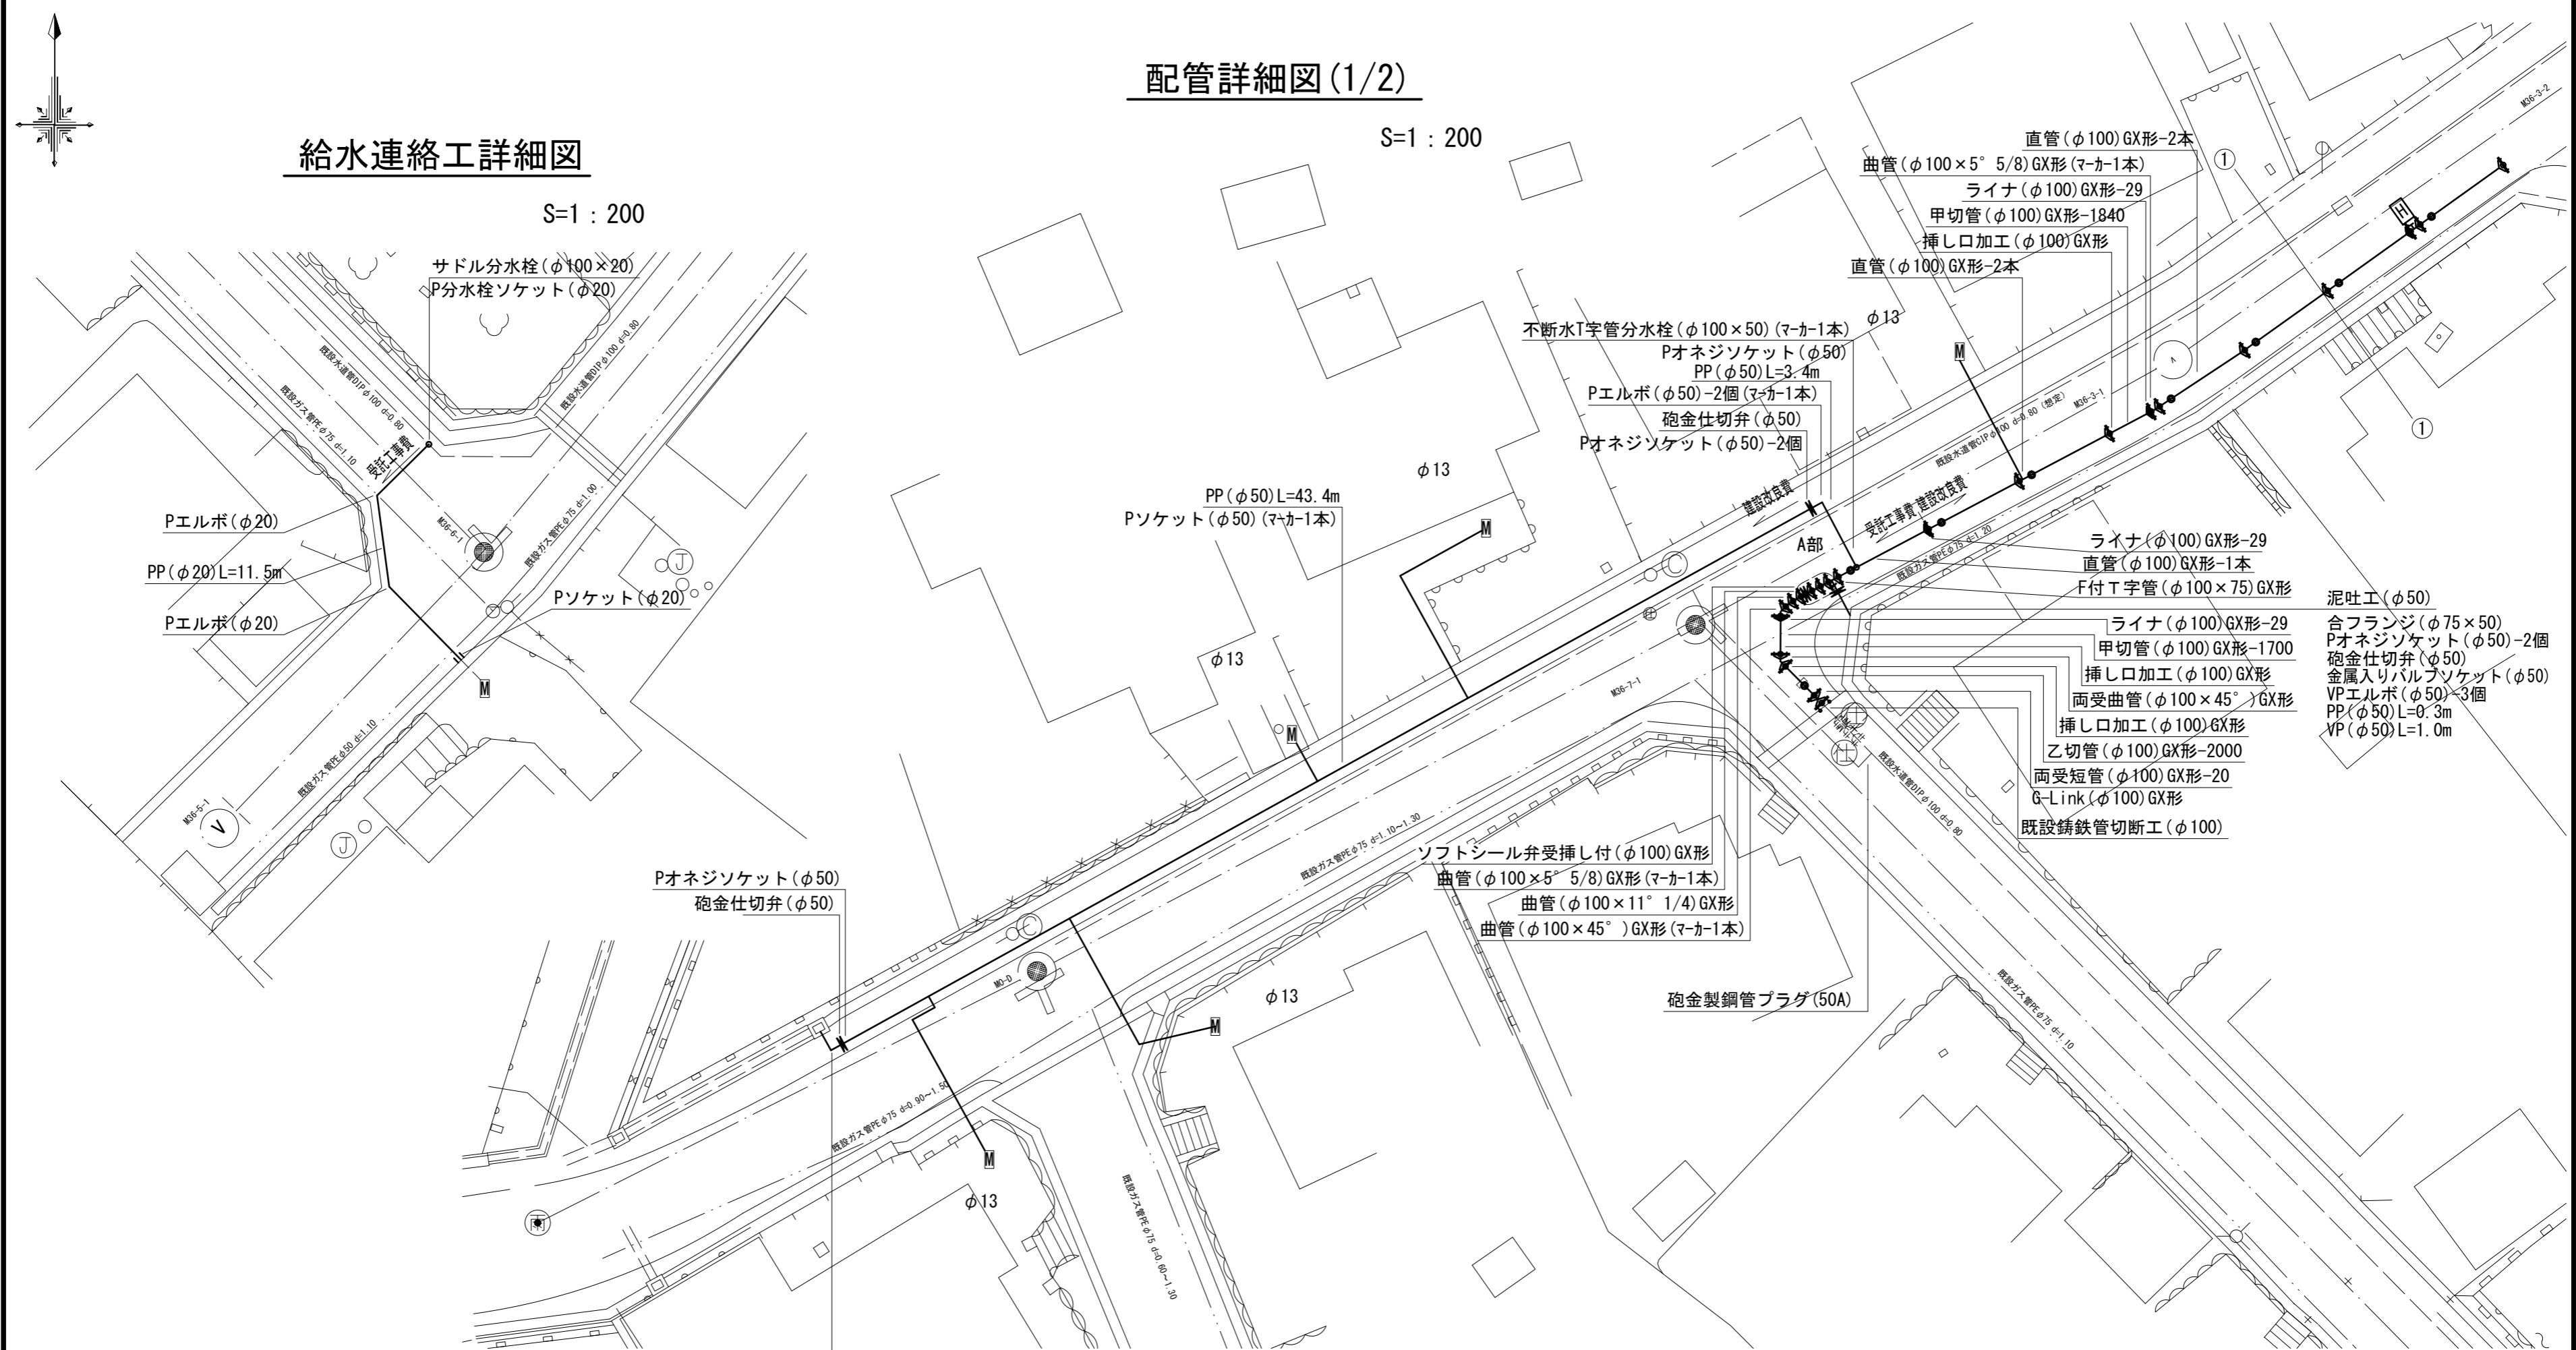

A部詳細図

 S=1:100



曲管(φ100×22° 1/2)G-X形(マカー1本)  
 曲管(φ100×22° 1/2)G-X形

占用物件凡例

線種	名称
——	水道管(新設)
---	既設水道管
---	計画下水道管
---	既設ガス管
---	既設雨水管

※この図面はA2サイズを原寸とする。

津市上下水道事業局			
工事名	令和4年度 水工第30号 公共下水道事業に伴う 洪見町地内配水管移設工事		
図面の種類	配管詳細図(1/2)		
縮尺	図示	図面番号	3/4
受注者名			


# 設計図

## 配管詳細図(2/2)

S=1:200



### B部詳細図

S=1:100

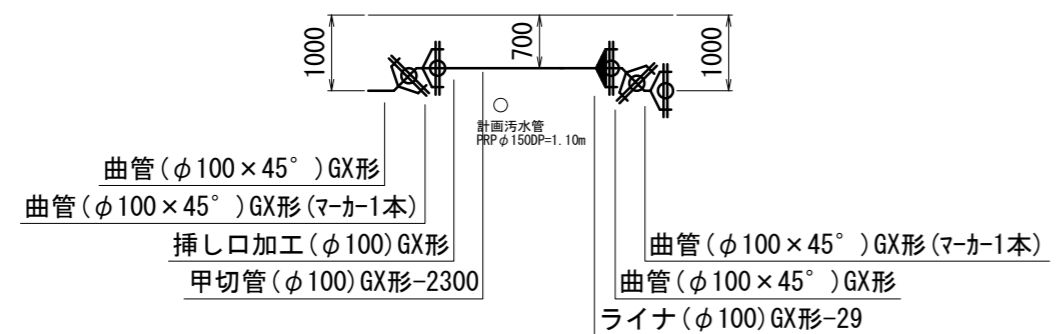

### C部詳細図

S=1:100

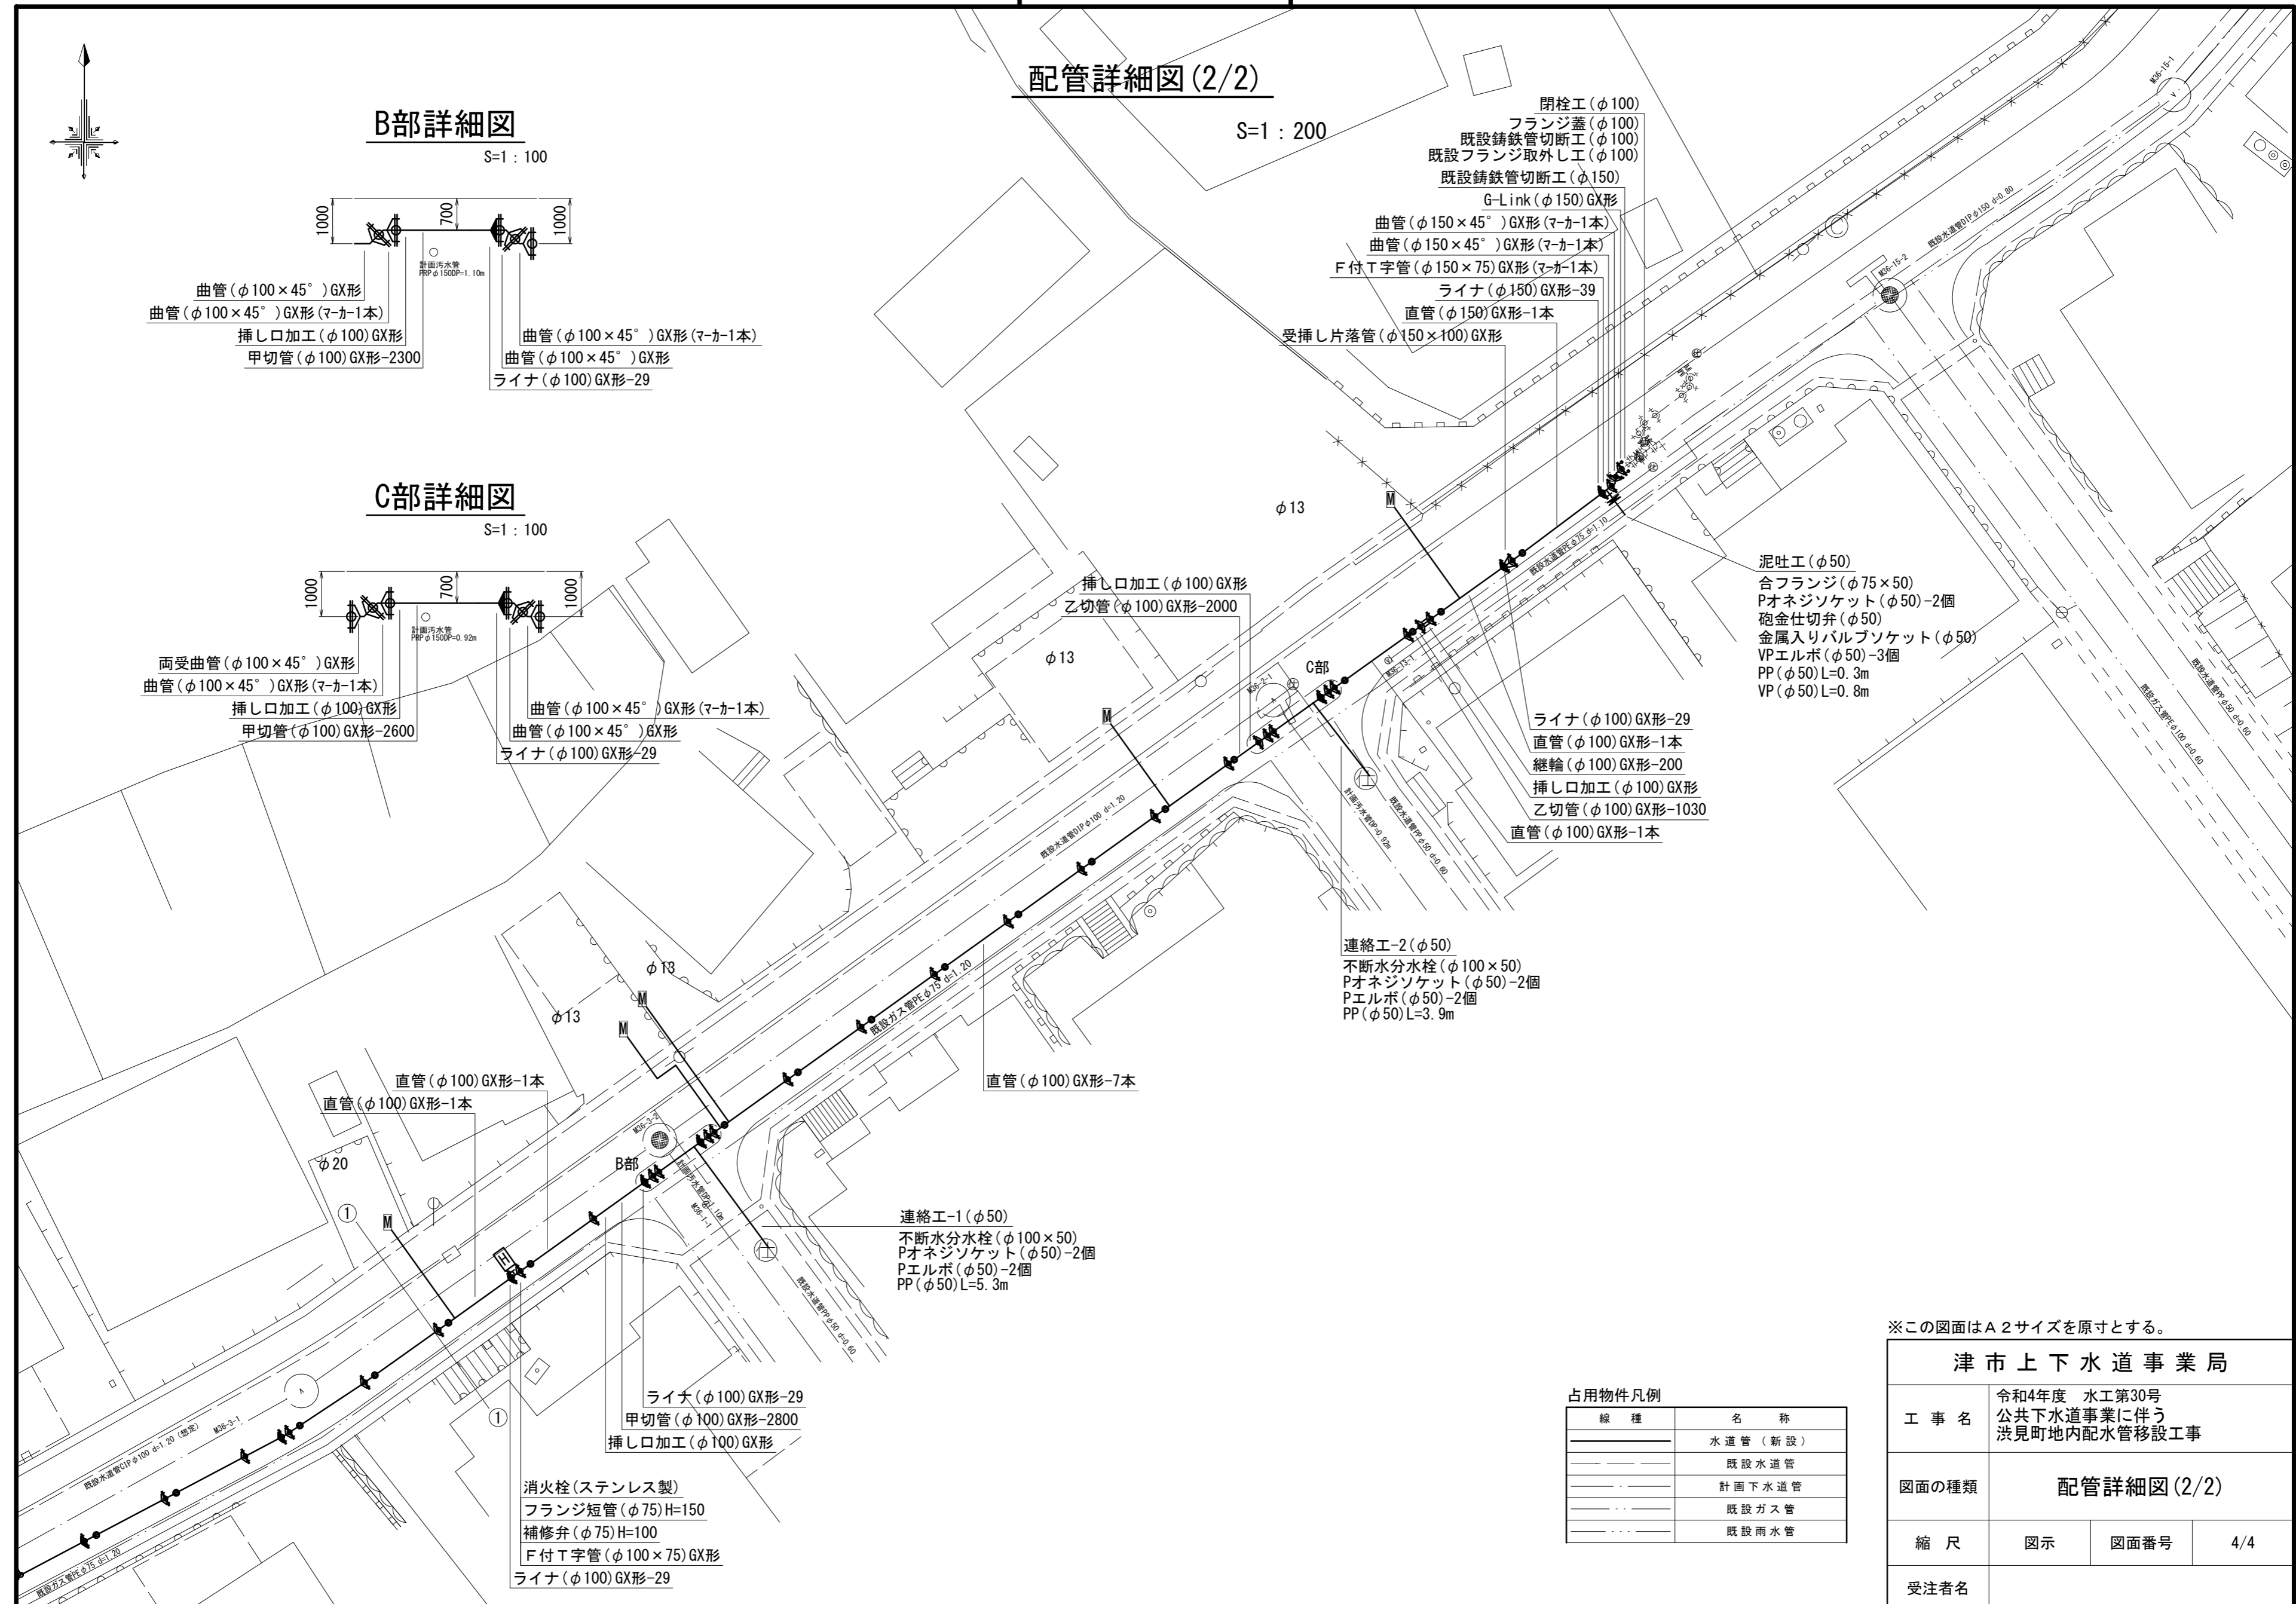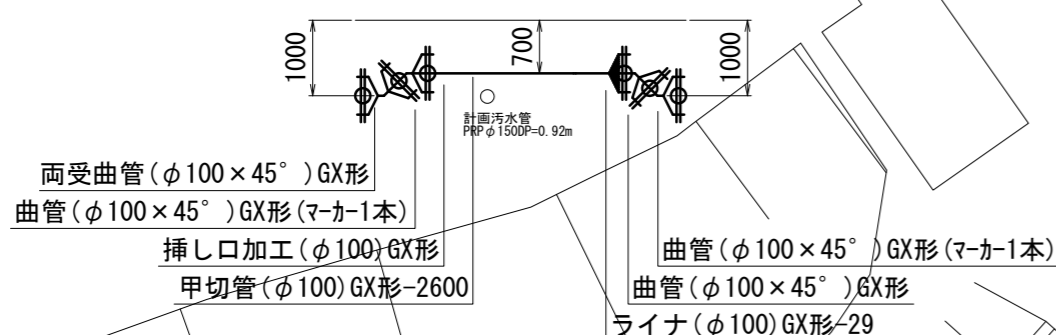

**占用物件凡例**

線種	名称
———	水道管(新設)
---	既設水道管
- - -	計画下水道管
...	既設ガス管
.....	既設雨水管

津市上下水道事業局

工事名	令和4年度 水工第30号 公共下水道事業に伴う 洪見町地内配水管移設工事		
図面の種類	配管詳細図(2/2)		
縮尺	図示	図面番号	4/4
受注者名			

※この図面はA2サイズを原寸とする。