



平面図

S=1:200

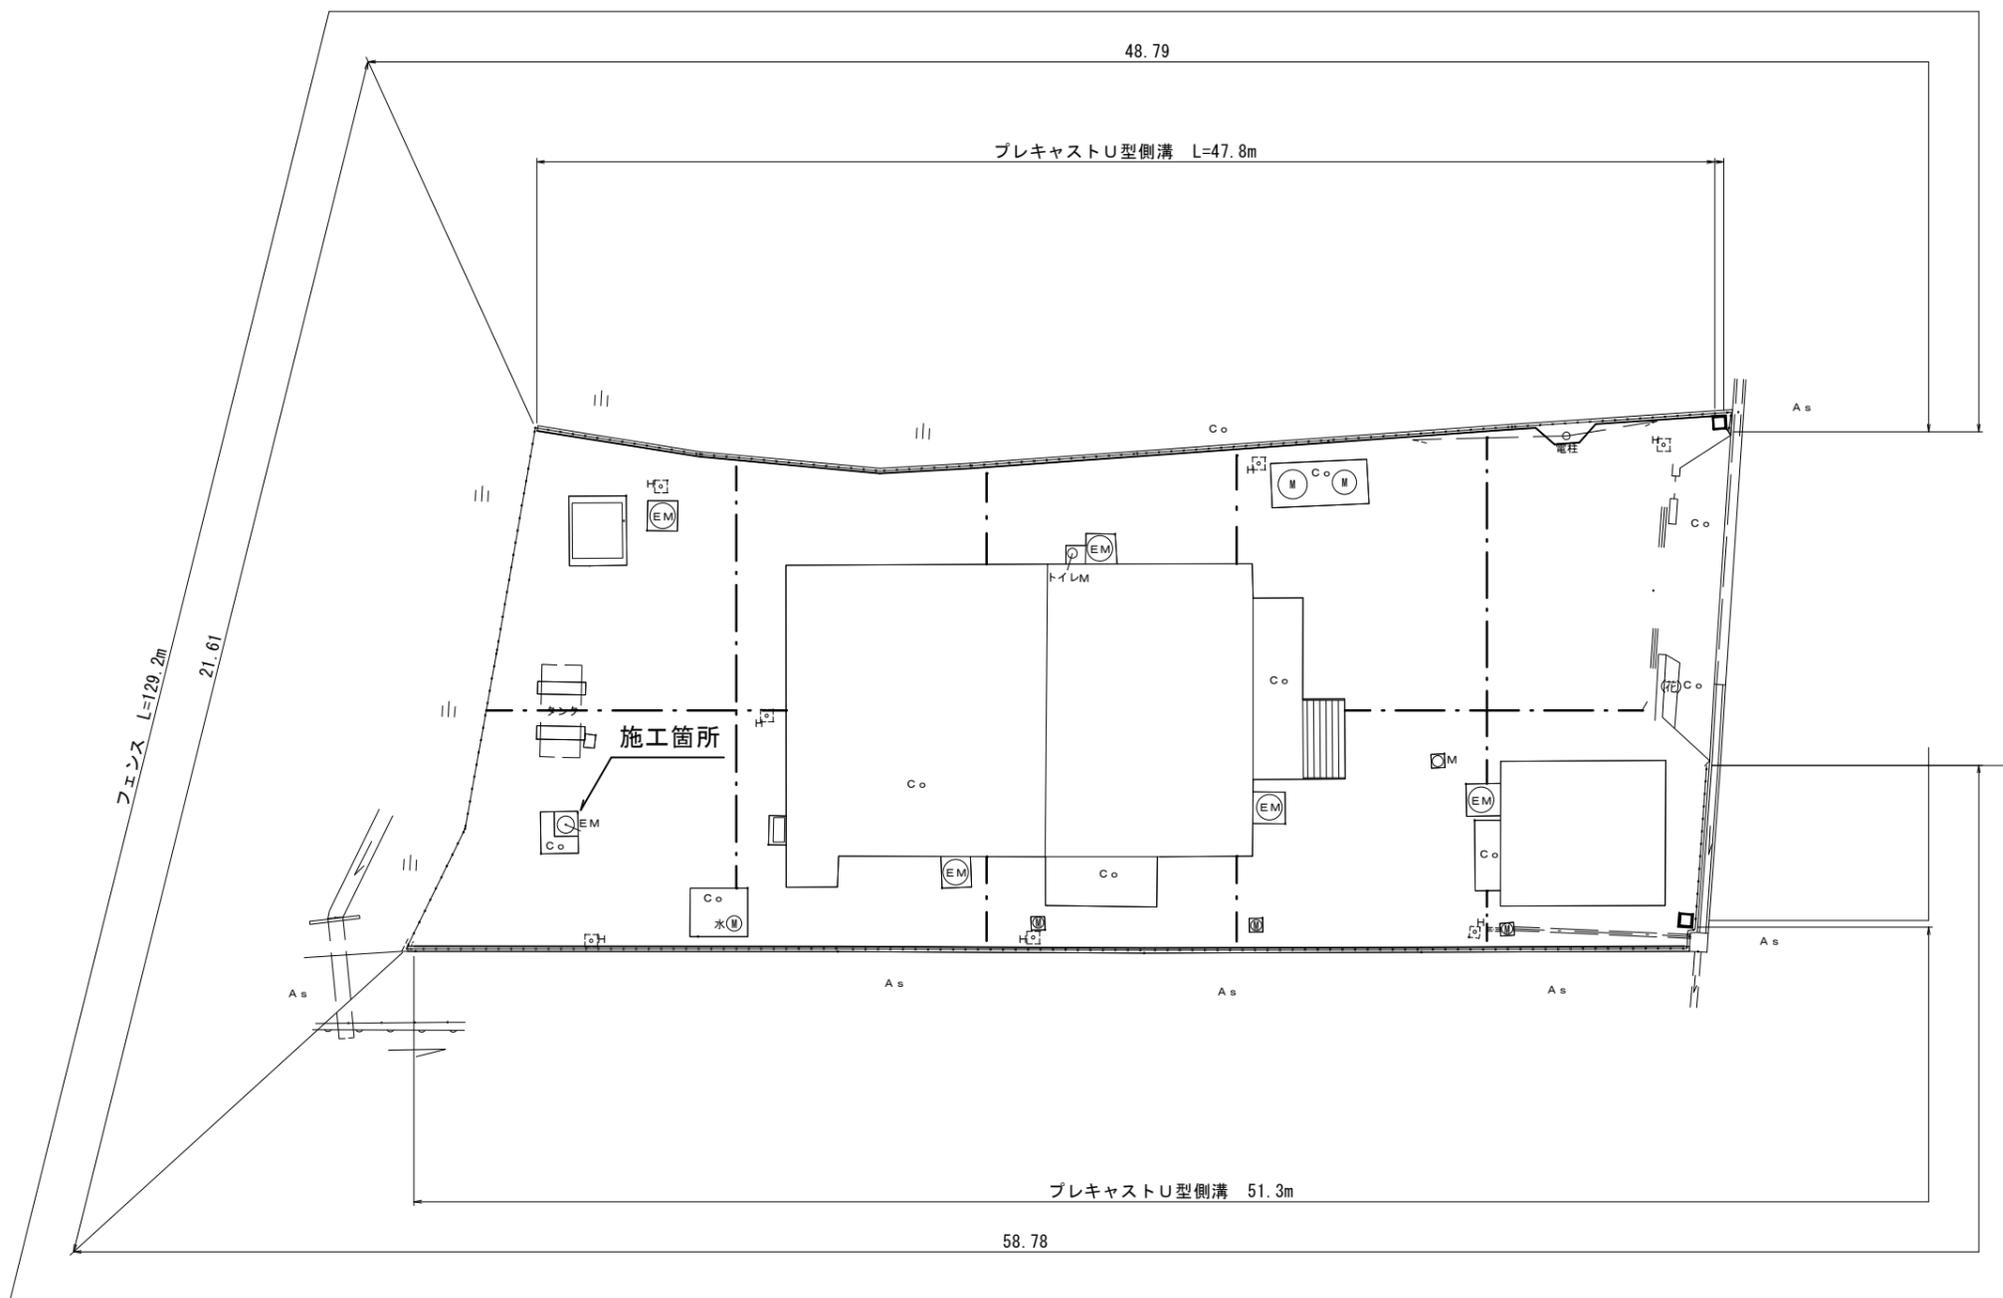

修繕名	令和4年度水一水施第2-5号 白山八対野ポンプ場低区配水流量計 取替修繕		
修繕場所	津市 白山町八対野 地内		
図面名	平面図		
縮尺	free	図面番号	1/2
事業所名	津市上下水道事業局一志事業所		

取替機器図

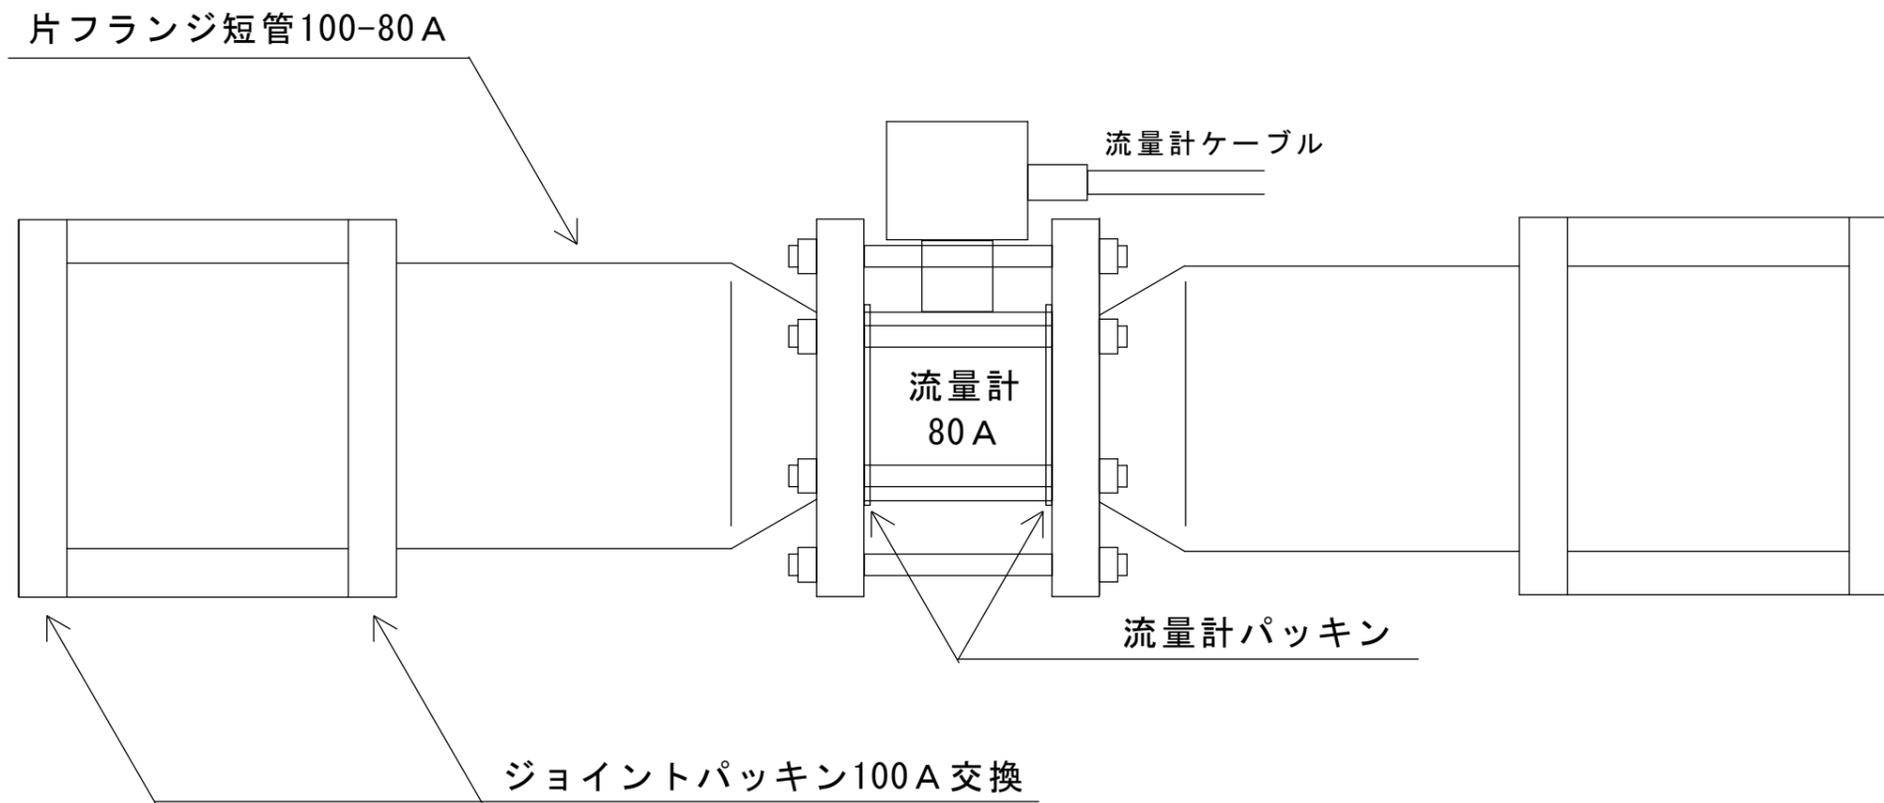

修繕名	令和4年度水一水施第2-5号 白山八対野ポンプ場 低区配水流量計取替修繕
修繕場所	津市白山町八対野地内
図面名	取替機器図
縮尺	free
図面番号	2/2
津市上下水道事業局一志事業所	