

設計図

平面図 (2/2)

S=1:500


受託工事(補助)
管布設工 (DIPφ150X形)



横断面図

S=1:100

B - B'

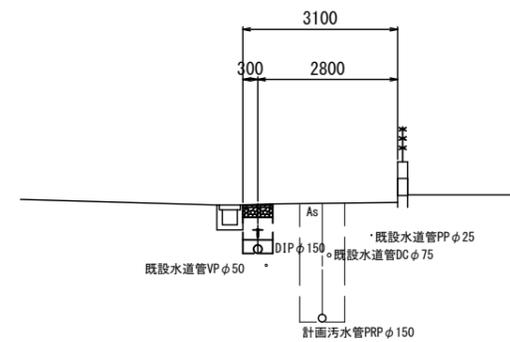

給水連絡工-2(φ50)
PP(φ50)L=1.0m

給水連絡工-1(φ50)
PP(φ50)L=1.0m

閉栓工(φ75)

※この図面はA2サイズを原寸とする。


津市上下水道事業局			
工事名	令和4年度 水工第36号 公共下水道事業に伴う 白塚町地内配水管移設工事(その2)		
図面の種類	平面図(2/2)・横断面図		
縮尺	図示	図面番号	2/7
受注者名			

設計図

土工定規図


S=1:20

不断水部 GXφ250

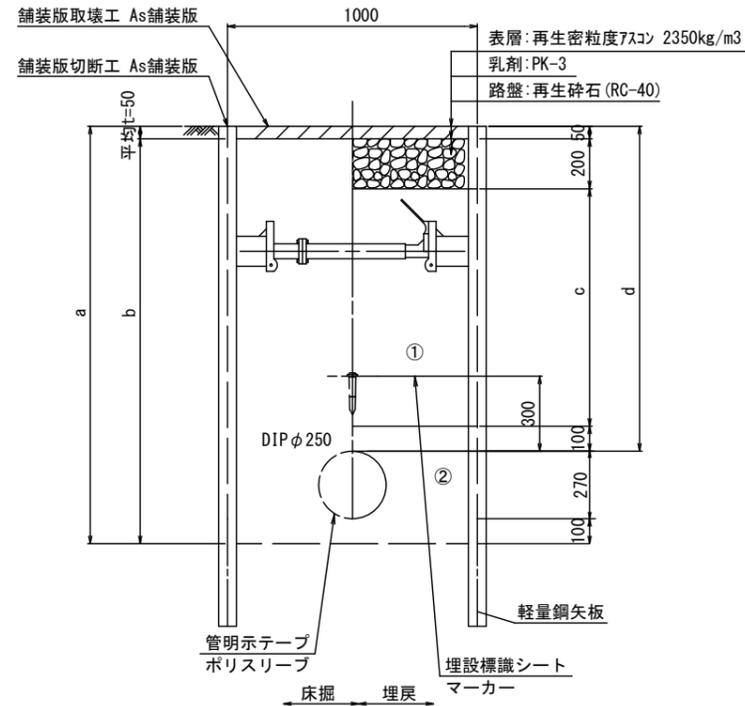


φ250 土被り	a	b	c	d
1300	1670	1620	950	1300

PPφ50

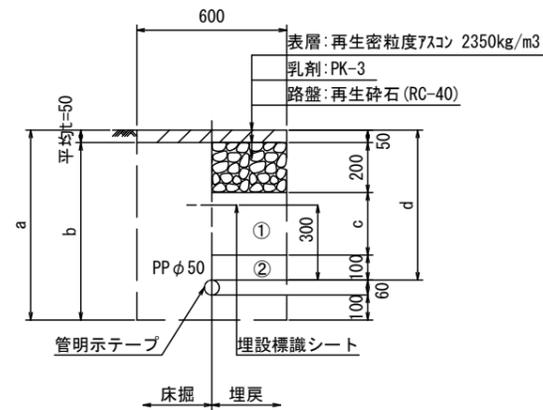


φ50 土被り	a	b	c	d
600	760	710	250	600

泥吐管

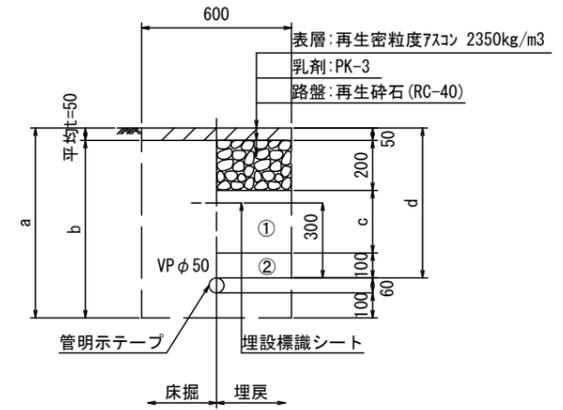


φ50 土被り	a	b	c	d
600	760	710	250	600

給水管

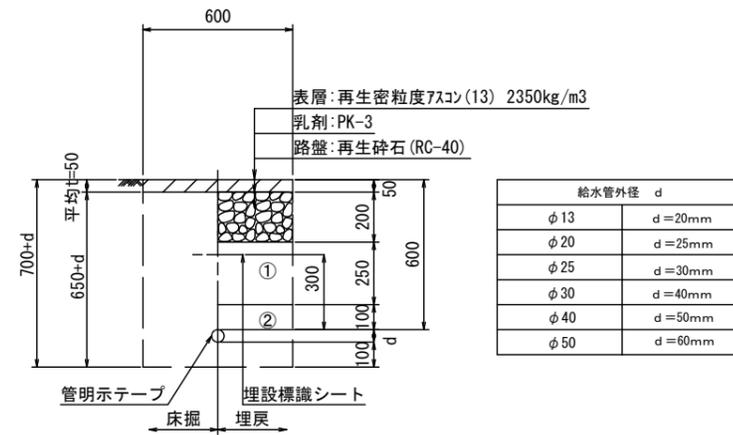

給水管外径 d	d
φ13	d=20mm
φ20	d=25mm
φ25	d=30mm
φ30	d=40mm
φ40	d=50mm
φ50	d=60mm

GXφ150

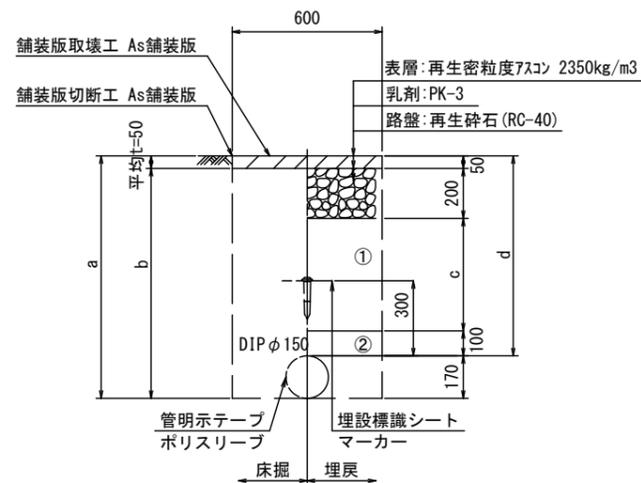

φ150 土被り	a	b	c	d
600	770	720	250	600
800	970	920	450	800
1300	1470	1420	950	1300

※この図面はA2サイズを原寸とする。


津市上下水道事業局			
工事名	令和4年度 水工第36号 公共下水道事業に伴う 白塚町地内配水管移設工事(その2)		
図面の種類	土工定規図		
縮尺	図示	図面番号	3/7
受注者名			

- ①・・・再生砕石 (RC-40)
- ②・・・管基礎用砂(埋戻し用砂)


設計図

土留工標準図 (参考)
(軽量金属支保材使用の場合)


平面図
S=1/20

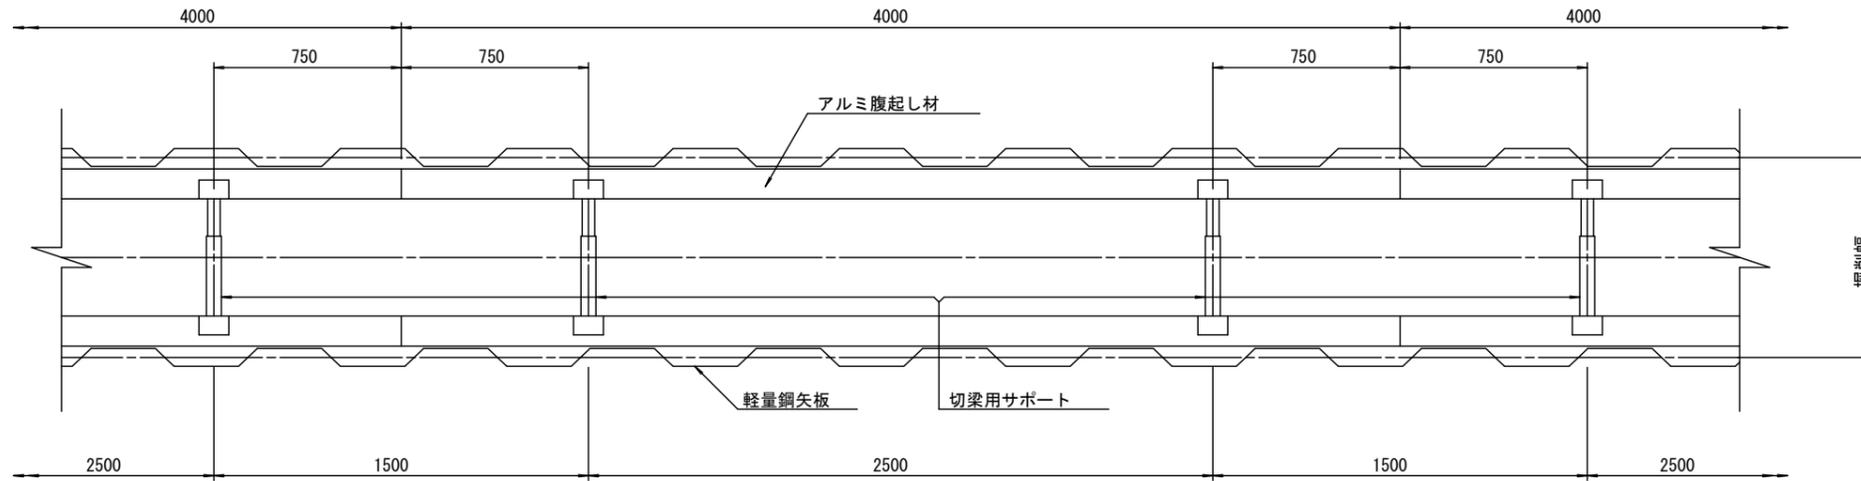

断面図
S=1/20

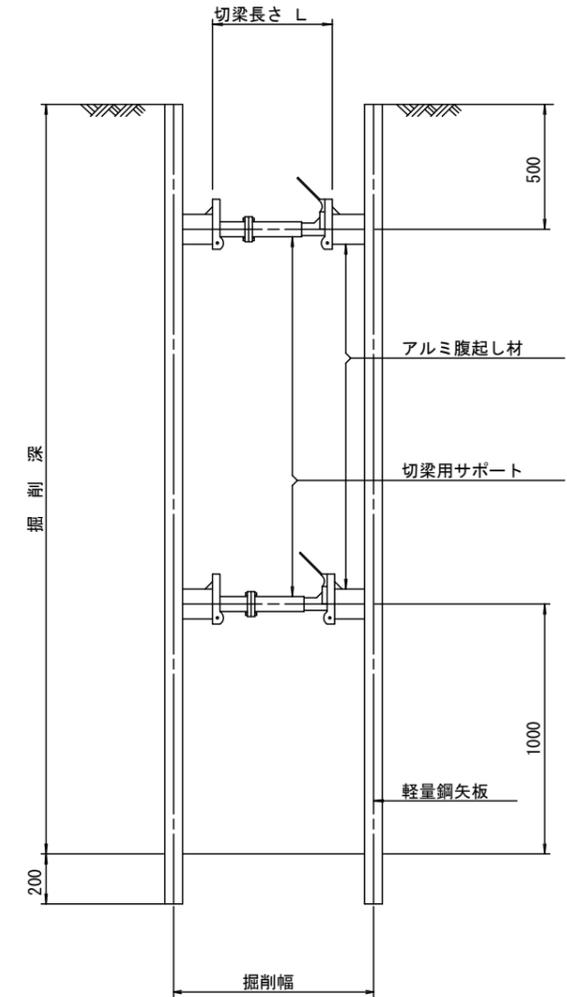

軽量鋼矢板 標準図
S=1/5

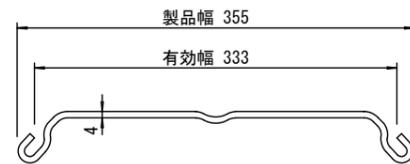

支保工段数表

掘削深 (m)	矢板長 (m)	支保工段数 (段)
1.5 < H ≤ 1.8	2.0	1
1.8 < H ≤ 2.0	2.5	1
2.0 < H ≤ 2.3	2.5	2
2.3 < H ≤ 2.8	3.0	2
2.8 < H ≤ 3.3	3.5	2
3.3 < H ≤ 3.5	4.0	2
3.5 < H ≤ 3.8	4.0	3

参考


※この図面はA2サイズを原寸とする。

津市上下水道事業局			
工事名	令和4年度 水工第36号 公共下水道事業に伴う 白塚町地内配水管移設工事(その2)		
図面の種類	土留工標準図 (軽量金属支保材使用の場合)		
縮尺	図示	図面番号	4/7
受注者名			

設計図

配管詳細図(1/3)

S=1:200

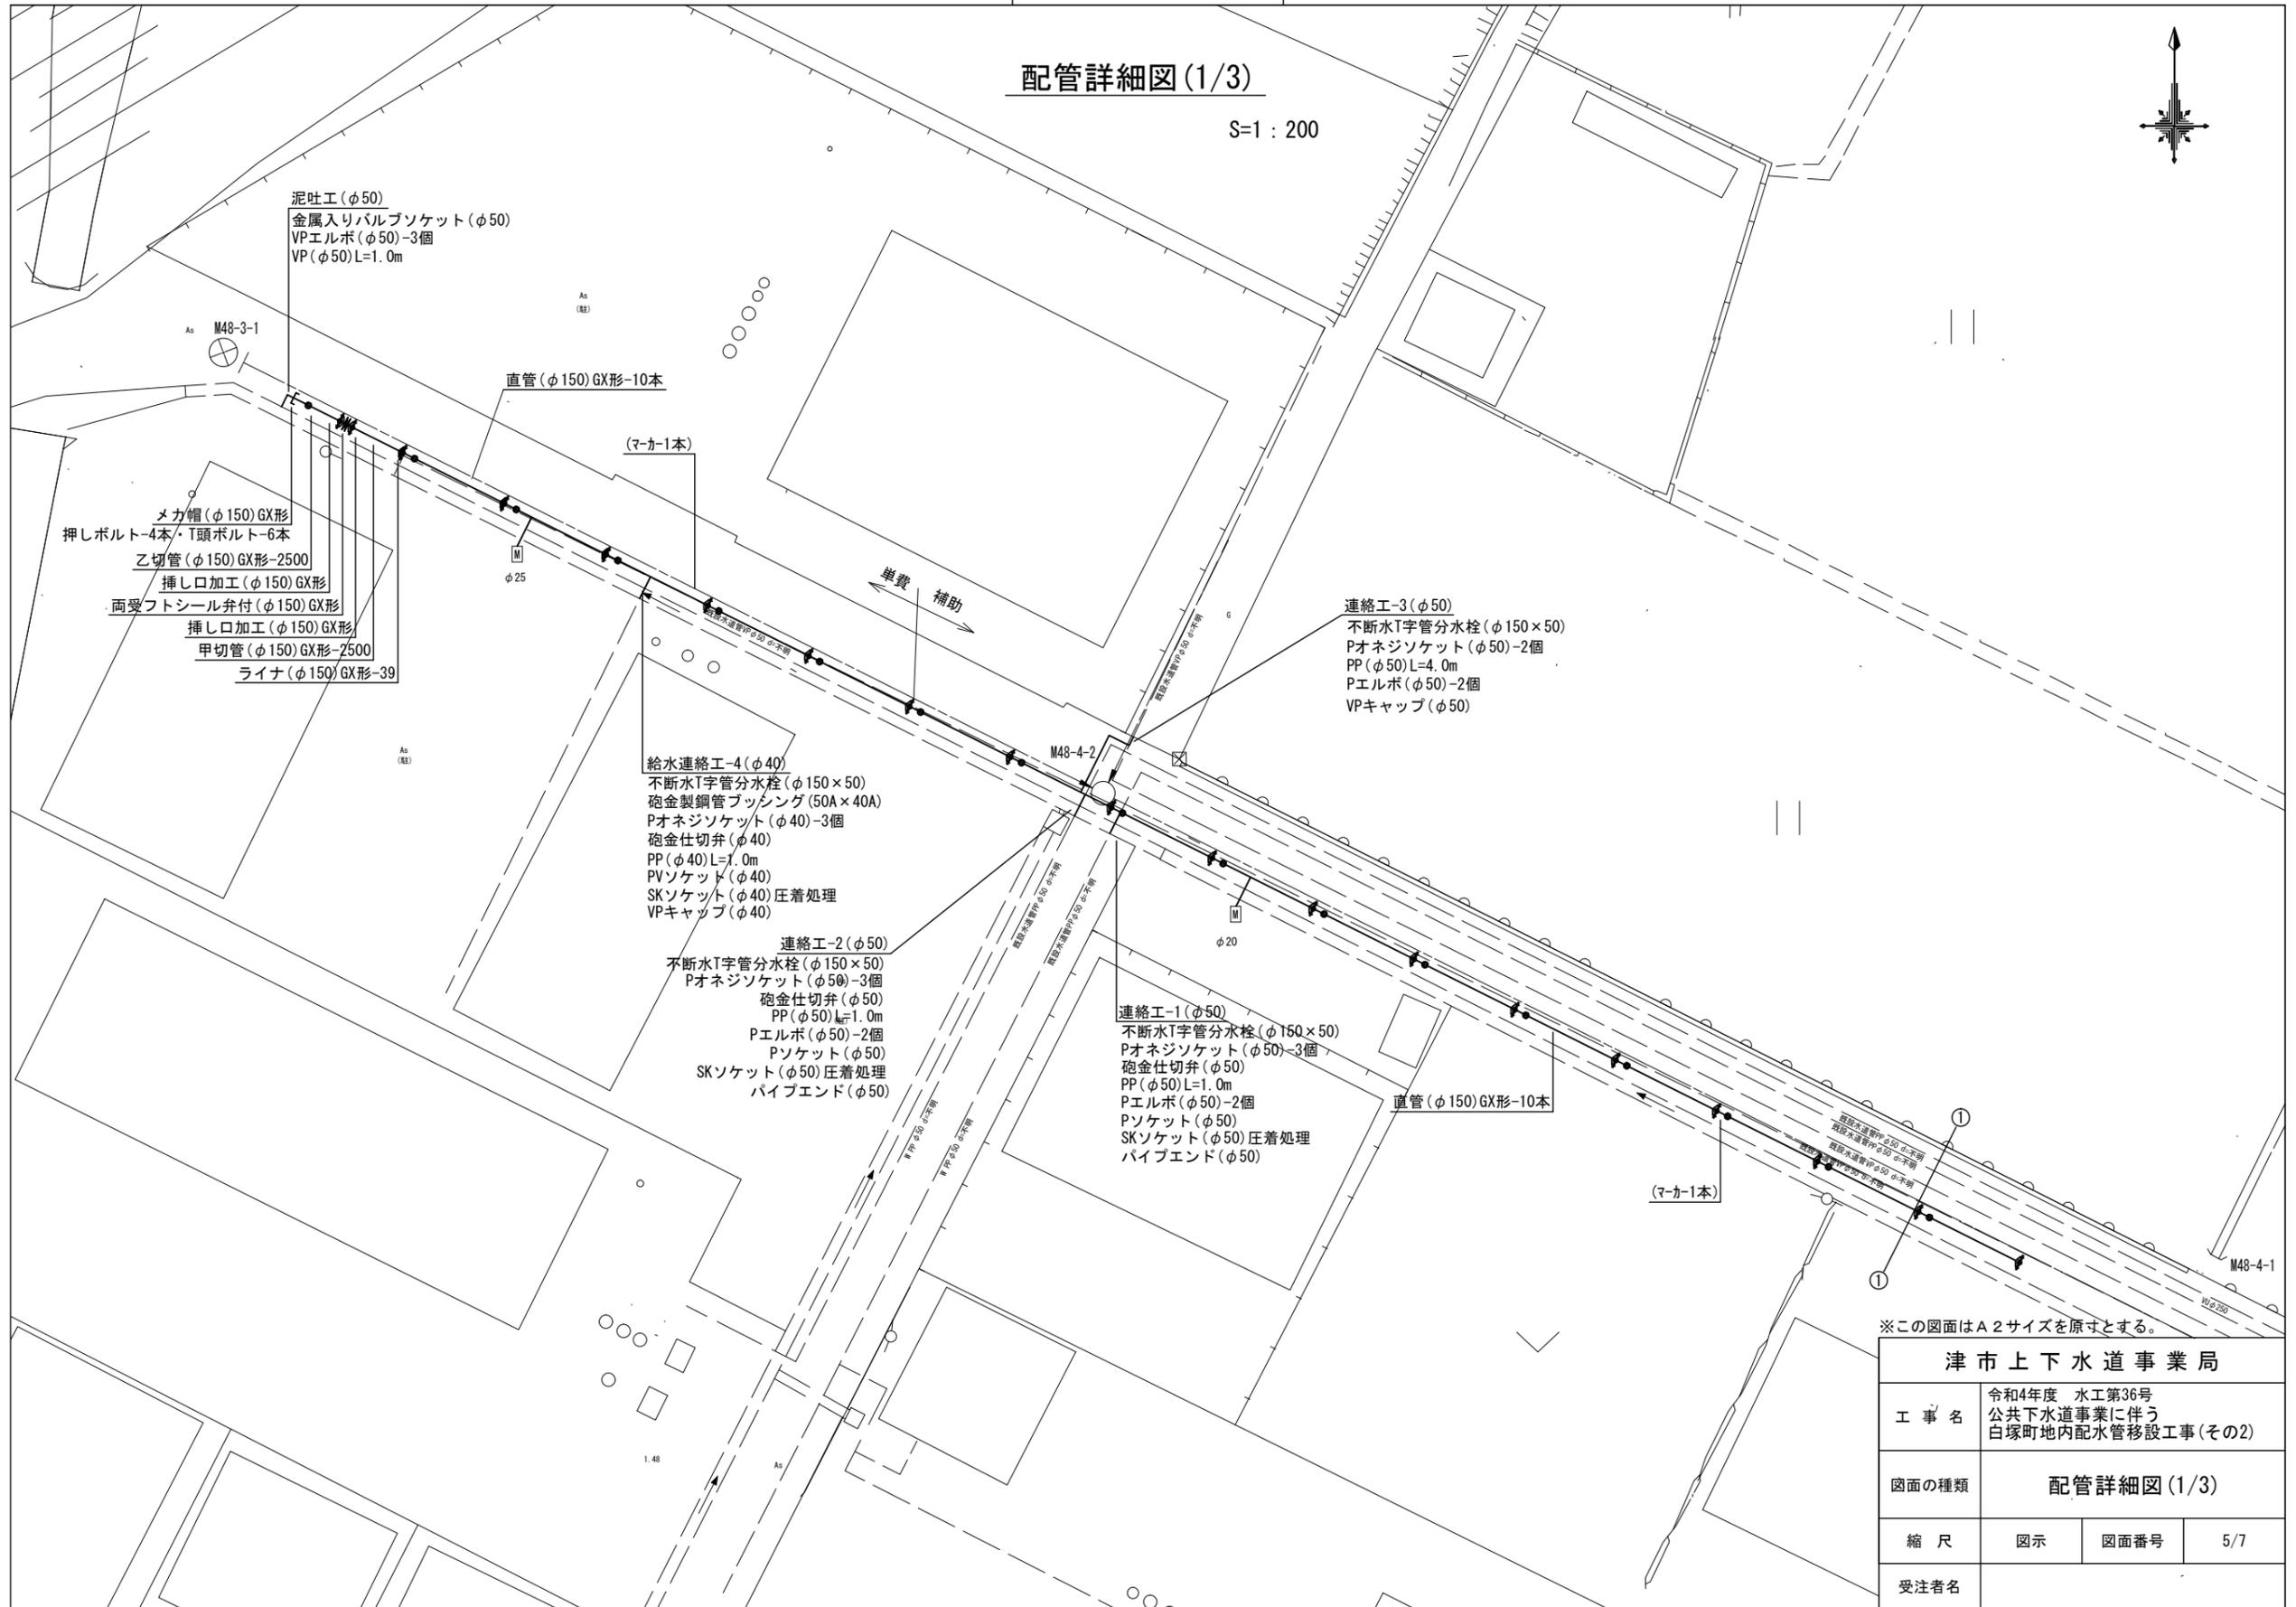


津市上下水道事業局			
工事名	令和4年度 水工第36号 公共下水道事業に伴う 白塚町地内配水管移設工事(その2)		
図面の種類	配管詳細図(1/3)		
縮尺	図示	図面番号	5/7
受注者名			

設計図

配管詳細図(2/3)

S=1:200

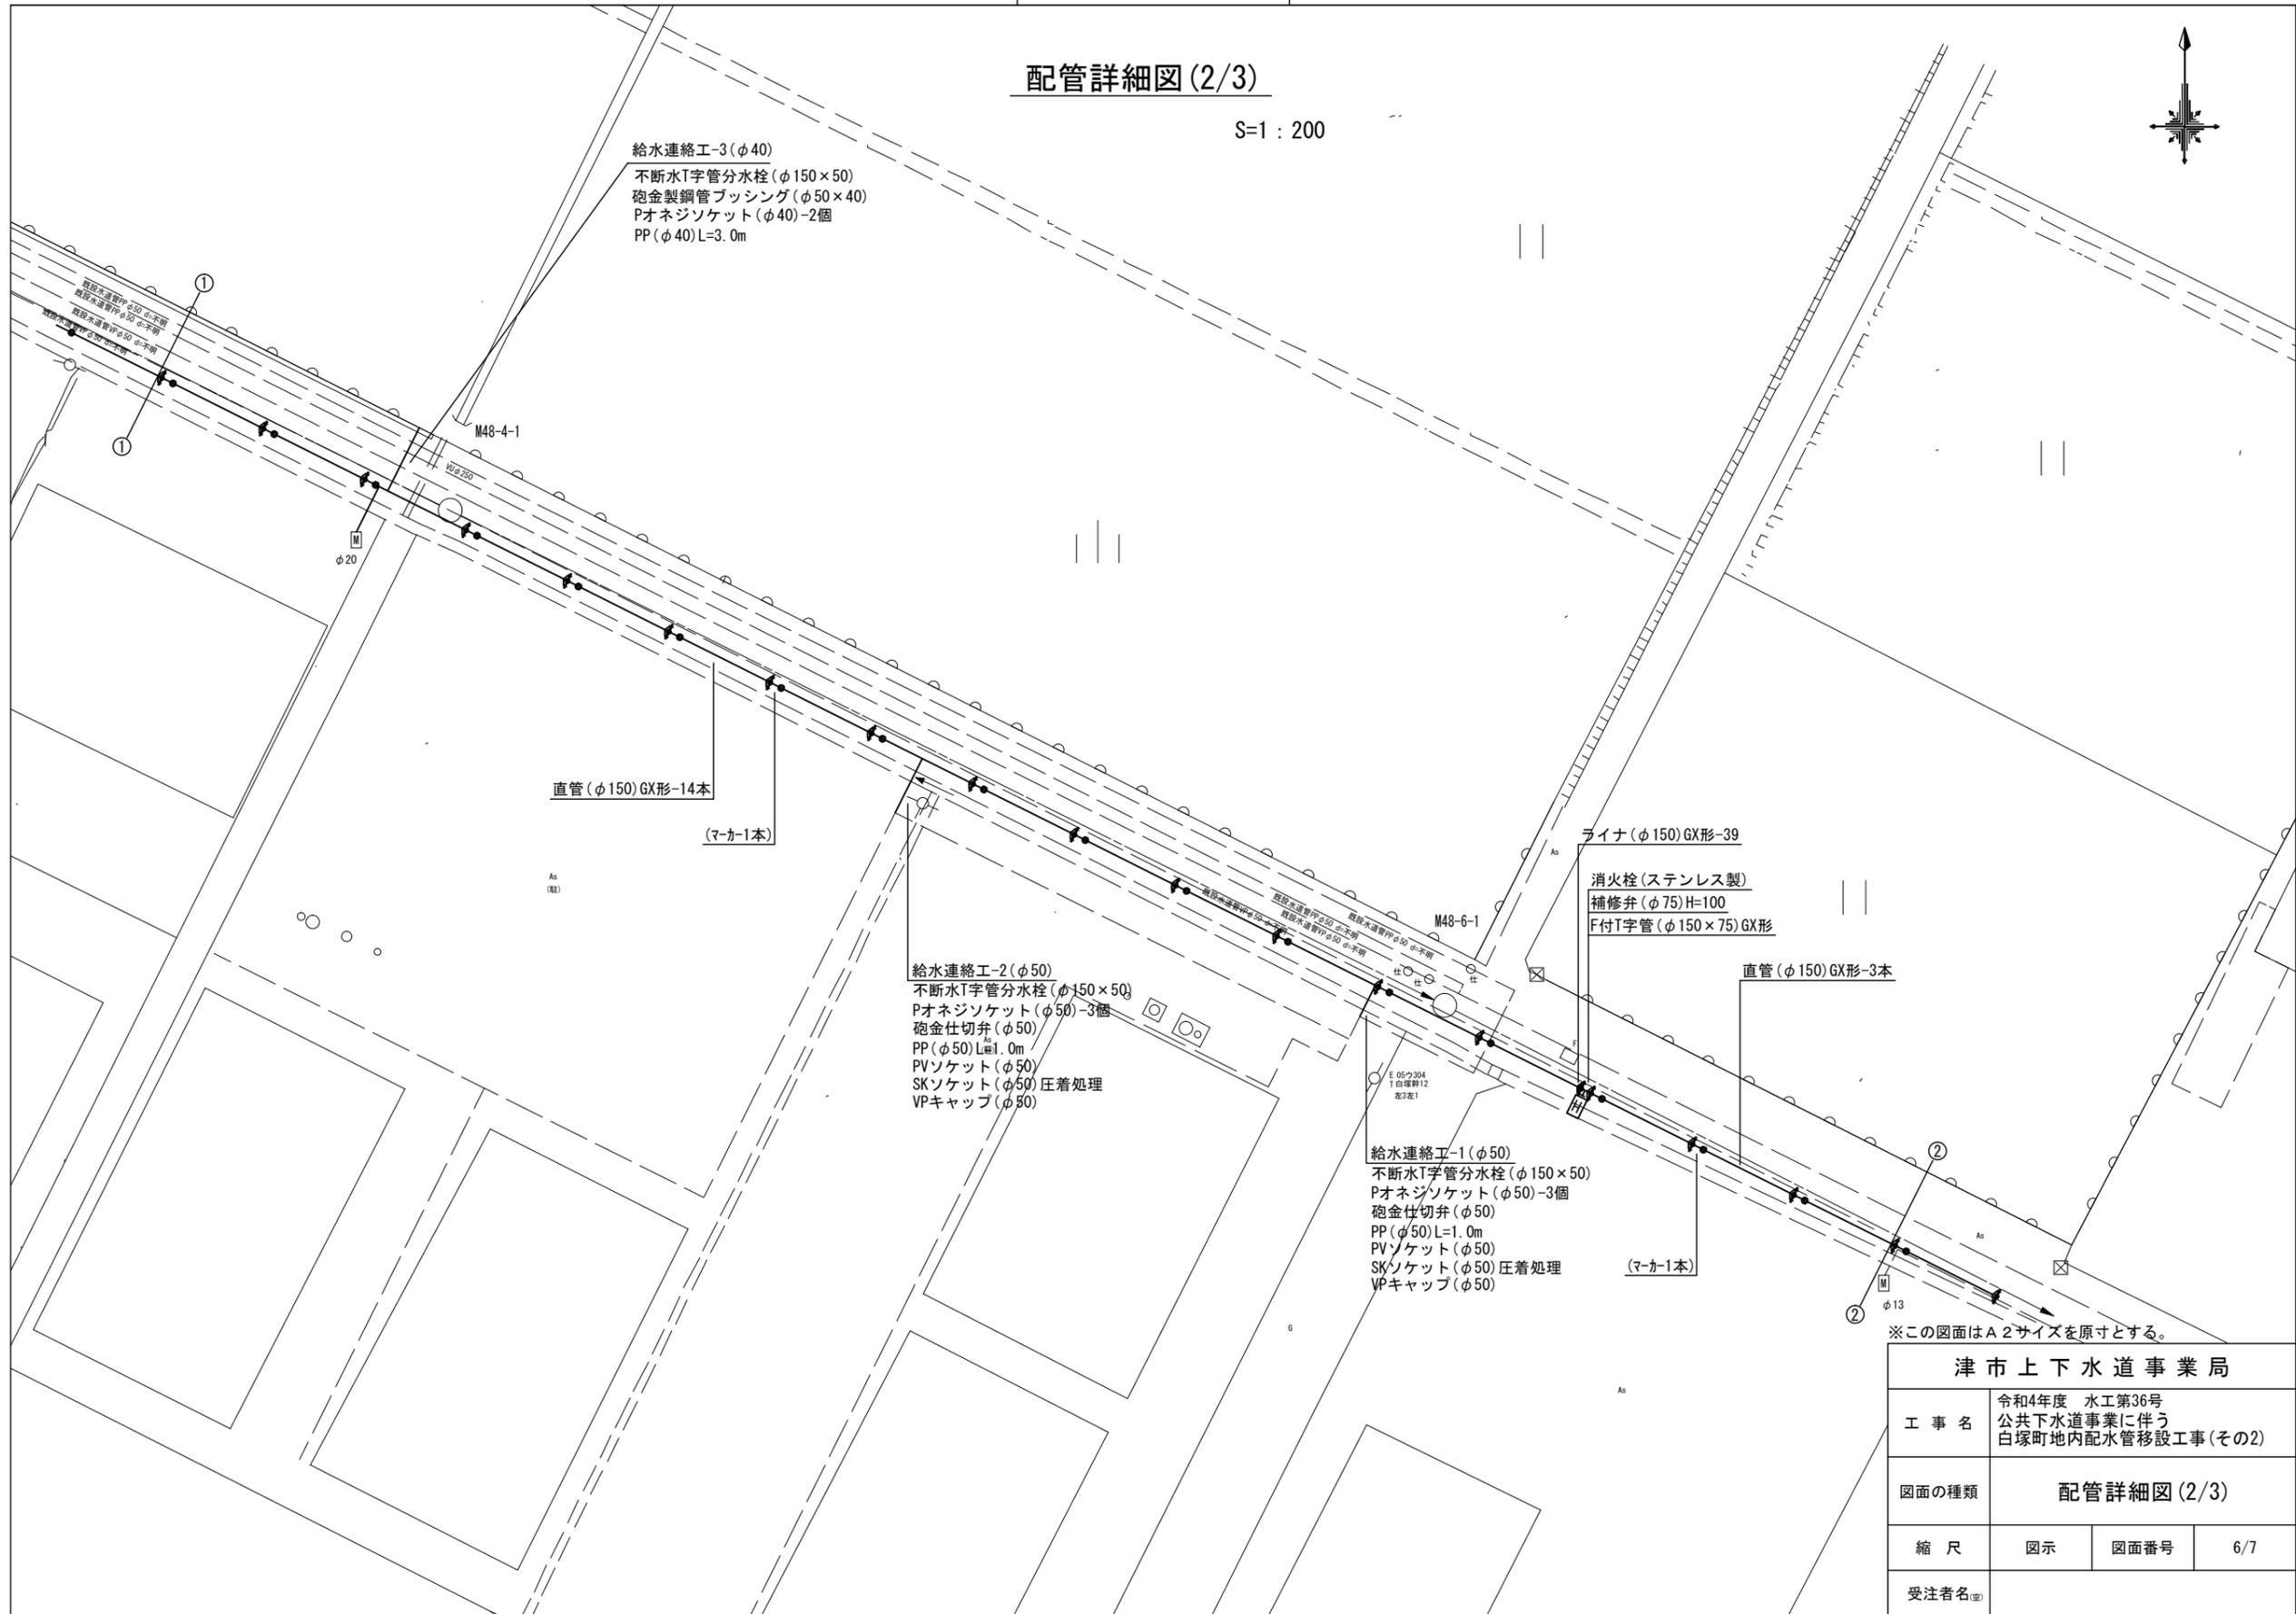


津市上下水道事業局			
工事名	令和4年度 水工第36号 公共下水道事業に伴う 白塚町地内配水管移設工事(その2)		
図面の種類	配管詳細図(2/3)		
縮尺	図示	図面番号	6/7
受注者名			

設計図

配管詳細図(3/3)

S=1:200

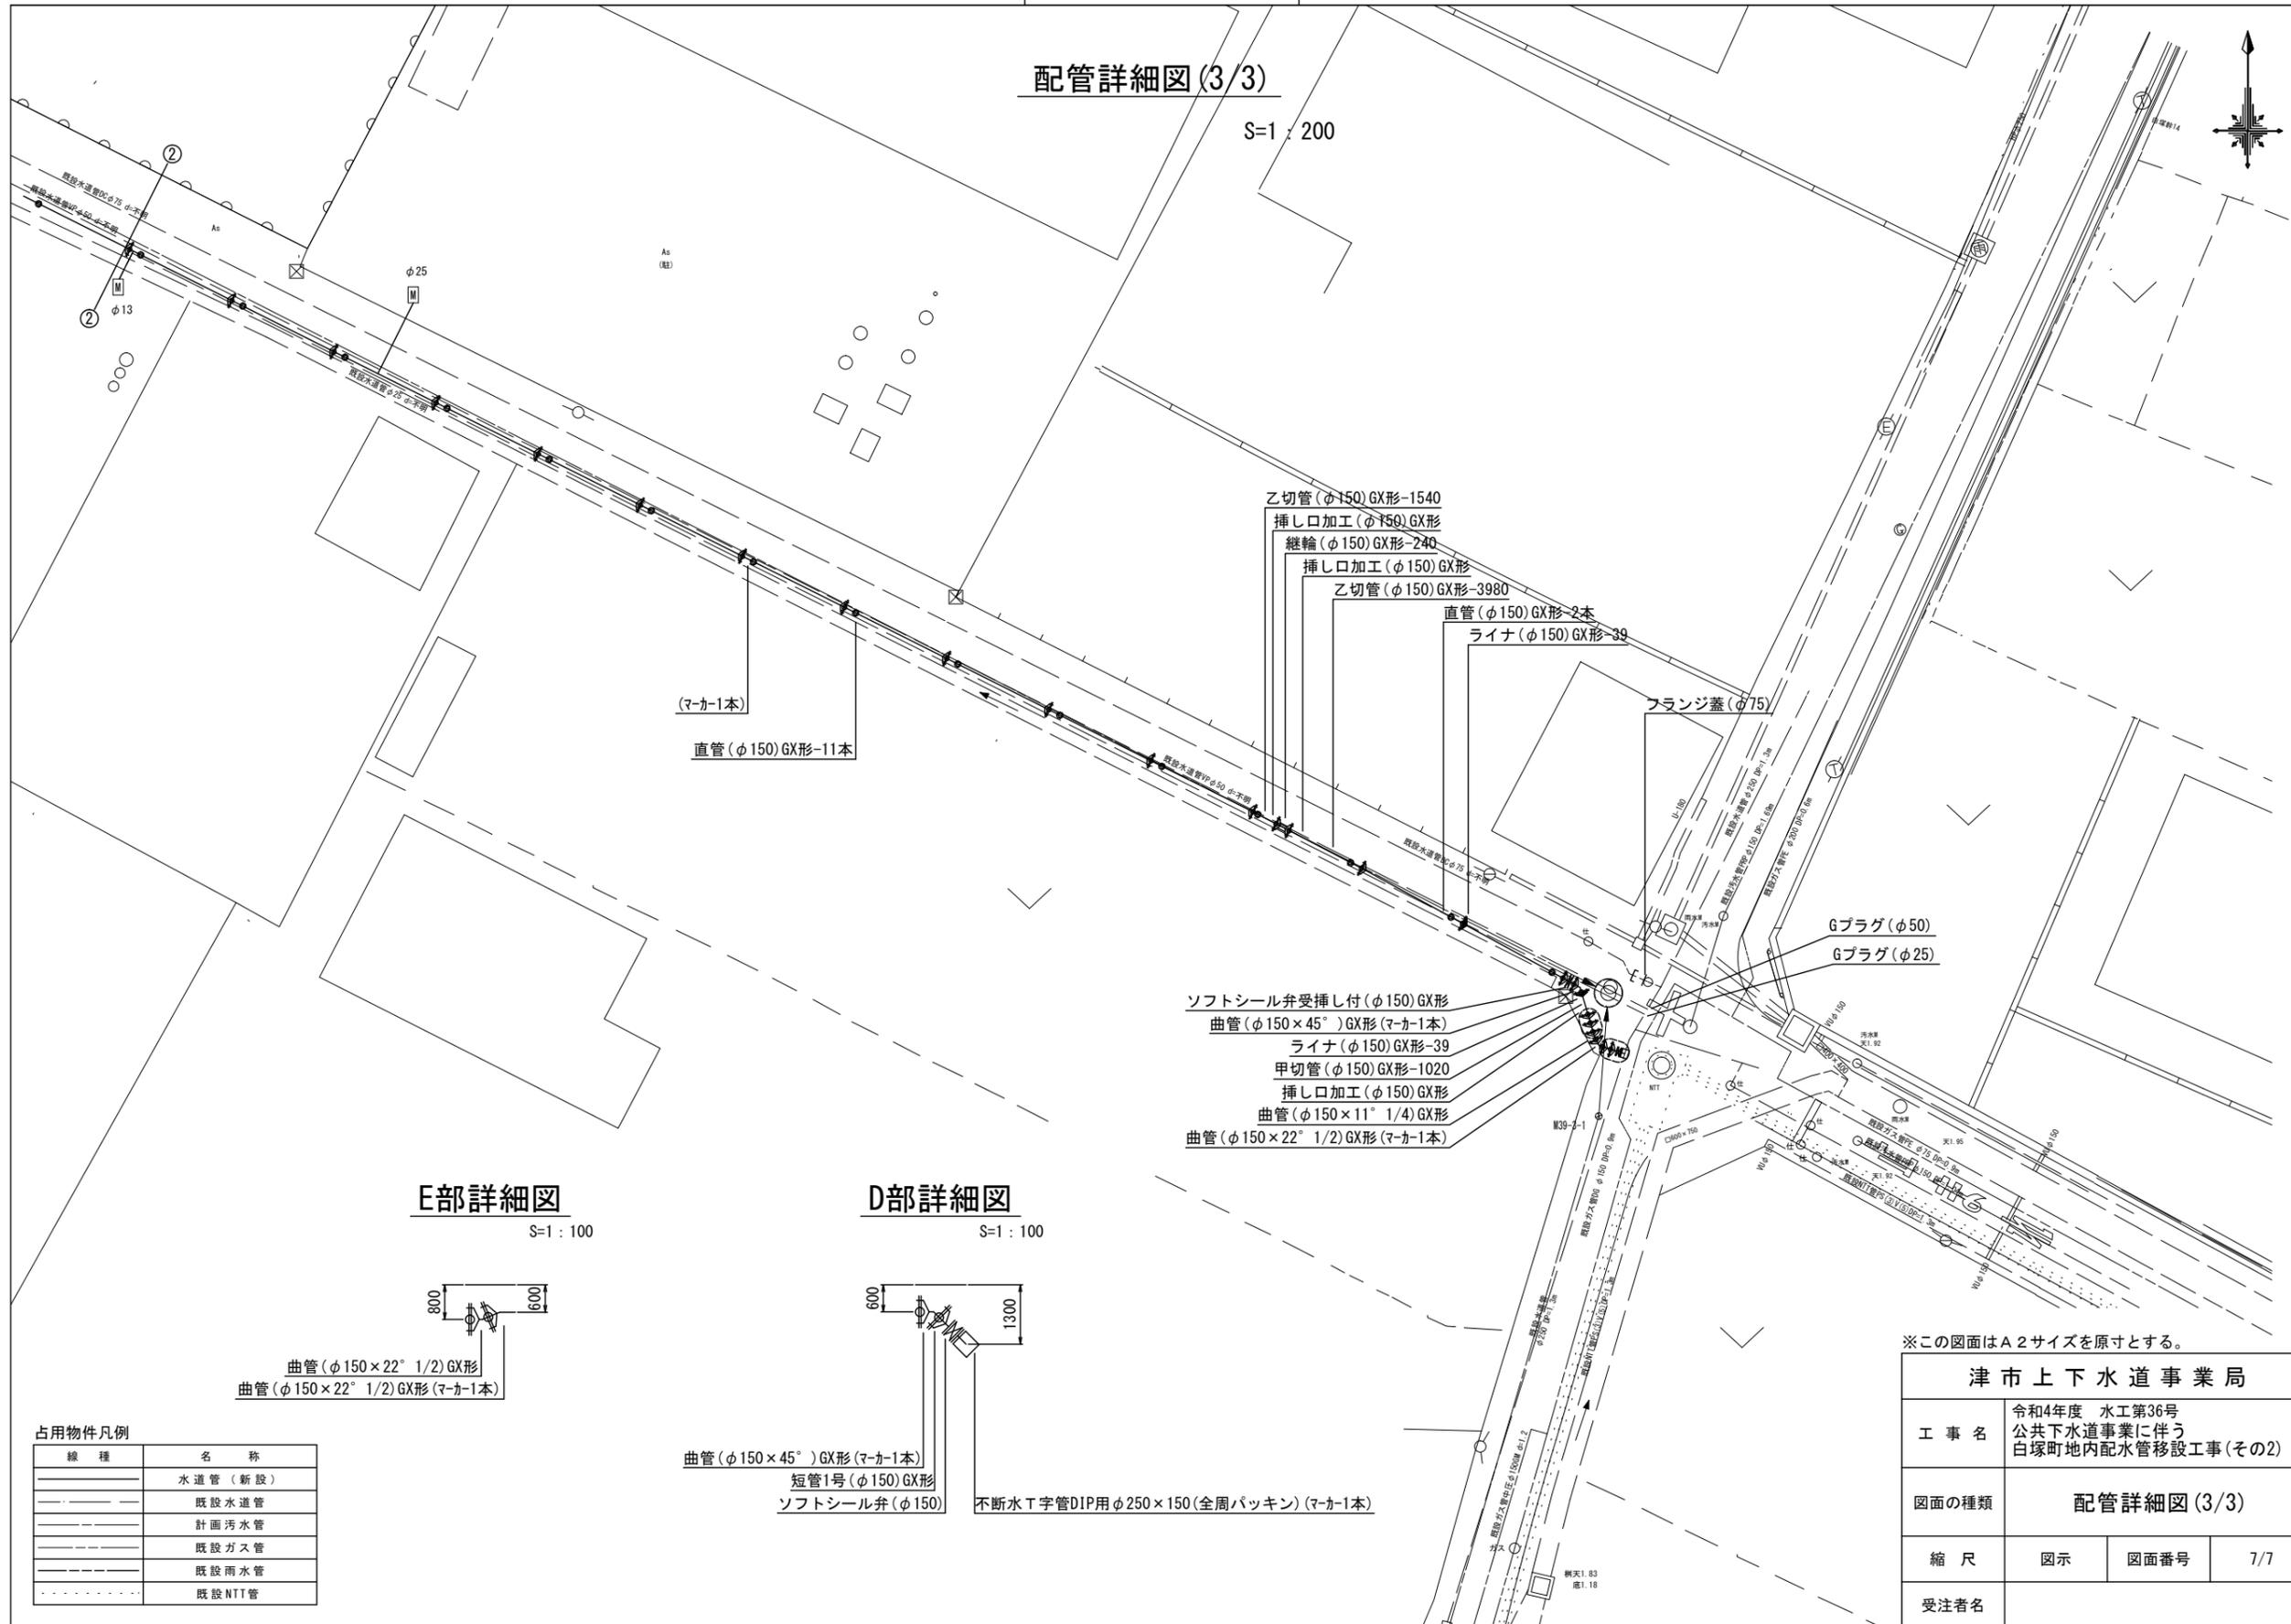

※この図面はA2サイズを原寸とする。

津市上下水道事業局			
工事名	令和4年度 水工第36号 公共下水道事業に伴う 白塚町地内配水管移設工事(その2)		
図面の種類	配管詳細図(3/3)		
縮尺	図示	図面番号	7/7
受注者名			

占用物件凡例

線種	名称
———	水道管(新設)
---	既設水道管
---	計画汚水管
---	既設ガス管
---	既設雨水管
---	既設NIT管