


平面図 S = 1/150

名称	仕様・能力	数
合併浄化槽	処理対象人員 42人 放流水質 BOD 20mg/L・T-N 20mg/L ブロワ・土工事・設置工事(嵩上げ含む)共	1
その他	・埋戻しは、石などの混入していない良質の土砂を用い、浄化槽内に異物が入らないようにし、水締めと突き固めを交互に行う。	


※この図面はA2サイズを原寸とする。

工事名	令和5年度下工浄補第1号 庄田町地内市営浄化槽設置工事
施工箇所名	津市庄田町地内
図面の種類	平面図
縮尺	図示 図面番号 1/4
事業所名	津市上下水道事業局下水道工務課


標準工法図

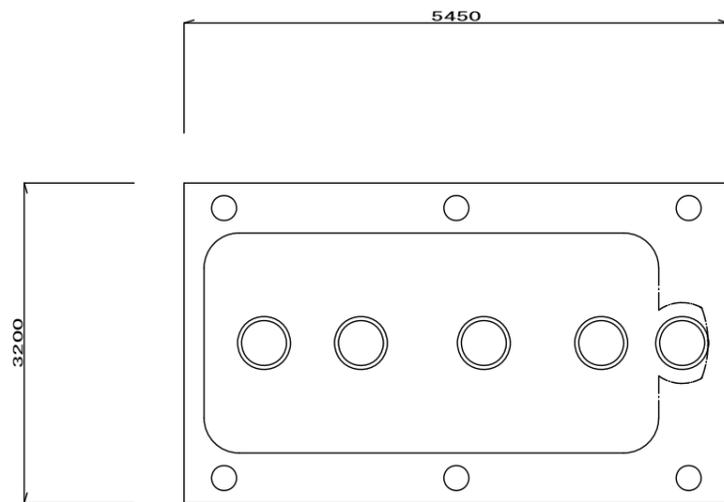


平面図 S=1/50

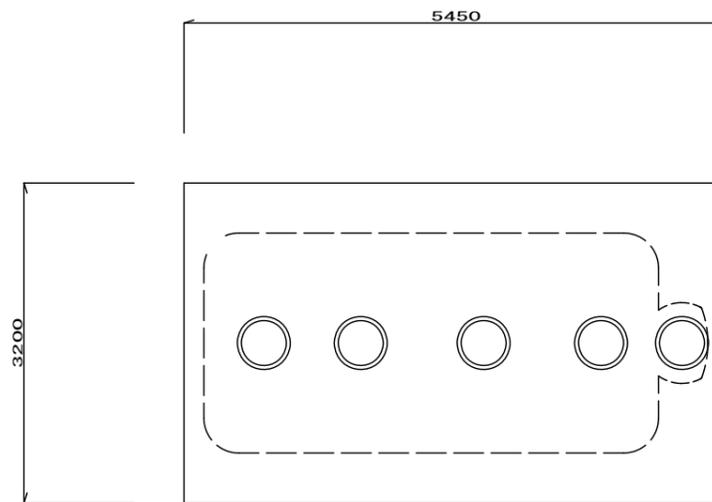


スラブ平面図 S=1/50

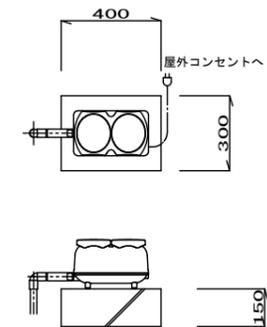

ブロウ 据付図 S=1/20

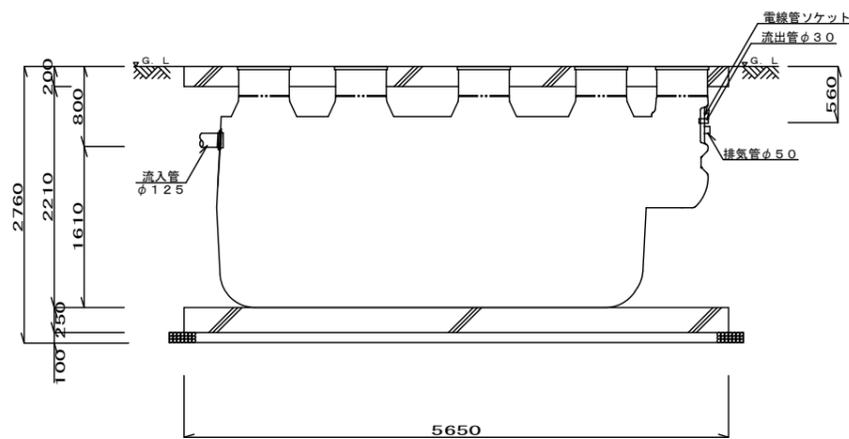

断面図 S=1/50

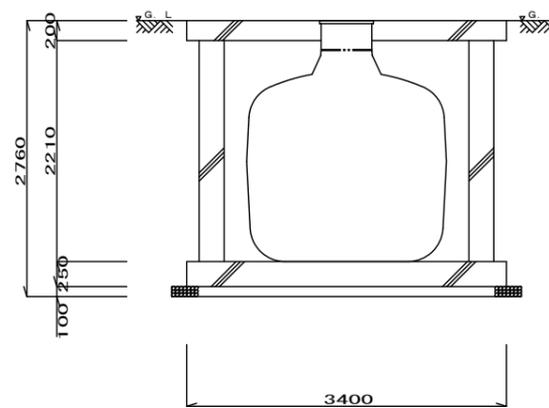

断面図(短辺) S=1/50

一般事項

コンクリート	$F_c = 21 \text{ N/mm}^2$
鉄筋	SD295A
鉄筋かぶり	スラブ50、ベース50
定着及継手	40d
開口補強筋	D13
地業	砕石又はRC 40~0

マンホール	安全荷重1500K
-------	-----------

ブロウ	吐出量	口径	運転方式	台数
	250 L/min	φ20	連続運転	1


配管仕様	露出配管 (ブロウ周り)	HIVP
	土中配管	VUφ125・VPφ30
	槽内配管	メーカー仕様

・電線管の両端はシリコンシーラントなどで必ずコーキング処理のこと。


※この図面はA2サイズを原寸とする。 参考

工事名	令和5年度下工浄補第1号 庄田町地内市営浄化槽設置工事		
施工箇所名	津市庄田町地内		
図面の種類	標準工法図		
縮尺	図示	図面番号	2/4
事業所名	津市上下水道事業局下水道工務課		


流入側

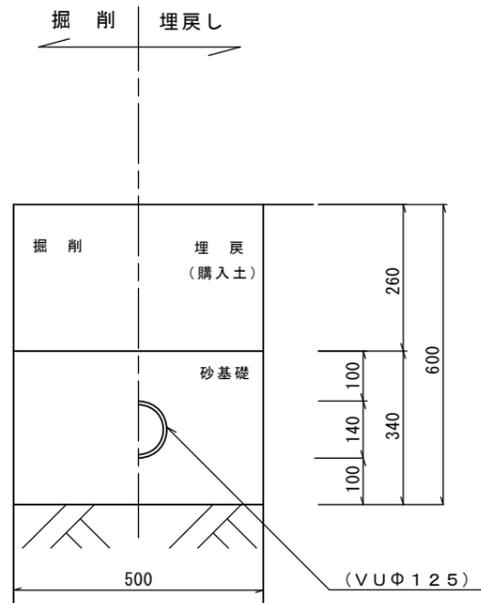

電線管・ブロワ管・排気管

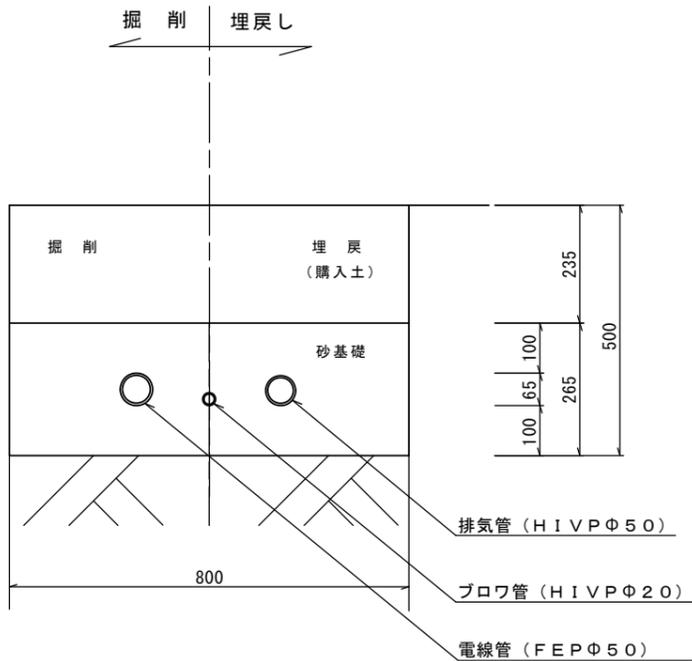


流出側

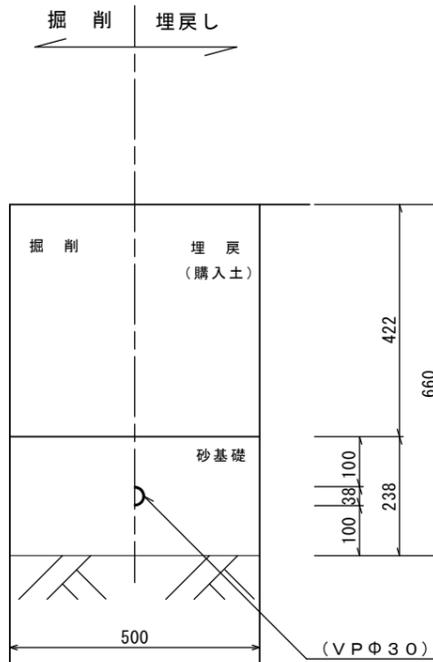

配管図 S = 1/10

断面図

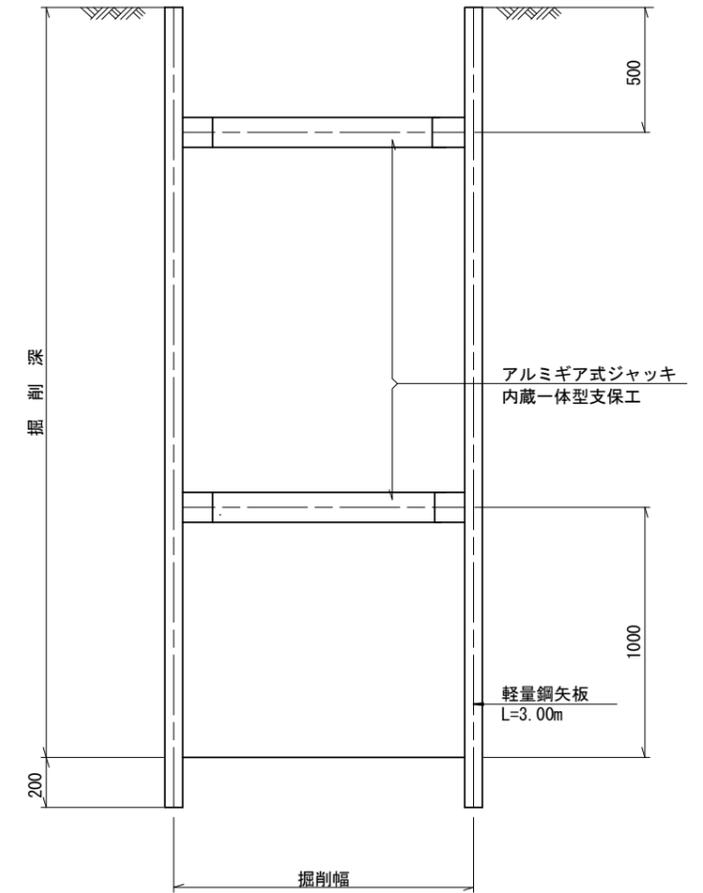

土留工図 S = 1/20

※この図面はA2サイズを原寸とする。 参考

工事名	令和5年度下工浄補第1号 庄田町地内市営浄化槽設置工事		
施工箇所名	津市庄田町地内		
図面の種類	配管図 土留工図		
縮尺	図示	図面番号	4/4
事業所名	津市上下水道事業局下水道工務課		