


安濃工業用水道ポンプ場配置図（平面図）

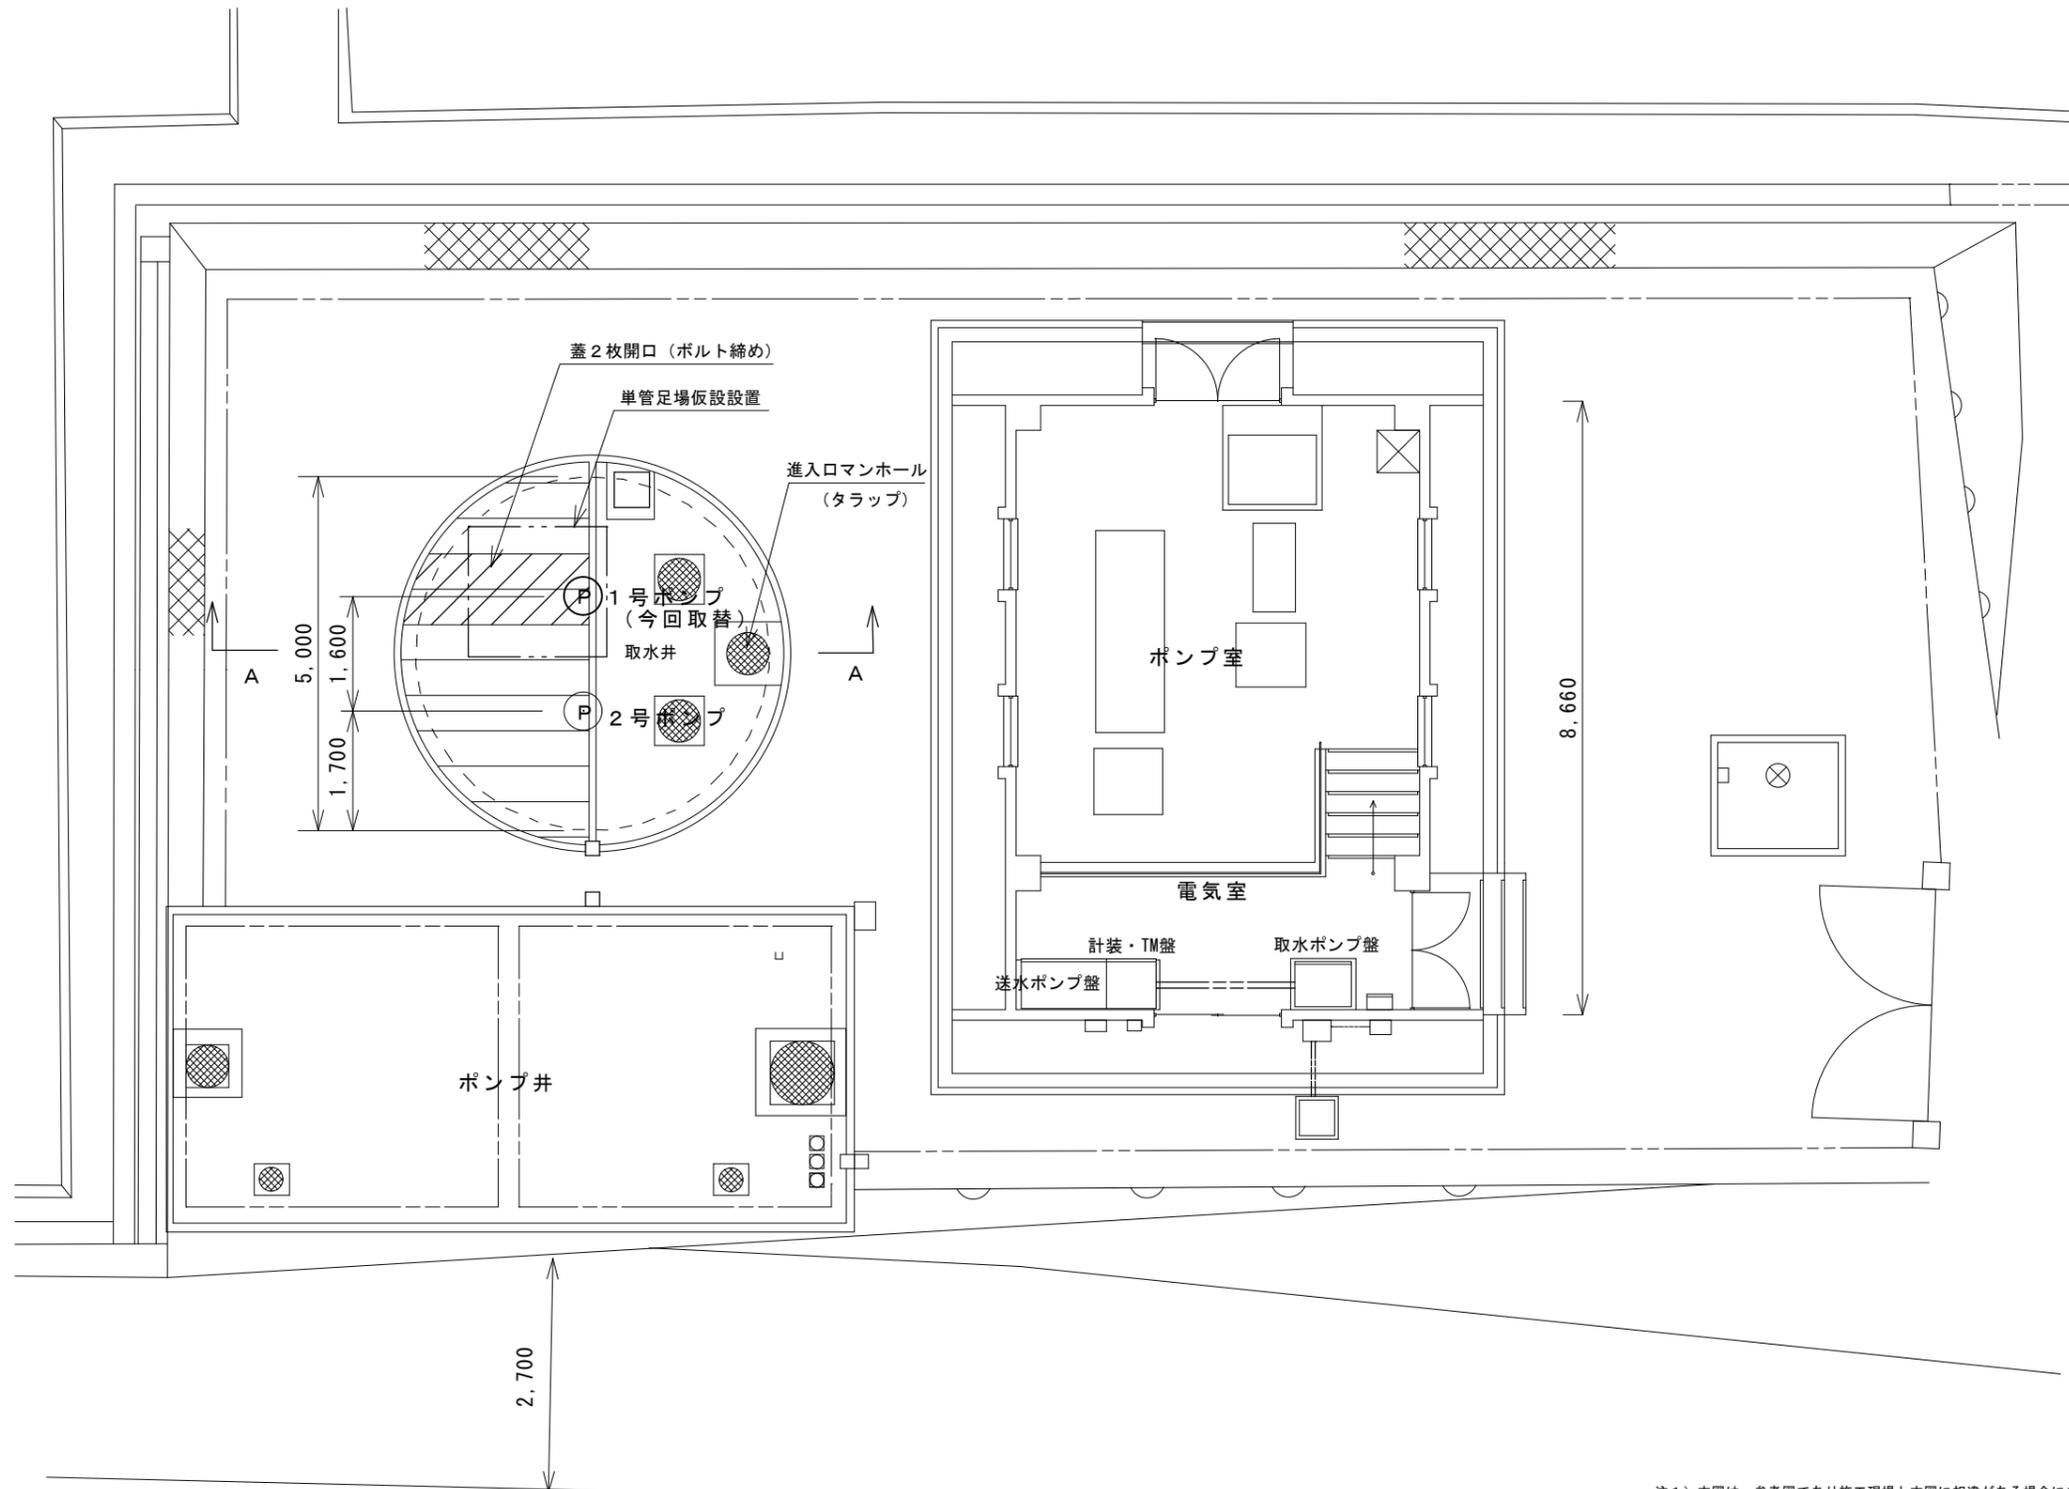


注1) 本図は、参考図であり施工現場と本図に相違がある場合にあっては相違箇所を再調査後、市監督員と協議のうえ詳細を決定すること。

修繕名	令和5年度 水施第2-2号 安濃工業用水道ポンプ場及び美里畑野ポンプ場ポンプ取替修繕		
施工場所	津市 安濃町川西及び美里町北長野 地内		
図面名称	安濃工業用水道ポンプ場配置図（平面図）		
縮尺	free	図面番号	1/5
津市上下水道事業局			

安濃工業用水道ポンプ場断面図


(A-A矢視図)

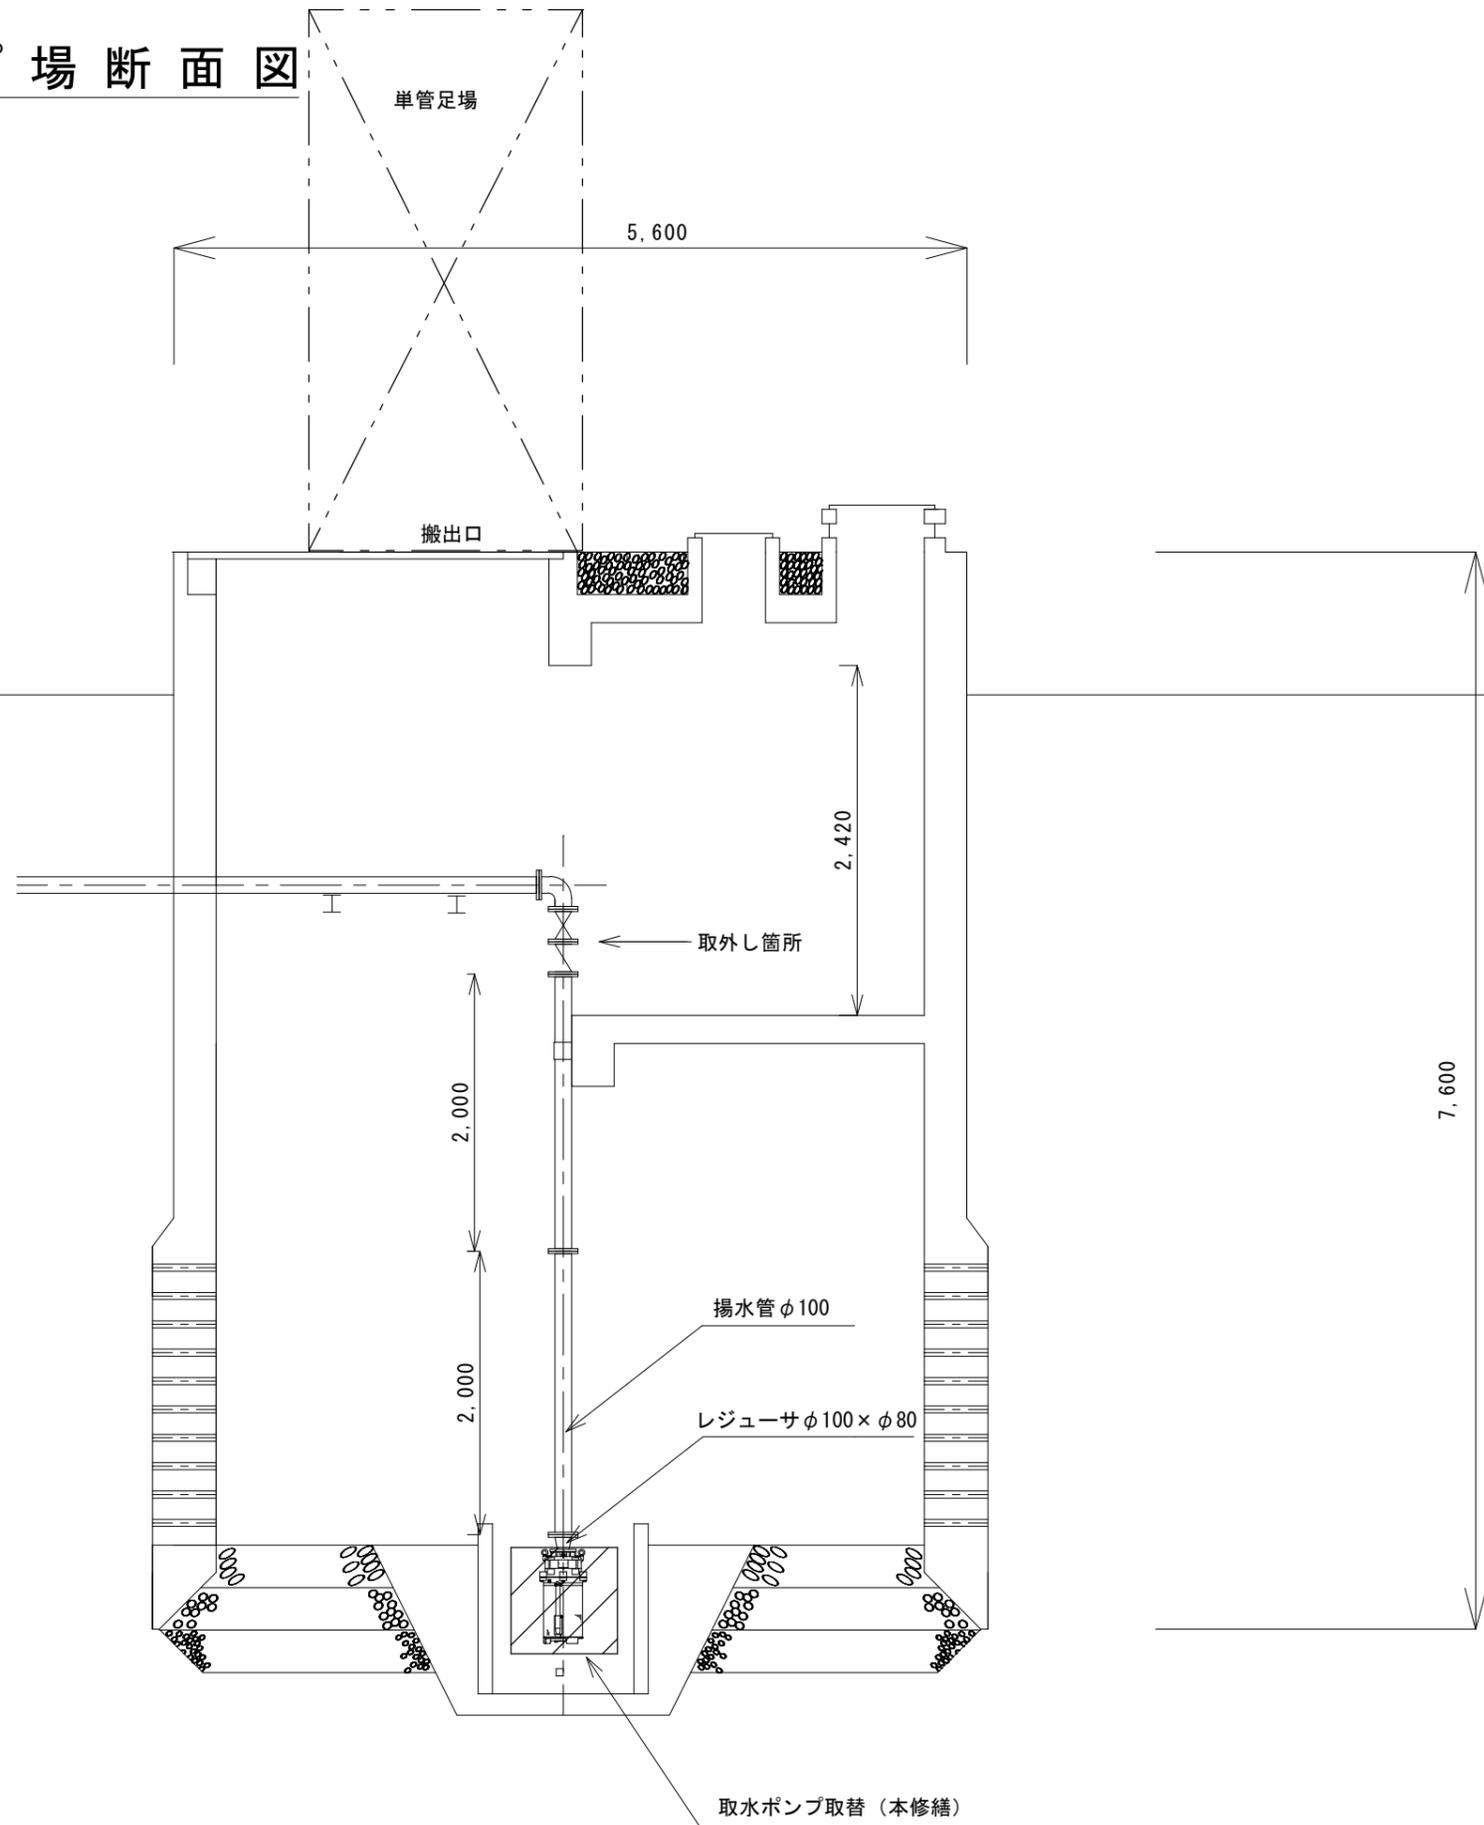


注1) 本図は、参考図であり施工現場と本図に相違がある場合にあっては相違箇所を再調査後、市監督員と協議のうえ詳細を決定すること。

修繕名	令和5年度 水施第2-2号 安濃工業用水道ポンプ場及び美里畑野ポンプ場ポンプ取替修繕		
施工場所	津市 安濃町川西及び美里町北長野 地内		
図面名称	安濃工業用水道ポンプ場断面図 (A-A矢視図)		
縮尺	free	図面番号	2/5
津市上下水道事業局			

安濃工業用水道ポンプ場既設配線図

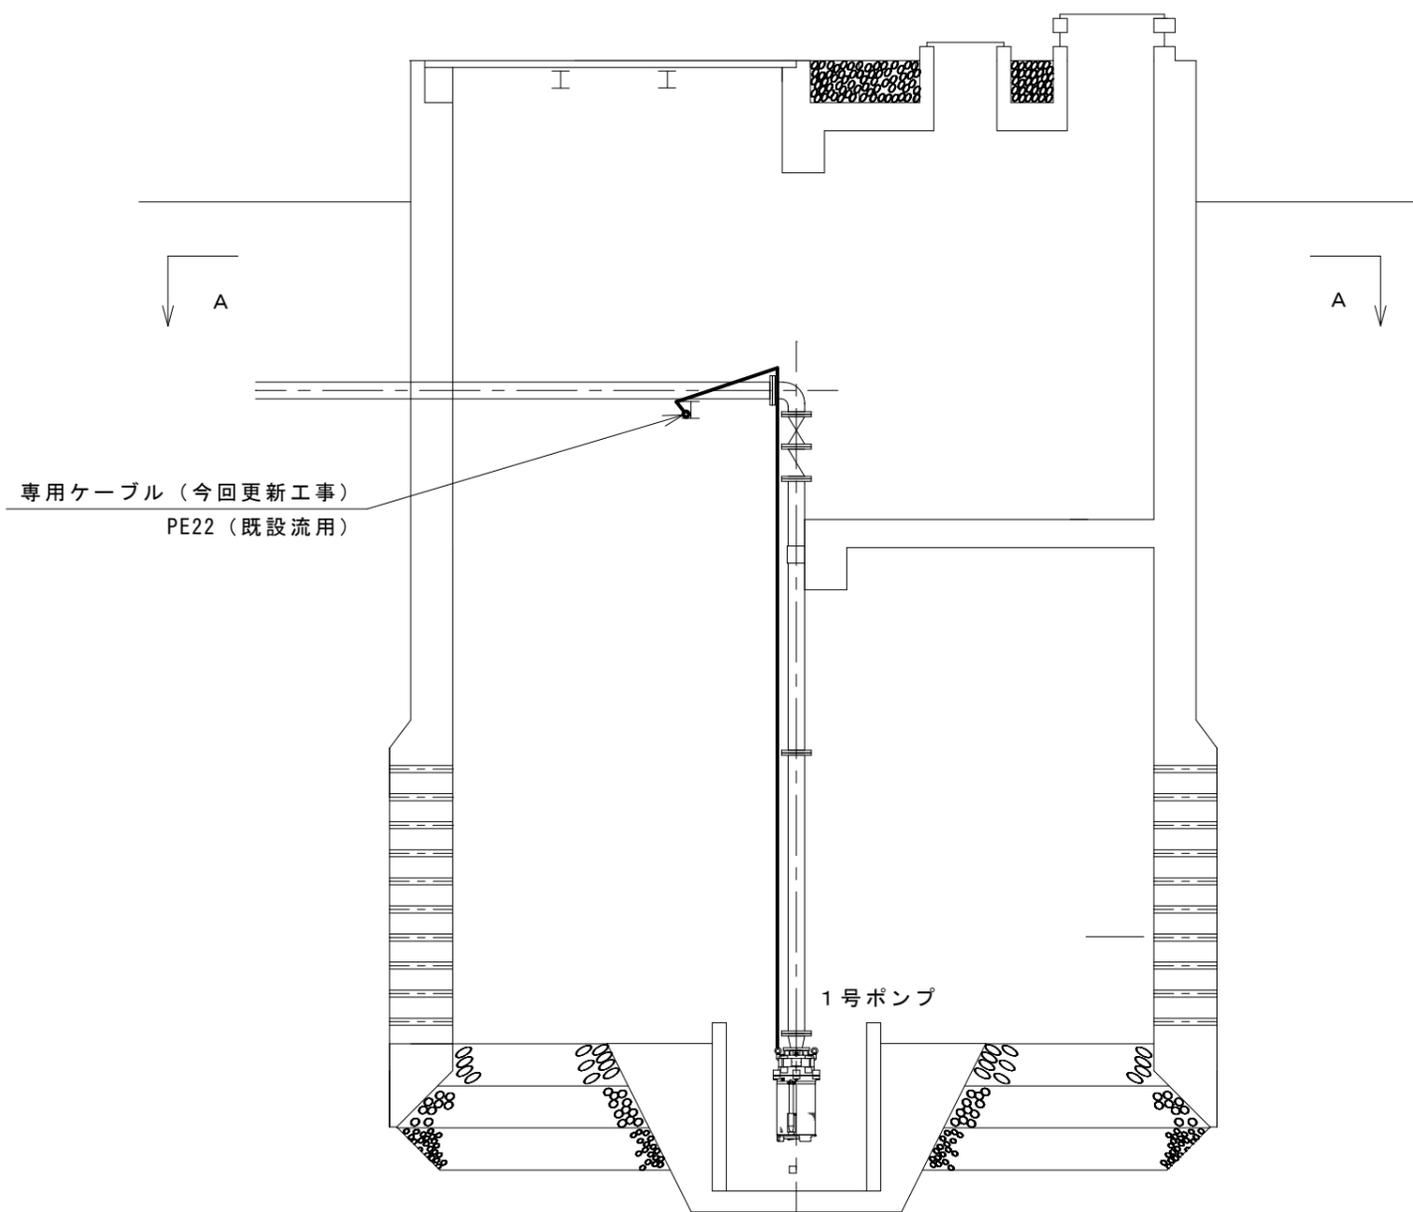

A - A 断面図

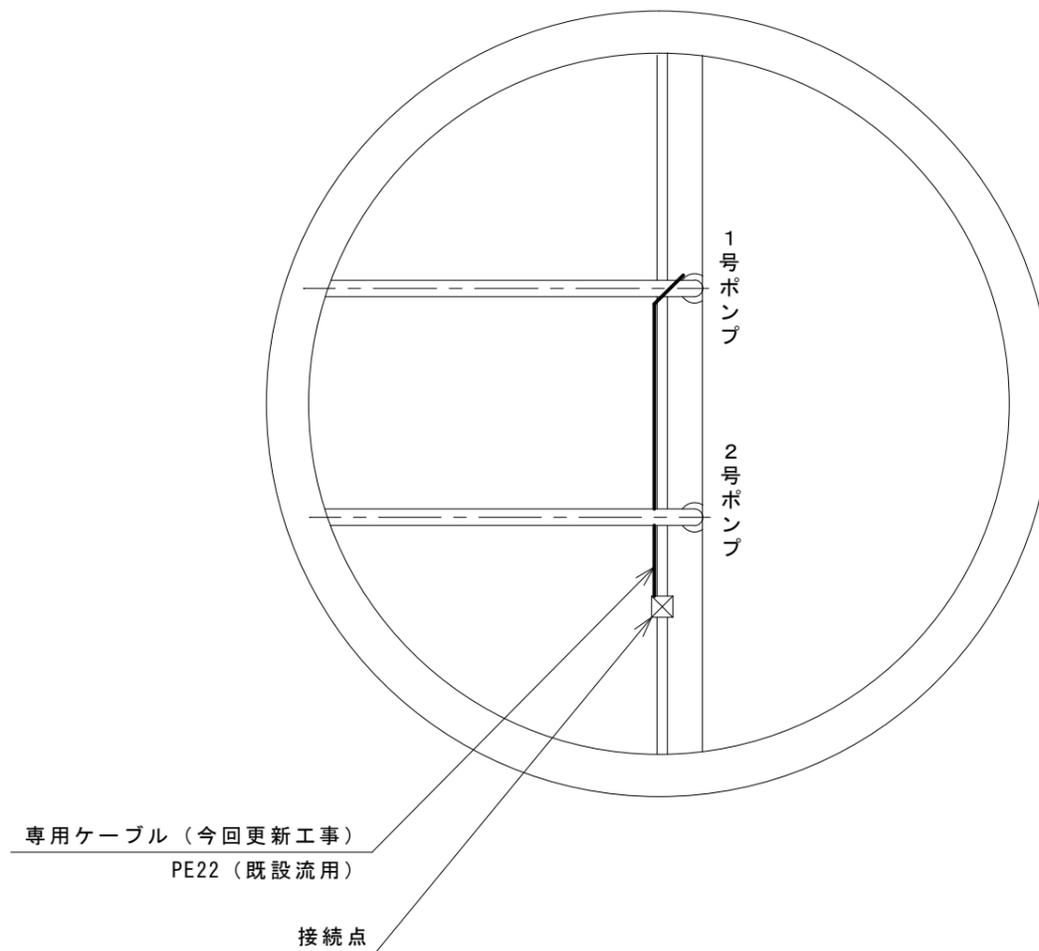


注1) 本図は、参考図であり施工現場と本図に相違がある場合にあっては相違箇所を再調査後、市監督員と協議のうえ詳細を決定すること。


修繕名	令和5年度 水施第2-2号 安濃工業用水道ポンプ場及び美里細野ポンプ場ポンプ取替修繕		
施工場所	津市 安濃町川西及び美里町北長野 地内		
図面名称	安濃工業用水道ポンプ場既設配線図		
縮尺	free	図面番号	3/5
津市上下水道事業局			

美里細野ポンプ場機械配置図


平面図

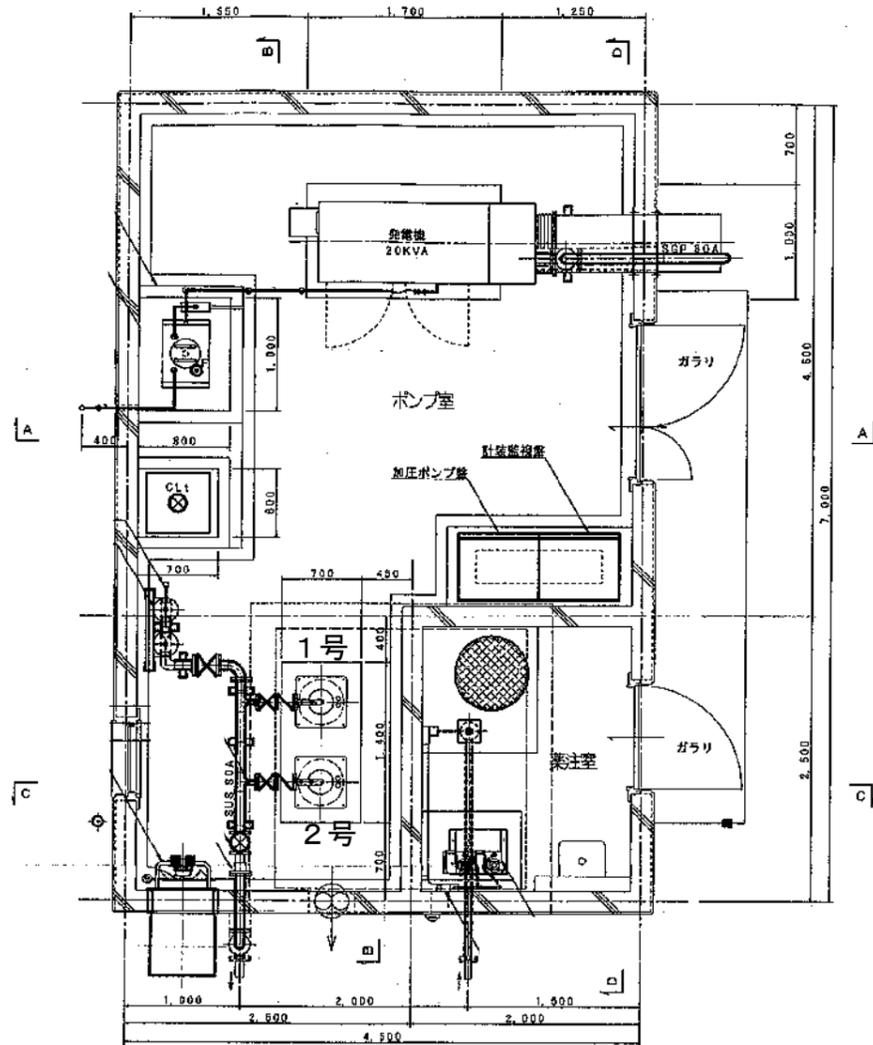


C-C断面図

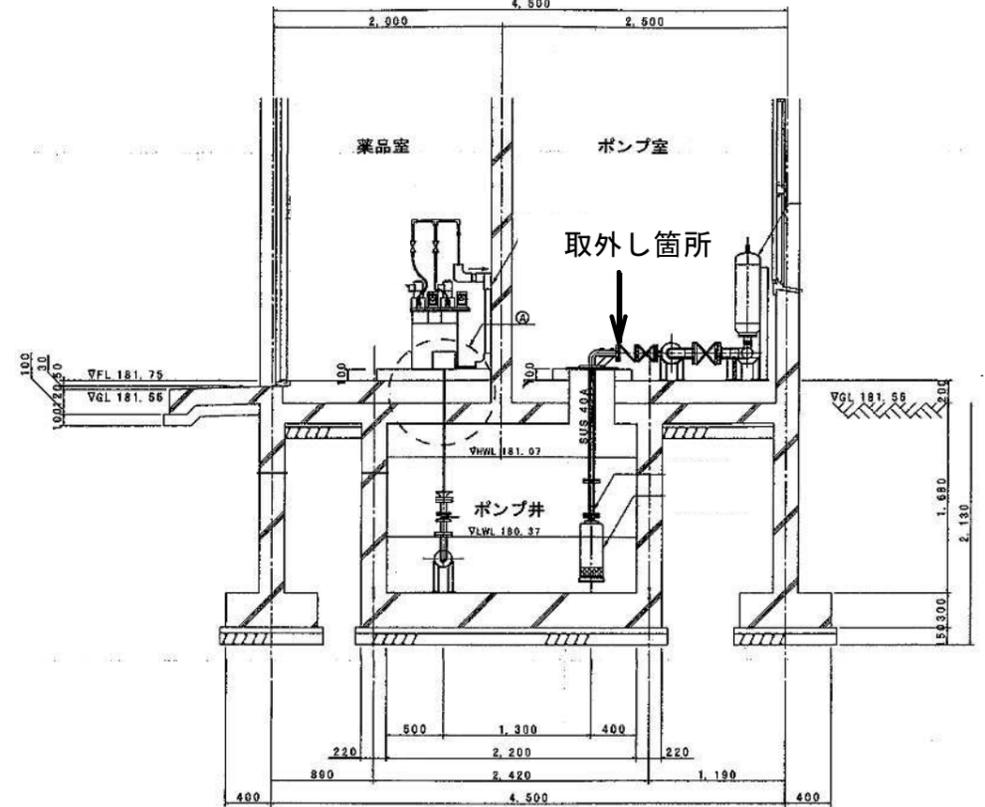

A-A断面図

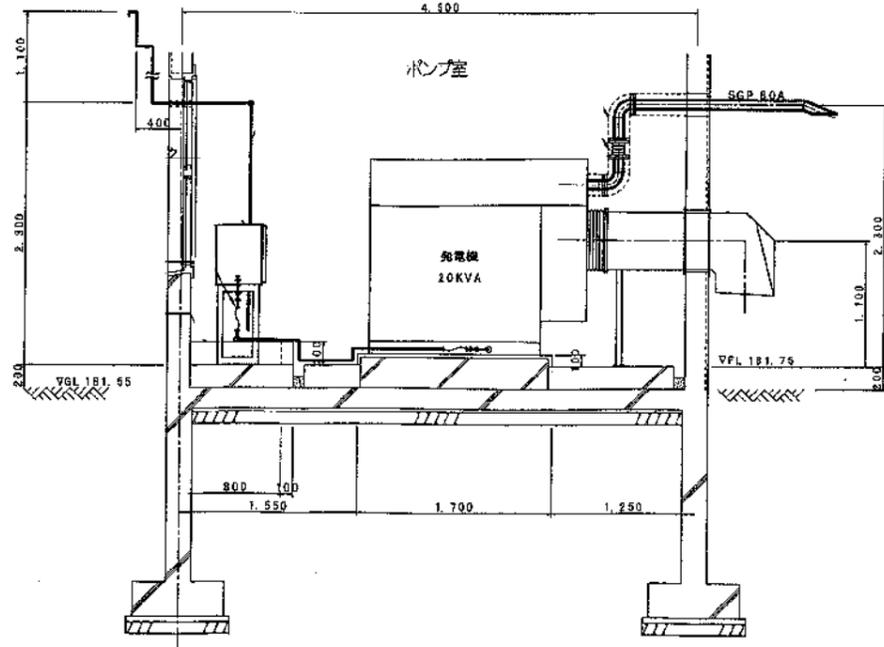

B-B断面図

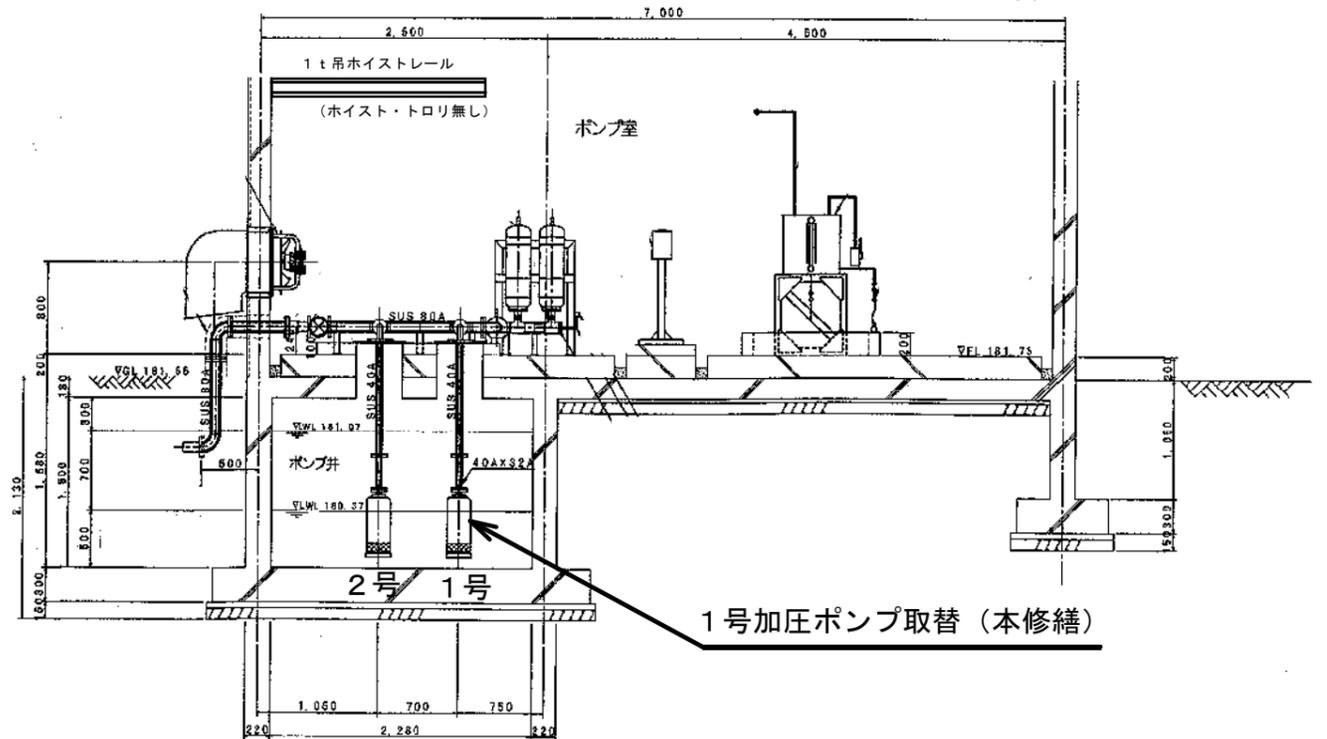

注1) 本図は、参考図であり施工現場と本図に相違がある場合にあつては相違箇所を再調査後、市監督員と協議のうえ詳細を決定すること。

修繕名	令和5年度水施設第2-2号 安濃工業用水道ポンプ場及び美里細野ポンプ場ポンプ取替修繕
施工場所	津市 安濃町川西及び美里町北長野 地内
図名	美里細野ポンプ場機械配置図
縮尺	free
図面番号	4/5
津市上下水道事業局	

