



施設平面図

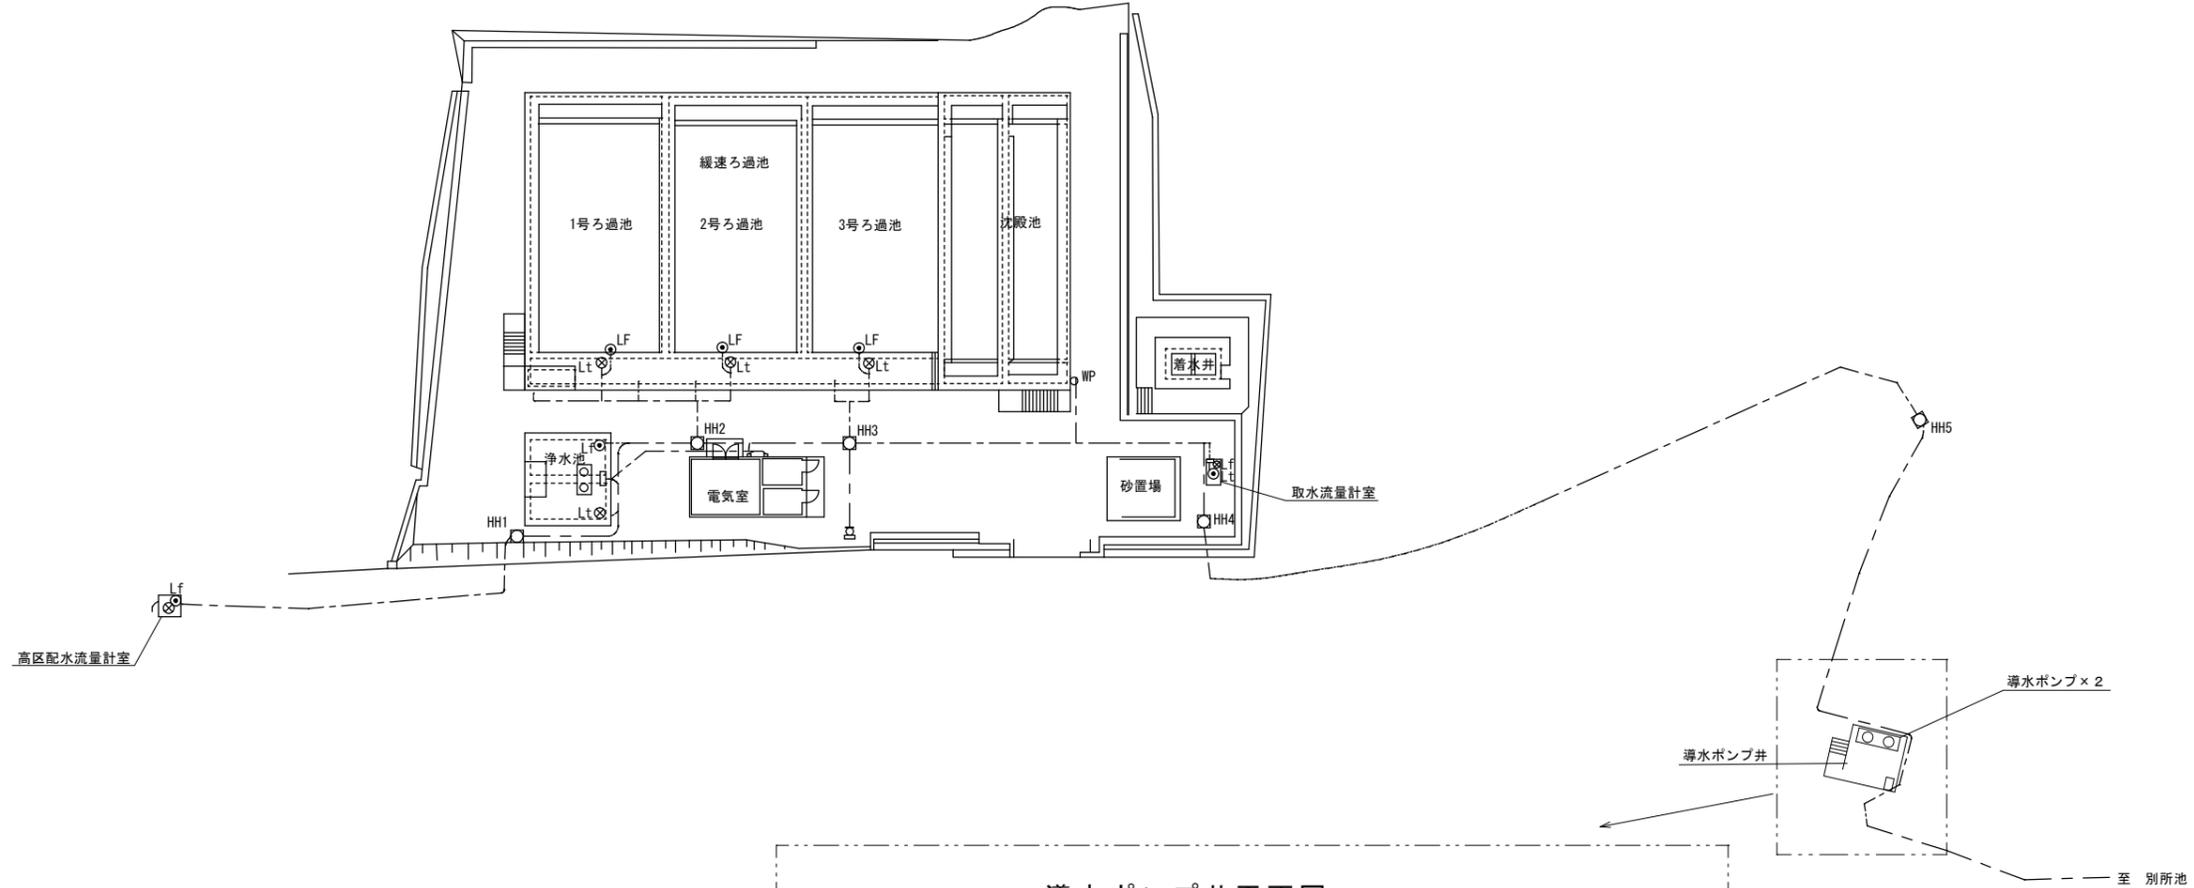

平面図



導水ポンプ井平面図

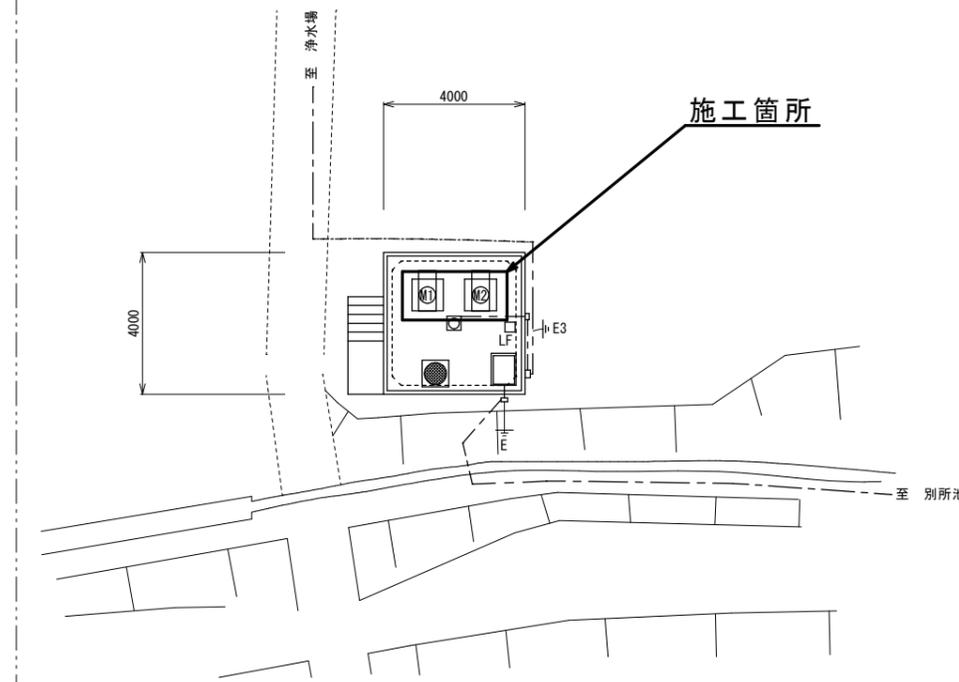


注1) 本図は、参考図であり施工現場と本図に相違がある場合にあつては相違箇所を再調査後、市監督員と協議のうえ詳細を決定すること。

修繕名	令和5年度水施第2-7号 久居金剛峰浄水場導水ポンプ取替修繕		
施工場所	津市 榑原町 地内		
図名	施設平面図		
縮尺	free	図面番号	1/4
津市上下水道事業局			


久居金剛峰浄水場導水ポンプ据付図

台板口650mm × t 16 (今回ケレン・塗装)


平面図

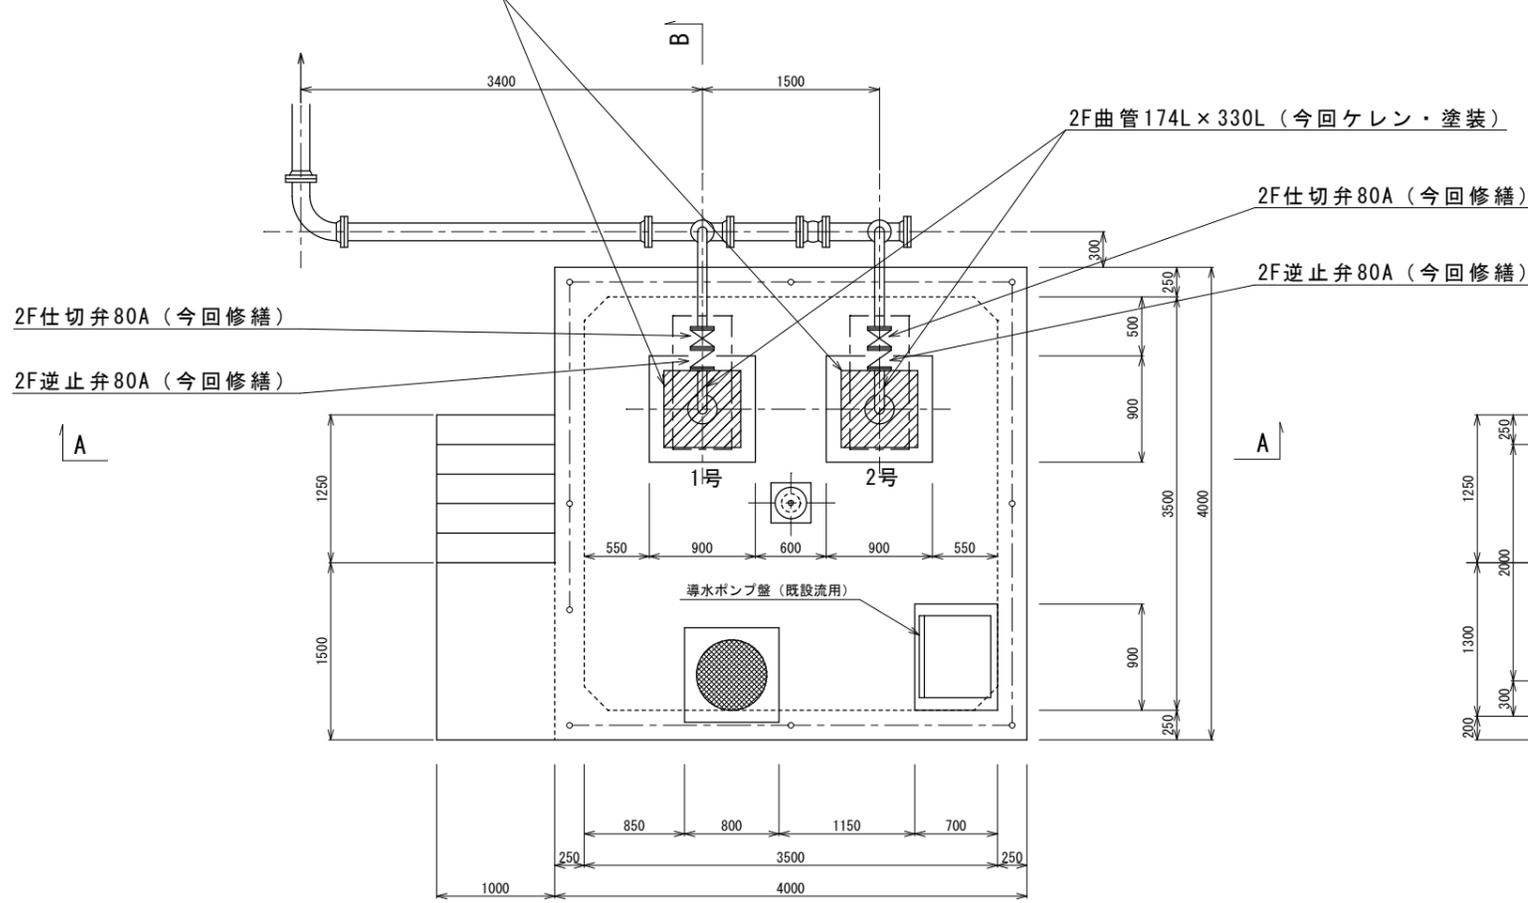

B-B 断面図

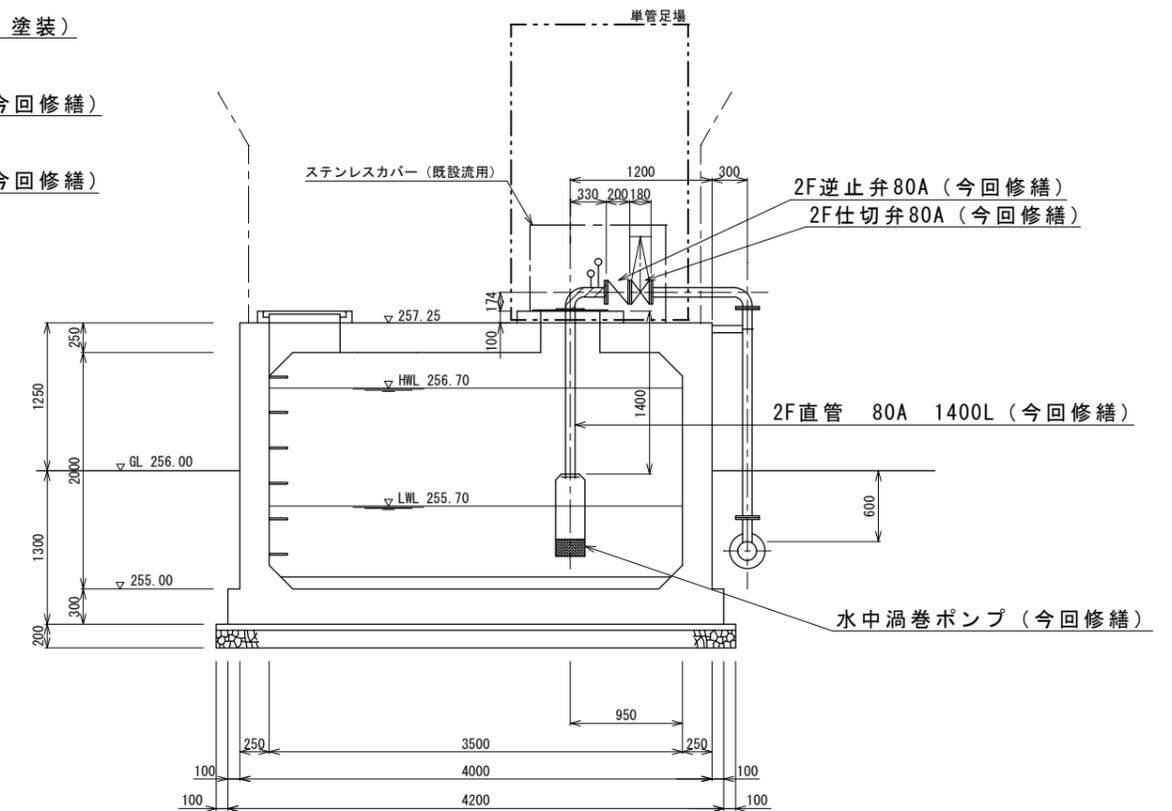

A-A 断面図



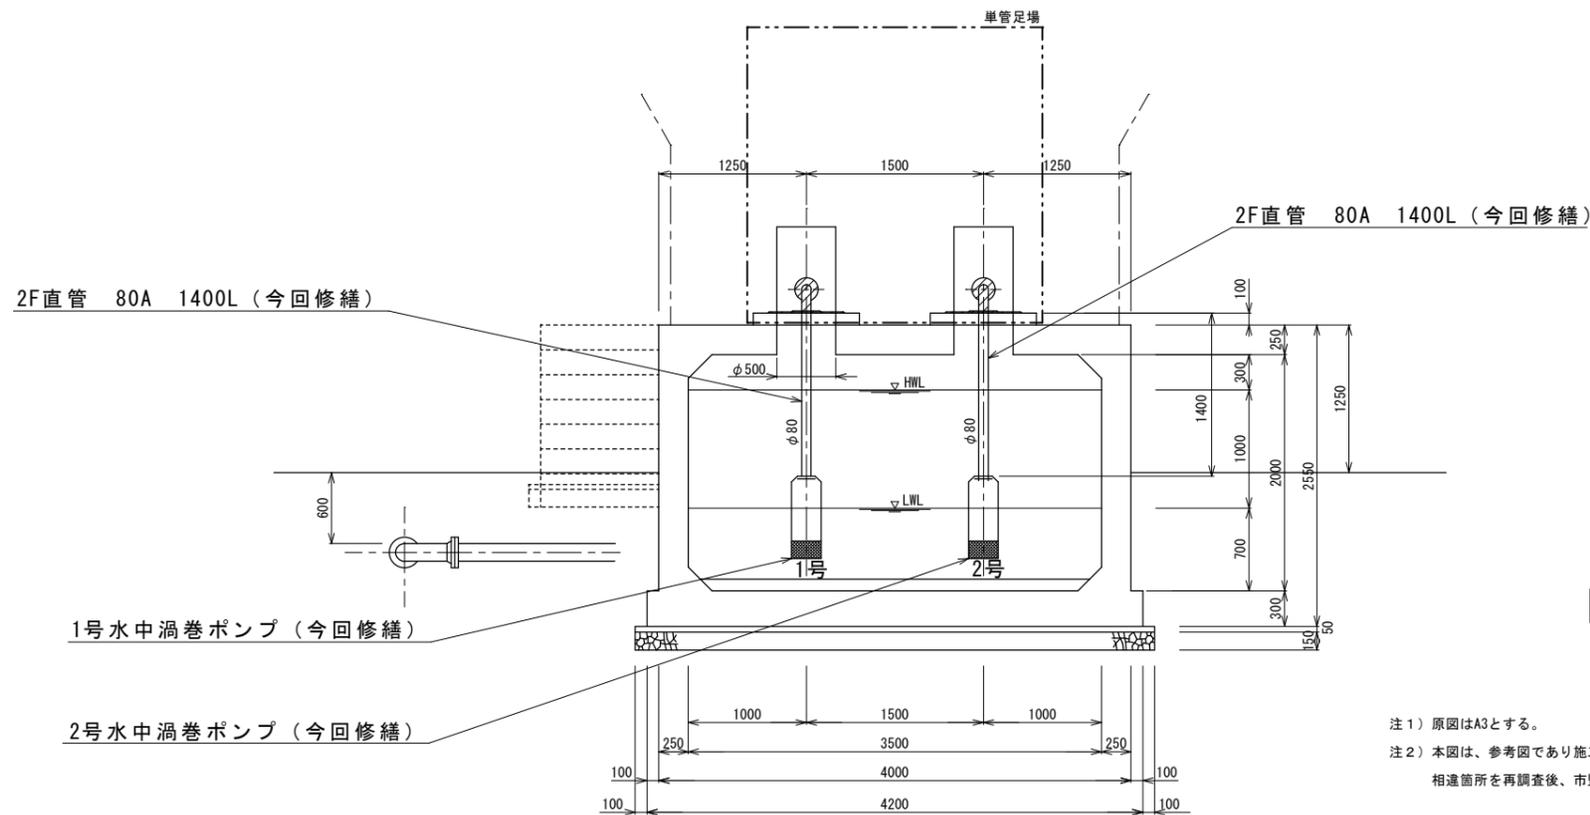


： 塗装範囲

注1) 原図はA3とする。
 注2) 本図は、参考図であり施工現場と本図に相違がある場合にあっては相違箇所を再調査後、市監督員と協議のうえ詳細を決定すること。

修繕名	令和5年度水施第2-7号 久居金剛峰浄水場導水ポンプ取替修繕		
施工場所	津市 榊原町 地内		
図名	久居金剛峰浄水場導水ポンプ据付図		
縮尺	1/60	図面番号	2/4
津市上下水道事業局			

久居金剛峰浄水場台板詳細図

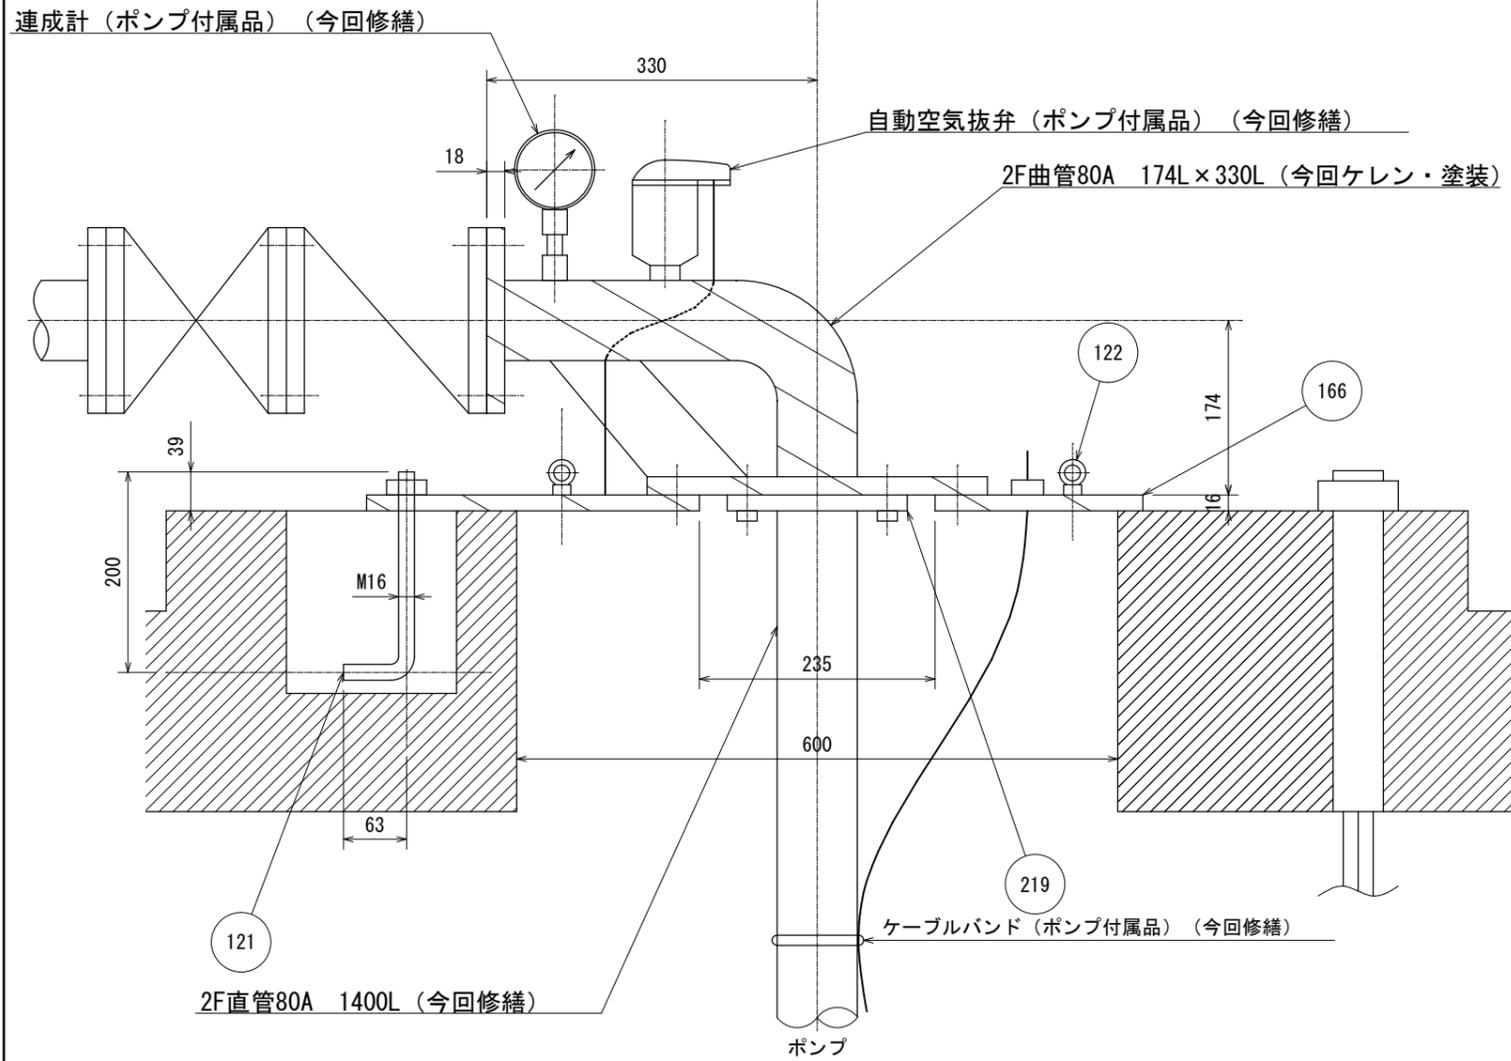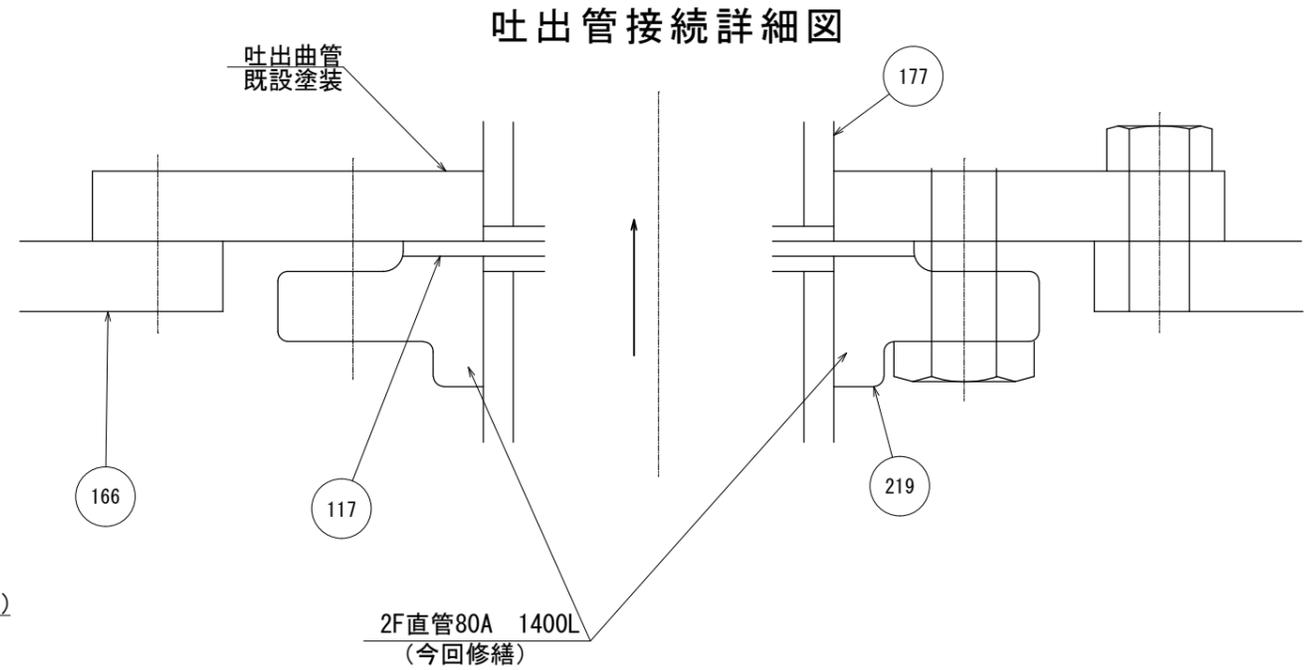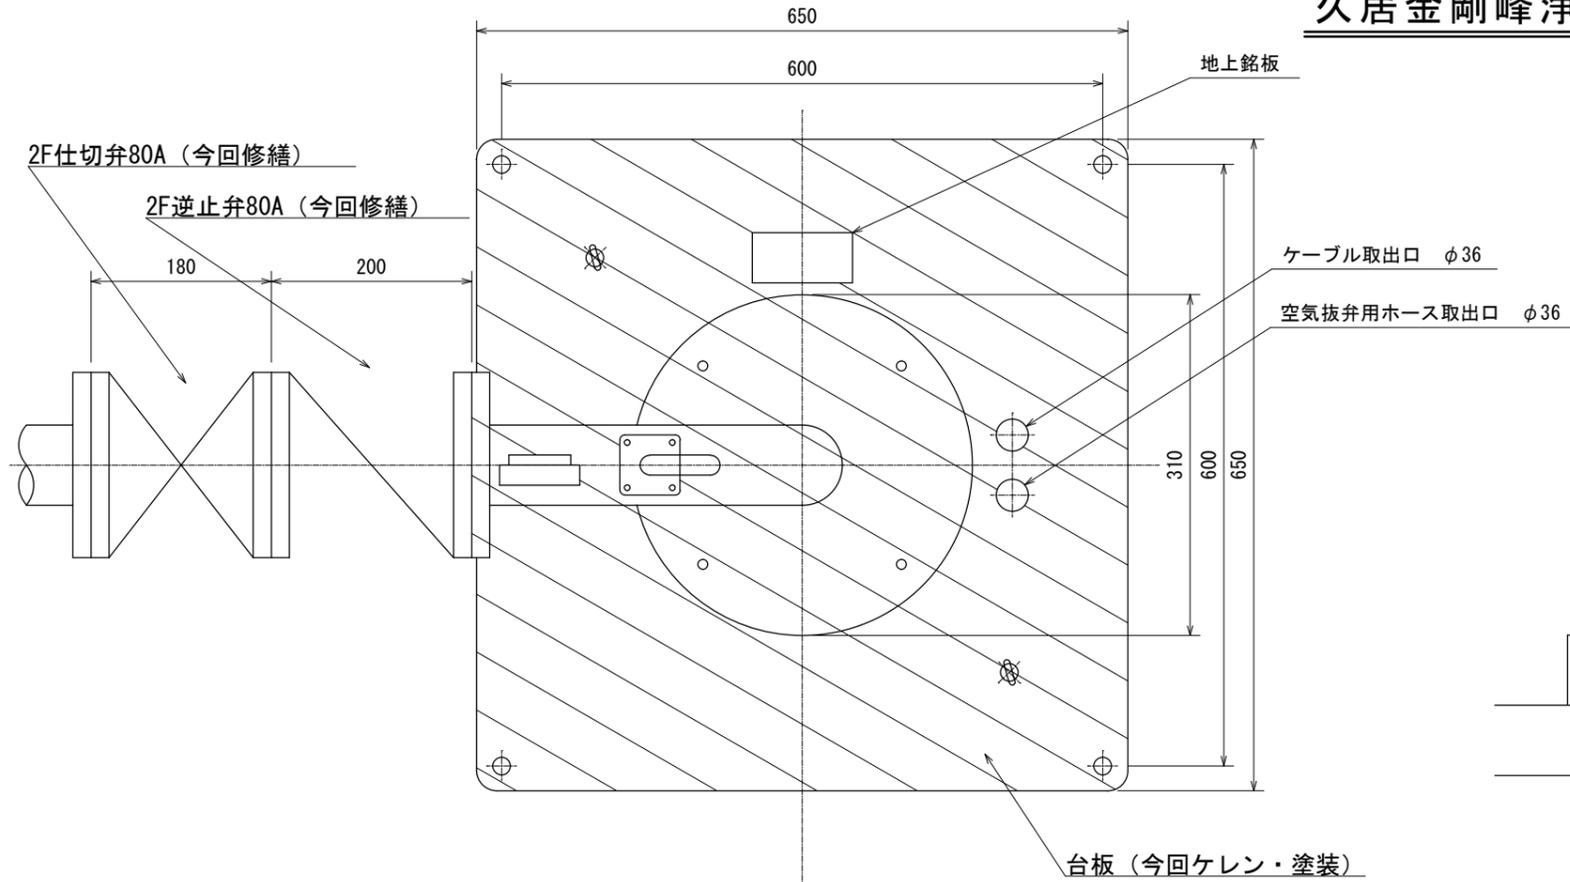

番号	部品名	材質	個数
219	相フランジ	SUS304	2本
177	吐出曲管	SS41	1
166	台板	SS41	1
122	吊りボルト	SS41	2
121	基礎ボルト	SS41	4
117	フランジパッキン	ゴム/NR	2



: 塗装範囲

注1) 本図は、参考図であり施工現場と本図に相違がある場合にあつては相違箇所を再調査後、市監督員と協議のうえ詳細を決定すること。

修繕名	令和5年度水施第2-7号 久居金剛峰浄水場導水ポンプ取替修繕		
施工場所	津市 榊原町 地内		
図名	久居金剛峰浄水場台板詳細図		
縮尺	free	図面番号	3/4
津市上下水道事業局			

久居金剛峰浄水場導水ポンプ既設配線図

導水ポンプ井配線系統図

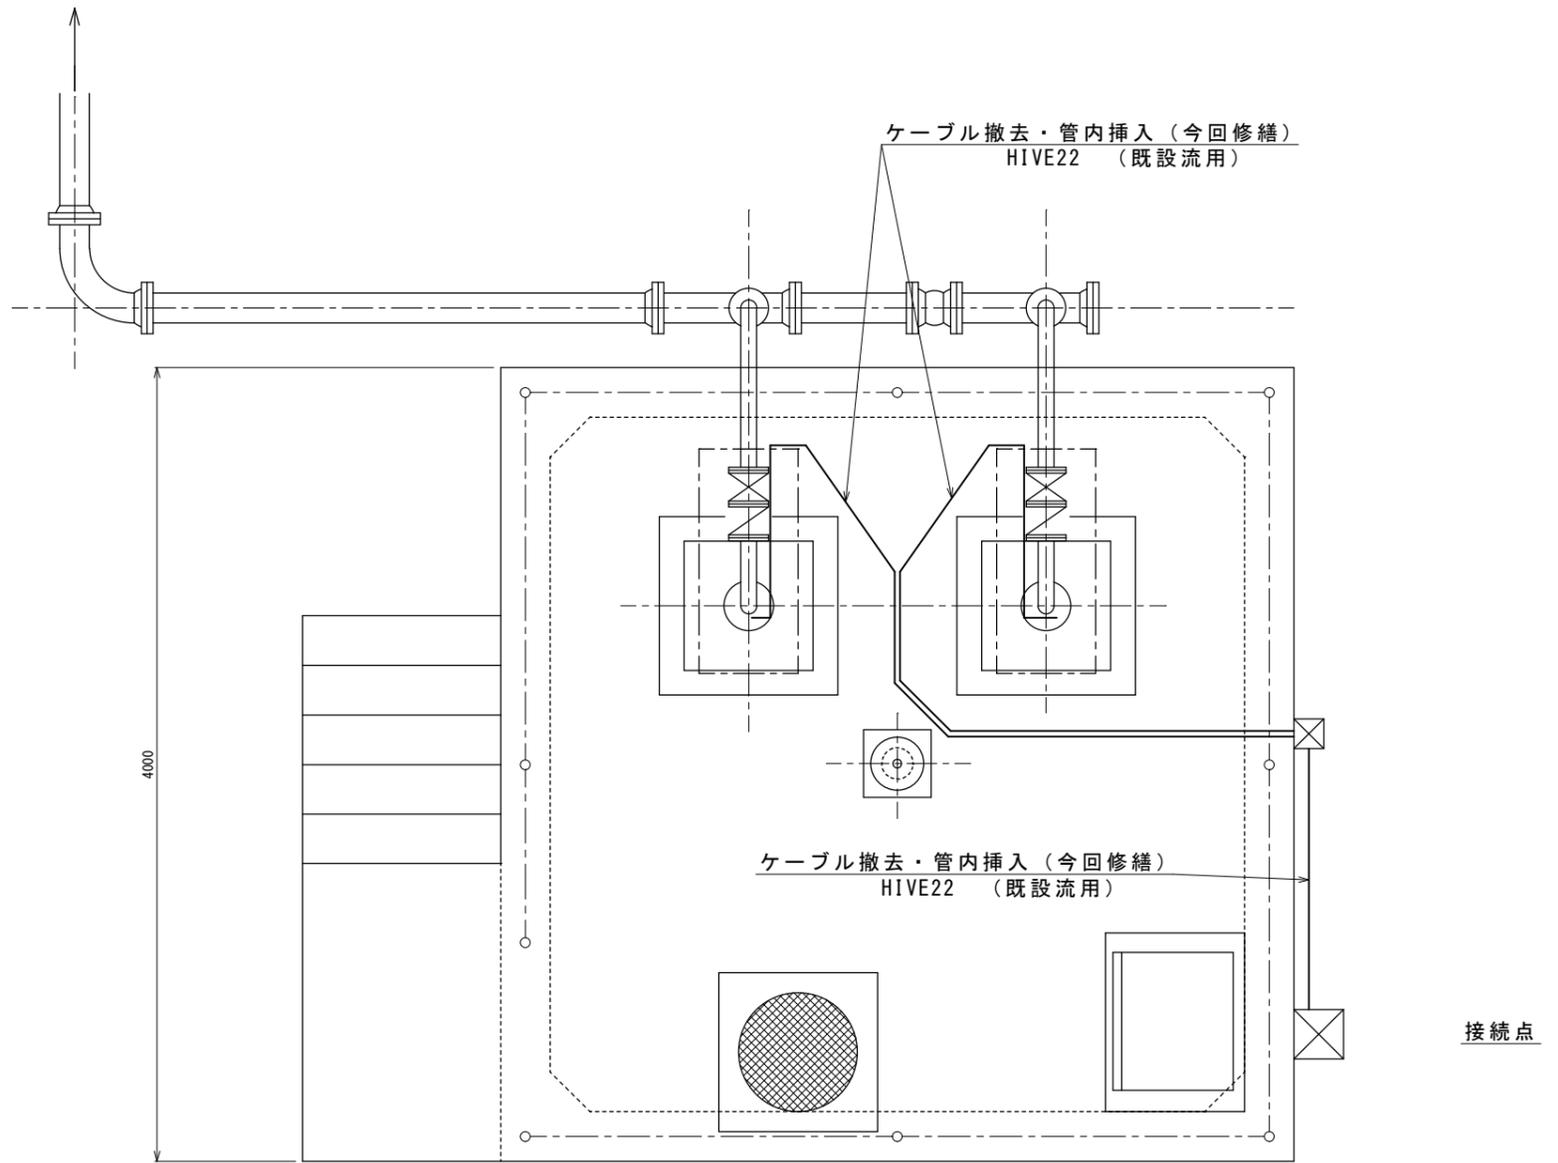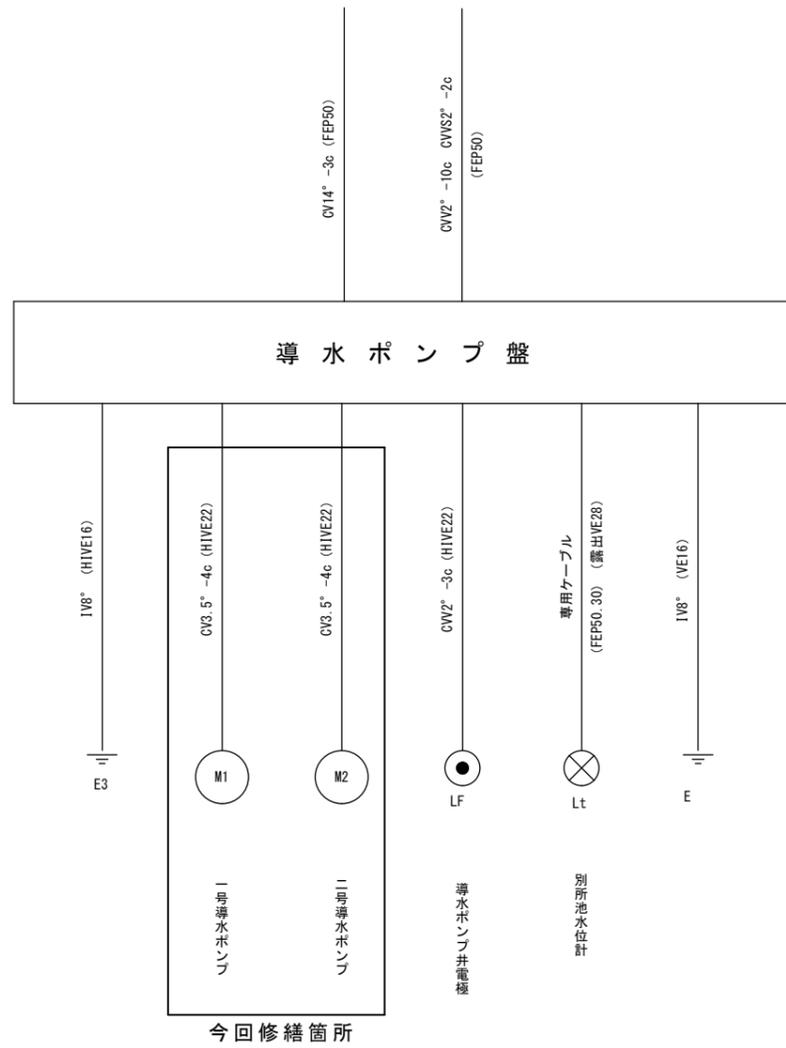

注1) 本図は、参考図であり施工現場と本図に相違がある場合にあつては相違箇所を再調査後、市監督員と協議のうえ詳細を決定すること。

修繕名	令和5年度水施第2-7号 久居金剛峰浄水場導水ポンプ取替修繕		
施工場所	津市 榑原町 地内		
図名	久居金剛峰浄水場導水ポンプ既設配線図		
縮尺	free	図面番号	4/4
津市上下水道事業局			