


# マンホールポンプ据付図 (参考)

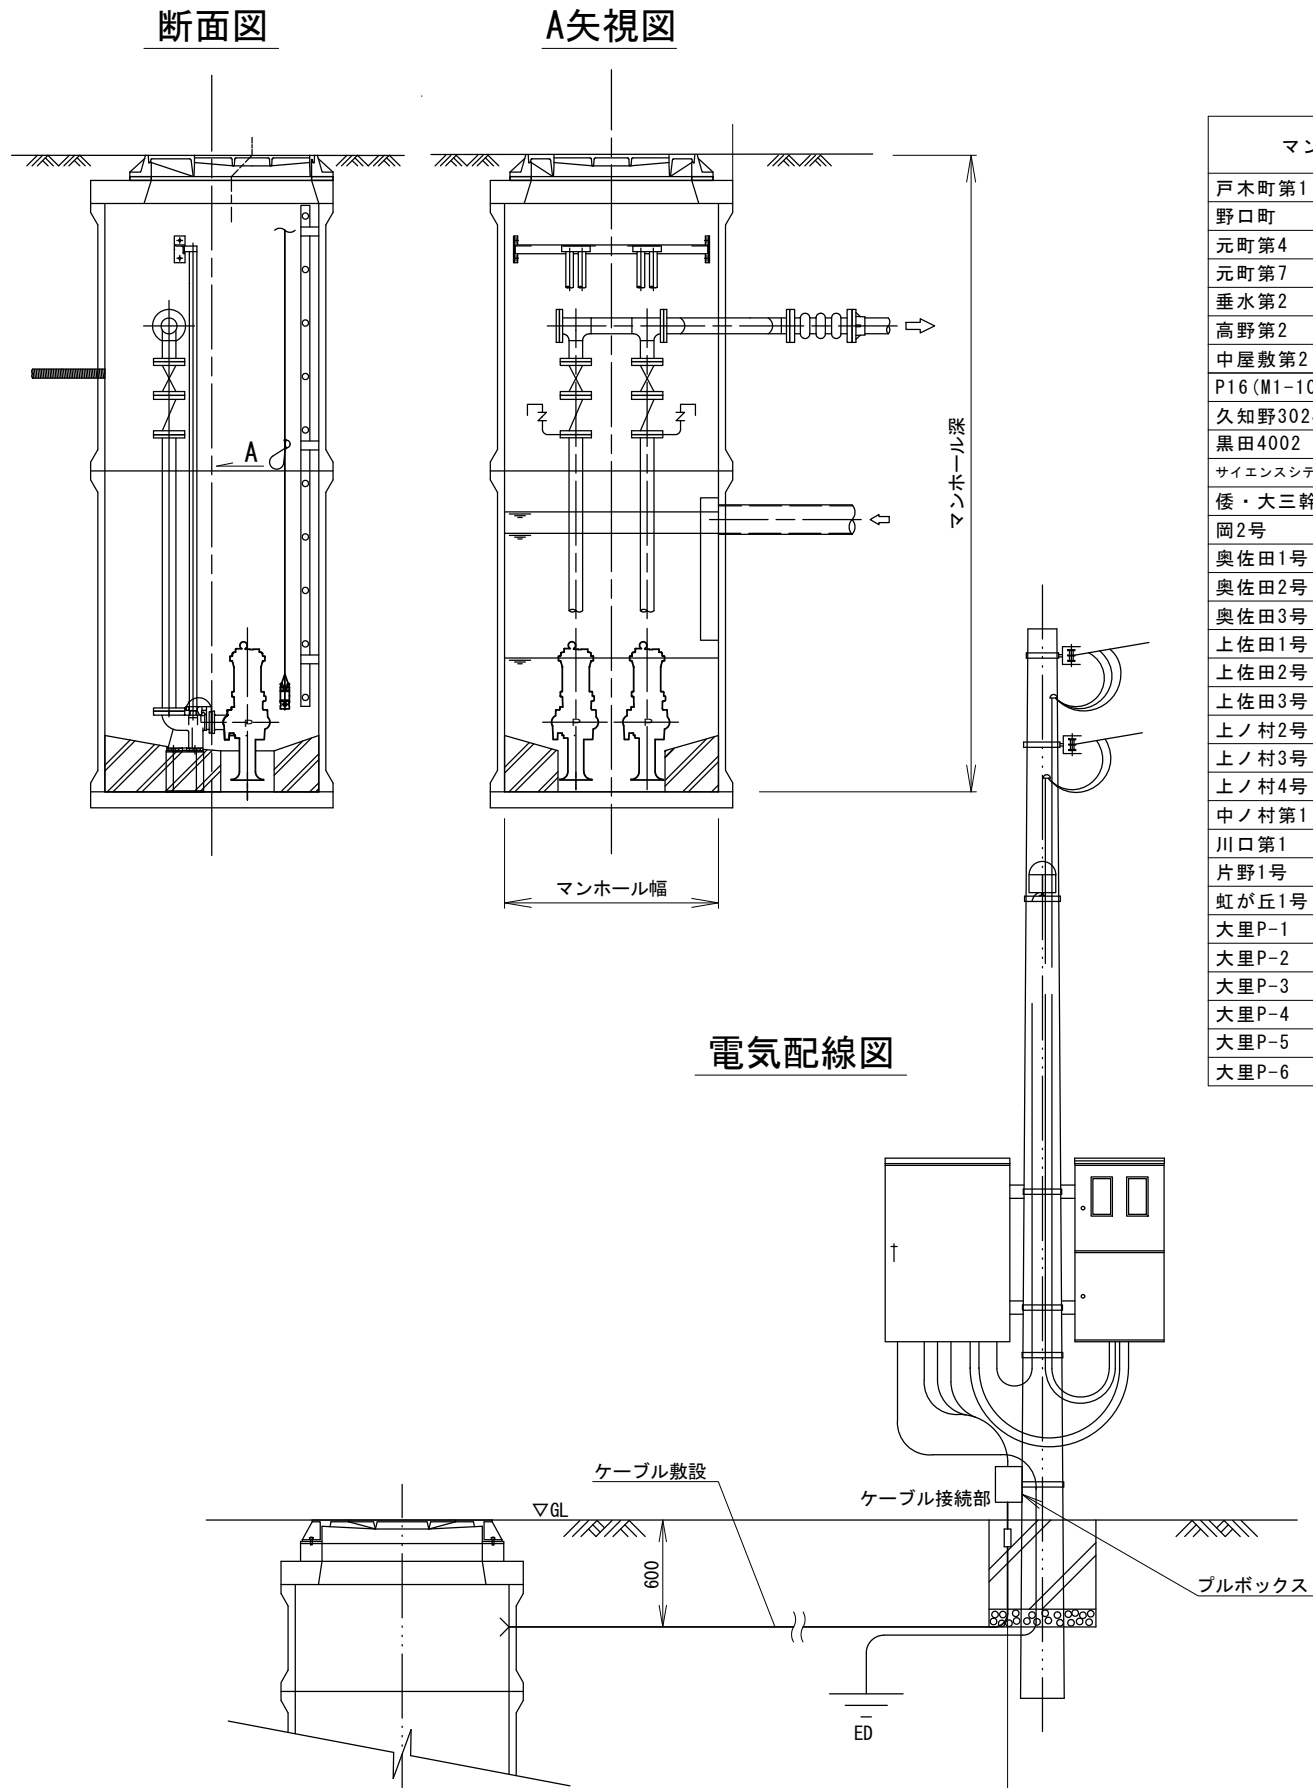

マンホールポンプ名称	ポンプ規格					施工内容			据付条件			既設ポンプ		
	口径	出力	全揚程	ケーブル長	吐出量	No. 1ポンプ	No. 2ポンプ	非常用通報装置	マンホール深	マンホール幅	ケーブル敷設長	ポンプ形式 (参考)	保護装置	
戸木町第1	マンホールポンプ	80mm	5.5kw	14.5m	20m	0.546m <sup>3</sup> /min	—	○	—	4.0m	1.5m	6.0m	KS-VG805AA (クボタ)	AC/浸水検知器
野口町	マンホールポンプ	80mm	3.7kw	11.4m	10m	0.280m <sup>3</sup> /min	○	—	—	4.8m	1.5m	10.0m	KS-VG803AA (クボタ)	AC/浸水検知器
元町第4	マンホールポンプ	80mm	3.7kw	9.2m	20m	0.713m <sup>3</sup> /min	—	○	—	2.8m	1.2m	3.0m	KS-VG803AA (クボタ)	AC/浸水検知器
元町第7	マンホールポンプ	65mm	3.7kw	15.2m	20m	0.160m <sup>3</sup> /min	○	—	—	2.8m	1.2m	2.0m	KS-VH65AA (クボタ)	AC/浸水検知器
垂水第2	マンホールポンプ	80mm	3.7kw	14.6m	20m	0.280m <sup>3</sup> /min	○	—	—	7.5m	1.2m	7.0m	KS-N803AA (クボタ)	AC/浸水検知器
高野第2	マンホールポンプ	80mm	3.7kw	4.5m	25m	0.800m <sup>3</sup> /min	○	—	—	6.0m	1.5m	8.0m	KS-VO 803GA (クボタ)	AC/浸水検知器
中屋敷第2	マンホールポンプ	65mm	1.5kw	5.1m	15m	0.160m <sup>3</sup> /min	○	—	—	3.1m	1.2m	2.0m	65DMV261.5 (荏原)	AC/浸水検知器
P16 (M1-100-2)	マンホールポンプ	80mm	15.0kw	29.6m	15m	0.282m <sup>3</sup> /min	○	—	—	2.5m	1.5m	6.0m	KS-VG815AA (クボタ)	AC/浸水検知器
久知野3024	マンホールポンプ	50mm	0.75kw	4.5m	10m	0.205m <sup>3</sup> /min	—	○	—	3.0m	1.2m	8.0m	UV2 50-60.75 (日立)	AC/浸水検知器
黒田4002	マンホールポンプ	50mm	0.75kw	4.5m	10m	0.205m <sup>3</sup> /min	—	○	—	2.5m	1.2m	7.0m	UV2 50-60.75 (日立)	AC/浸水検知器
サイエンスシティ工業排水	マンホールポンプ	—	—	—	—	—	—	○	—	—	—	—	—	—
倭・大三幹線1号	マンホールポンプ	—	—	—	—	—	—	○	—	—	—	—	—	—
岡2号	マンホールポンプ	—	—	—	—	—	—	○	—	—	—	—	—	—
奥佐田1号	マンホールポンプ	—	—	—	—	—	—	○	—	—	—	—	—	—
奥佐田2号	マンホールポンプ	—	—	—	—	—	—	○	—	—	—	—	—	—
奥佐田3号	マンホールポンプ	—	—	—	—	—	—	○	—	—	—	—	—	—
上佐田1号	マンホールポンプ	—	—	—	—	—	—	○	—	—	—	—	—	—
上佐田2号	マンホールポンプ	—	—	—	—	—	—	○	—	—	—	—	—	—
上佐田3号	マンホールポンプ	—	—	—	—	—	—	○	—	—	—	—	—	—
上ノ村2号	マンホールポンプ	—	—	—	—	—	—	○	—	—	—	—	—	—
上ノ村3号	マンホールポンプ	—	—	—	—	—	—	○	—	—	—	—	—	—
上ノ村4号	マンホールポンプ	—	—	—	—	—	—	○	—	—	—	—	—	—
中ノ村第1	マンホールポンプ	—	—	—	—	—	—	○	—	—	—	—	—	—
川口第1	マンホールポンプ	—	—	—	—	—	—	○	—	—	—	—	—	—
片野1号	マンホールポンプ	—	—	—	—	—	—	○	—	—	—	—	—	—
虹が丘1号	マンホールポンプ	—	—	—	—	—	—	○	—	—	—	—	—	—
大里P-1	マンホールポンプ	—	—	—	—	—	—	○	—	—	—	—	—	—
大里P-2	マンホールポンプ	—	—	—	—	—	—	○	—	—	—	—	—	—
大里P-3	マンホールポンプ	—	—	—	—	—	—	○	—	—	—	—	—	—
大里P-4	マンホールポンプ	—	—	—	—	—	—	○	—	—	—	—	—	—
大里P-5	マンホールポンプ	—	—	—	—	—	—	○	—	—	—	—	—	—
大里P-6	マンホールポンプ	—	—	—	—	—	—	○	—	—	—	—	—	—

※本図は、参考図であり施工現場と本図に相違ある場合にあつては相違箇所を再調査後、市監督員と協議のうえ、詳細を決定すること。

※この図面はA3サイズを原寸とする。

修繕名	令和5年度下工第2-2号 戸木町第1マンホールポンプ ほか31箇所ポンプ等取替修繕		
修繕箇所	津市戸木町ほか19町地内		
図面の種類	マンホールポンプ据付図		
縮尺	図面番号	1/1	
事業所名	津市上下水道事業局 下水道工務課		