



2F平面図

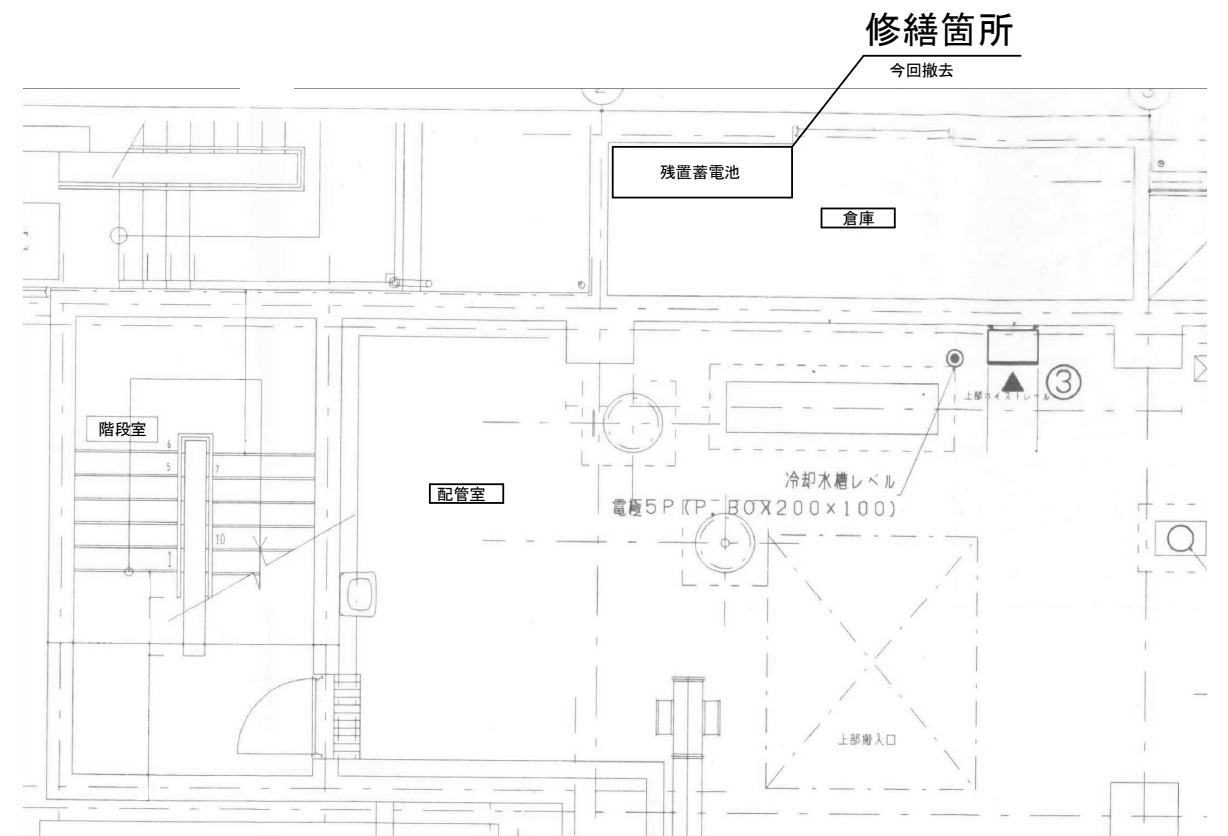


1F平面図

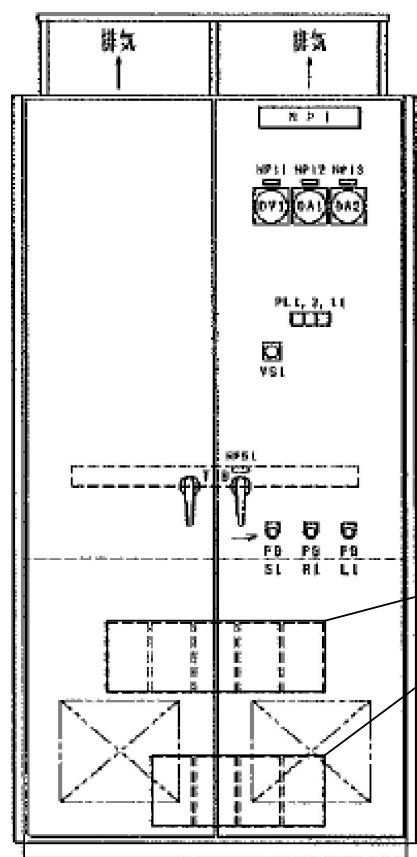


直流電源盤 外形図

修繕箇所

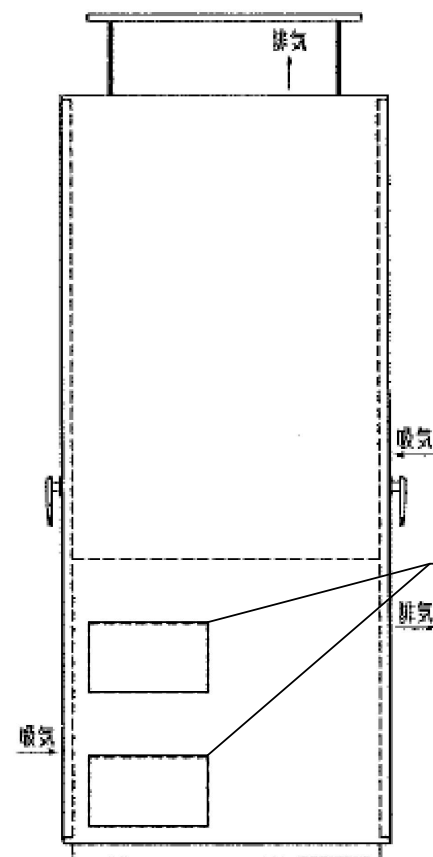

修繕箇所

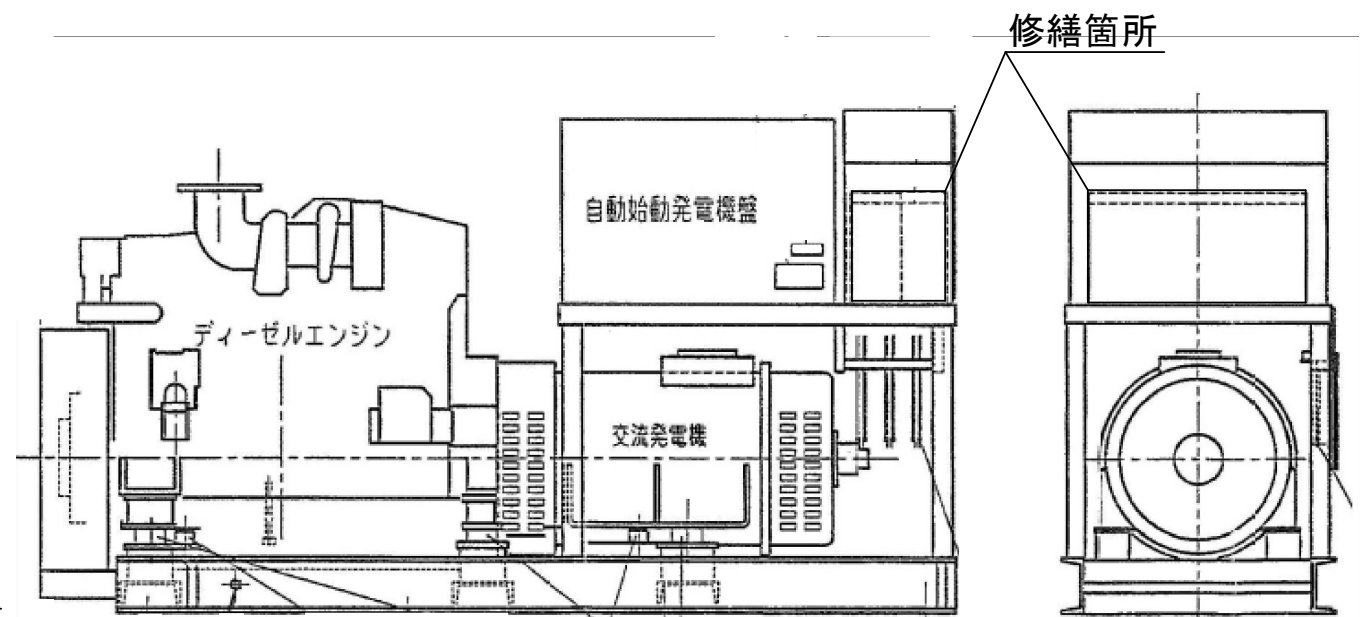

自家発電装置 外形図

修繕箇所

※本図は、参考図であり施工現場と本図に相違ある場合にあつては相違箇所を再調査後、市監督員と協議のうえ、詳細を決定すること。

修繕名	令和5年度下施雨第2-5号 掘削ポンプ場特殊電源設備(蓄電池)修繕
施工場所	津市 香良洲町 地内
図面名	平面図・外形図
縮尺	図面番号 1/1
事務所名	津市上下水道事業局下水道施設課

原図: A3