
 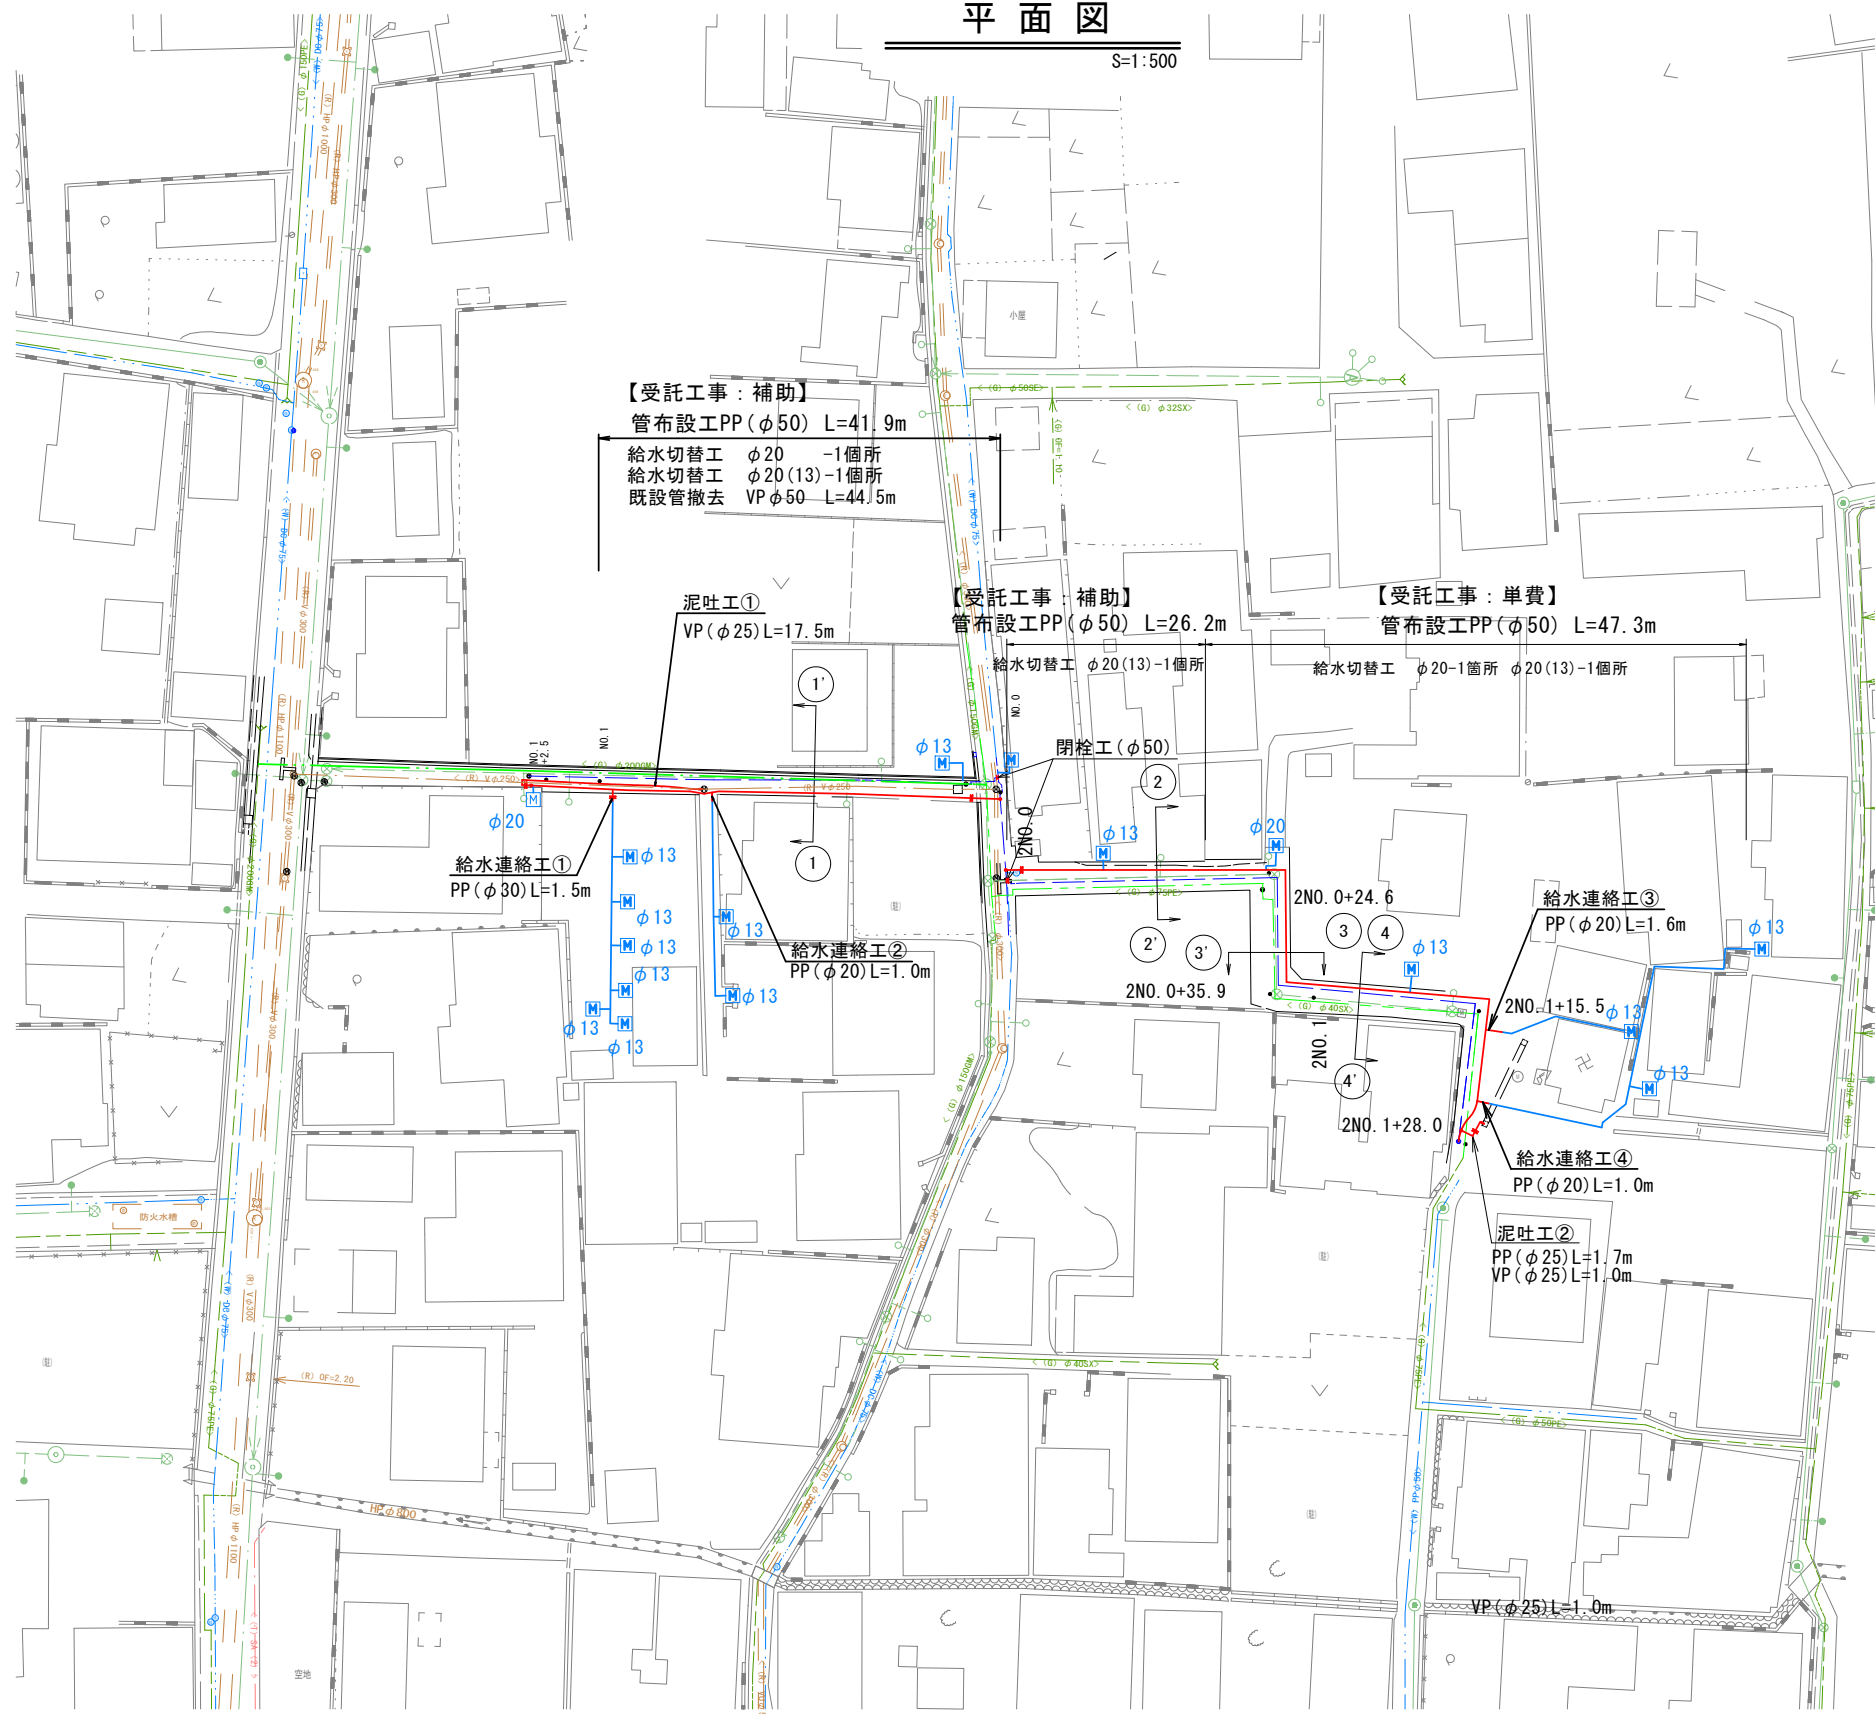


設計図

平面図

S=1:500



【受託工事：補助】
 管布設工PP(φ50) L=41.9m
 給水切替工 φ20 -1個所
 給水切替工 φ20(13)-1個所
 既設管撤去 VPφ50 L=44.5m

泥吐工①
 VP(φ25)L=17.5m

【受託工事：補助】
 管布設工PP(φ50) L=26.2m

【受託工事：単費】
 管布設工PP(φ50) L=47.3m

給水連絡工①
 PP(φ30)L=1.5m

給水連絡工②
 PP(φ20)L=1.0m

給水連絡工③
 PP(φ20)L=1.6m

給水連絡工④
 PP(φ20)L=1.0m

泥吐工②
 PP(φ25)L=1.7m
 VP(φ25)L=1.0m

占用物件凡例

線種	名称
— (Red)	水道管(新設)
— (Blue)	既設水道管
— (Green)	既設下水管
— (Dashed Green)	下水管(計画)
— (Orange)	既設雨水管
— (Purple)	ガス





※この図面はA2サイズを原寸とする。

津市上下水道事業局			
工事名	令和5年度水工第23号 公共下水道事業に伴う白塚町地内 配水管移設工事		
図面の種類	平面図		
縮尺	図示	図面番号	1/5
受注者名			

設 計 図

横 断 面 図

S=1:100

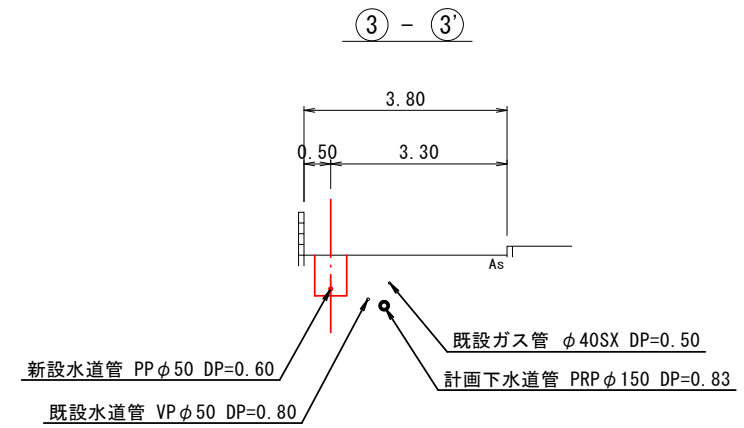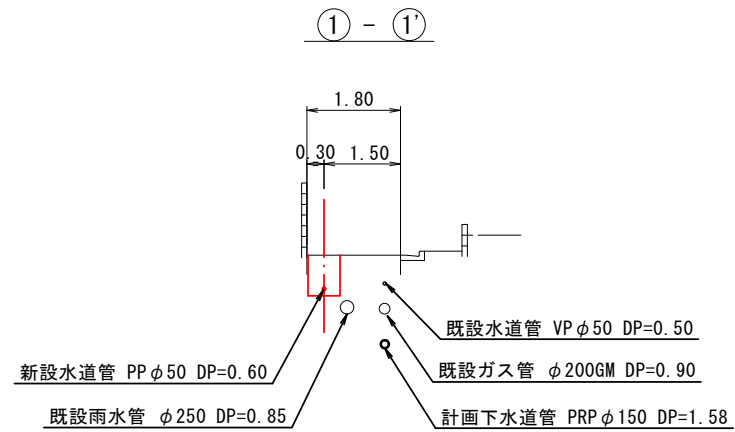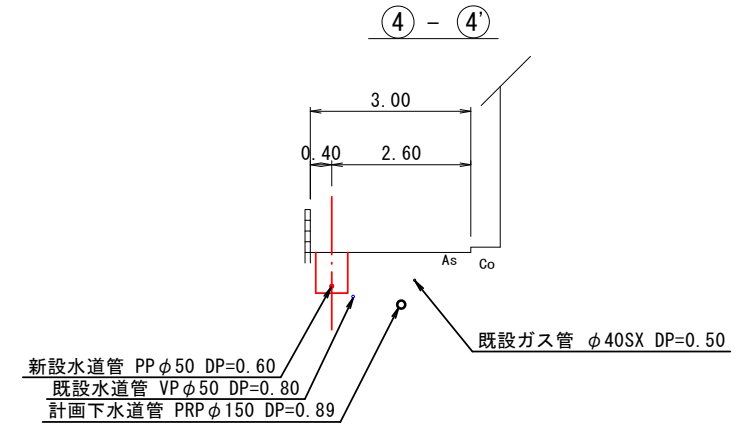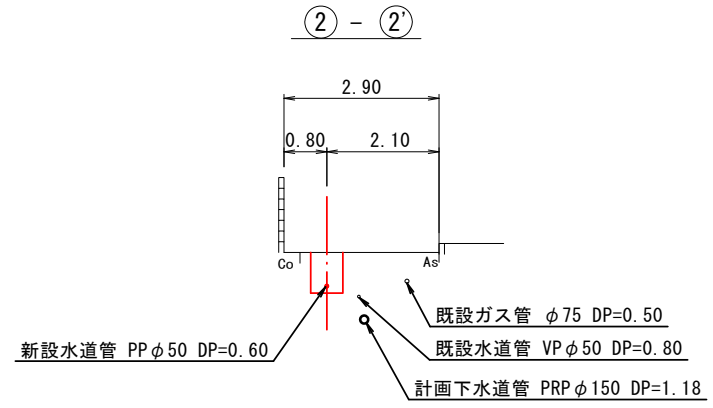


※この図面はA2サイズを原寸とする。

津市上下水道事業局			
工 事 名	令和5年度水工第23号 公共下水道事業に伴う白塚町地内 配水管移設工事		
図面の種類	横 断 面 図		
縮 尺	図 示	図面番号	2/5
受注者名			


設計図

土工定規図


S=1:20

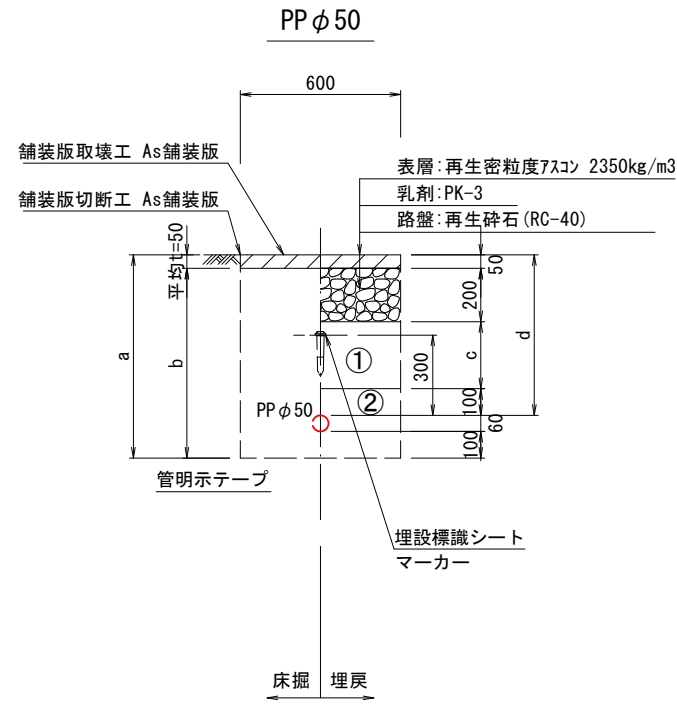

φ50				
土被り	a	b	c	d
600	760	710	250	600

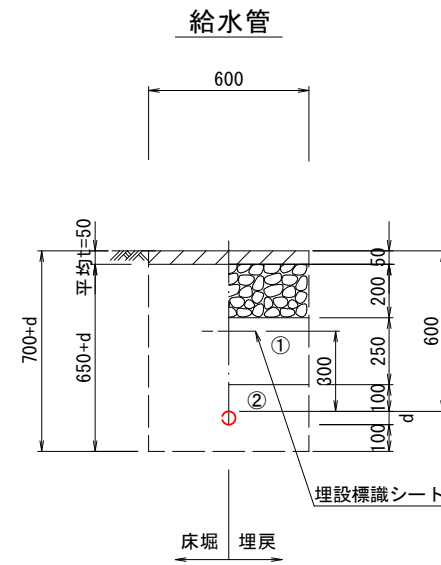


給水管外径 d	
φ13	d=20mm
φ20	d=25mm
φ25	d=30mm
φ30	d=40mm
φ40	d=50mm
φ50	d=60mm

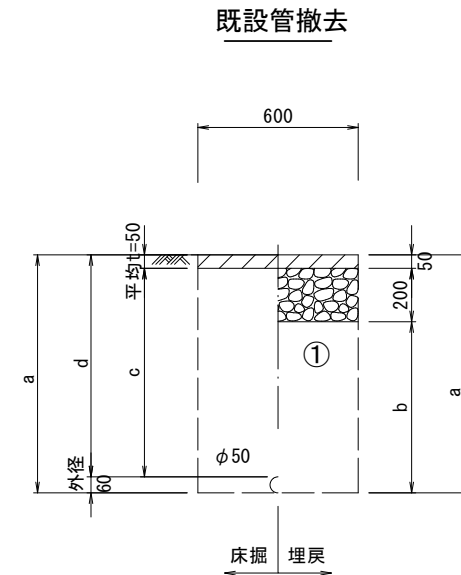

φ50				
土被り	a	b	c	d
500	560	310	450	500

泥吐管

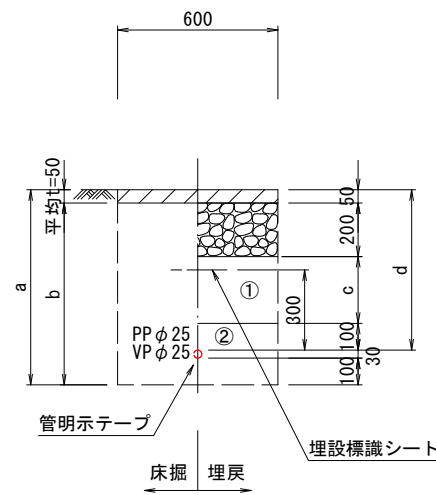

φ25				
土被り	a	b	c	d
600	730	680	250	600

- ① . . . 流用土
- ② . . . 管基礎用砂


※この図面はA2サイズを原寸とする。

津市上下水道事業局			
工事名	令和5年度水工第23号 公共下水道事業に伴う白塚町地内 配水管移設工事		
図面の種類	土工定規図		
縮尺	図示	図面番号	3/5
受注者名			

設計図

配管詳細図(1/2)

【受託工事：補助】 S=1:200

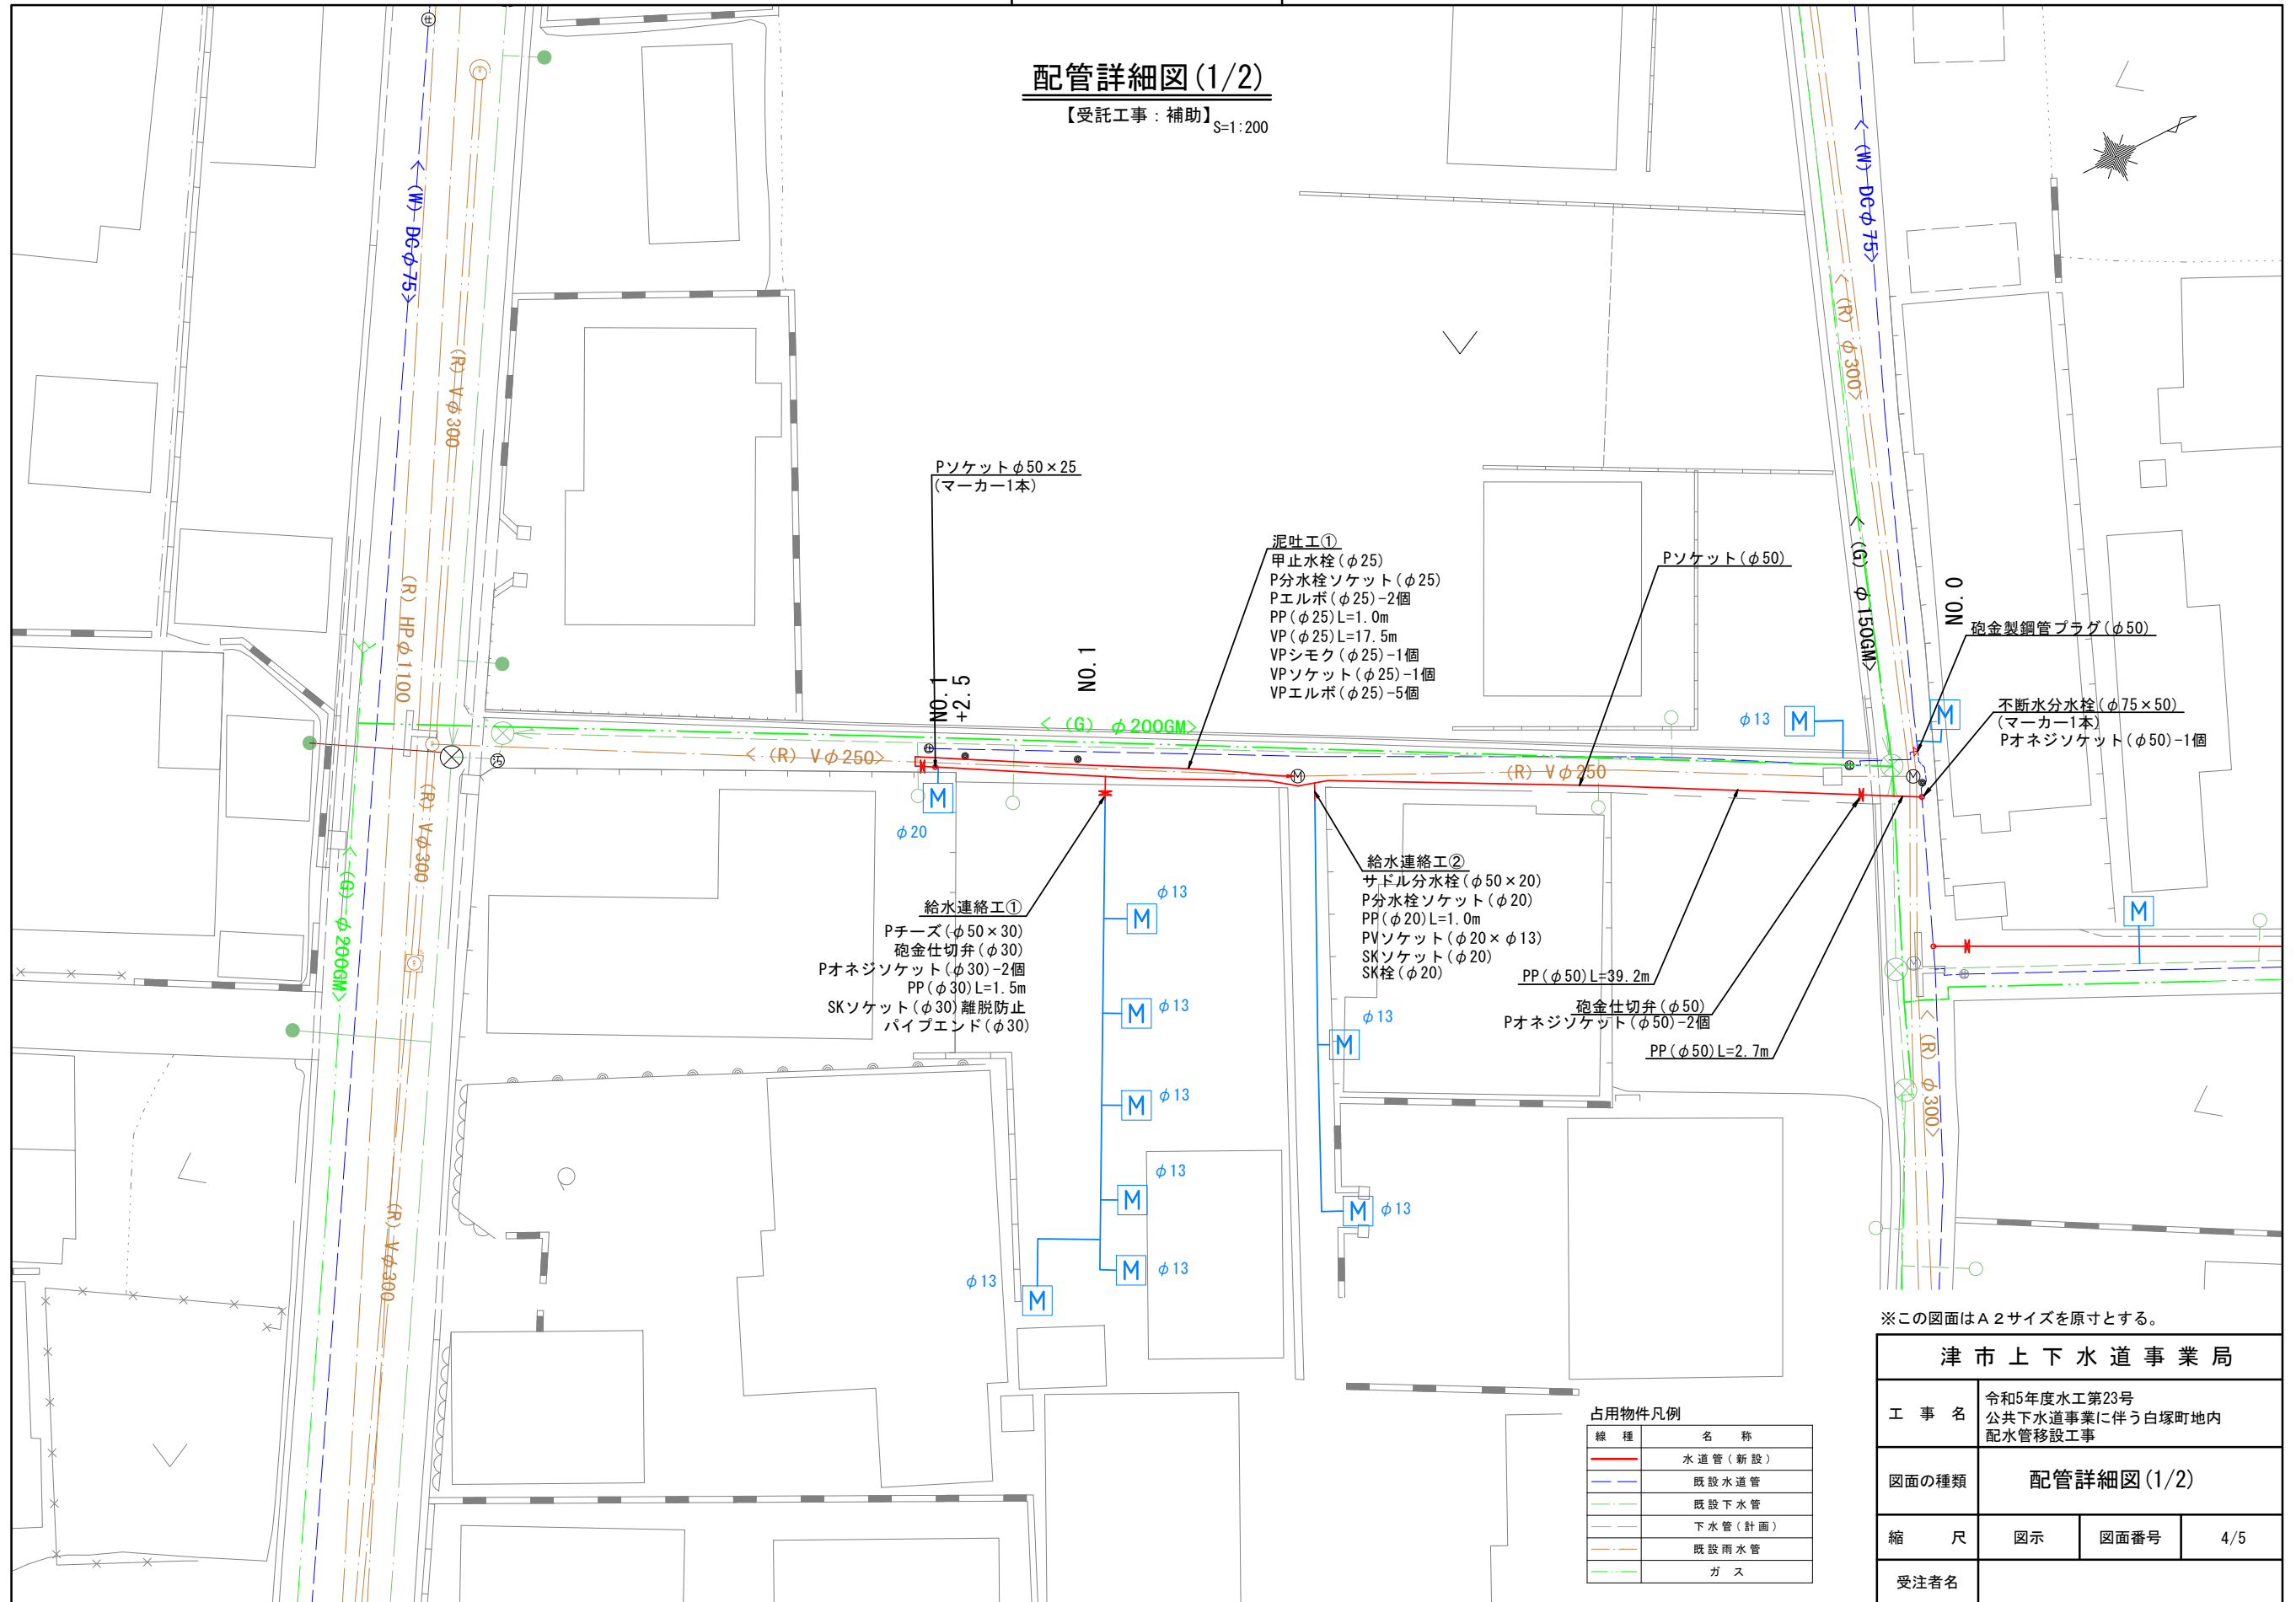

※この図面はA2サイズを原寸とする。

津市上下水道事業局			
工事名	令和5年度水工第23号 公共下水道事業に伴う白塚町地内 配水管移設工事		
図面の種類	配管詳細図(1/2)		
縮尺	図示	図面番号	4/5
受注者名			

占用物件凡例

線種	名称
— (Red)	水道管(新設)
— (Blue)	既設水道管
— (Green)	既設下水管
— (Grey)	下水管(計画)
— (Orange)	既設雨水管
— (Light Green)	ガス

設計図

配管詳細図(2/2)


S=1:200

受託工事：補助

受託工事：単費

占用物件凡例

線種	名称
— (Red)	水道管(新設)
— (Blue)	既設水道管
— (Green)	既設下水管
— (Dashed Green)	下水管(計画)
— (Dashed Red)	既設雨水管
— (Dashed Blue)	ガス

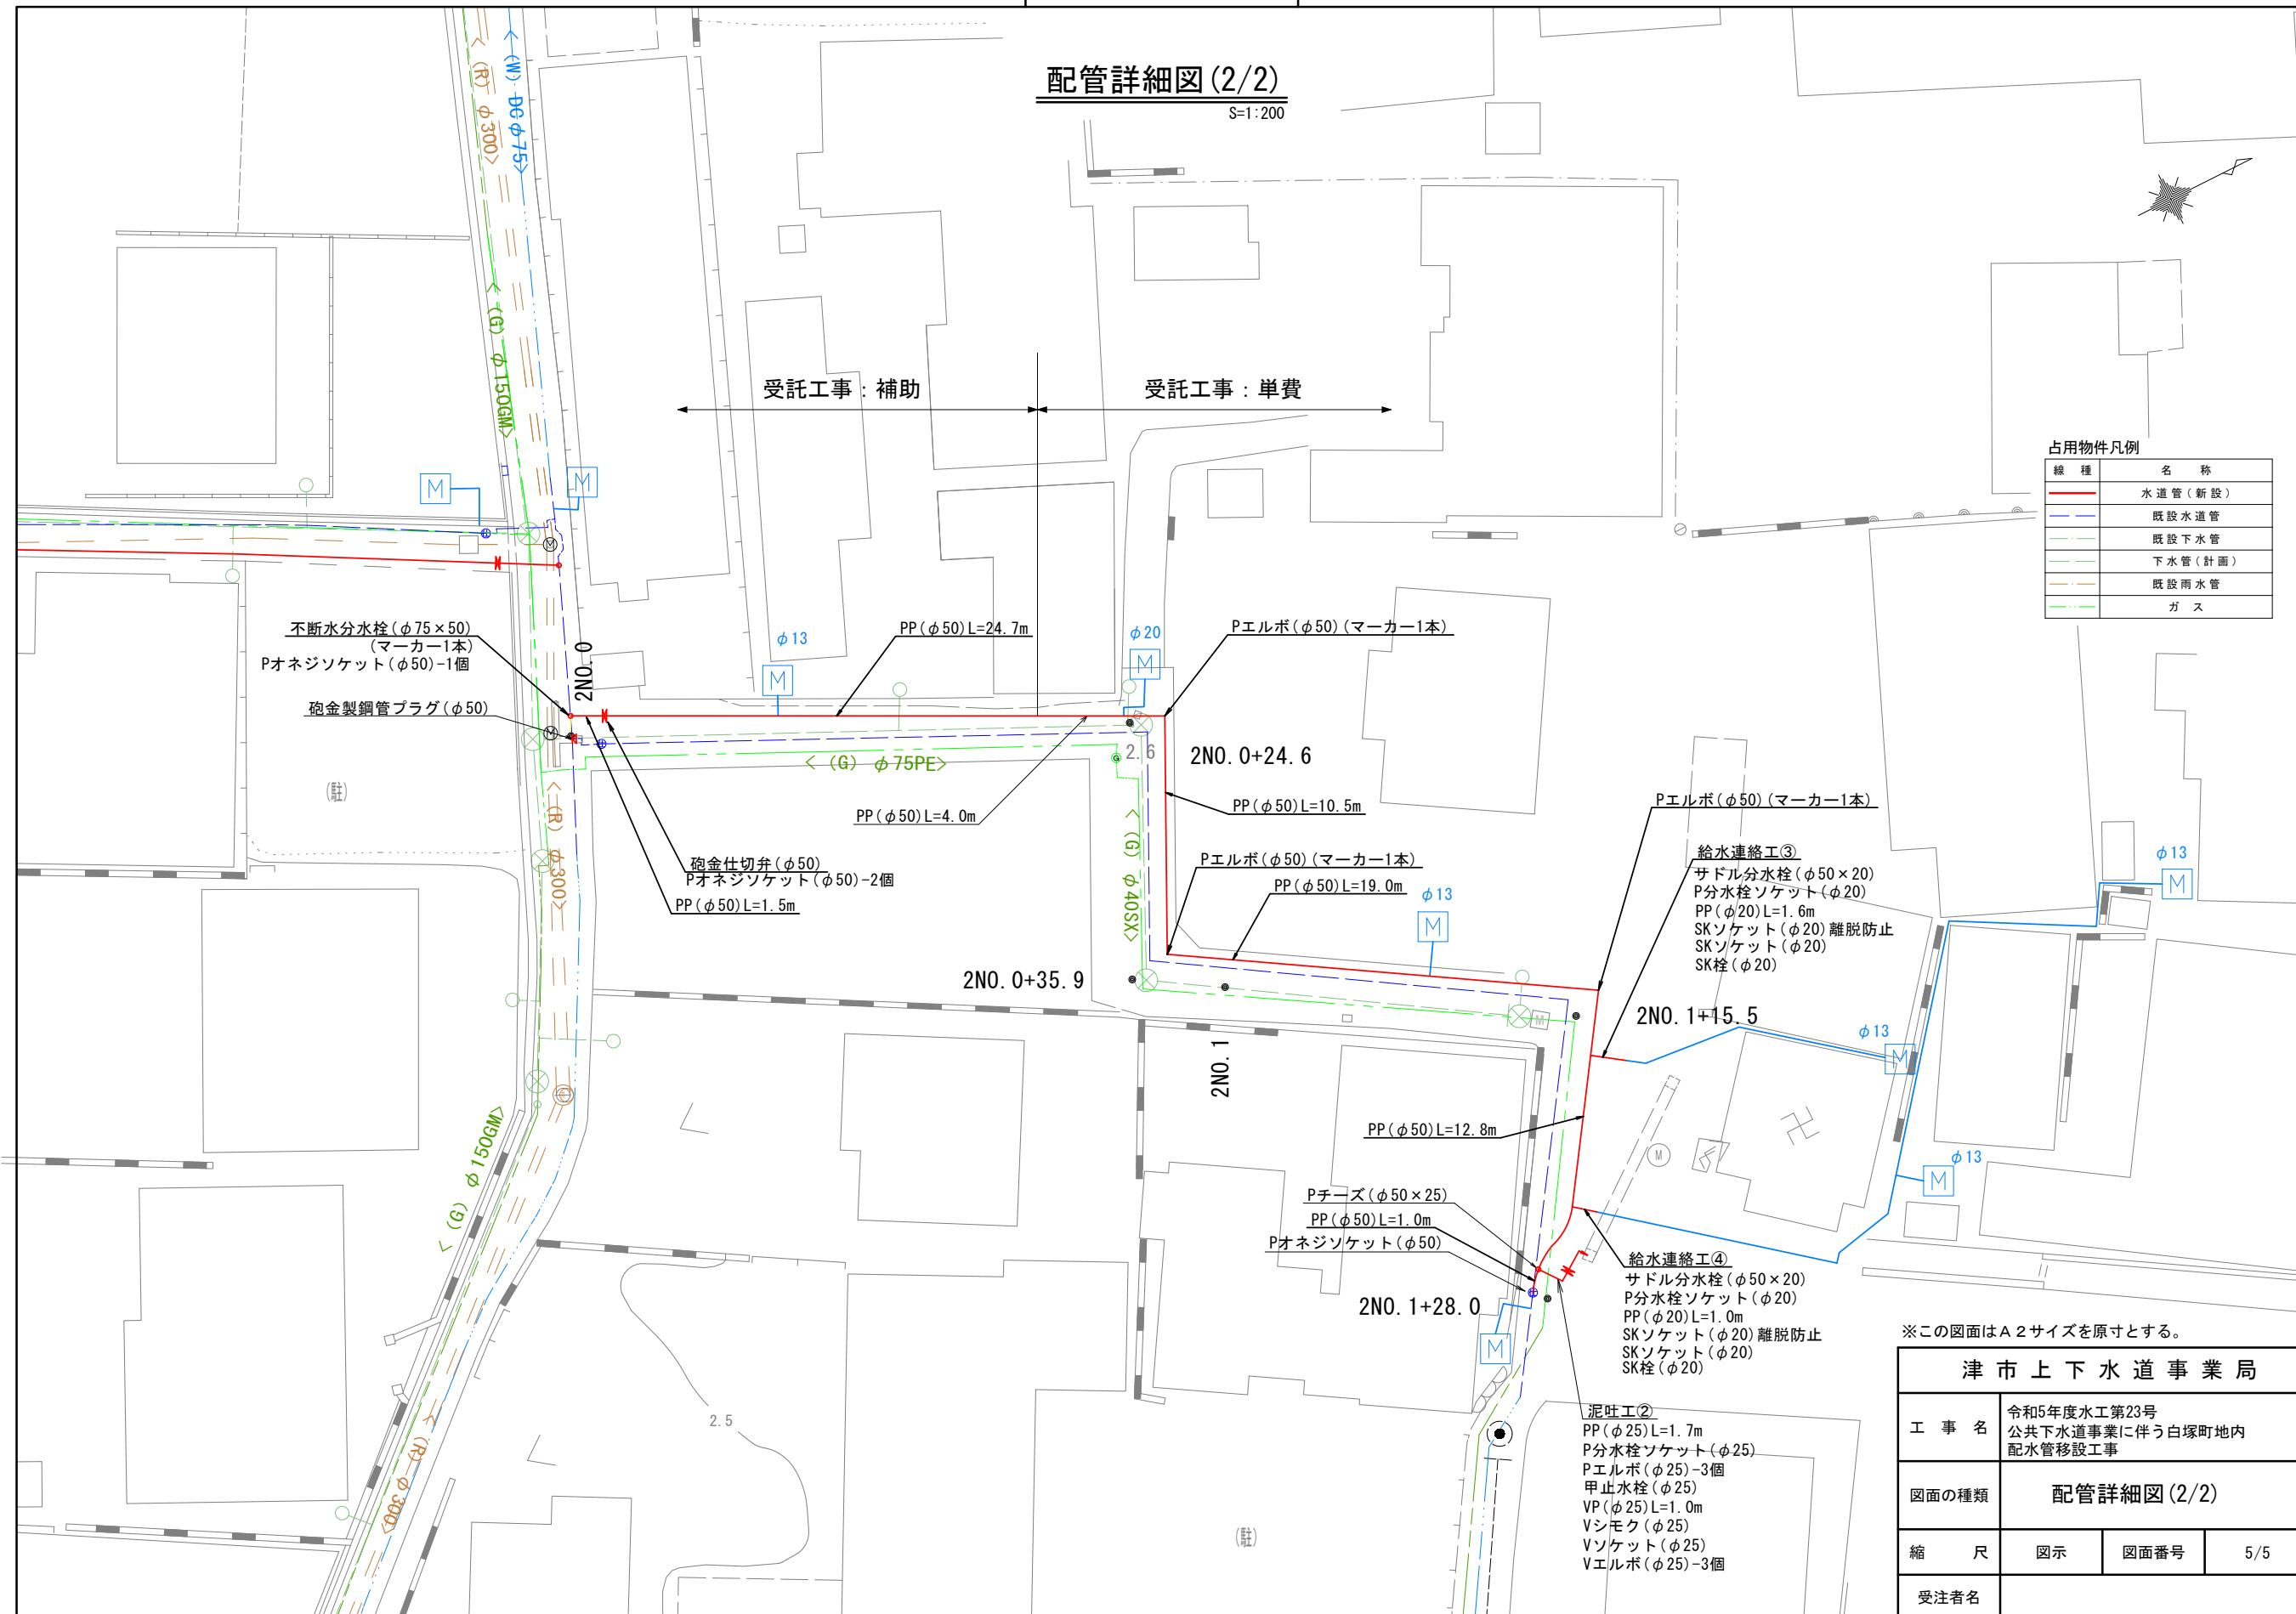

不断水分水栓(φ75×50)
(マーカー1本)
Pオネジソケット(φ50)-1個

砲金製鋼管プラグ(φ50)

砲金仕切弁(φ50)
Pオネジソケット(φ50)-2個
PP(φ50)L=1.5m

PP(φ50)L=24.7m

PP(φ50)L=4.0m

Pエルボ(φ50)(マーカー1本)

2NO.0+24.6

PP(φ50)L=10.5m

Pエルボ(φ50)(マーカー1本)

PP(φ50)L=19.0m

Pエルボ(φ50)(マーカー1本)

給水連絡工③
サドル分水栓(φ50×20)
P分水栓ソケット(φ20)
PP(φ20)L=1.6m
SKソケット(φ20)離脱防止
SKソケット(φ20)
SK栓(φ20)

2NO.1+15.5

PP(φ50)L=12.8m

Pチーズ(φ50×25)
PP(φ50)L=1.0m
Pオネジソケット(φ50)

2NO.1+28.0

給水連絡工④
サドル分水栓(φ50×20)
P分水栓ソケット(φ20)
PP(φ20)L=1.0m
SKソケット(φ20)離脱防止
SKソケット(φ20)
SK栓(φ20)

泥吐工②
PP(φ25)L=1.7m
P分水栓ソケット(φ25)
Pエルボ(φ25)-3個
甲止水栓(φ25)
VP(φ25)L=1.0m
Vシモク(φ25)
Vソケット(φ25)
Vエルボ(φ25)-3個

※この図面はA2サイズを原寸とする。

津市上下水道事業局			
工事名	令和5年度水工第23号 公共下水道事業に伴う白塚町地内 配水管移設工事		
図面の種類	配管詳細図(2/2)		
縮尺	図示	図面番号	5/5
受注者名			