


# 安濃草生・平尾第1加圧ポンプ場 施設平面図

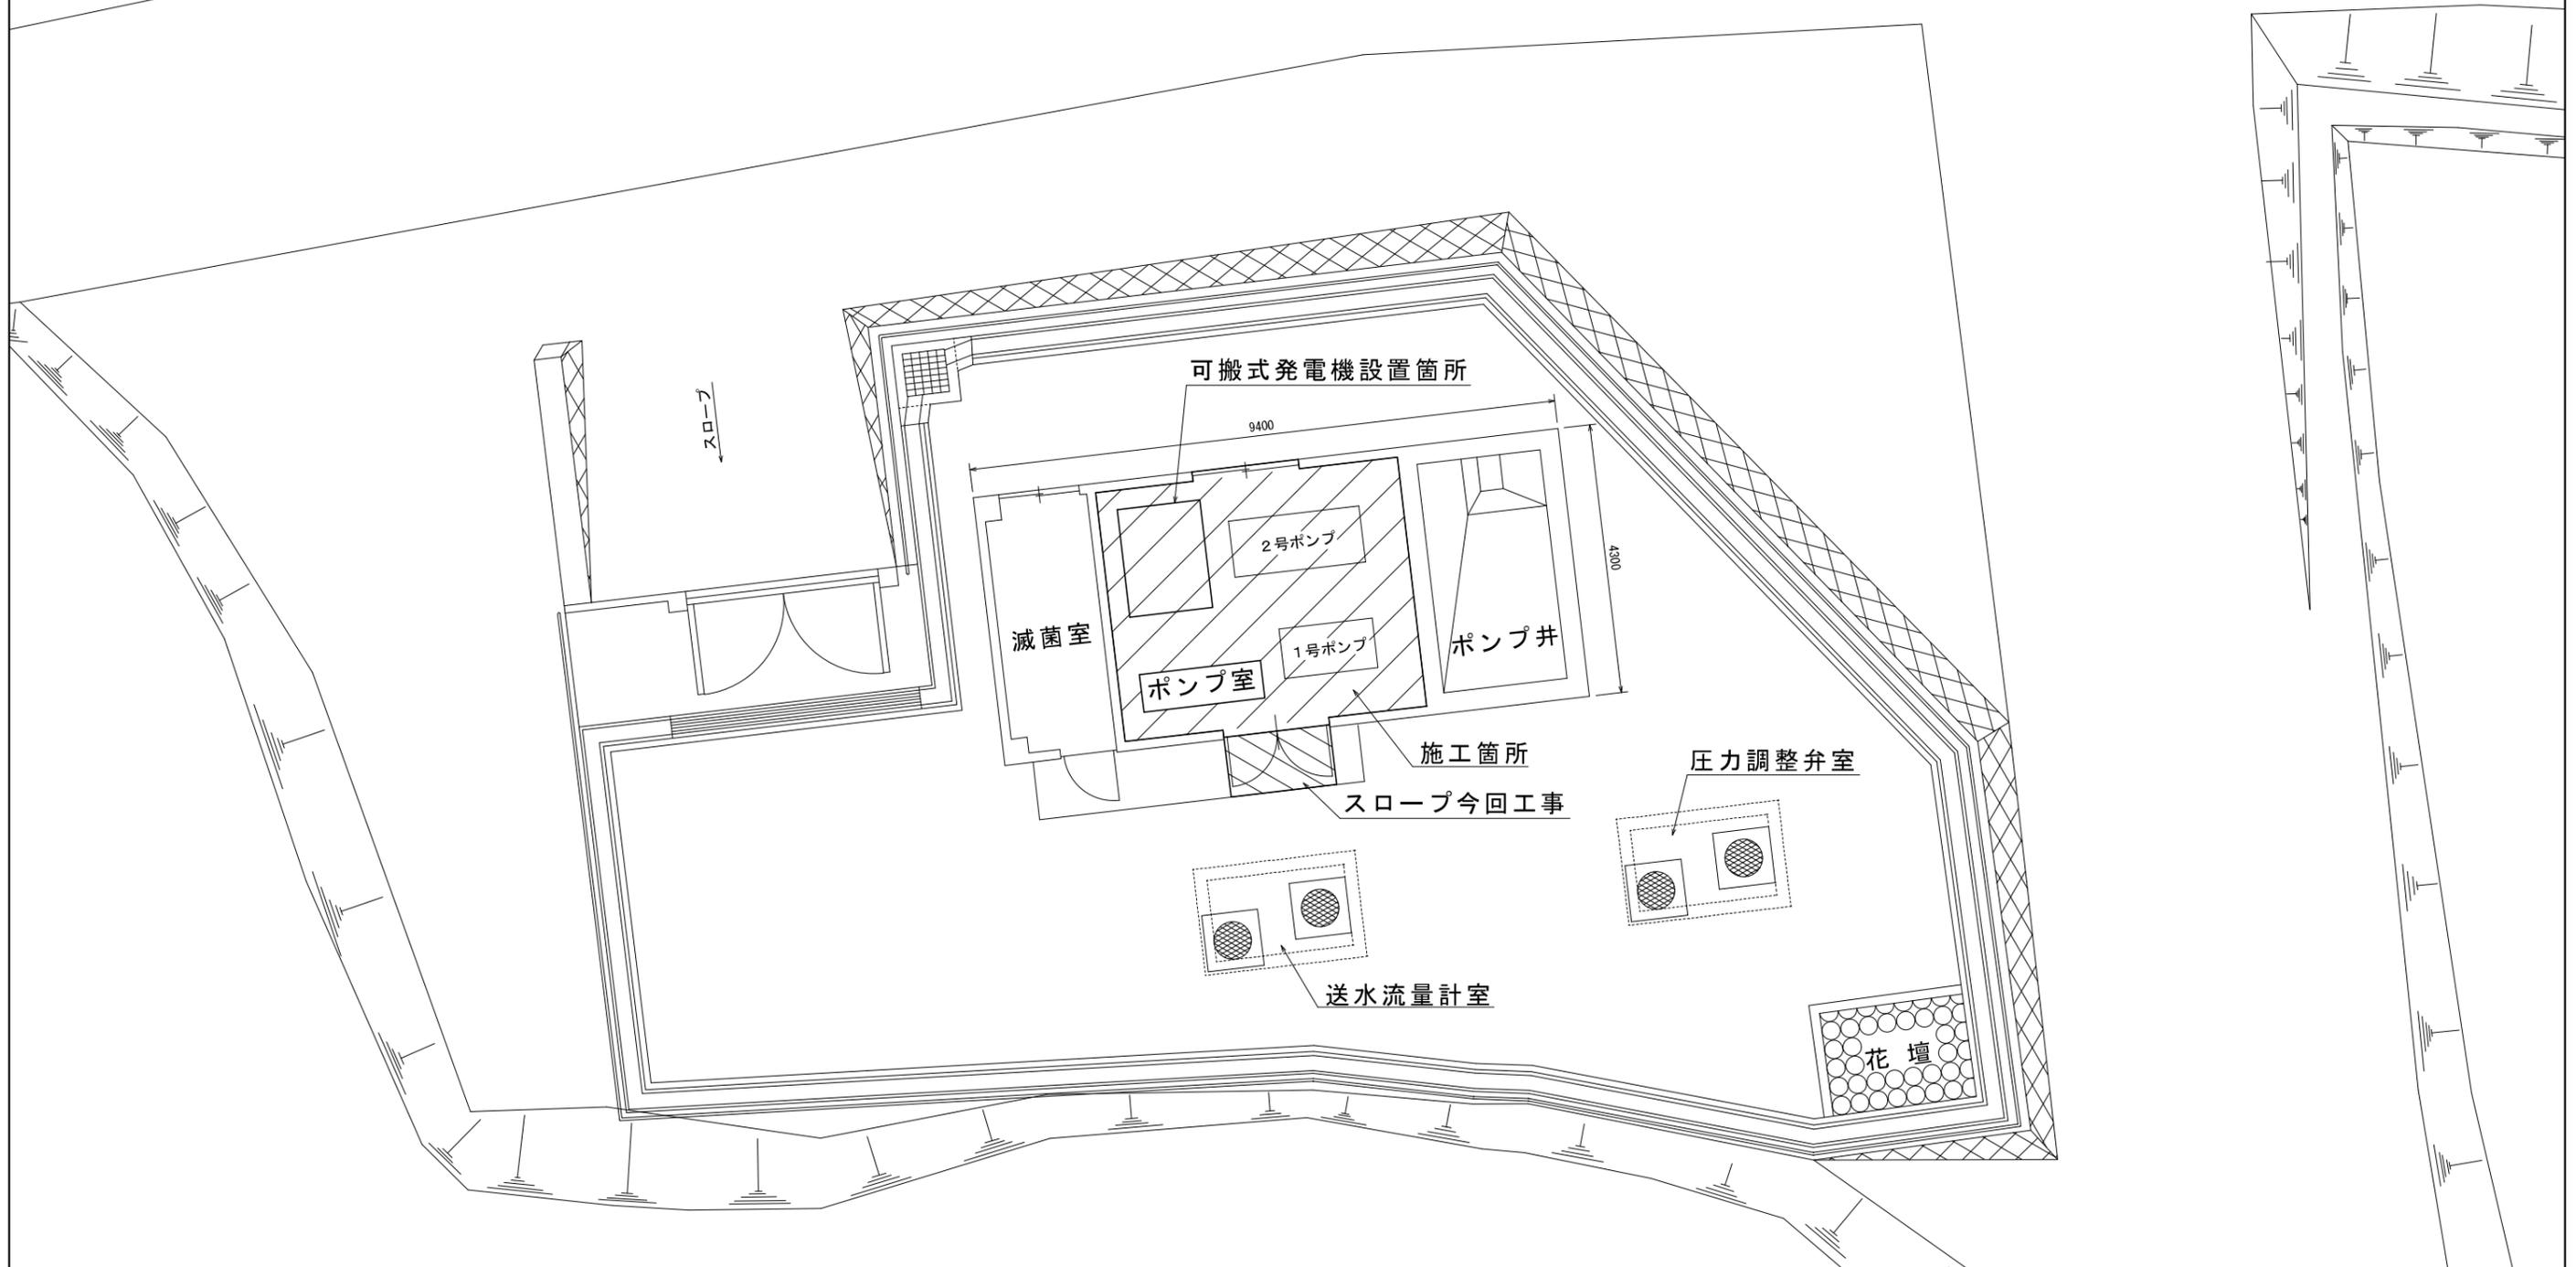


※本図は参考図であり施工現場と本図に相違がある場合にあつては相違箇所を再調査後、市監督員と協議のうえ詳細を決定すること。

原図：A 3


工事名	令和6年度水施第3号 安濃草生・平尾第1及び第2加圧ポンプ場送水ポンプ等更新工事		
施工場所	津市 安濃町草生 地内		
図名	安濃草生・平尾第1加圧ポンプ場 施設平面図		
縮尺	1/100	図面番号	1/8
<b>津市上下水道事業局</b>			

# 安濃草生・平尾第1加圧ポンプ場 既設配管図


平面図

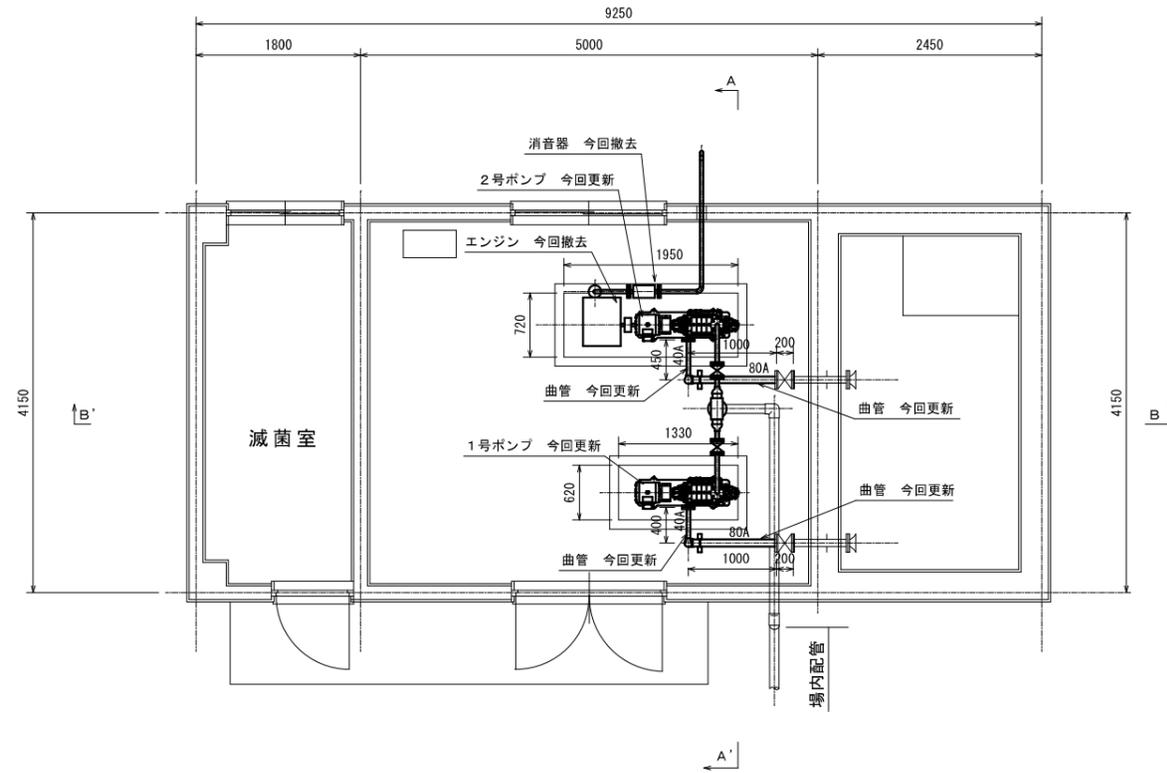

A-A' 断面図

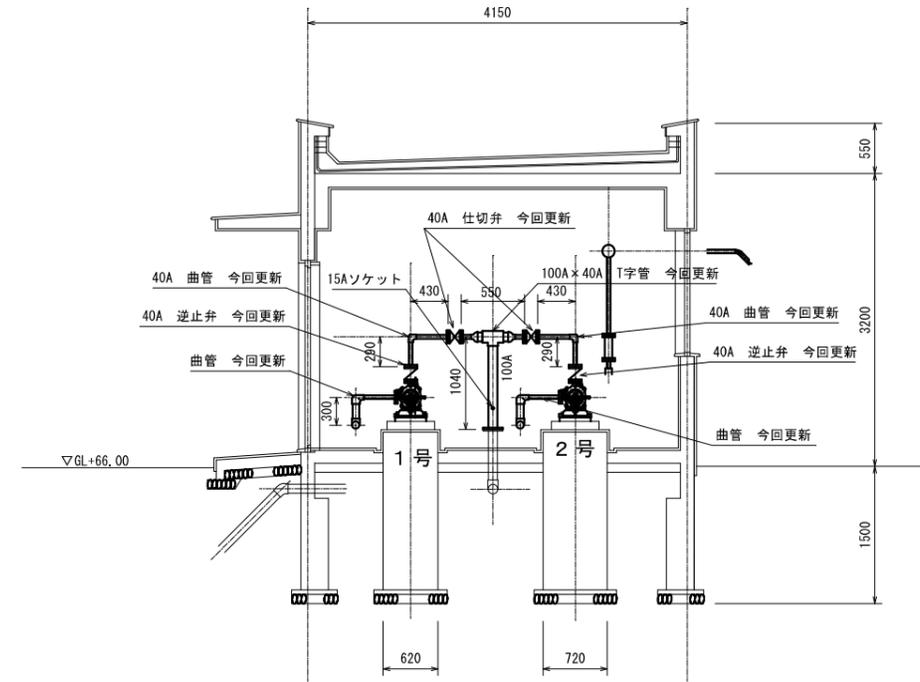

B-B' 断面図

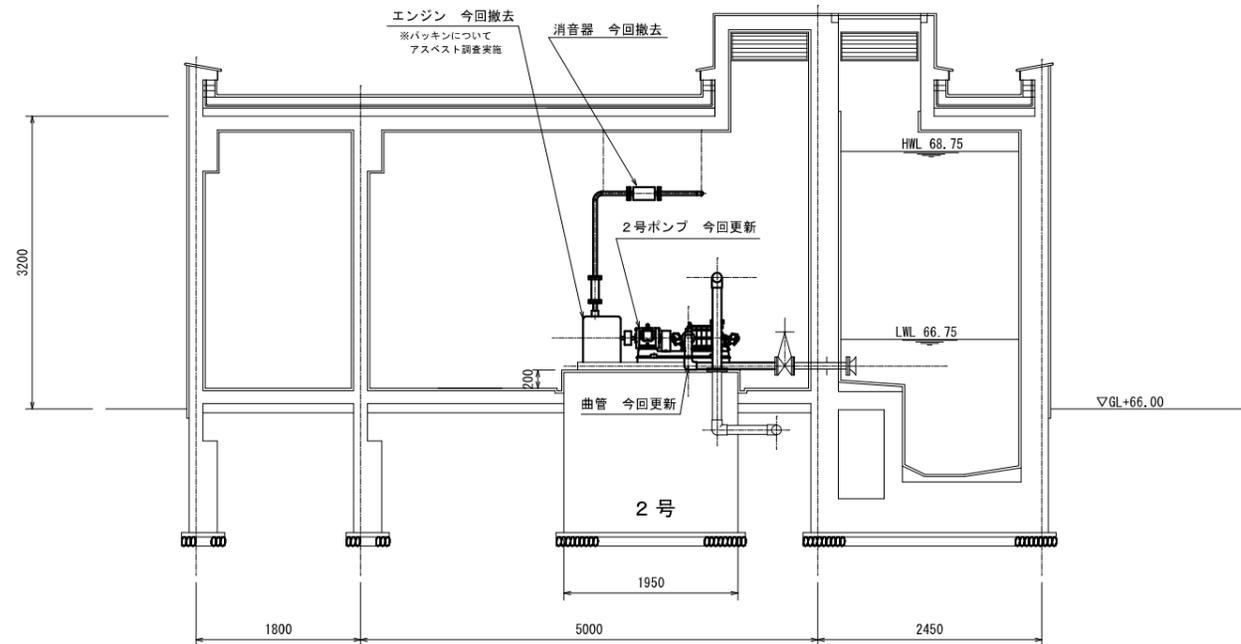

原図：A3


※本図は参考図であり施工現場と本図に相違がある場合にあっては相違箇所を再調査後、市監督員と協議のうえ詳細を決定すること。

工事名	令和6年度水施第3号 安濃草生・平尾第1及び第2加圧ポンプ場送水ポンプ等更新工事		
施工場所	津市 安濃町草生 地内		
図名	安濃草生・平尾第1加圧ポンプ場 既設配管図		
縮尺	1/75	図面番号	2/8


津市上下水道事業局

# 安濃草生・平尾第1加圧ポンプ場 更新配管図


平面図

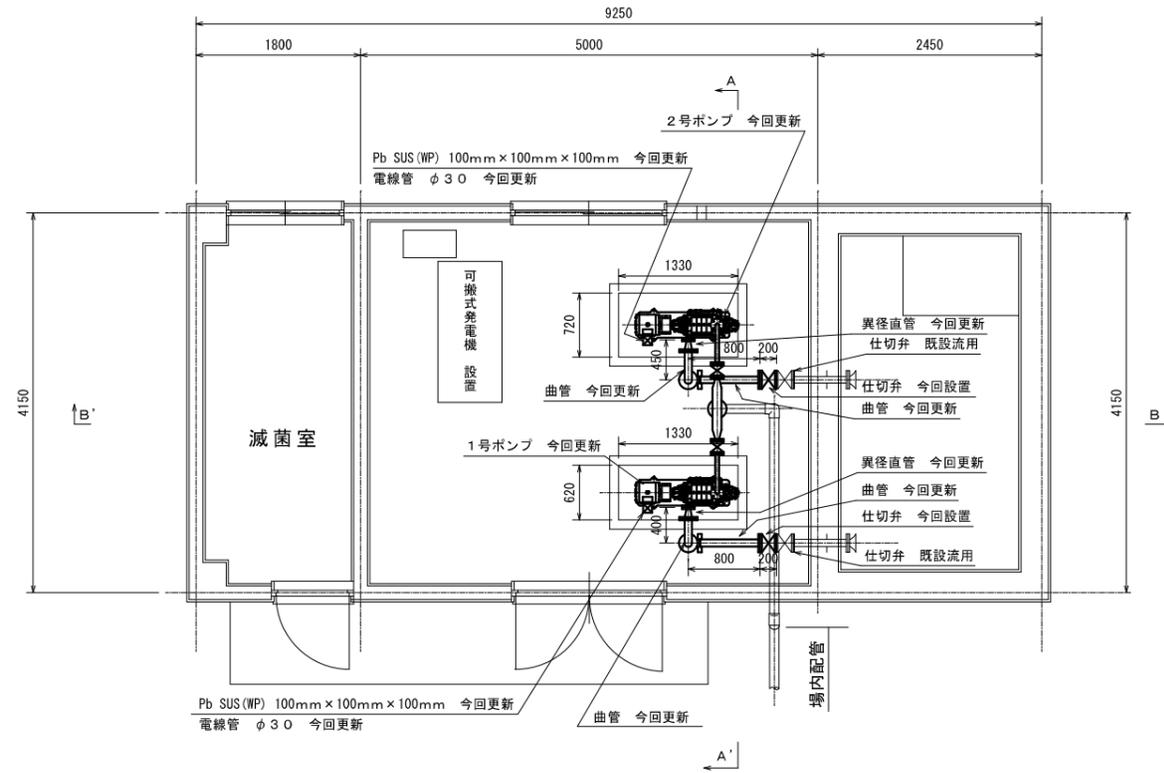

A-A' 断面図

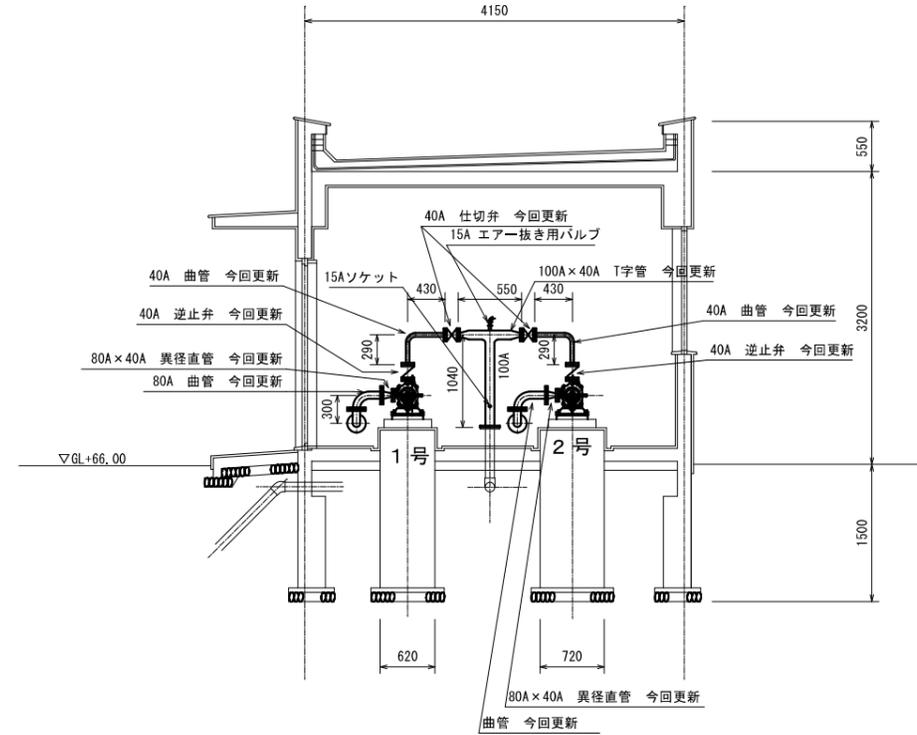

B-B' 断面図

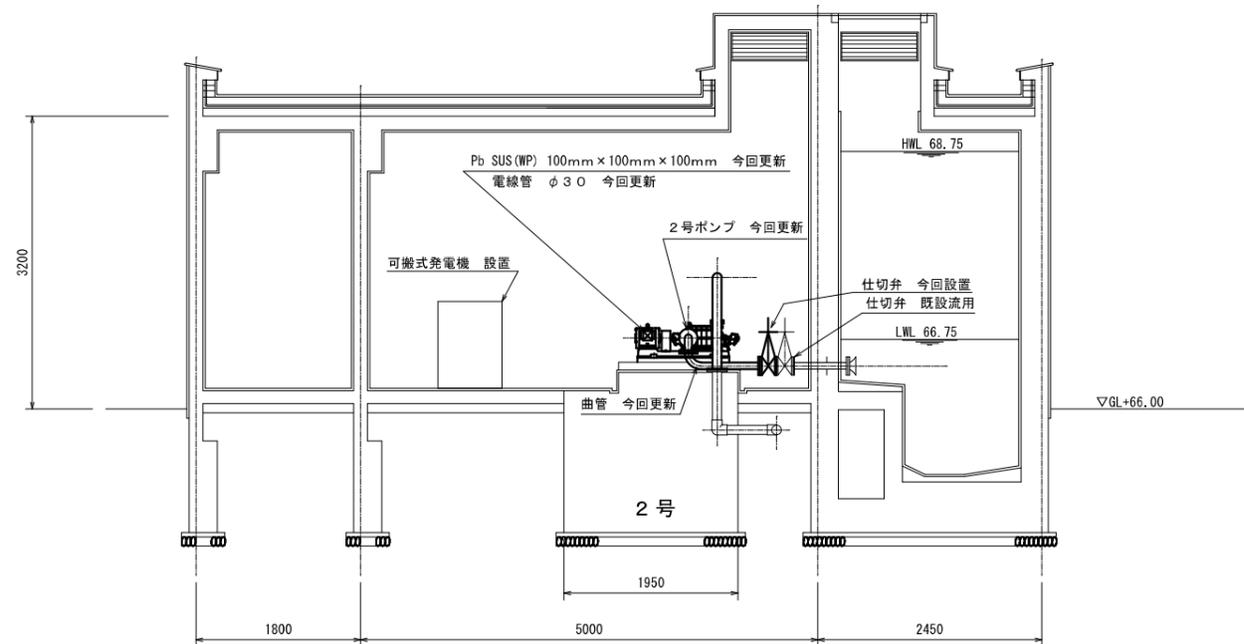

原図：A 3



工事名	令和6年度水施第3号 安濃草生・平尾第1及び第2加圧ポンプ場送水ポンプ等更新工事		
施工場所	津市 安濃町草生 地内		
図名	安濃草生・平尾第1加圧ポンプ場 更新配管図		
縮尺	1/75	図面番号	3/8

※本図は参考図であり施工現場と本図に相違がある場合にあつては相違箇所を再調査後、市監督員と協議のうえ詳細を決定すること。

津市上下水道事業局

安濃草生・平尾第2加圧ポンプ場 施設平面図

※本図は参考図であり施工現場と本図に相違がある場合にあつては相違箇所を再調査後、市監督員と協議のうえ詳細を決定すること。

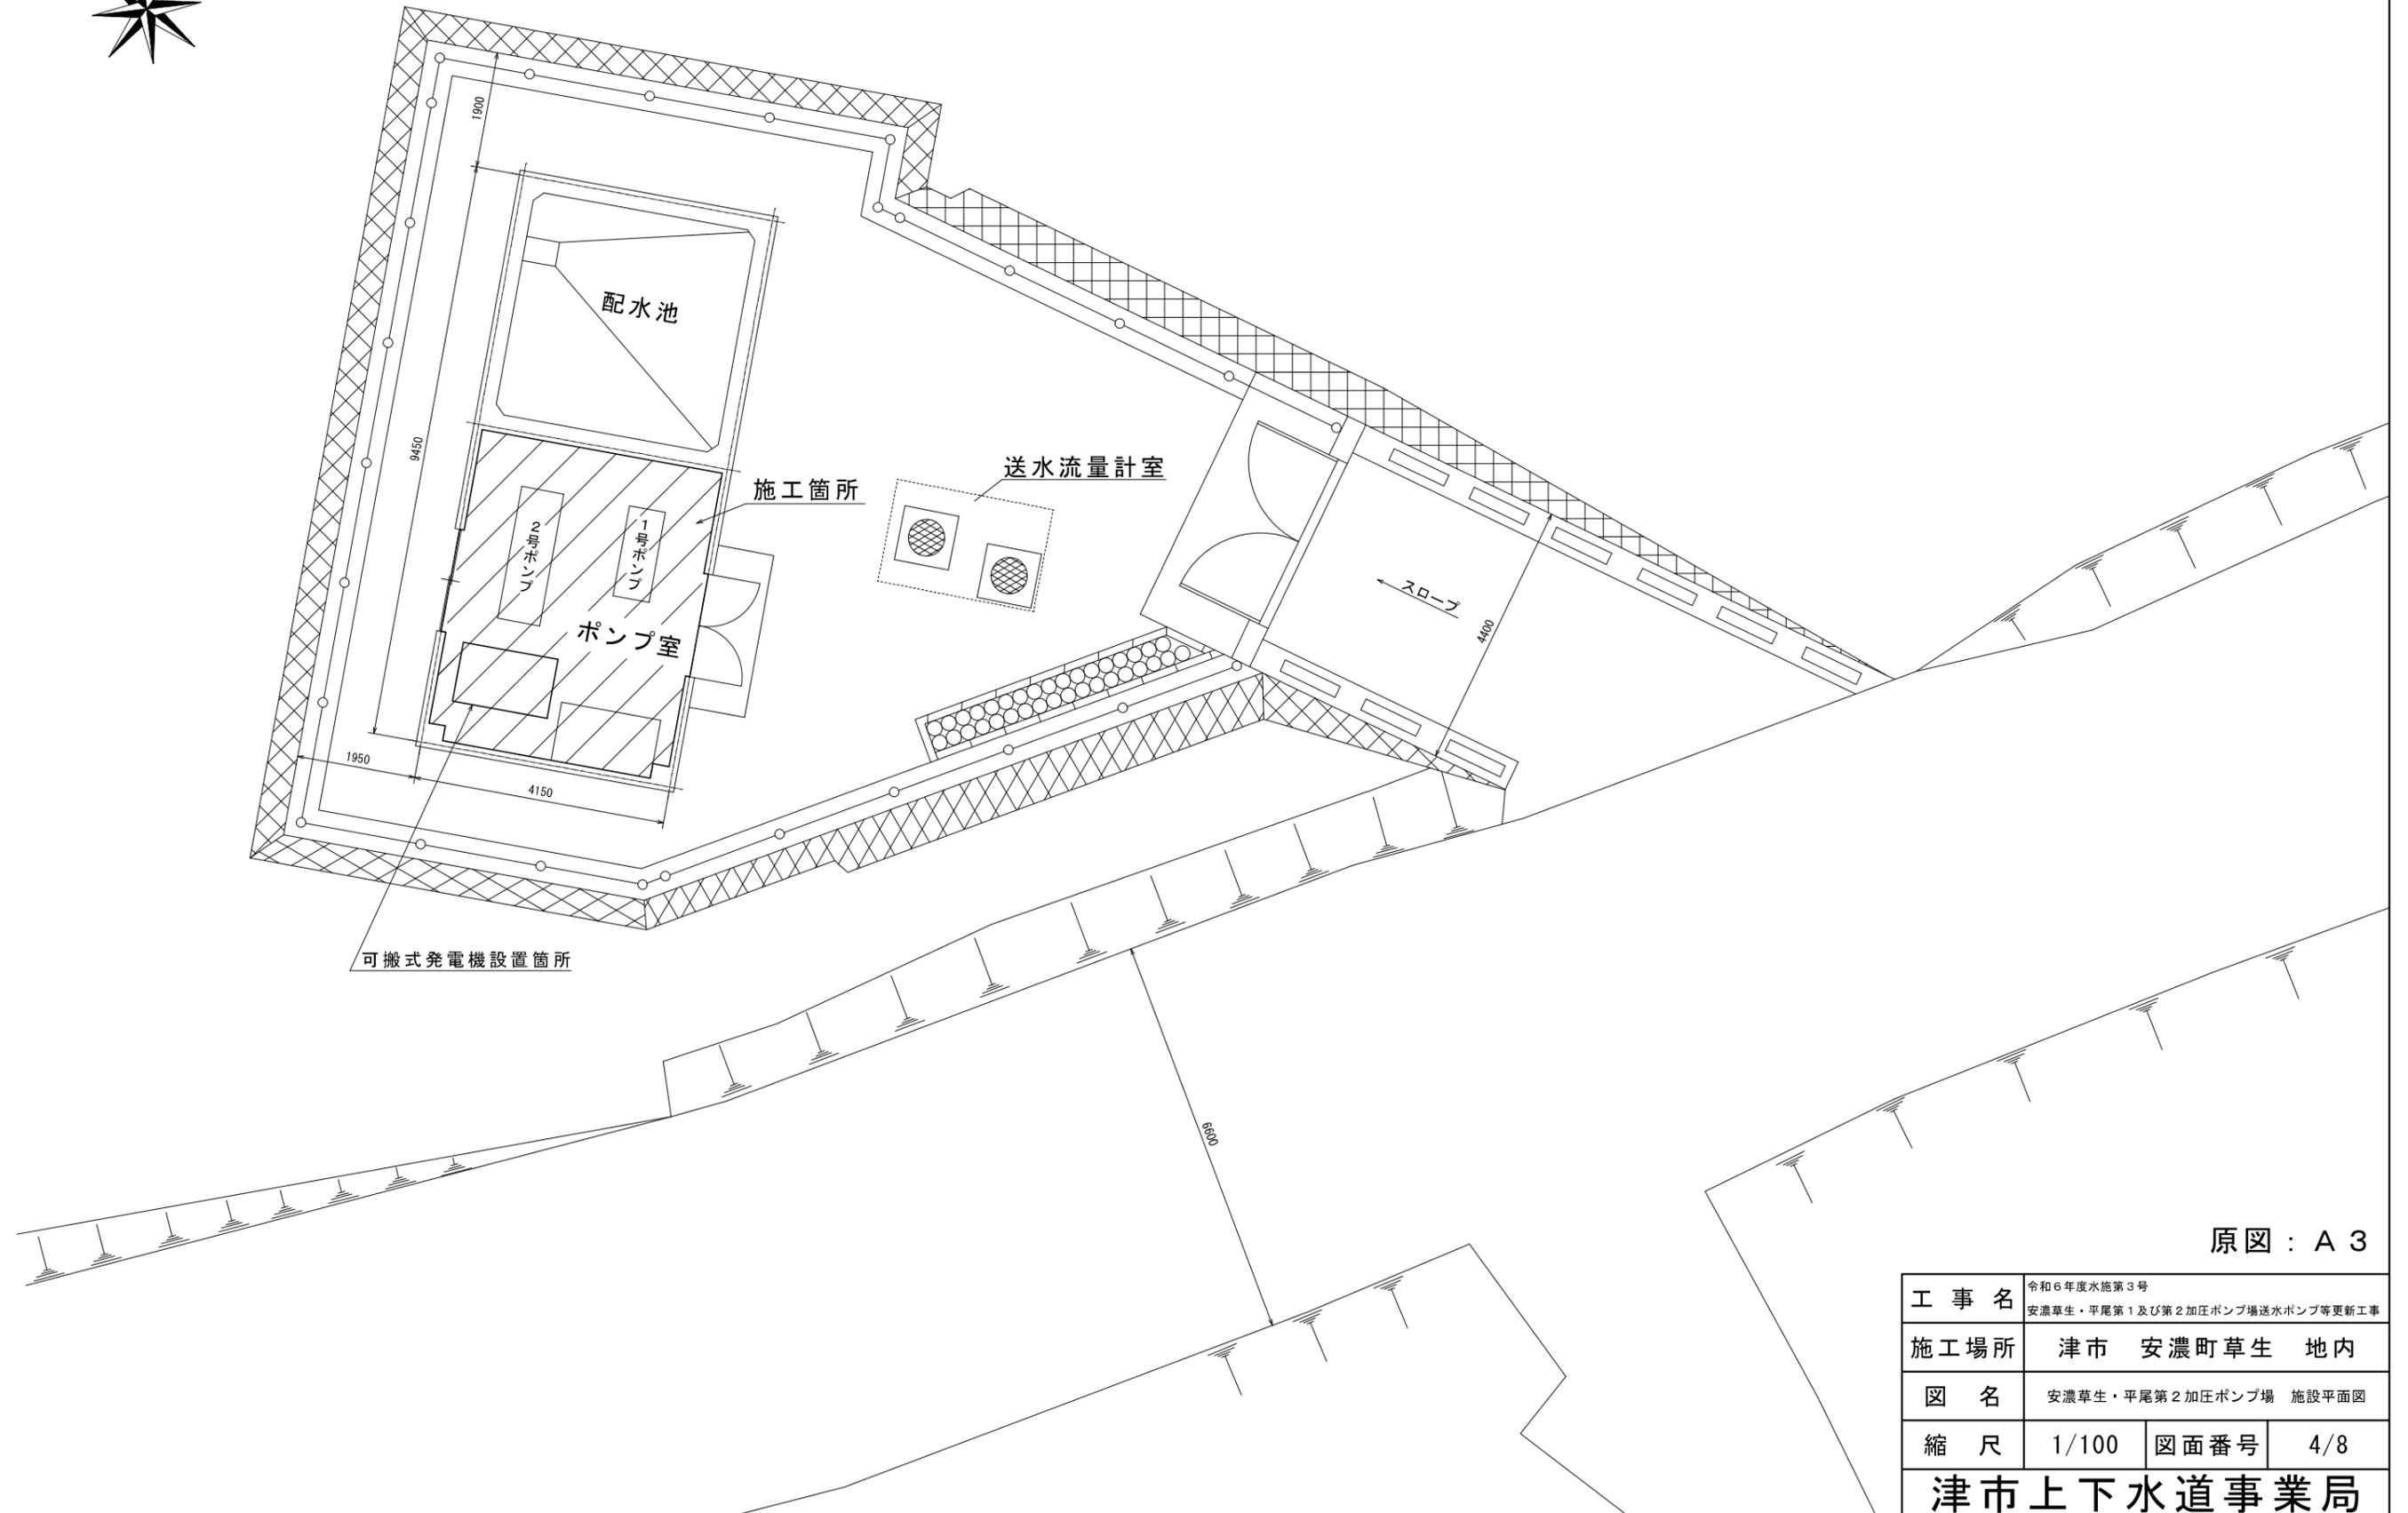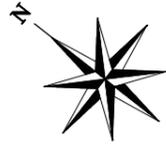


原図：A3


工事名	令和6年度水施第3号 安濃草生・平尾第1及び第2加圧ポンプ場送水ポンプ等更新工事		
施工場所	津市 安濃町草生 地内		
図名	安濃草生・平尾第2加圧ポンプ場 施設平面図		
縮尺	1/100	図面番号	4/8
<b>津市上下水道事業局</b>			

# 安濃草生・平尾第2加圧ポンプ場 既設配管図


平面図

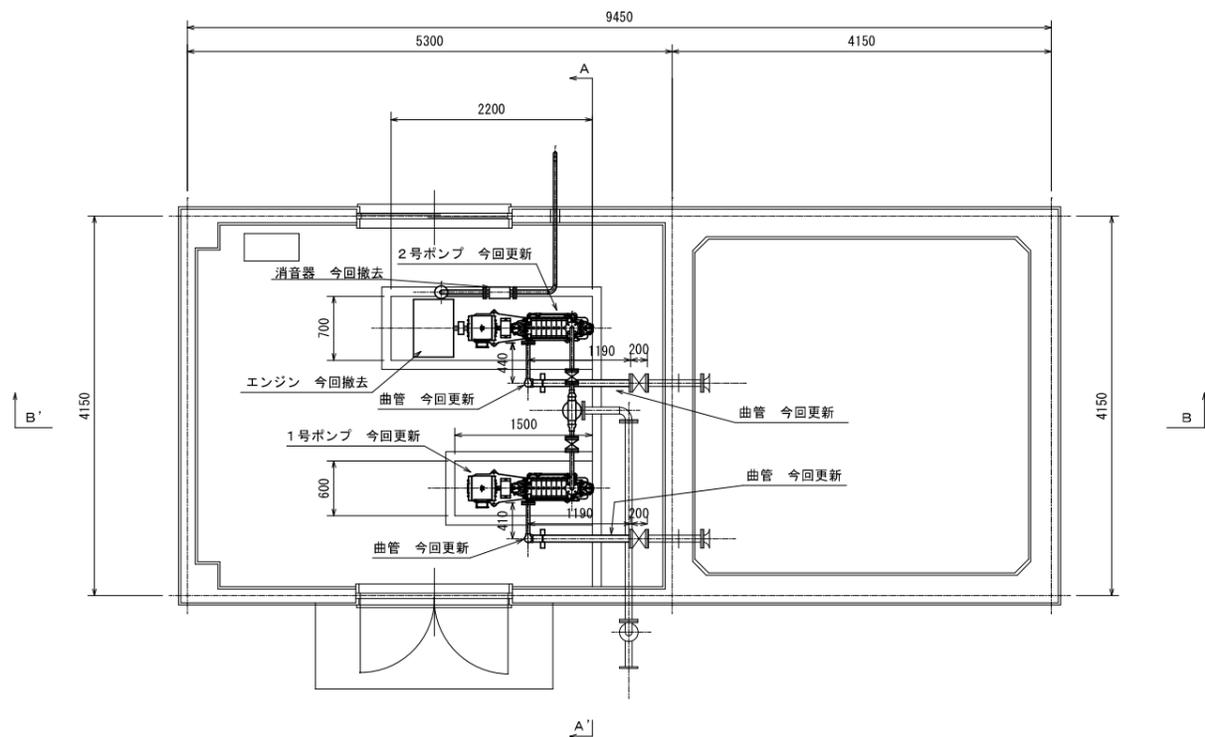

A-A' 断面図

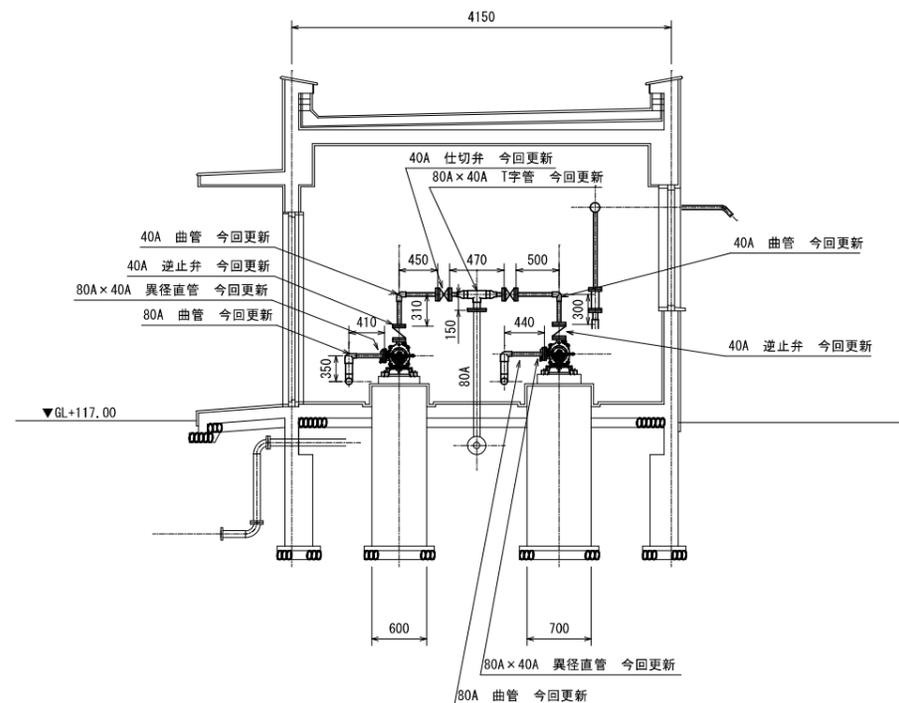

B-B' 断面図

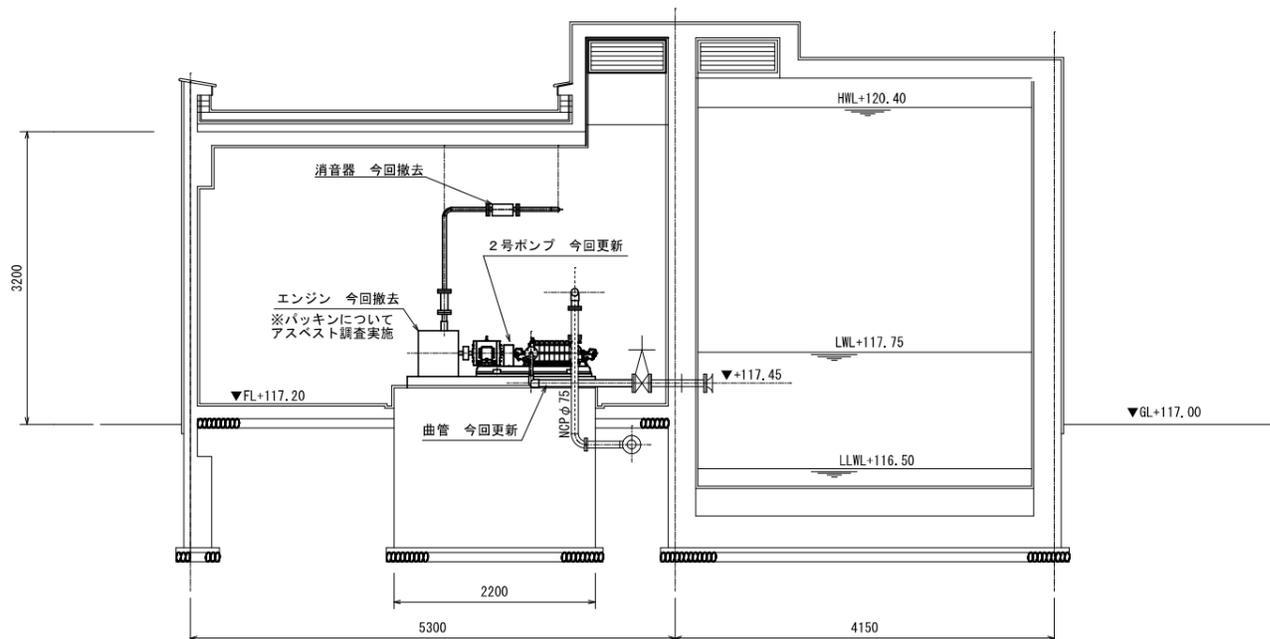


原図：A3

※本図は参考図であり施工現場と本図に相違がある場合にあつては相違箇所を再調査後、市監督員と協議のうえ詳細を決定すること。


工事名	令和6年度水施第3号 安濃草生・平尾第1及び第2加圧ポンプ場送水ポンプ等更新工事		
施工場所	津市 安濃町草生 地内		
図名	安濃草生・平尾第2加圧ポンプ場 既設配管図		
縮尺	1/75	図面番号	5/8
<b>津市上下水道事業局</b>			

# 安濃草生・平尾第2加圧ポンプ場 更新配管図


平面図

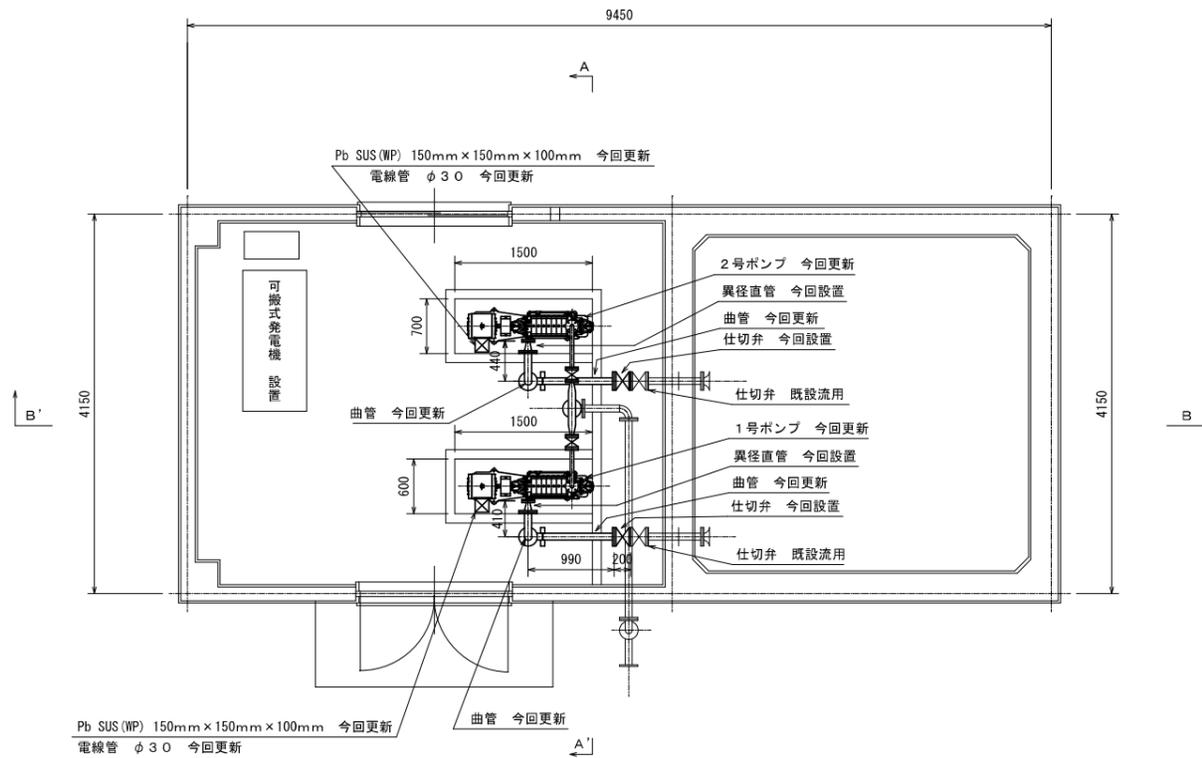

A-A' 断面図

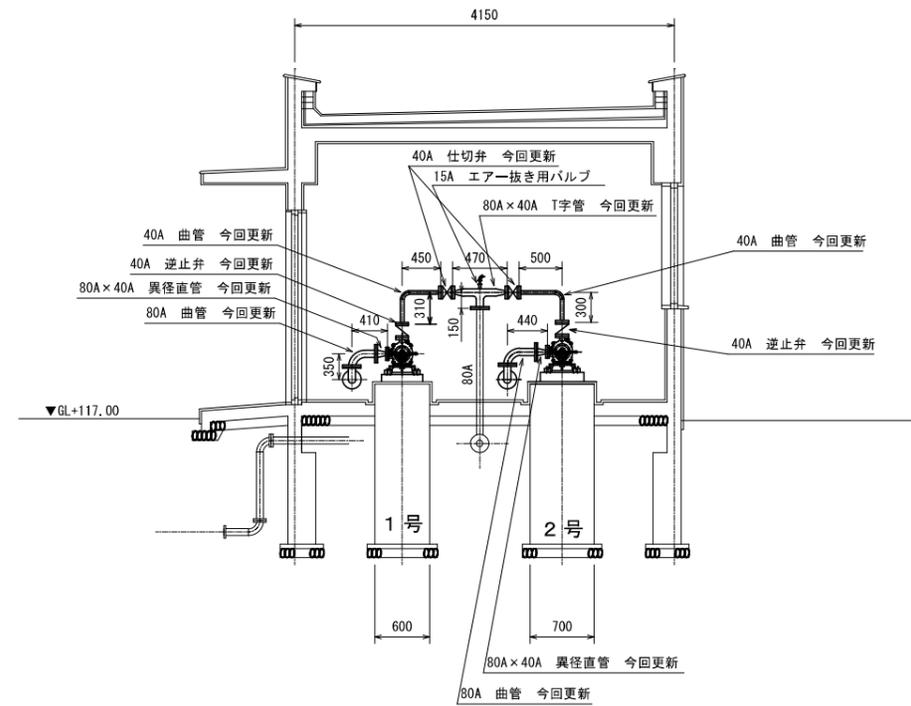











B-B' 断面図

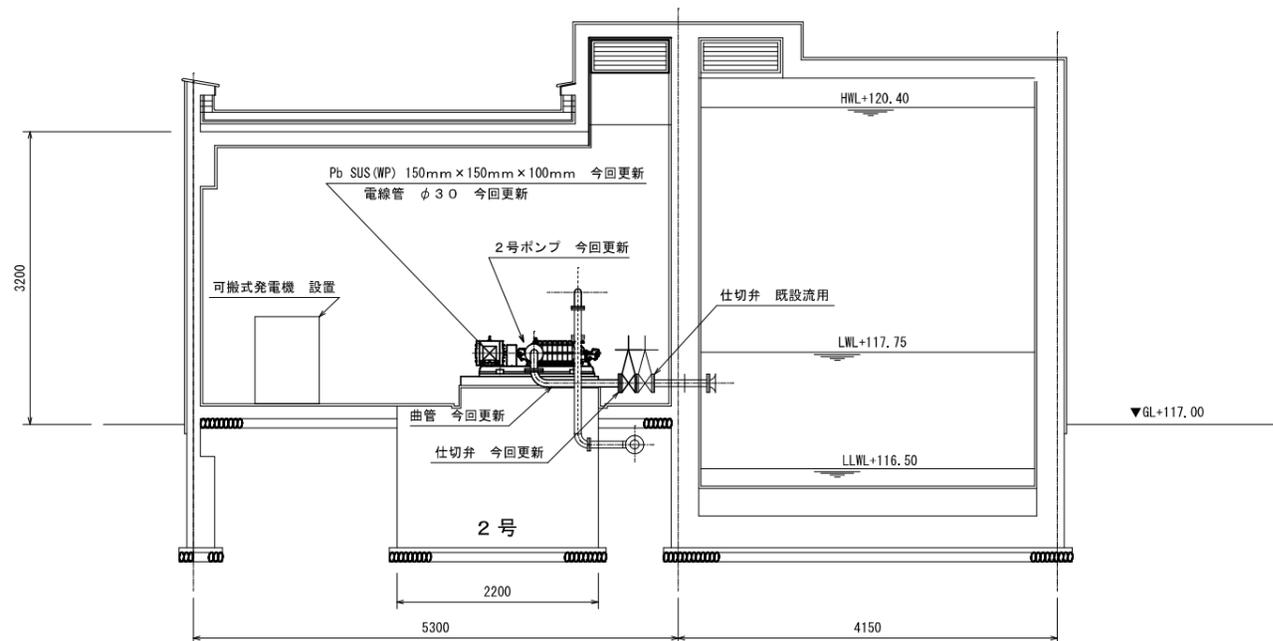


原図：A3

※本図は参考図であり施工現場と本図に相違がある場合にあつては相違箇所を再調査後、市監督員と協議のうえ詳細を決定すること。

工事名	令和6年度水施第3号 安濃草生・平尾第1及び第2加圧ポンプ場送水ポンプ等更新工事		
施工場所	津市 安濃町草生 地内		
図名	安濃草生・平尾第2加圧ポンプ場 更新配管図		
縮尺	1/75	図面番号	6/8
津市上下水道事業局			

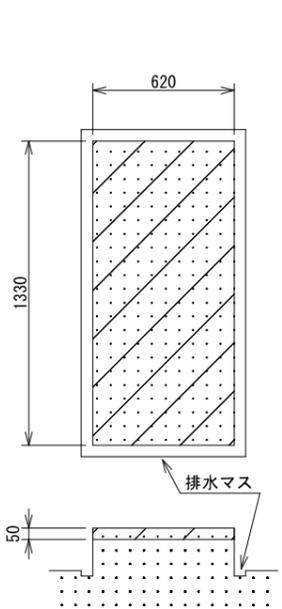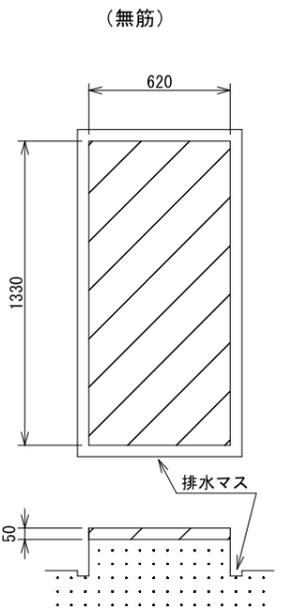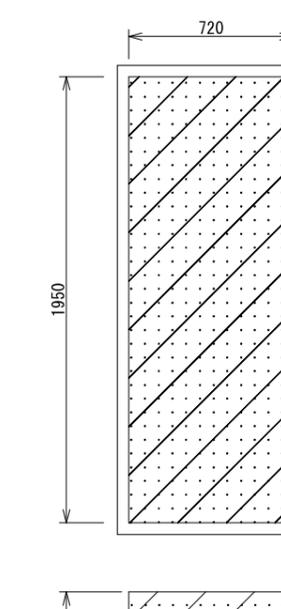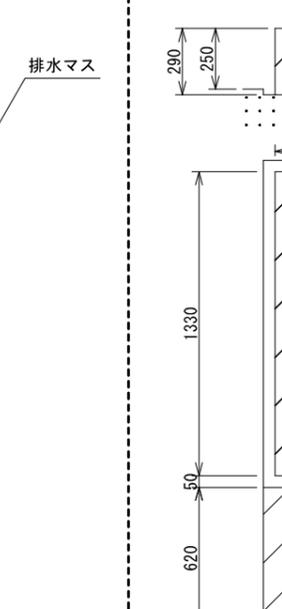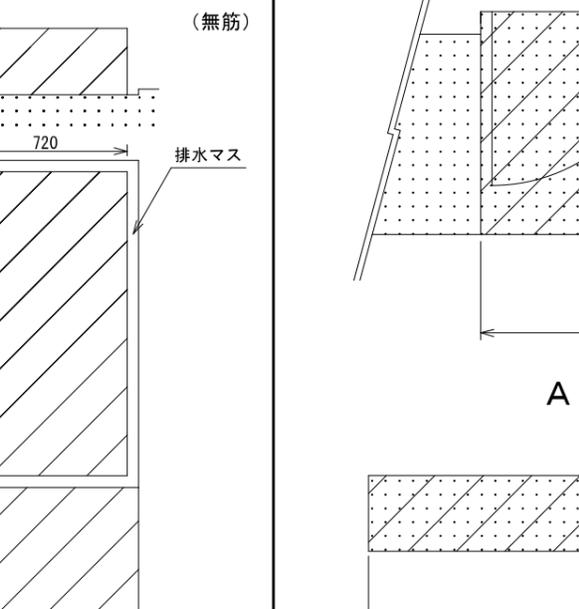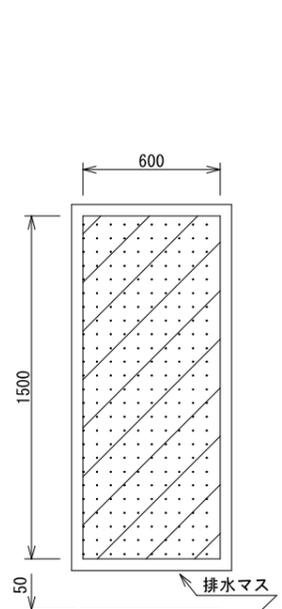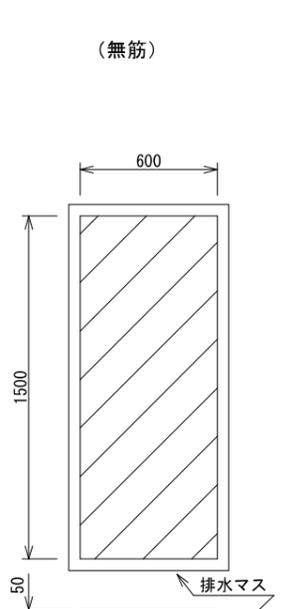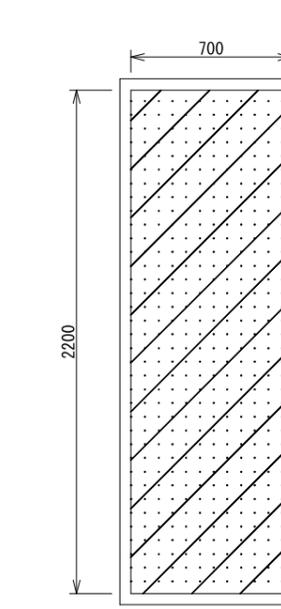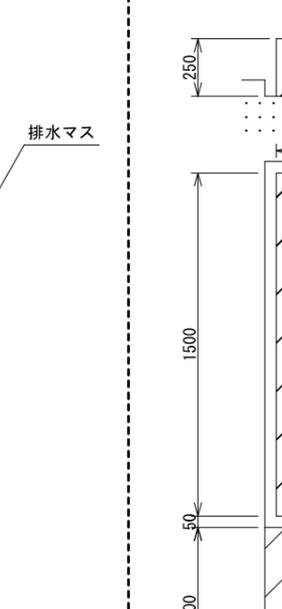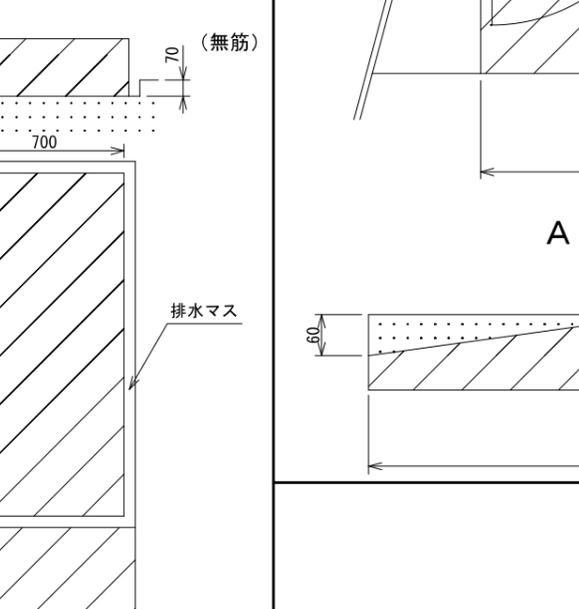第1加圧ポンプ場 1号ポンプ基礎		第1加圧ポンプ場 2号ポンプ基礎		第1加圧ポンプ場 ポンプ室入り口 とりこわし部																					
とりこわし部	打設部 (無筋)	とりこわし部	打設部 (無筋)	A-A' 断面図 (1/10)																					
																									
第2加圧ポンプ場 1号ポンプ基礎		第2加圧ポンプ場 2号ポンプ基礎		第1加圧ポンプ場 ポンプ室入り口 打設部																					
とりこわし部	打設部 (無筋)	とりこわし部	打設部 (鉄筋)	A-A' 断面図 (1/10)																					
																									
				 : 施工箇所 : 既設コンクリート基礎																					
				原図 : A 3																					
				※本図は参考図であり施工現場と本図に相違がある場合にあっては相違箇所を再調査後、市監督員と協議のうえ詳細を決定すること。																					
				<table border="1"> <tr> <td>工事名</td> <td colspan="3">令和6年度水施第3号 安濃草生・平尾第1及び第2加圧ポンプ場送水ポンプ等更新工事</td> </tr> <tr> <td>施工場所</td> <td colspan="3">津市 安濃町草生 地内</td> </tr> <tr> <td>図名</td> <td colspan="3">基礎詳細図</td> </tr> <tr> <td>縮尺</td> <td>1/50</td> <td>図面番号</td> <td>7/8</td> </tr> <tr> <td colspan="4" style="text-align: center;">津市上下水道事業局</td> </tr> </table>		工事名	令和6年度水施第3号 安濃草生・平尾第1及び第2加圧ポンプ場送水ポンプ等更新工事			施工場所	津市 安濃町草生 地内			図名	基礎詳細図			縮尺	1/50	図面番号	7/8	津市上下水道事業局			
工事名	令和6年度水施第3号 安濃草生・平尾第1及び第2加圧ポンプ場送水ポンプ等更新工事																								
施工場所	津市 安濃町草生 地内																								
図名	基礎詳細図																								
縮尺	1/50	図面番号	7/8																						
津市上下水道事業局																									

# 可搬式発電機及び4輪トレーラー参考図

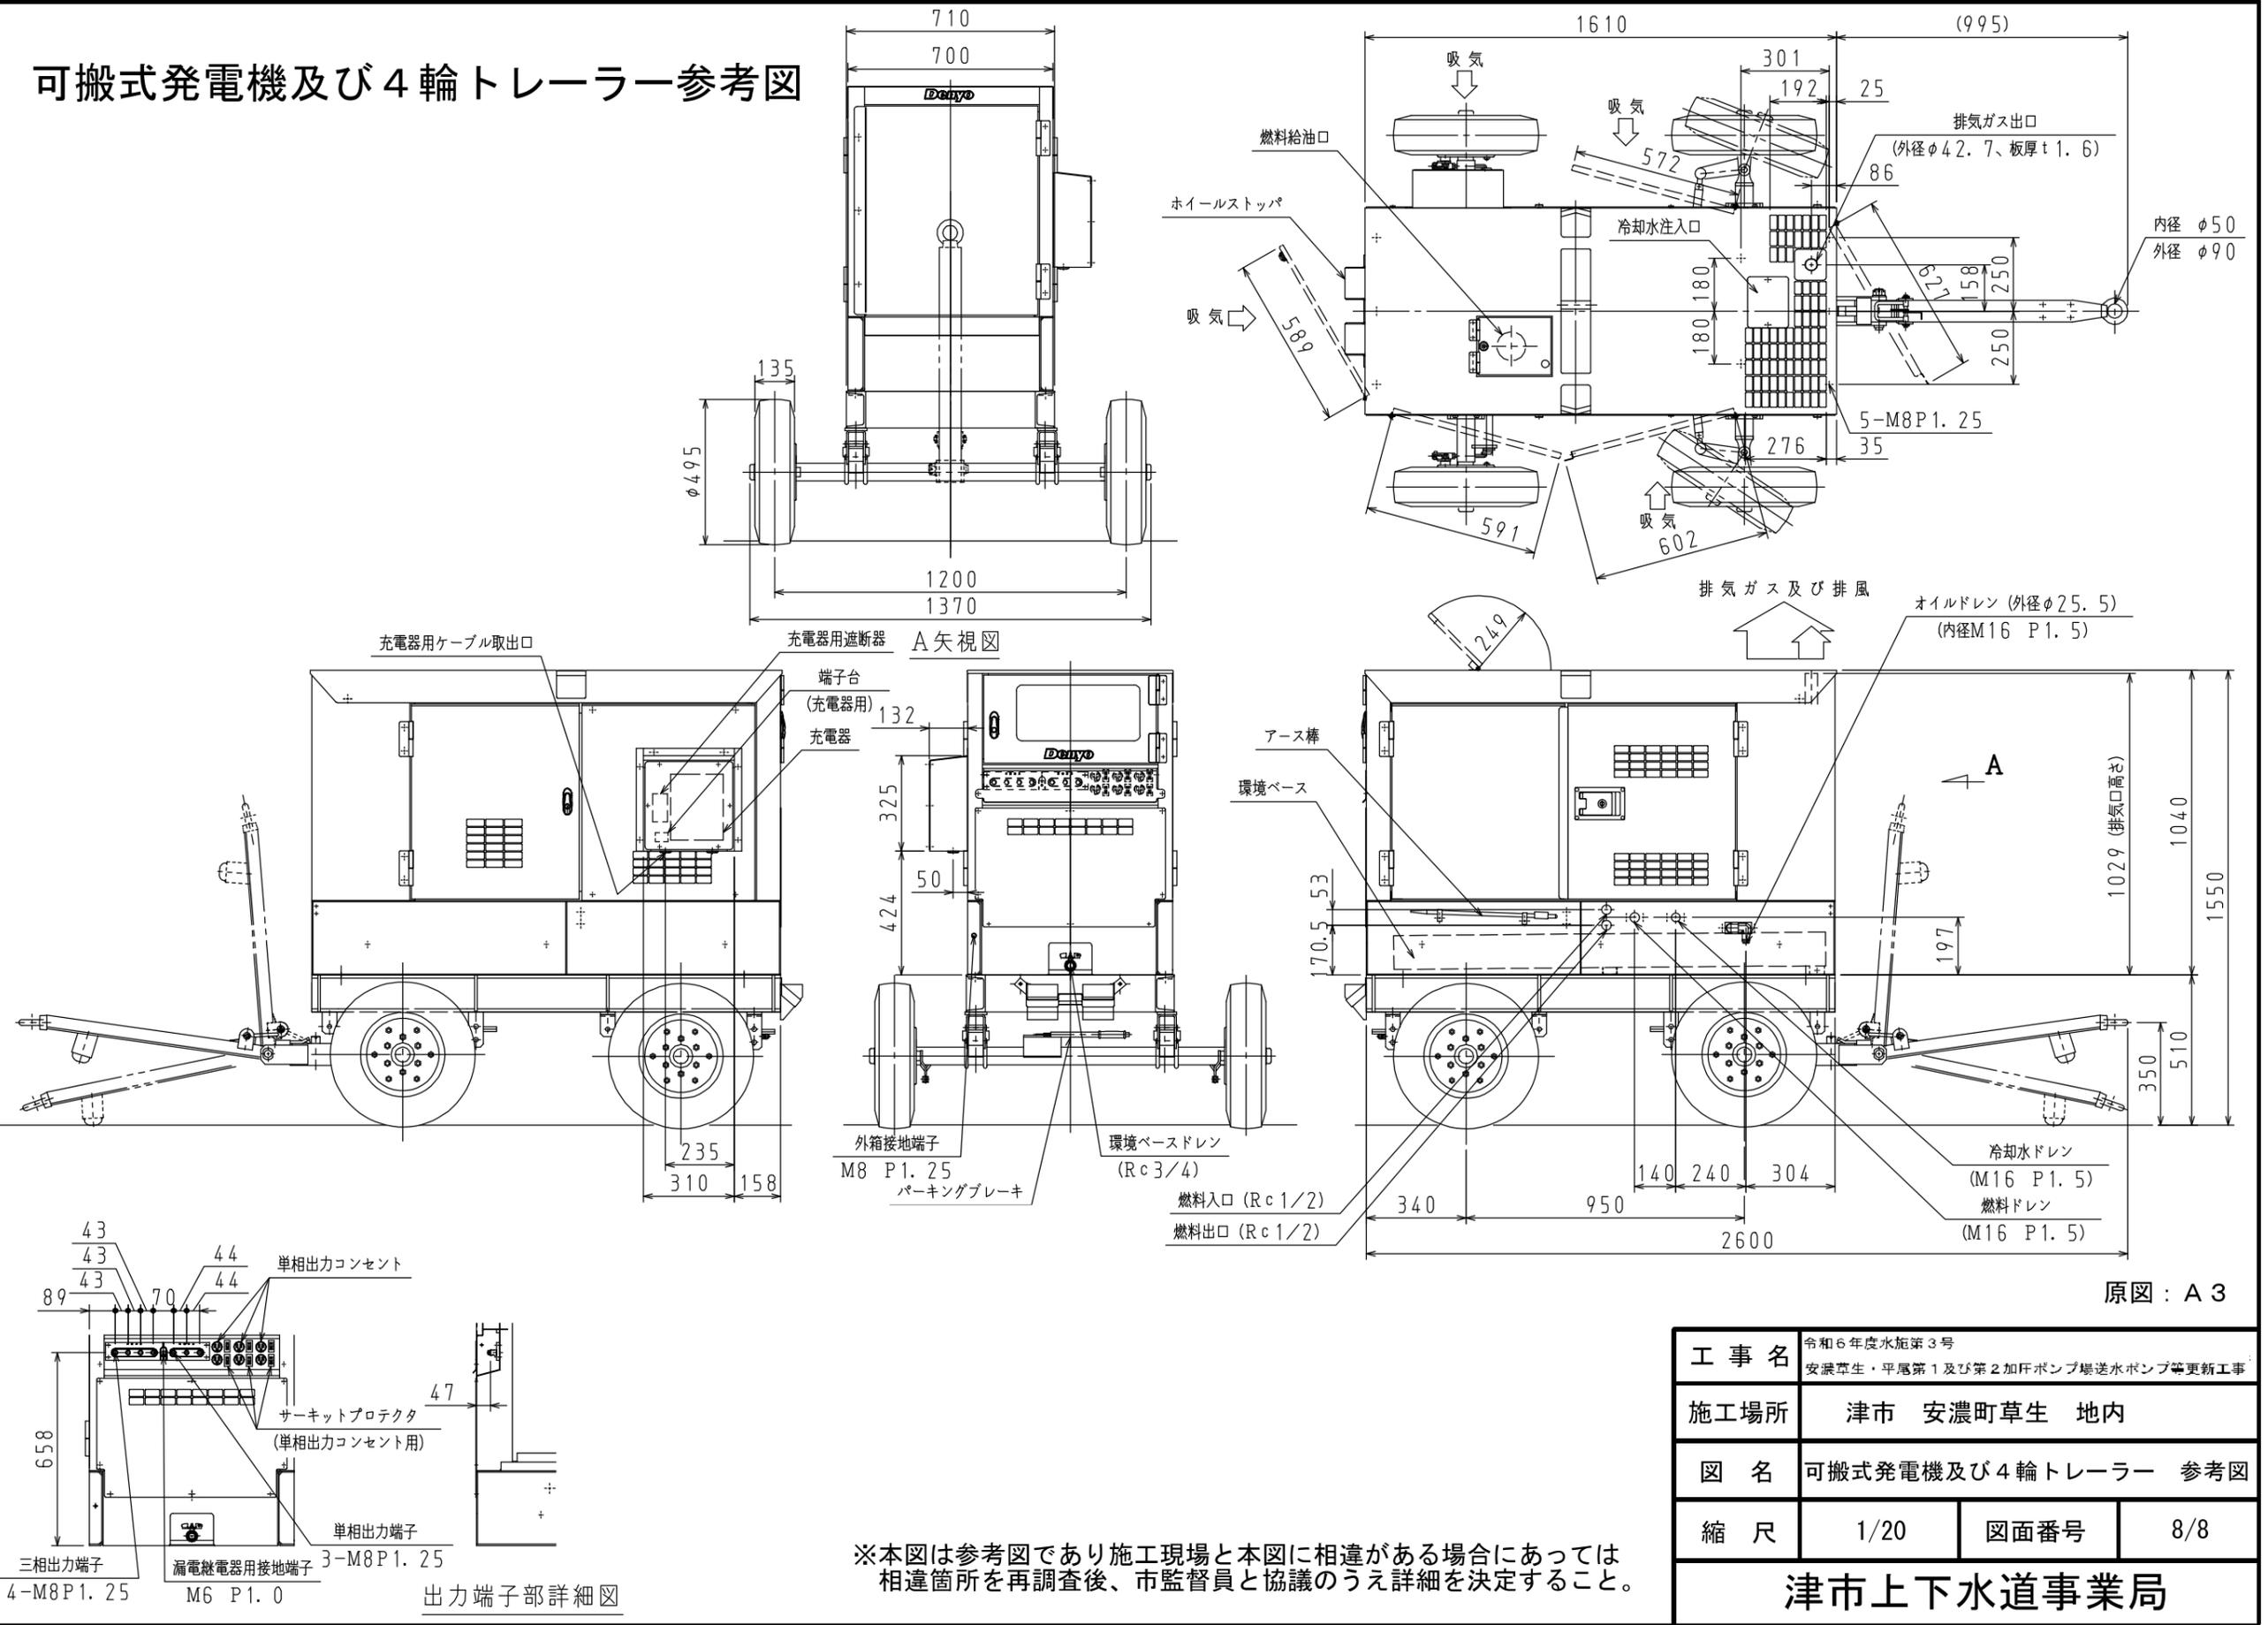

原図：A3

※本図は参考図であり施工現場と本図に相違がある場合にあつては相違箇所を再調査後、市監督員と協議のうえ詳細を決定すること。

工事名	令和6年度水施第3号 安濃草生・平尾第1及び第2加圧ポンプ搬送水ポンプ等更新工事		
施工場所	津市 安濃町草生 地内		
図名	可搬式発電機及び4輪トレーラー 参考図		
縮尺	1/20	図面番号	8/8

津市上下水道事業局