


設計図

平面図(1/2)

S=1:500

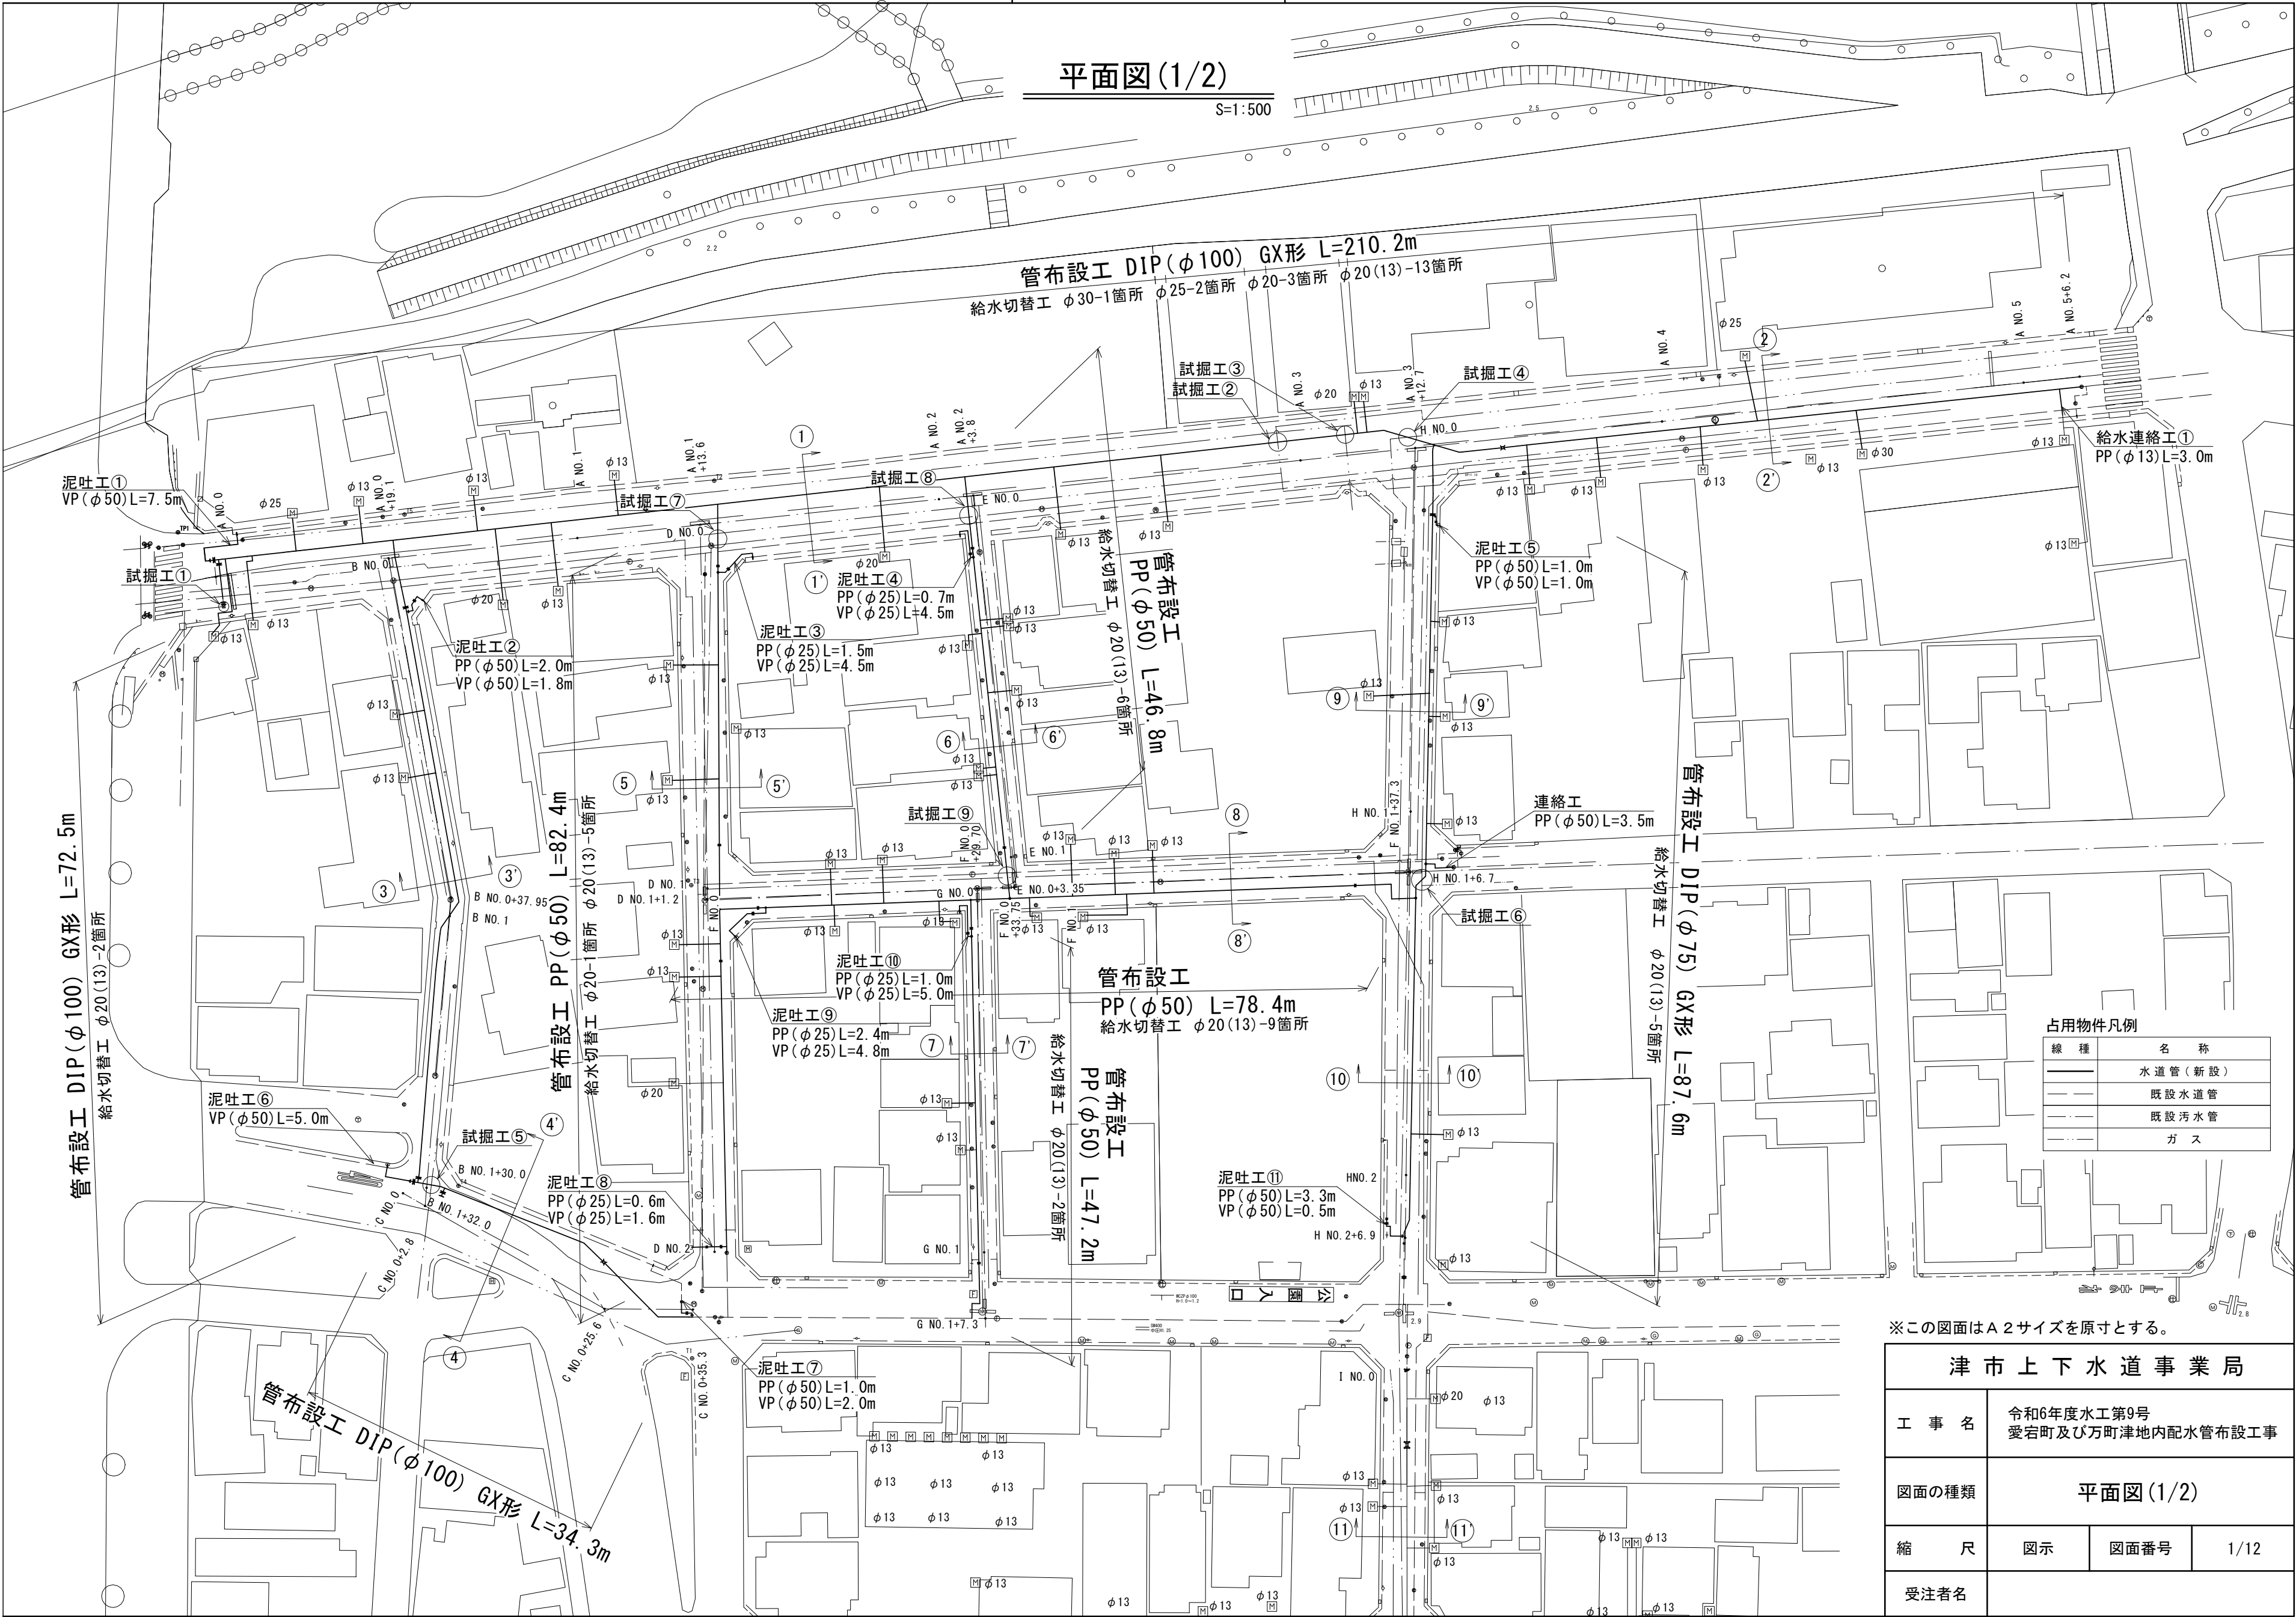


※この図面はA2サイズを原寸とする。

津市上下水道事業局			
工 事 名	令和6年度水工第9号 愛宕町及び万町津地内配水管布設工事		
図面の種類	平面図(1/2)		
縮 尺	図示	図面番号	1/12
受注者名	津市上下水道事業局		

設計図

平面図(2/2)

S=1:500

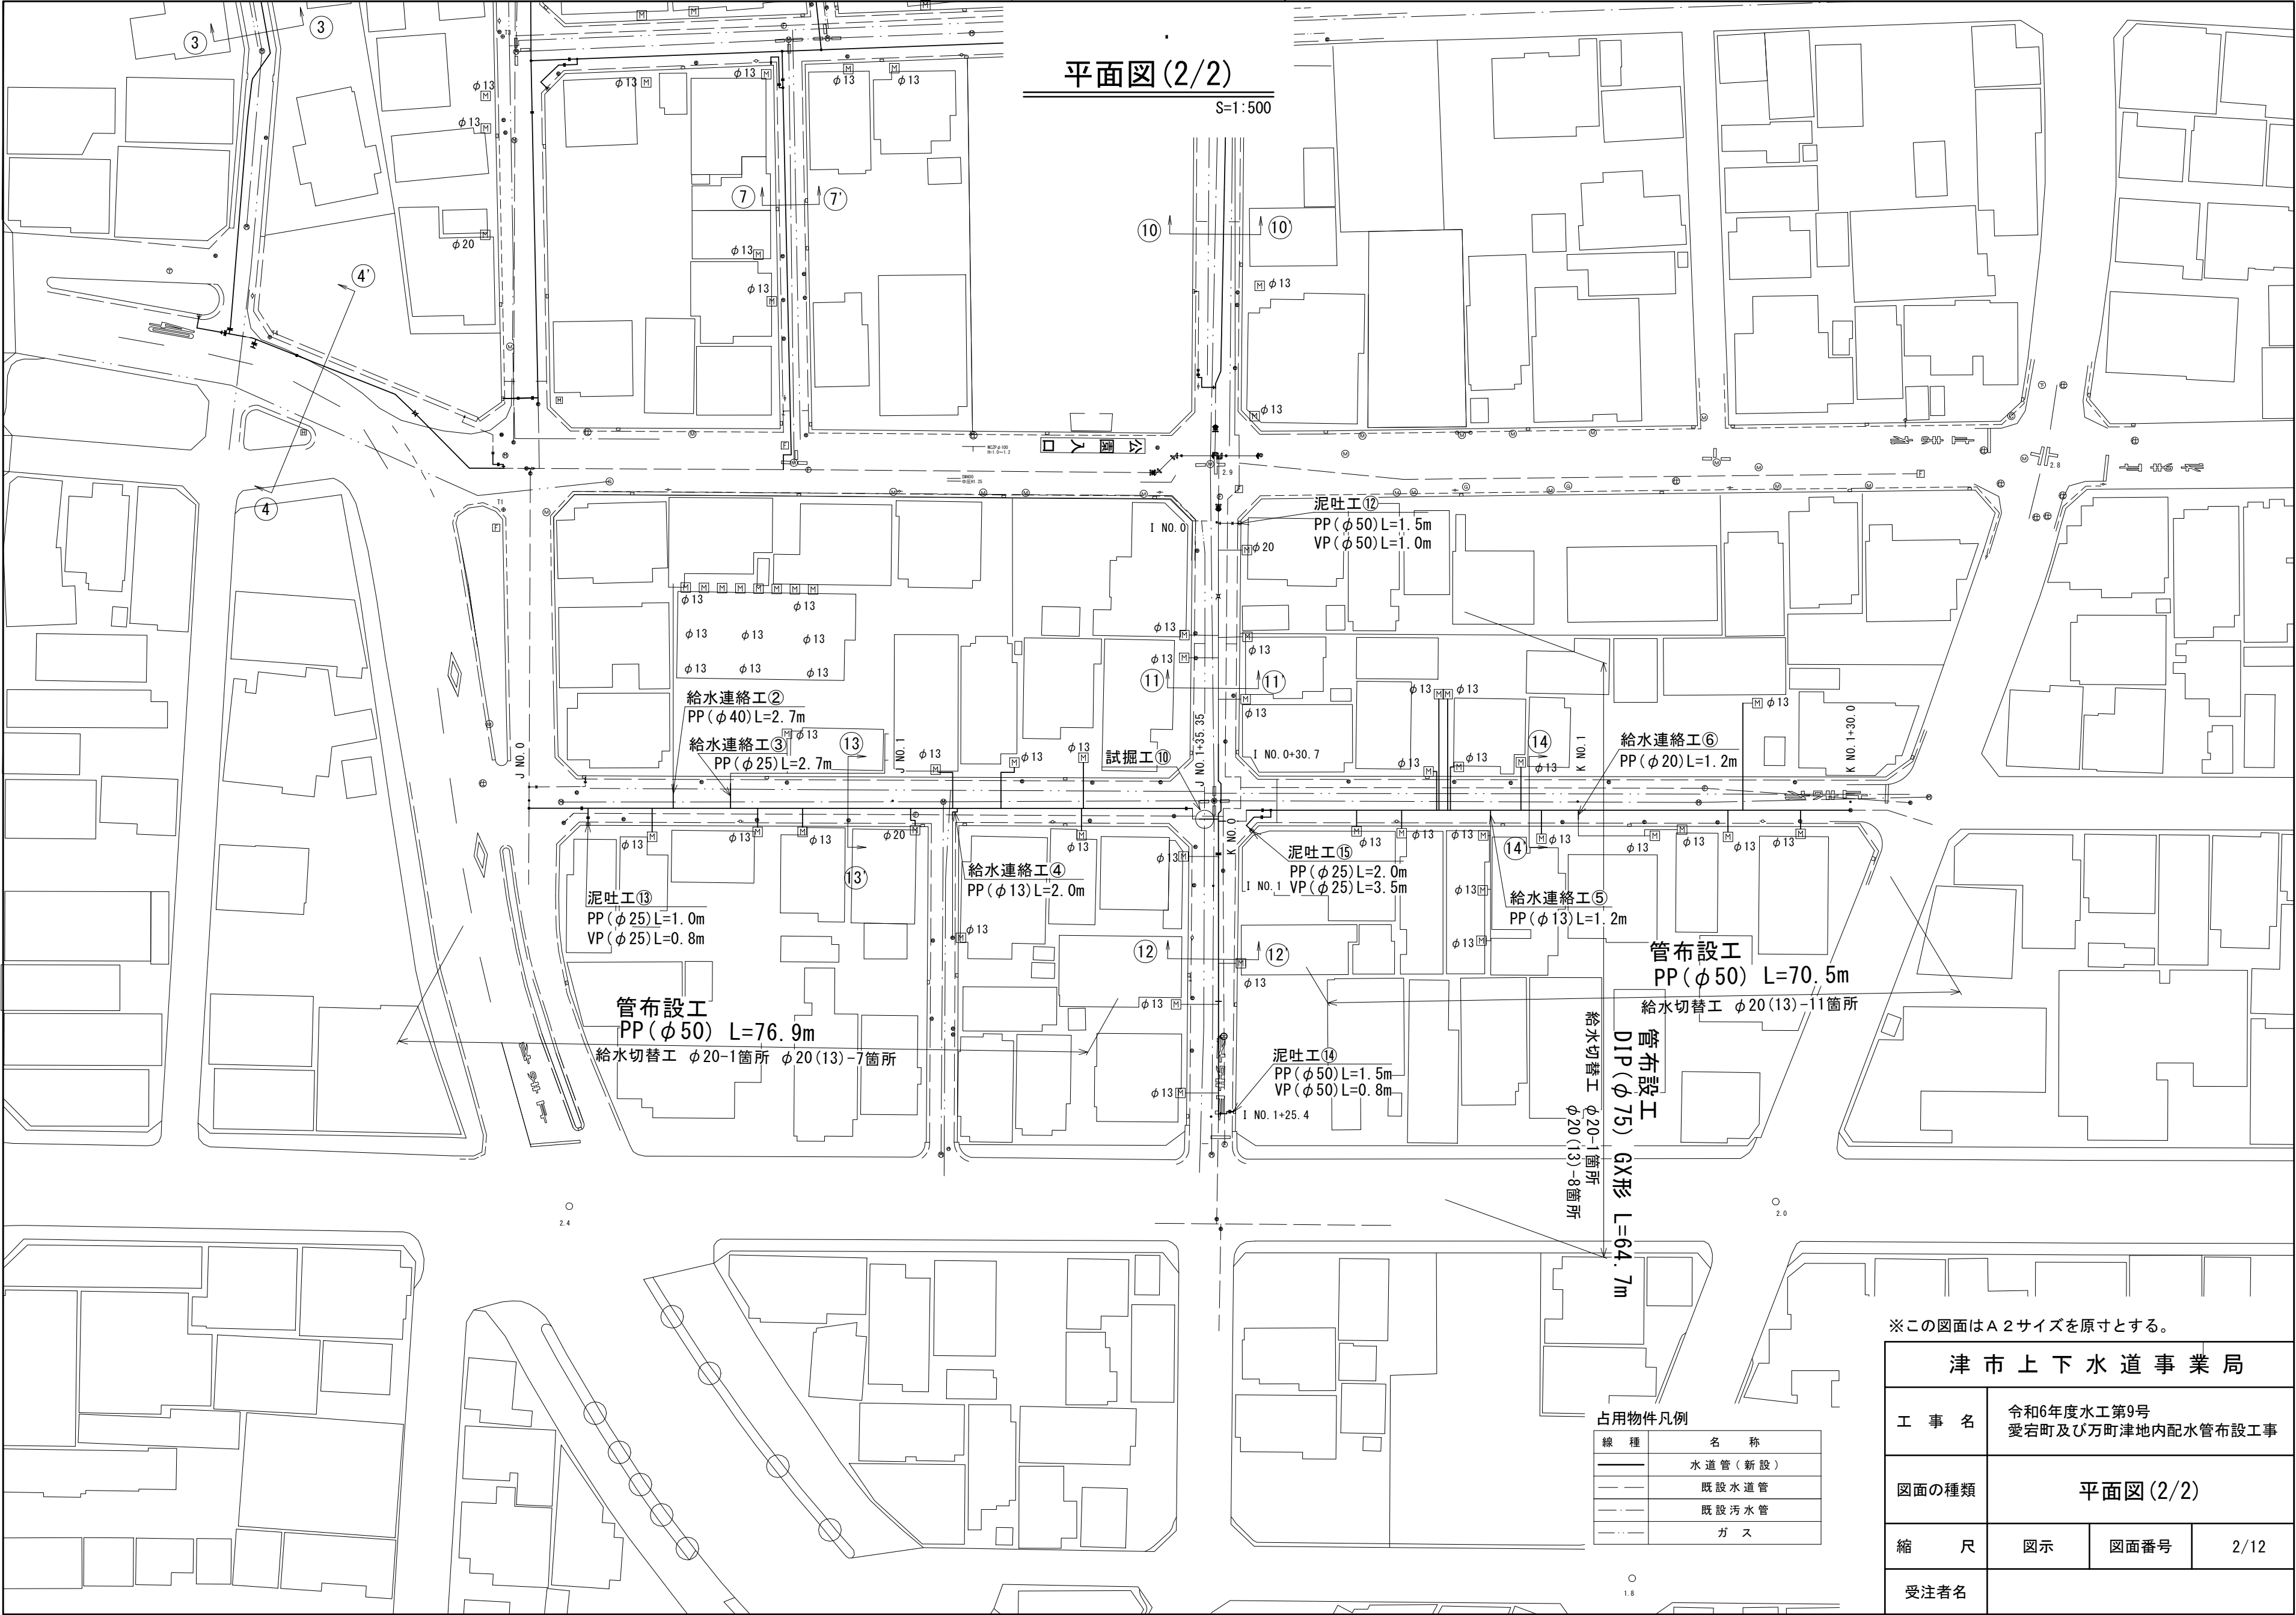

※この図面はA2サイズを原寸とする。


津市上下水道事業局			
工 事 名	令和6年度水工第9号 愛宕町及び万町津地内配水管布設工事		
図面の種類	平面図(2/2)		
縮 尺	図示	図面番号	2/12
受注者名			

設 計 図


横断面図(1/2)

S=1:100


③ - ③'

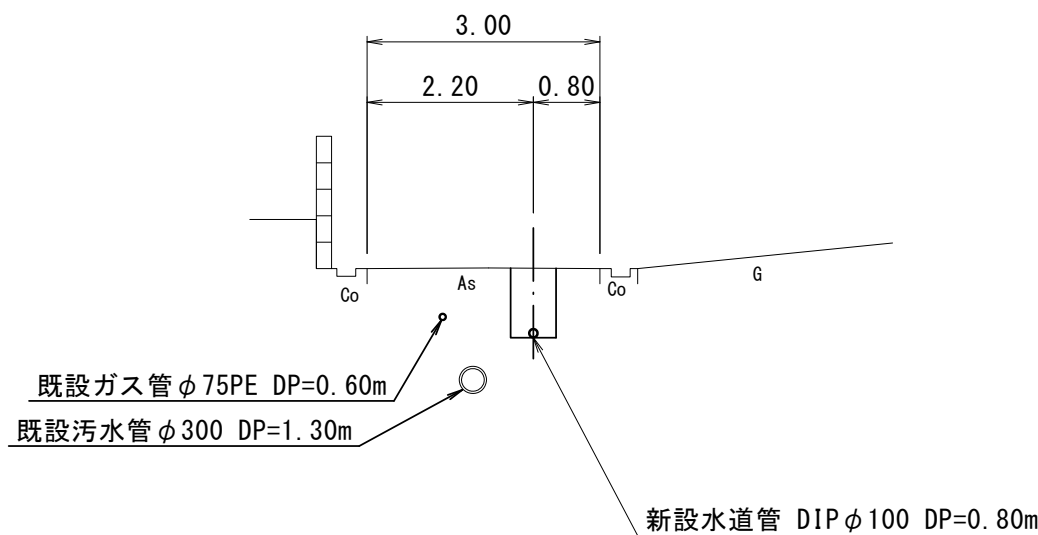


⑥ - ⑥'

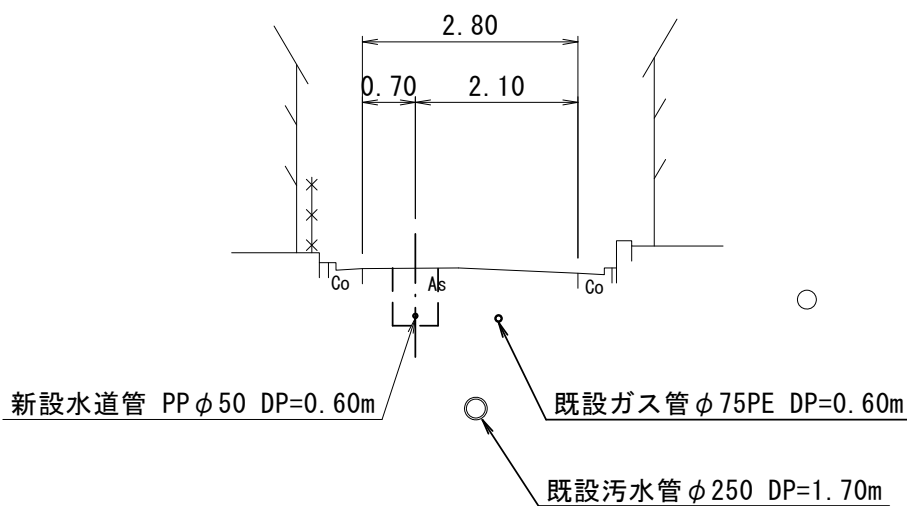


⑧ - ⑧'

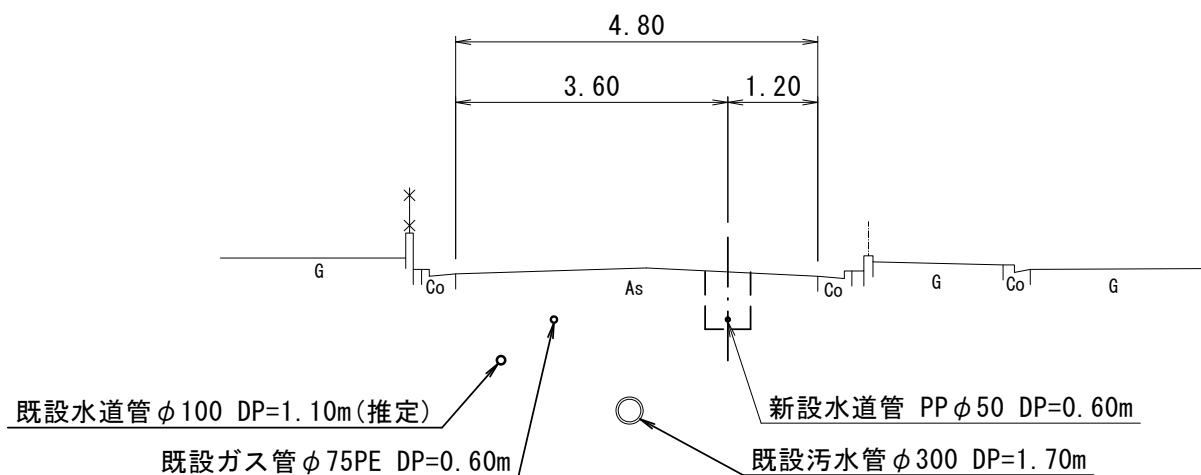


② - ②'

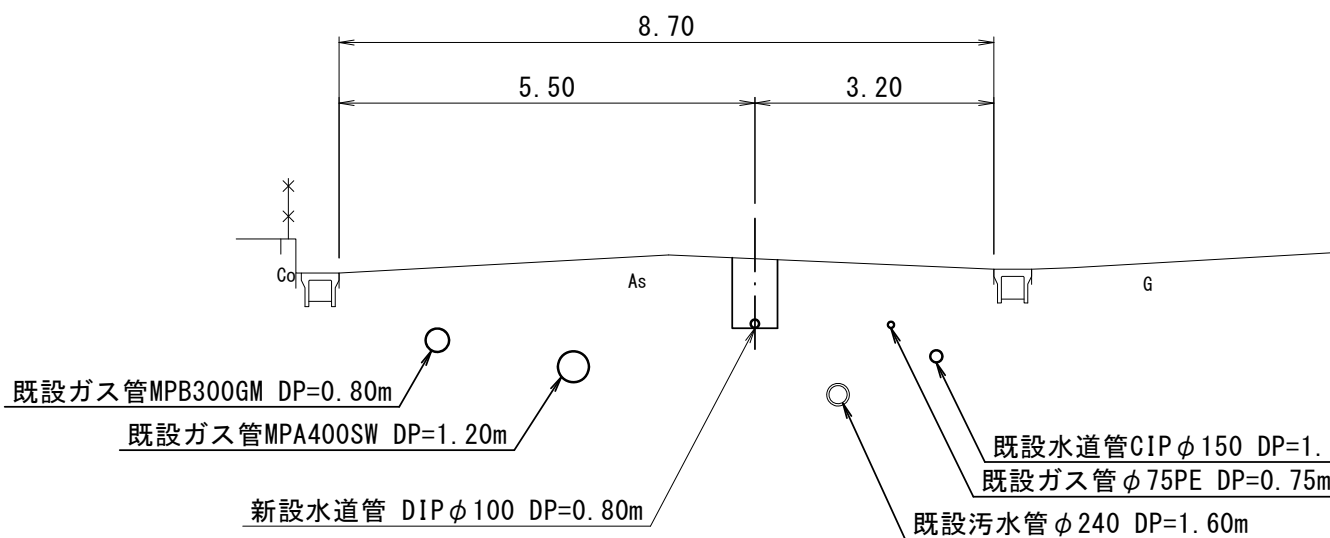


⑤ - ⑤'

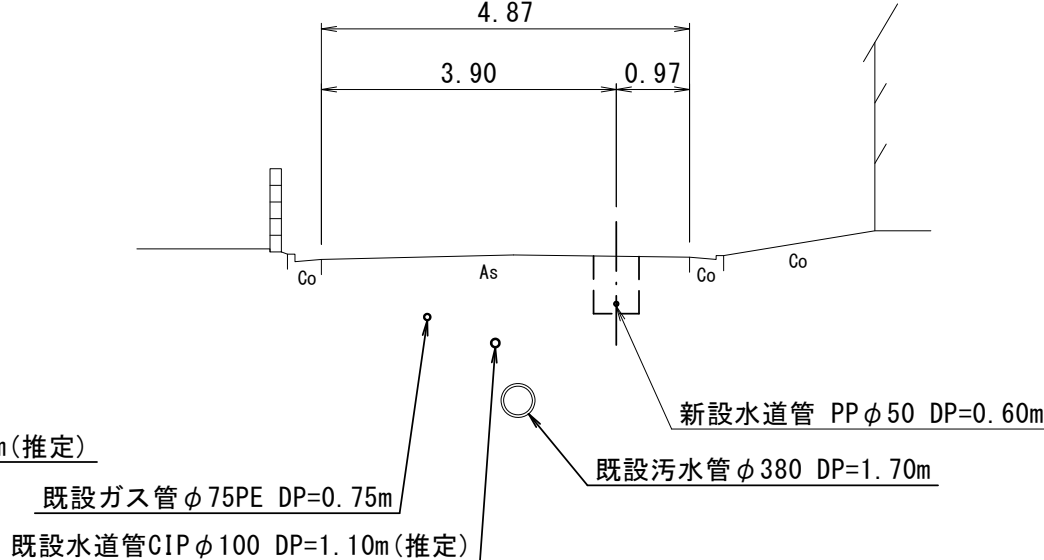


⑦ - ⑦'

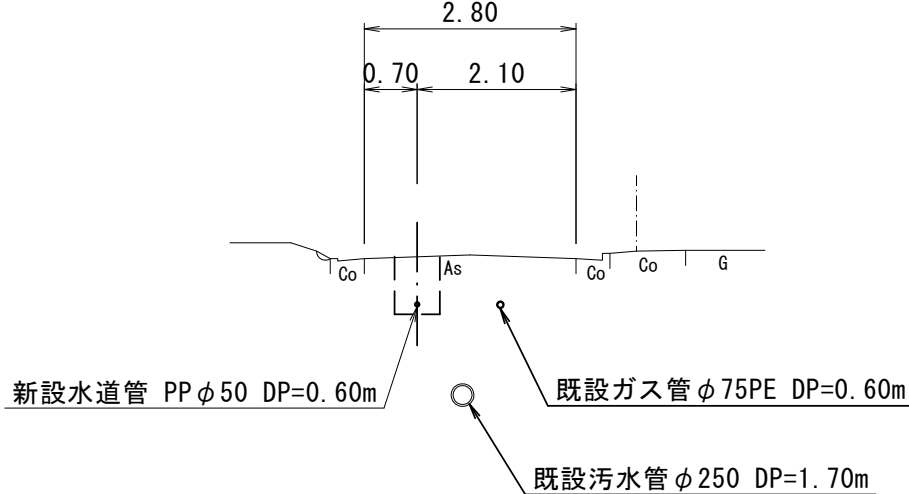

① - ①'

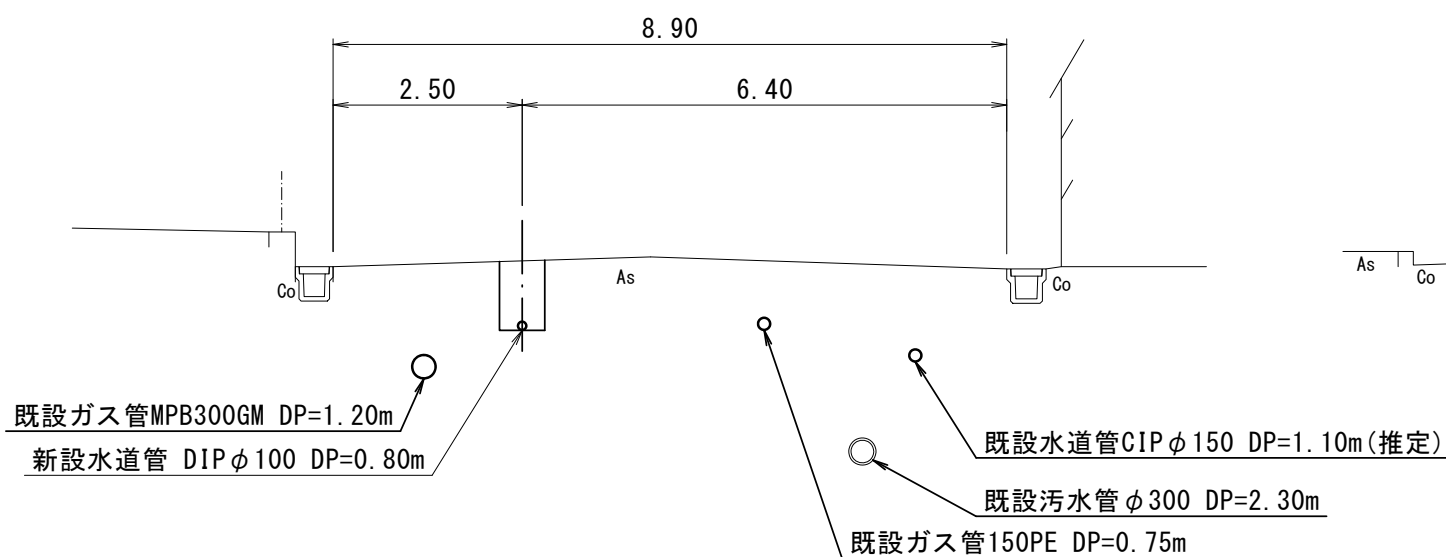

④ - ④'

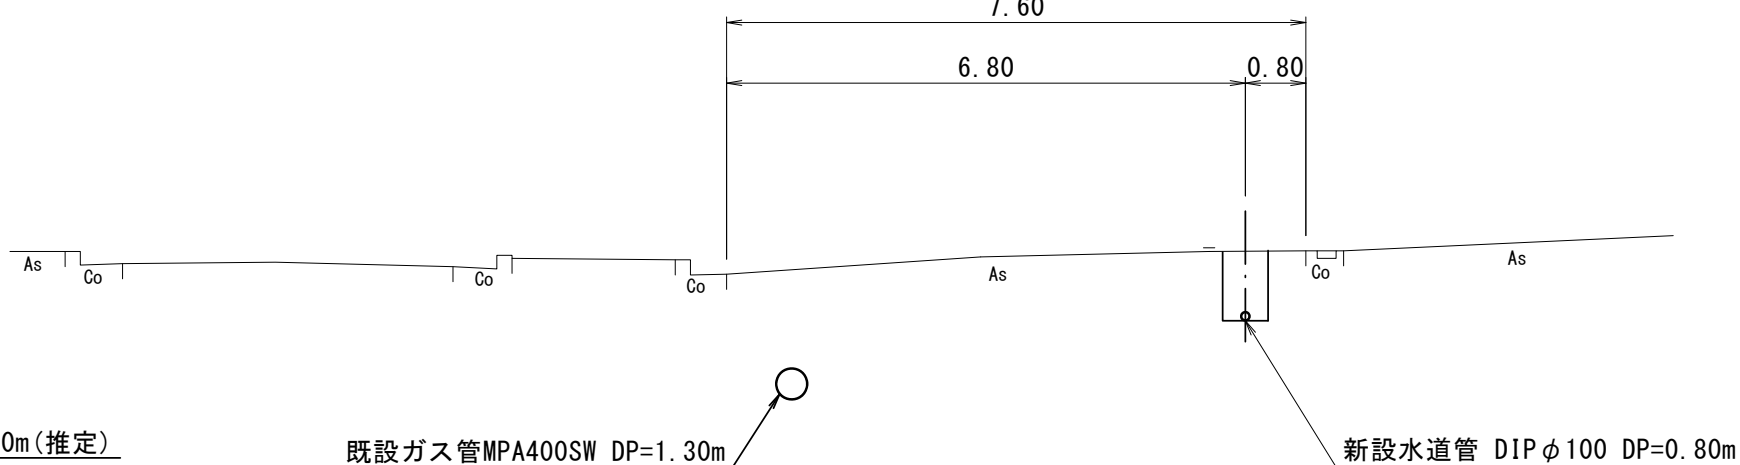

※この図面はA 2サイズを原寸とする。


津 市 上 下 水 道 事 業 局			
工 事 名	令和6年度水工第9号 愛宕町及び万町津地内配水管布設工事		
図面の種類	横断面図(1/2)		
縮 尺	図示	図面番号	3/12
受注者名			

設 計 図


横断面図 (2/2)

S=1:100


⑪ - ⑪

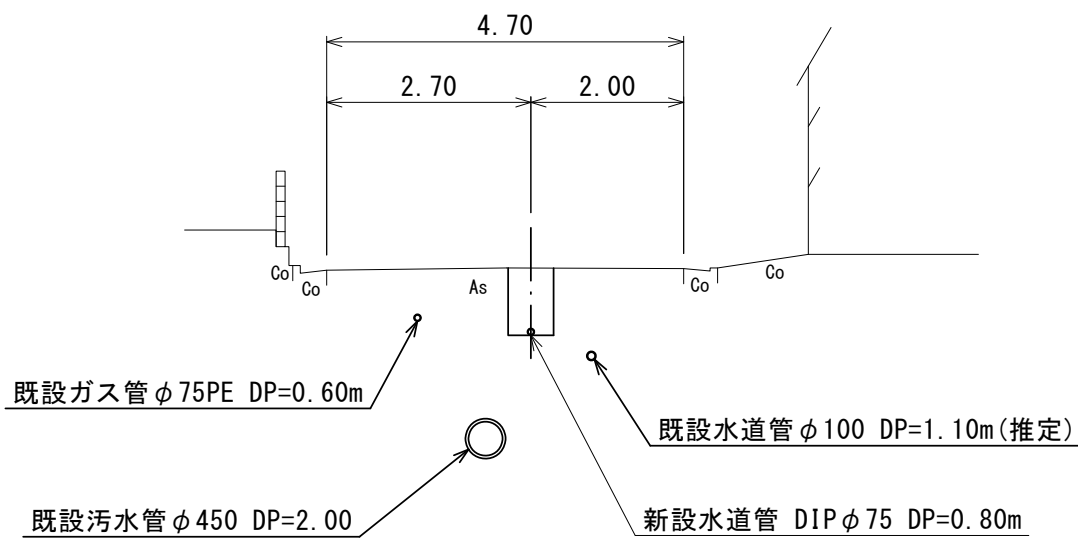


⑭ - ⑭

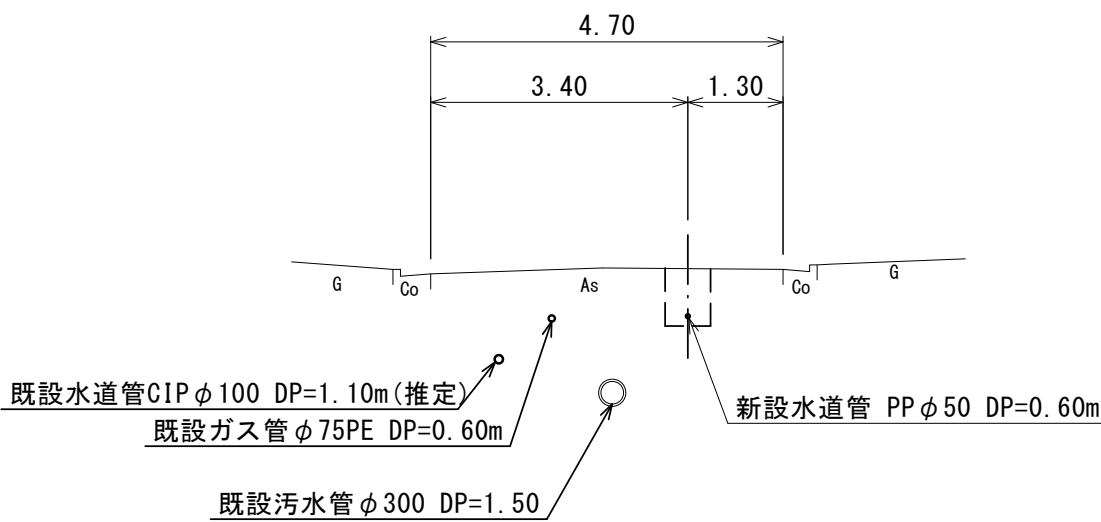


⑩ - ⑩

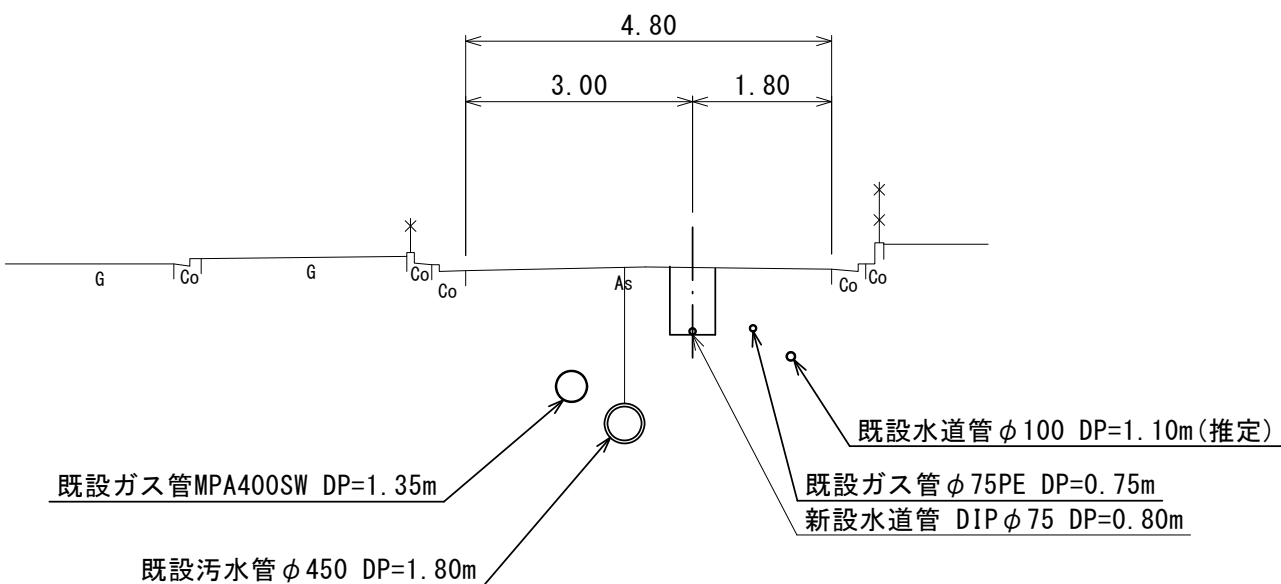


⑬ - ⑬

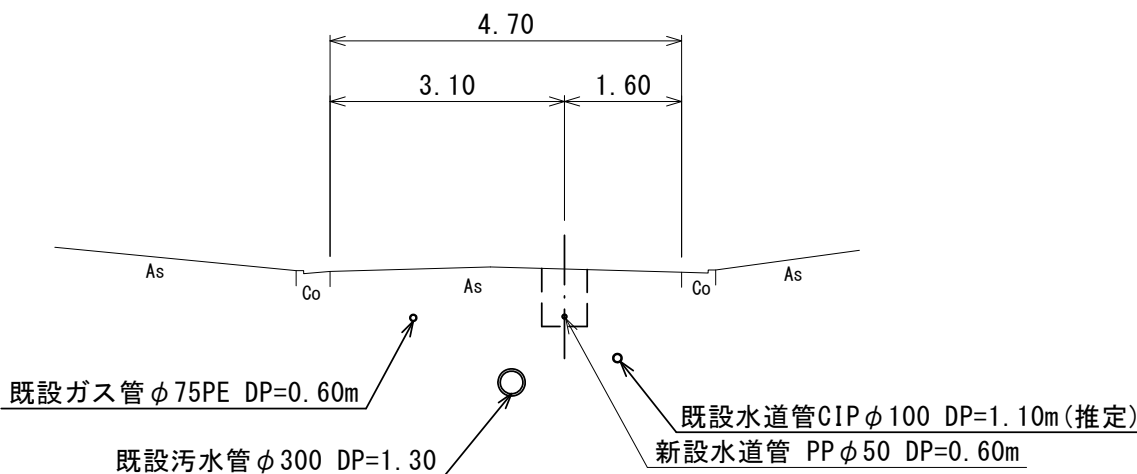

⑨ - ⑨'

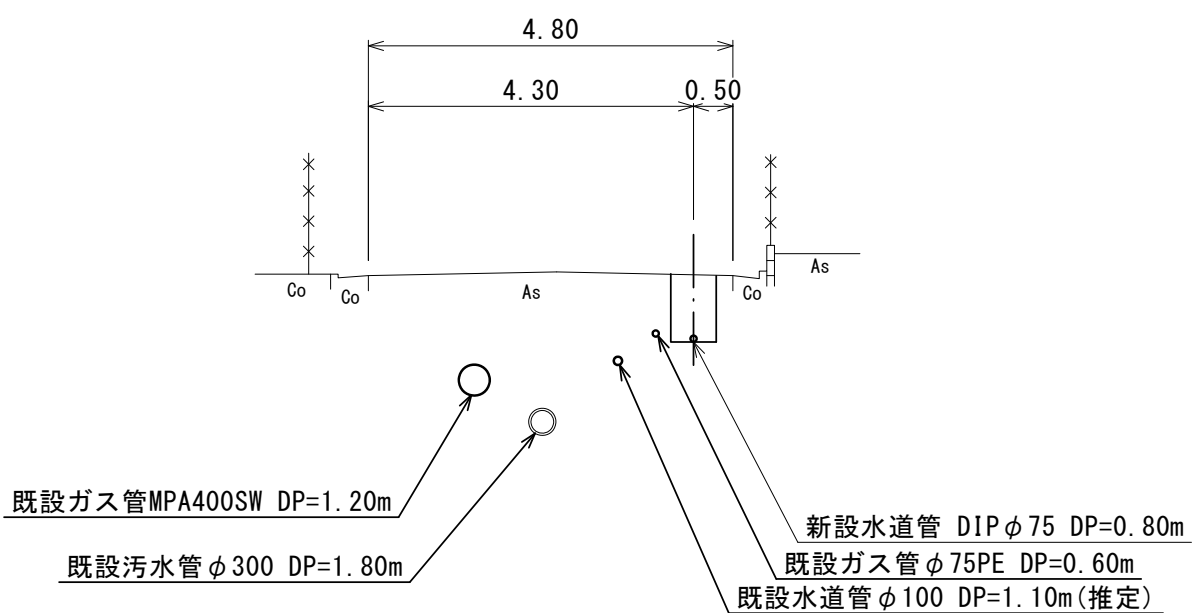

⑫ - ⑫

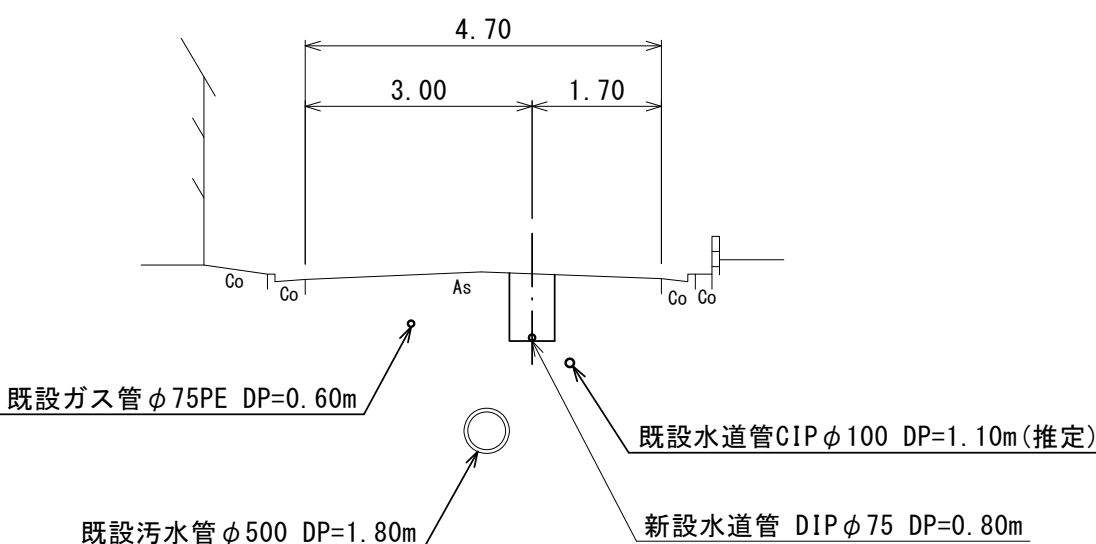


※この図面はA 2サイズを原寸とする。

津 市 上 下 水 道 事 業 局			
工 事 名	令和6年度水工第9号 愛宕町及び万町津地内配水管布設工事		
図面の種類	横断面図 (2/2)		
縮 尺	図示	図面番号	4/12
受注者名			


設計図

土工定規図


S=1：20

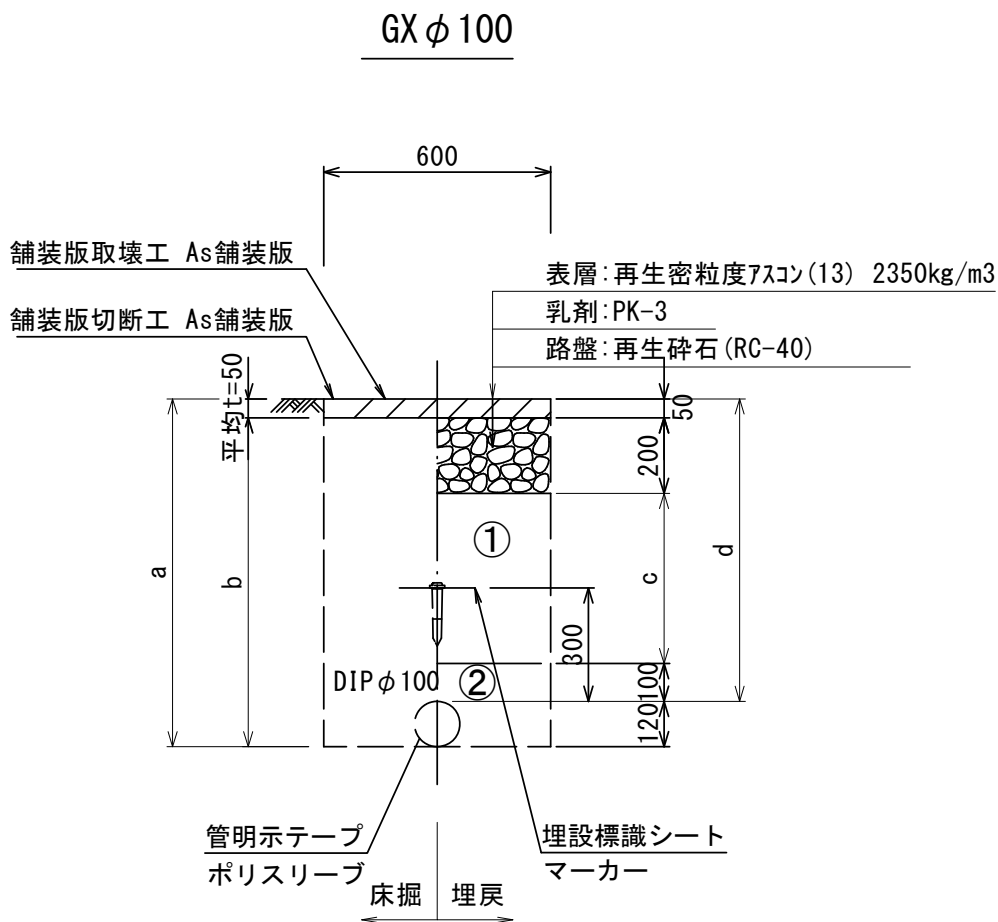


ϕ 100				
土被り	a	b	c	d
800	920	870	450	800
1100	1220	1170	750	1100
1300	1420	1370	950	1300

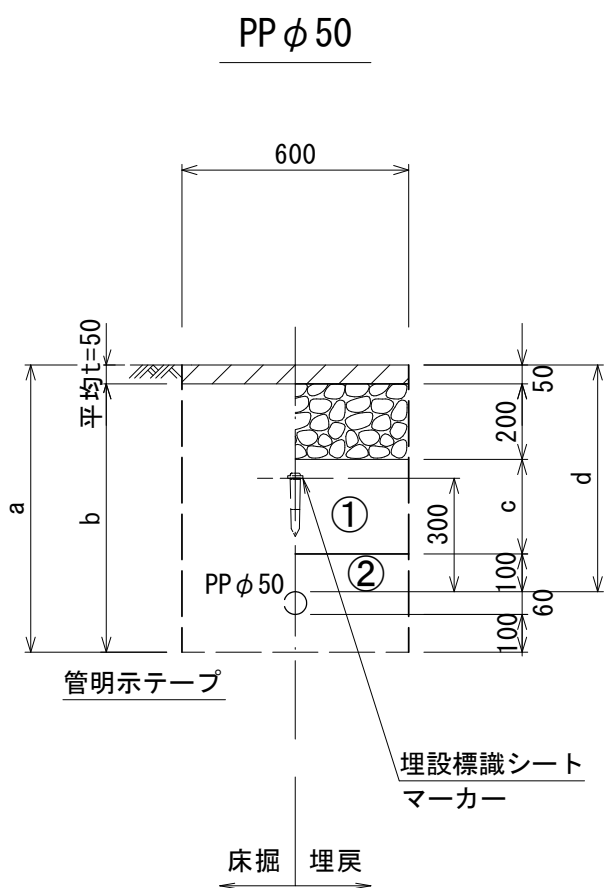


ϕ 50				
土被り	a	b	c	d
600	760	710	250	600

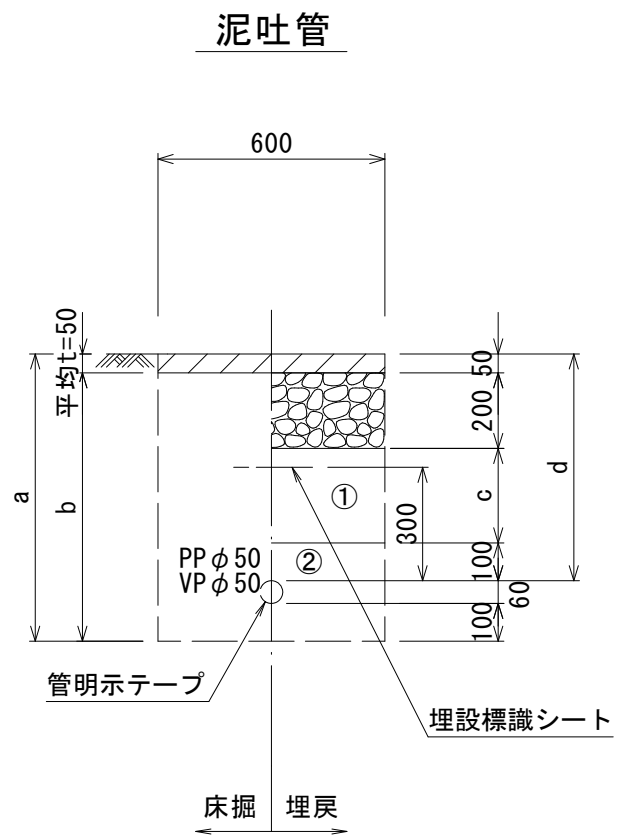


ϕ 50				
土被り	a	b	c	d
600	760	710	250	600

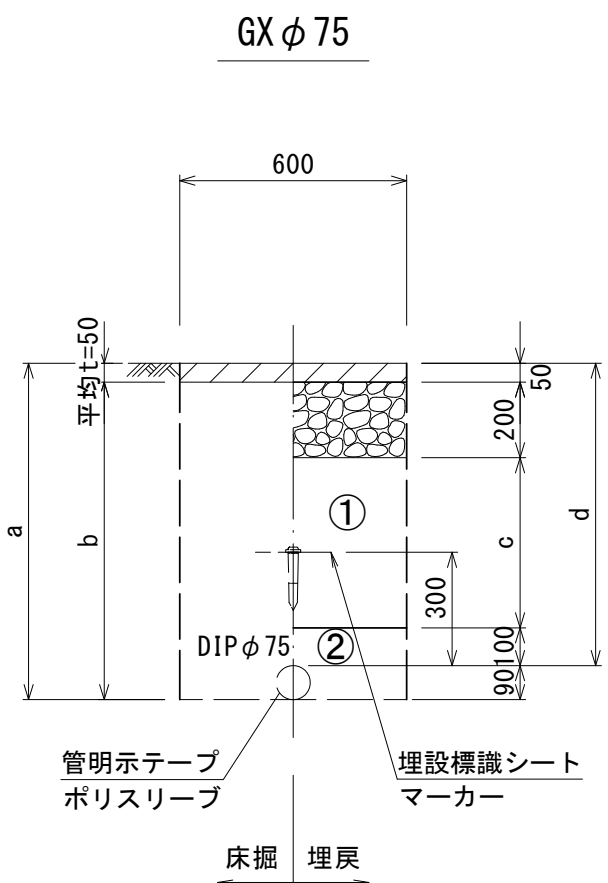

ϕ 75				
土被り	a	b	c	d
800	890	840	450	800
1100	1190	1140	750	1100
1400	1490	1440	1050	1400

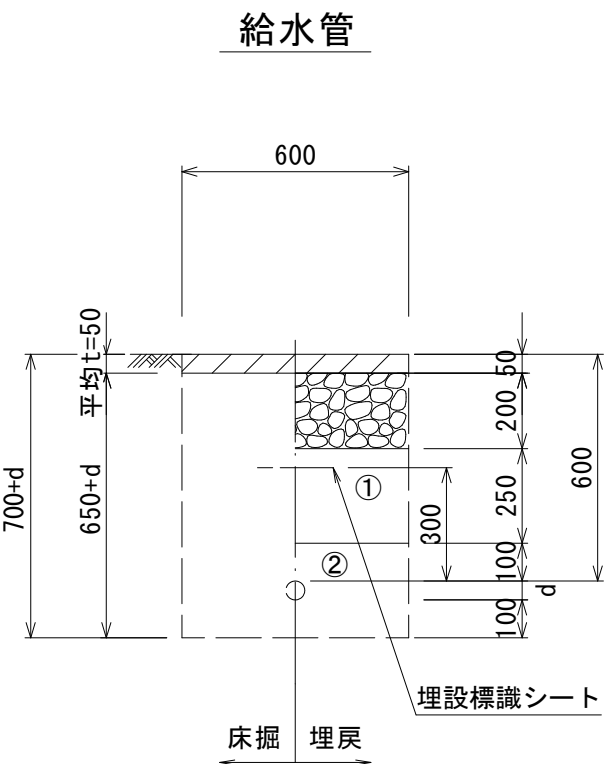

給水管外径 d	
ϕ 13	d=20mm
ϕ 20	d=25mm
ϕ 25	d=30mm
ϕ 30	d=40mm
ϕ 40	d=50mm
ϕ 50	d=60mm

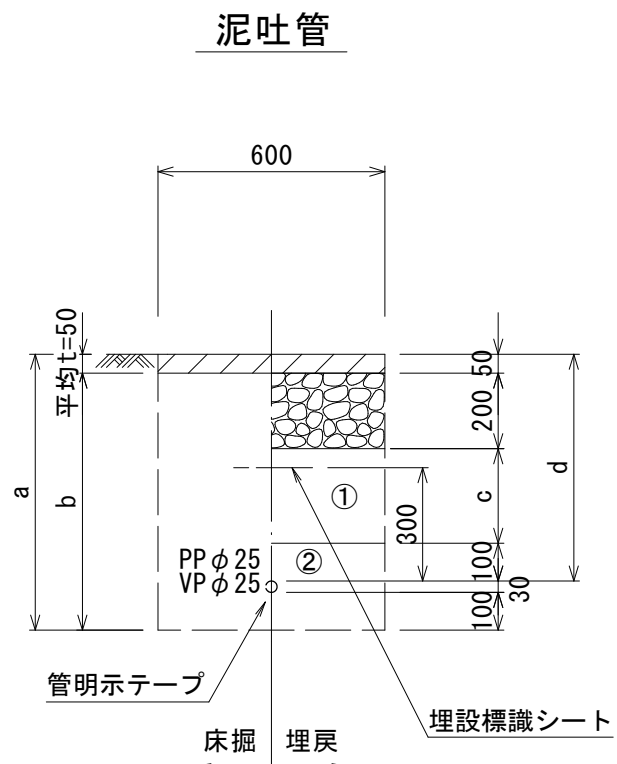

ϕ 25				
土被り	a	b	c	d
600	730	680	250	600

- ①・・・再生砕石 (RC-40)
②・・・管基礎用砂 (埋戻し用砂)

※この図面はA 2サイズを原寸とする。

津市上下水道事業局			
工 事 名	令和6年度水工第9号 愛宕町及び万町津地内配水管布設工事		
図面の種類	土工定規図		
縮 尺	図示	図面番号	5/12
受注者名			

設計図

配管詳細図(1/7)

S=1:200

B部詳細図

1:100

A部詳細図

1:100

占用物件凡例


線 種	名 称
	水道管(新設)
	既設水道管
	既設汚水管
	ガ ス

※この図面はA2サイズを原寸とする。

津市上下水道事業局			
工 事 名	令和6年度水工第9号 愛宕町及び万町津地内配水管布設工事		
図面の種類	配管詳細図(1/7)		
縮 尺	図示	図面番号	6/12
受注者名			

配管詳細図 (2/7)


S=1 : 200

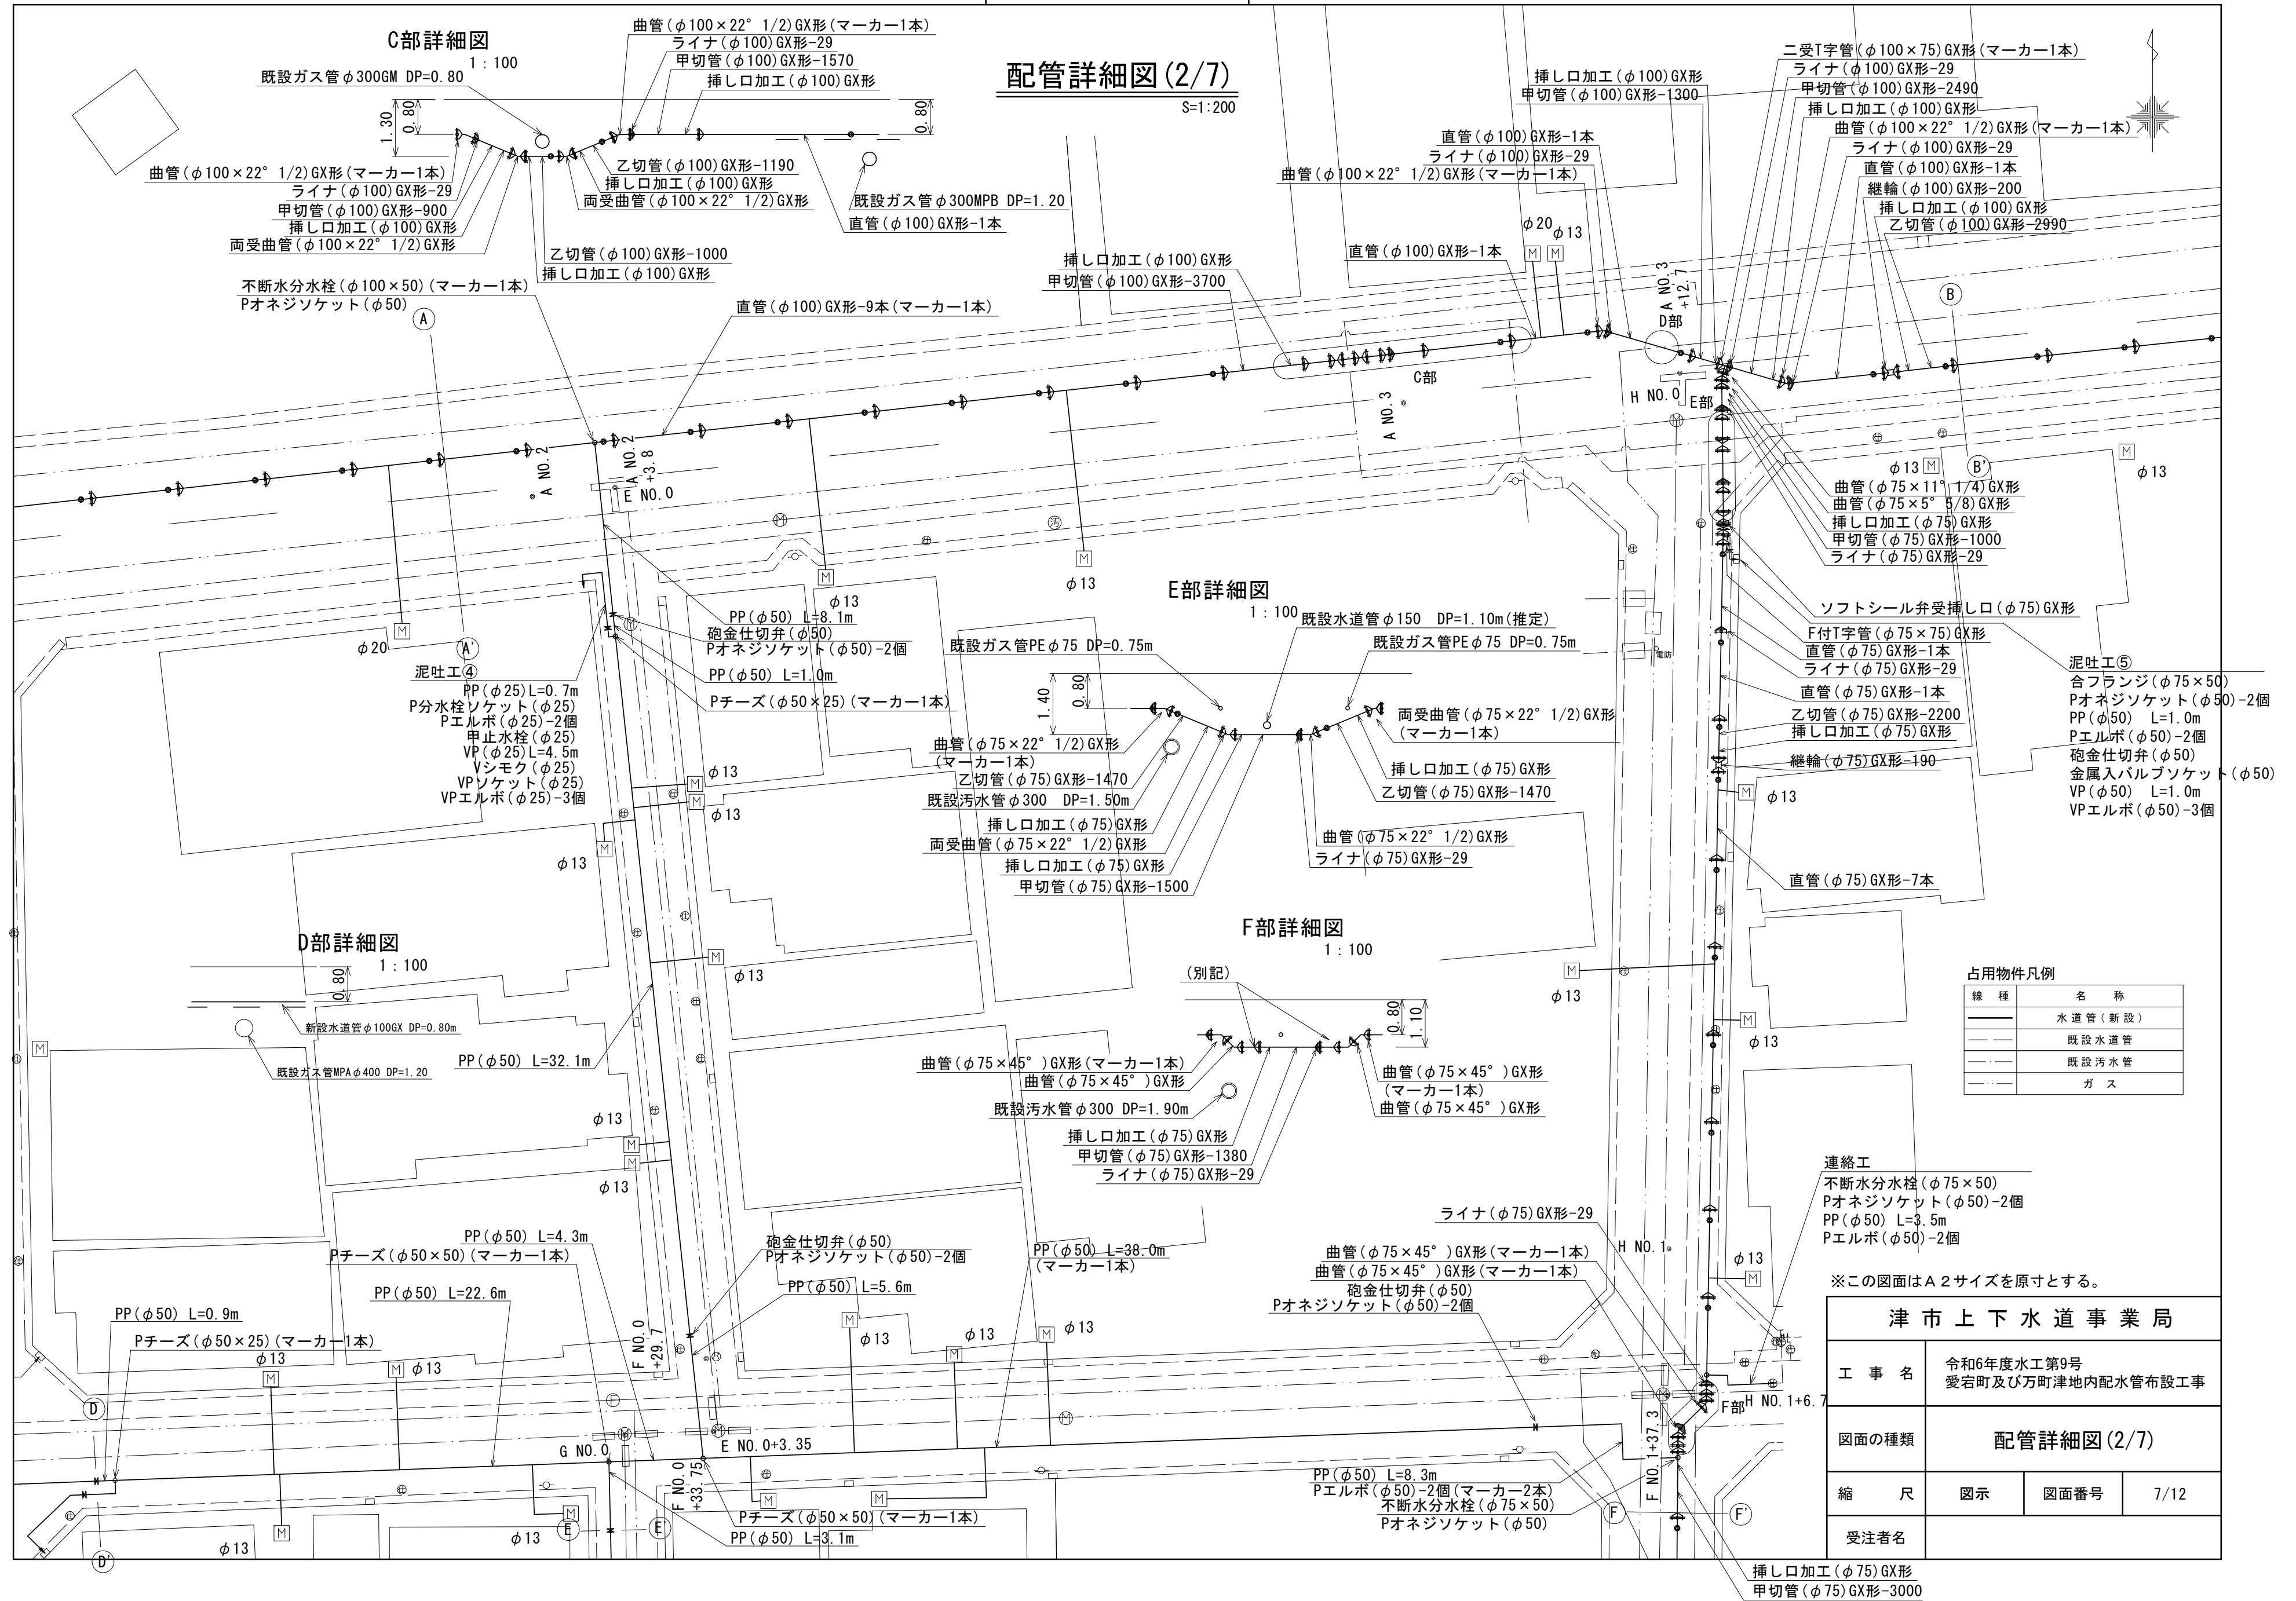

設計図

配管詳細図(3/7)

S=1:200

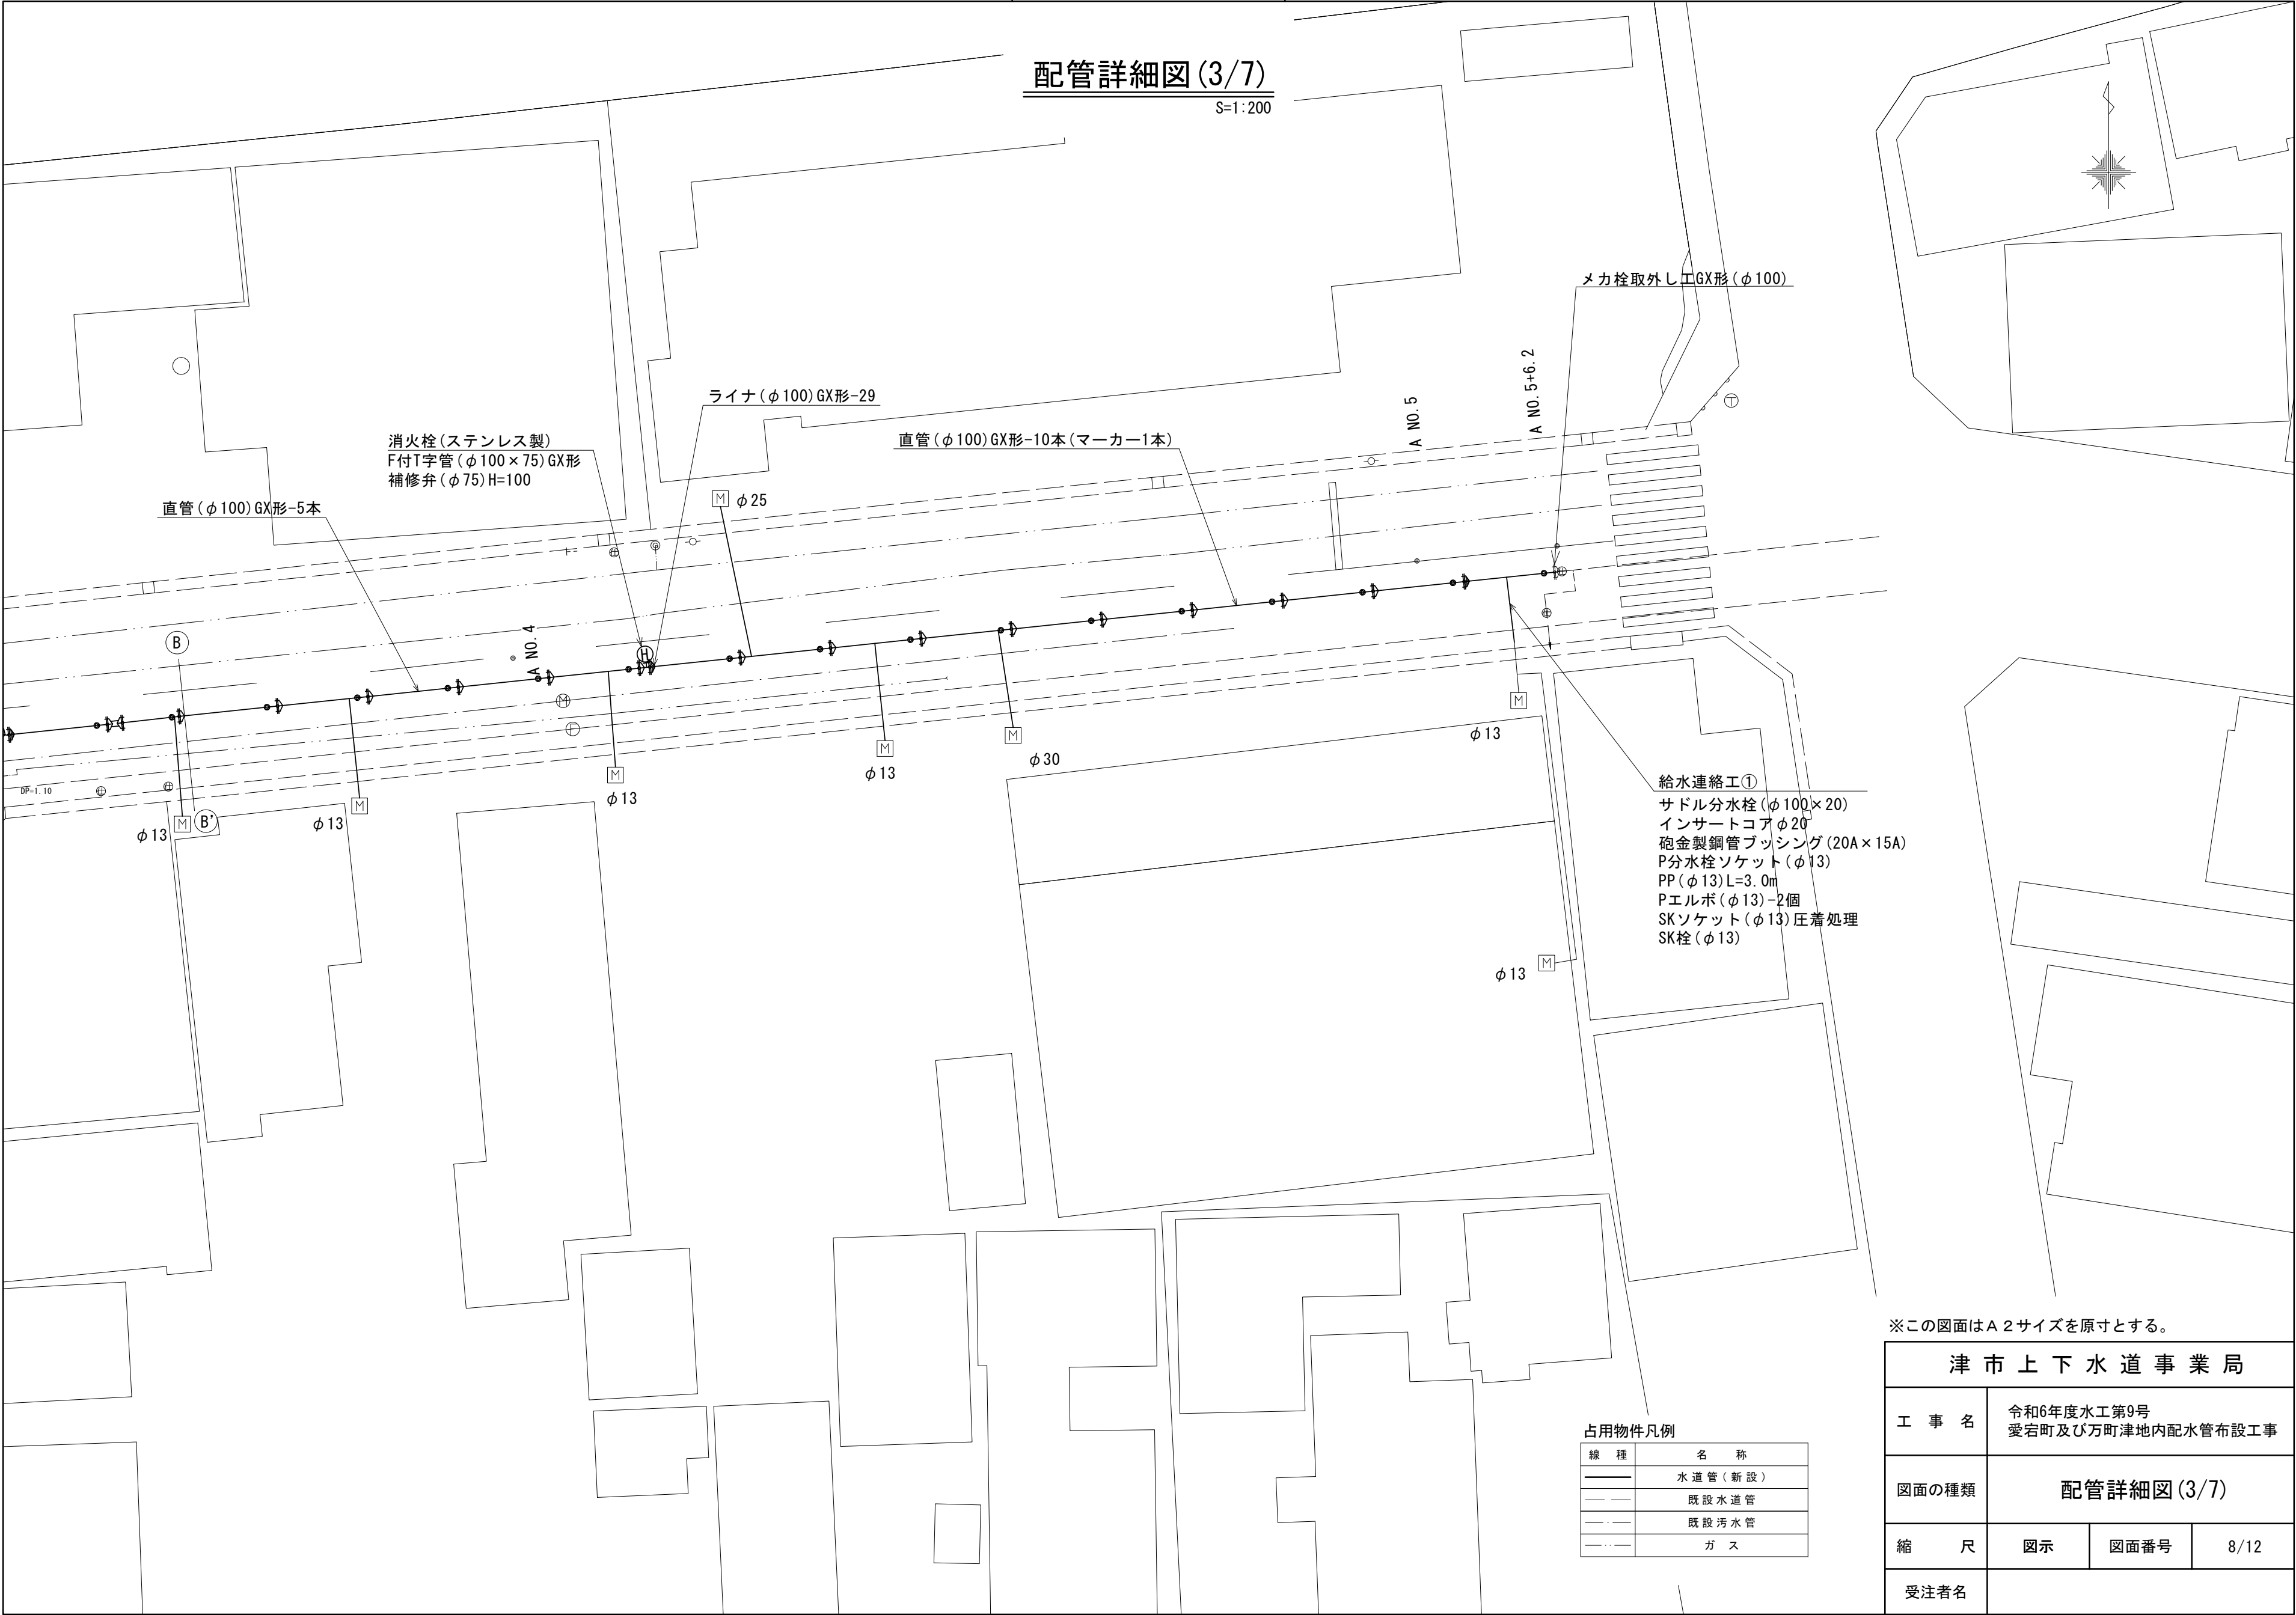


※この図面はA 2 サイズを原寸とする。

津市上下水道事業局			
工 事 名	令和6年度水工第9号 愛宕町及び万町津地内配水管布設工事		
図面の種類	配管詳細図(3/7)		
縮 尺	図示	図面番号	8/12
受注者名			

占用物件凡例

線 種	名 称
——	水道管(新設)
- - - -	既設水道管
- · - ·	既設汚水管
- · - ·	ガ ス

設 計 図

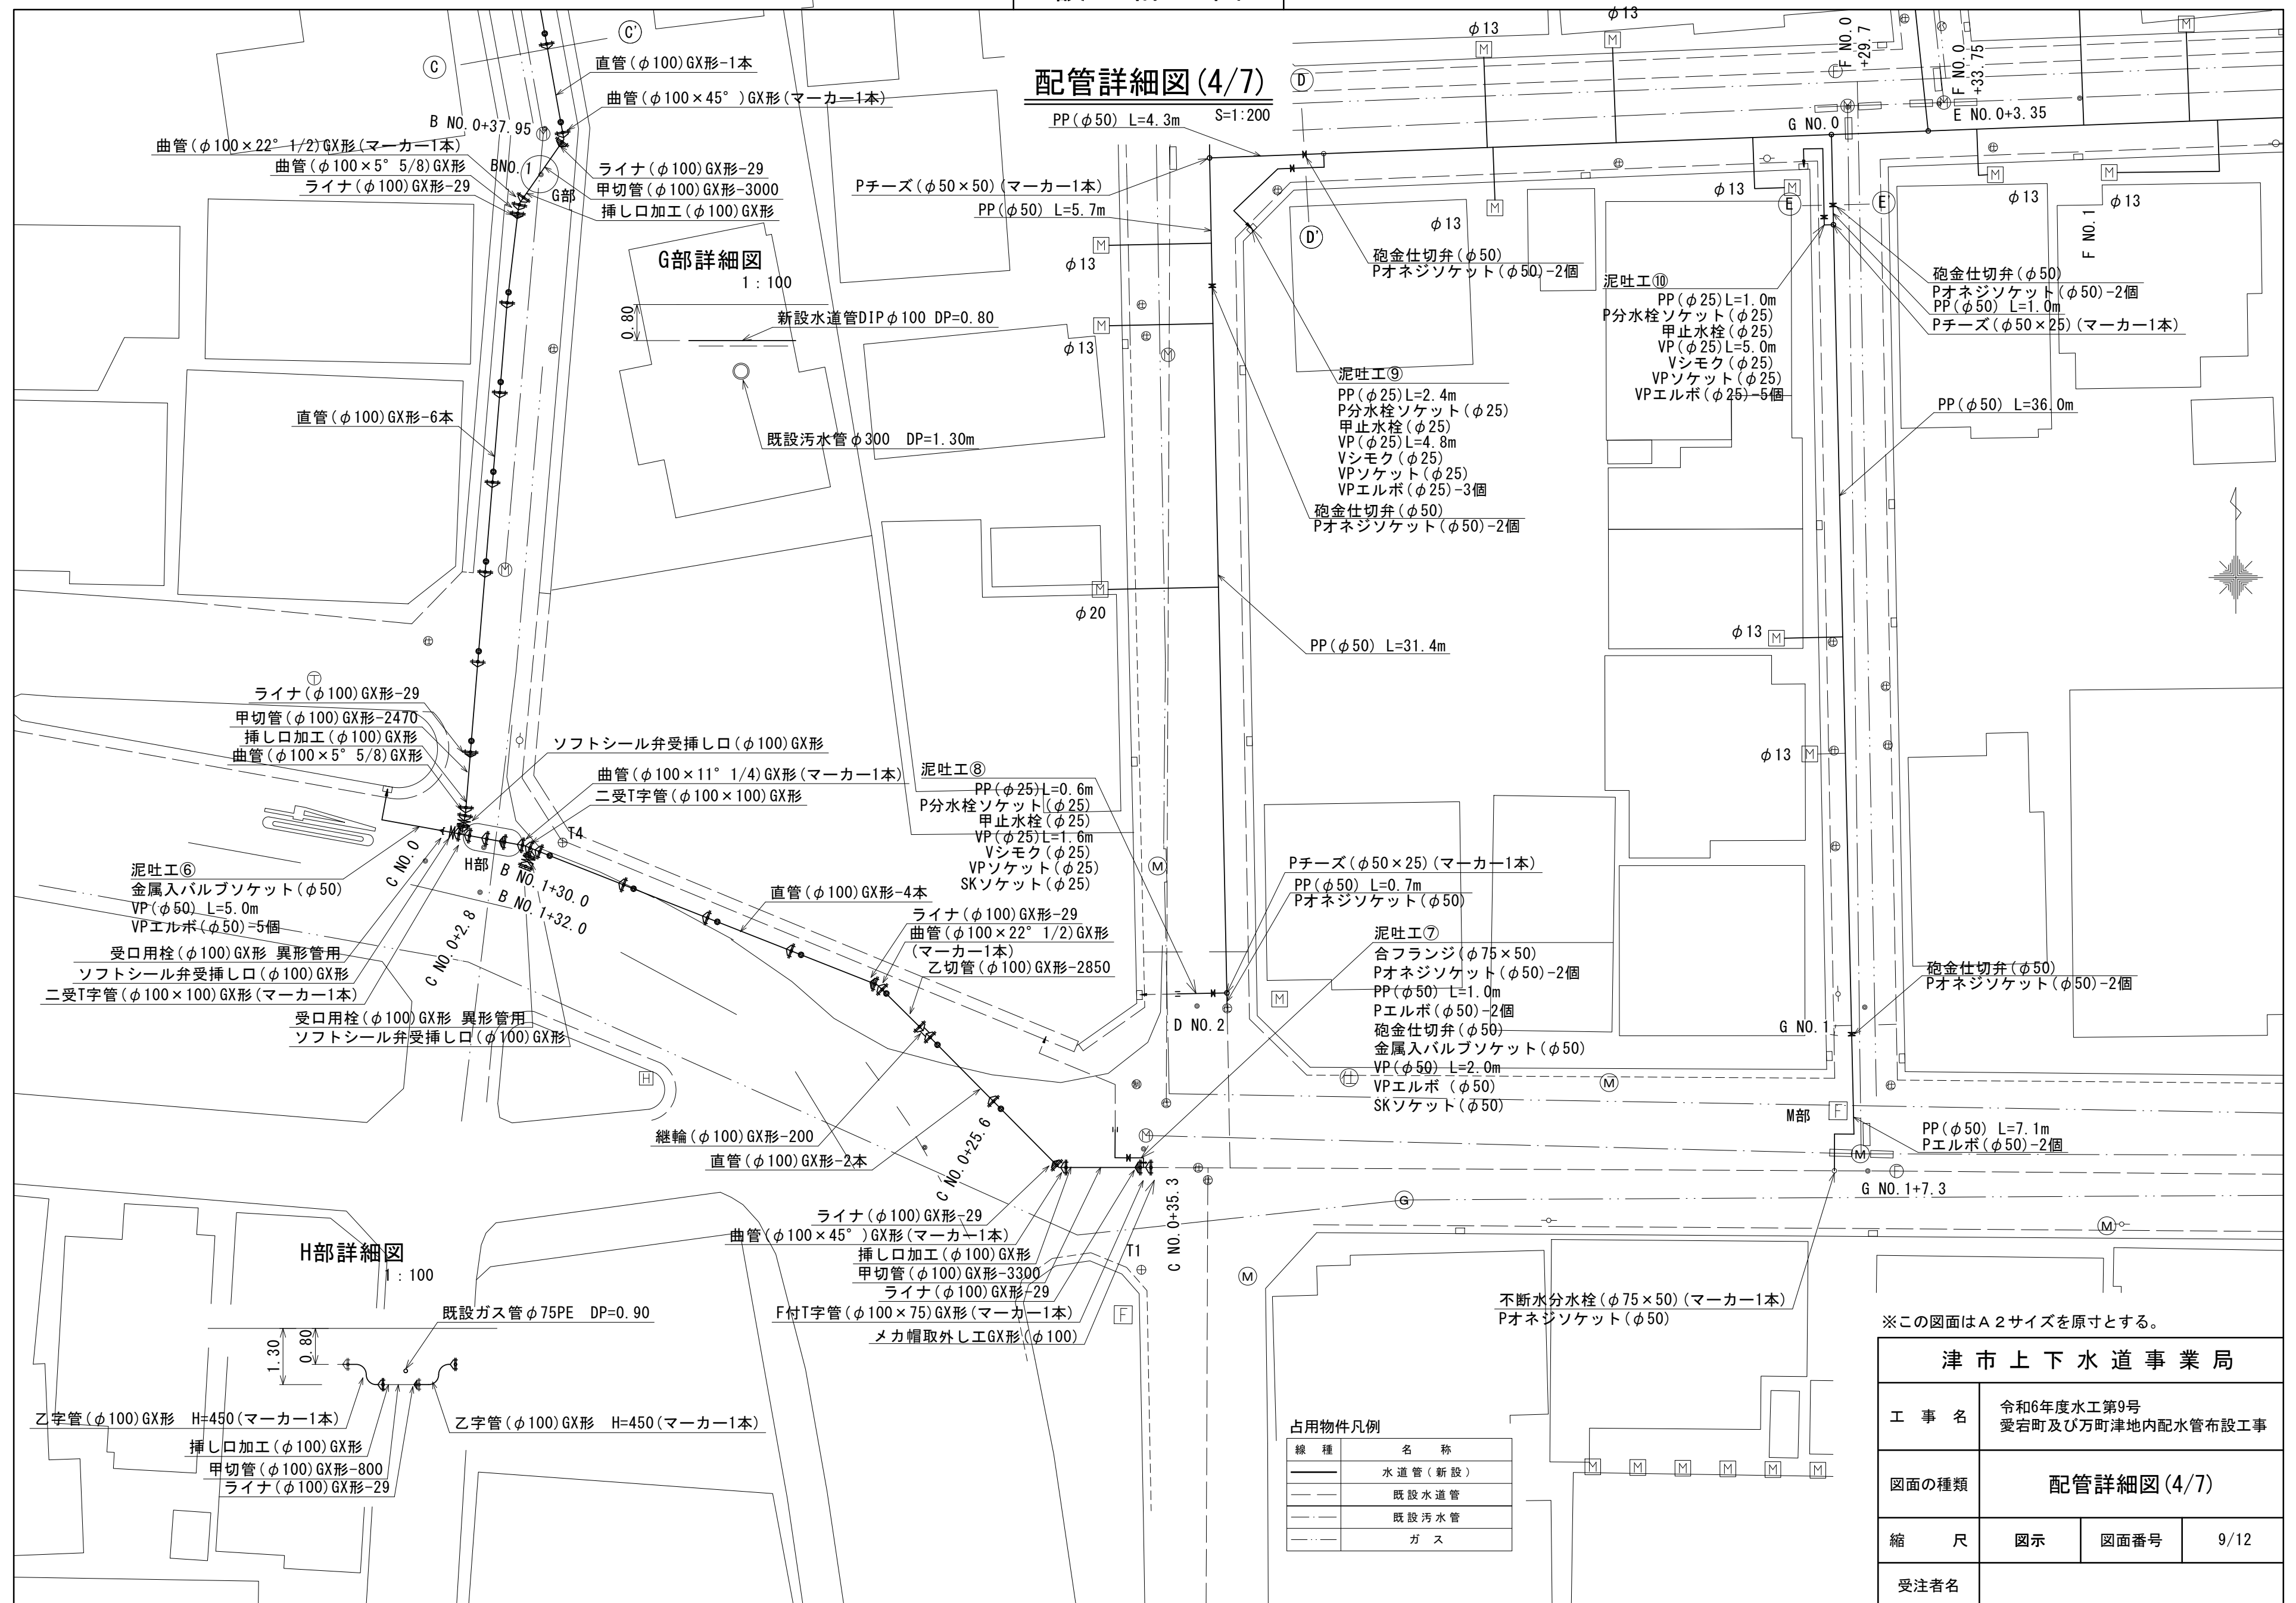


※この図面はA 2サイズを原寸とする。

津 市 上 下 水 道 事 業 局			
工 事 名	令和6年度水工第9号 愛宕町及び万町津地内配水管布設工事		
図面の種類	配管詳細図(4/7)		
縮 尺	図示	図面番号	9/12
受注者名			

設計図

配管詳細図 (5/7)

S=1:200

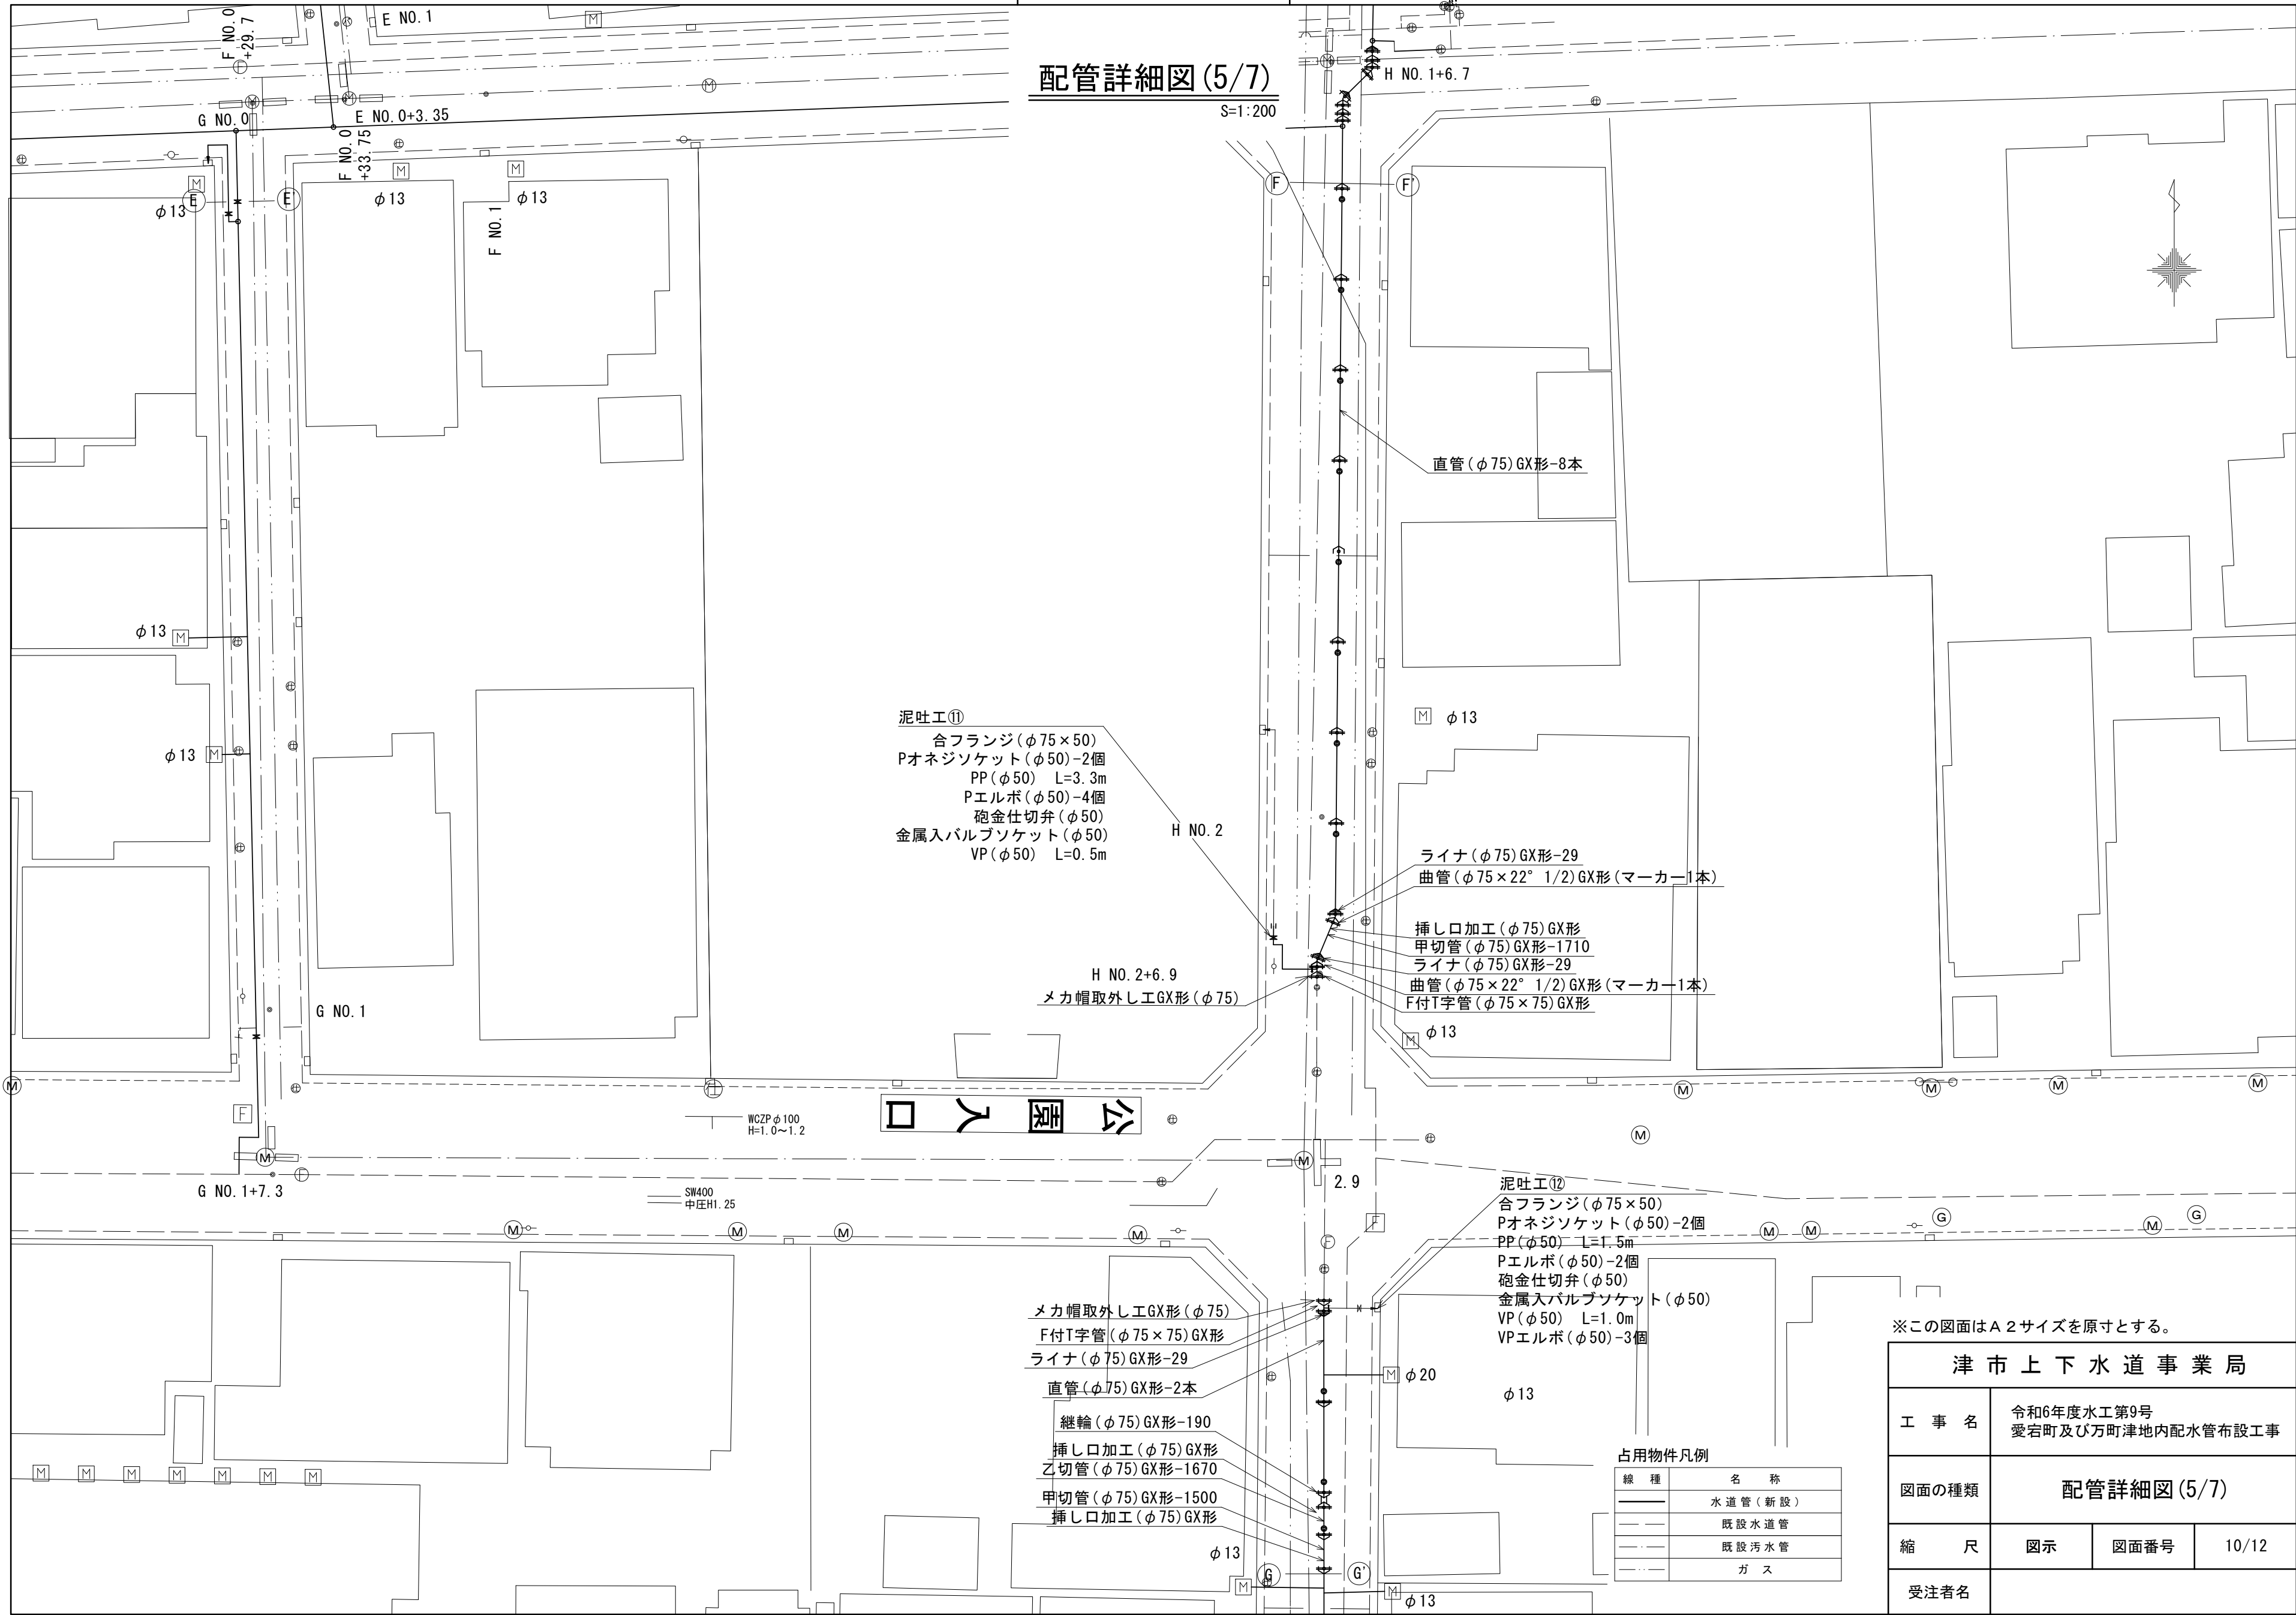


※この図面はA 2サイズを原寸とする。

津市上下水道事業局			
工 事 名	令和6年度水工第9号 愛宕町及び万町津地内配水管布設工事		
図面の種類	配管詳細図 (5/7)		
縮 尺	図示	図面番号	10/12
受注者名			

設計図

配管詳細図(6/7)

S=1:200

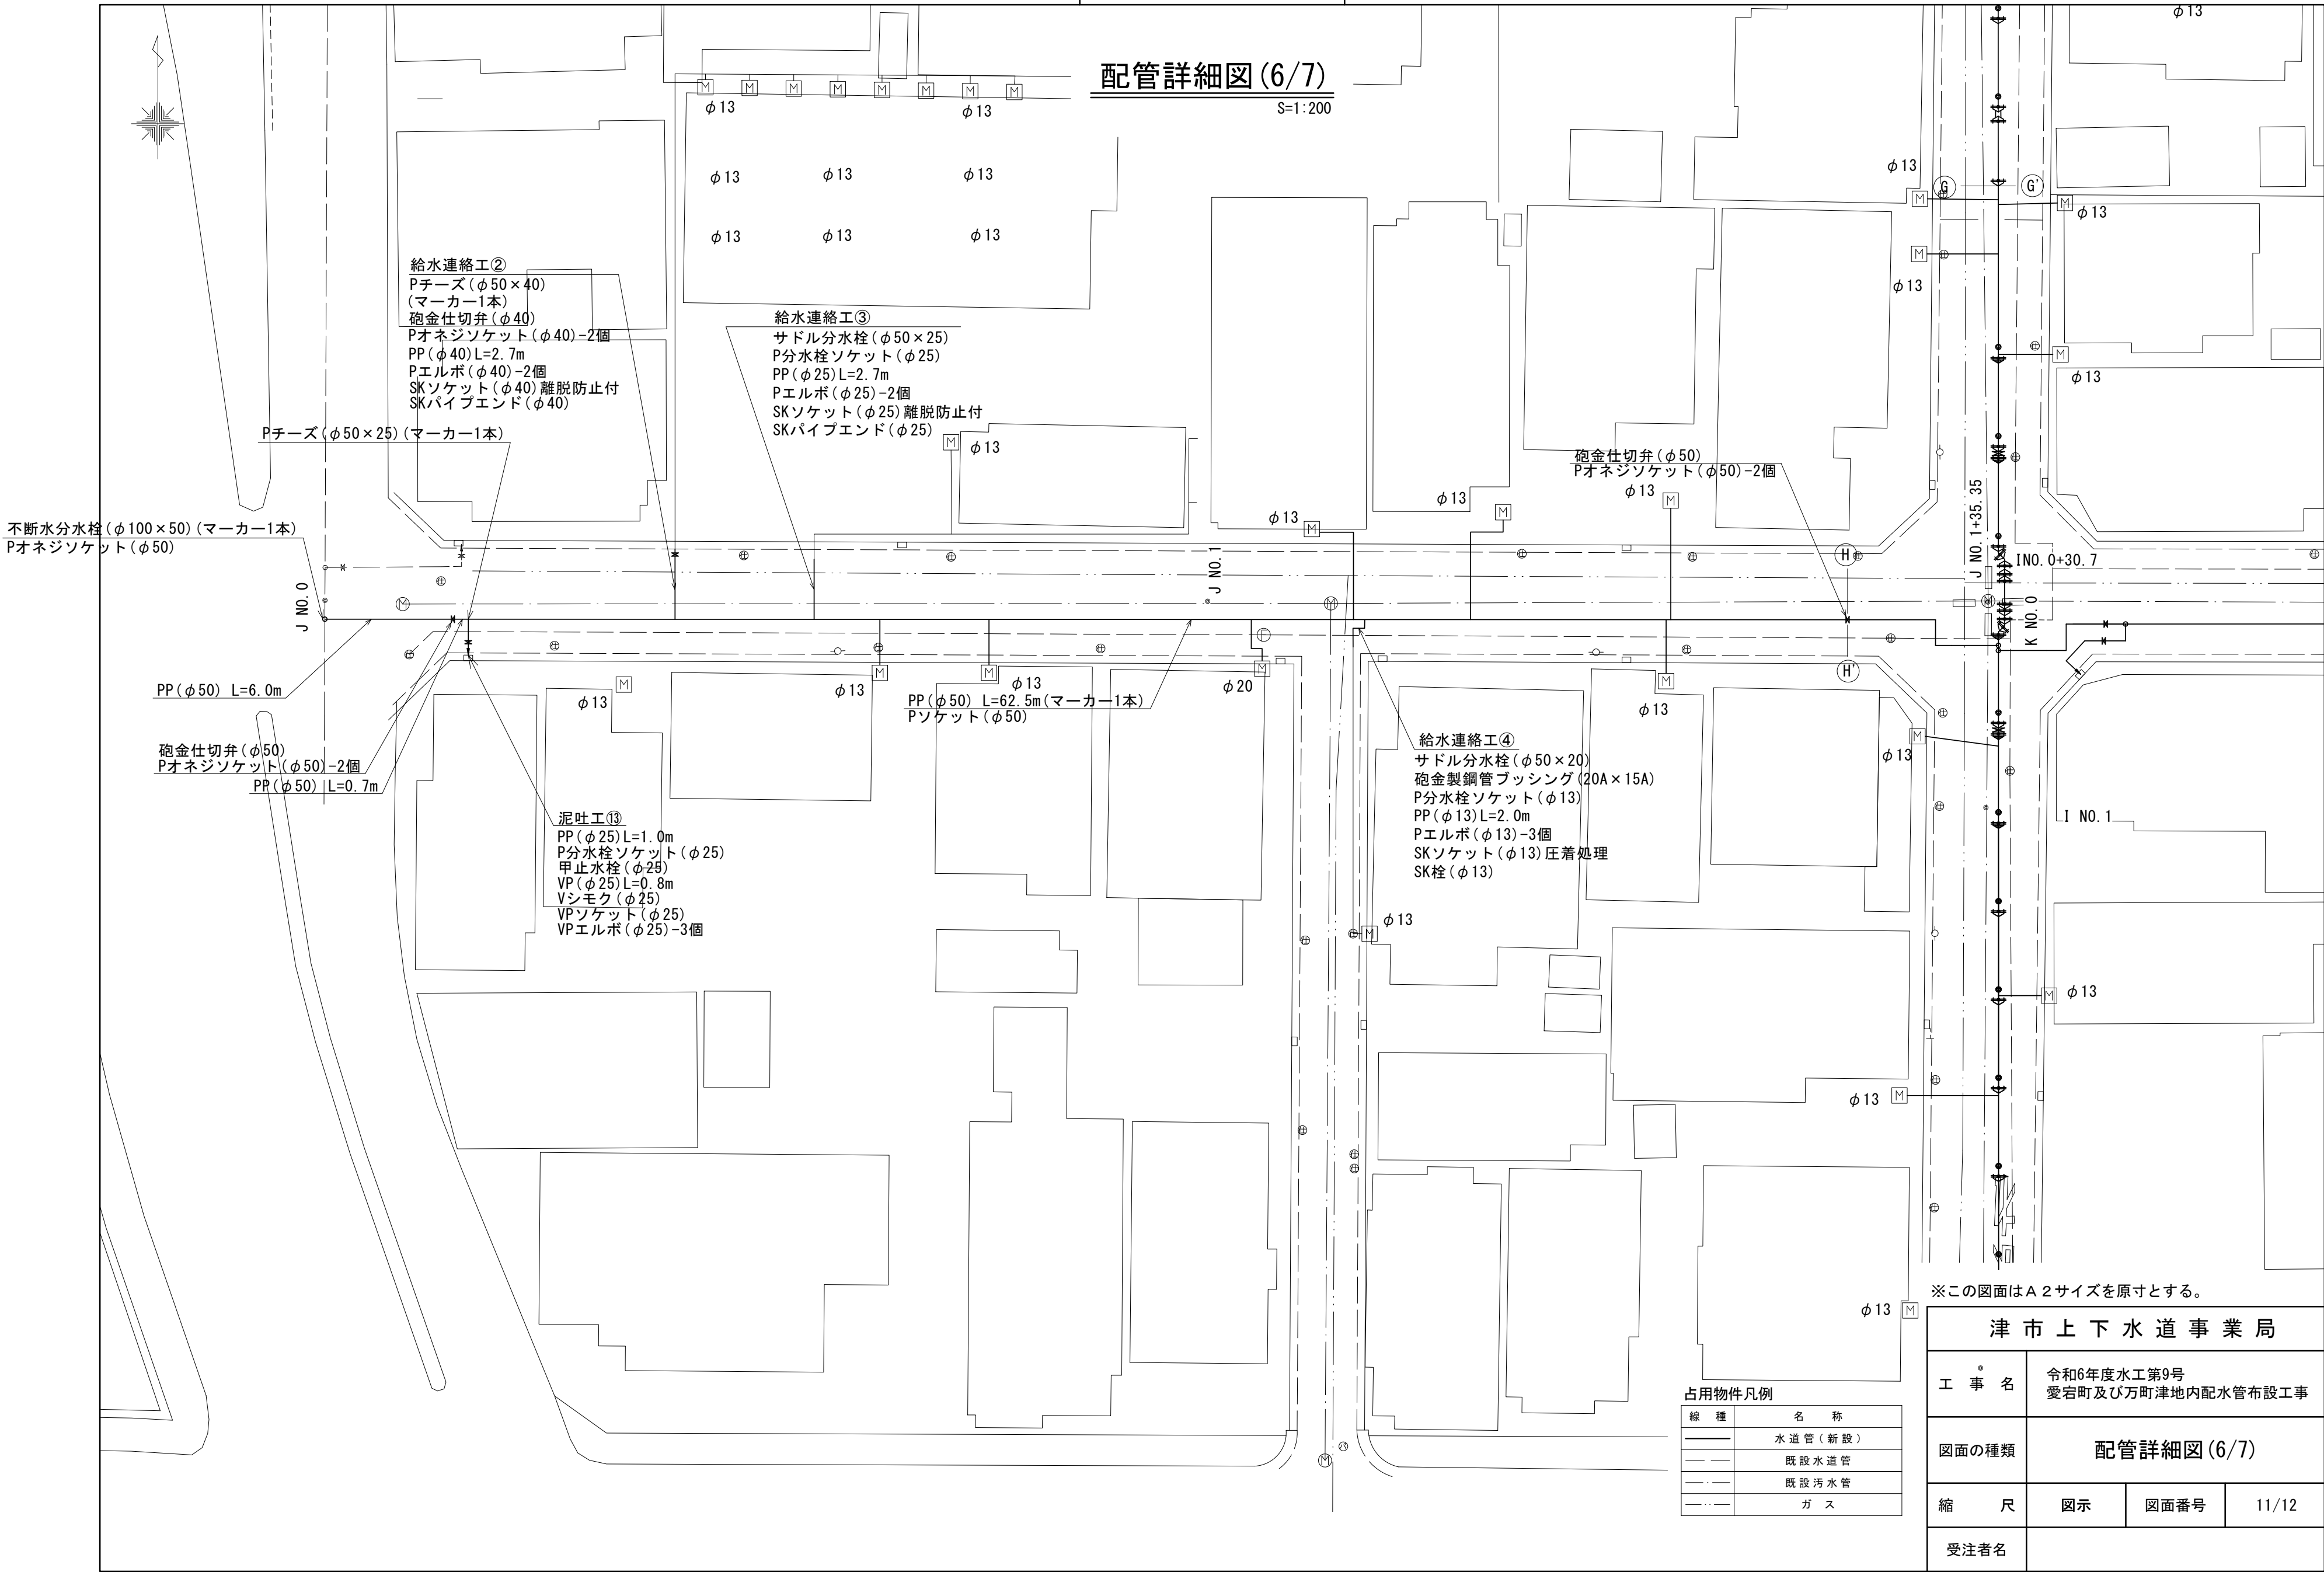

占用物件凡例

線 種	名 称
——	水道管(新設)
---	既設水道管
---	既設汚水管
---	ガ ス

津市上下水道事業局			
工 事 名	令和6年度水工第9号 愛宕町及び万町津地内配水管布設工事		
図面の種類	配管詳細図(6/7)		
縮 尺	図示	図面番号	11/12
受注者名			

配管詳細図 (7/7)

配管詳細図(7/7)
S=1:200

I部詳細図
1:100

※この図面はA2サイズを原寸とする。

津市上下水道事業局			
工事名	令和6年度水工第9号 愛宕町及び万町津地内配水管布設工事		
図面の種類	配管詳細図(7/7)		
縮尺	図示	図面番号	12/12
受注者名			

占用物件凡例

線種	名称
———	水道管(新設)
- - - -	既設水道管
- · - ·	既設污水管
·····	ガス

※この図面はA 2サイズを原寸とする。

津市上下水道事業局			
工 事 名	令和6年度水工第9号 愛宕町及び万町津地内配水管布設工事		
図面の種類	配管詳細図(7/7)		
縮 尺	図示	図面番号	12/12
受注者名			