

設計図

平面図


S=1:500



横断面図

S=1:100

A - A'
S=1:100

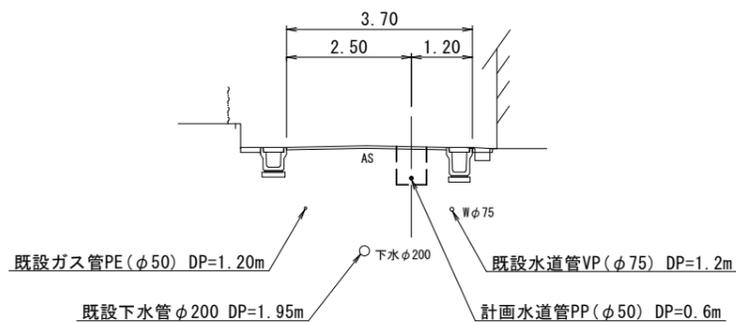

占用物件凡例

線種	名称
——	水道管(新設)
---	既設水道管
---	既設下水管
---	ガス


※この図面はA2サイズを原寸とする。

津市上下水道事業局			
工事名	令和6年度水工第12号 道路整備事業に伴う 久居野村町地内配水管移設工事		
図面の種類	平面図・横断面図		
縮尺	図示	図面番号	1/4
受注者名			


設計図

土工定規図


S=1:20

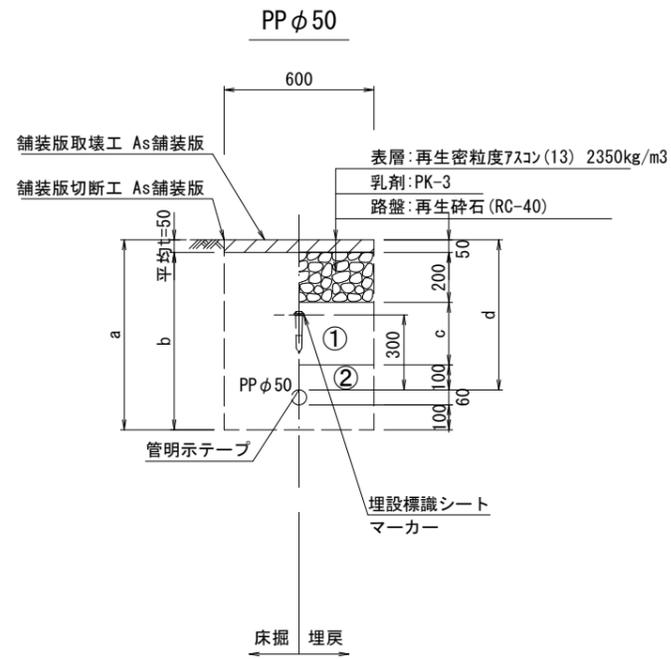

φ50				
土被り	a	b	c	d
600	760	710	250	600

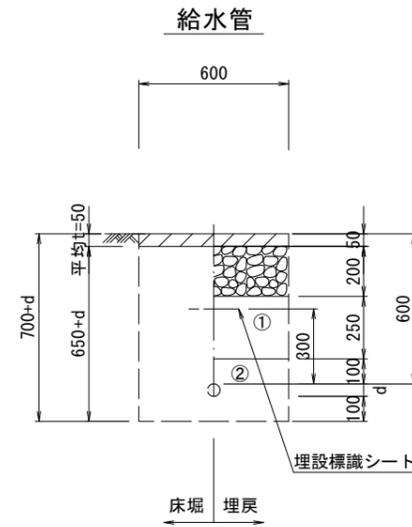


給水管外径 d	
φ13	d=20mm
φ20	d=25mm
φ25	d=30mm
φ30	d=40mm
φ40	d=50mm
φ50	d=60mm

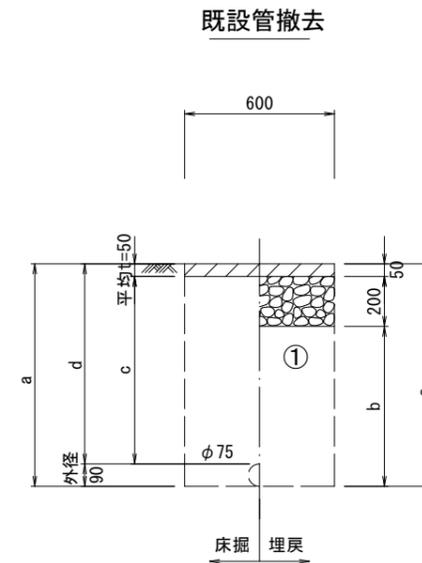

φ75				
土被り	a	b	c	d
1200	1290	1040	1150	1200

泥吐管

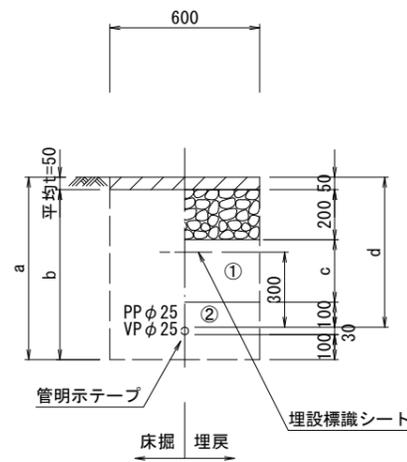

φ25				
土被り	a	b	c	d
600	730	680	250	600

①・・・再生砕石 (RC-40)

②・・・埋戻し用砂


※この図面はA2サイズを原寸とする。

津市上下水道事業局			
工事名	令和6年度水工第12号 道路整備事業に伴う 久居野村町地内配水管移設工事		
図面の種類	土工定規図		
縮尺	図示	図面番号	2/4
受注者名			

設計図

配管詳細図 (2/2)

S=1:200

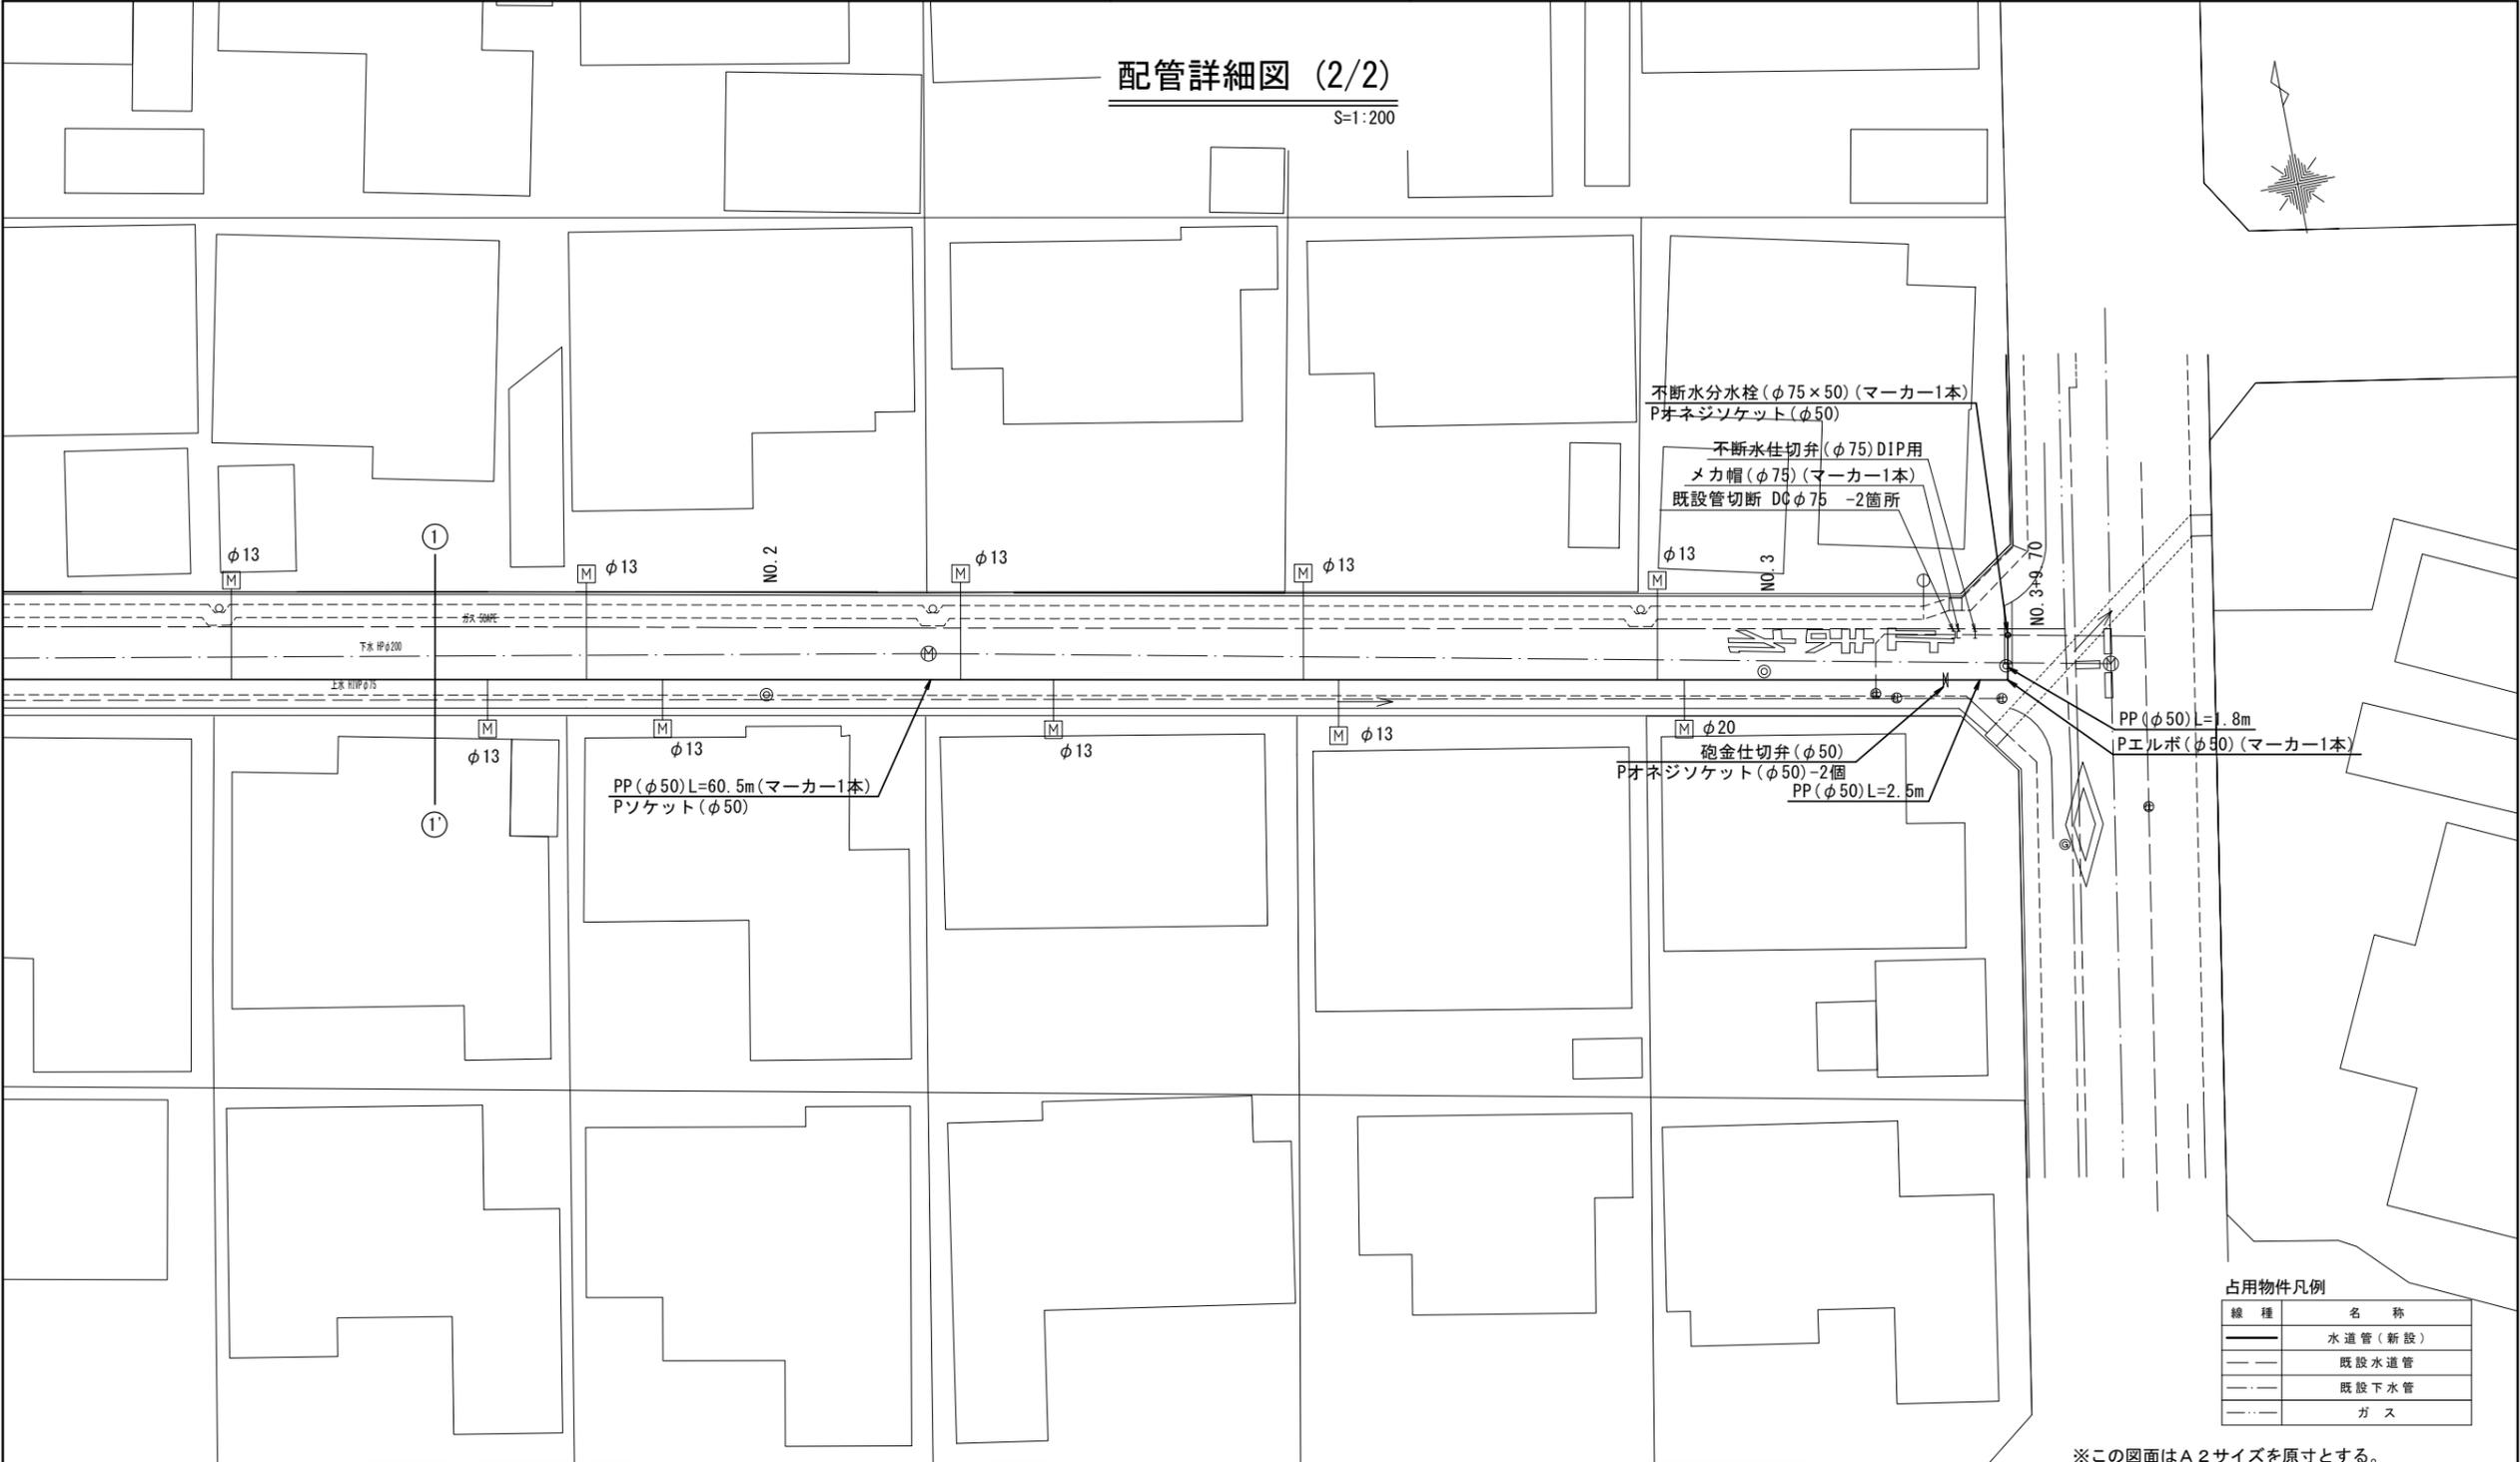

不断水分水栓 (φ75×50) (マーカ-1本)
Pオネジソケット (φ50)

不断水住切弁 (φ75) DIP用
メカ帽 (φ75) (マーカ-1本)
既設管切断 Dφ75 -2箇所

φ13

φ13

φ13

φ13

PP (φ50) L=1.8m

Pエルボ (φ50) (マーカ-1本)

PP (φ50) L=60.5m (マーカ-1本)
Pソケット (φ50)

砲金仕切弁 (φ50)
Pオネジソケット (φ50)-2個

PP (φ50) L=2.5m

占用物件凡例

線種	名称
—	水道管 (新設)
- - -	既設水道管
- · - · -	既設下水管
- · - · -	ガス

※この図面はA2サイズを原寸とする。

津市上下水道事業局			
工事名	令和6年度水工第12号 道路整備事業に伴う 久居野村町地内配水管移設工事		
図面の種類	配管詳細図 (2/2)		
縮尺	図示	図面番号	4/4
受注者名			