
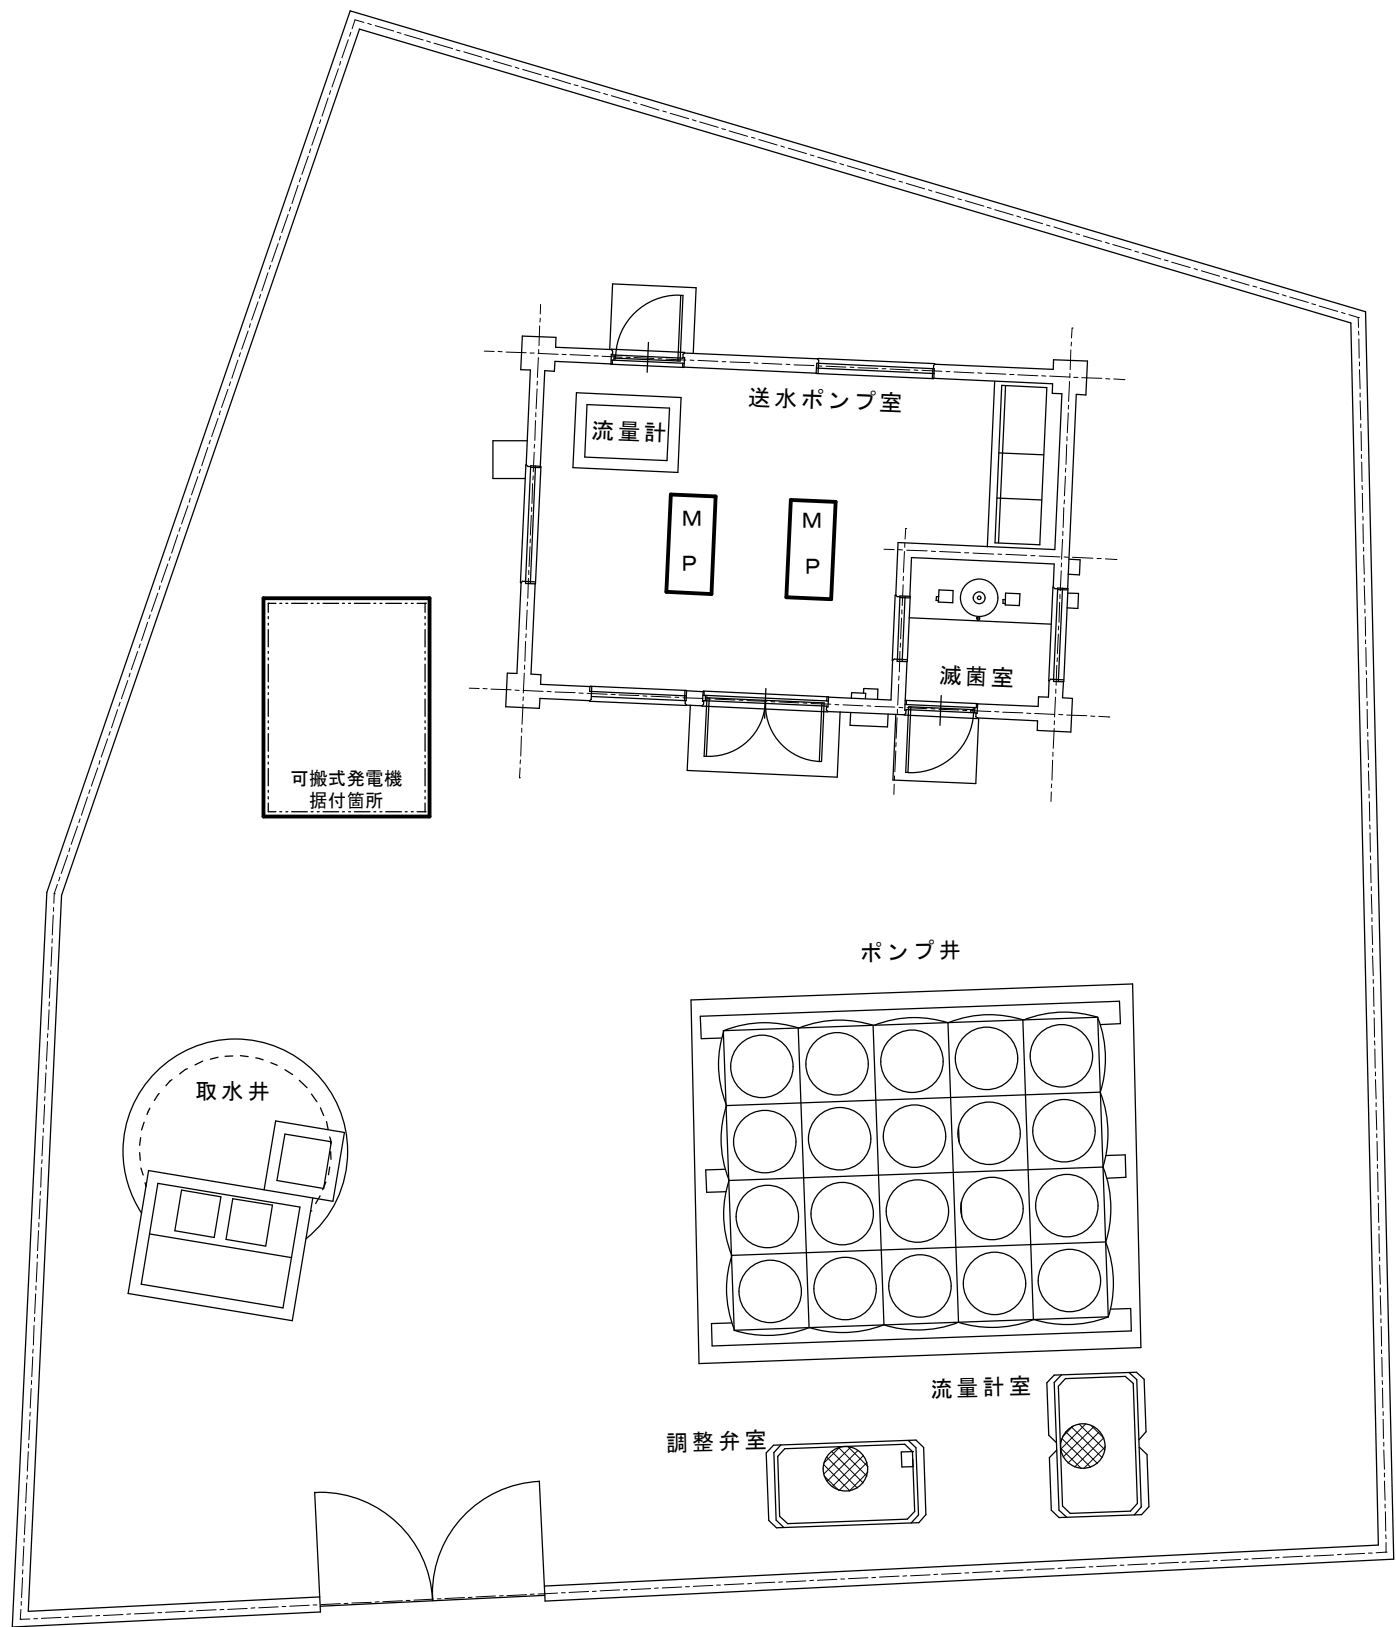


安濃浄水場 既設平面図

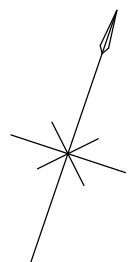


 : 今回工事箇所

原図 : A3

※本図は参考図であり施工現場と本図に相違がある場合にあっては相違箇所を再調査後、市監督員と協議のうえ詳細を決定すること。

工 事 名	令和6年度水施第1号 安濃浄水場送水ポンプ等更新工事		
施工場所	津市 安濃町安濃 地内		
図 名	安濃浄水場 既設平面図		
縮 尺	1/100	図面番号	1/8
津市上下水道事業局			

安濃浄水場送水ポンプ室平面図

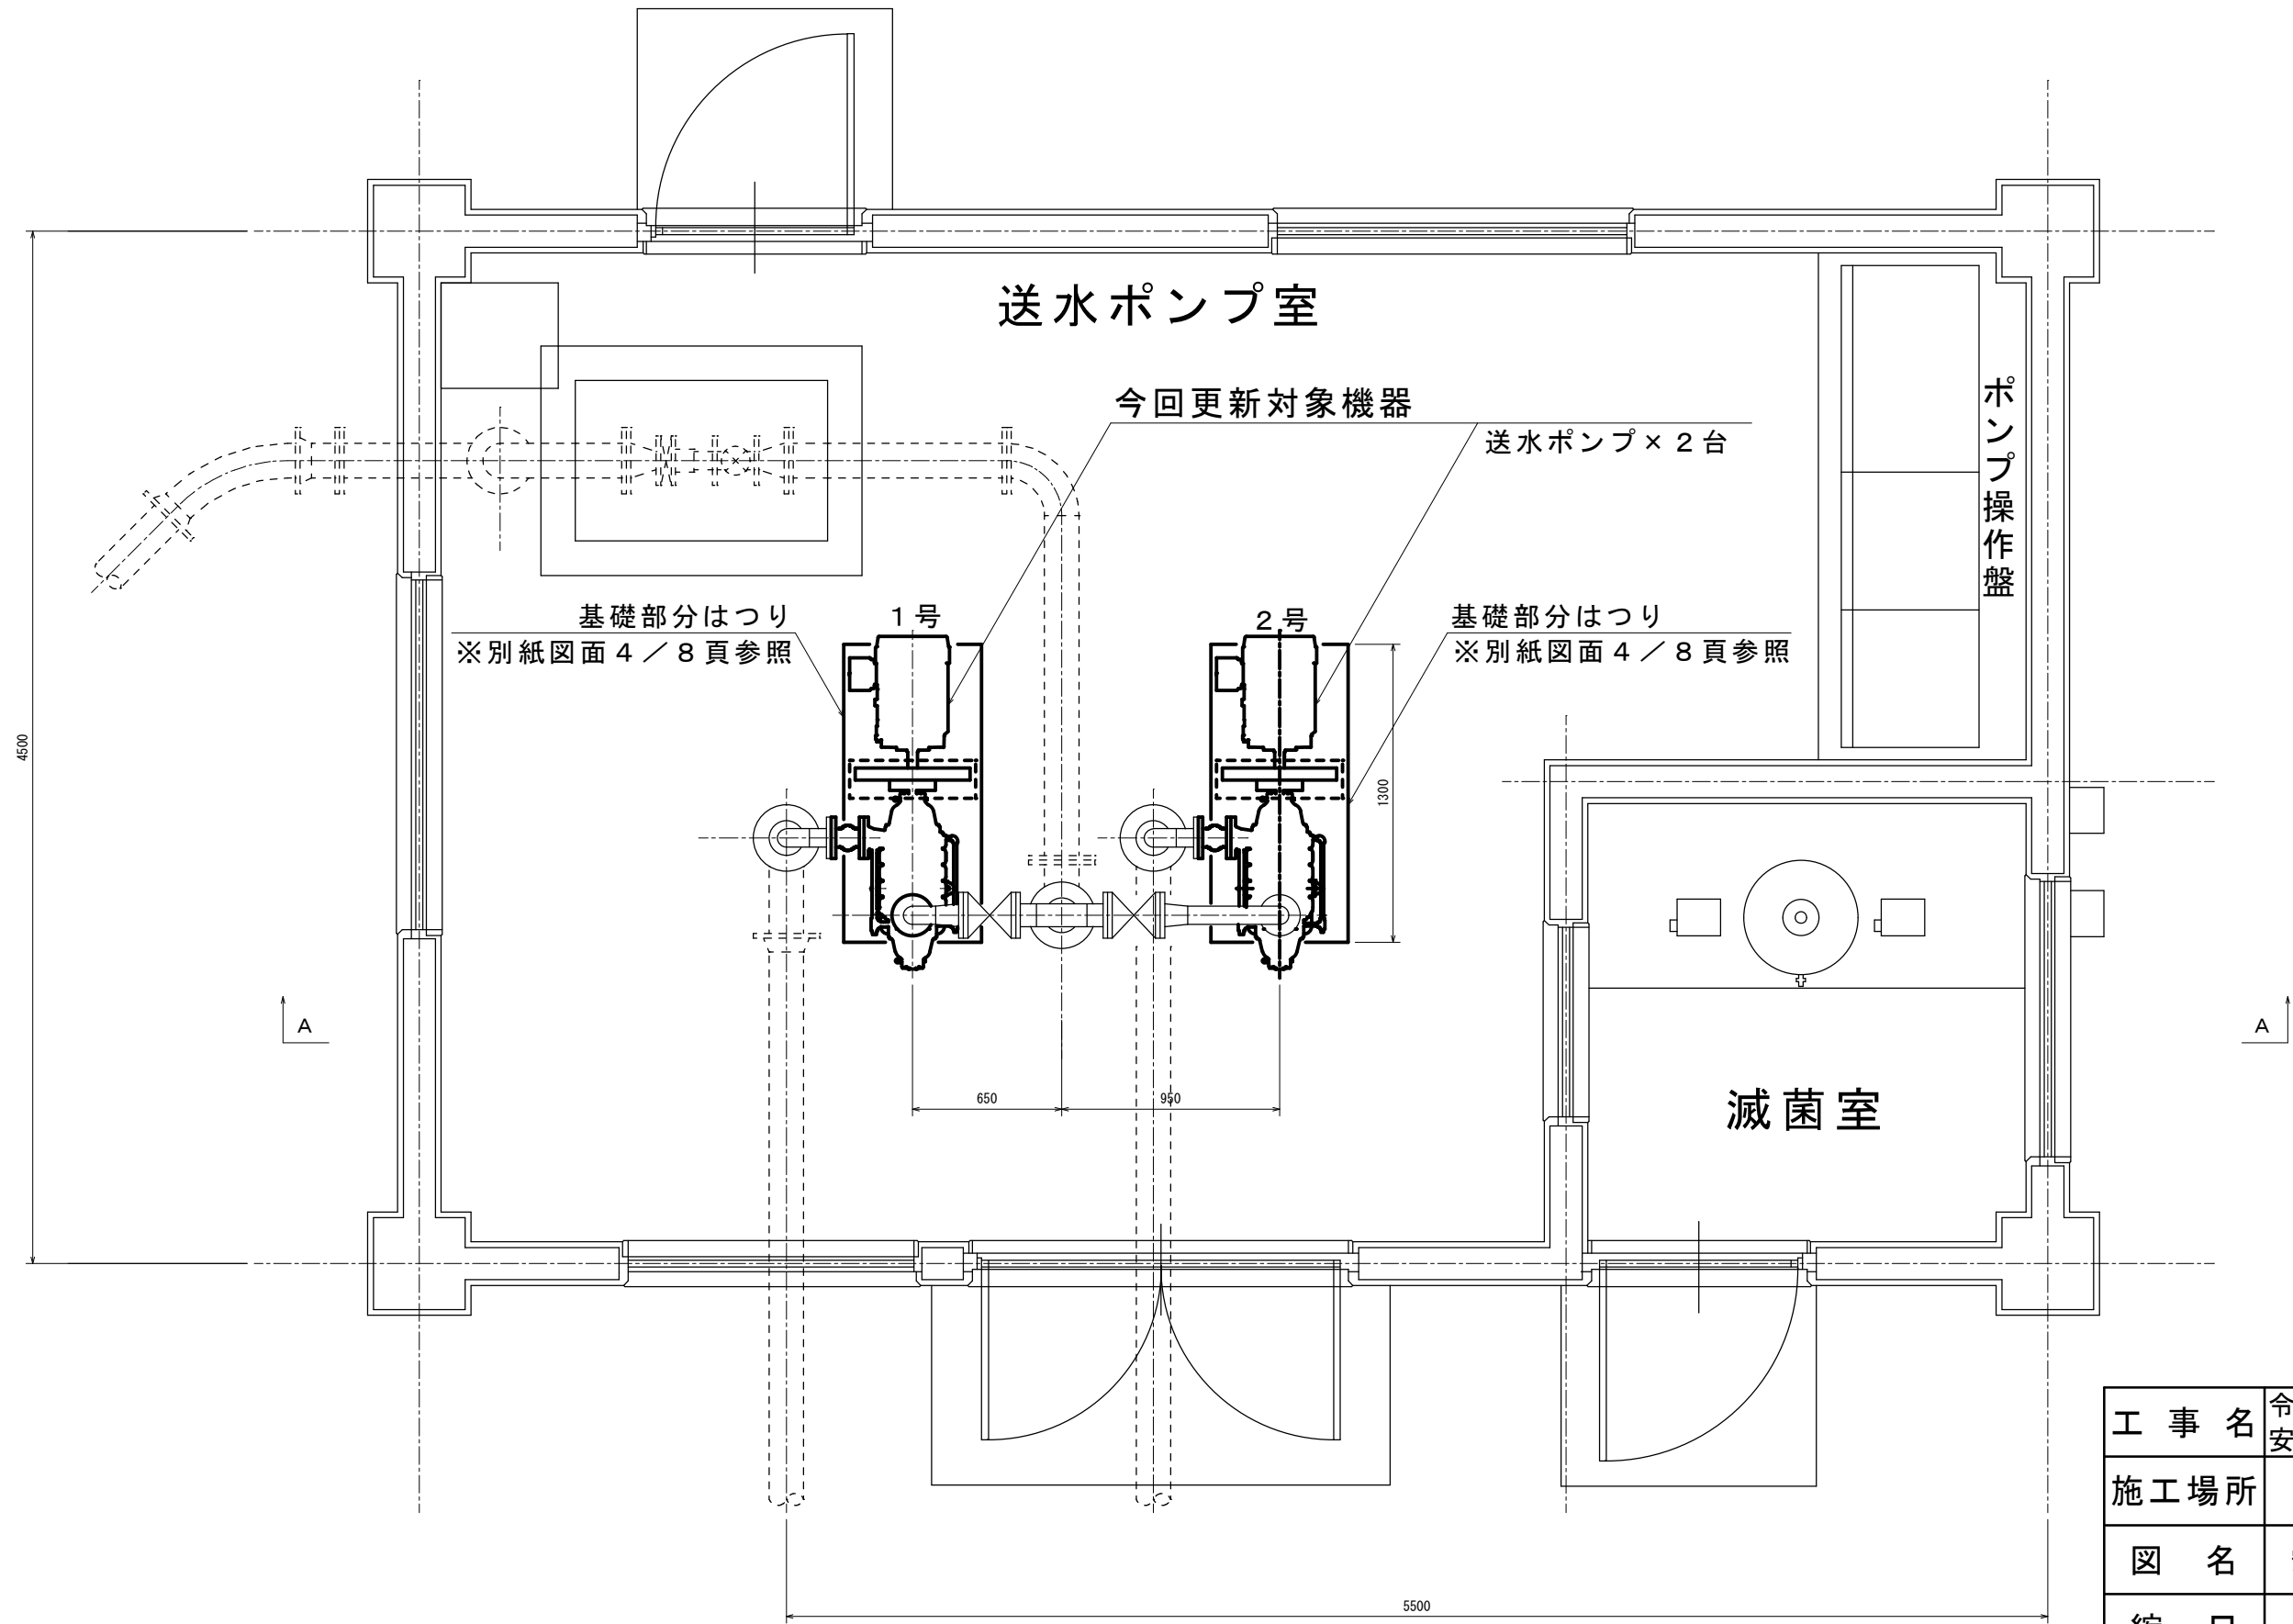


原図：A3

工 事 名	令和 6 年度水施第 1 号 安濃浄水場送水ポンプ等更新工事		
施工場所	津市 安濃町安濃 地内		
図 名	安濃浄水場送水ポンプ室平面図		
縮 尺	1/30	図面番号	2/8

津市上下水道事業局

※本図は参考図であり施工現場と本図に相違がある場合にあつては相違箇所を再調査後、市監督員と協議のうえ詳細を決定すること。


安濃浄水場送水ポンプ室 A - A 断面図

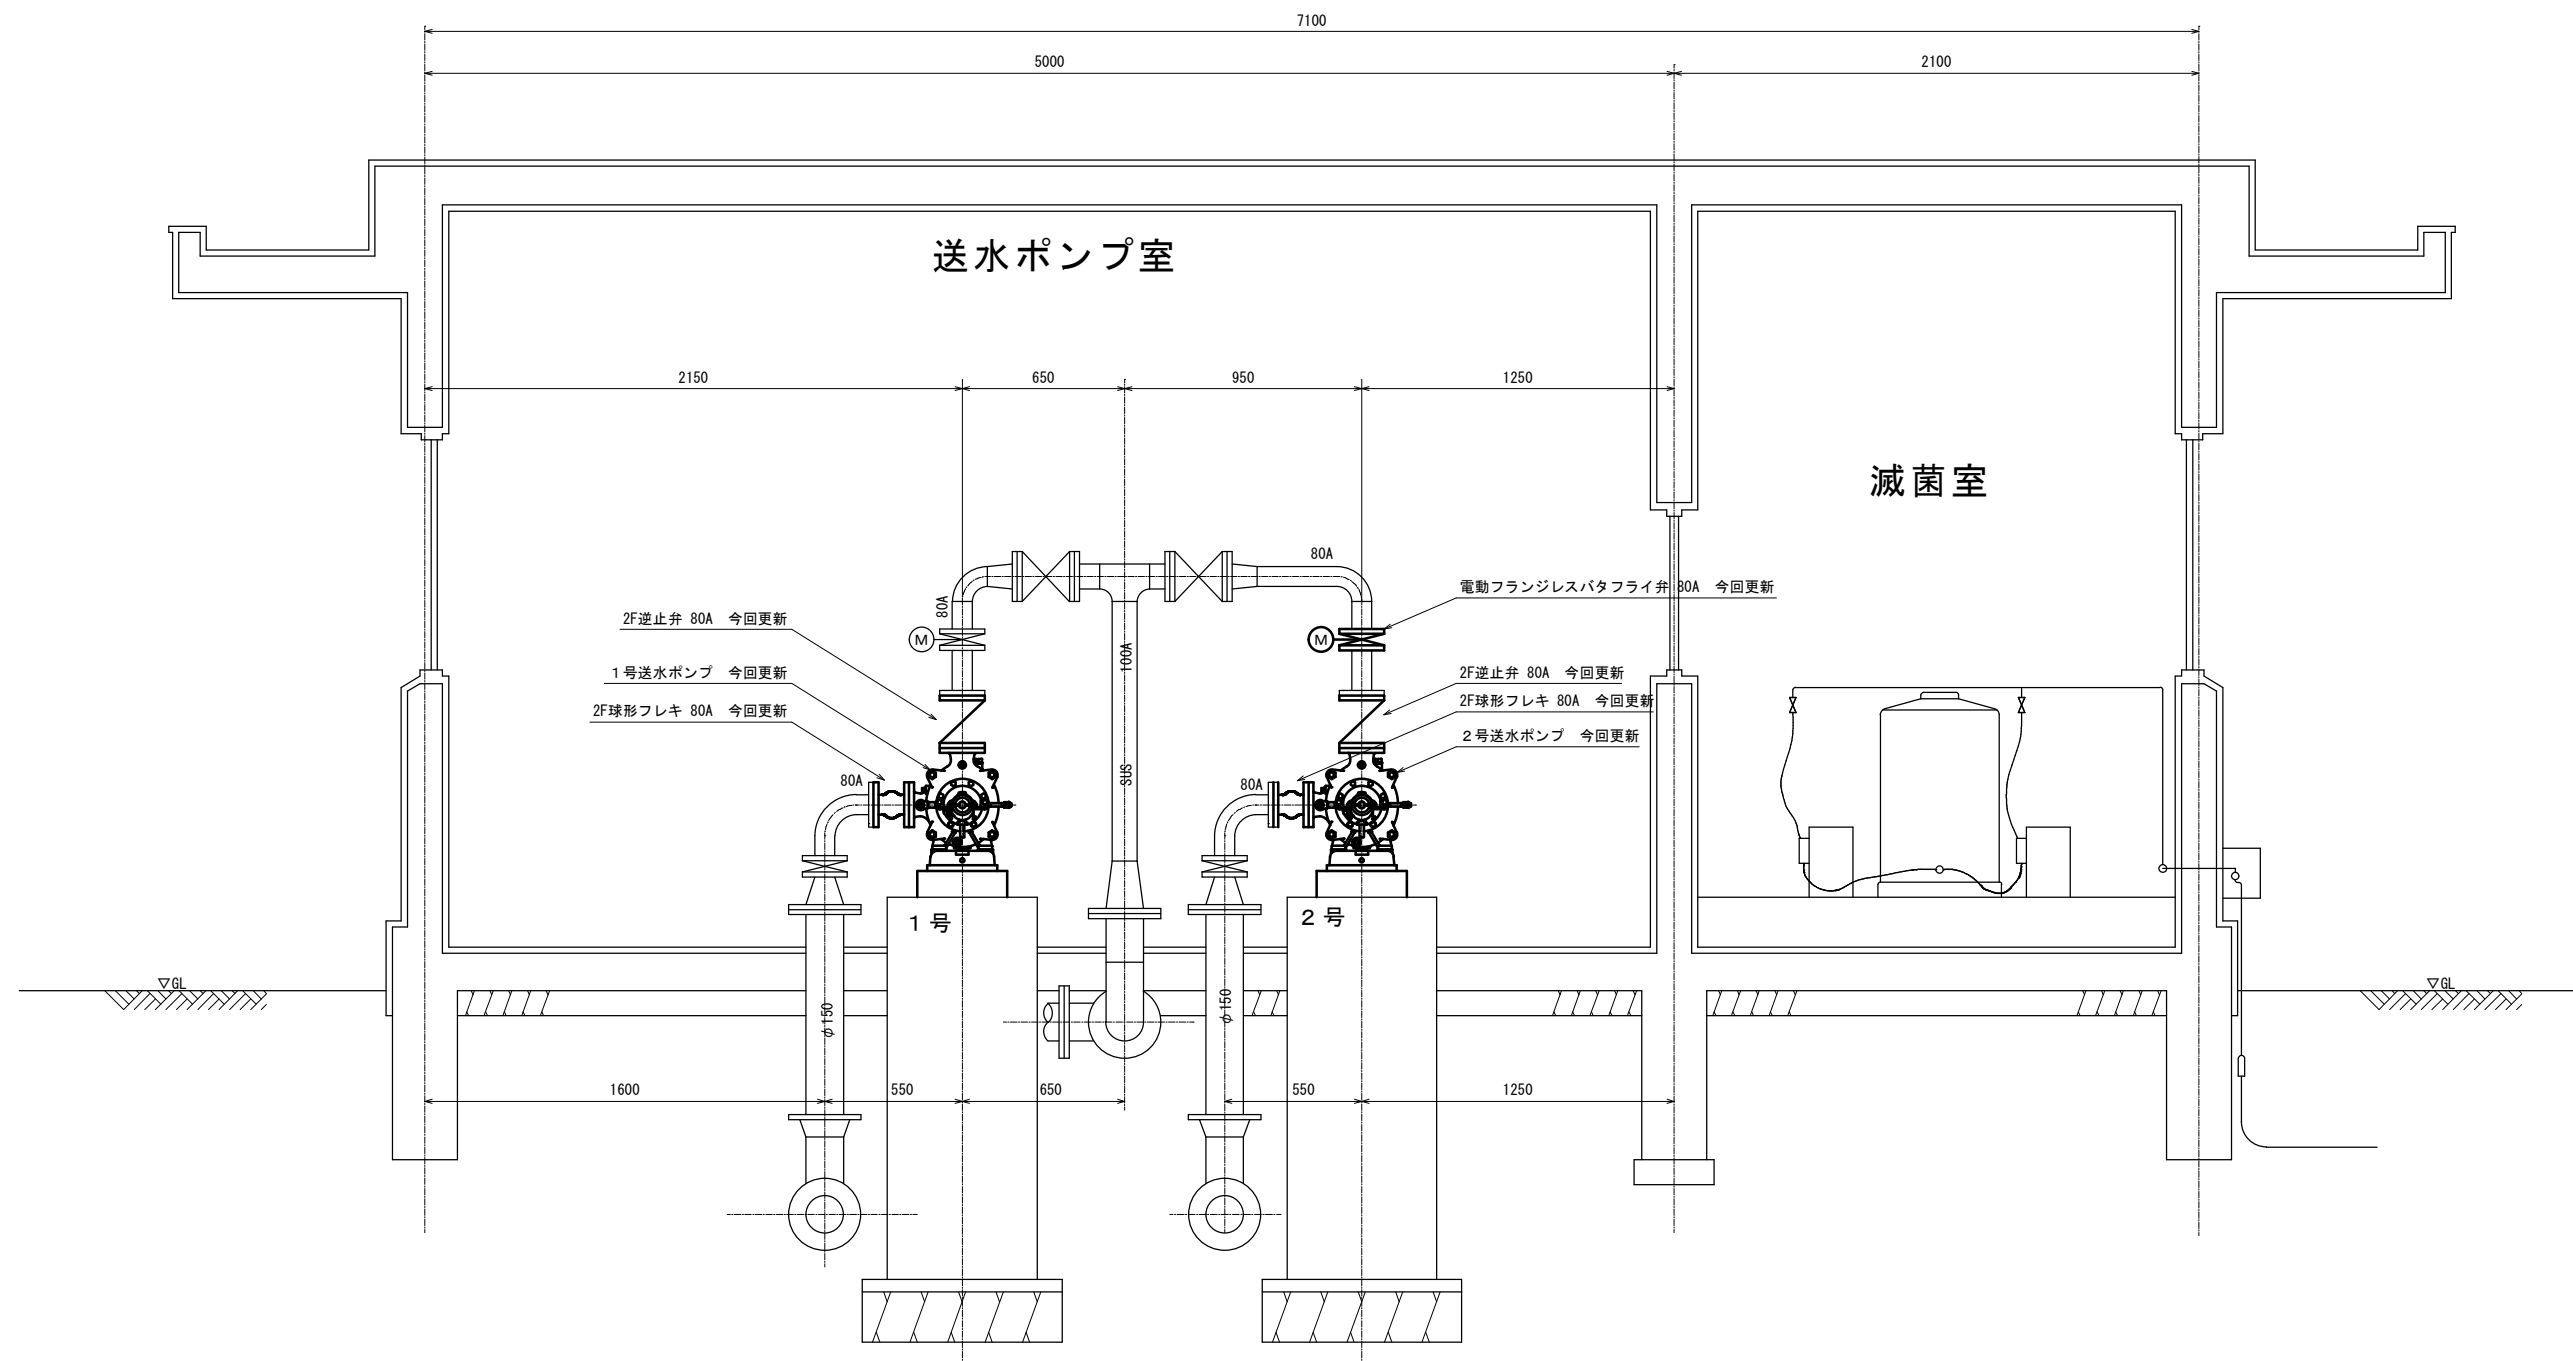

原図：A3

工 事 名	令和6年度水施第1号		
	安濃浄水場送水ポンプ等更新工事		
施工場所	津市 安濃町安濃 地内		
図 名	安濃浄水場送水ポンプ室断面図		
縮 尺	1/30	図面番号	3/8
		津市上下水道事業局	

※本図は参考図であり施工現場と本図に相違がある場合にあっては相違箇所を再調査後、市監督員と協議のうえ詳細を決定すること。

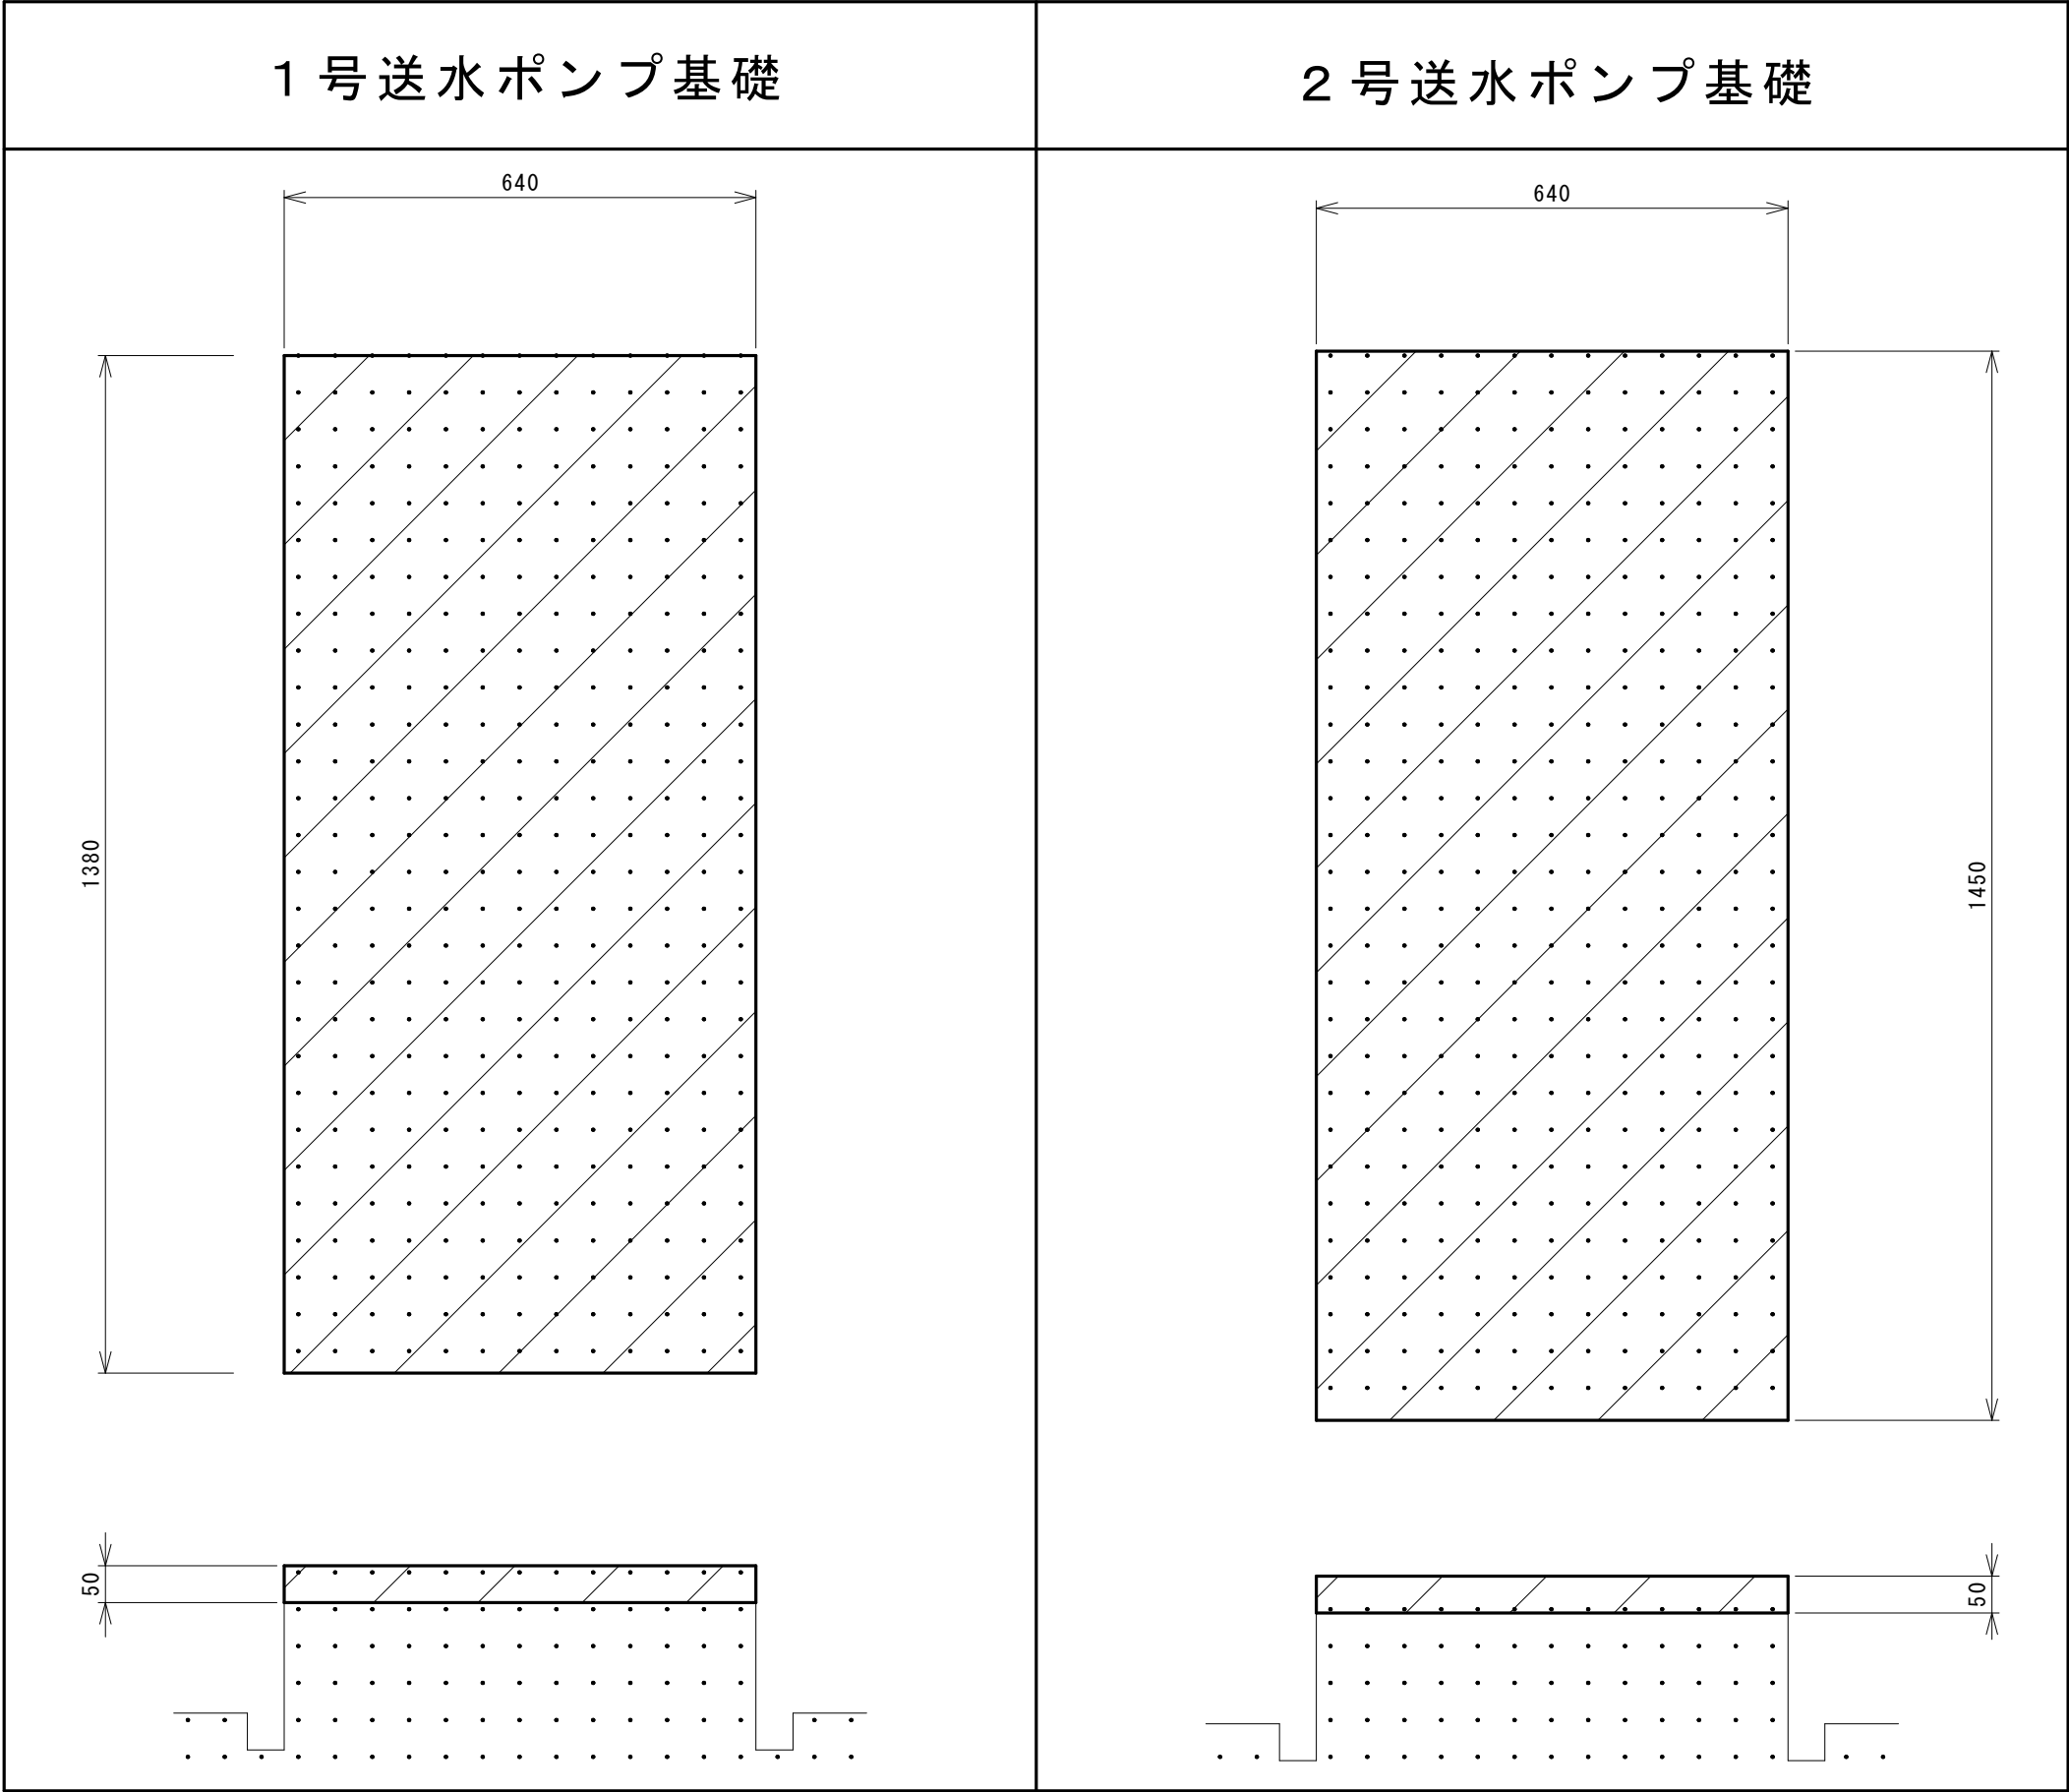

今回施工範囲


既設コンクリート基礎

工 事 名	令和6年度水施第1号 安濃浄水場送水ポンプ等更新工事		
施工場所	津市 安濃町安濃 地内		
図 名	送水ポンプ基礎工施工図		
縮 尺	1/10	図面番号	4/8
津市上下水道事業局			

注1) 原図はA3サイズとする。

注2) 本図は、参考図であり施工現場と本図に相違がある場合にあつては相違箇所を再調査後、市監督員と協議のうえ詳細を決定すること。

安濃浄水場可搬式発電機配置図

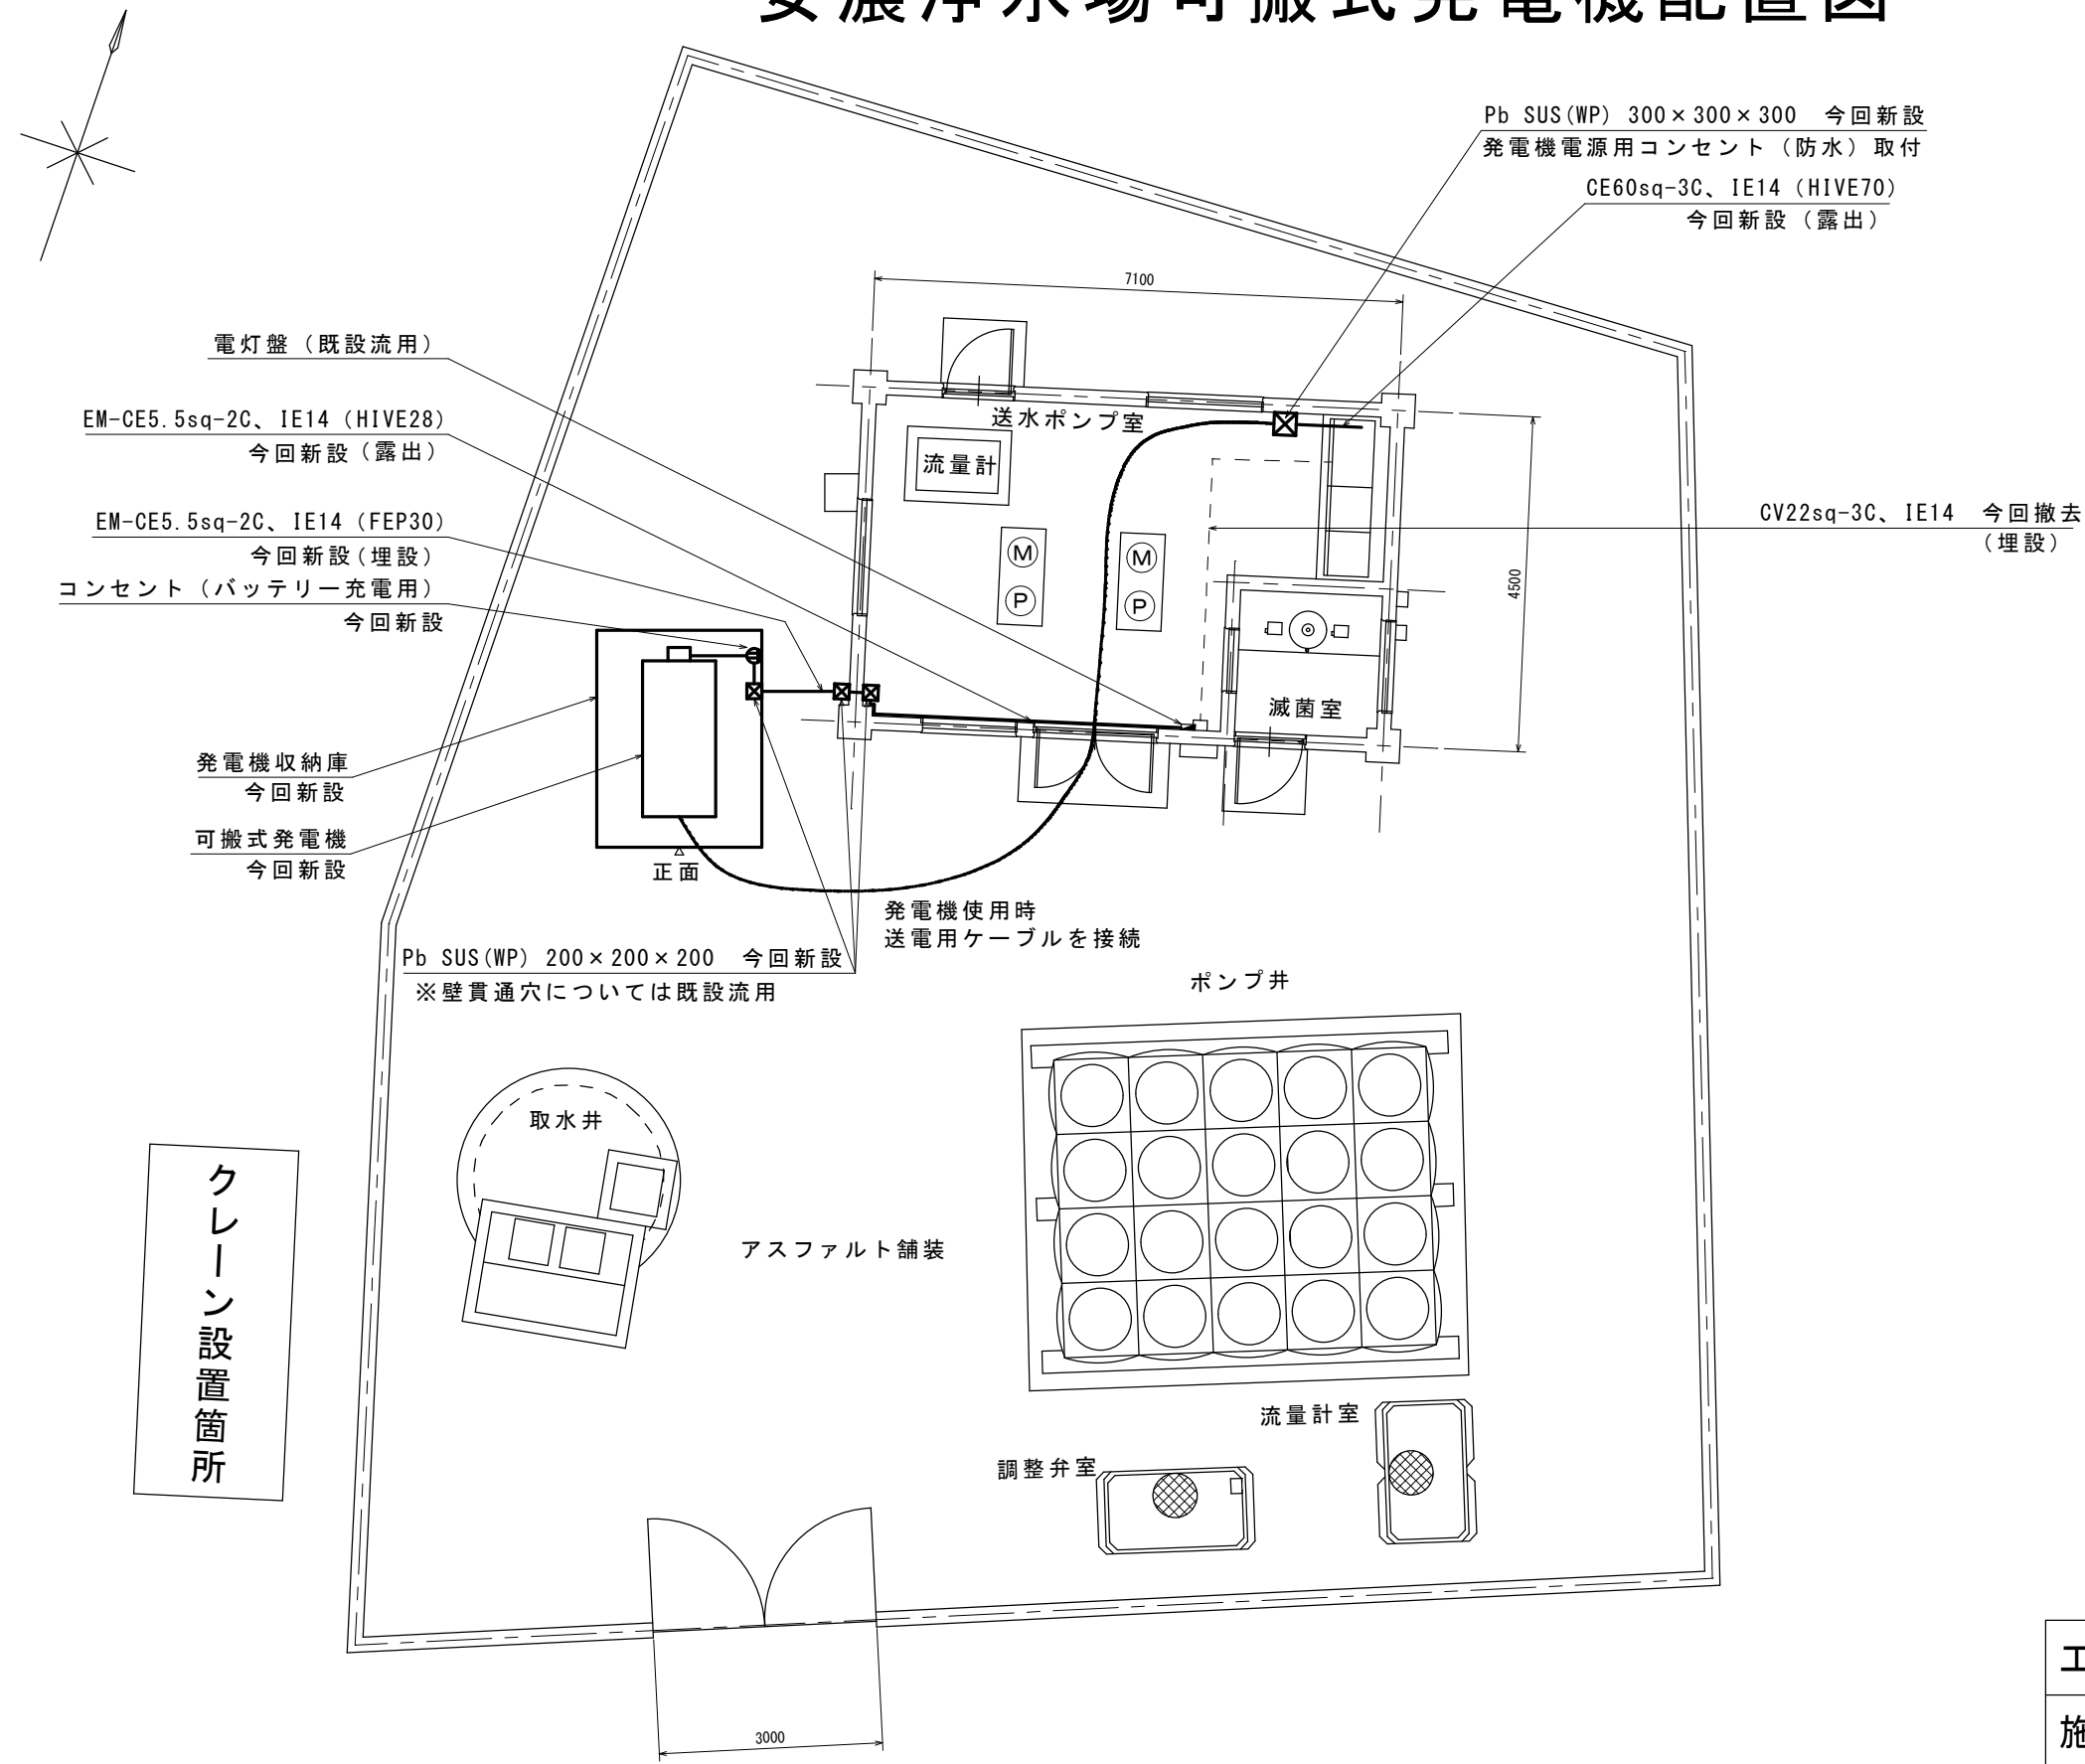


原図：A3


※本図は参考図であり施工現場と本図に相違がある場合にあっては相違箇所を再調査後、市監督員と協議のうえ詳細を決定すること。

工 事 名	令和6年度水施第1号 安濃浄水場送水ポンプ等更新工事		
施工場所	津市 安濃町安濃 地内		
図 名	安濃浄水場可搬式発電機配置図		
縮 尺	1/100	図面番号	5/8
津市上下水道事業局			


可搬式発電機収納庫設置図

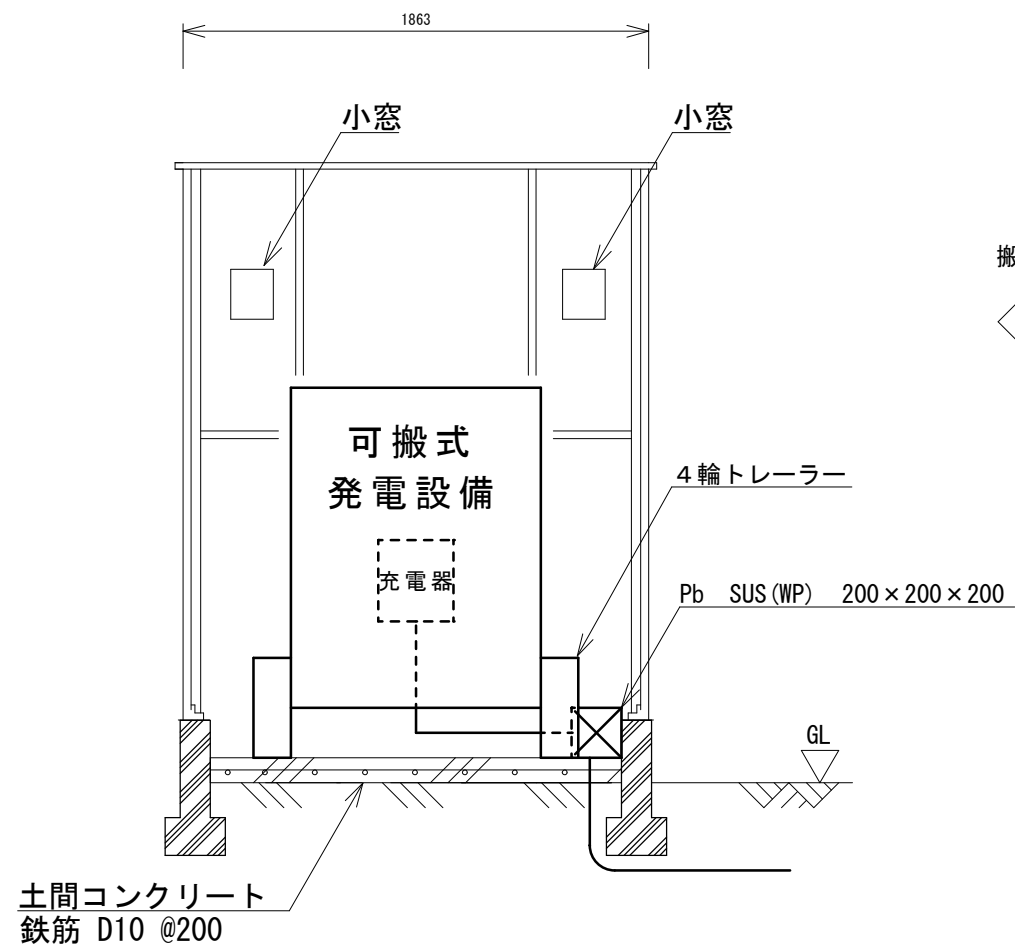


A - A 断面図

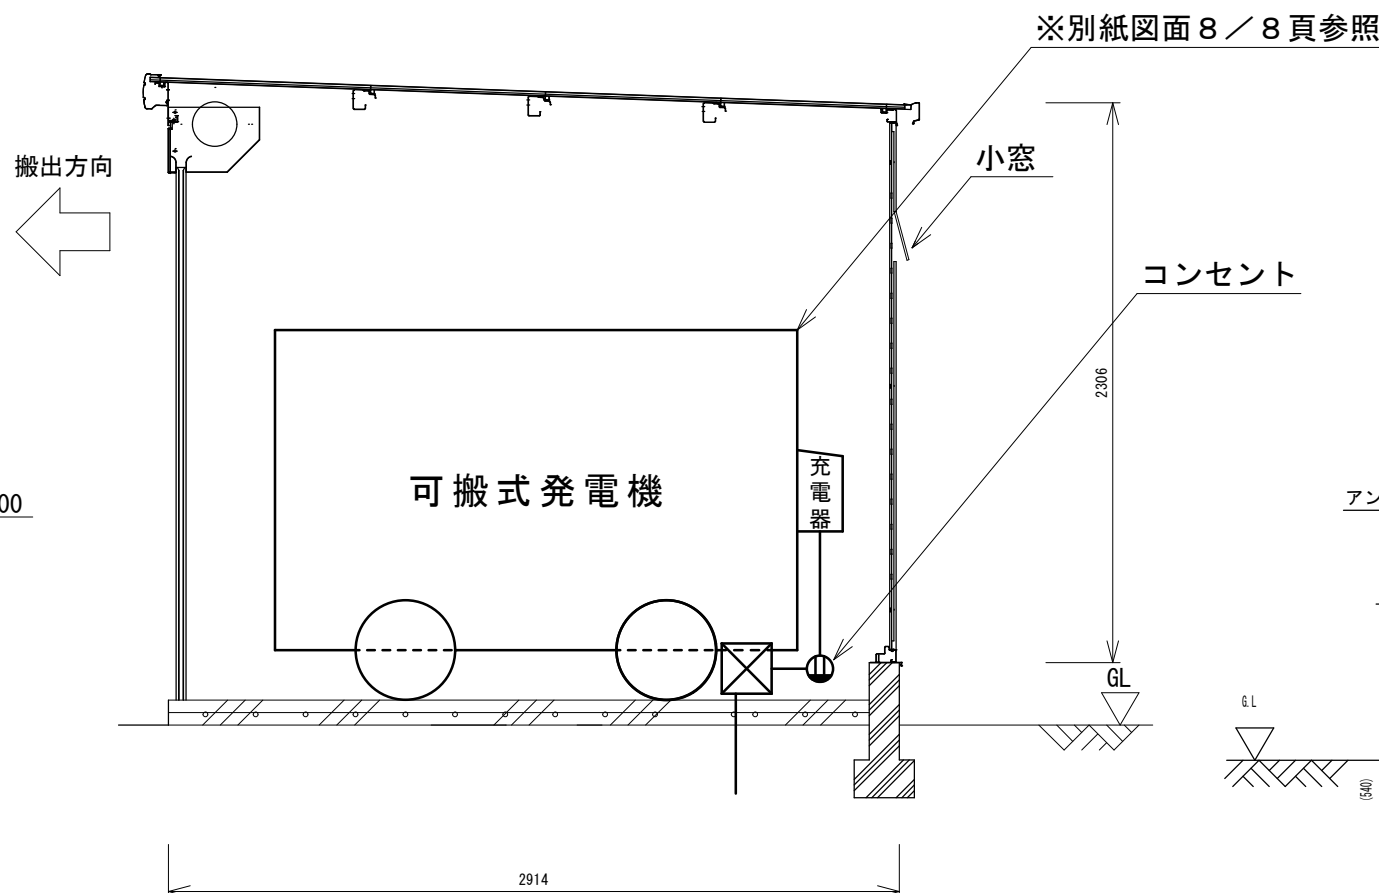


B - B 断面図

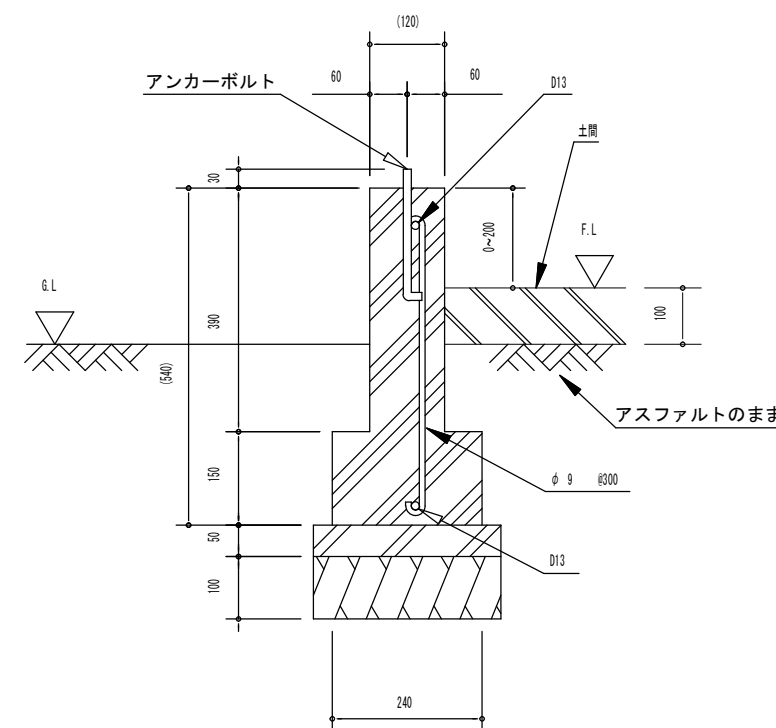

基礎詳細図 (1/20)

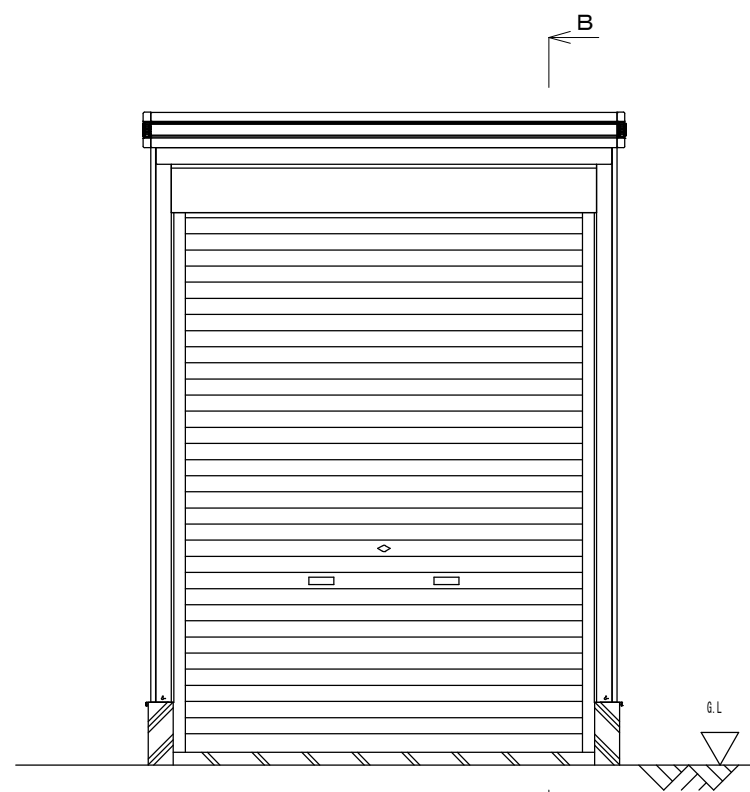

正面図

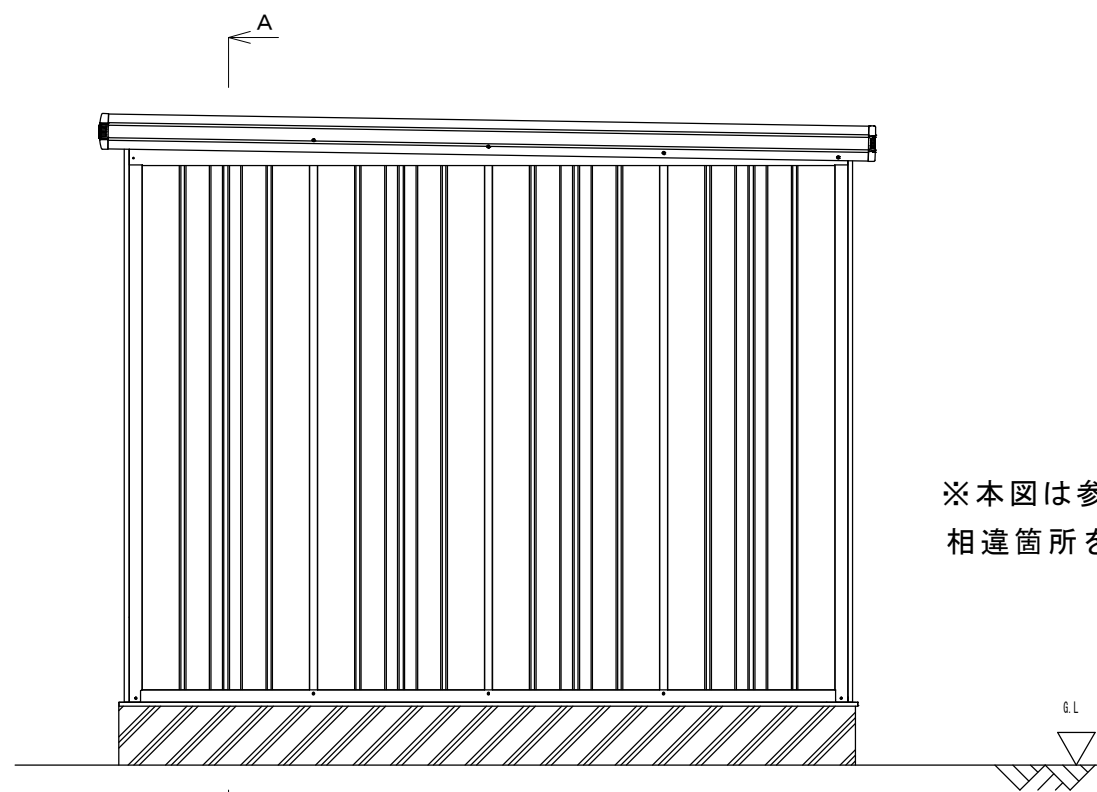

側面図

断面図 (1/30)




倉庫姿図 (1/30)

原図 : A3

※本図は参考図であり施工現場と本図に相違がある場合にあっては相違箇所を再調査後、市監督員と協議のうえ詳細を決定すること。

工事名	令和6年度水施第1号		
	安濃浄水場送水ポンプ等更新工事		
施工場所	津市 安濃町安濃 地内		
図名	可搬式発電機収納庫設置図		
縮尺	1/30	図面番号	6/8
		津市上下水道事業局	

可搬式発電機収納庫基礎施工図

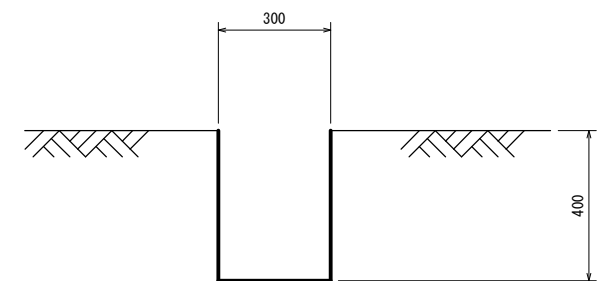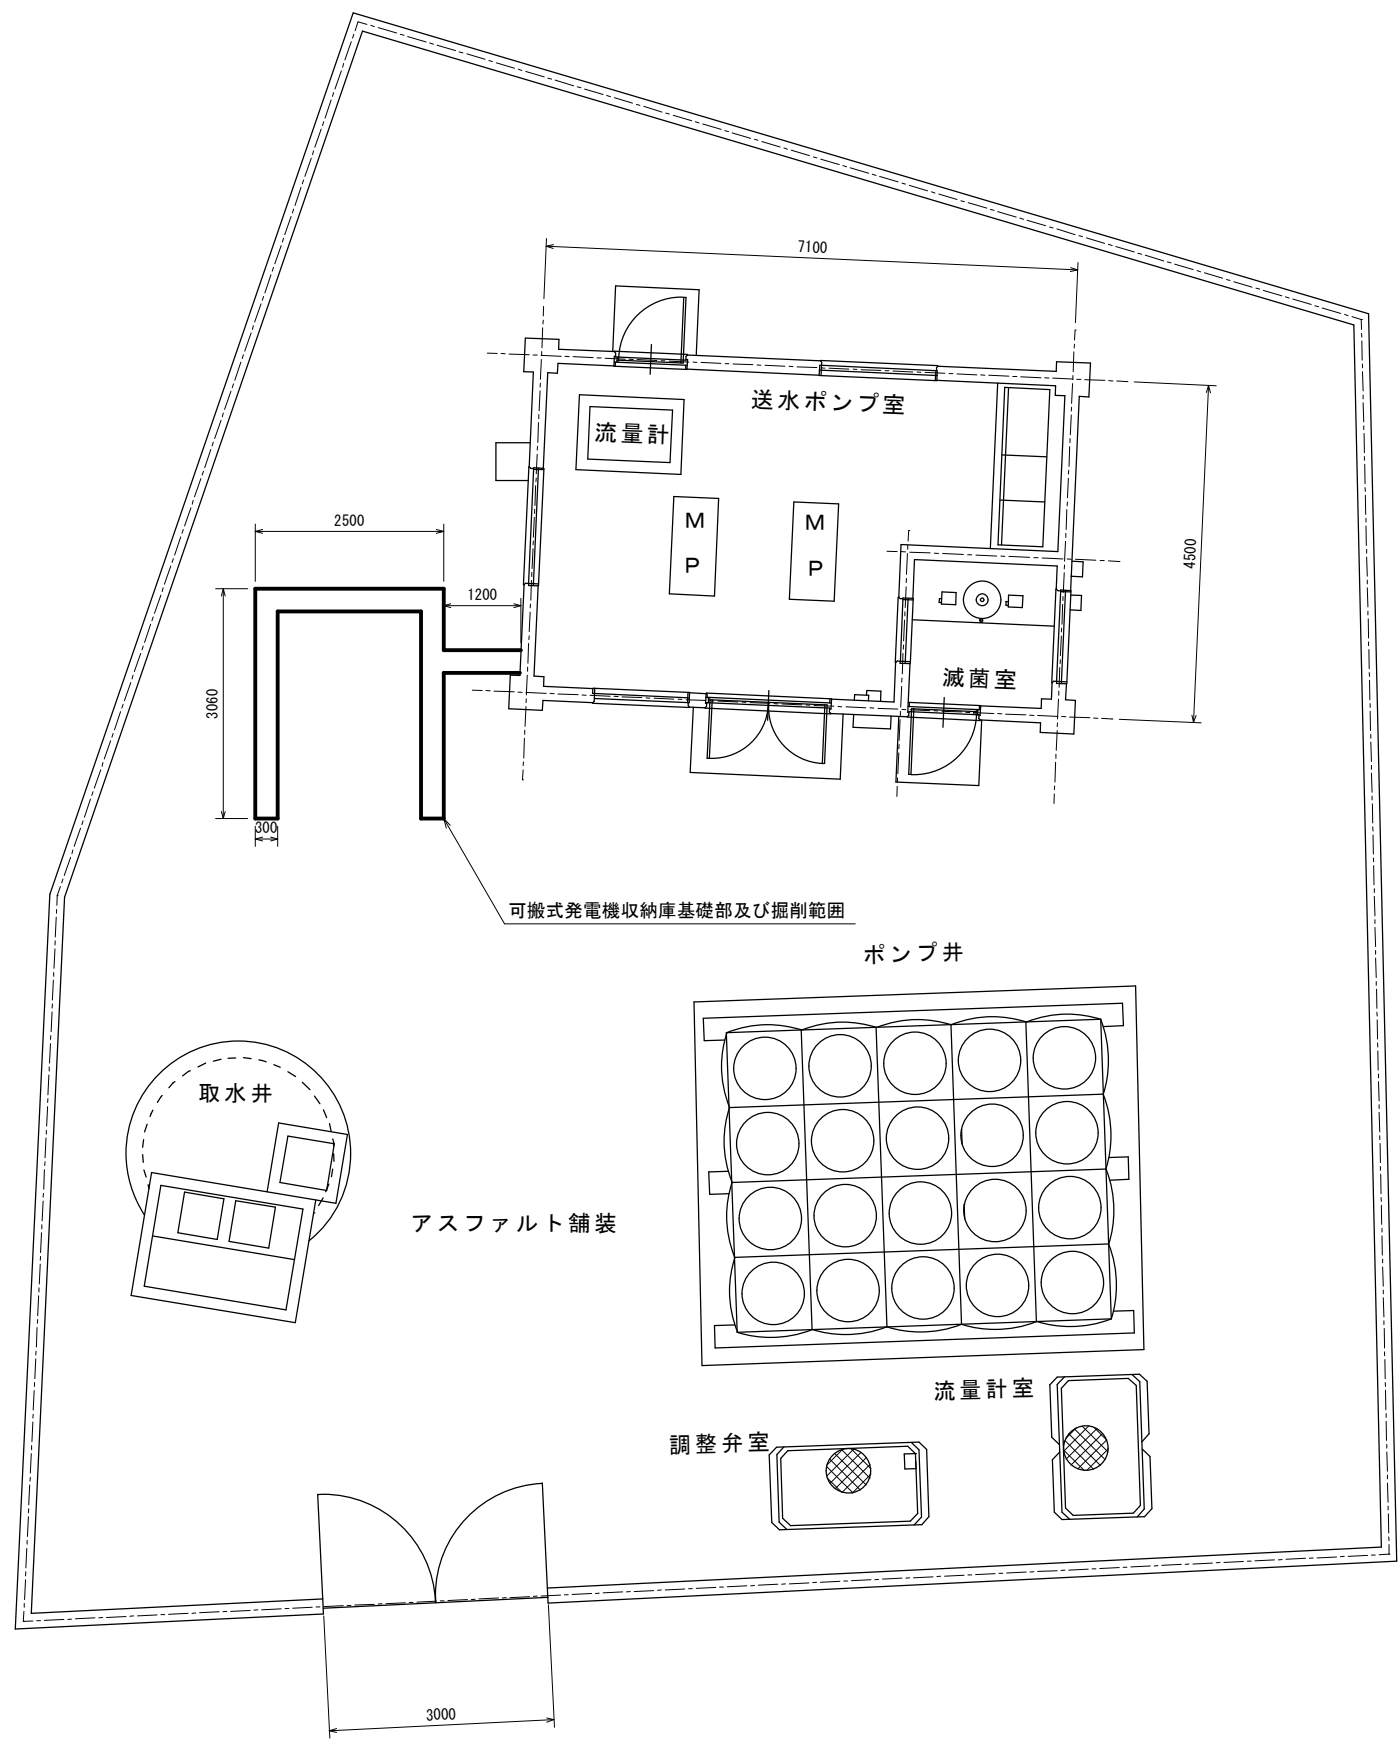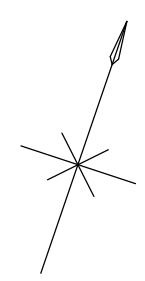

基礎断面図


掘削範囲

原図：A3



※本図は参考図であり施工現場と本図に相違がある場合にあっては相違箇所を再調査後、市監督員と協議のうえ詳細を決定すること。

工 事 名	令和6年度水施第1号 安濃浄水場送水ポンプ等更新工事		
施工場所	津市 安濃町安濃 地内		
図 名	可搬式発電機収納庫基礎施工図		
縮 尺	1/100	図面番号	7/8
津市上下水道事業局			

可搬式発電機及び4輪トレーラー 参考図

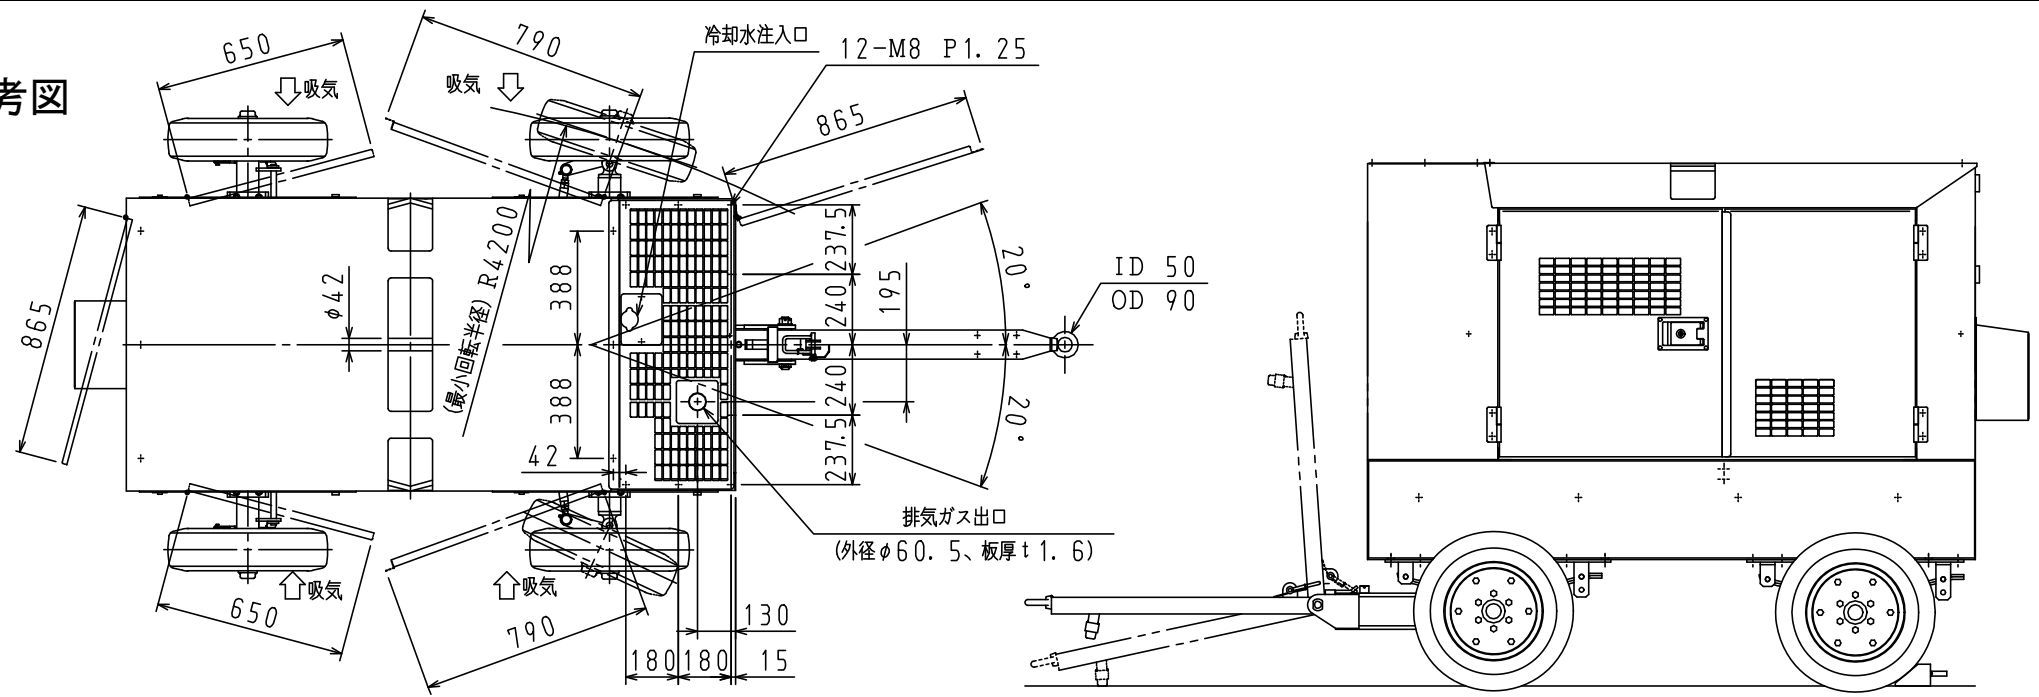

A 矢視図

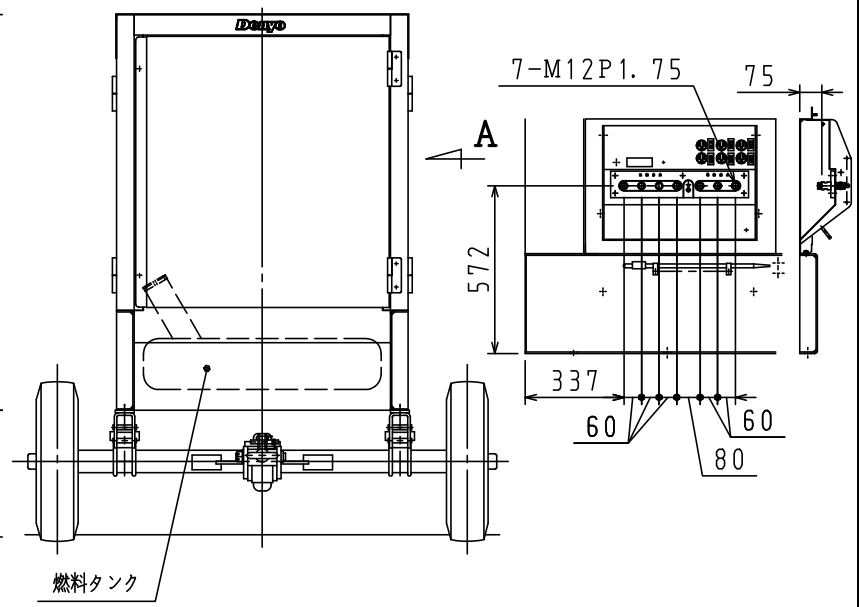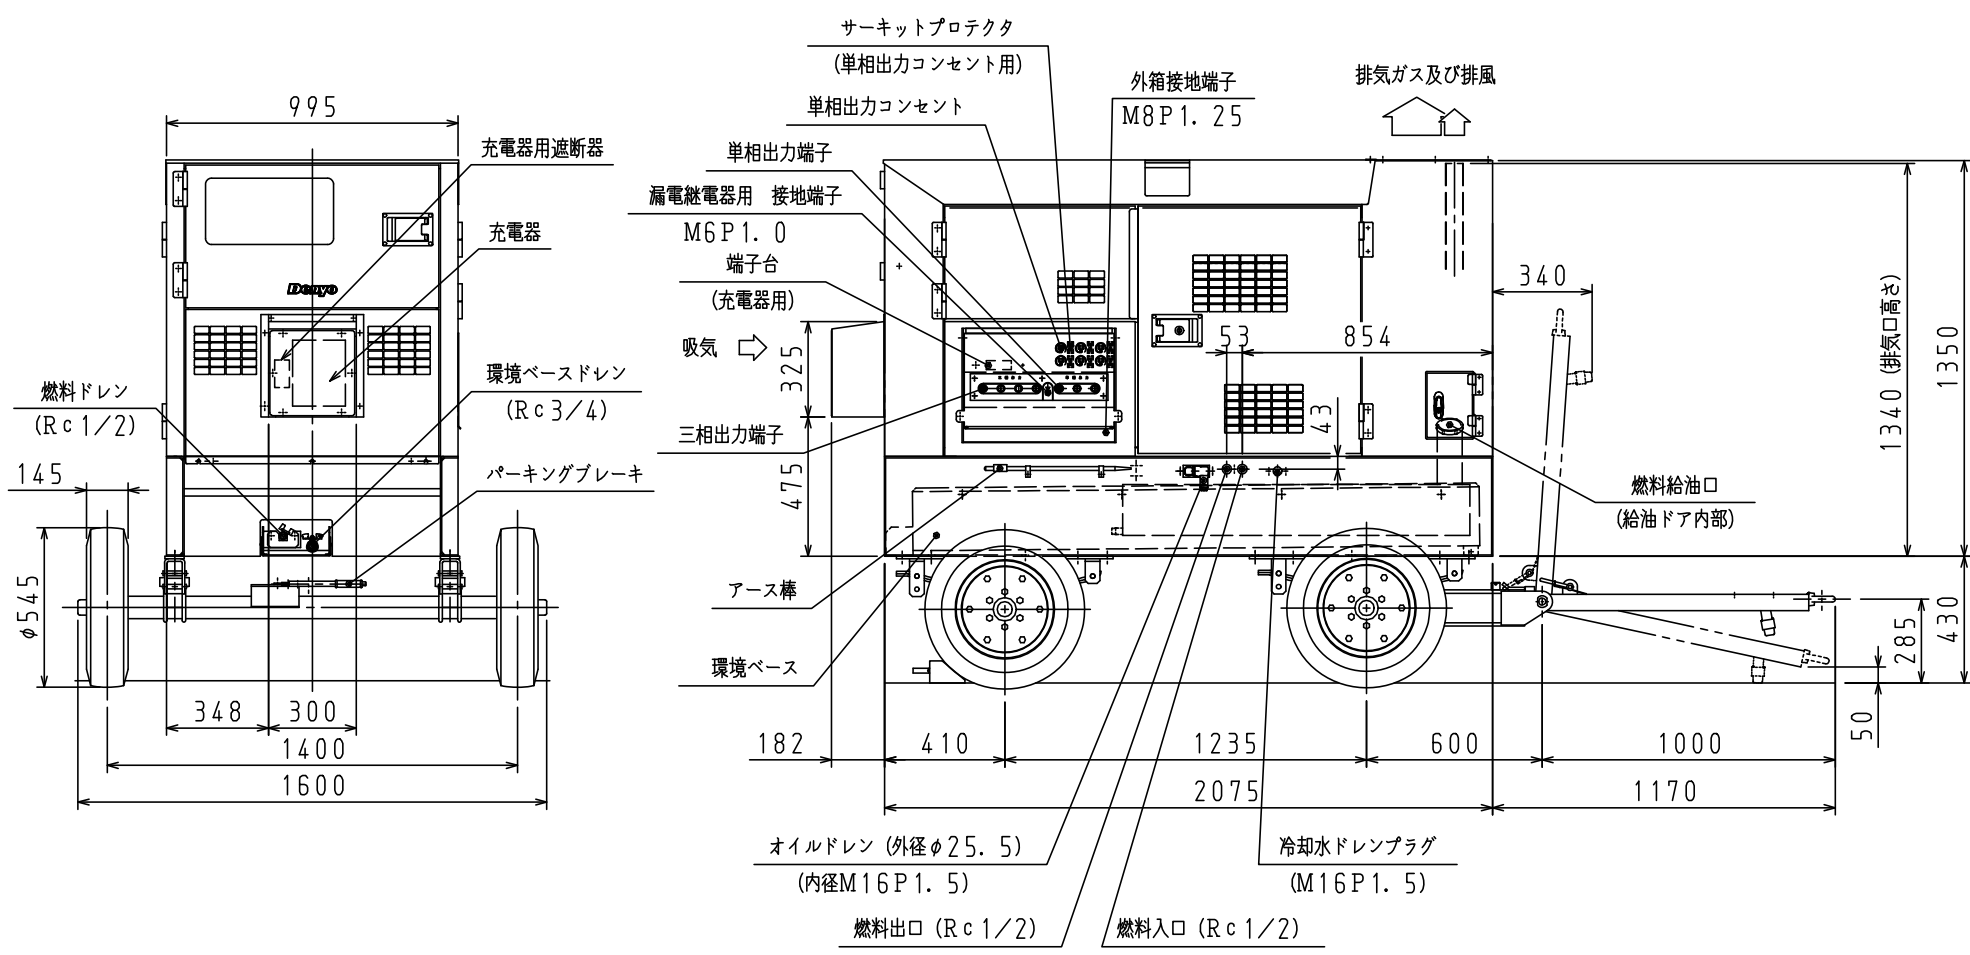

原図：A 3

※本図は参考図であり施工現場と本図に相違がある場合にあつては相違箇所を再調査後、市監督員と協議のうえ詳細を決定すること。

工 事 名	令和6年度水施第1号 安濃浄水場送水ポンプ等更新工事		
施工場所	津市 安濃町安濃 地内		
図 名	可搬式発電機及び4輪トレーラー 参考図		
縮 尺	1/20	図面番号	8/8
津市上下水道事業局			