

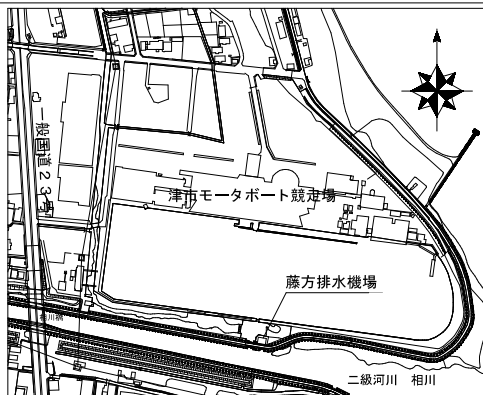


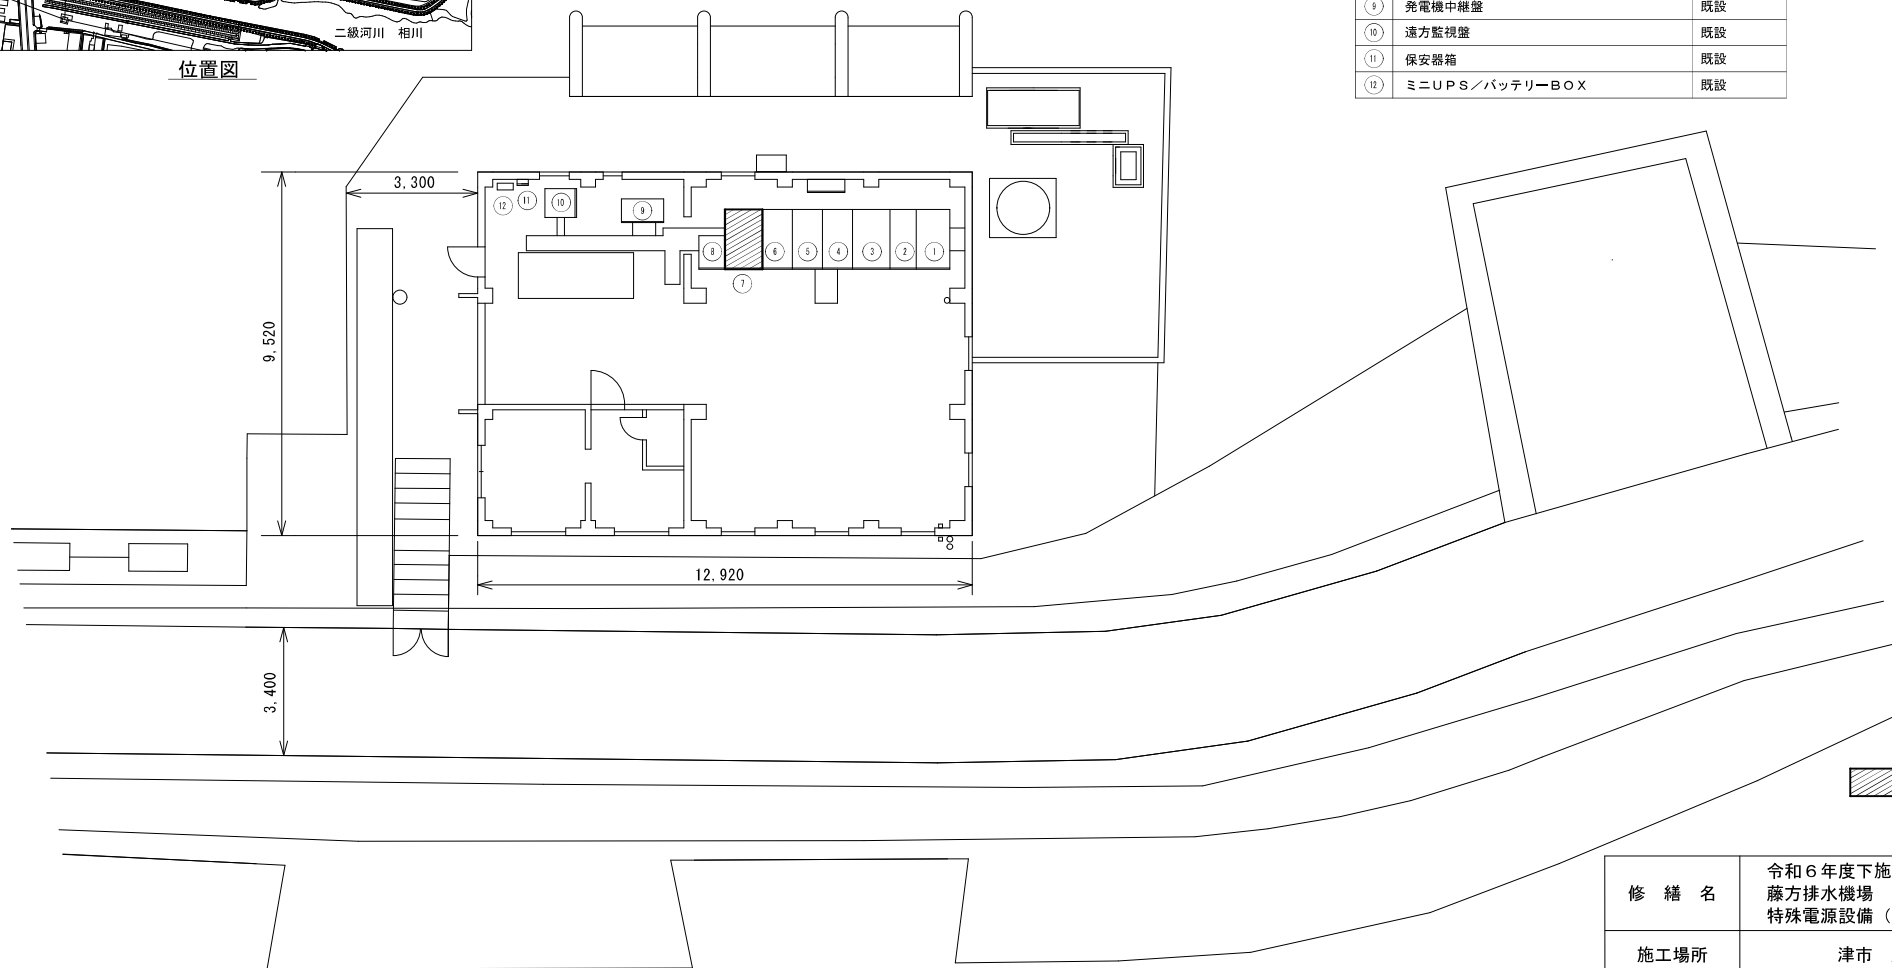

位置図

番号	名称	備考
①	引込盤	既設
②	受電盤	既設
③	変圧器盤	既設
④	切換盤	既設
⑤	ポンプ盤	既設
⑥	補機・電灯盤	既設
⑦	直流電源盤	今回
⑧	除塵機盤	既設
⑨	発電機中継盤	既設
⑩	遠方監視盤	既設
⑪	保安器箱	既設
⑫	ミニUPS／バッテリーBOX	既設

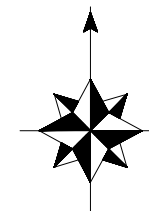


修繕範囲

原図：A 1

平面図

※本図は、参考図であり施工現場と本図に相違ある場合にあっては相違箇所を再調査後、市監督員と協議のうえ、詳細を決定すること。

修 繕 名	令和6年度下施排第2-2号 藤方排水機場 特殊電源設備（蓄電池等）修繕		
施工場所	津市 藤方 地内		
図 面 名	平面図		
縮 尺		図面番号	1 / 4
事業所名	津市上下水道事業局下水道施設課		

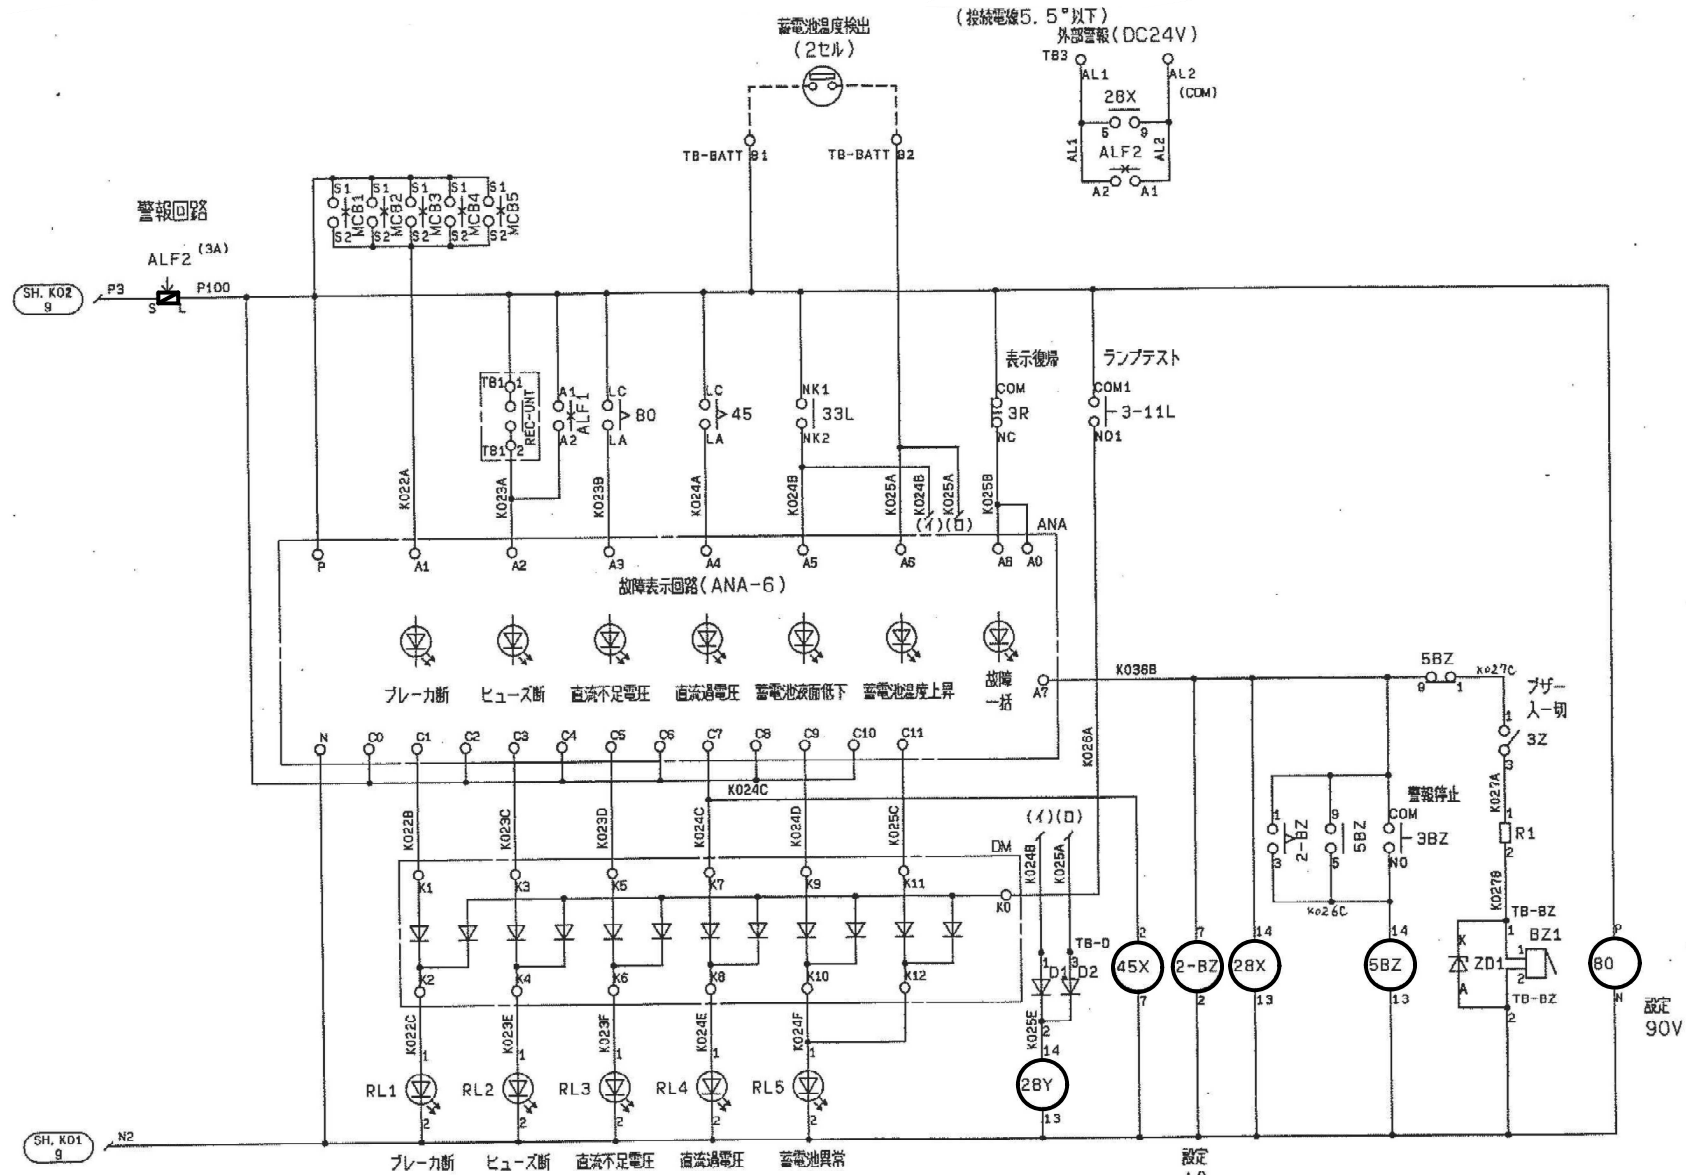

原図：A 1

修繕名	令和6年度下施排第2-2号 藤方排水機場 特殊電源設備(蓄電池等)修繕		
施工場所	津市 藤方 地内		
図面名	展開接続図(警報回路)		
縮尺		図面番号	4 / 4
事業所名	津市上下水道事業局下水道施設課		

※本図は、参考図であり施工現場と本図に相違ある場合にあっては相違箇所を再調査後、市監督員と協議のうえ、詳細を決定すること。