


設計図

平面図

S=1:500

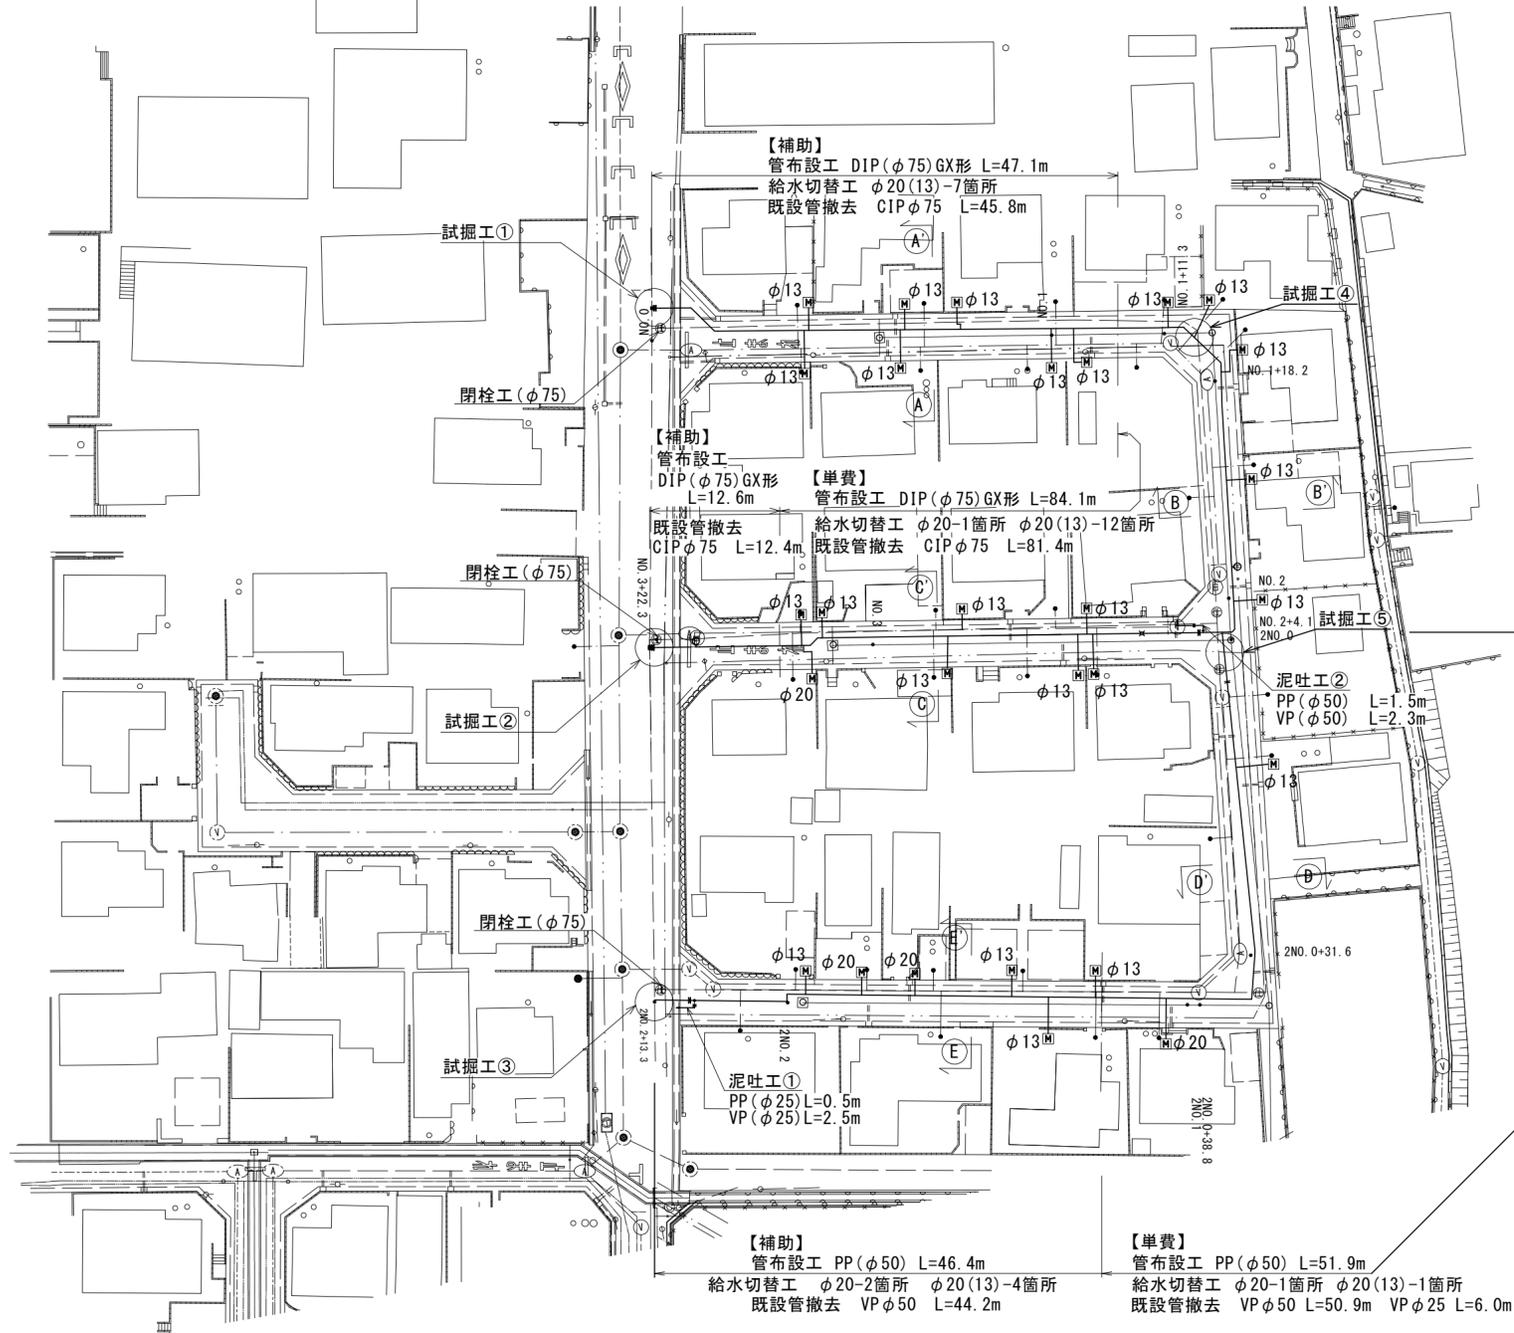

占用物件凡例

線種	名称
——	水道管(新設)
---	既設水道管
---	既設下水管
---	下水管(計画)
---	既設雨水管
---	ガス
---	NTT






※この図面はA2サイズを原寸とする。

津市上下水道事業局			
工事名	令和6年度水工第19号 公共下水道事業に伴う 阿漕町津興地内配水管移設工事		
図面の種類	平面図		
縮尺	図示	図面番号	1/5
受注者名			

設計図

横断面図

S=1:100

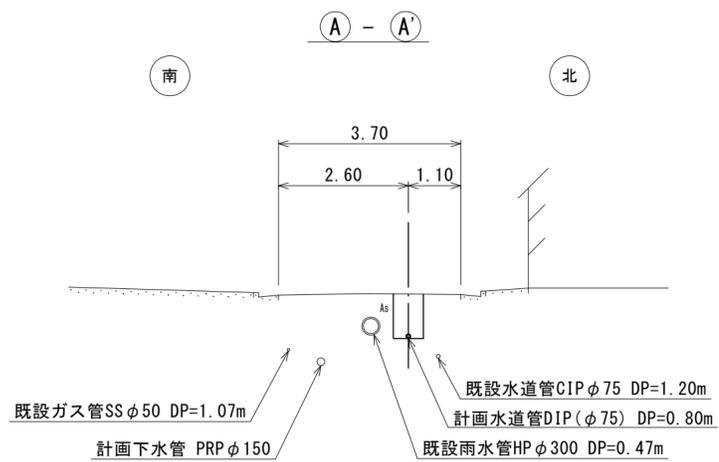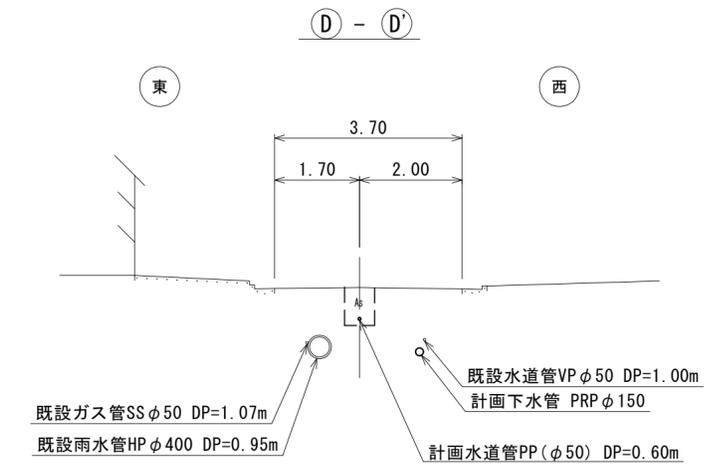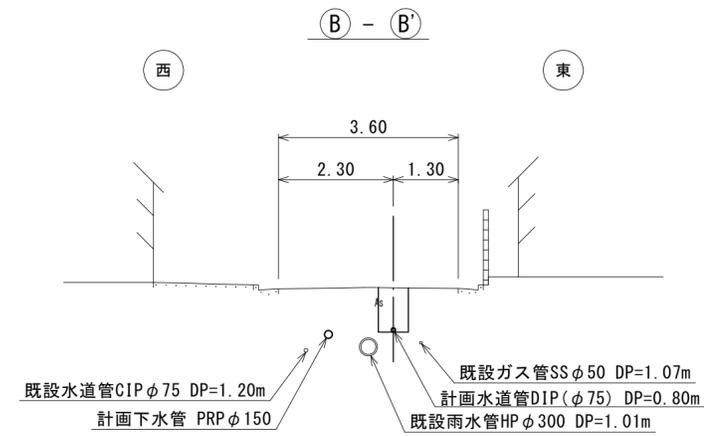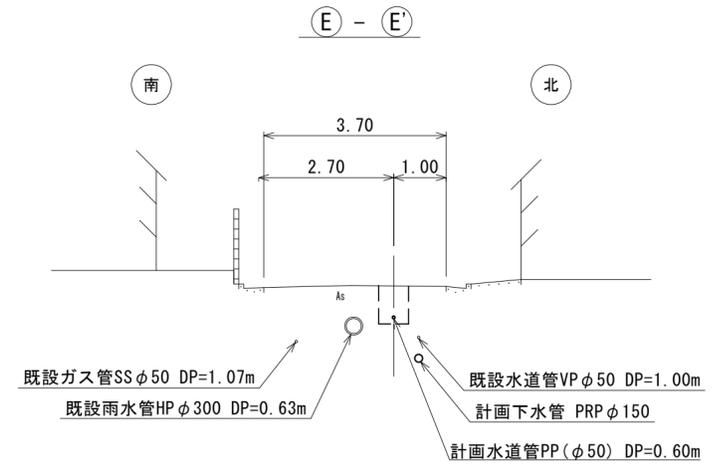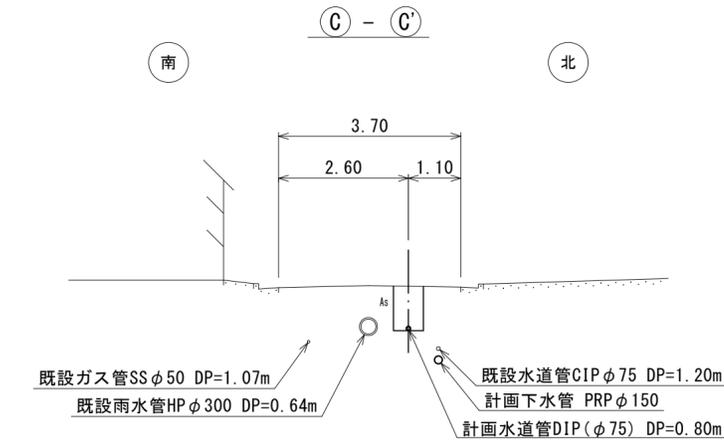


※この図面はA2サイズを原寸とする。

津市上下水道事業局			
工事名	令和6年度水工第19号 公共下水道事業に伴う 阿漕町津興地内配水管移設工事		
図面の種類	横断面図		
縮尺	図示	図面番号	2/5
受注者名			

設計図

土工定規図


給水管 S=1:20

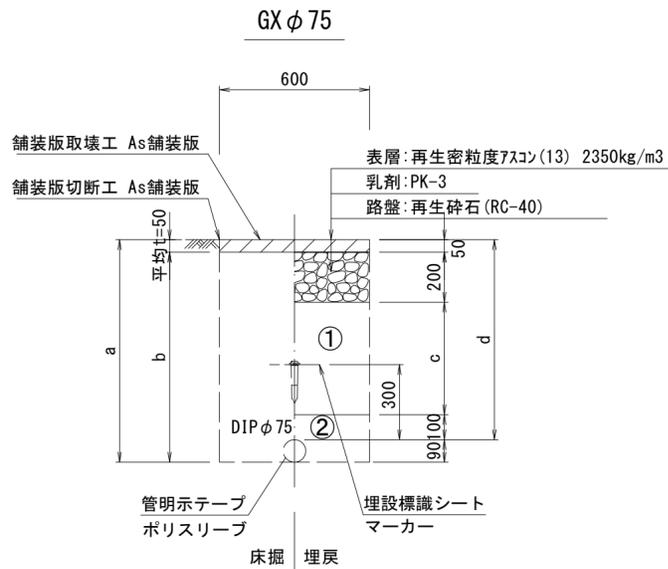

φ75 土被り	a	b	c	d
800	890	840	450	800
1200	1290	1240	850	1200


給水管外径 d	d
φ13	d=20mm
φ20	d=25mm
φ25	d=30mm
φ30	d=40mm
φ40	d=50mm
φ50	d=60mm

泥吐管

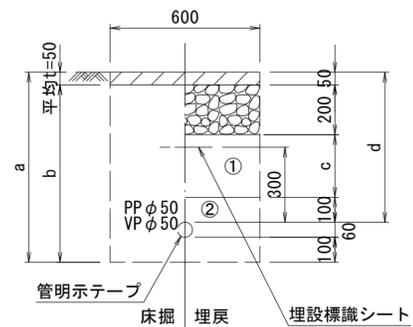


φ50 土被り	a	b	c	d
600	760	710	250	600

泥吐管

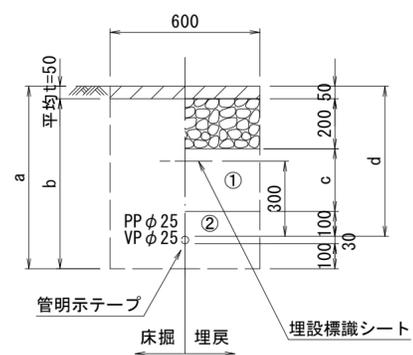


φ25 土被り	a	b	c	d
600	730	680	250	600

既設管撤去

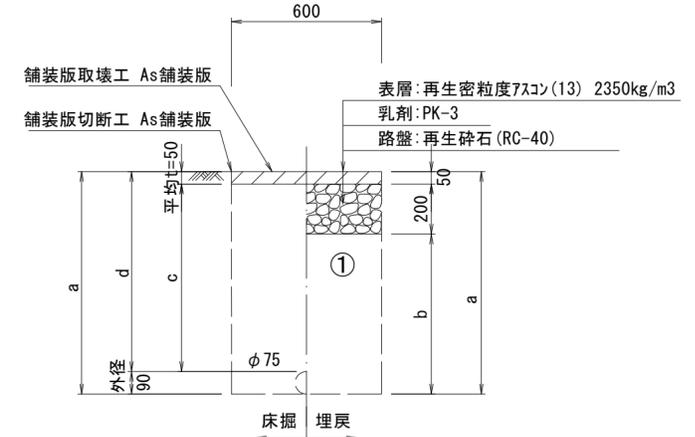


φ75 土被り	a	b	c	d
1200	1290	1040	1150	1200

既設管撤去

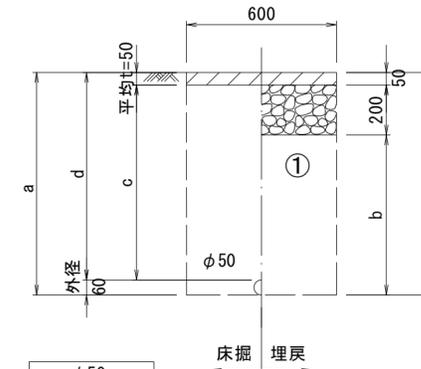

φ50 土被り	a	b	c	d
1000	1060	810	950	1000

既設管撤去

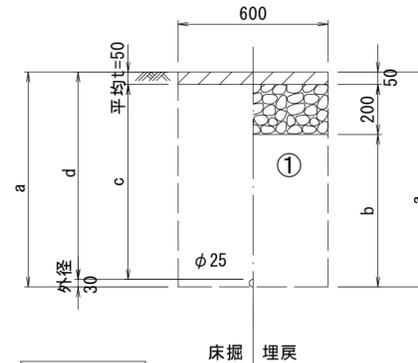

φ25 土被り	a	b	c	d
600	630	380	550	600





- ①・・・再生砕石 (RC-40)
- ②・・・管基礎用砂 (埋戻し用砂)

※この図面はA2サイズを原寸とする。

津市上下水道事業局			
工事名	令和6年度水工第19号 公共下水道事業に伴う 阿漕町津興地内配水管移設工事		
図面の種類	土工定規図		
縮尺	図示	図面番号	3/5
受注者名			

設計図

配管詳細図(1/2)

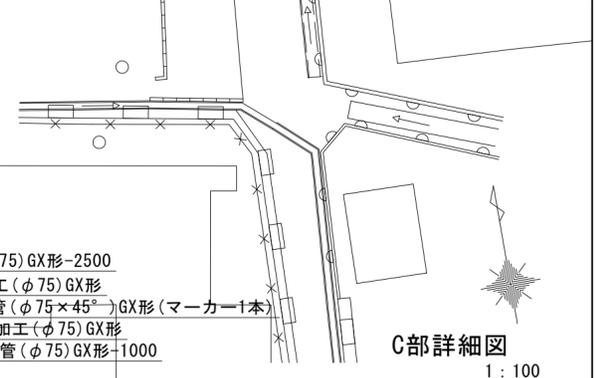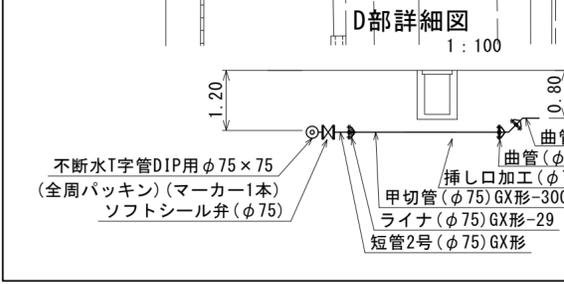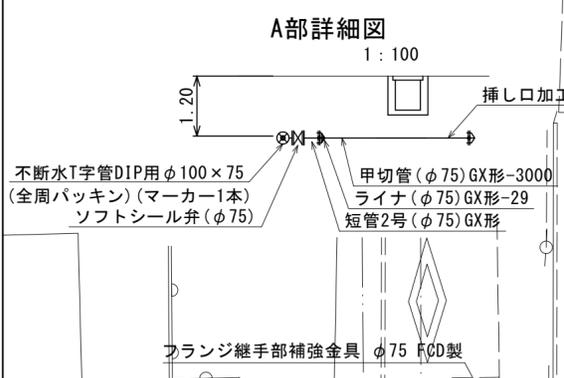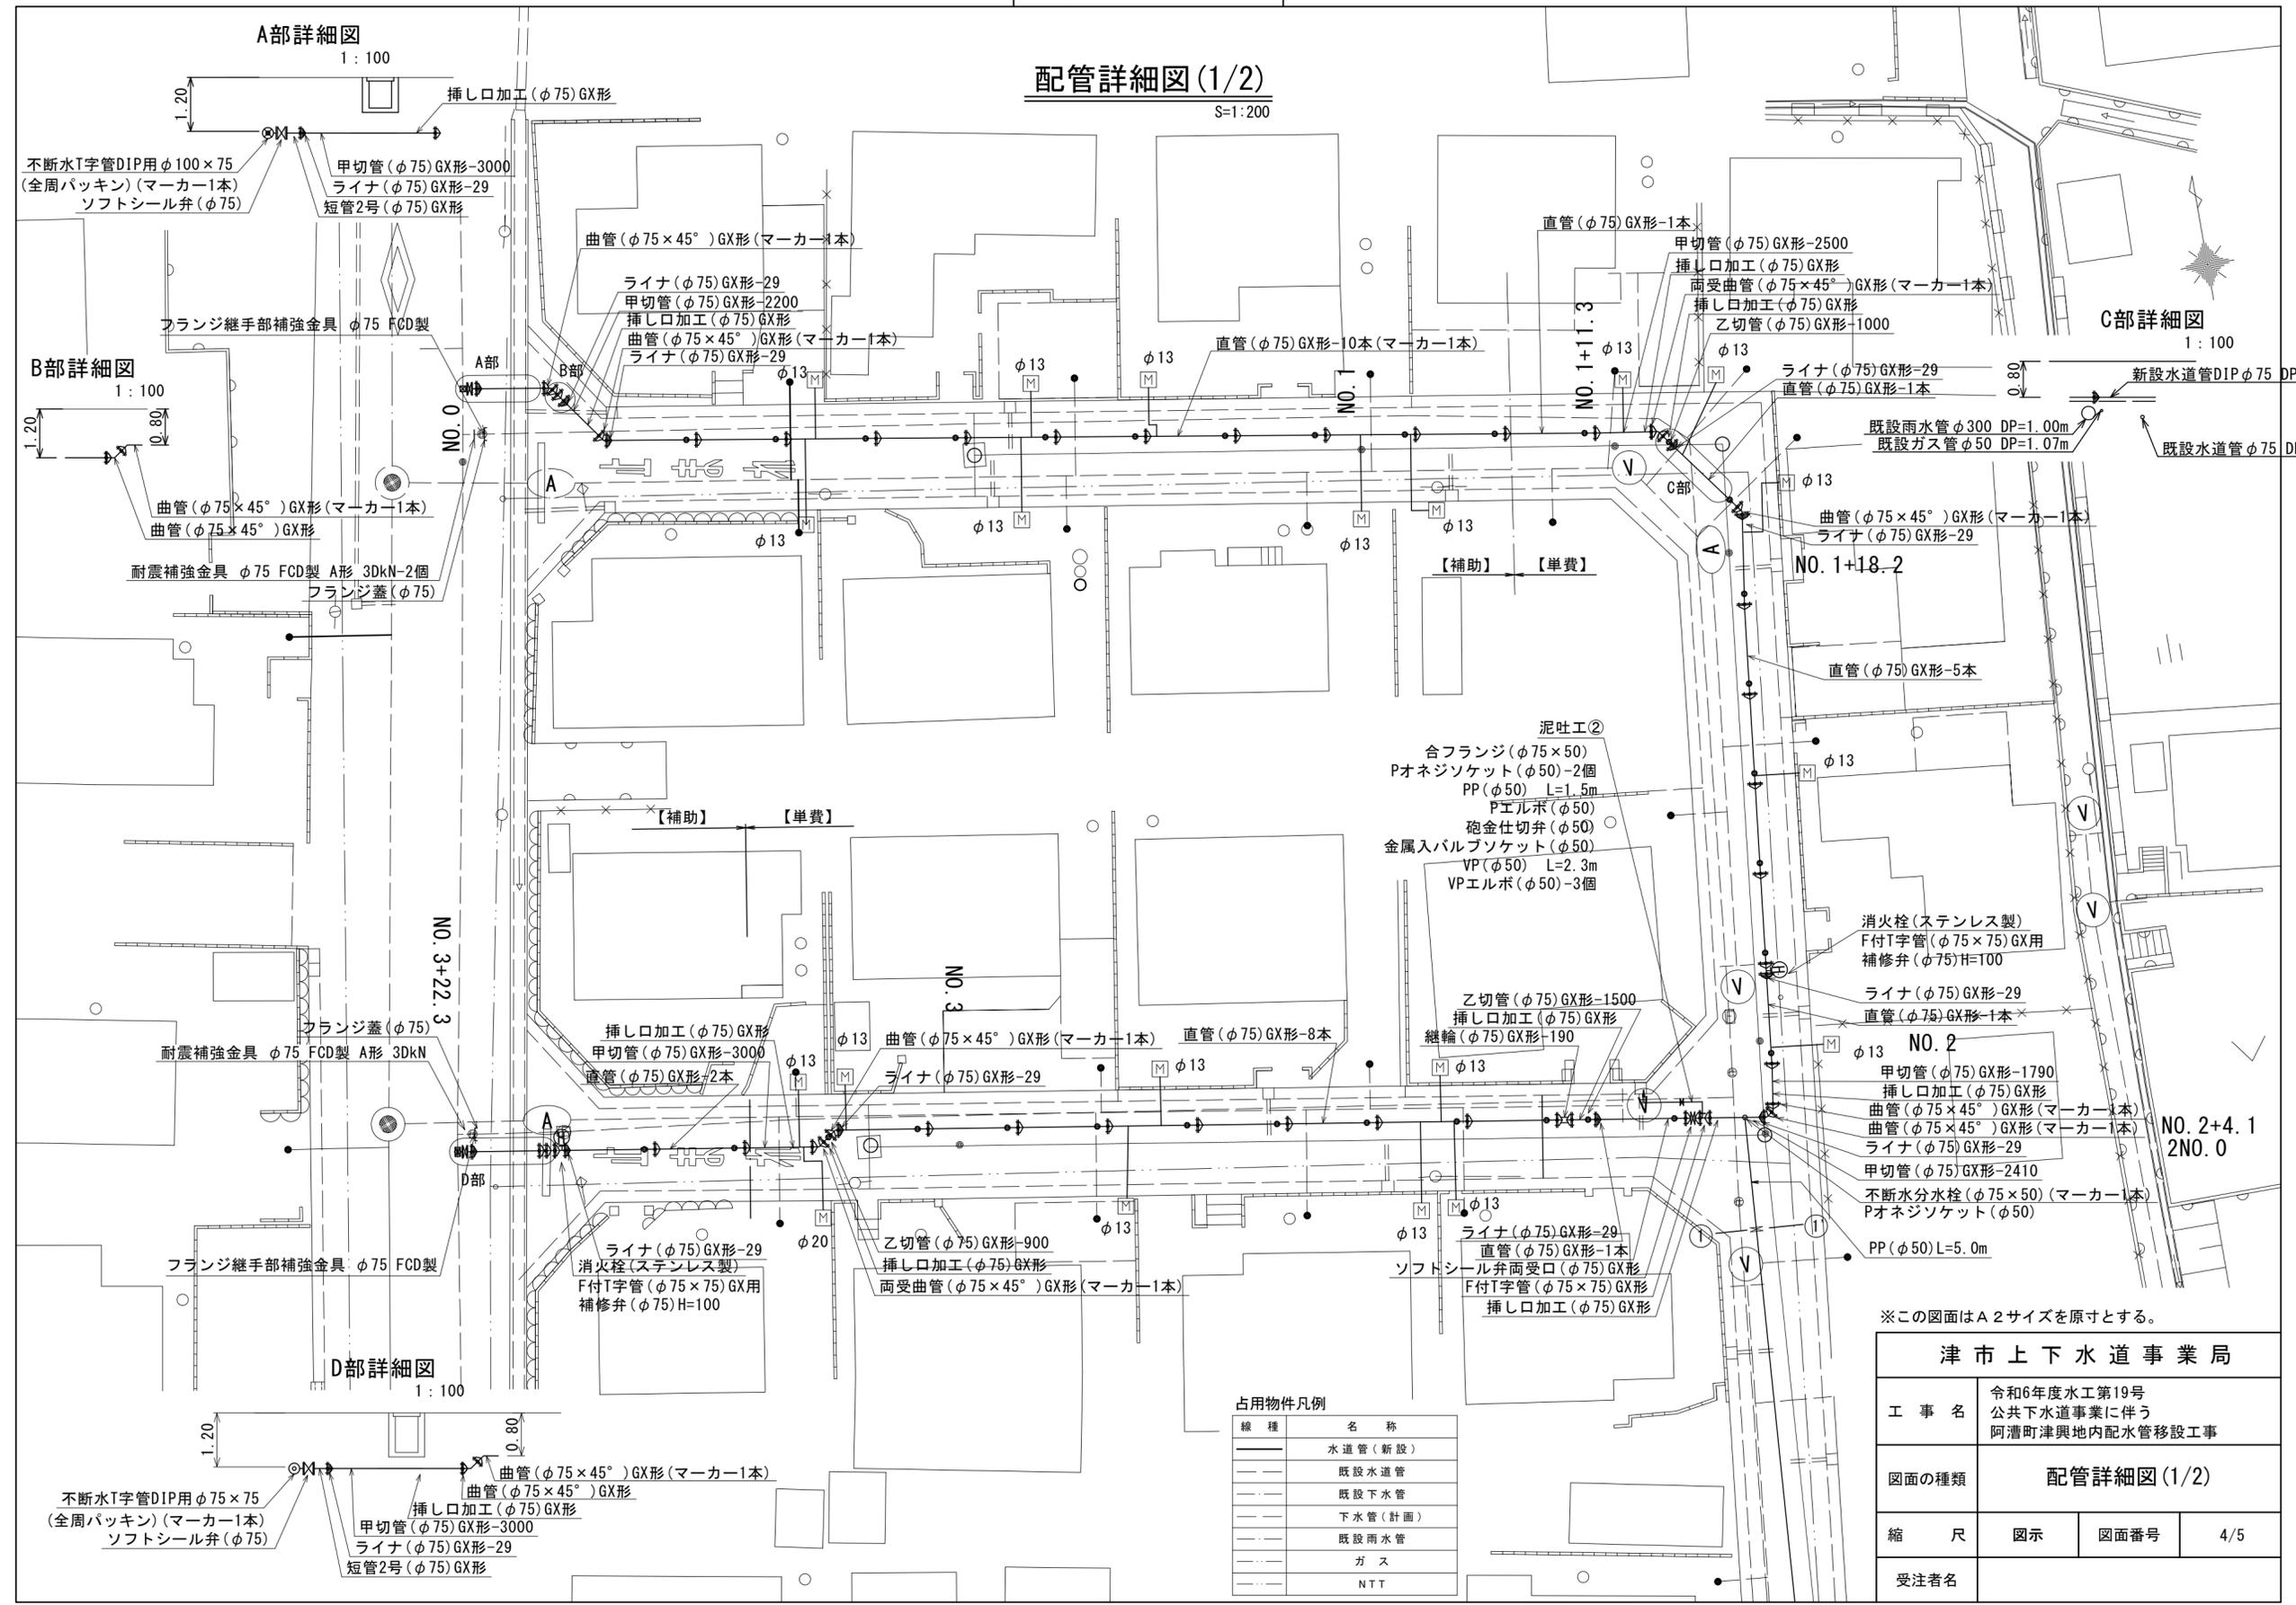

占用物件凡例


線種	名称
---	水道管(新設)
---	既設水道管
---	既設下水管
---	下水管(計画)
---	既設雨水管
---	ガス
---	NTT

※この図面はA2サイズを原寸とする。

津市上下水道事業局			
工事名	令和6年度水工第19号 公共下水道事業に伴う 阿漕町津興地内配水管移設工事		
図面の種類	配管詳細図(1/2)		
縮尺	図示	図面番号	4/5
受注者名			

設計図

配管詳細図(2/2)
S=1:200

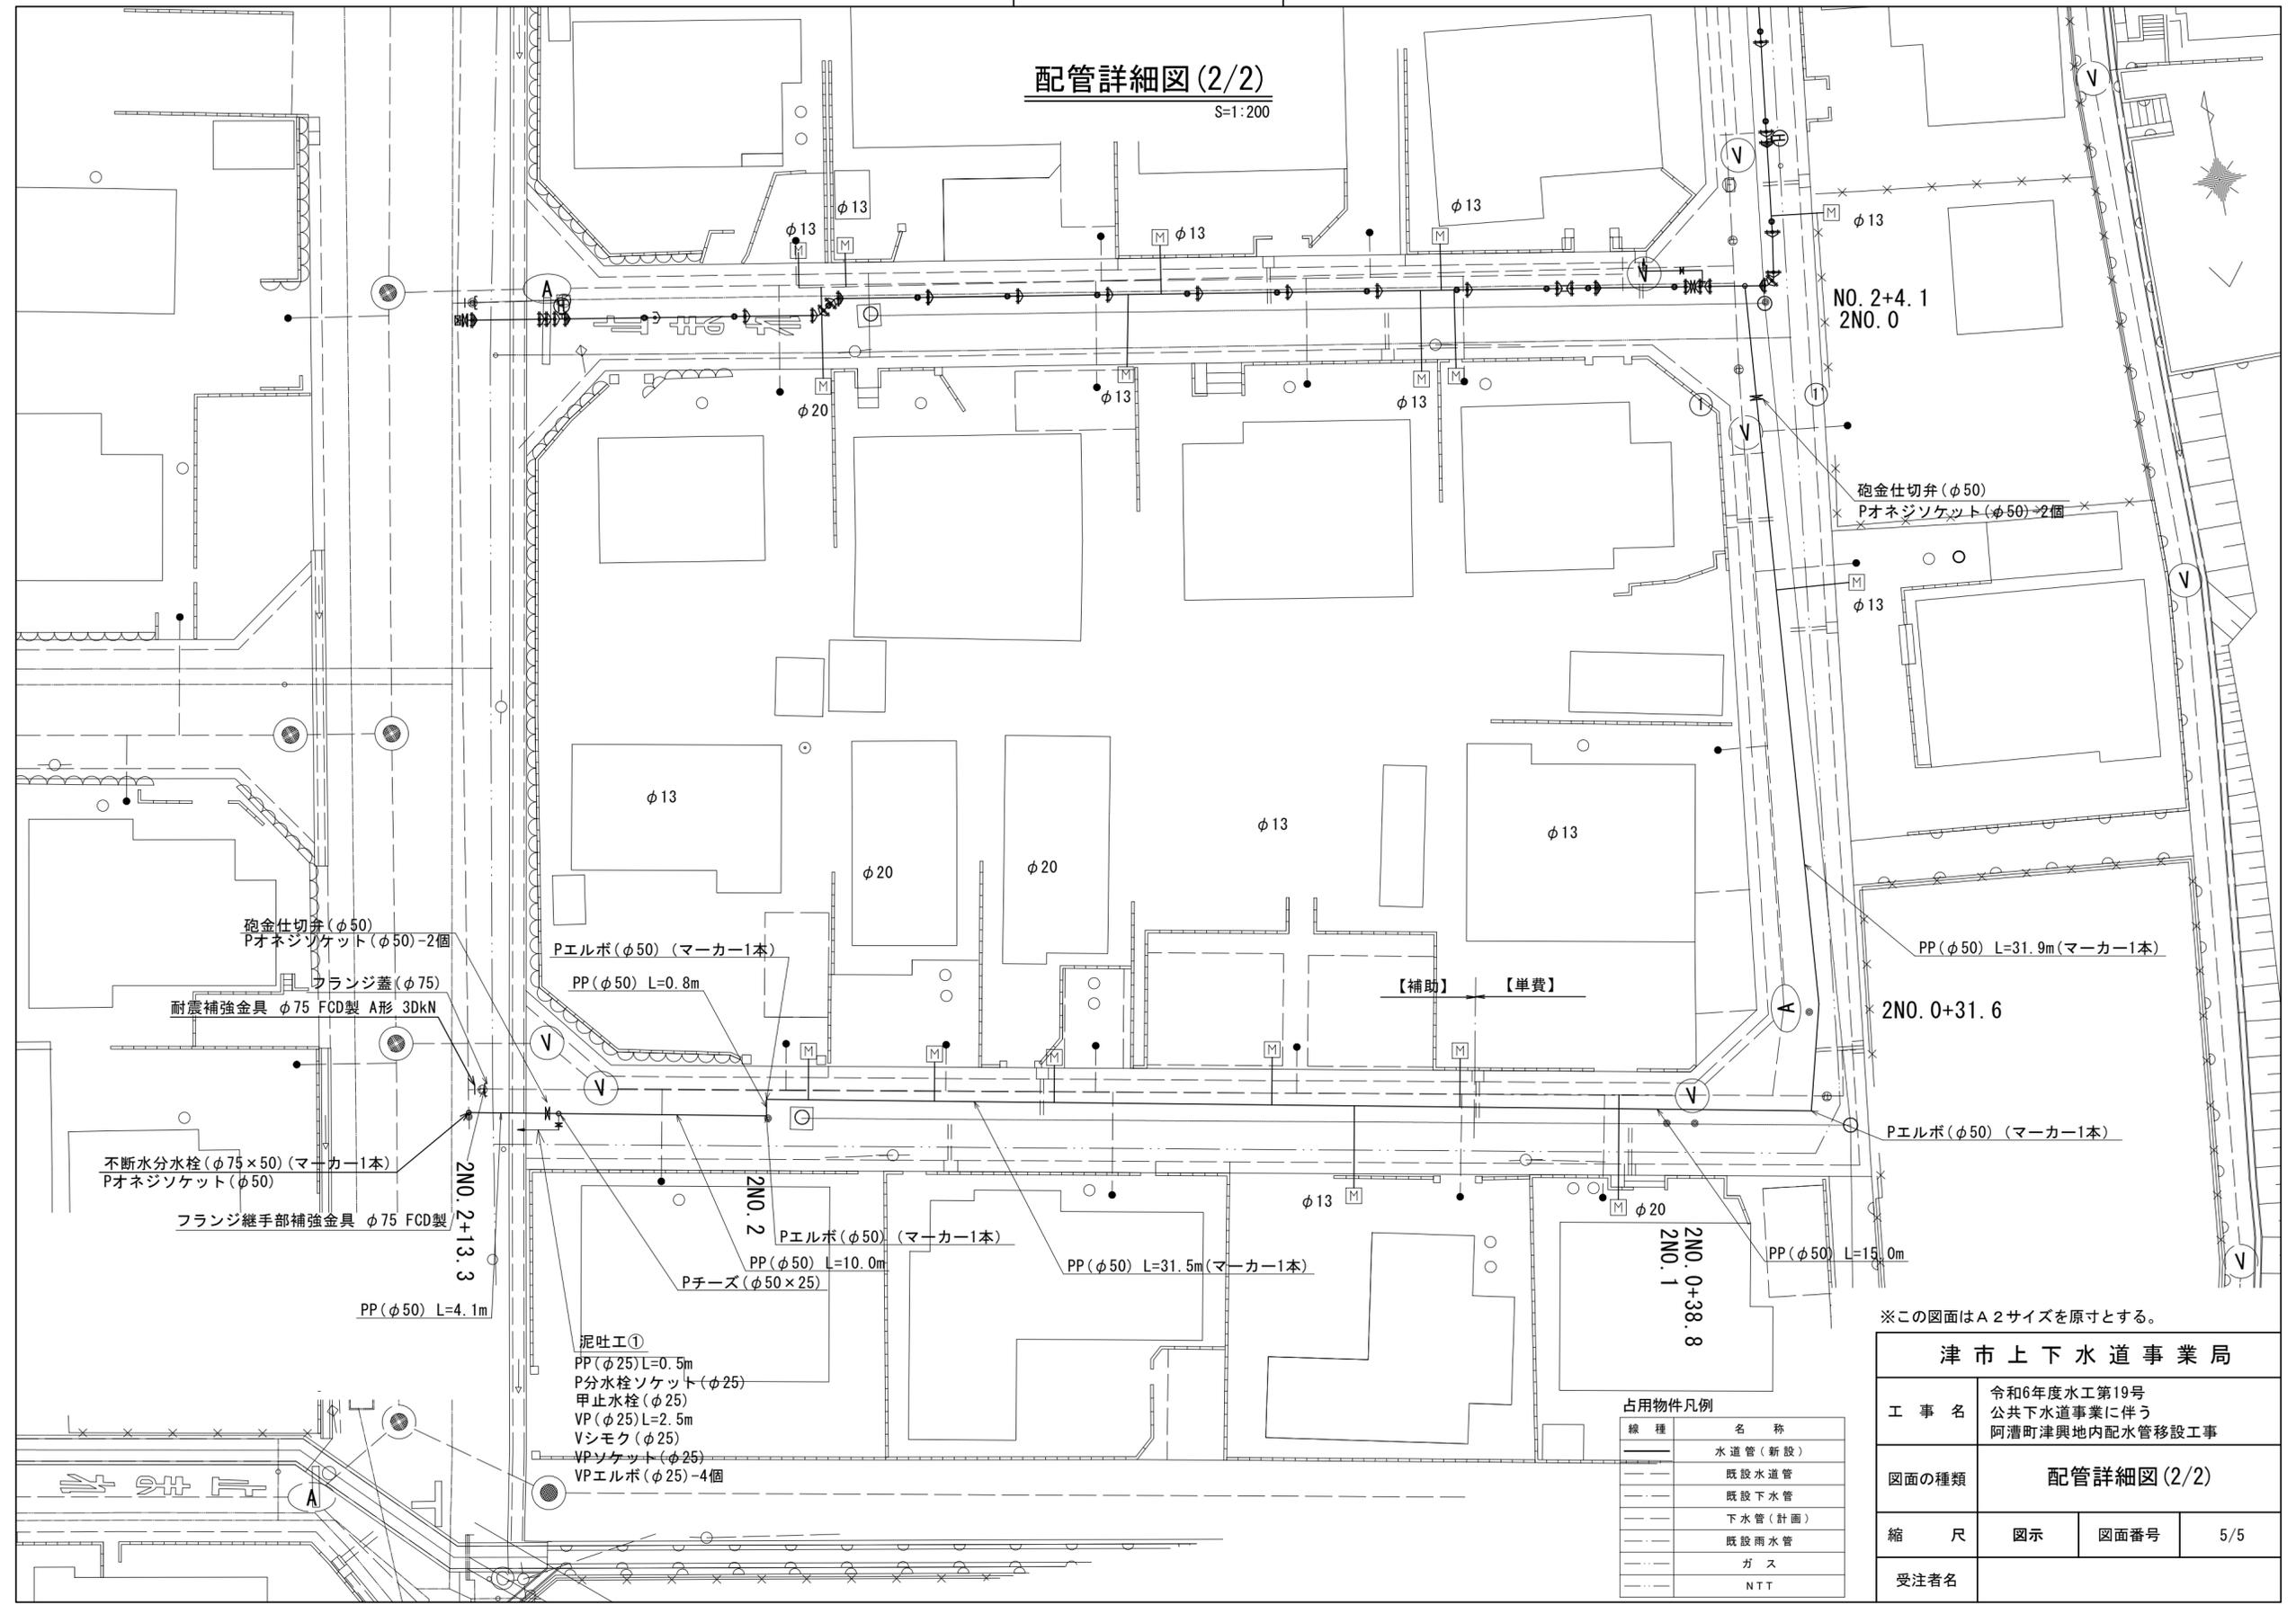

砲金仕切弁(φ50)
Pオネジソケット(φ50)-2個

フランジ蓋(φ75)
耐震補強金具 φ75 FCD製 A形 3DkN

不断水分水栓(φ75×50)(マーカー1本)
Pオネジソケット(φ50)

フランジ継手部補強金具 φ75 FCD製

PP(φ50) L=4.1m

泥吐工①
PP(φ25) L=0.5m
P分水栓ソケット(φ25)
甲止水栓(φ25)
VP(φ25) L=2.5m
Vシモク(φ25)
VPソケット(φ25)
VPエルボ(φ25)-4個

Pエルボ(φ50)(マーカー1本)
PP(φ50) L=0.8m

PP(φ50) L=10.0m

Pチーズ(φ50×25)

PP(φ50) L=31.5m(マーカー1本)

【補助】 【単費】

砲金仕切弁(φ50)
Pオネジソケット(φ50)-2個

PP(φ50) L=31.9m(マーカー1本)

2N0.0+31.6

Pエルボ(φ50)(マーカー1本)

PP(φ50) L=15.0m

占用物件凡例

線種	名称
---	水道管(新設)
---	既設水道管
---	既設下水管
---	下水管(計画)
---	既設雨水管
---	ガス
---	NTT

※この図面はA2サイズを原寸とする。

津市上下水道事業局			
工事名	令和6年度水工第19号 公共下水道事業に伴う 阿漕町津興地内配水管移設工事		
図面の種類	配管詳細図(2/2)		
縮尺	図示	図面番号	5/5
受注者名			