


原図：A3

全体配置図 S=1:600

※本図は、参考図であり施工現場と本図に相違がある場合に当たっては相違箇所を再調査後、市監督員と協議のうえ決定すること

修繕名	令和6年度下施水管第2-1号 津市上下水道庁舎受変電設備(変圧器等)取替修繕		
施工場所	津市 殿村 地内		
図面名	全体配置図		
縮尺	1/600	図面番号	1/5
事業名	津市上下水道事業局 下水道施設課		

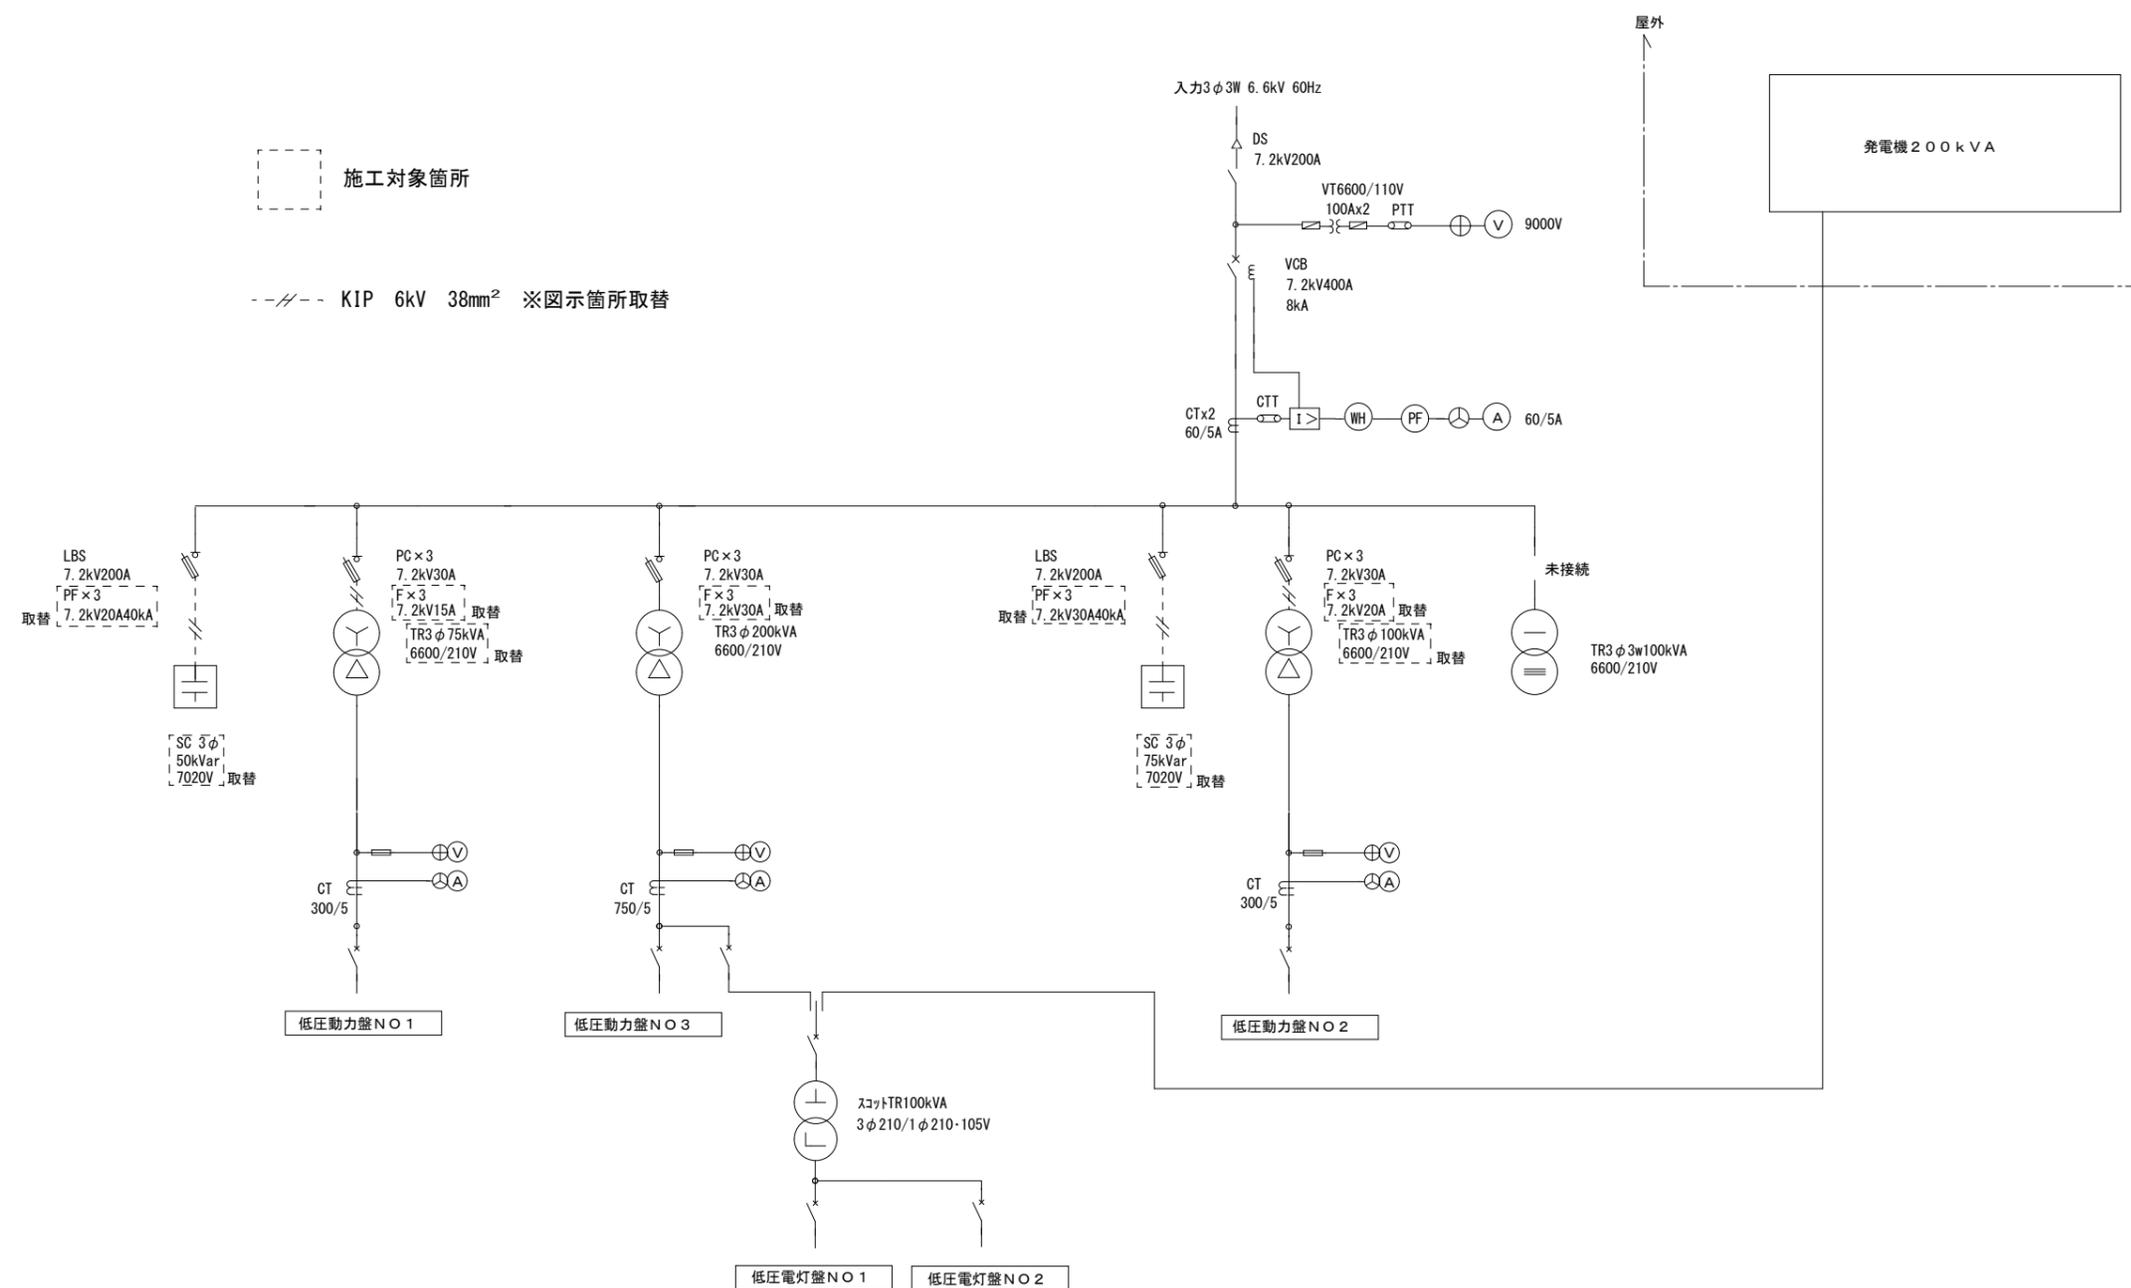


施工対象箇所
 --- KIP 6kV 38mm² ※図示箇所取替

受変電設備単線結線図

※トランスのみPCB保管函にて保管
 ※本図は、参考図であり施工現場と本図に相違がある場合に当たっては相違箇所を再調査後、市監督員と協議のうえ決定すること

原図：A3


修繕名	令和6年度下施水管第2-1号 津市上下水道庁舎受変電設備（変圧器等）取替修繕		
施工場所	津市 殿村 地内		
図面名	受変電設備単線結線図		
縮尺		図面番号	2 / 5
事業名	津市上下水道事業局 下水道施設課		

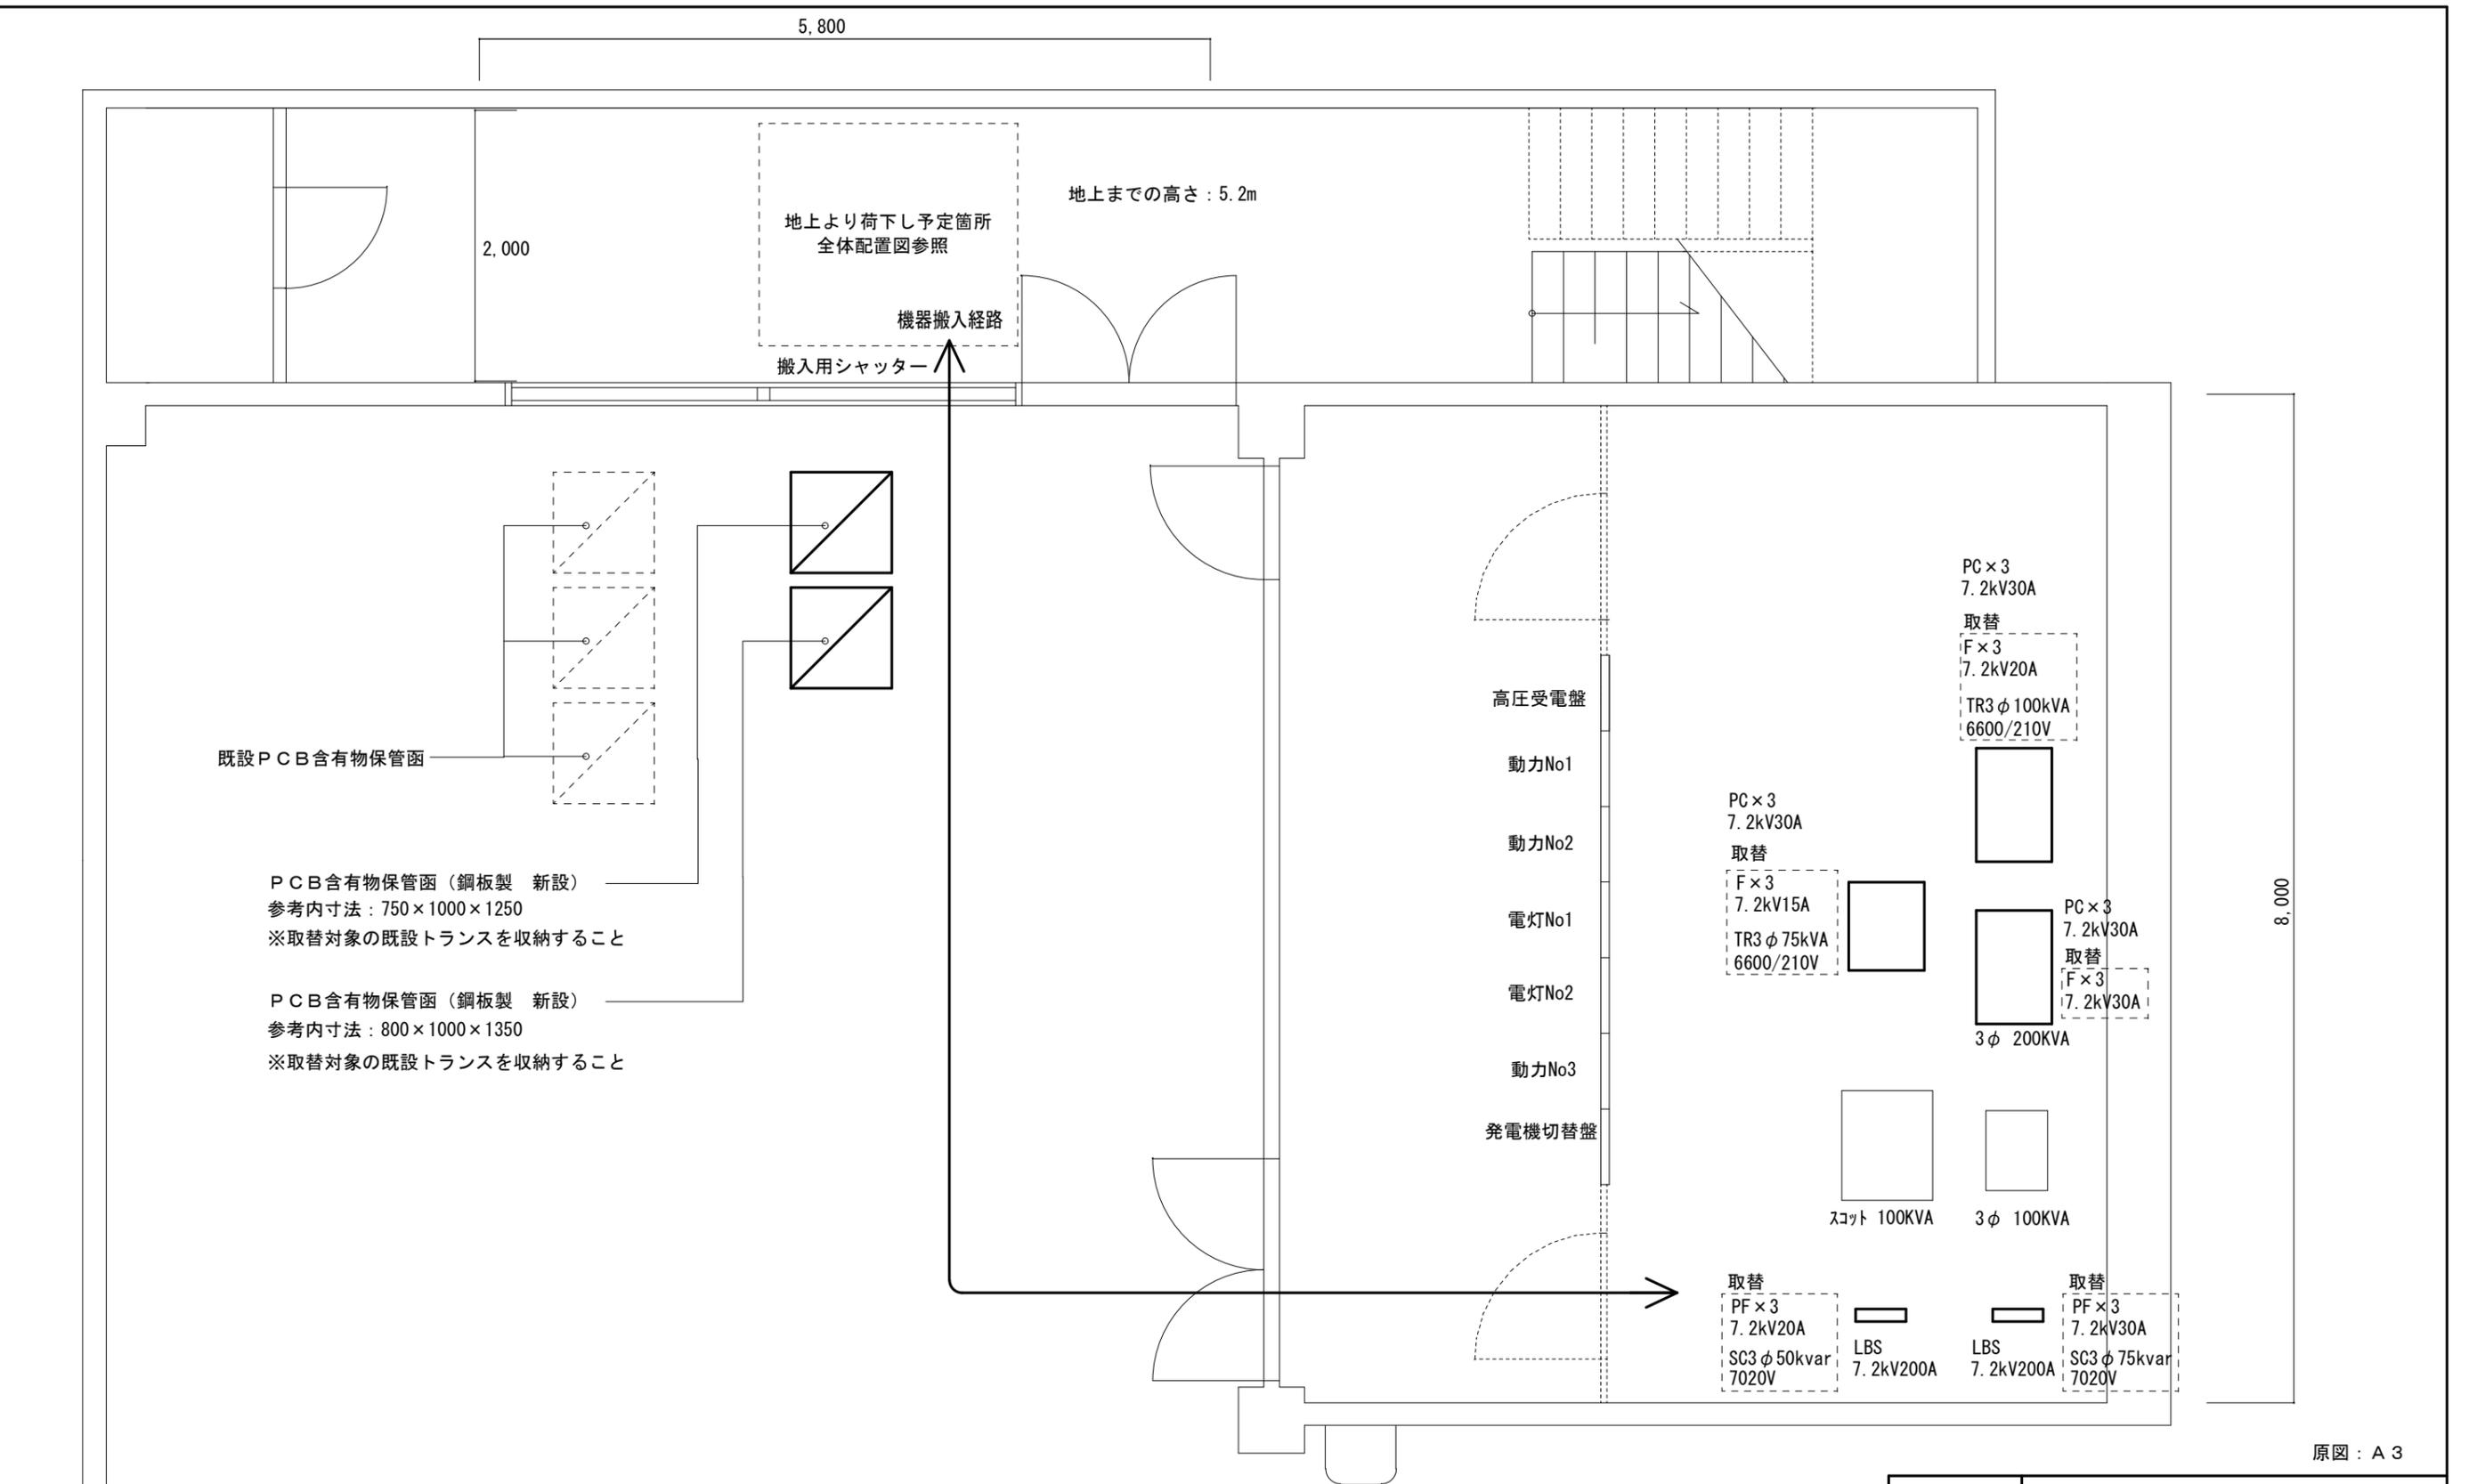

B1階平面図 S=1:50

※本図は、参考図であり施工現場と本図に相違がある場合に当たっては相違箇所を再調査後、市監督員と協議のうえ決定すること

修繕名	令和6年度下施水管第2-1号 津市上下水道庁舎受変電設備（変圧器等）取替修繕		
施工場所	津市 殿村 地内		
図面名	B1階平面図		
縮尺	1/50	図面番号	3/5
事業名	津市上下水道事業局 下水道施設課		

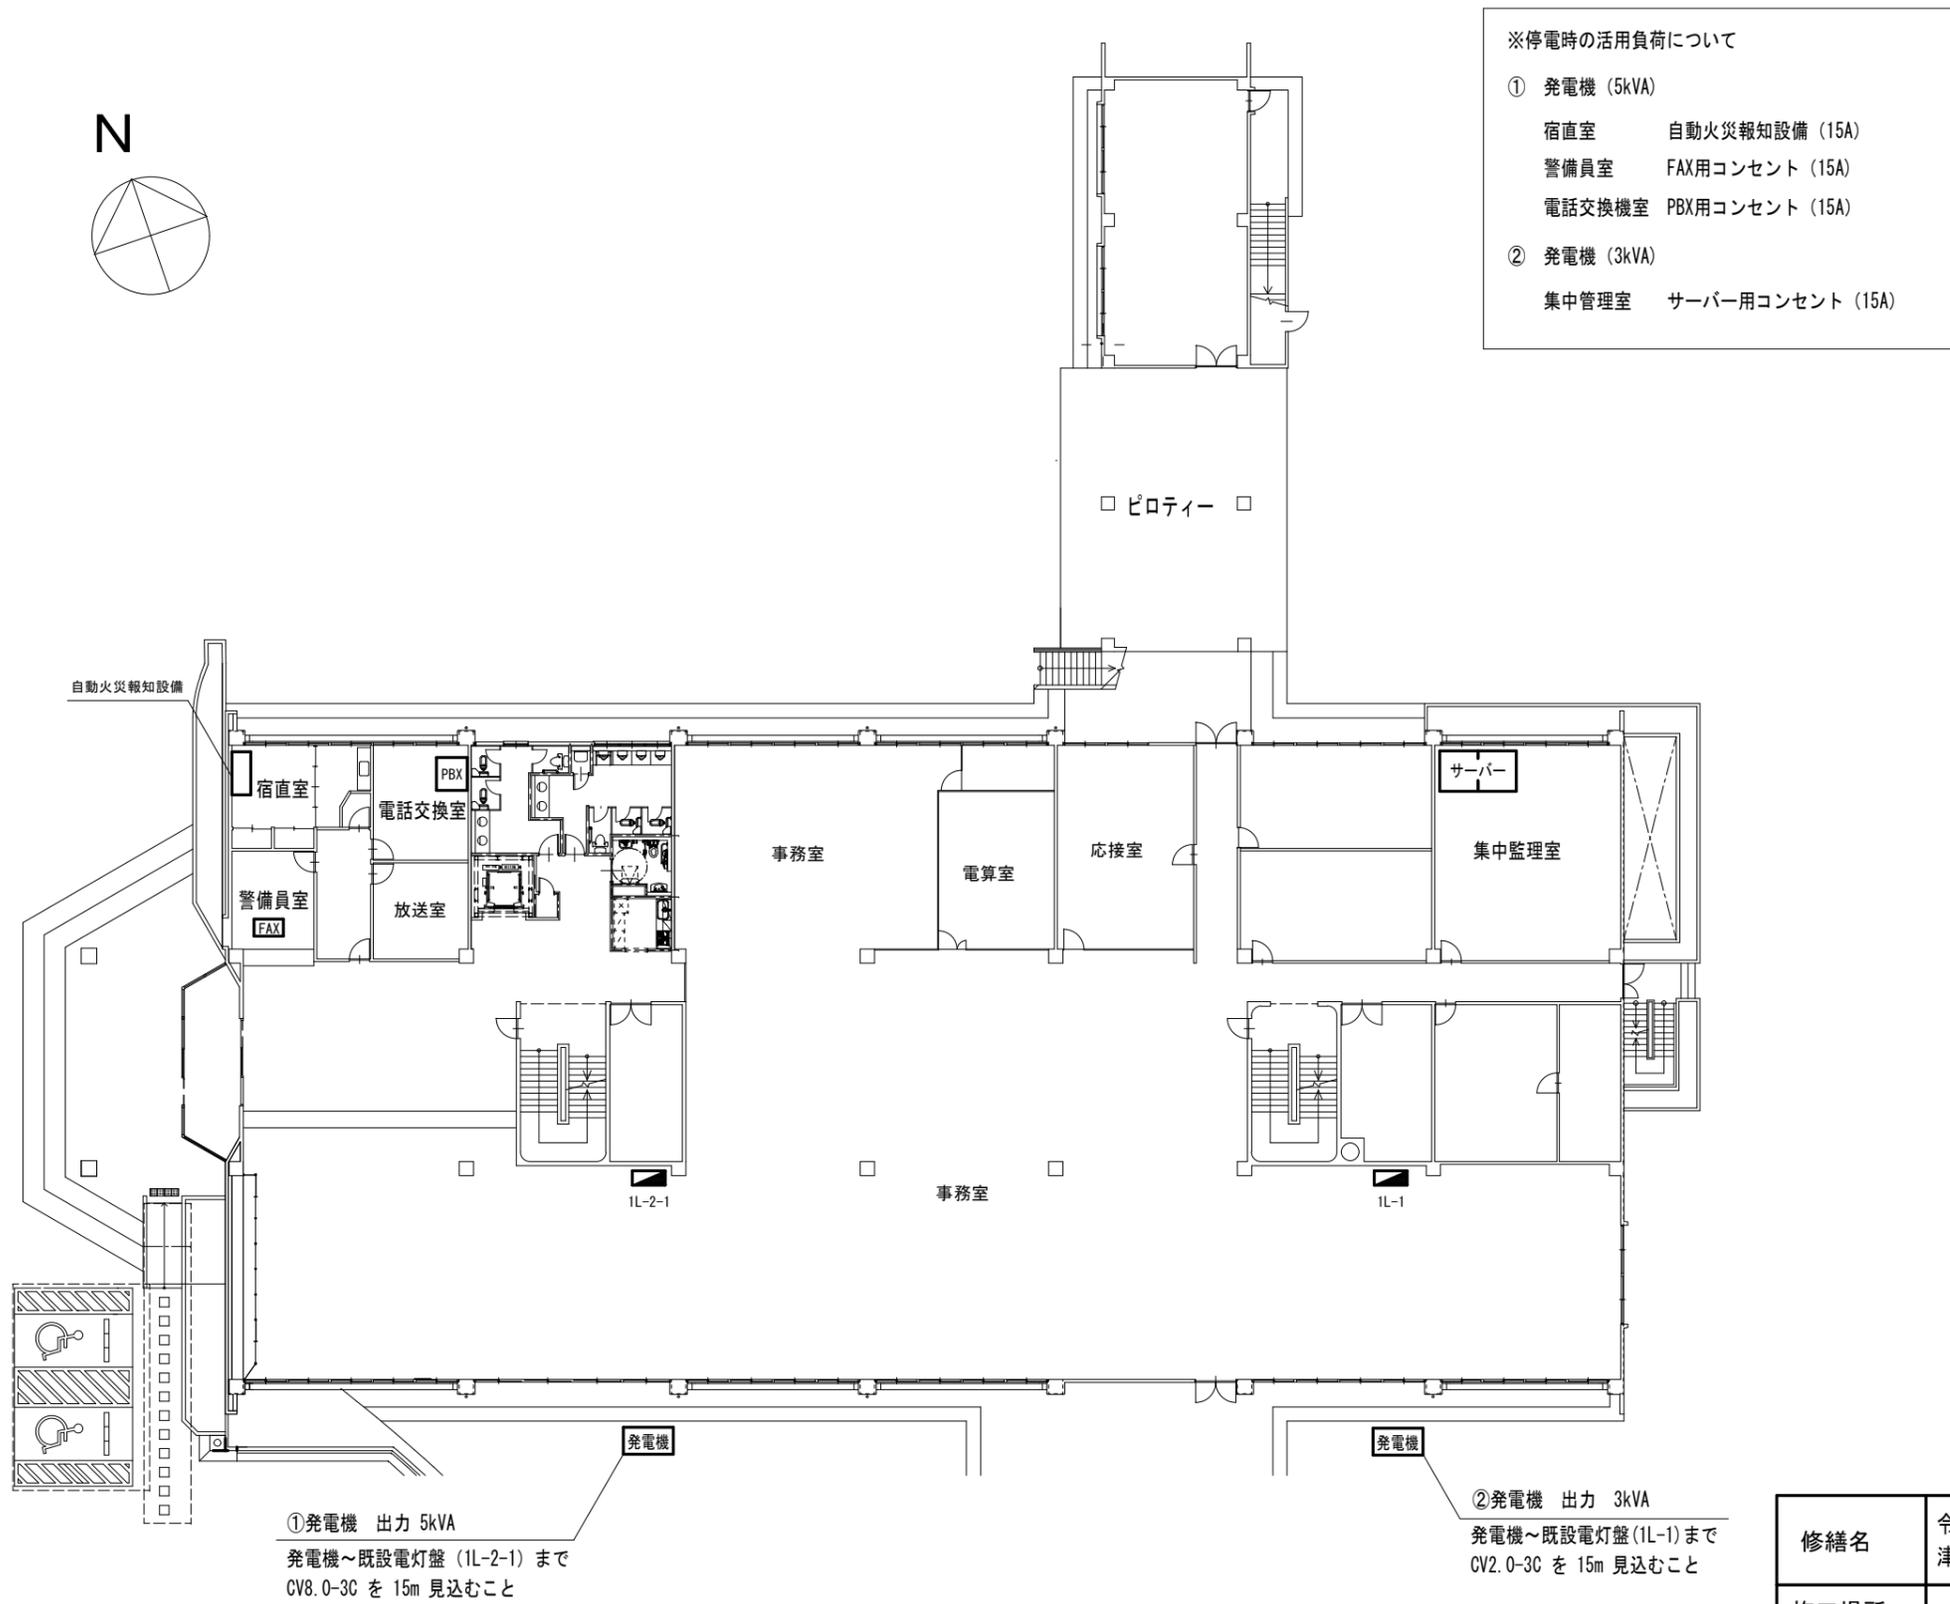

- ※停電時の活用負荷について
- ① 発電機 (5kVA)
 - 宿直室 自動火災報知設備 (15A)
 - 警備員室 FAX用コンセント (15A)
 - 電話交換機室 PBX用コンセント (15A)
 - ② 発電機 (3kVA)
 - 集中管理室 サーバー用コンセント (15A)

①発電機 出力 5kVA
 発電機～既設電灯盤 (1L-2-1) まで
 CV8.0-3C を 15m 見込むこと


②発電機 出力 3kVA
 発電機～既設電灯盤 (1L-1) まで
 CV2.0-3C を 15m 見込むこと

1 階 平 面 図 S=1:300

原図：A3

※本図は、参考図であり施工現場と本図に相違がある場合に当たっては相違箇所を再調査後、市監督員と協議のうえ決定すること

修繕名	令和6年度下施水管第2-1号 津市上下水道庁舎受変電設備(変圧器等)取替修繕		
施工場所	津市 殿村 地内		
図面名	非常用電源1階平面図		
縮尺	1/300	図面番号	4/5
事業名	津市上下水道事業局 下水道施設課		

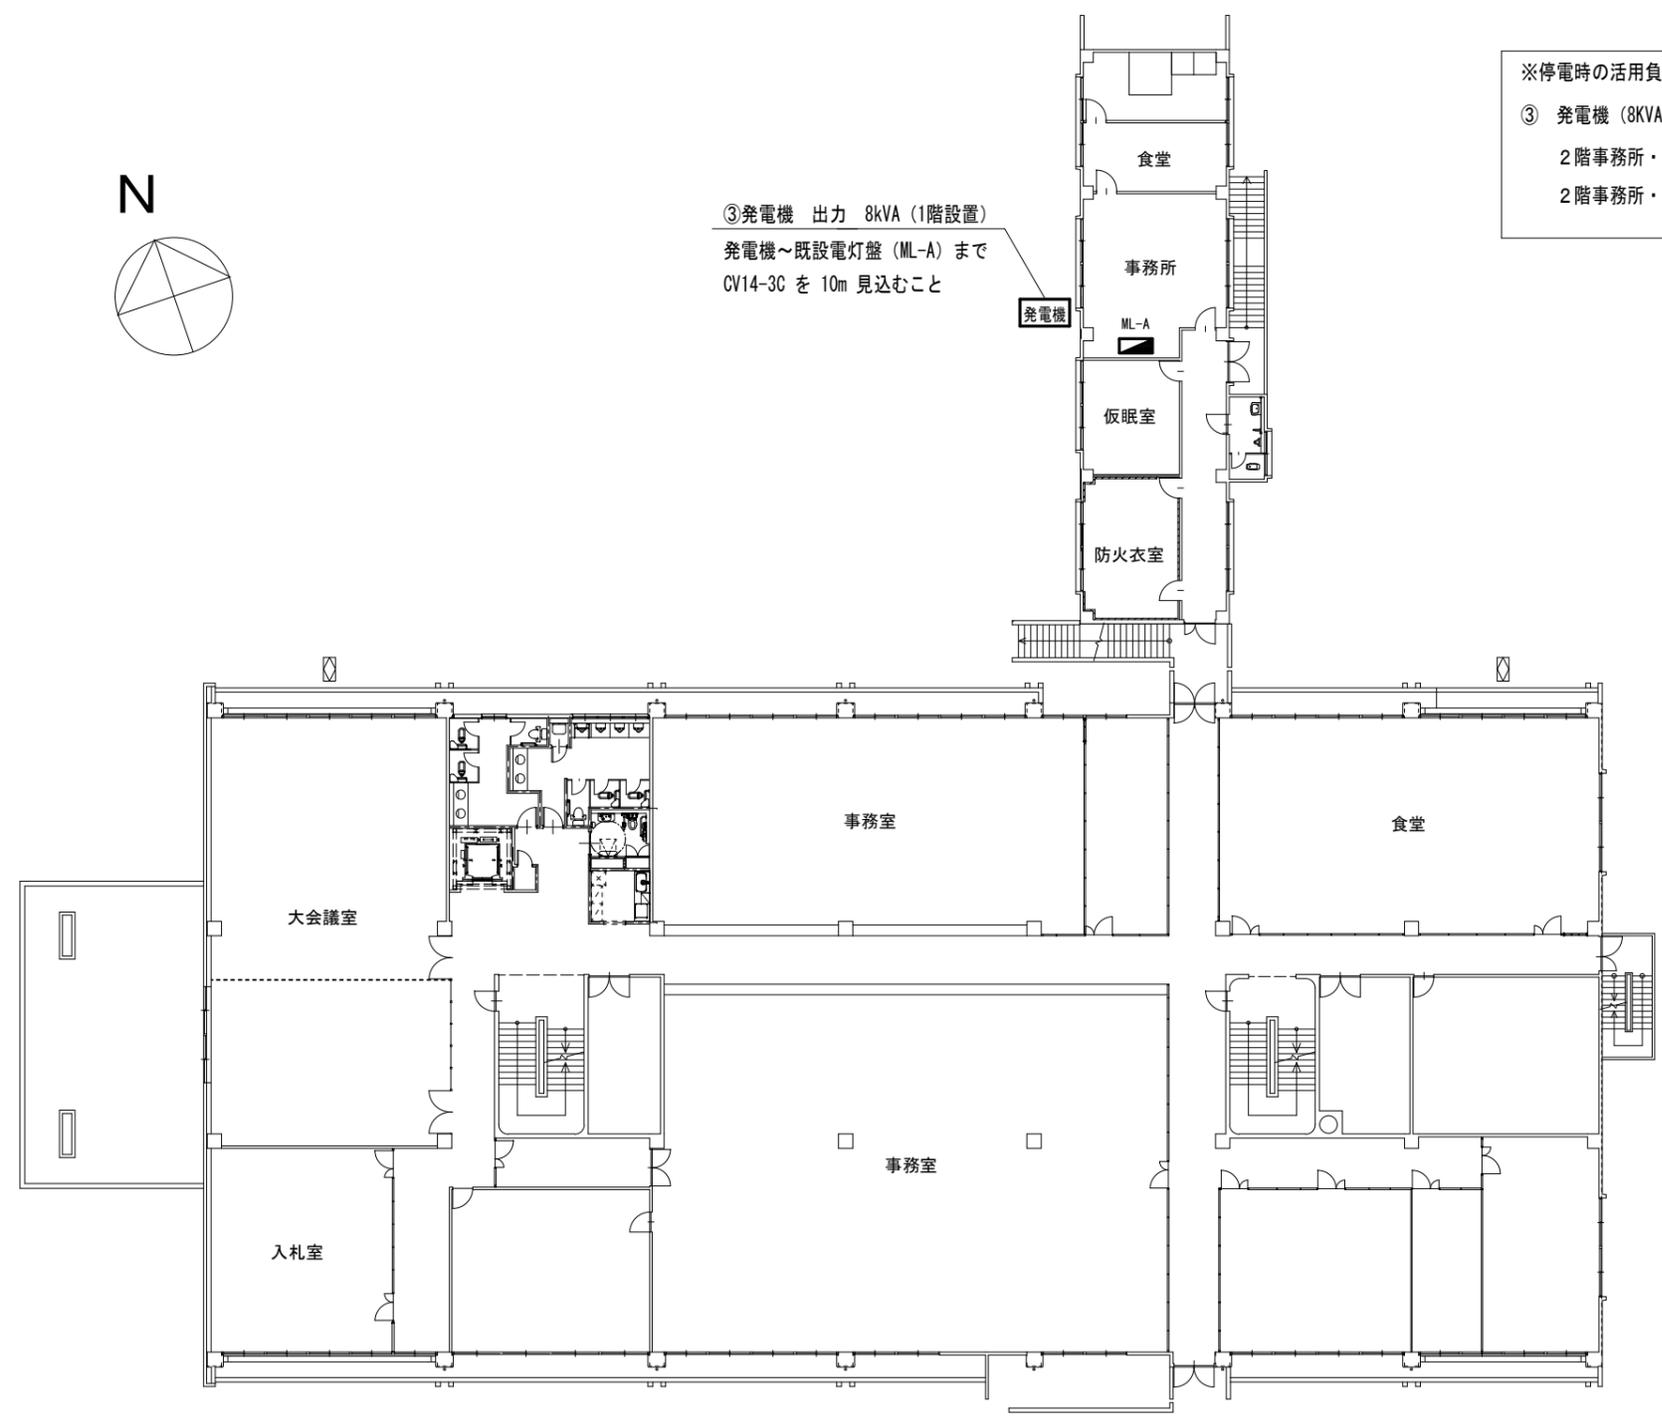

③発電機 出力 8kVA (1階設置)
 発電機～既設電灯盤 (ML-A) まで
 CV14-3C を 10m 見込むこと

発電機

ML-A

※停電時の活用負荷について

③ 発電機 (8KVA)

2階事務所・食堂用コンセント (15A×2)

2階事務所・食堂・仮眠室・防火衣室用照明 (15A×2)

2階平面図 S=1:300

原図：A3

※本図は、参考図であり施工現場と本図に相違がある場合に当たっては相違箇所を再調査後、市監督員と協議のうえ決定すること

修繕名	令和6年度下施水管第2-1号 津市上下水道庁舎受変電設備(変圧器等)取替修繕		
施工場所	津市 殿村 地内		
図面名	非常用電源2階平面図		
縮尺	1/300	図面番号	5/5
事業名	津市上下水道事業局 下水道施設課		