


# マンホールポンプ配電盤参考図

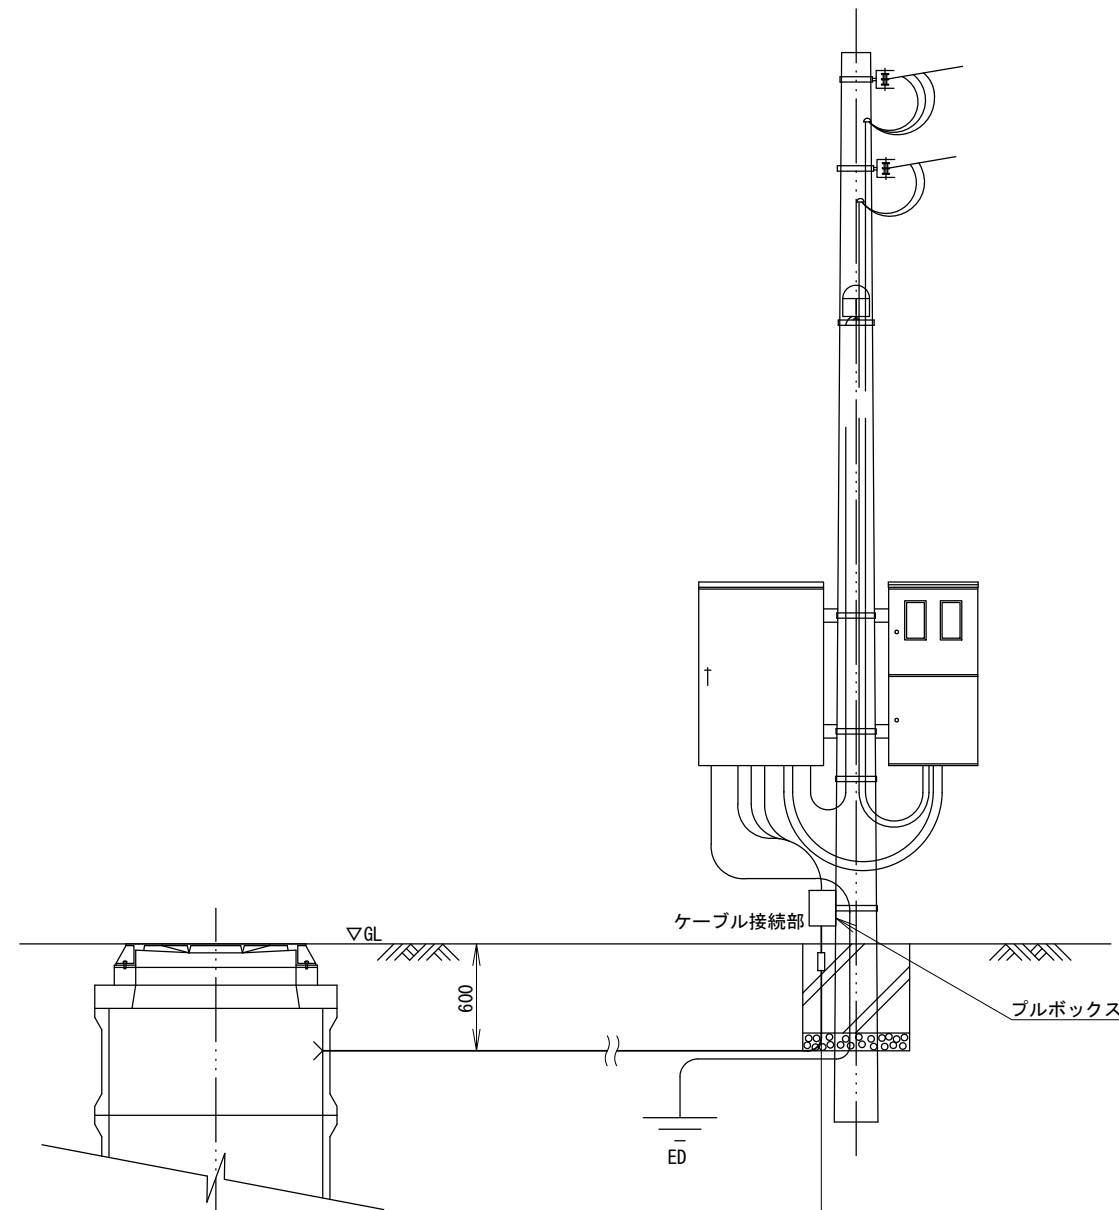

※この図面はA3サイズを原寸とする。

修繕名	令和6年度下工第2-2号 芸濃町雲林院ほか10町地内 非常通報装置取替修繕		
修繕箇所	津市芸濃町雲林院ほか10町地内		
図面の種類	マンホールポンプ配電盤参考図		
縮尺	図面番号	1/1	
事業所名	津市上下水道事業局 下水道工務課		

※本図は、参考図であり施工現場と本図に相違ある場合にあつては相違箇所を再調査後、市監督員と協議のうえ、詳細を決定すること。