

配置図

今回取替: 配水池水位計

配水池水位計アレスタ

既設スタンドに取付

配水池

流量計室

配水流量計室

計装盤

緊急遮断弁装置盤
蓄電池
ロック解除装置
地震検出装置

N

緊急遮断弁
配水流量計検出器


195-4. 受水流量計変換器

計装盤
計装盤内UPS


今回取替: ディストリビュータ

修繕名	令和6年度水安水施第2-1号 河芸上野配水池ほか5施設水位計等取替修繕		
施工場所	津市河芸町上野ほか4町地内		
図名	河芸上野配水池平面図		
縮尺	——	図面番号	1/7
津市上下水道事業局安芸事業所			

平面図

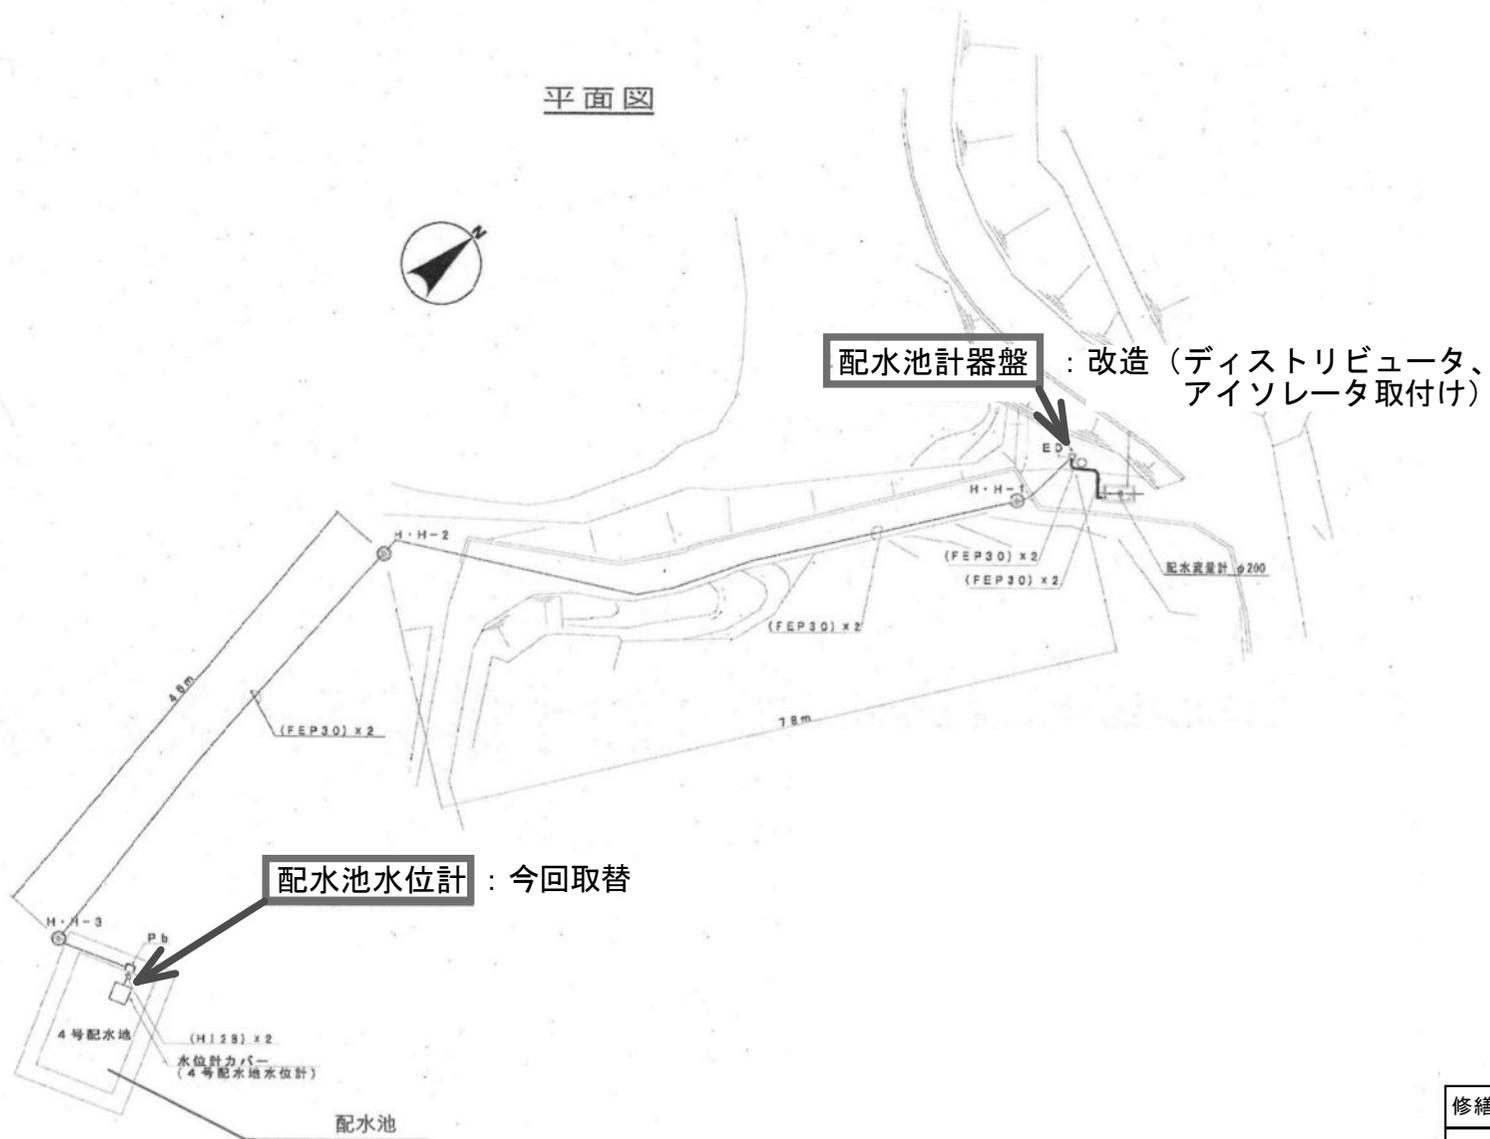

安濃村主水源地分 全体平面図

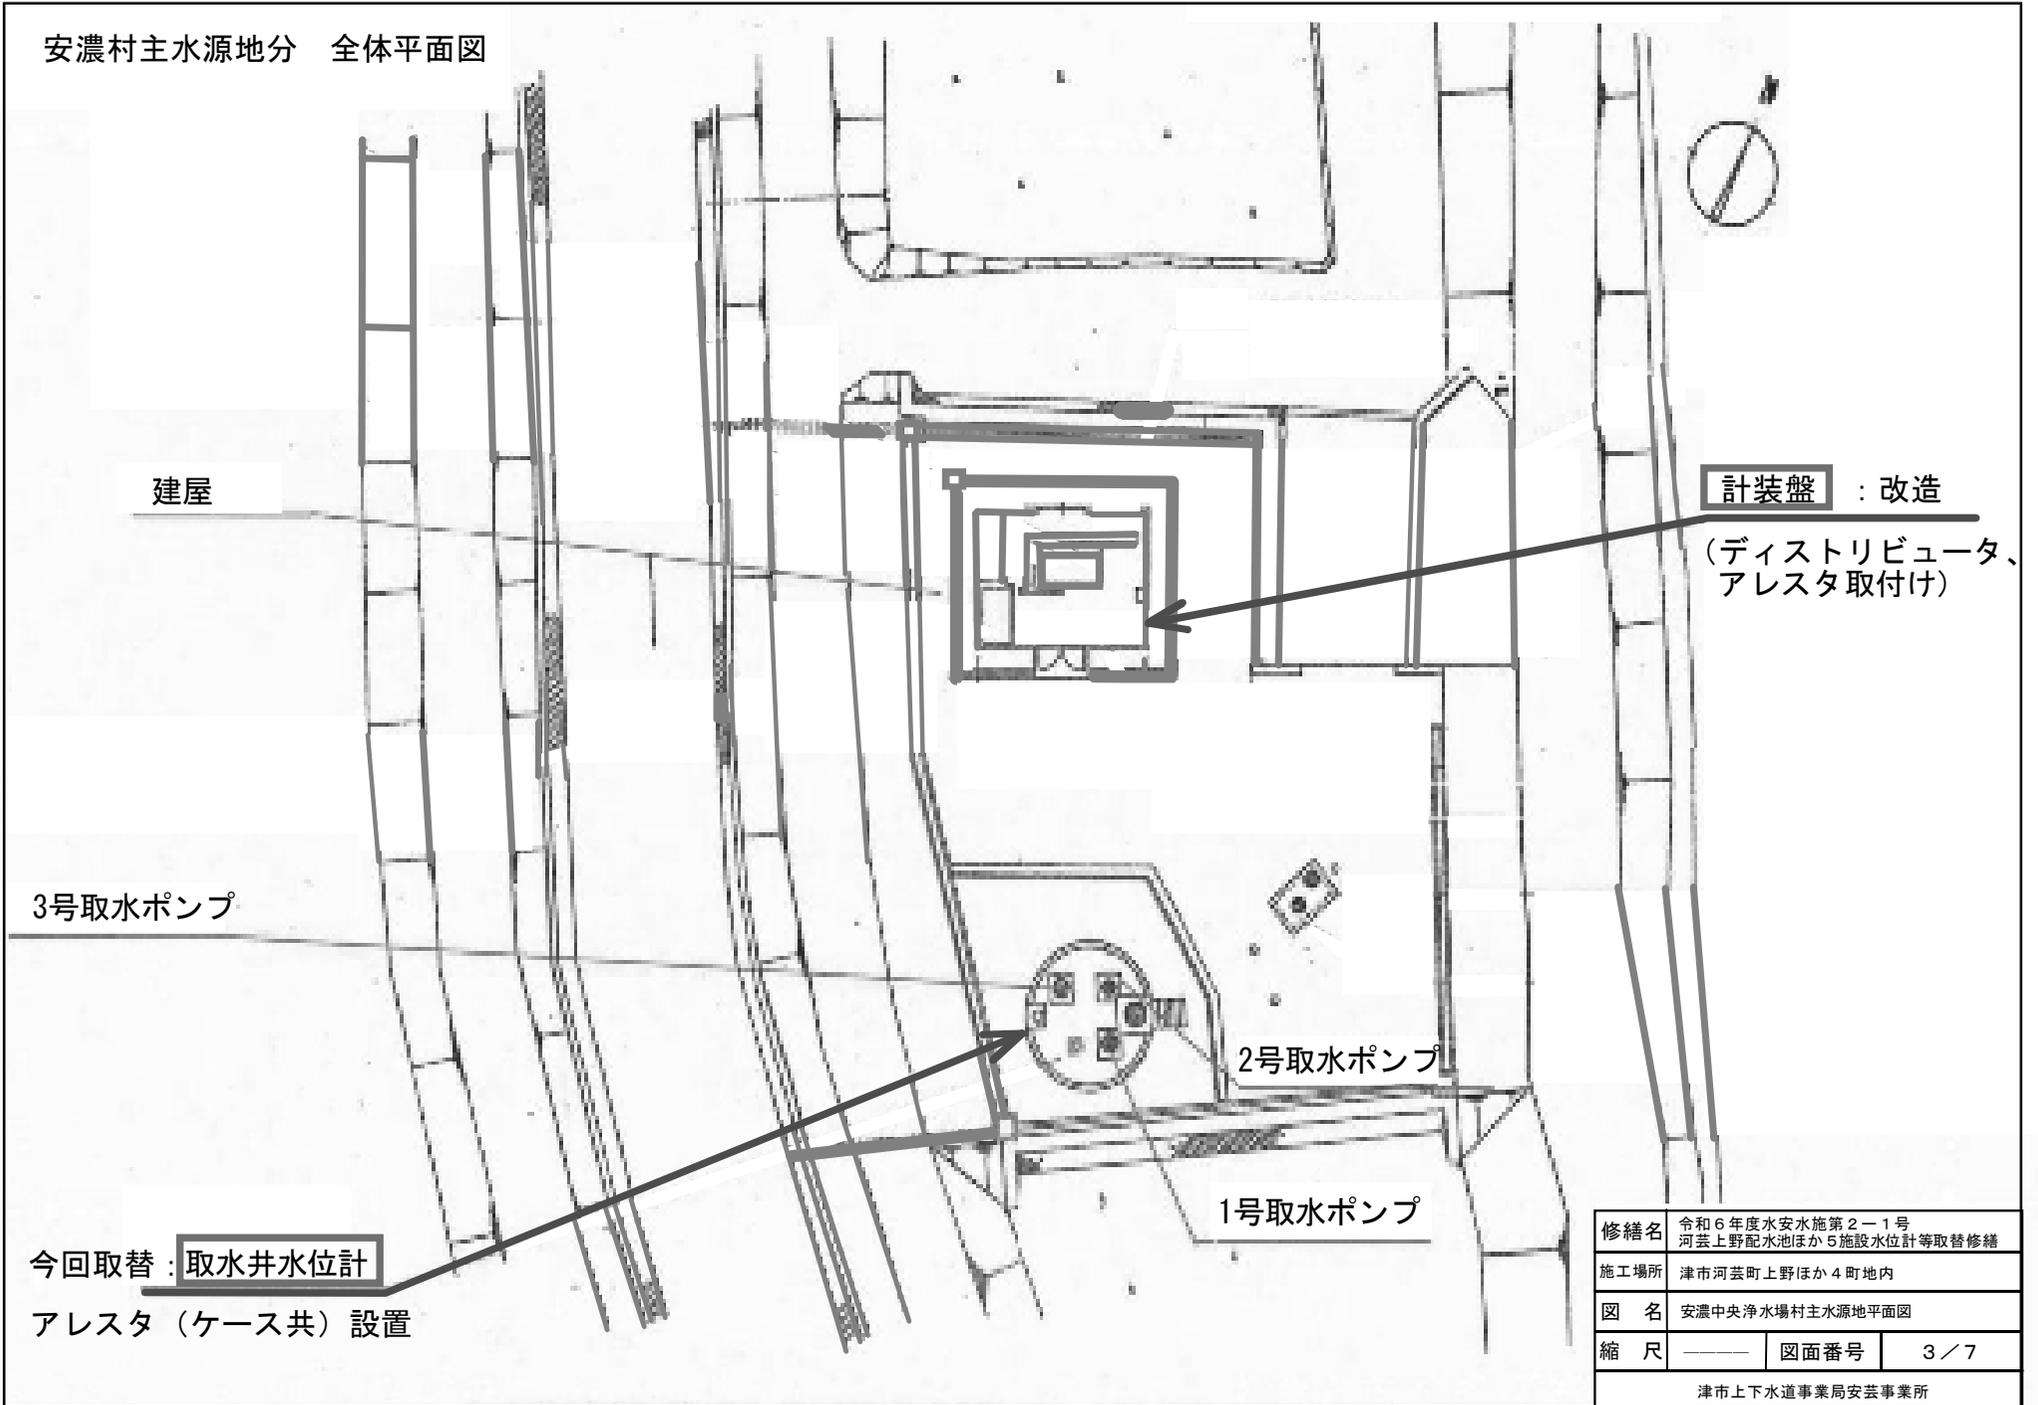

建屋

計装盤 : 改造

(ディストリビュータ、アレスタ取付け)


3号取水ポンプ

2号取水ポンプ

1号取水ポンプ

今回取替 : 取水井水位計
アレスタ (ケース共) 設置


修繕名	令和6年度水安水施第2-1号 河芸上野配水池ほか5施設水位計等取替修繕		
施工場所	津市河芸町上野ほか4町地内		
図名	安濃中央浄水場村主水源地平面図		
縮尺	——	図面番号	3 / 7
津市上下水道事業局安芸事業所			

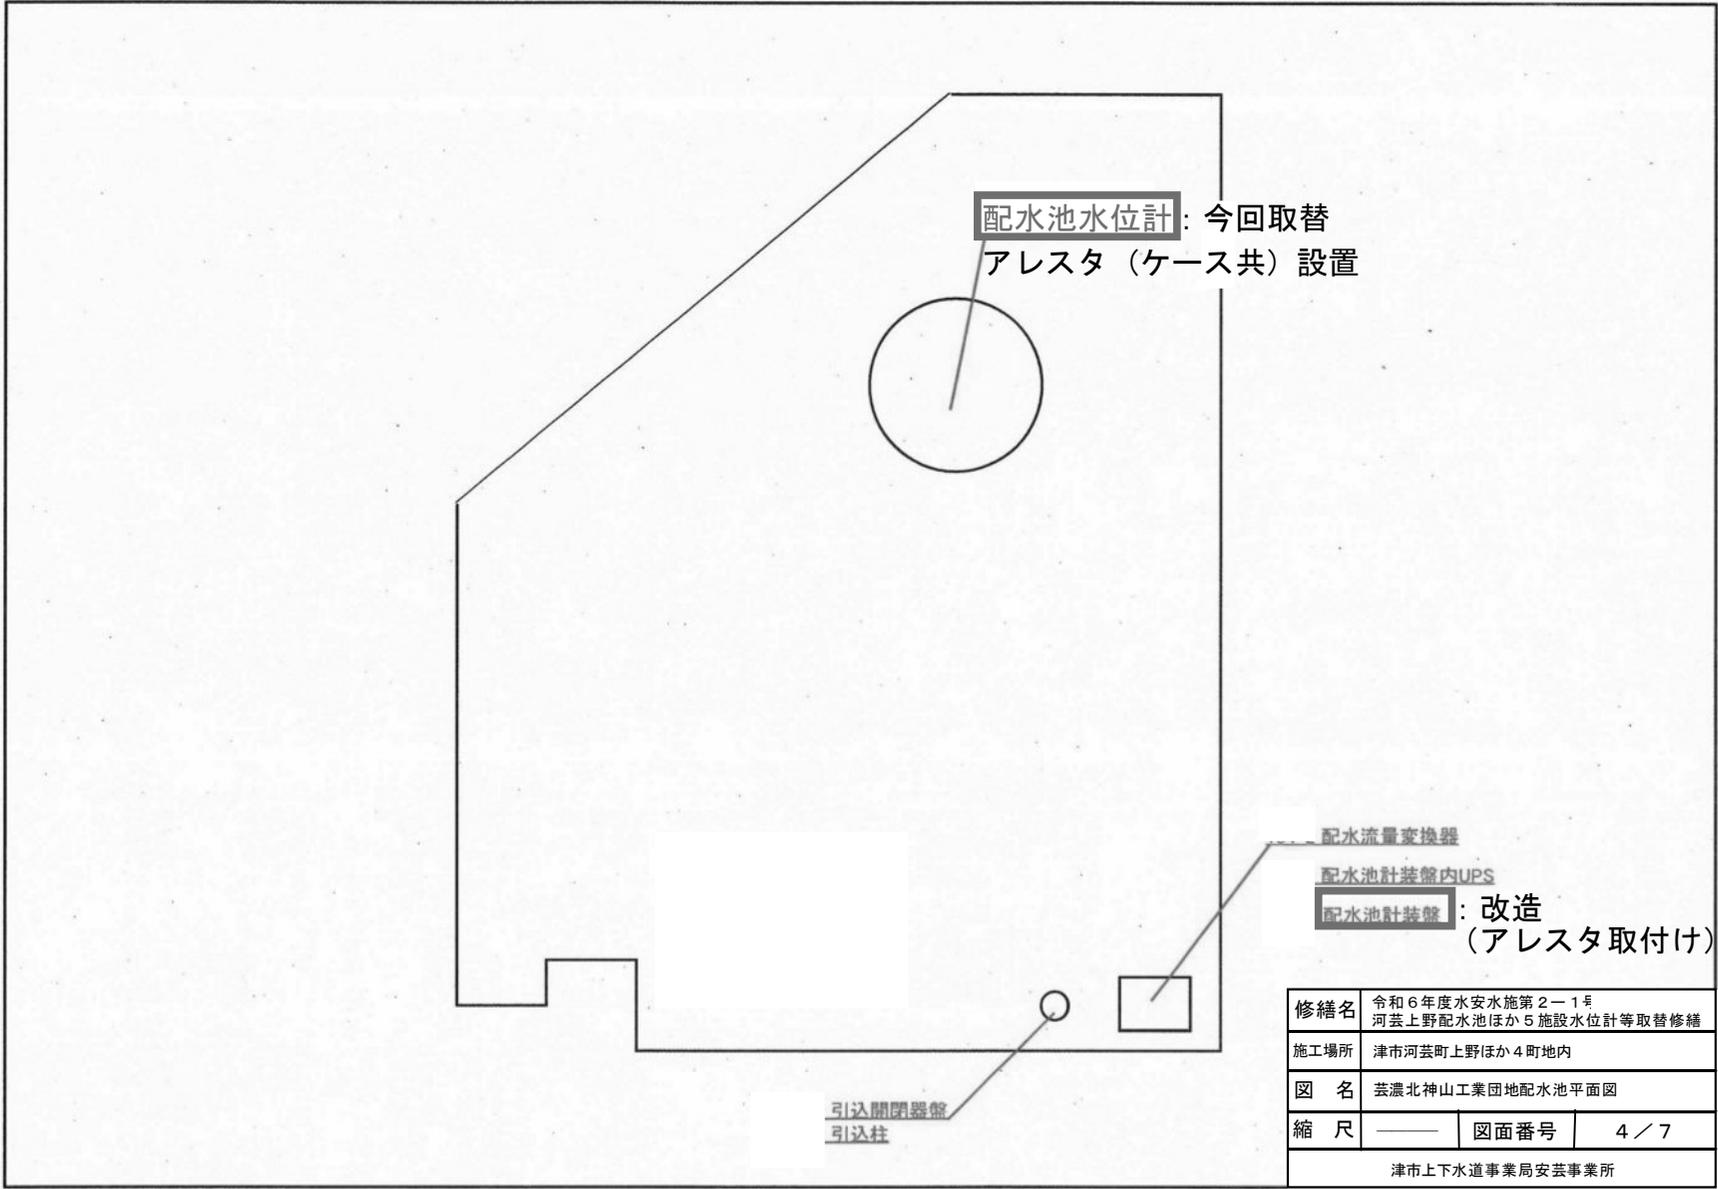

配水流量変換器
 配水池計装盤内UPS
配水池計装盤: 改造
 (アレスタ取付け)

修繕名	令和6年度水安水施第2-1号 河芸上野配水池ほか5施設水位計等取替修繕		
施工場所	津市河芸町上野ほか4町地内		
図名	芸濃北神山工業団地配水池平面図		
縮尺	——	図面番号	4 / 7
津市上下水道事業局安芸事業所			


美里長谷山配水池

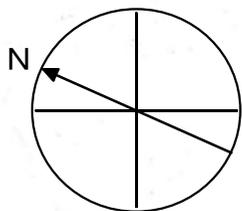

 : 今回取替

アレスタ (ケース共) 設置

 配水池水位計

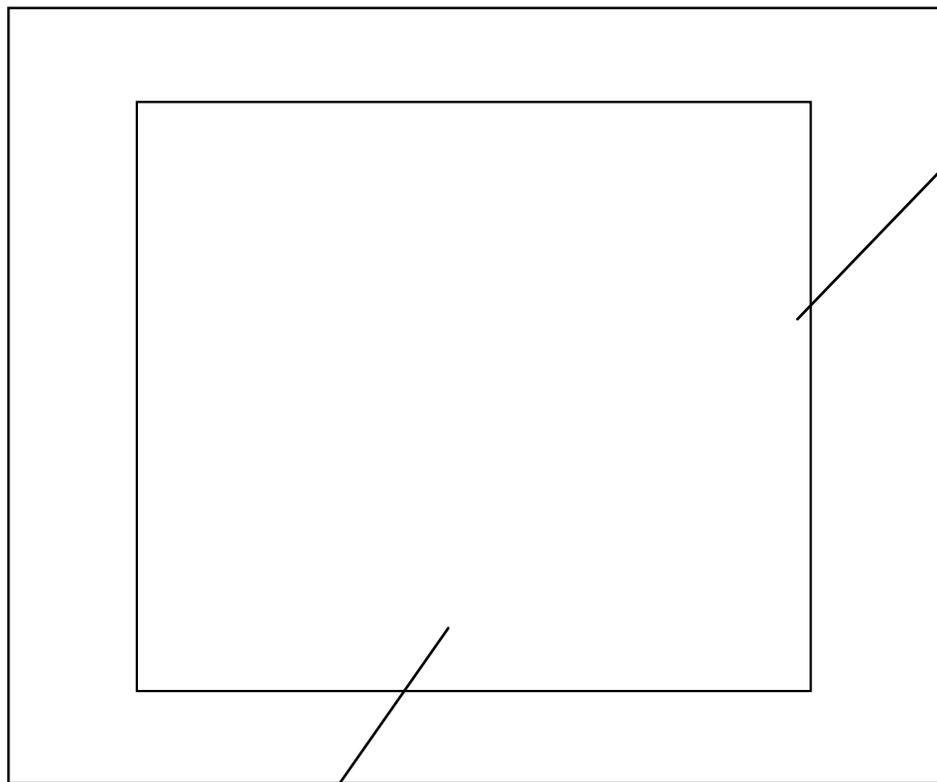


配水池

修繕名	令和6年度水安水施第2-1号 河芸上野配水池ほか5施設水位計等取替修繕		
施工場所	津市河芸町上野ほか4町地内		
図名	美里長谷山配水池平面図		
縮尺	——	図面番号	5 / 7
津市上下水道事業局安芸事業所			

家所ポンプ場平面図

計装盤 : 改造
 (ディストリビュータ、
 アレスタ取付け)

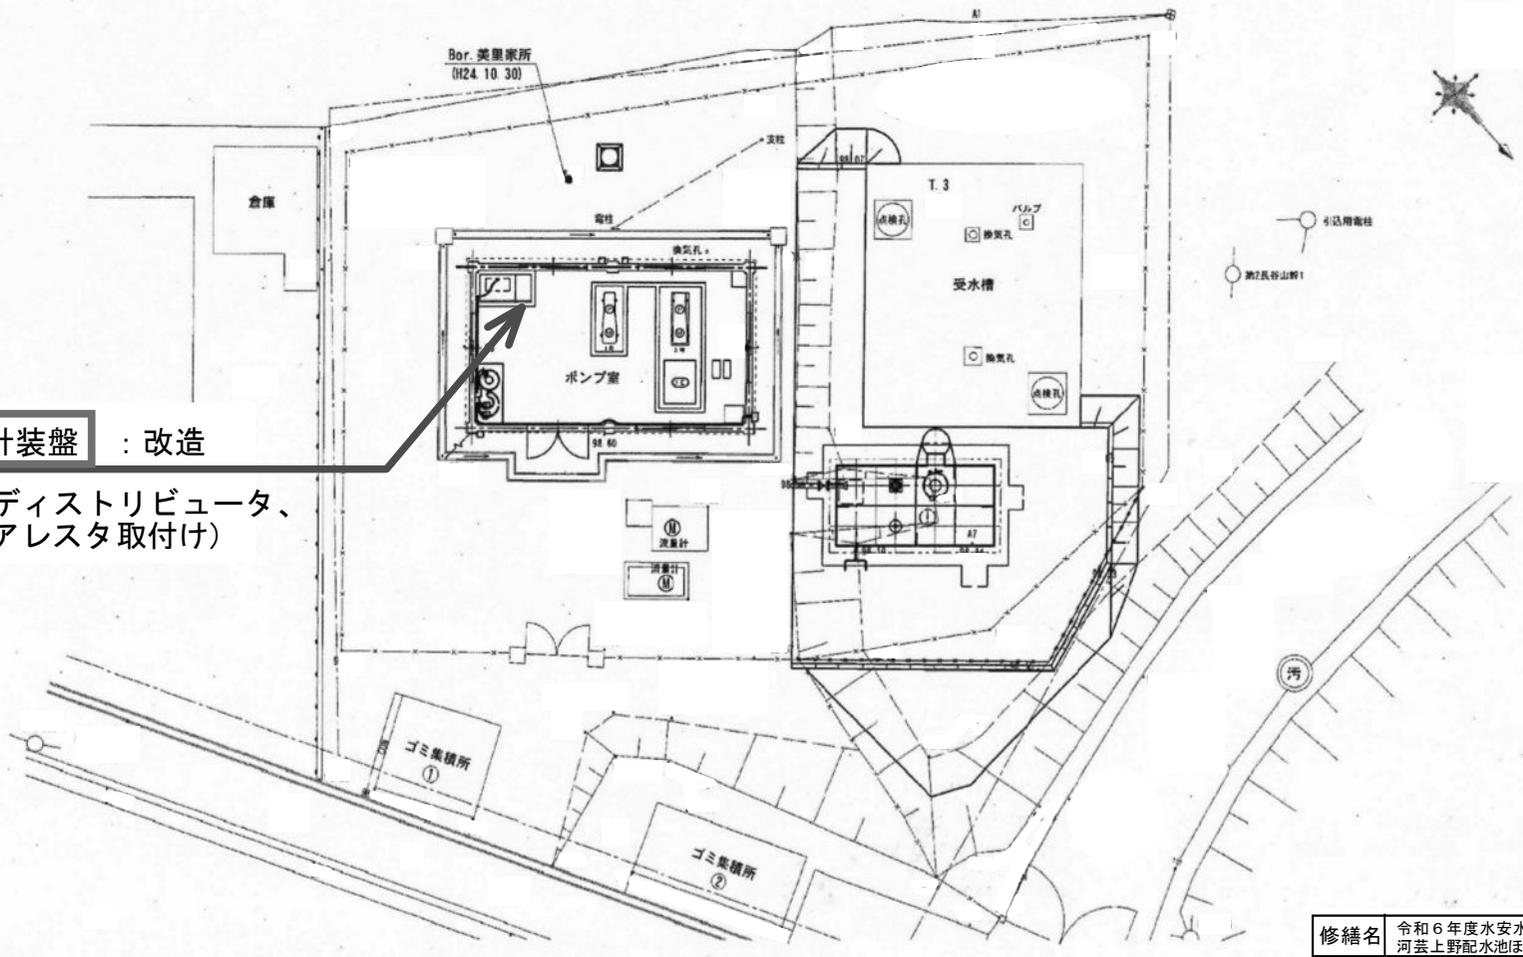

修繕名	令和6年度水安水施第2-1号 河芸上野配水池ほか5施設水位計等取替修繕		
施工場所	津市河芸町上野ほか4町地内		
図名	美里家所送水ポンプ場平面図		
縮尺	——	図面番号	6 / 7
津市上下水道事業局安芸事業所			

既設フロート用パイプ
新設キャップを加工し
検出器を設置する。

内径 長谷山320・村主300

既設鋼管パイプ

水位計検出器

屋外ケース
計装用アレスタ設置

中継器
(取付金物含む)

100

既設フロート錘用パイプ
VP75 キャップを新設

既設水位計取付台

 修繕箇所

取付詳細図

※この図面はA4サイズを原寸とする

工 事 名	令和6年度水安水施第2-1号 河芸上野配水池ほか5施設水位計等取替修繕		
工事場所	津市河芸上野ほか4町地内		
図 名	取付詳細図		
縮 尺	1/10	図面番号	7 / 7
津 市 上 下 水 道 事 業 局 安 芸 事 業 所			