


原図：A3

業務委託名	令和6年度下施雨ボ第1-2号 桜橋ポンプ場（新館及び旧館）沈砂池 しゅんせつ業務委託		
業務委託場所	津市桜橋三丁目地内		
図面の種類	全体図		
縮尺	図面番号	1/3	
事業所名	津市上下水道事業局 下水道施設課		

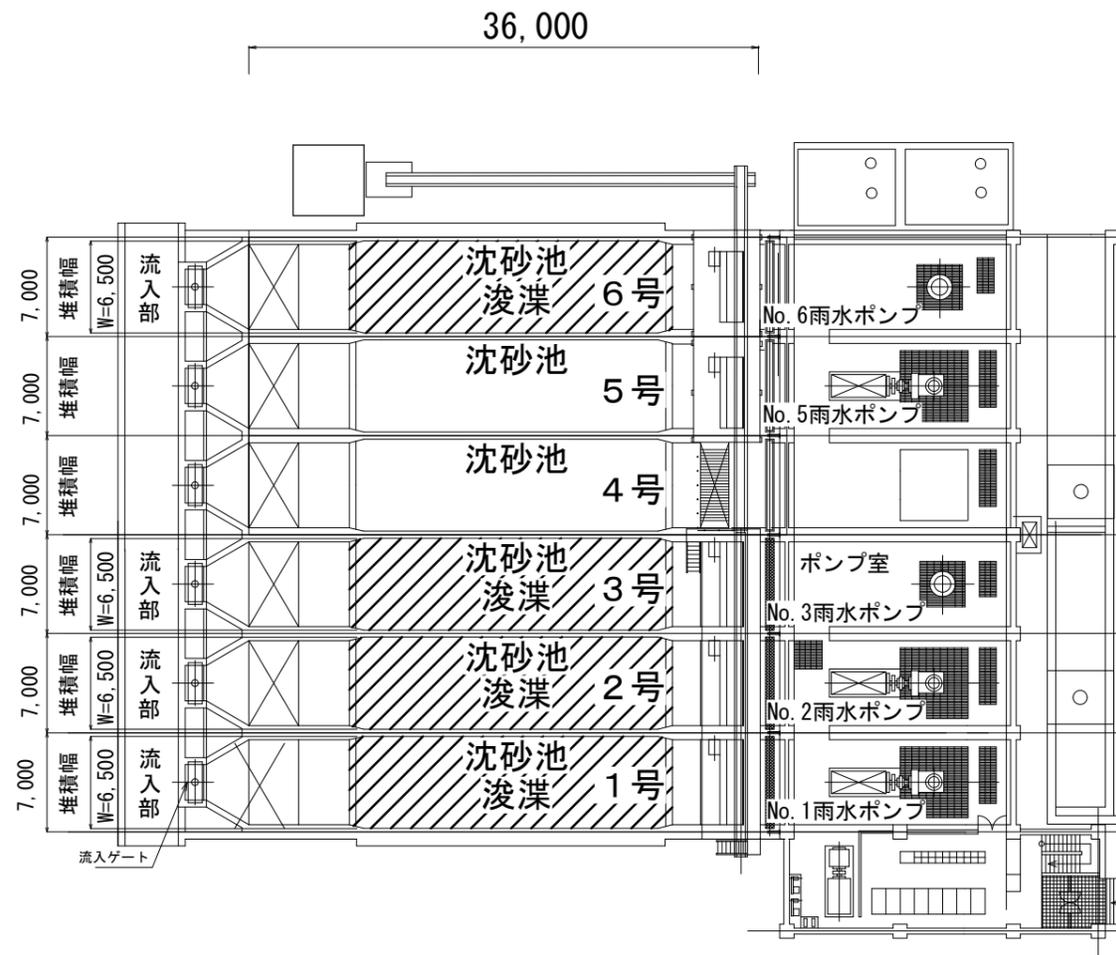


平面図(新館)



平均堆積厚 $t=0.25\text{m}$

断面図(新館)

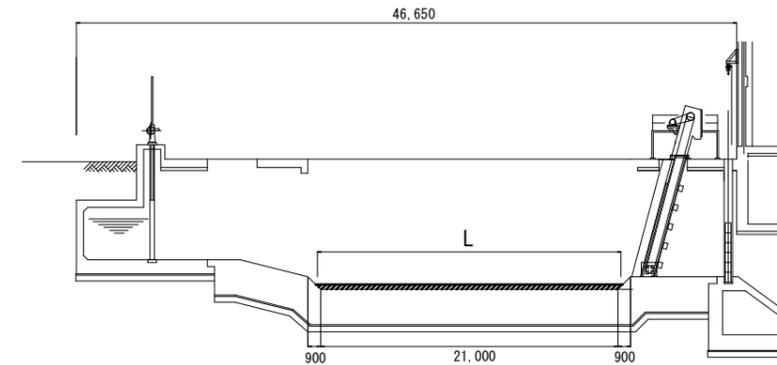


平均堆積長さ $L=21.20\text{m}$

原図 : A 3


業務委託名	令和6年度下施雨ボ第1-2号 桜橋ポンプ場(新館及び旧館)沈砂池 しゅんせつ業務委託		
業務委託場所	津市桜橋三丁目地内		
図面の種類	新館 平面図・断面図		
縮尺		図面番号	2/3
事業所名	津市上下水道事業局 下水道施設課		



平面図(旧館)

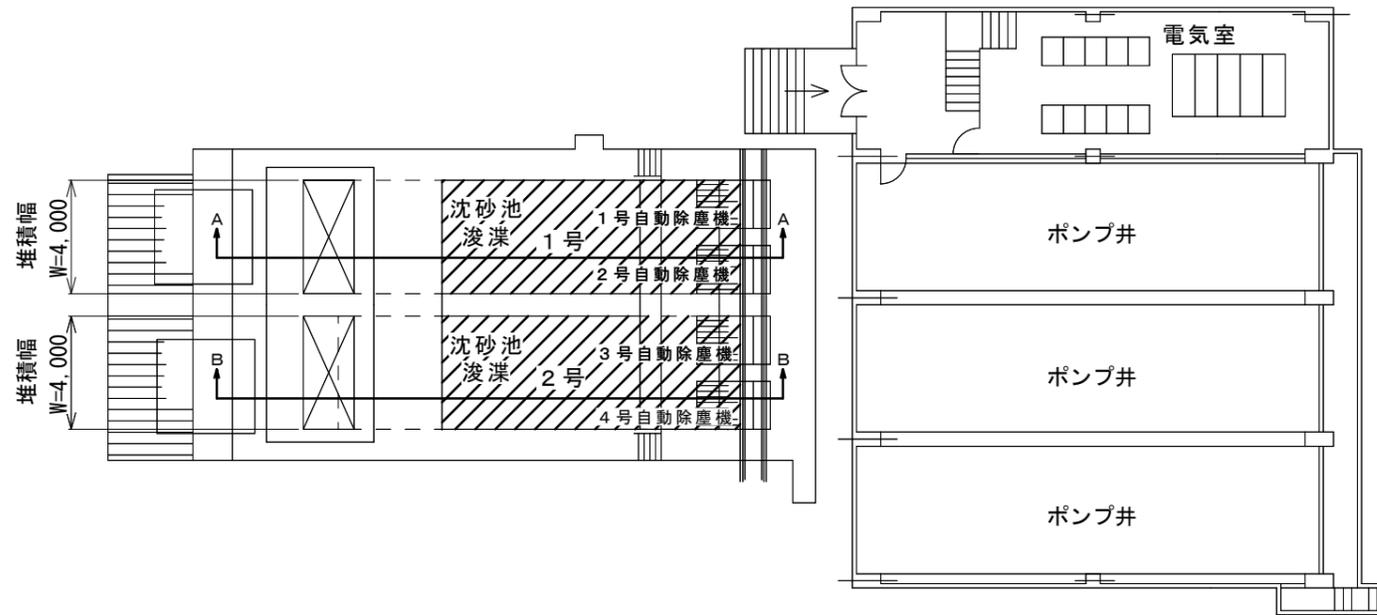


A-A 断面図

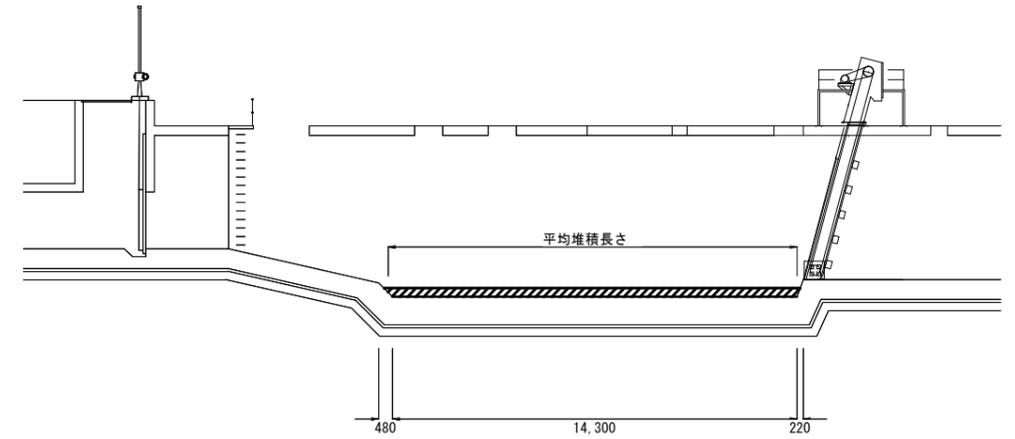

平均堆積厚 $t = 0.30\text{m}$
 平均堆積長さ $L = 14.40\text{m}$

B-B 断面図

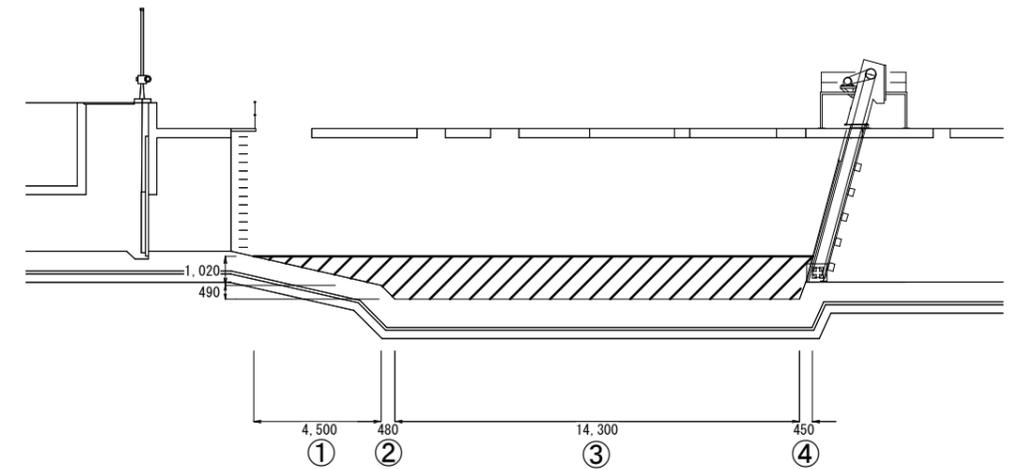

原図 : A 3

業務委託名	令和6年度下施雨ボ第1-2号 桜橋ポンプ場(新館及び旧館)沈砂池 しゅんせつ業務委託		
業務委託場所	津市桜橋三丁目地内		
図面の種類	旧館 平面図・断面図		
縮尺		図面番号	3/3
事業所名	津市上下水道事業局 下水道施設課		