


設計図

平面図(1/2)

S=1:500

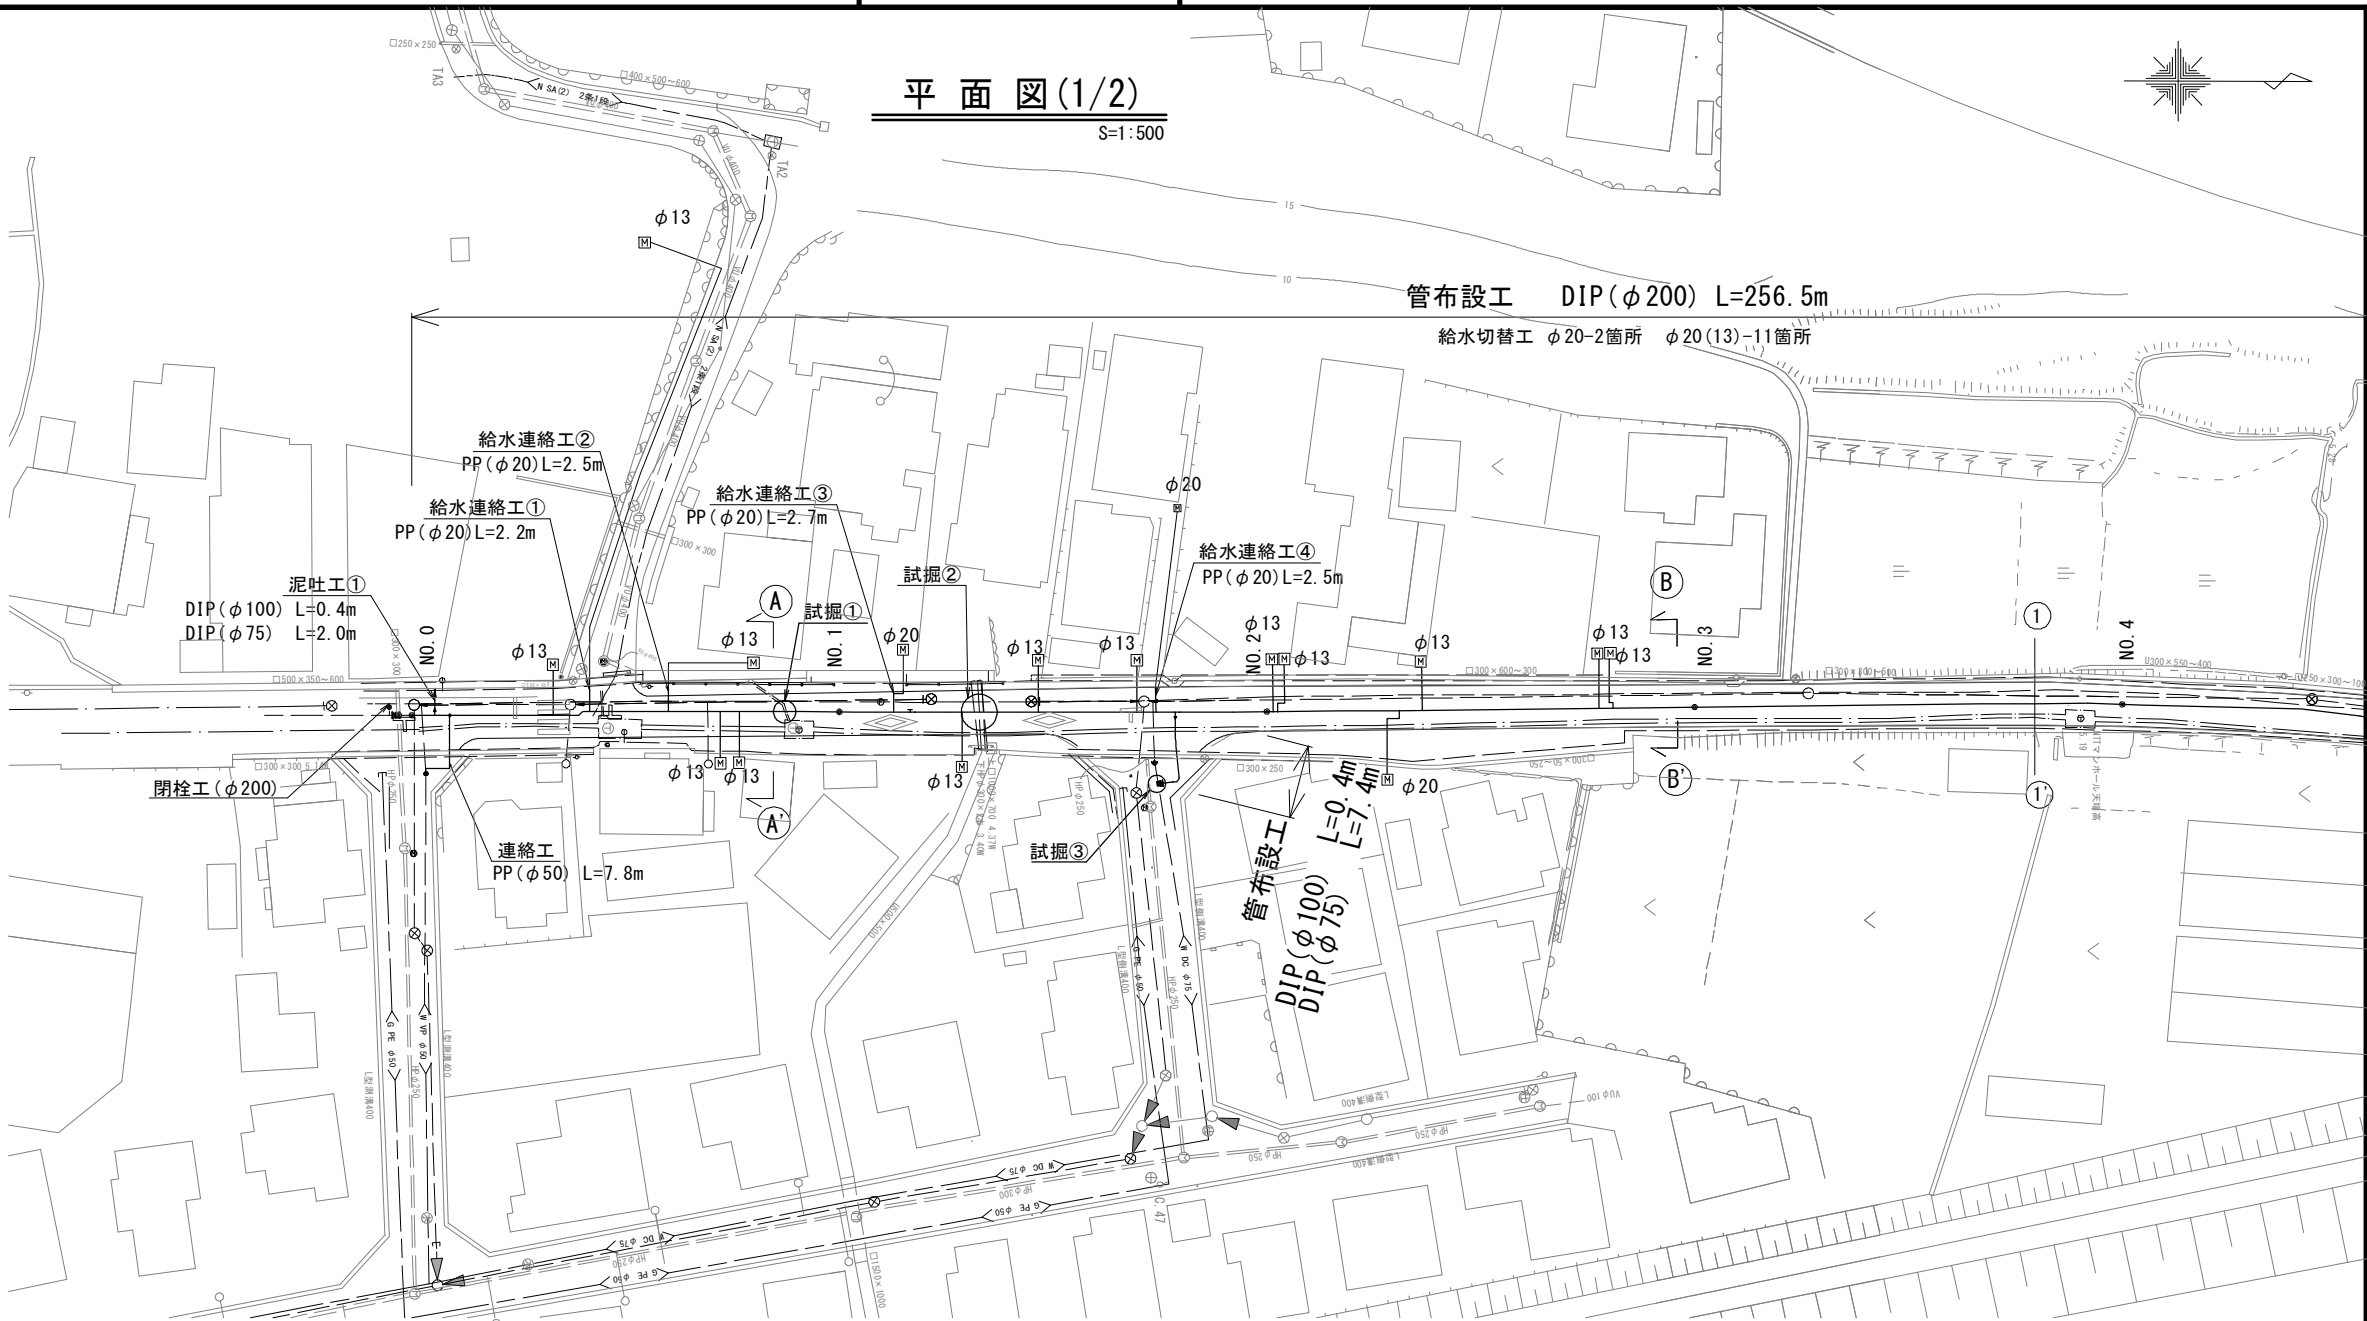

横断面図(1/2)

S=1:100



占用物件凡例

線種	名称
——	水道管(新設)
---	既設水道管
---	既設下水管
---	下水管(計画)
---	ガス
---	NTT



※この図面はA2サイズを原寸とする。

津市上下水道事業局			
工事名	令和7年度水整第1号 公共下水道事業に伴う 垂水地内配水管布設工事		
図面の種類	平面図(1/2)・横断面図(1/2)		
縮尺	図示	図面番号	1/8
受注者名			

設計図



平面図(2/2)

 S=1:500

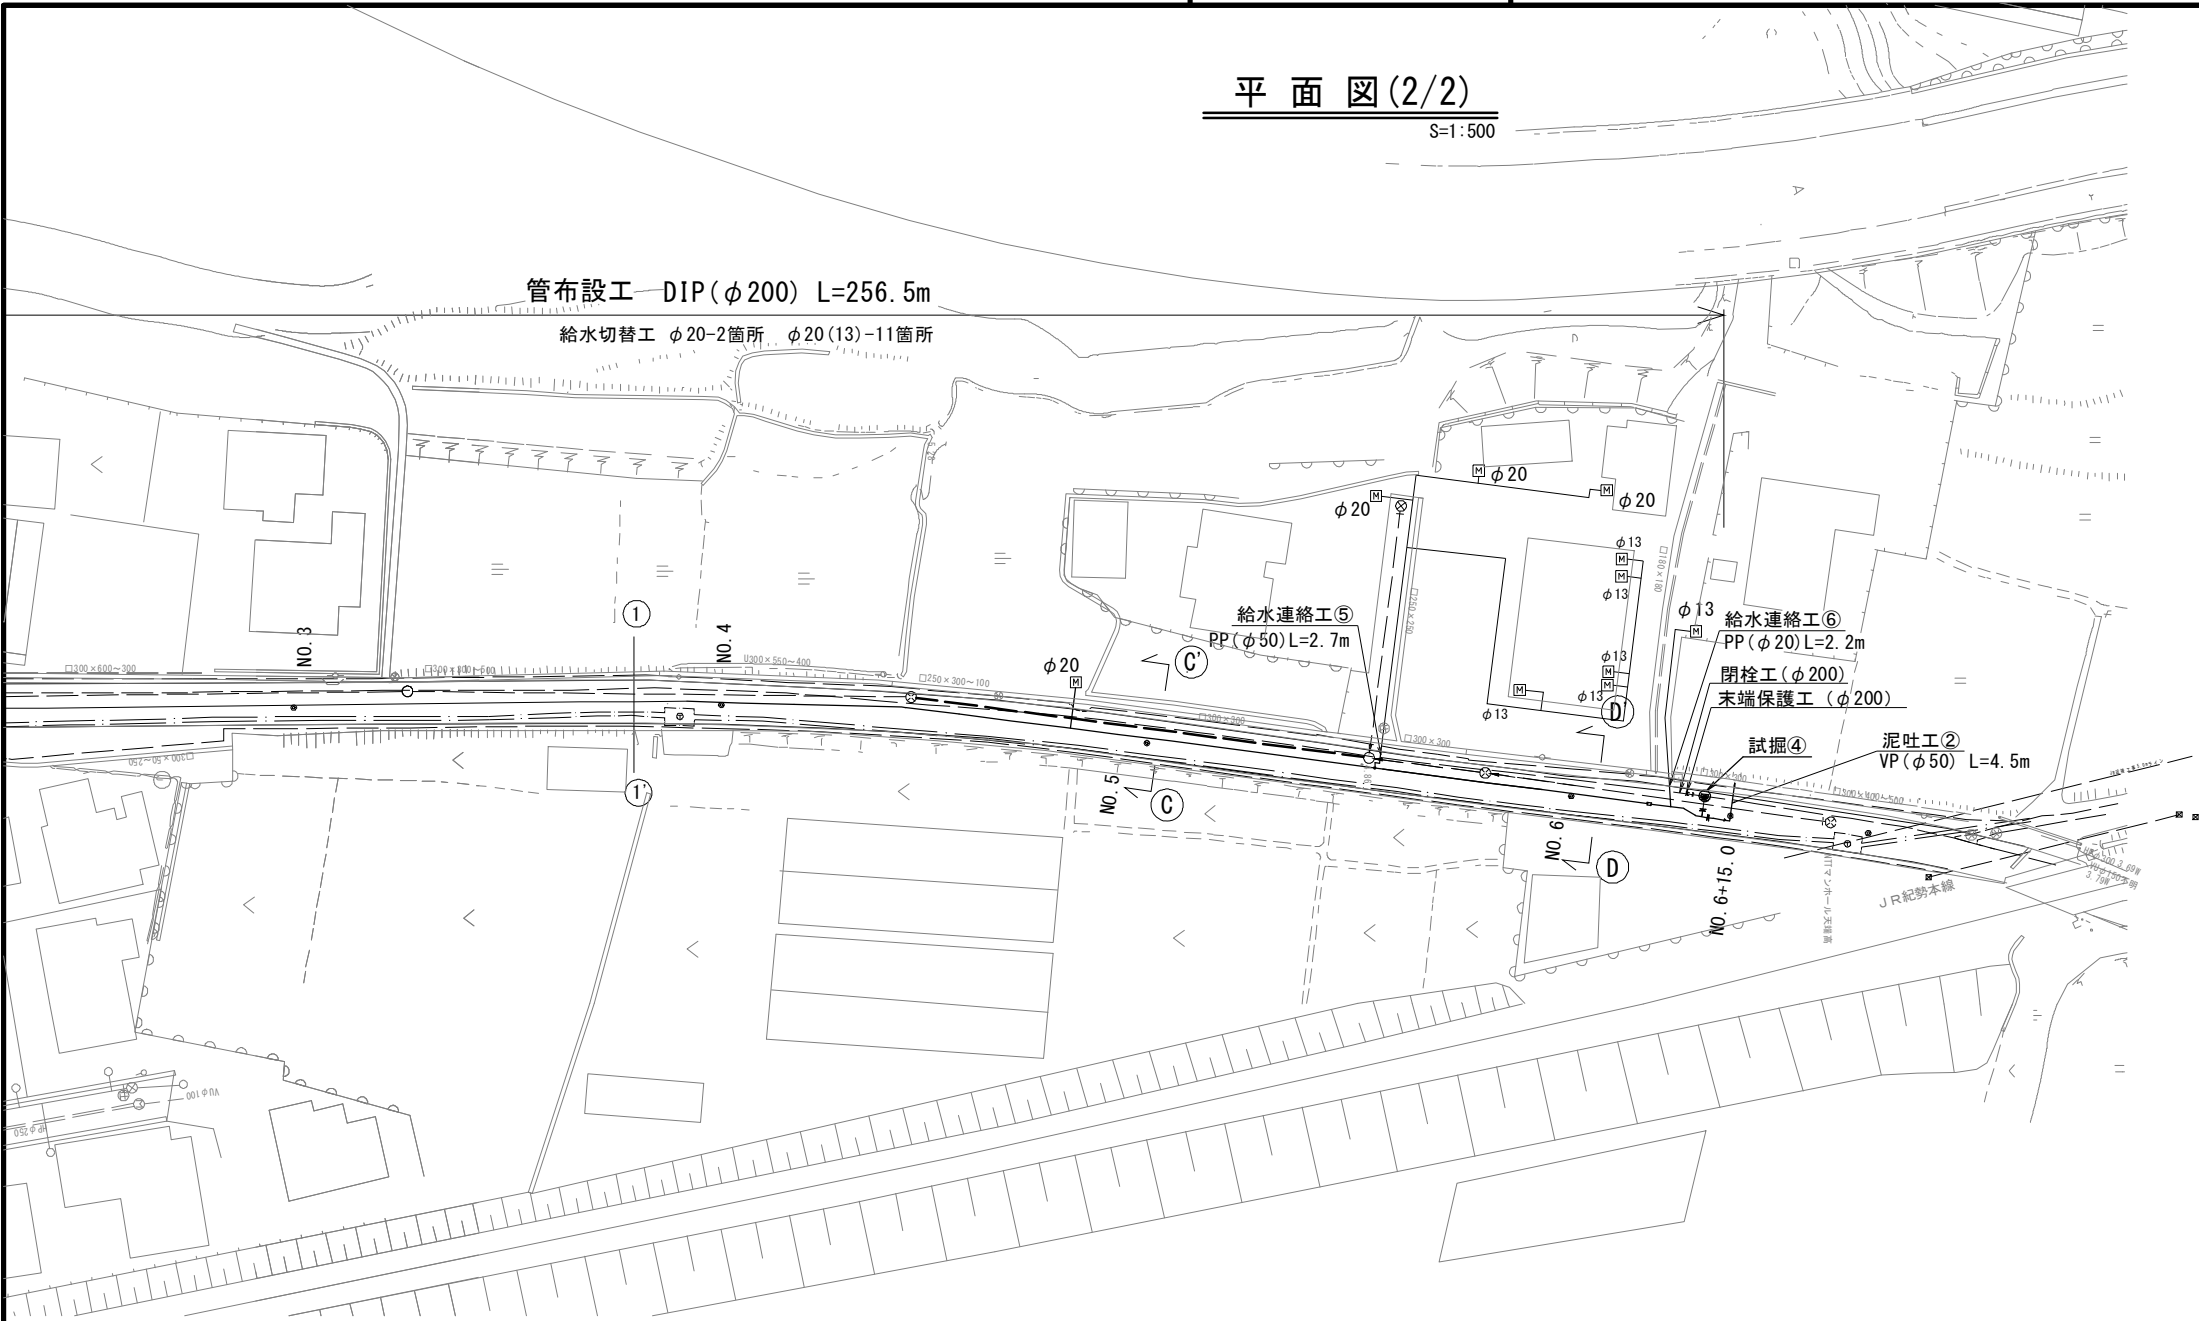

横断面図(2/2)

S=1:100

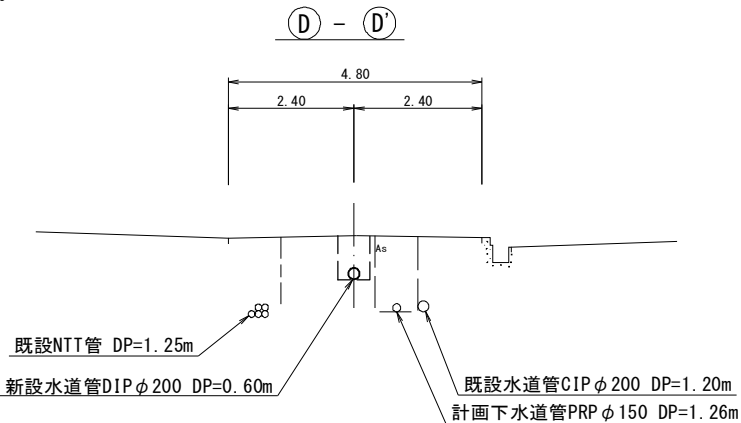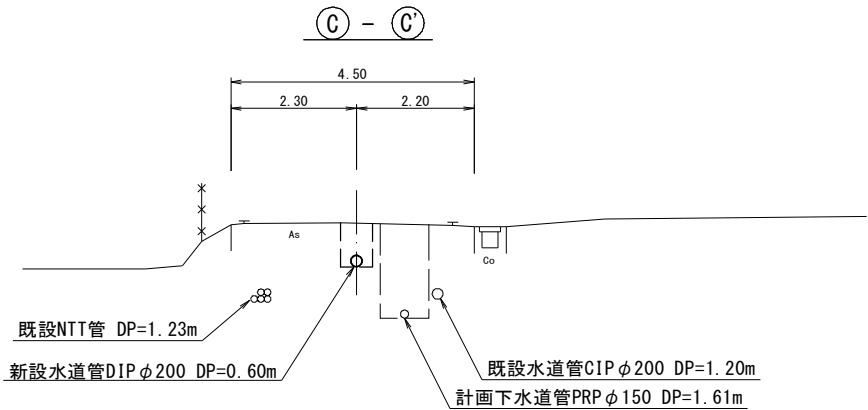

占用物件凡例

線 種	名 称
——	水道管(新設)
——	既設水道管
——	既設下水管
——	下水管(計画)
——	ガ ス
——	N T T


※この図面はA 2 サイズを原寸とする。

津 市 上 下 水 道 事 業 局			
工 事 名	令和7年度水整第1号 公共下水道事業に伴う 垂水地内配水管布設工事		
図面の種類	平面図(2/2)・横断面図(2/2)		
縮 尺	図示	図面番号	2/8
受注者名			


設計図

土工定規図


S=1 : 20

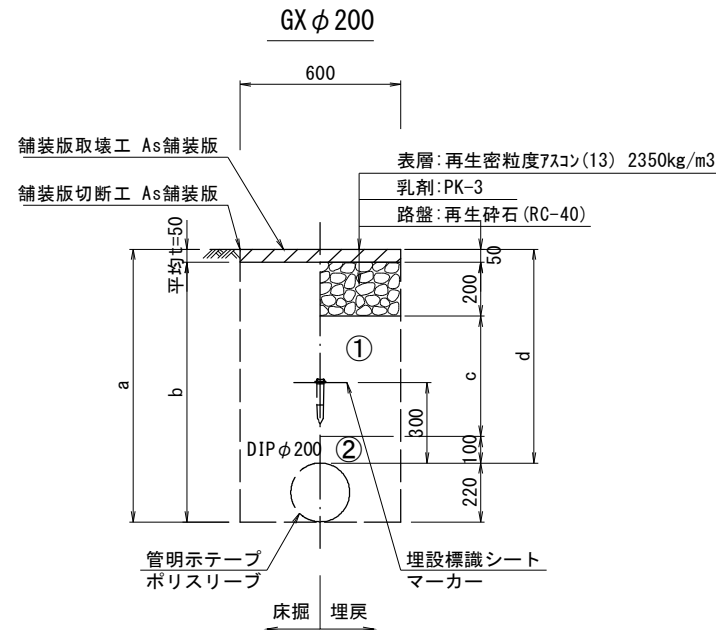


φ200				
土被り	a	b	c	d
600	820	770	250	600
1200	1420	1370	850	1200
1250	1470	1420	900	1250

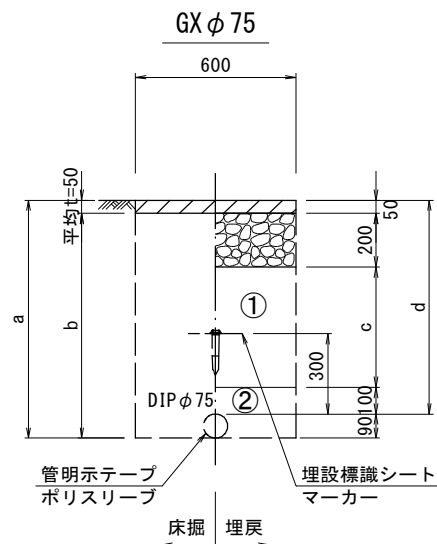


φ75				
土被り	a	b	c	d
600	690	640	250	600
1000	1090	1040	650	1000

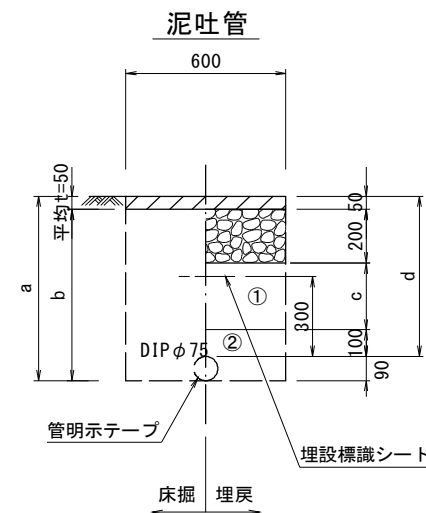


φ75				
土被り	a	b	c	d
600	690	640	250	600

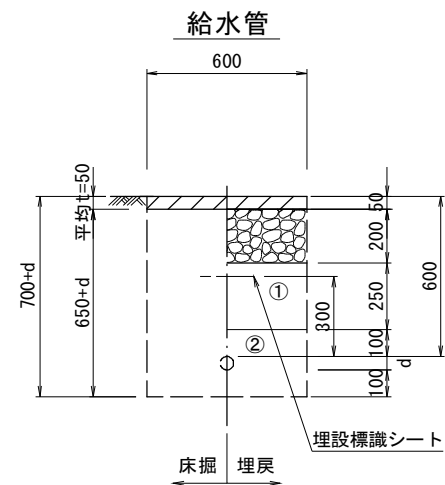


給水管外径 d	
φ13	d=20mm
φ20	d=25mm
φ25	d=30mm
φ30	d=40mm
φ40	d=50mm
φ50	d=60mm

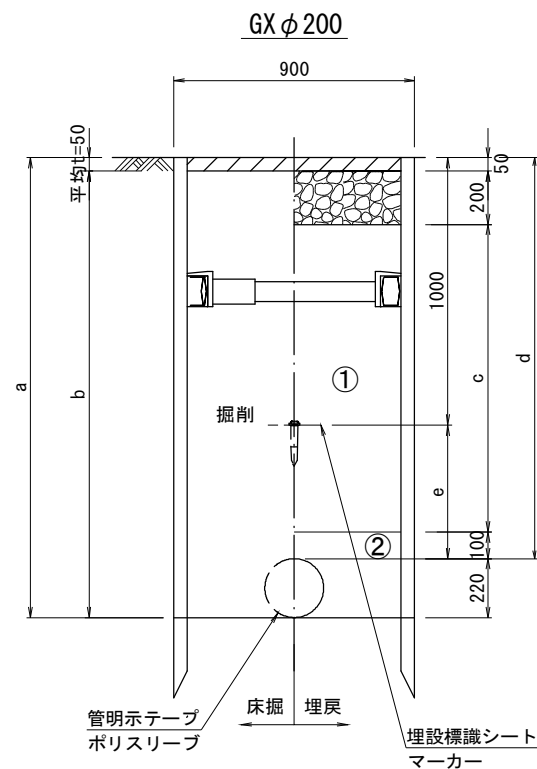

φ200					
土被り	a	b	c	d	e
2200	2420	2370	1850	2200	1200

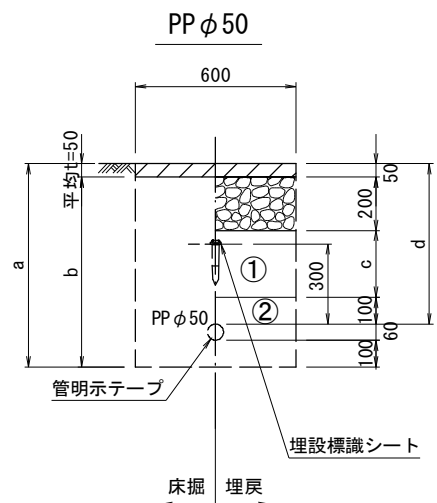

φ50				
土被り	a	b	c	d
600	760	710	250	600
1000	1160	1110	650	1000

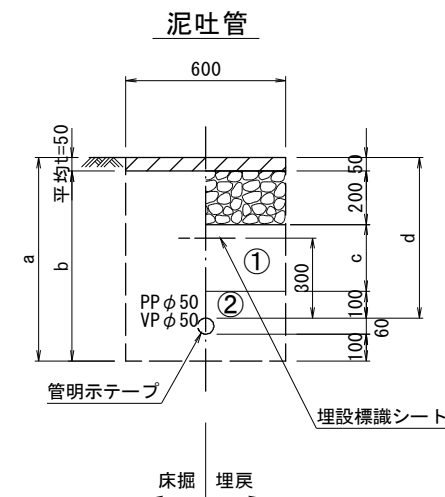

φ50				
土被り	a	b	c	d
600	760	710	250	600

- ①・・・再生砕石 (RC-40)
②・・・管基礎用砂(埋戻し用砂)


※この図面はA2サイズを原寸とする。

津市上下水道事業局			
工 事 名	令和7年度水整第1号 公共下水道事業に伴う 垂水地内配水管布設工事		
図面の種類	土工定規図		
縮 尺	図示	図面番号	3/8
受注者名			


設計図

土留工標準図（参考）
（軽量金属支保材使用の場合）


平面図
S=1/20

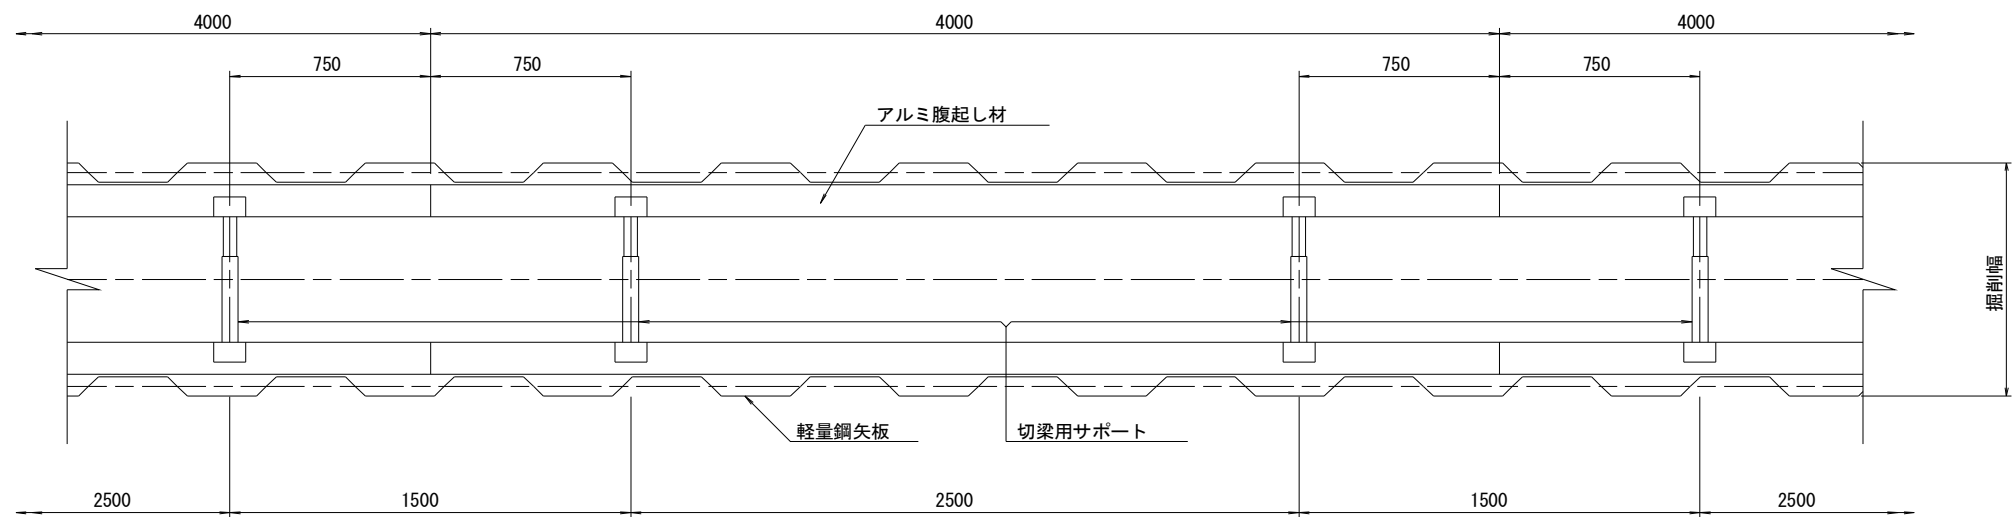

断面図
S=1/20

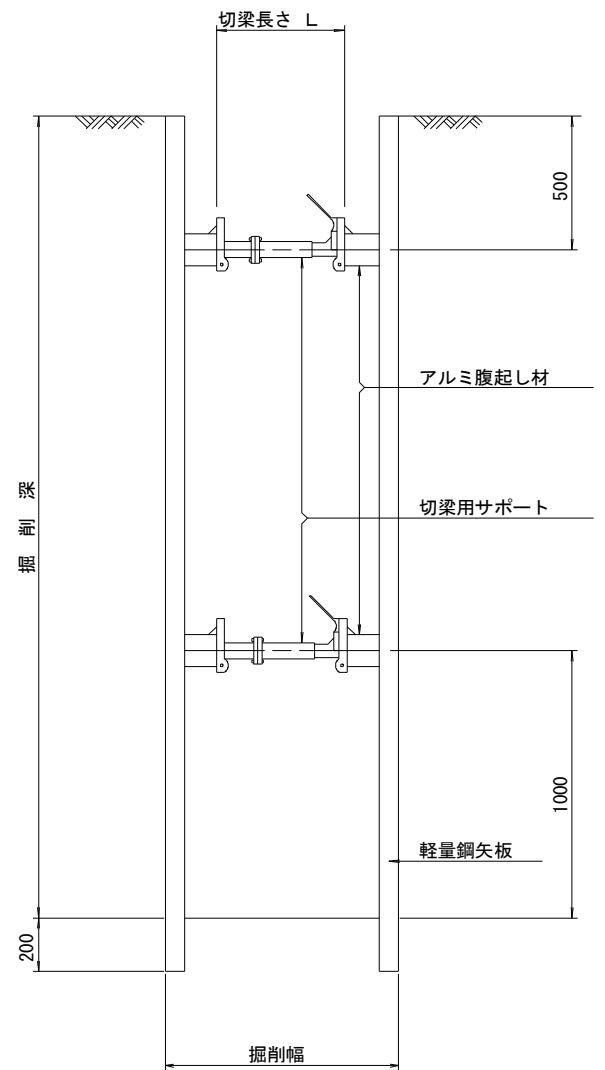

軽量鋼矢板 標準図
S=1/5

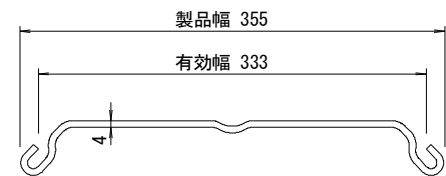

支保工段数表


掘削深 (m)	矢板長 (m)	支保工段数 (段)
$1.5 < H \leq 1.8$	2.0	1
$1.8 < H \leq 2.0$	2.5	1
$2.0 < H \leq 2.3$	2.5	2
$2.3 < H \leq 2.8$	3.0	2
$2.8 < H \leq 3.3$	3.5	2
$3.3 < H \leq 3.5$	4.0	2
$3.5 < H \leq 3.8$	4.0	3

（参 考）

※この図面はA2サイズを原寸とする。


津市上下水道事業局			
工 事 名	令和7年度水整第1号 公共下水道事業に伴う 垂水地内配水管布設工事		
図面の種類	土留工標準図 (軽量金属支保材使用の場合)		
縮 尺	図示	図面番号	4/8
受注者名			

設 計 図

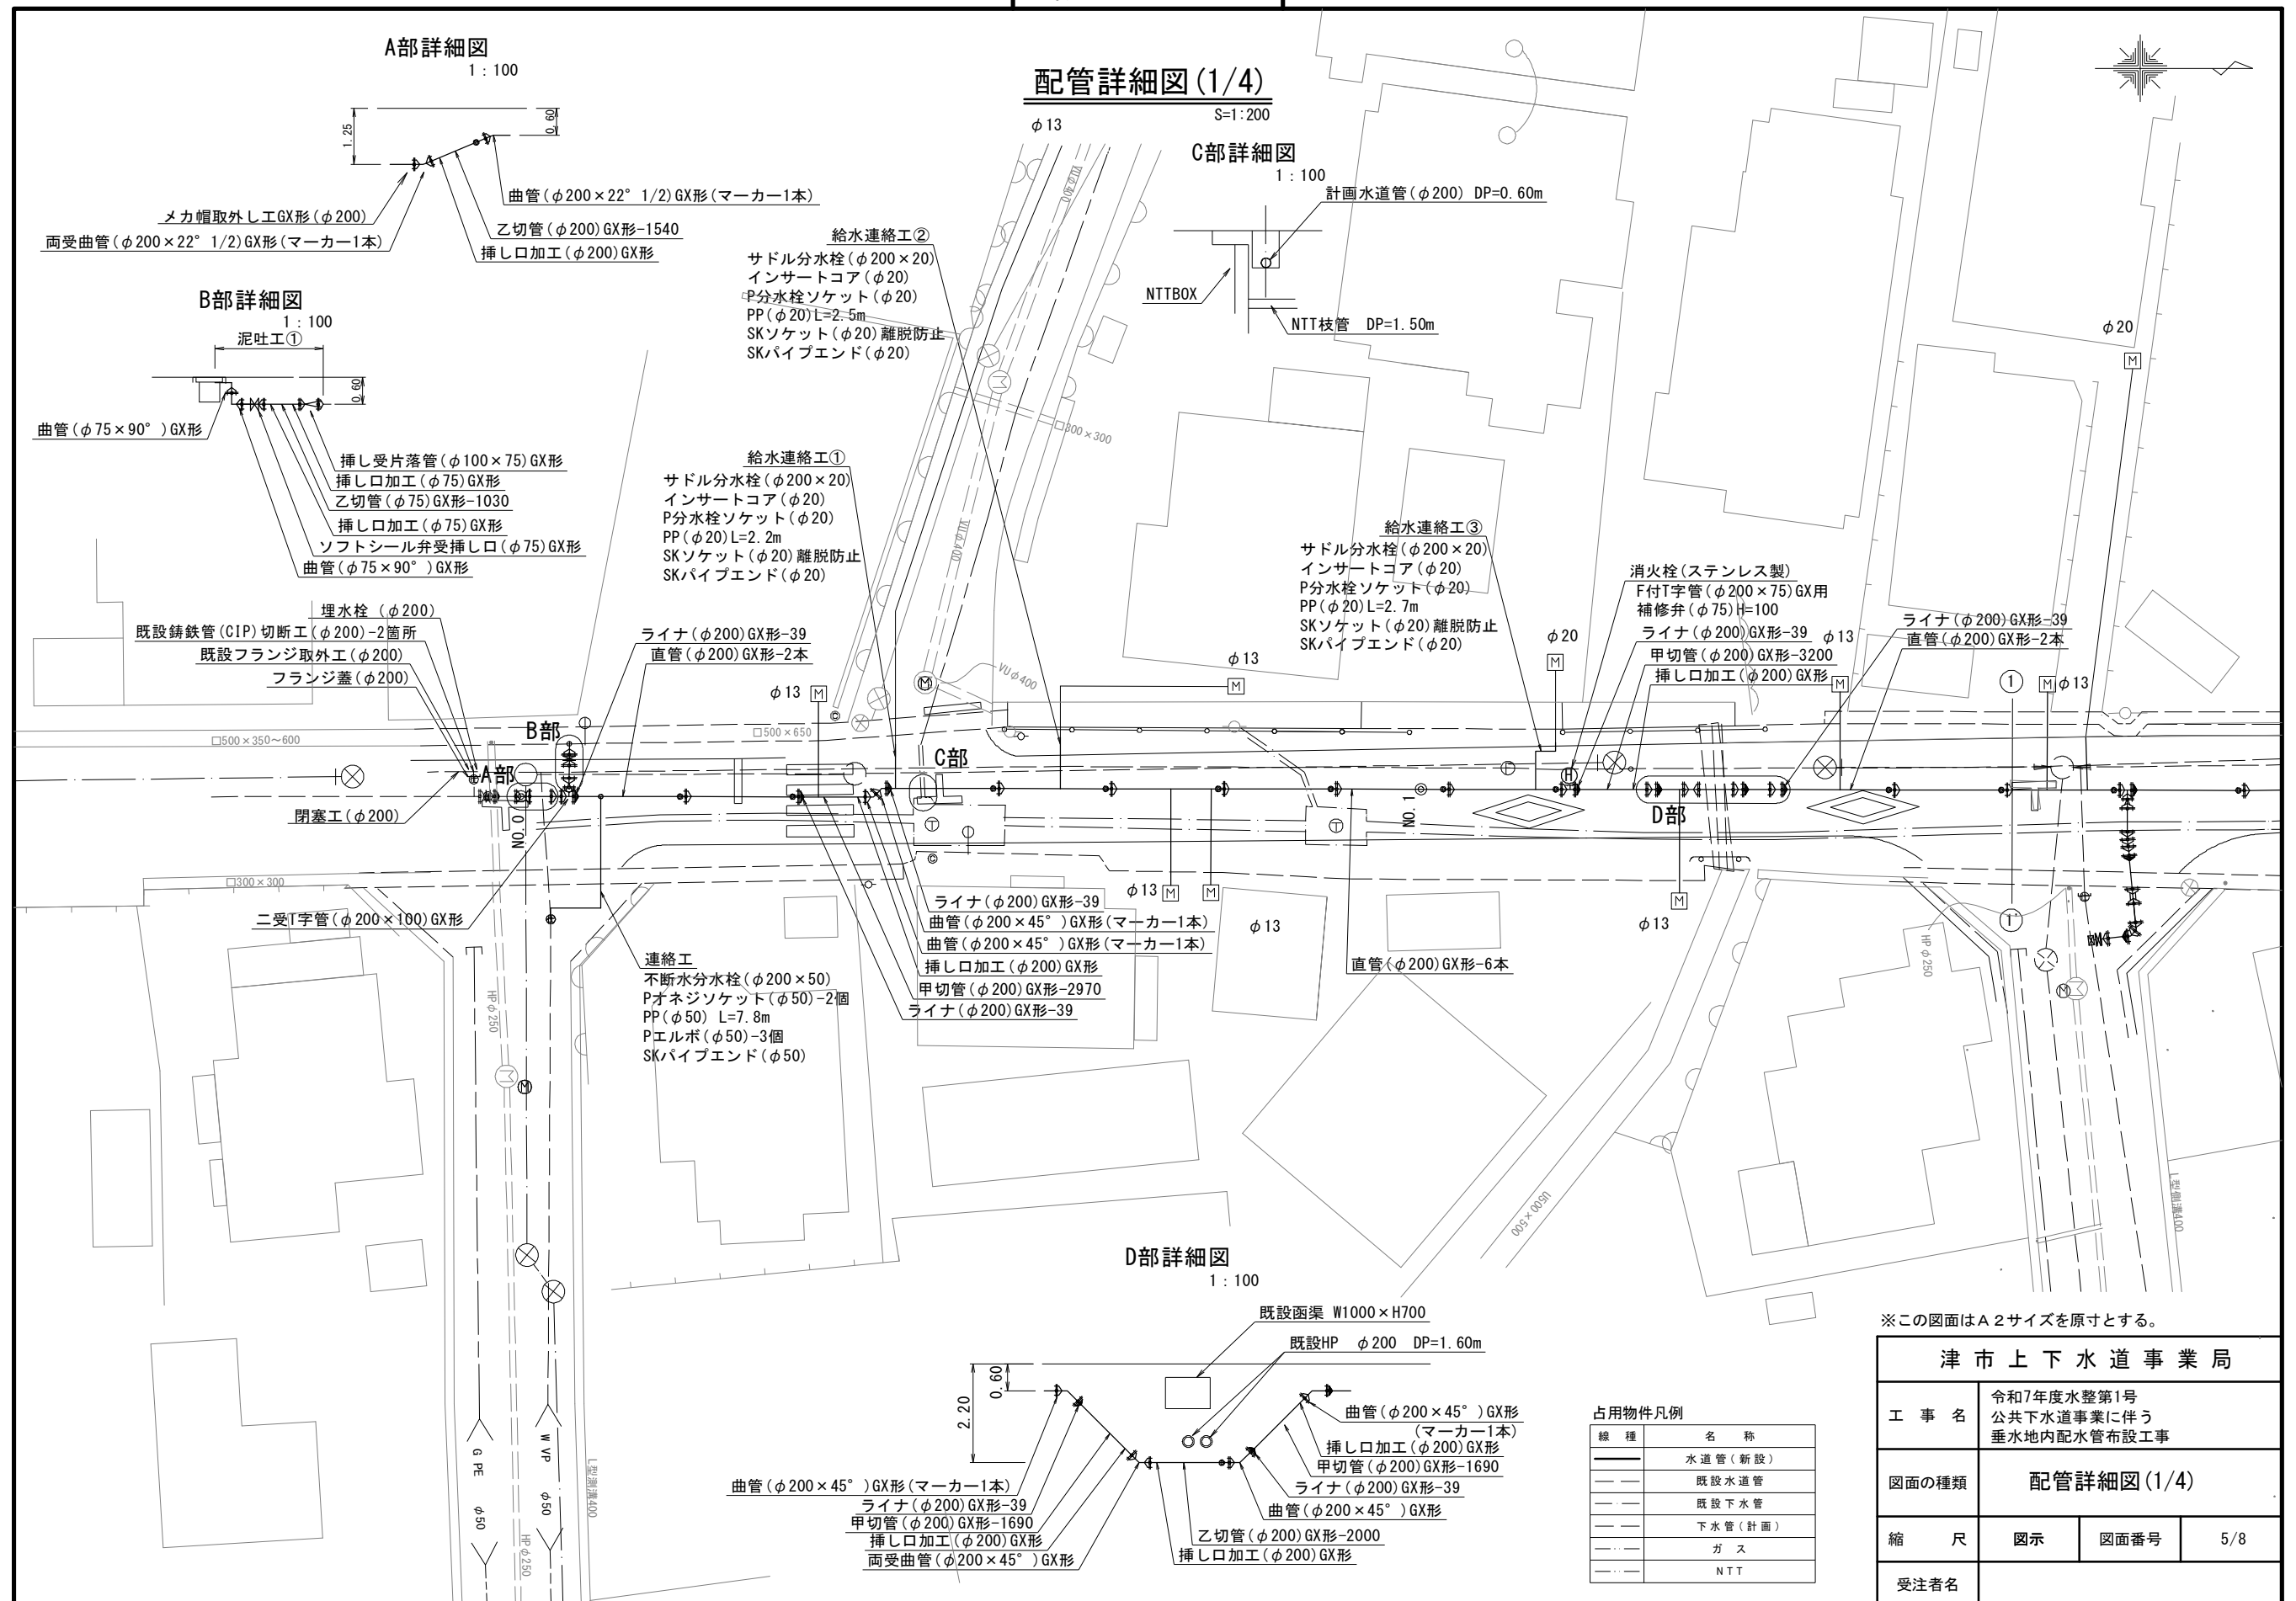

配管詳細図 (2/4)


S=1 : 200

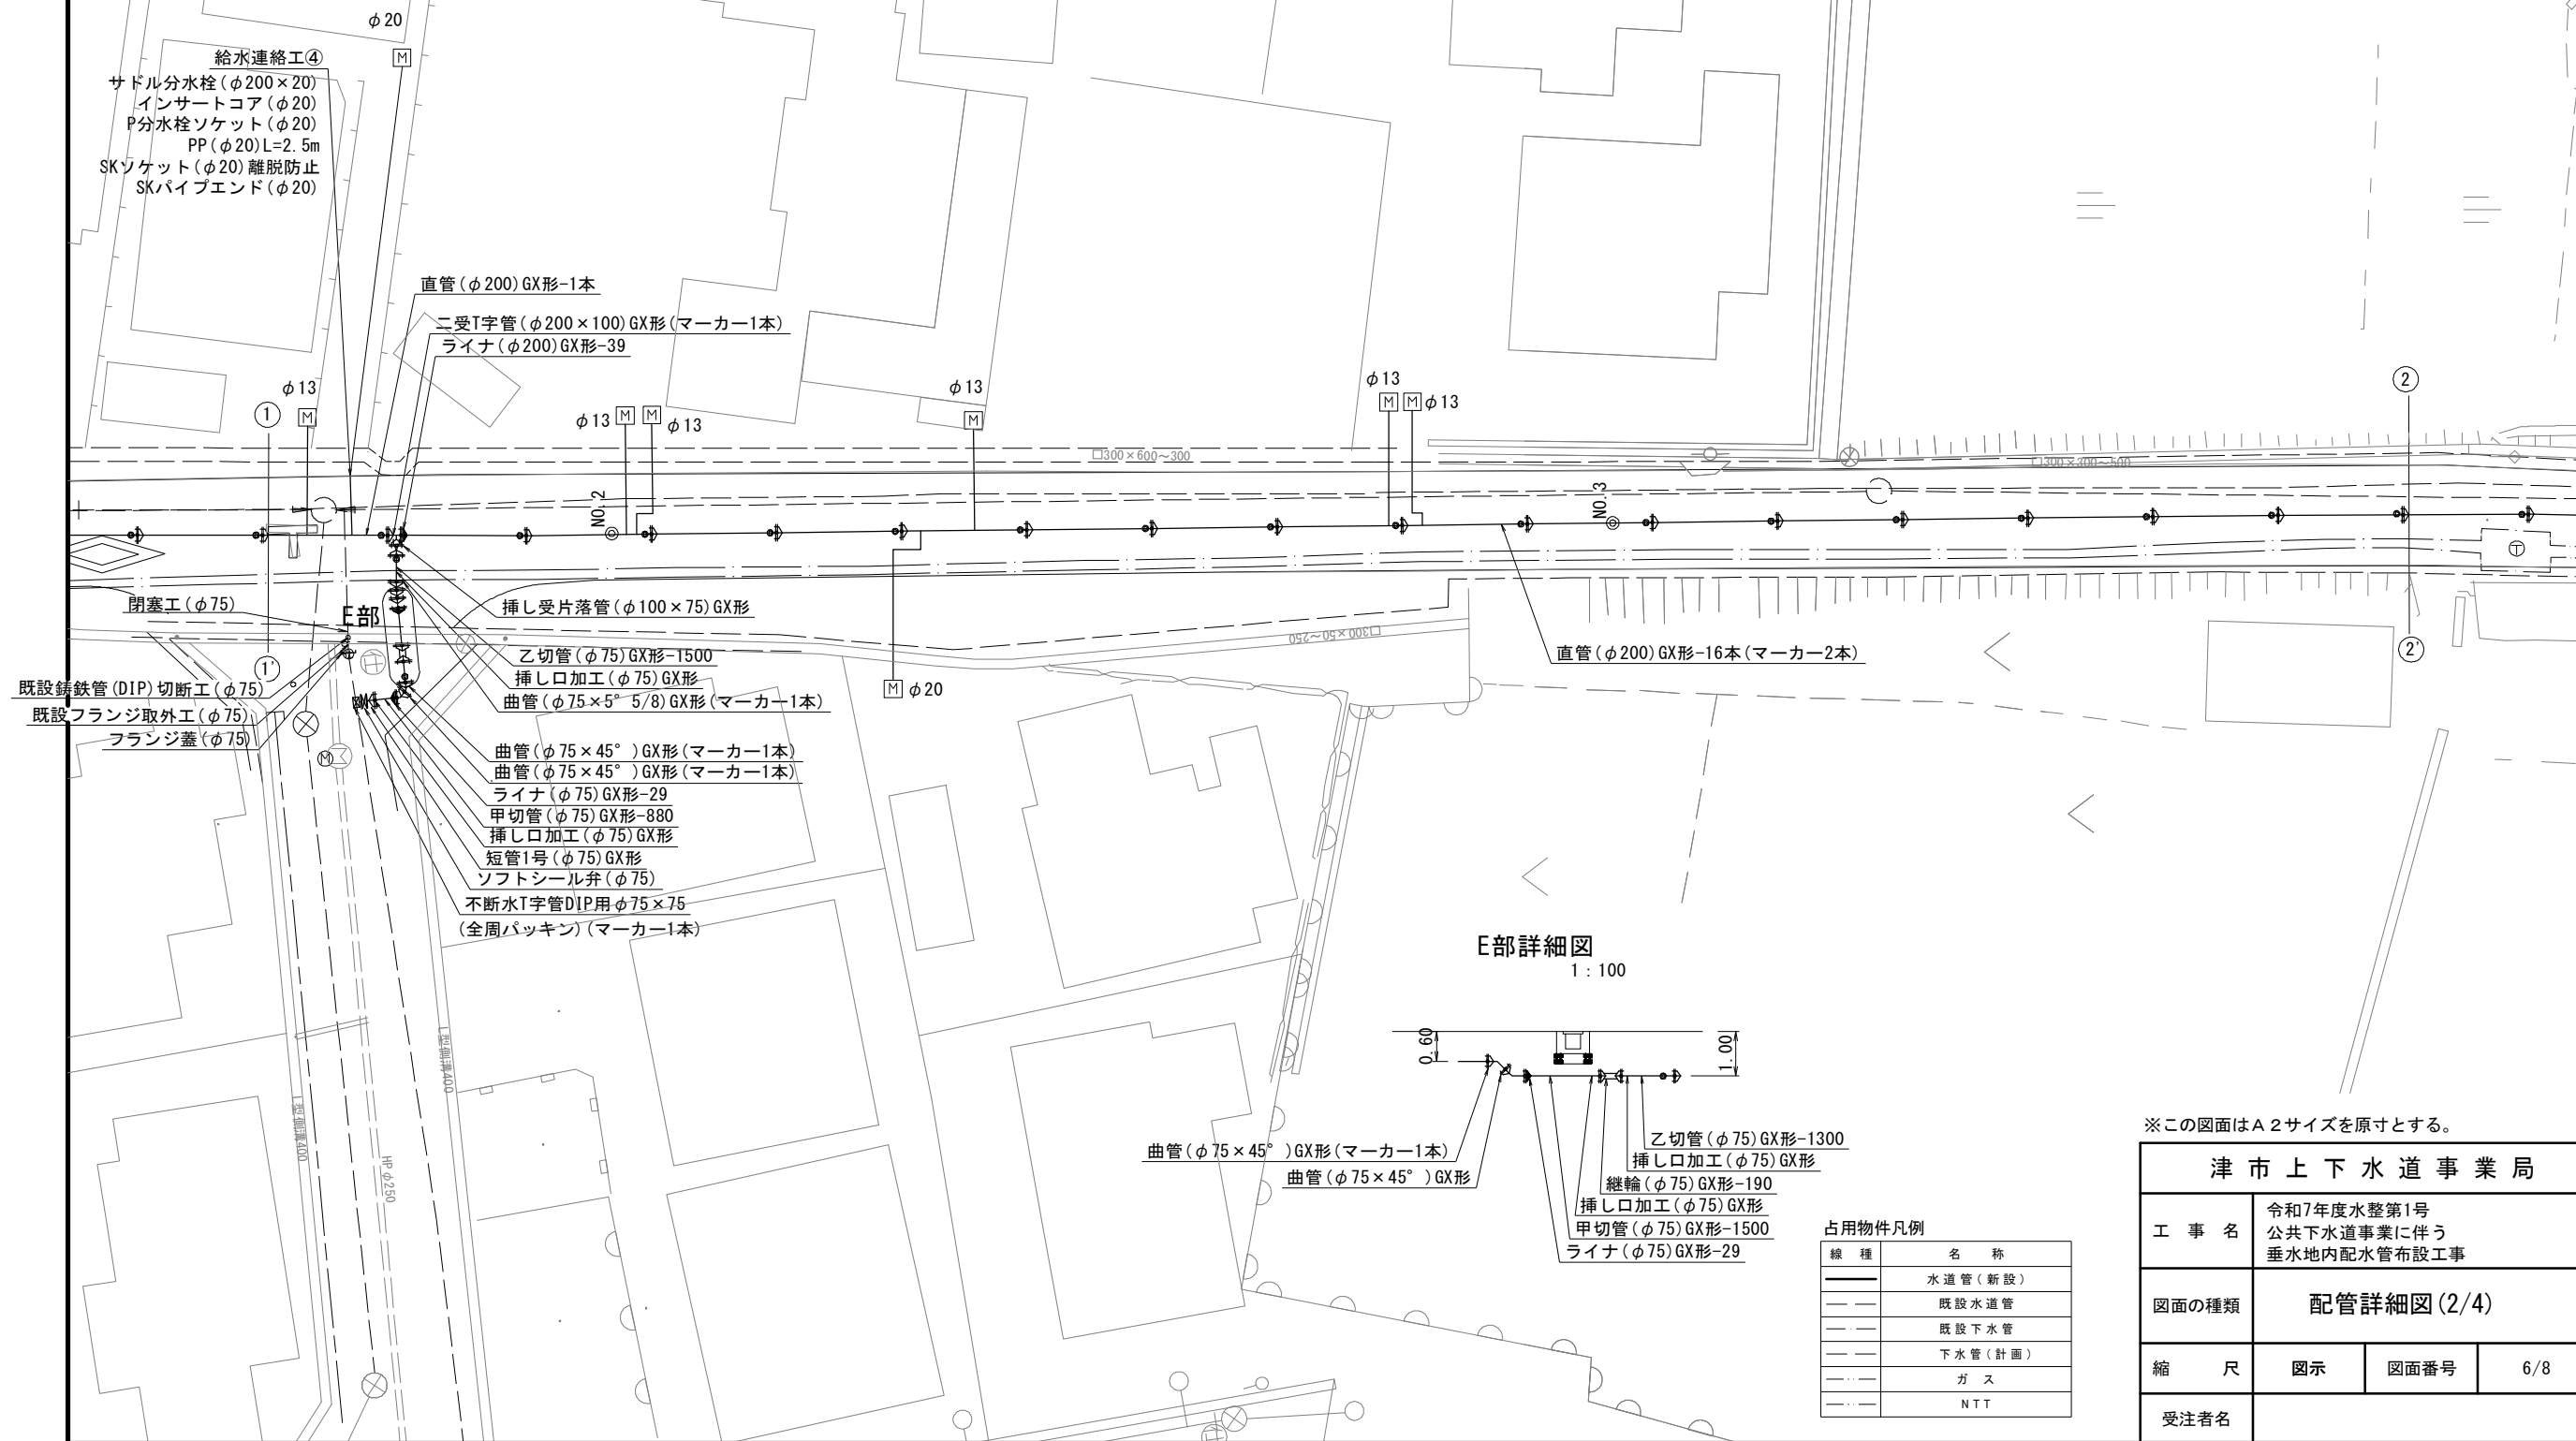

※この図面はA 2サイズを原寸とする。

津市上下水道事業局			
工 事 名	令和7年度水整第1号 公共下水道事業に伴う 垂水地内配水管布設工事		
図面の種類	配管詳細図(2/4)		
縮 尺	図示	図面番号	6/8
受注者名			

配管詳細図 (3/4)

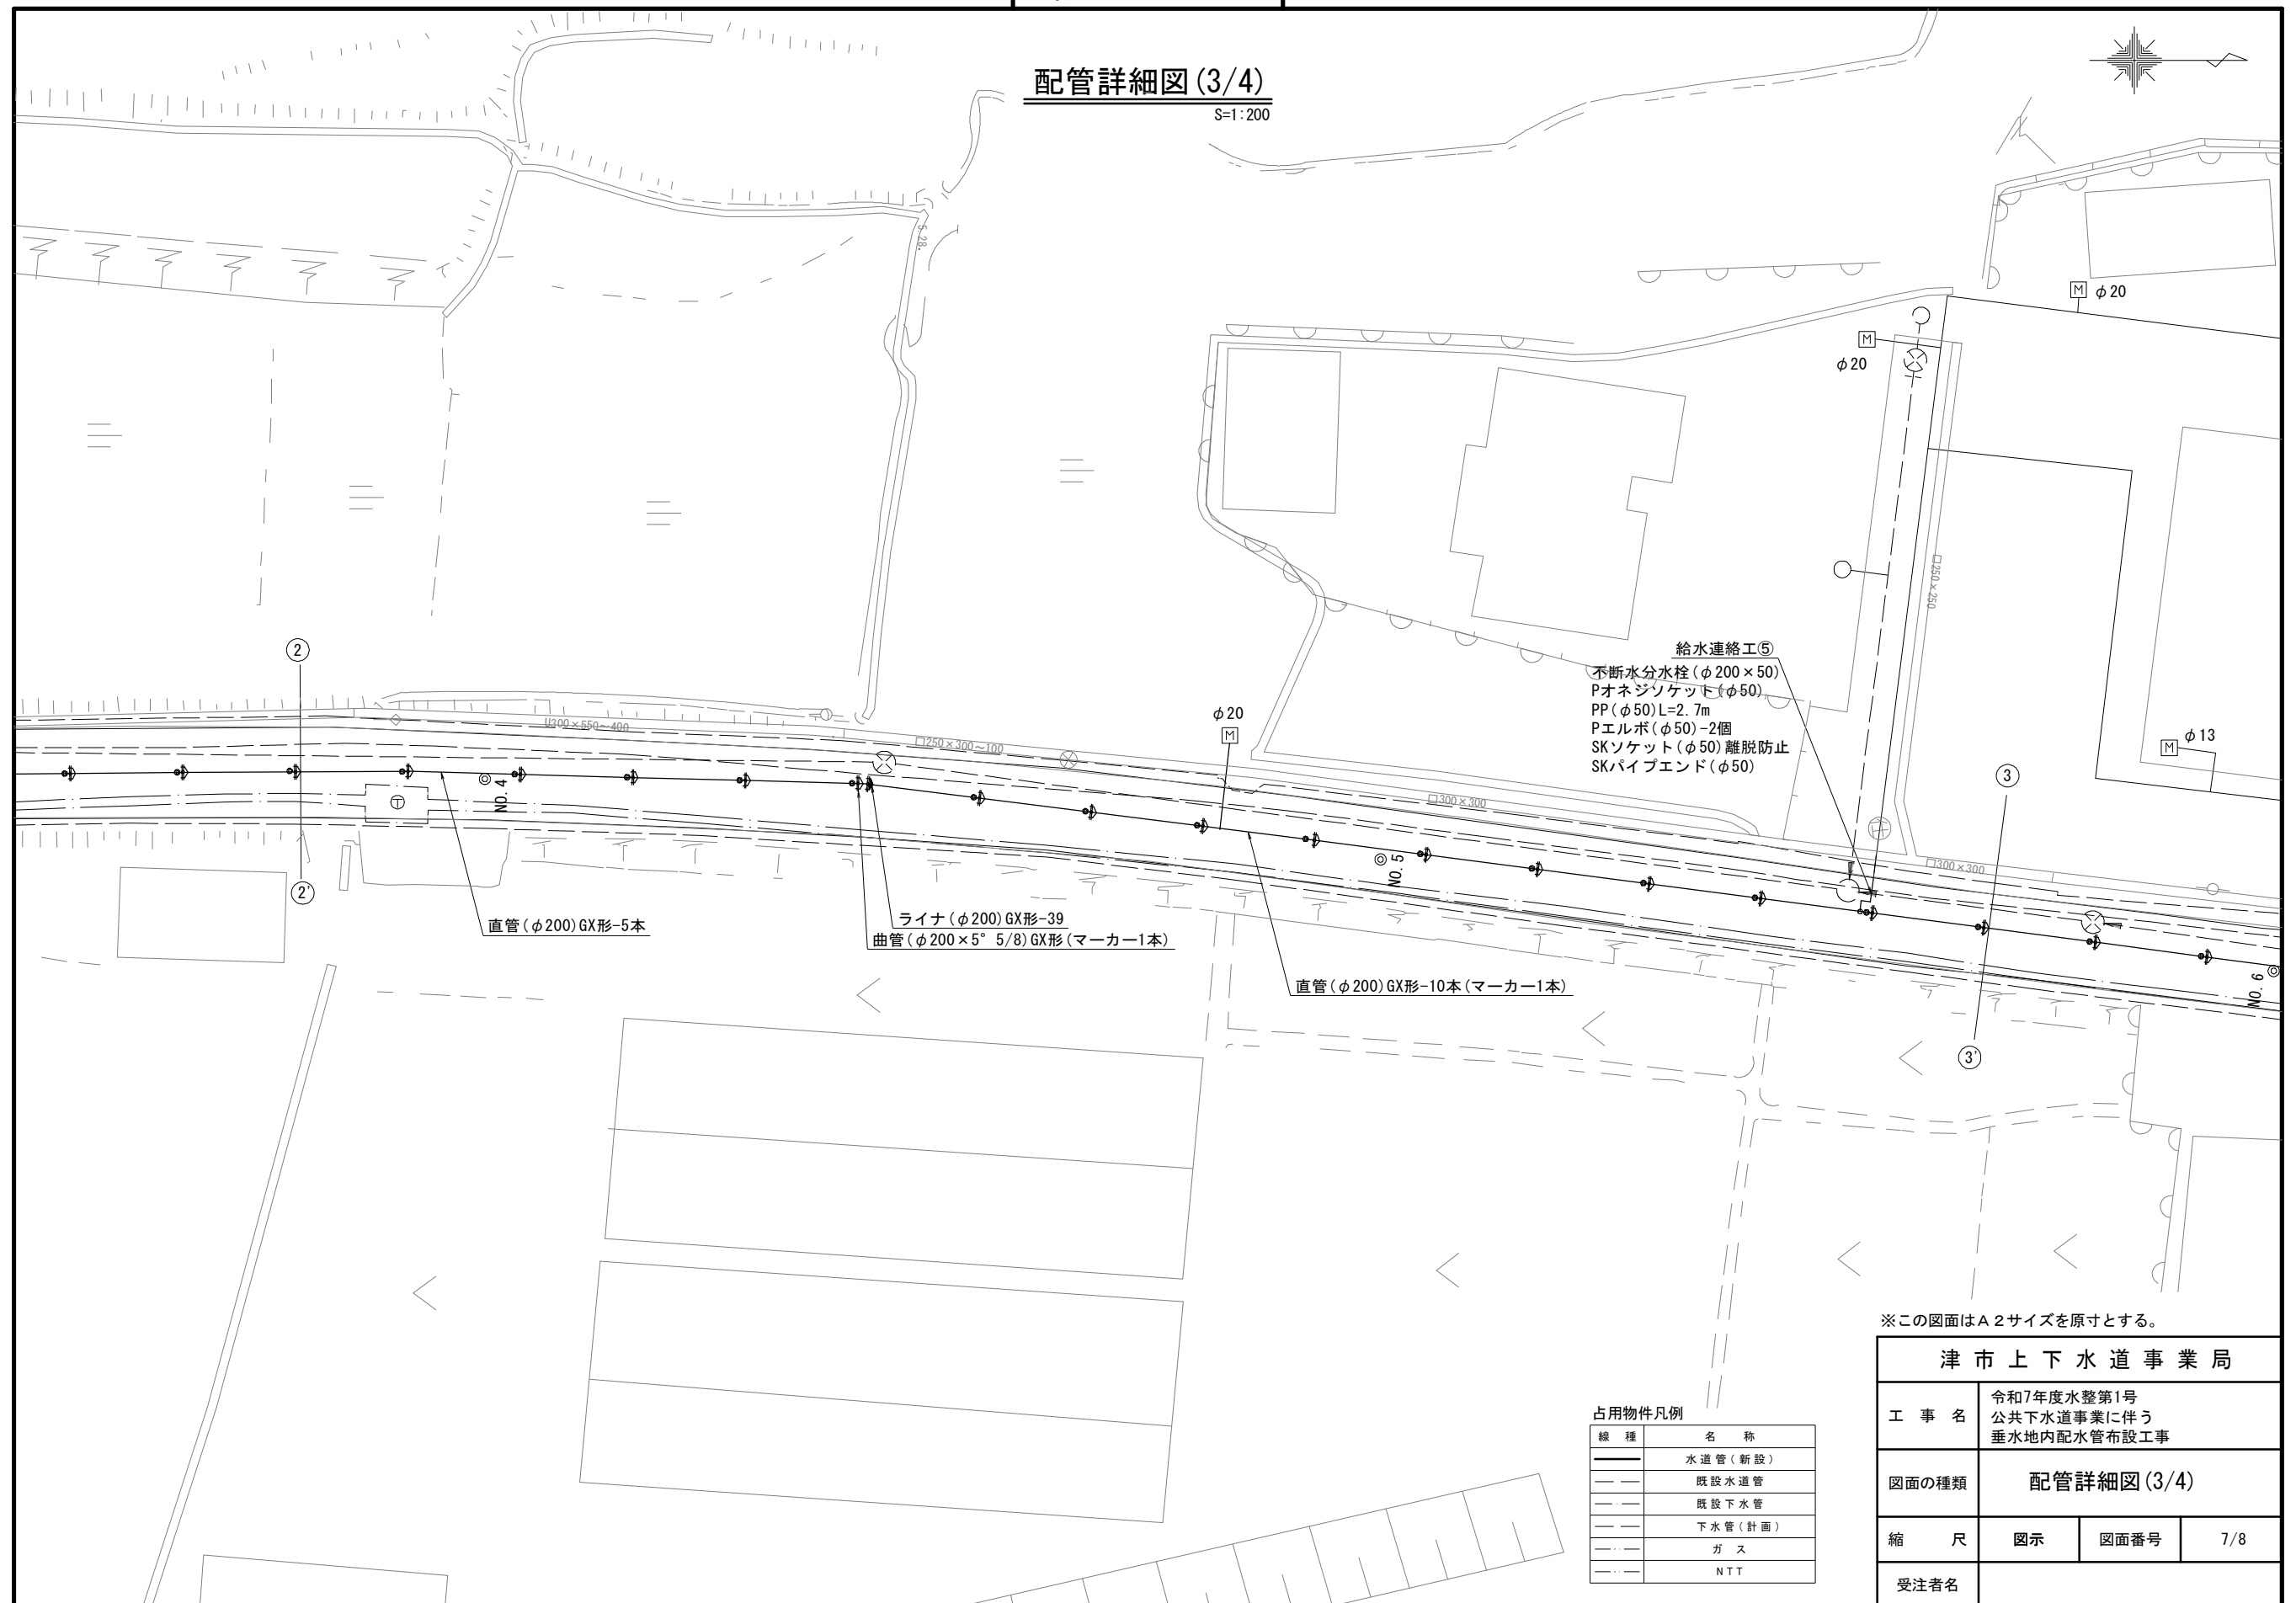

※この図面はA 2サイズを原寸とする。

津 市 上 下 水 道 事 業 局			
工 事 名	令和7年度水整第1号 公共下水道事業に伴う 垂水地内配水管布設工事		
図面の種類	配管詳細図(3/4)		
縮 尺	図示	図面番号	7/8
受注者名			

配管詳細図 (4/4)



0.60

津市上下水道事業局

令和7年度水整第1号
公共下水道事業に伴う
垂水地内配水管布設工事

配管詳細図(4/4)

8/8

受注者名

線 種	名 称
——	水 道 管 (新 設)
—— —	既 設 水 道 管
—— —	既 設 下 水 管
—— —	下 水 管 (計 画)
— · —	ガ ス
— · —	N T T