


設計図

平面図

S=1:500

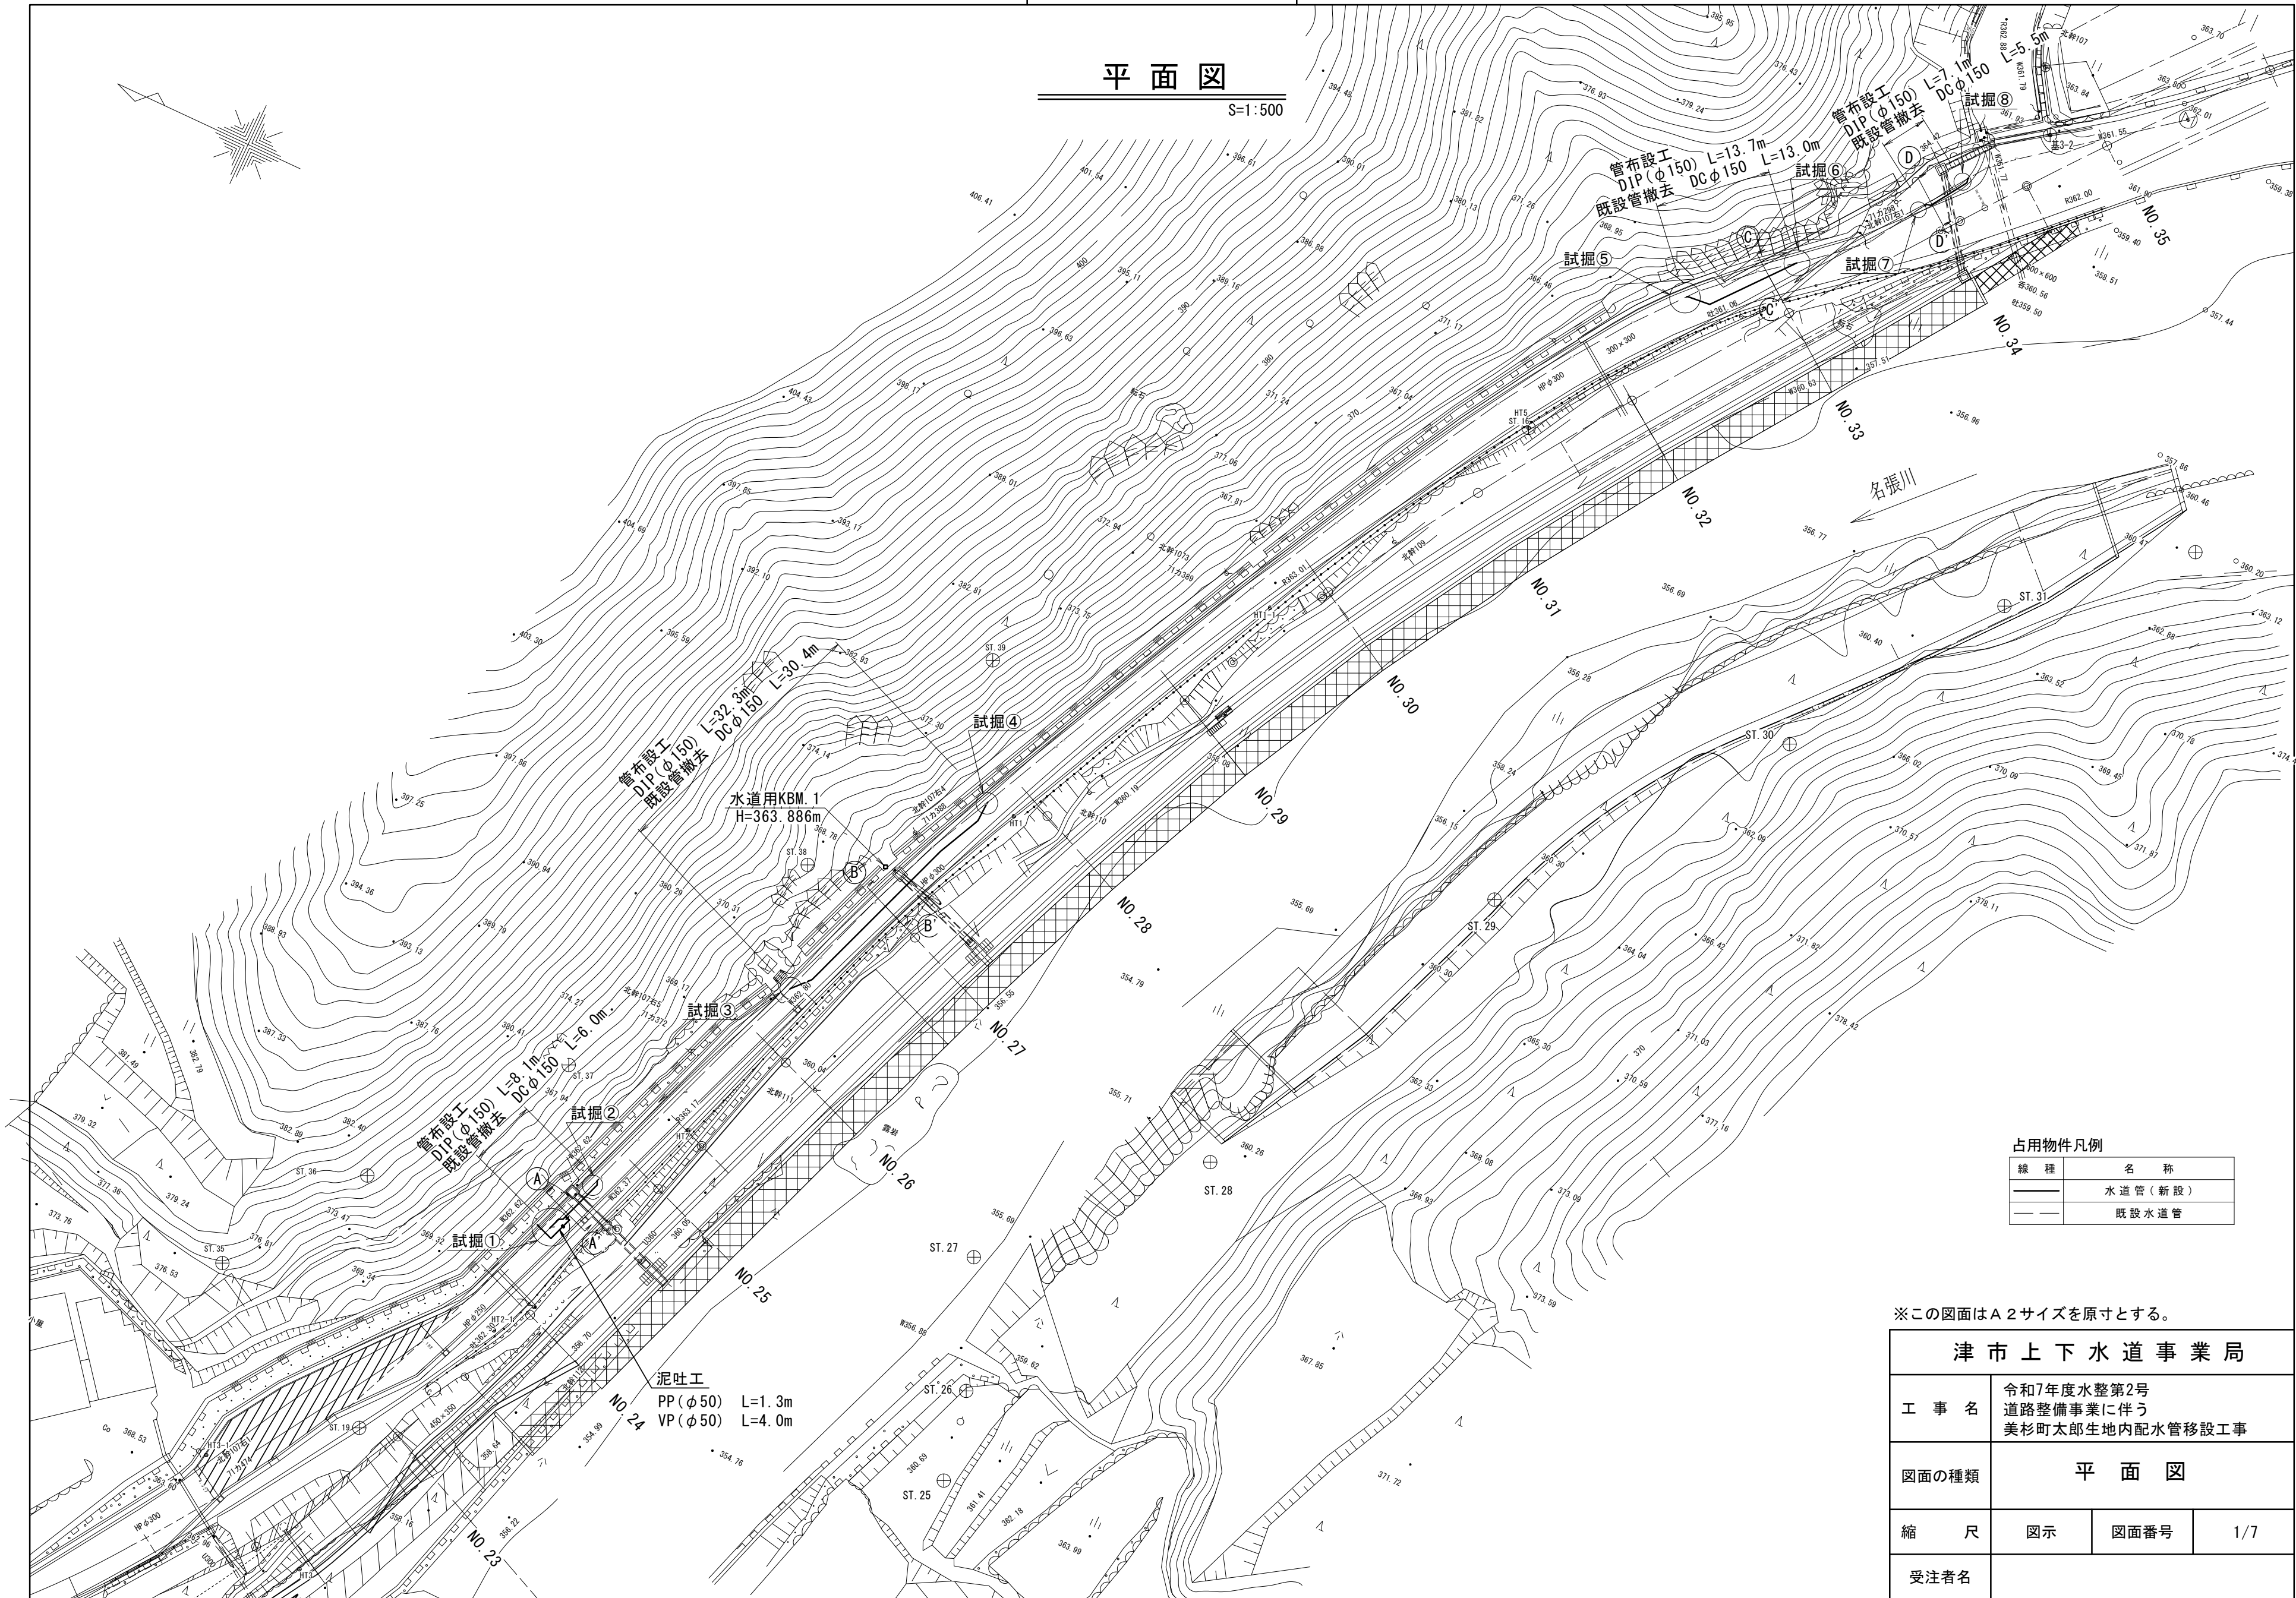

占用物件凡例	
線 種	名 称
	水道管（新設）
	既設水道管


※この図面はA 2サイズを原寸とする。

津市上下水道事業局			
工 事 名	令和7年度水整第2号 道路整備事業に伴う 美杉町太郎生地内配水管移設工事		
図面の種類	平 面 図		
縮 尺	図示	図面番号	1/7
受注者名			


横 断 図 (1/2)

S=1:100

Ⓑ - Ⓑ'

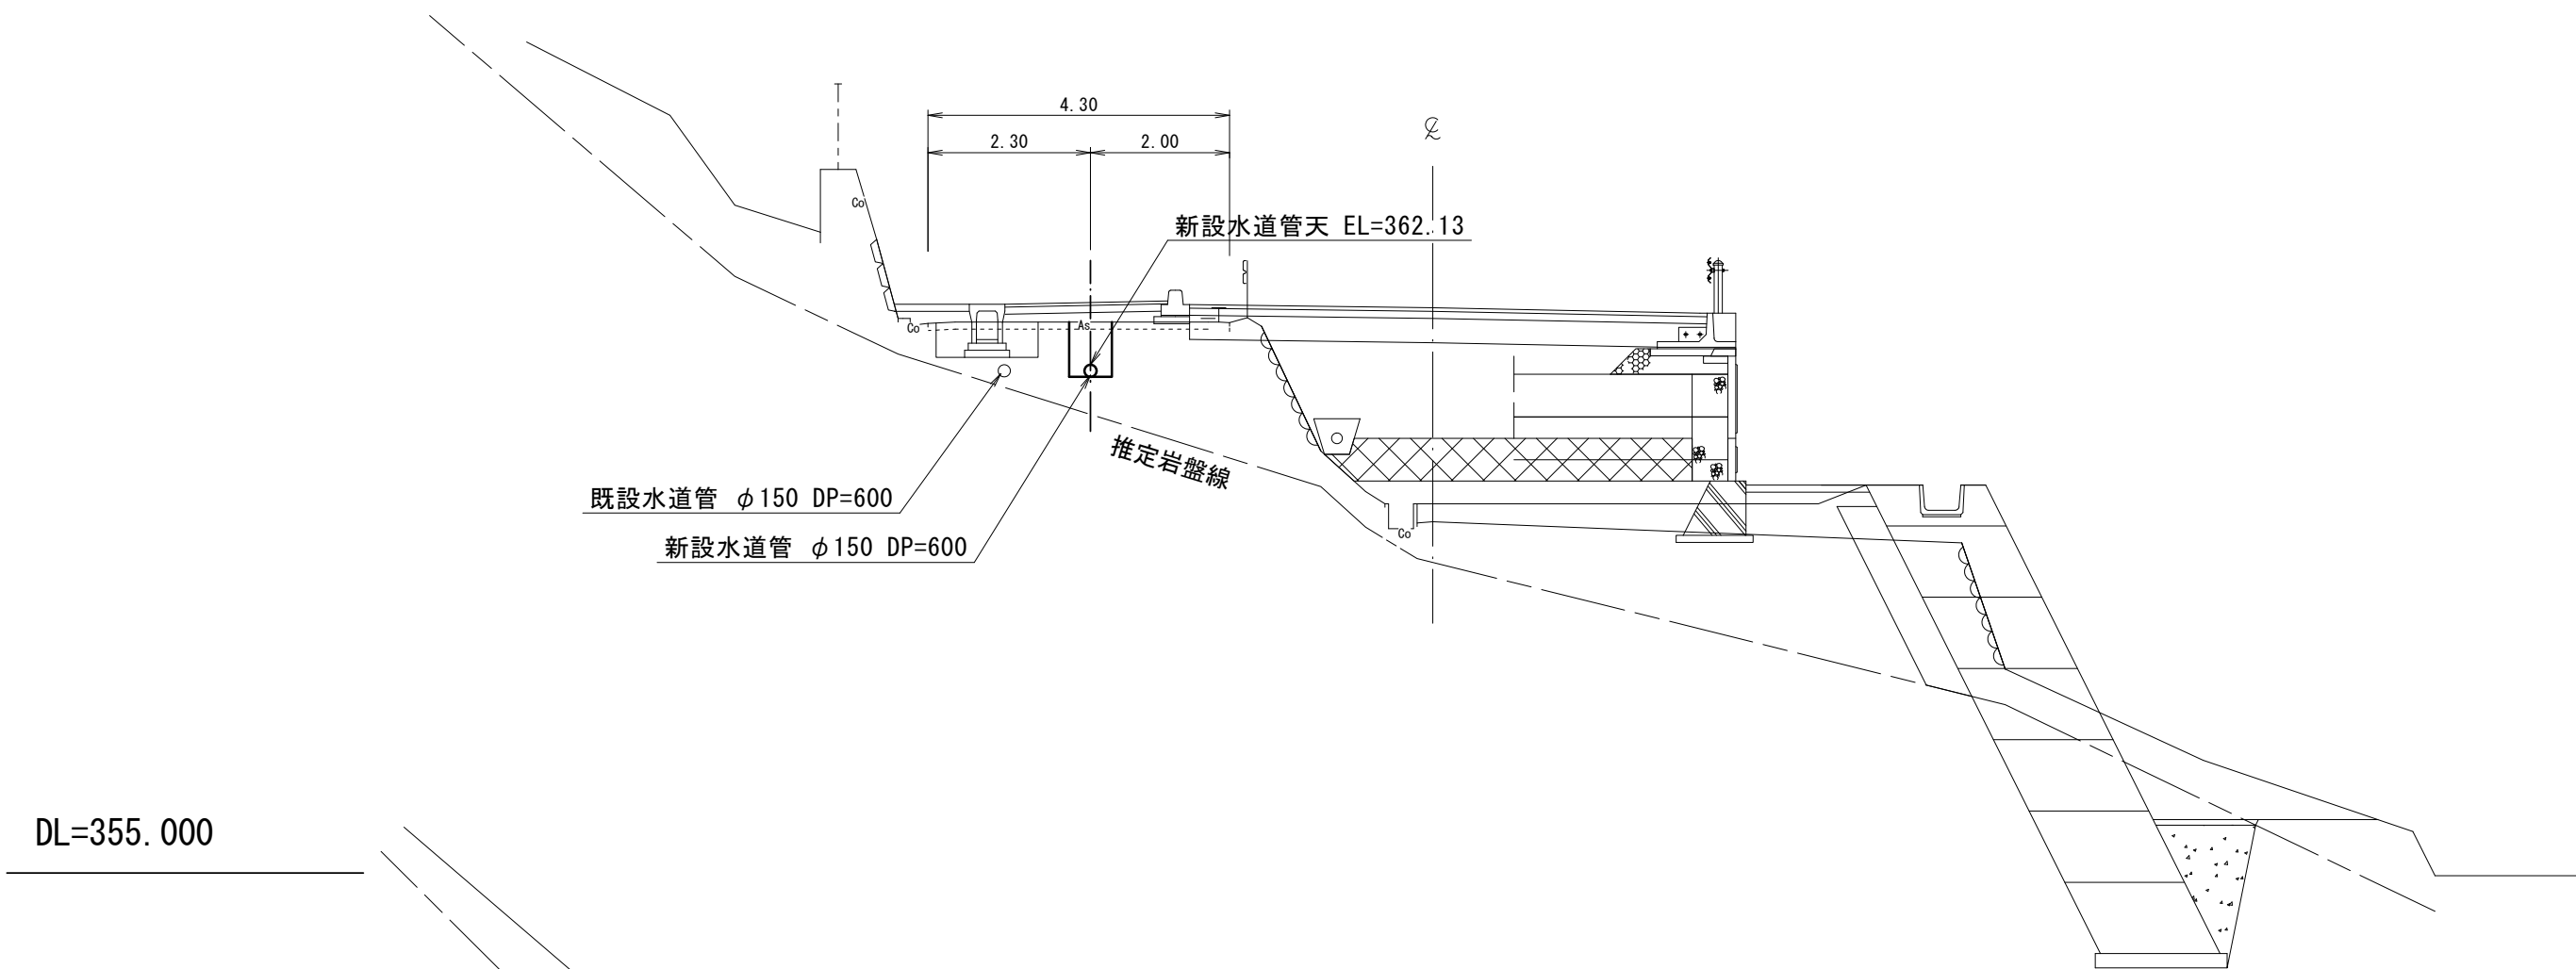

Ⓐ - Ⓐ'

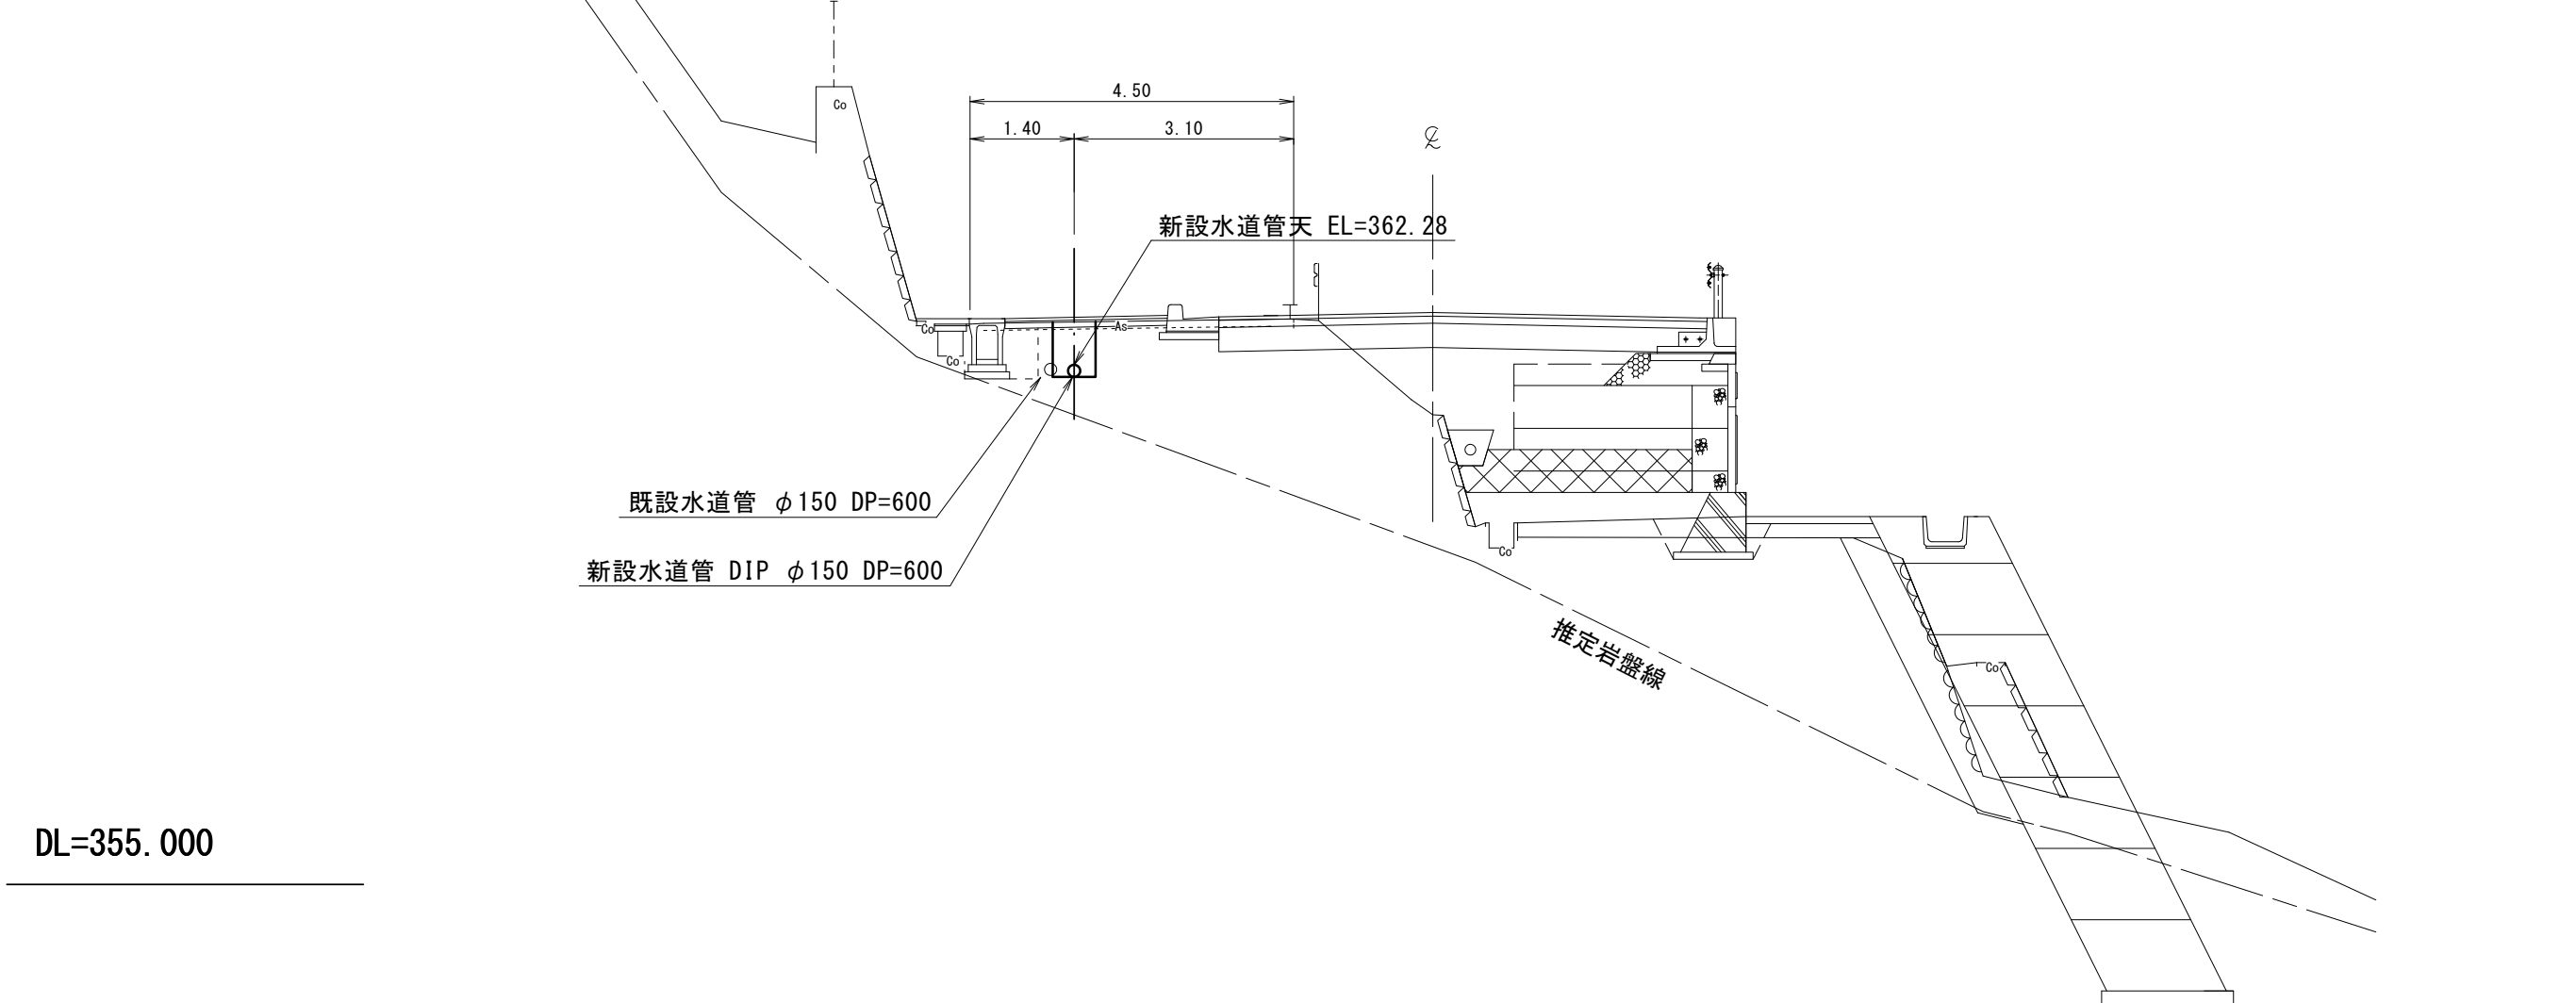

管布設高については基準高で管理すること



※この図面はA 2サイズを原寸とする。

津 市 上 下 水 道 事 業 局			
工 事 名	令和7年度水整第2号 道路整備事業に伴う 美杉町太郎生地内配水管移設工事		
図面の種類	横 断 面 図 (1/2)		
縮 尺	図 示	図面番号	2/7
受注者名			

設 計 図

横 断 図 (2/2)

S=1:100

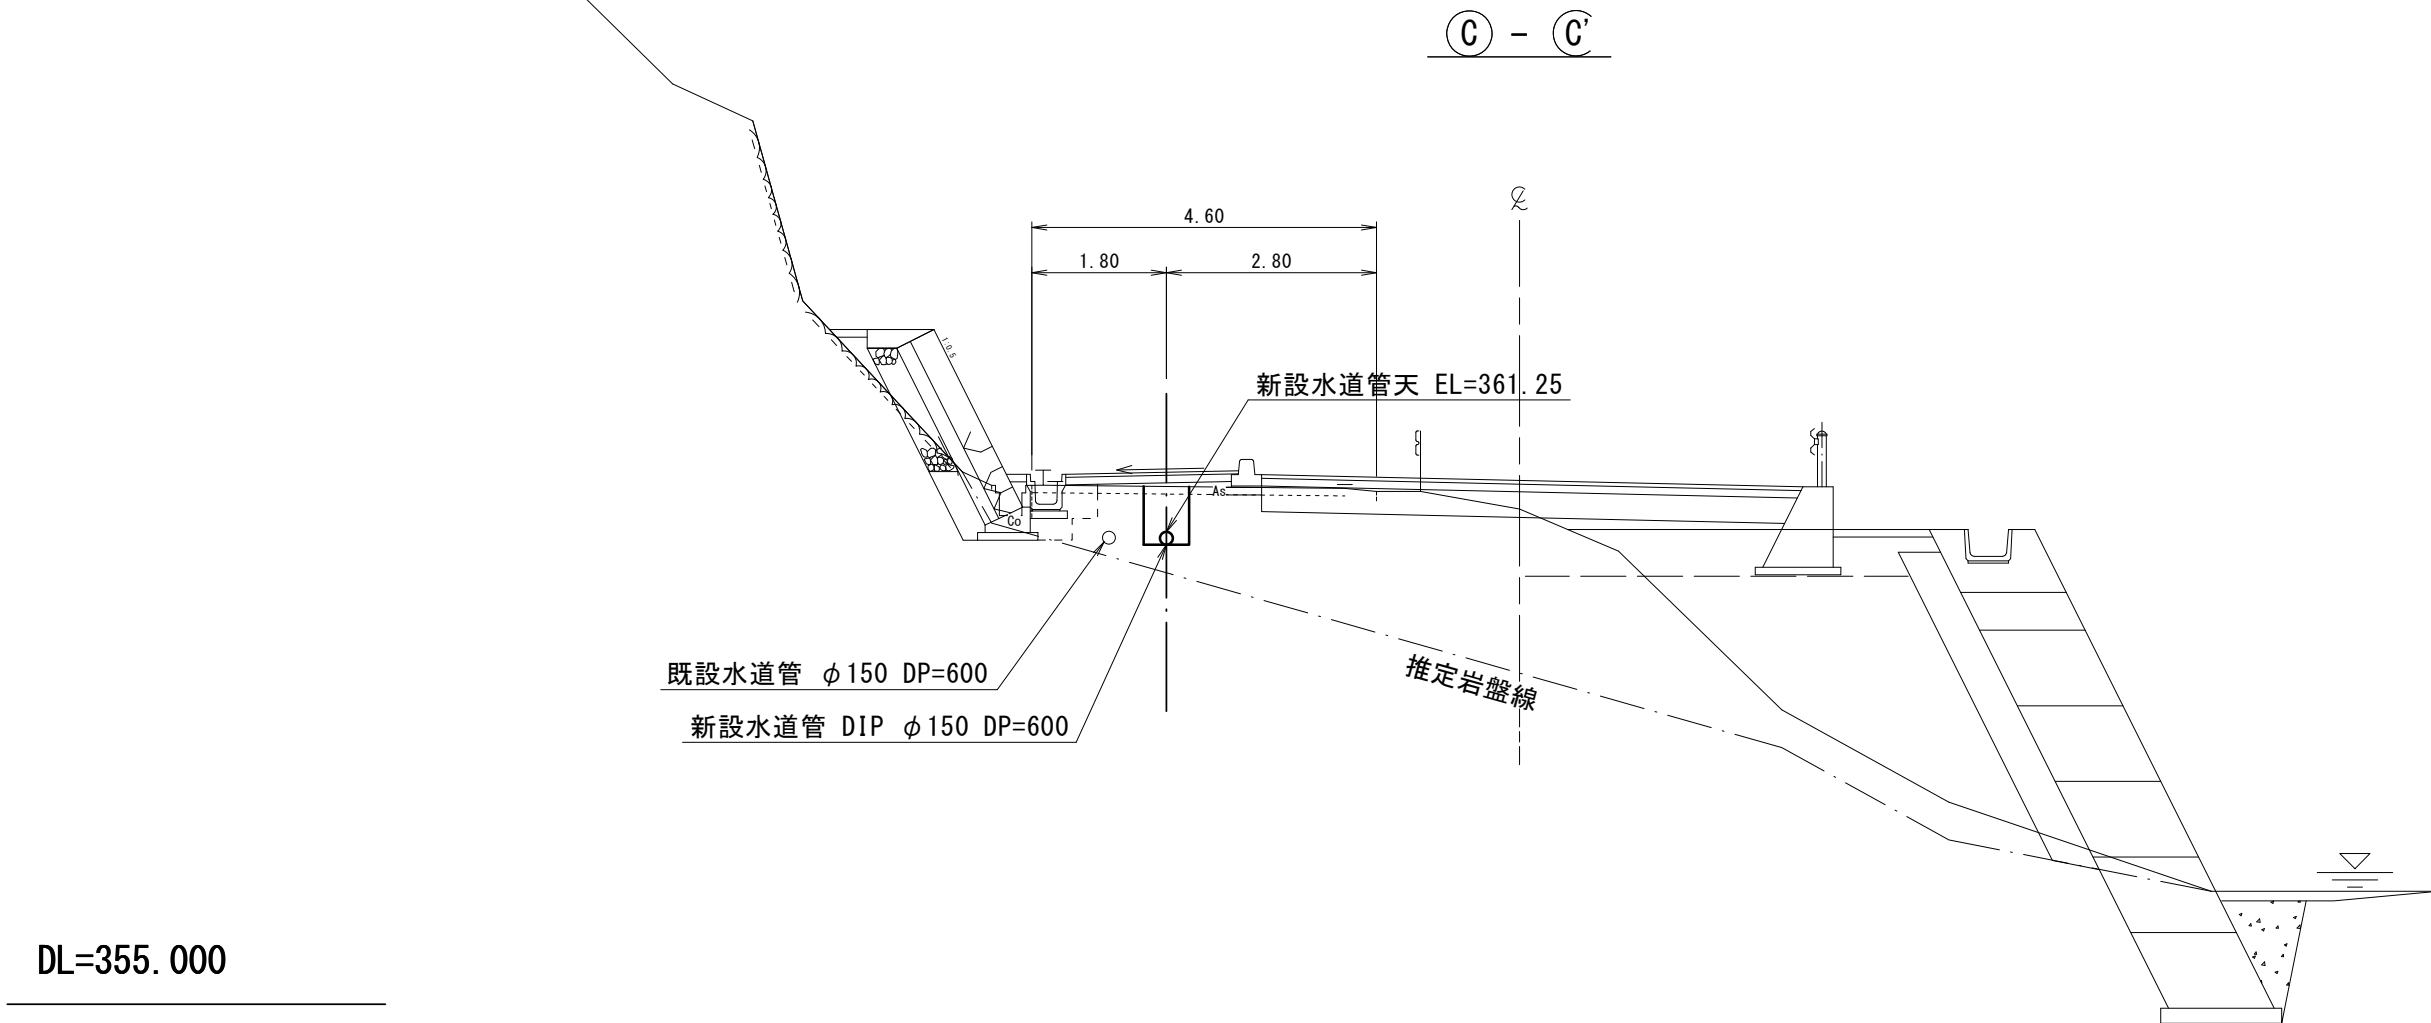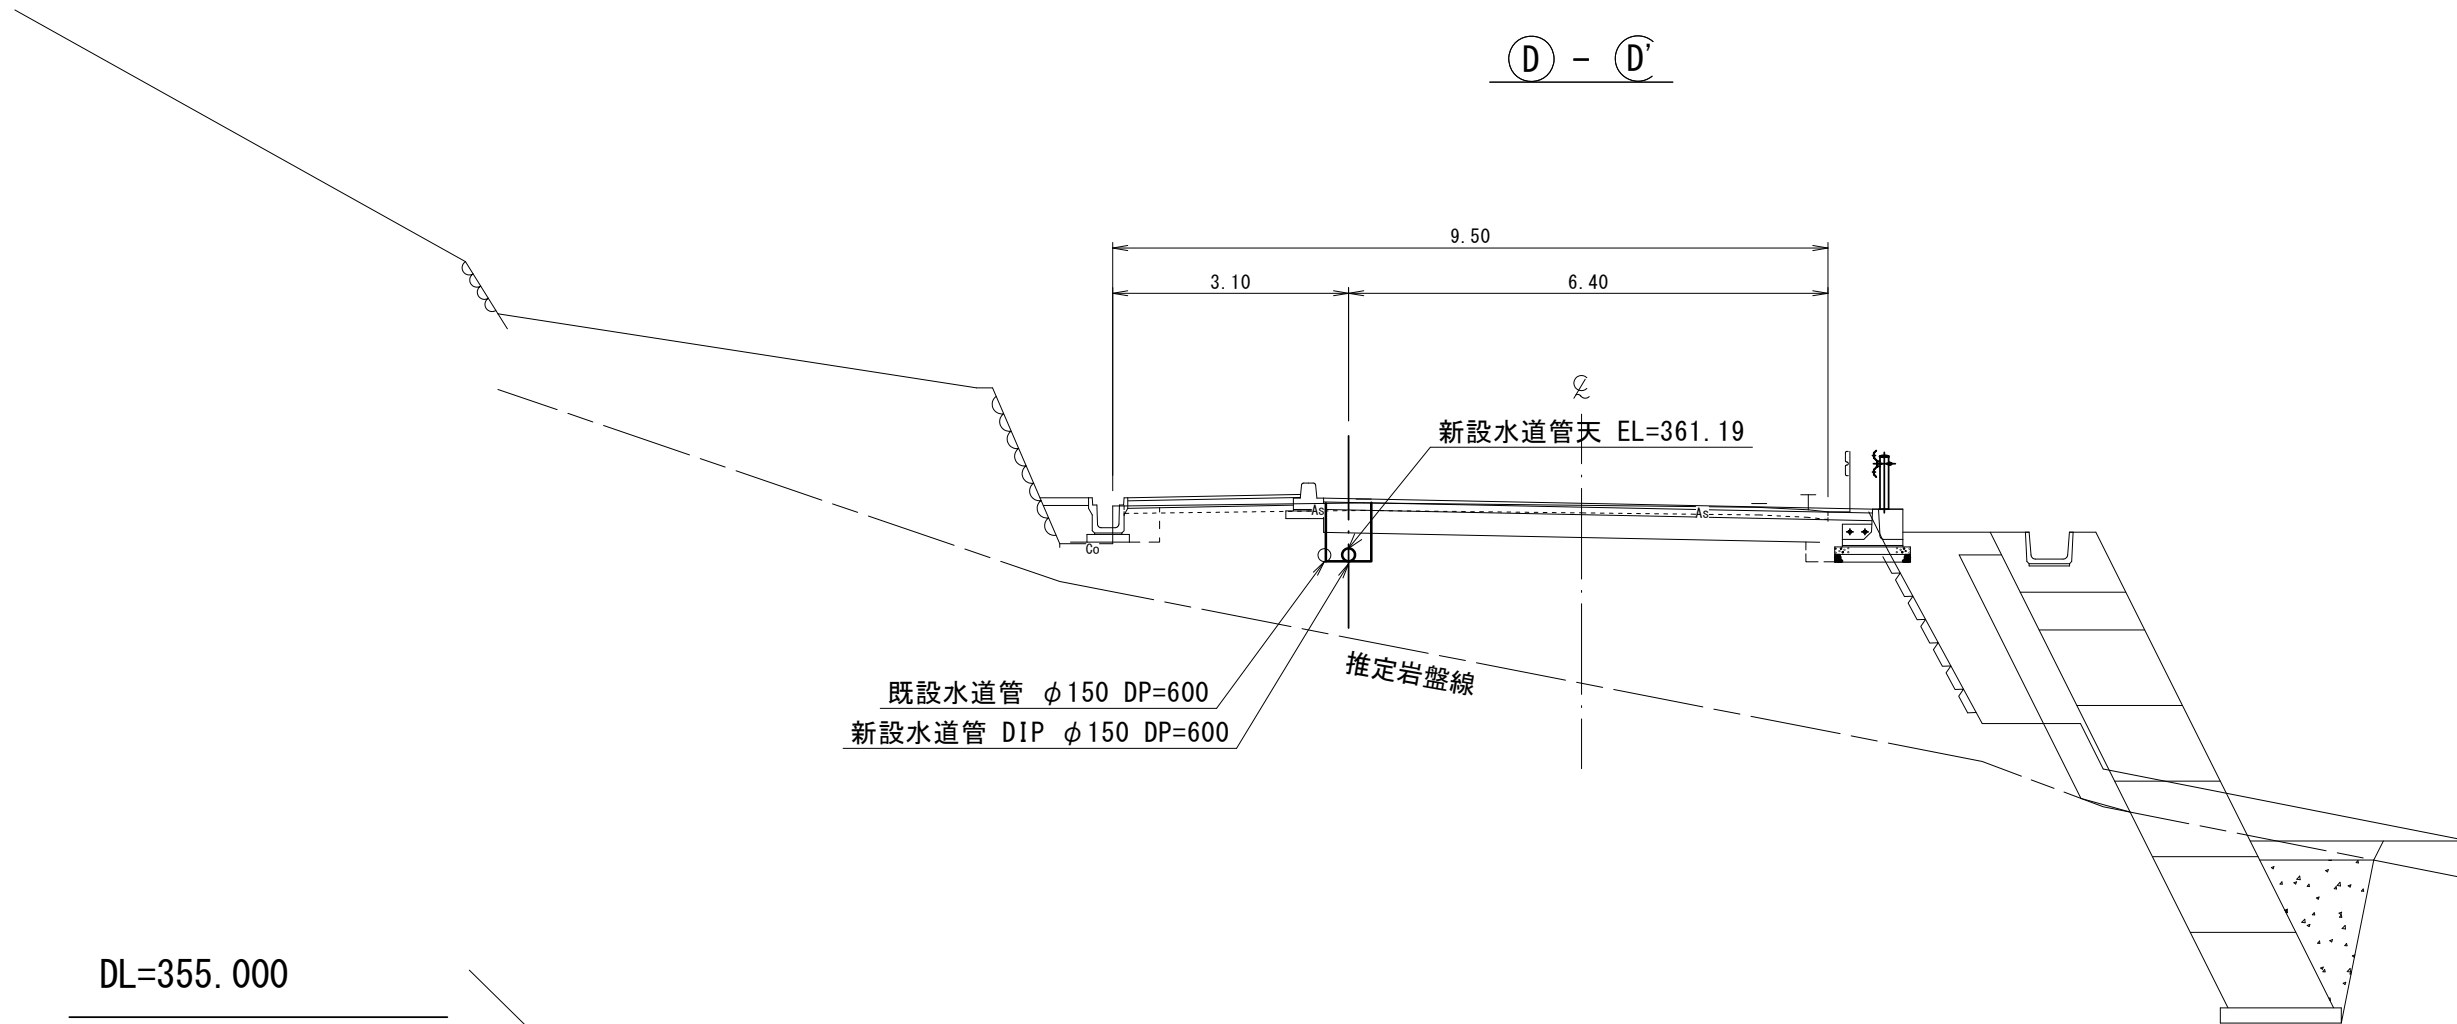

※この図面はA2サイズを原寸とする。


津 市 上 下 水 道 事 業 局			
工 事 名	令和7年度水整第2号 道路整備事業に伴う 美杉町太郎生地内配水管移設工事		
図面の種類	横 断 面 図 (2/2)		
縮 尺	図 示	図面番号	3/7
受注者名			

管布設高については基準高で管理すること


設計図

土工定規図


S=1 : 20

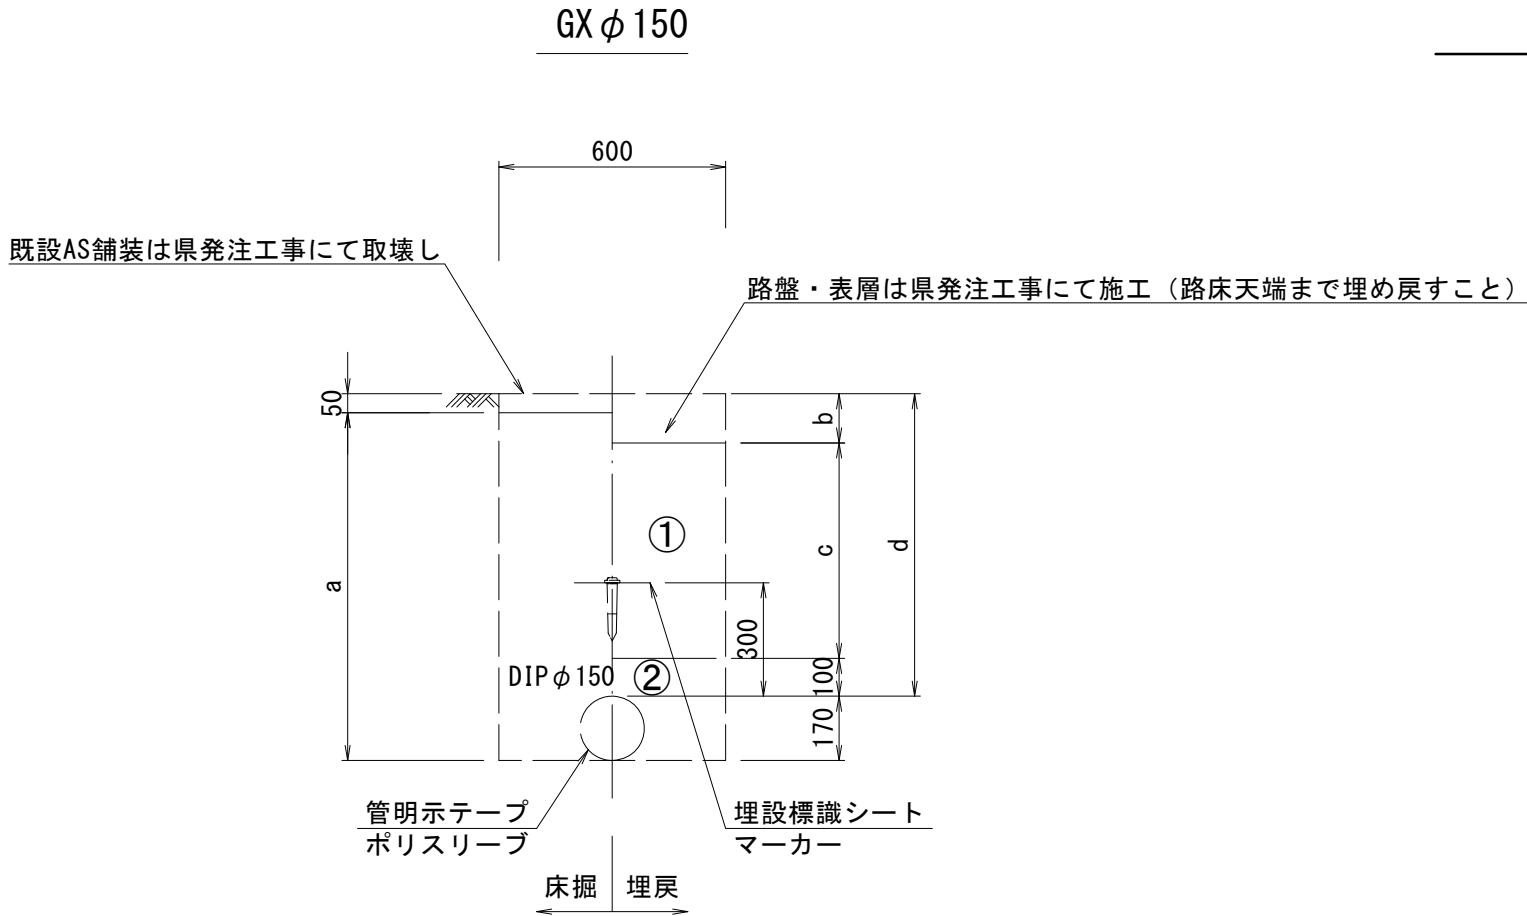

φ150				
土被り	a	b	c	d
600	720	130	370	600

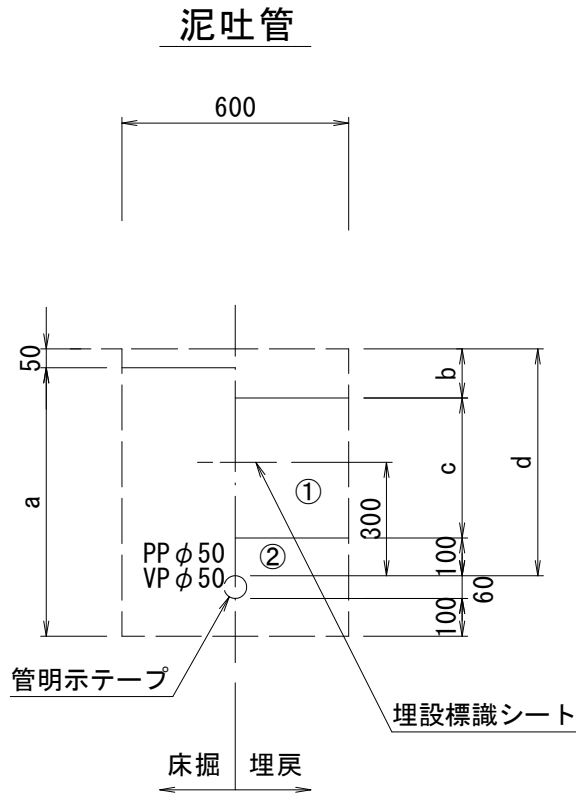


φ50				
土被り	a	b	c	d
600	550	130	370	600

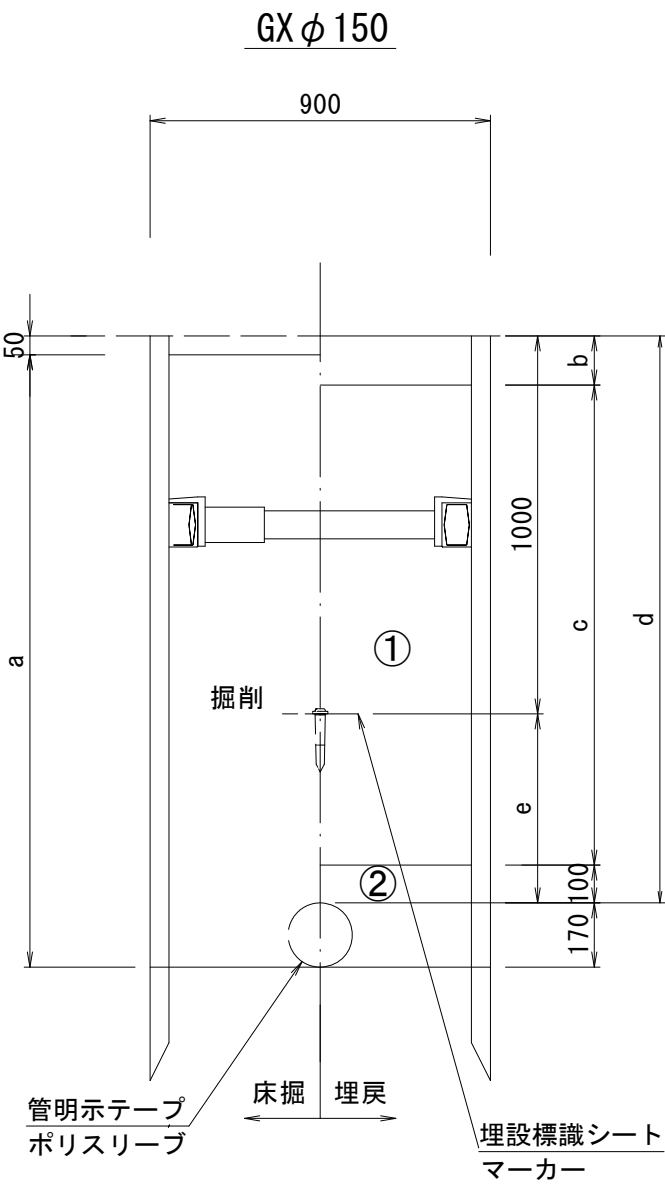

φ150					
土被り	a	b	c	d	e
1500	1620	130	1270	1500	500

既設管撤去

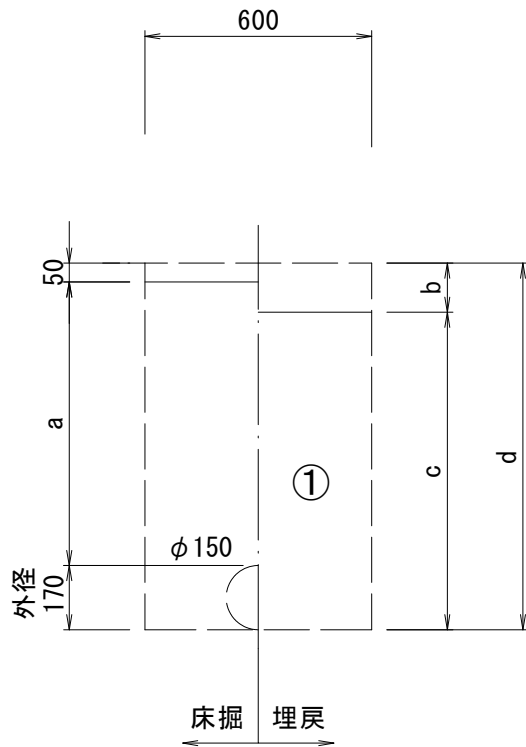

φ150				
土被り	a	b	c	d
600	550	130	640	770
800	750	130	840	970
900	850	130	940	1070

- ①・・・再生砕石（RC-40）
- ②・・・管基礎用砂（埋戻し用砂）

※この図面はA2サイズを原寸とする。

津市上下水道事業局			
工事名	令和7年度水整第2号 道路整備事業に伴う 美杉町太郎生地内配水管移設工事		
図面の種類	土工定規図		
縮尺	図示	図面番号	4/7
受注者名			


管布設高については基準高で管理すること

土 留 工 標 準 図 (参考)

(軽量金属支保材使用の場合)


平 面 図

S=1/20

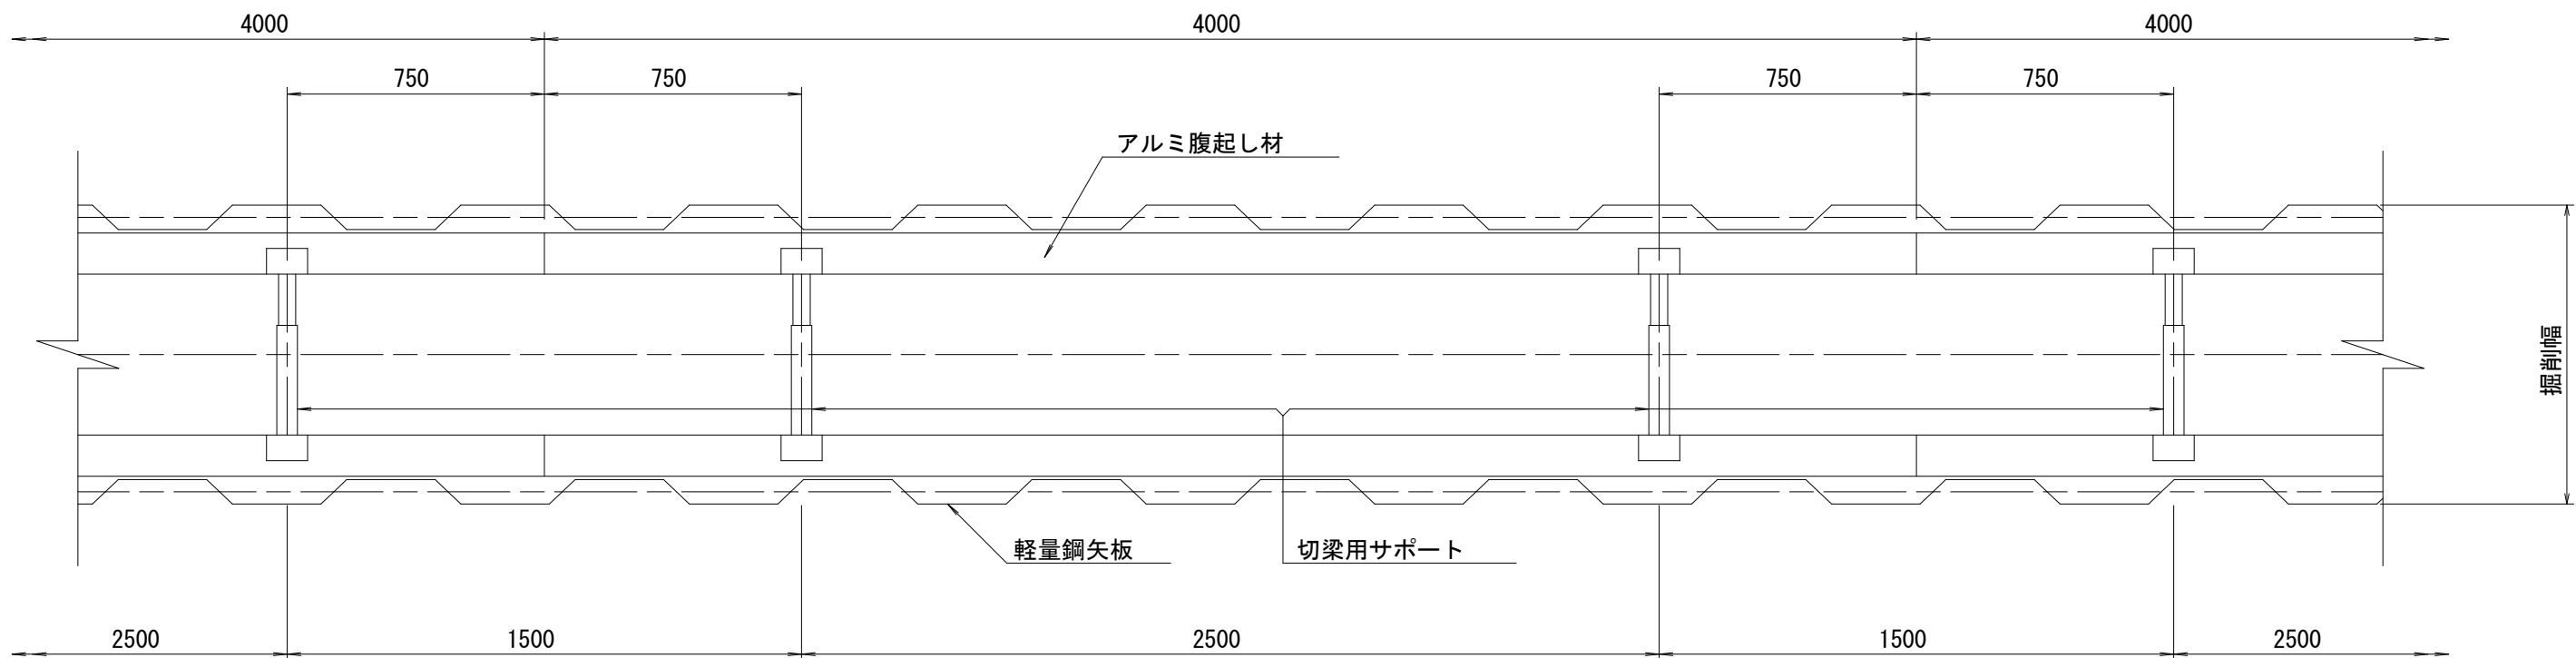


断 面 図

S=1/20

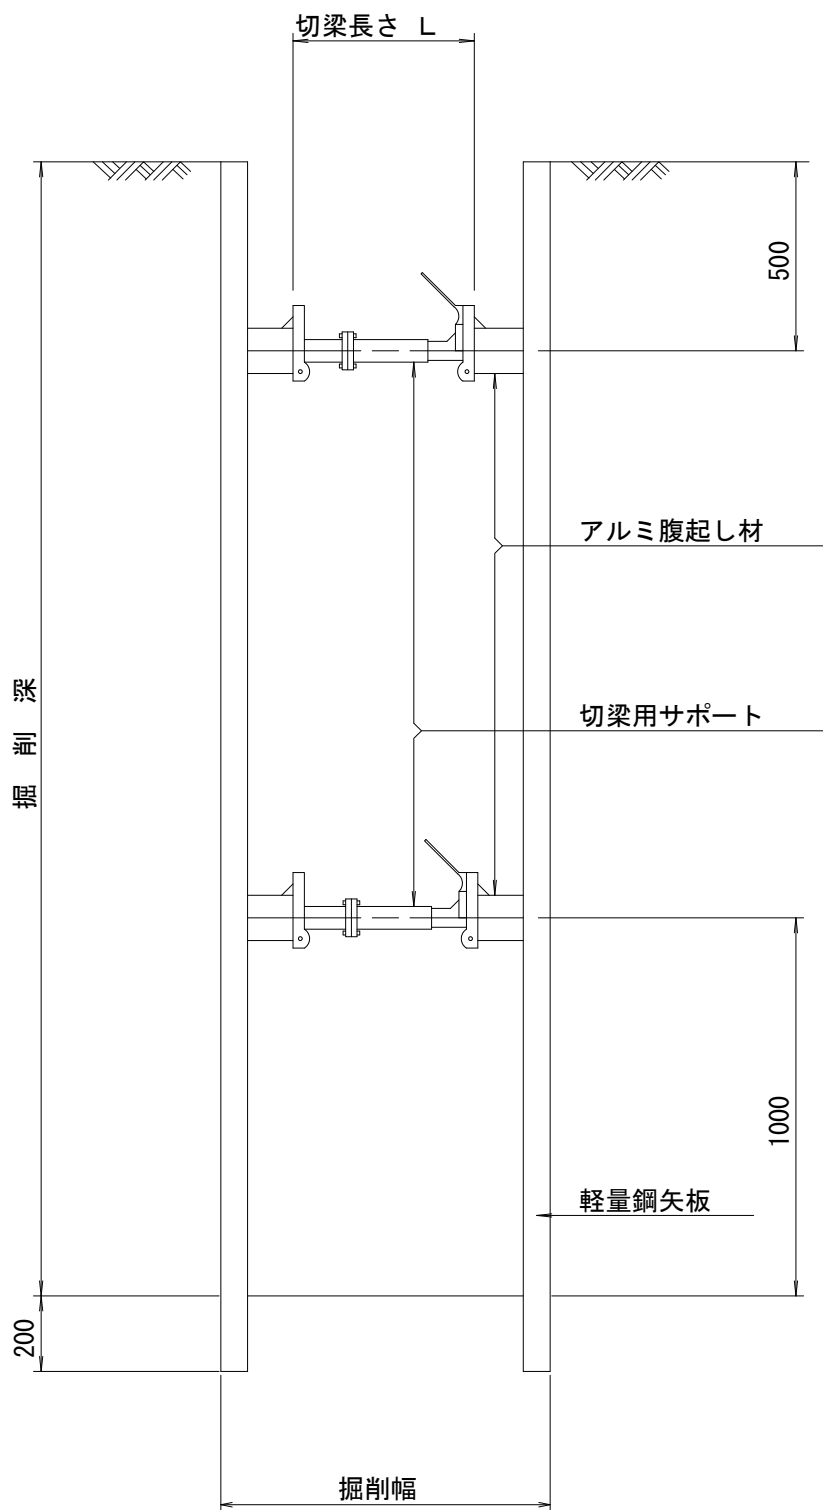

軽量鋼矢板 標準図

S=1/5

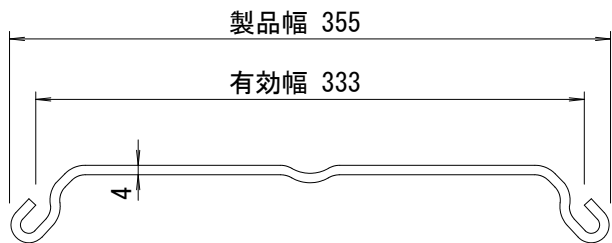

支保工段数表

掘削深 (m)	矢板長 (m)	支保工段数 (段)
$1.5 < H \leq 1.8$	2.0	1
$1.8 < H \leq 2.0$	2.5	1
$2.0 < H \leq 2.3$	2.5	2
$2.3 < H \leq 2.8$	3.0	2
$2.8 < H \leq 3.3$	3.5	2
$3.3 < H \leq 3.5$	4.0	2
$3.5 < H \leq 3.8$	4.0	3

(参 考)

※この図面はA 2サイズを原寸とする。

津 市 上 下 水 道 事 業 局			
工 事 名	令和7年度水整第2号 道路整備事業に伴う 美杉町太郎生地内配水管移設工事		
図面の種類	土留工標準図 (軽量金属支保材使用の場合)		
縮 尺	図示	図面番号	5/7
受注者名			



設 計 図

配管詳細図(1/2)

S=1:200


A部詳細図

1:100

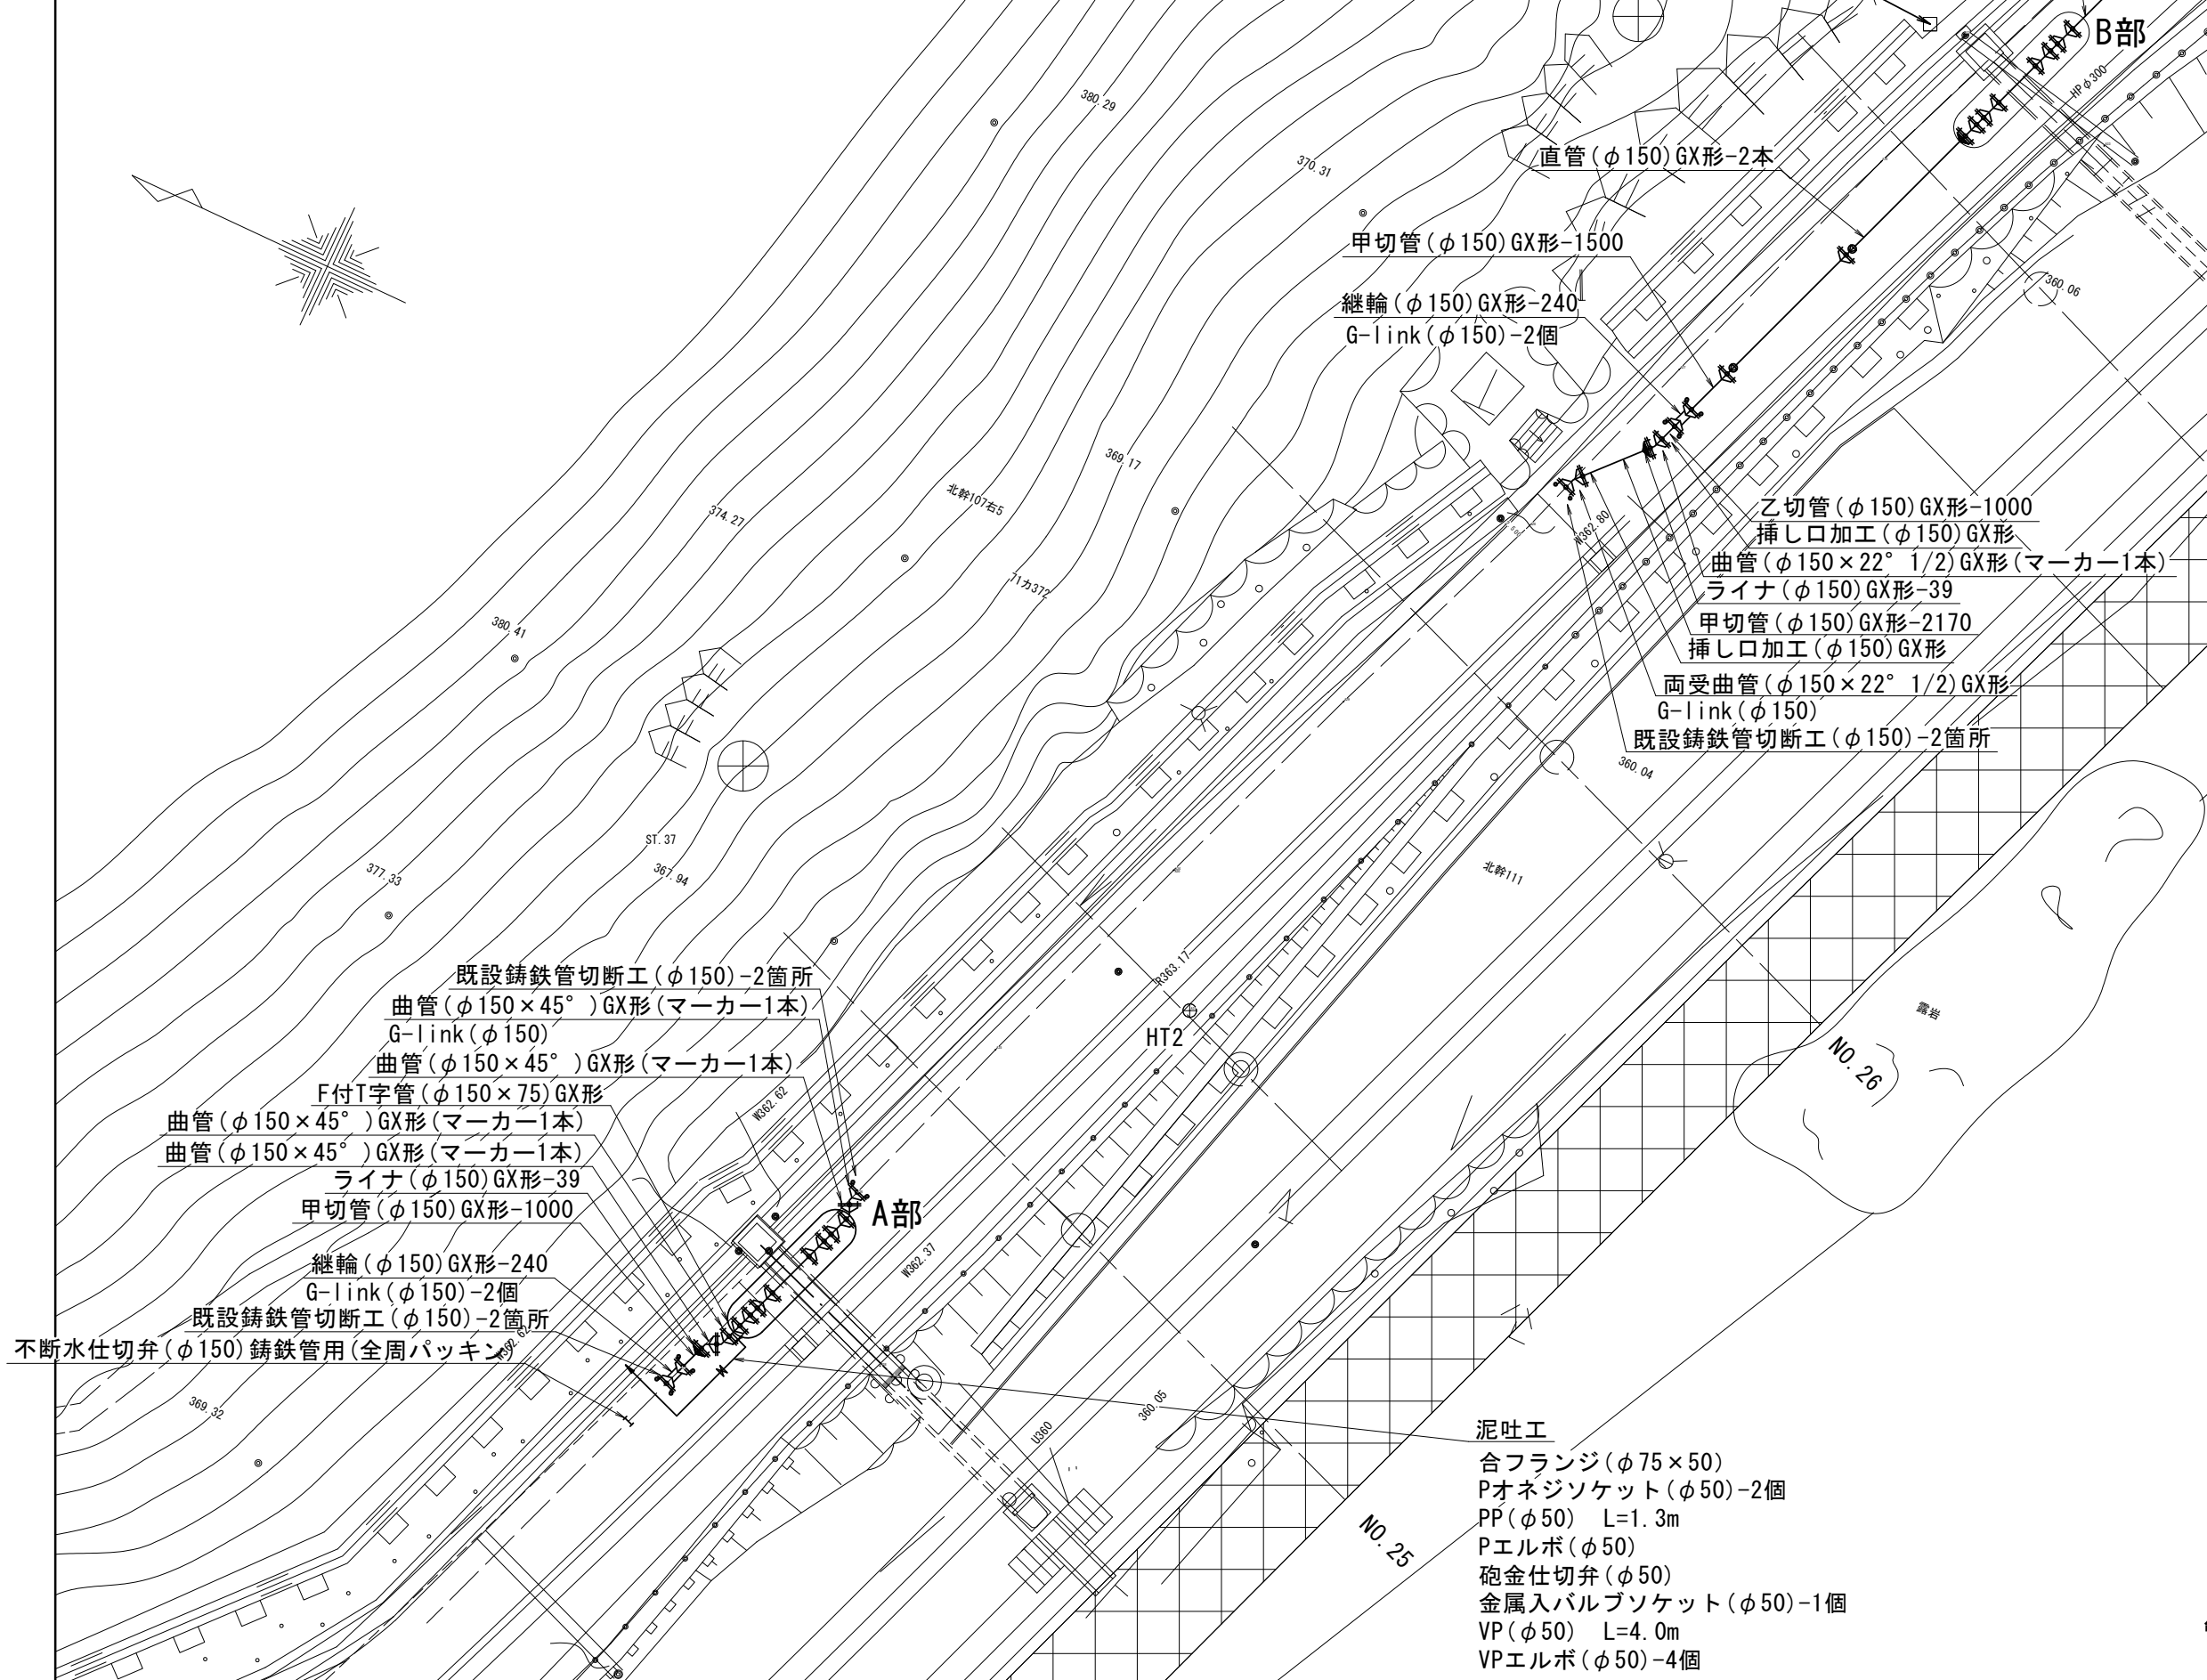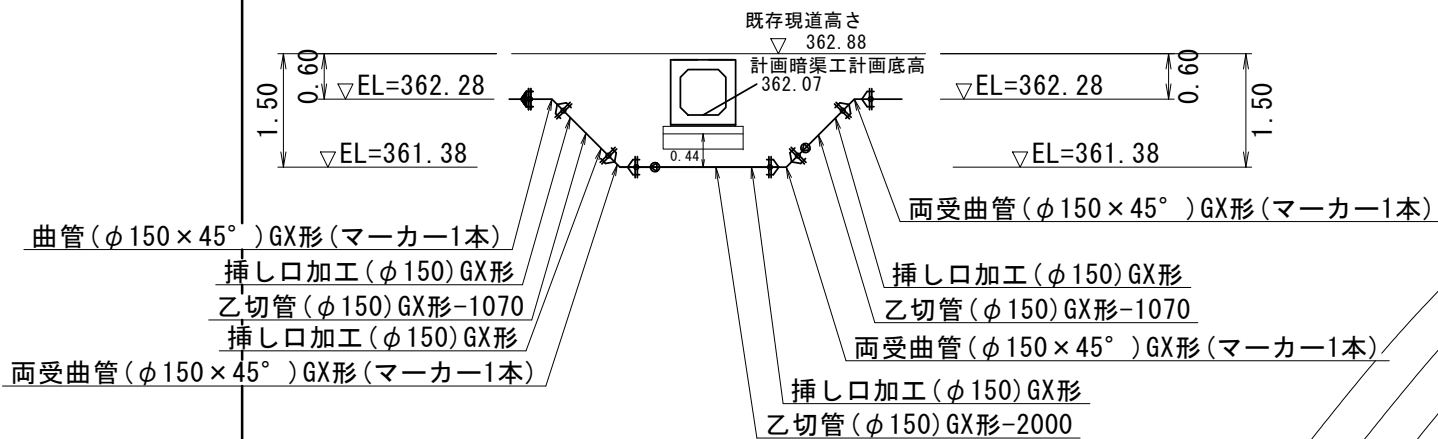

B部詳細図

1:100

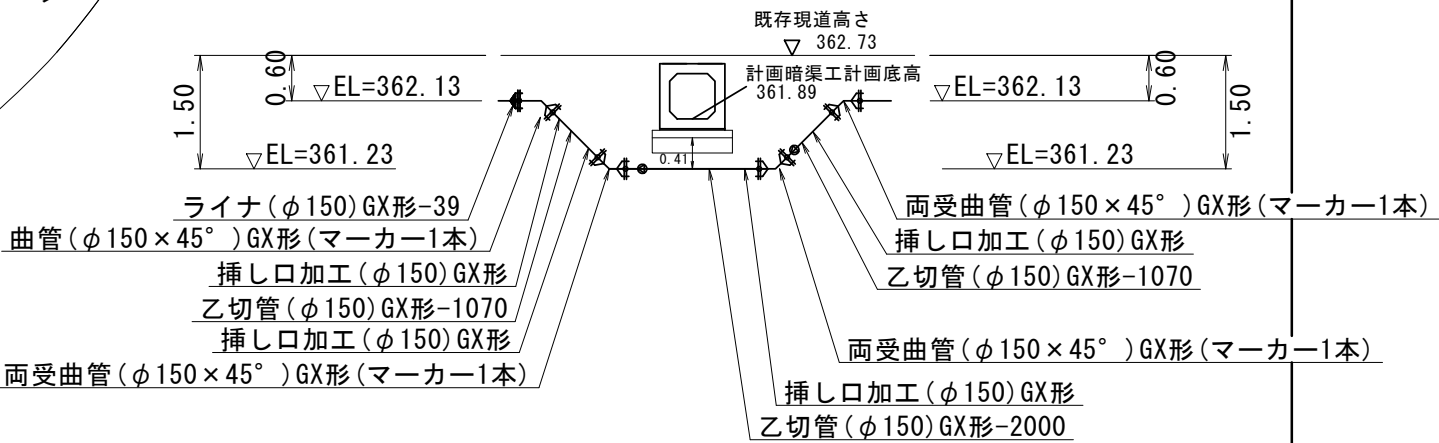

占用物件凡例

線 種	名 称
——	水道管(新設)
---	既設水道管

※この図面はA2サイズを原寸とする。


津市上下水道事業局			
工 事 名	令和7年度水整第2号 道路整備事業に伴う 美杉町太郎生地内配水管移設工事		
図面の種類	配管詳細図(1/2)		
縮 尺	図示	図面番号	6/7
受注者名			

管布設高については基準高で管理すること

設計図

配管詳細図(2/2)


S=1:200

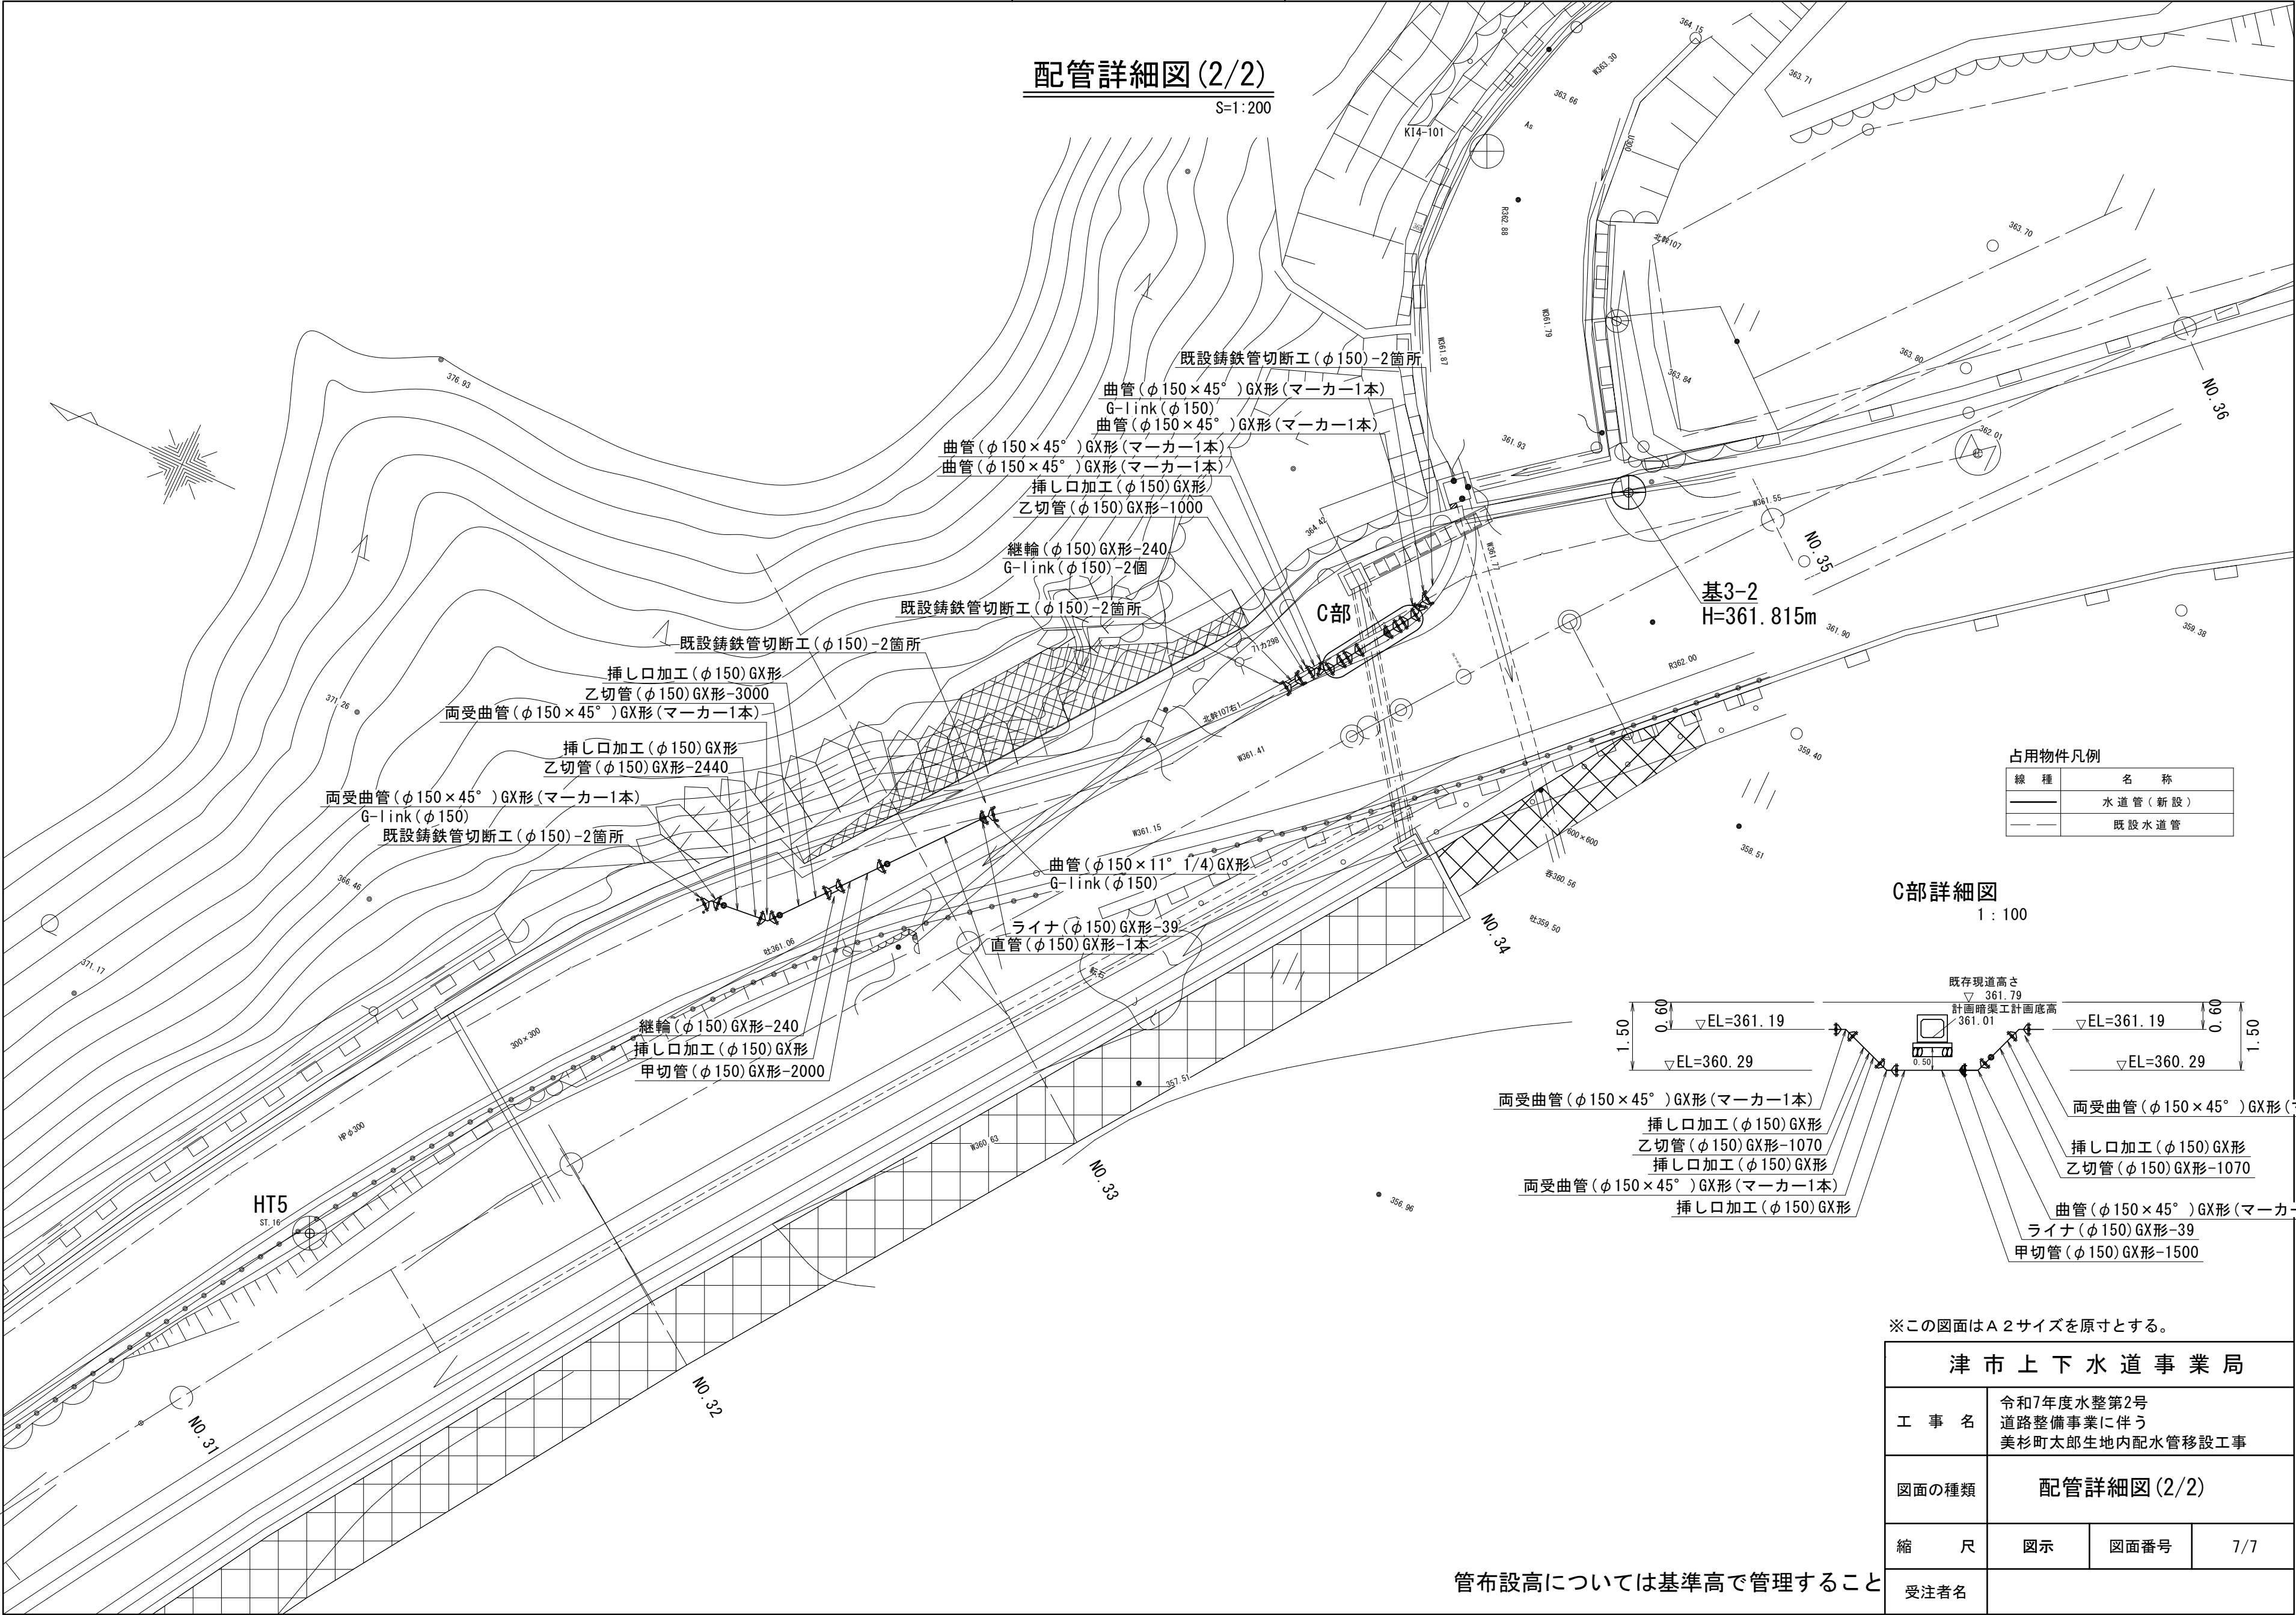

占用物件凡例	
線 種	名 称
	水道管(新設)
	既設水道管

C部詳細図

1:100

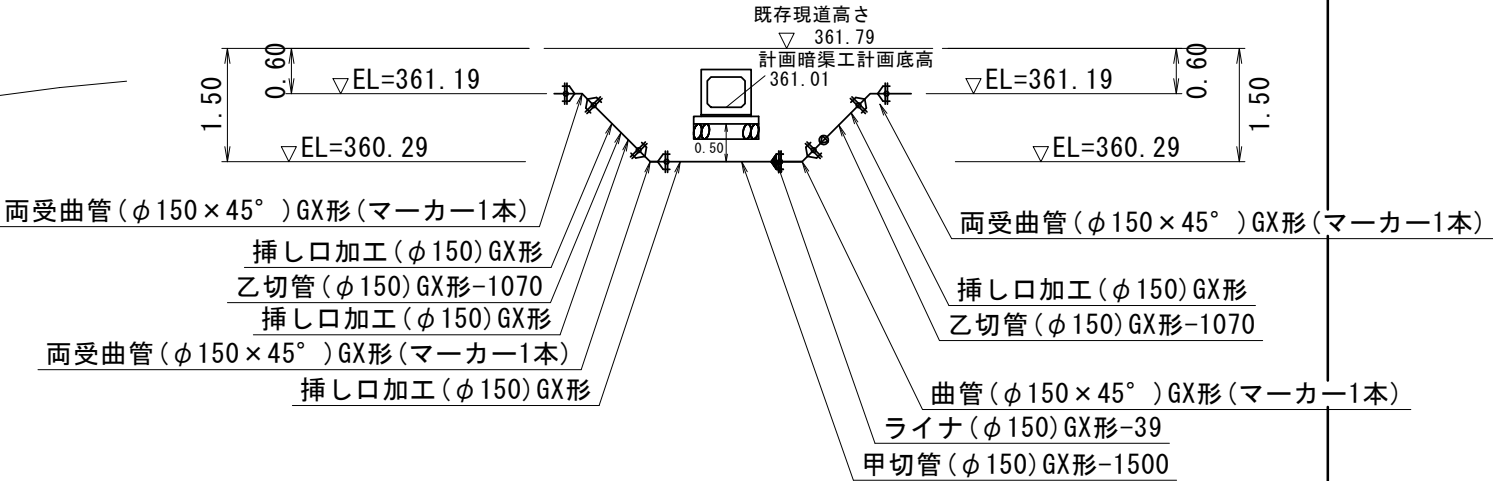

※この図面はA2サイズを原寸とする。

津市上下水道事業局			
工 事 名	令和7年度水整第2号 道路整備事業に伴う 美杉町太郎生地内配水管移設工事		
	配管詳細図(2/2)		
縮 尺	図示	図面番号	7/7
受注者名			

管布設高については基準高で管理すること