


S=1 : 500

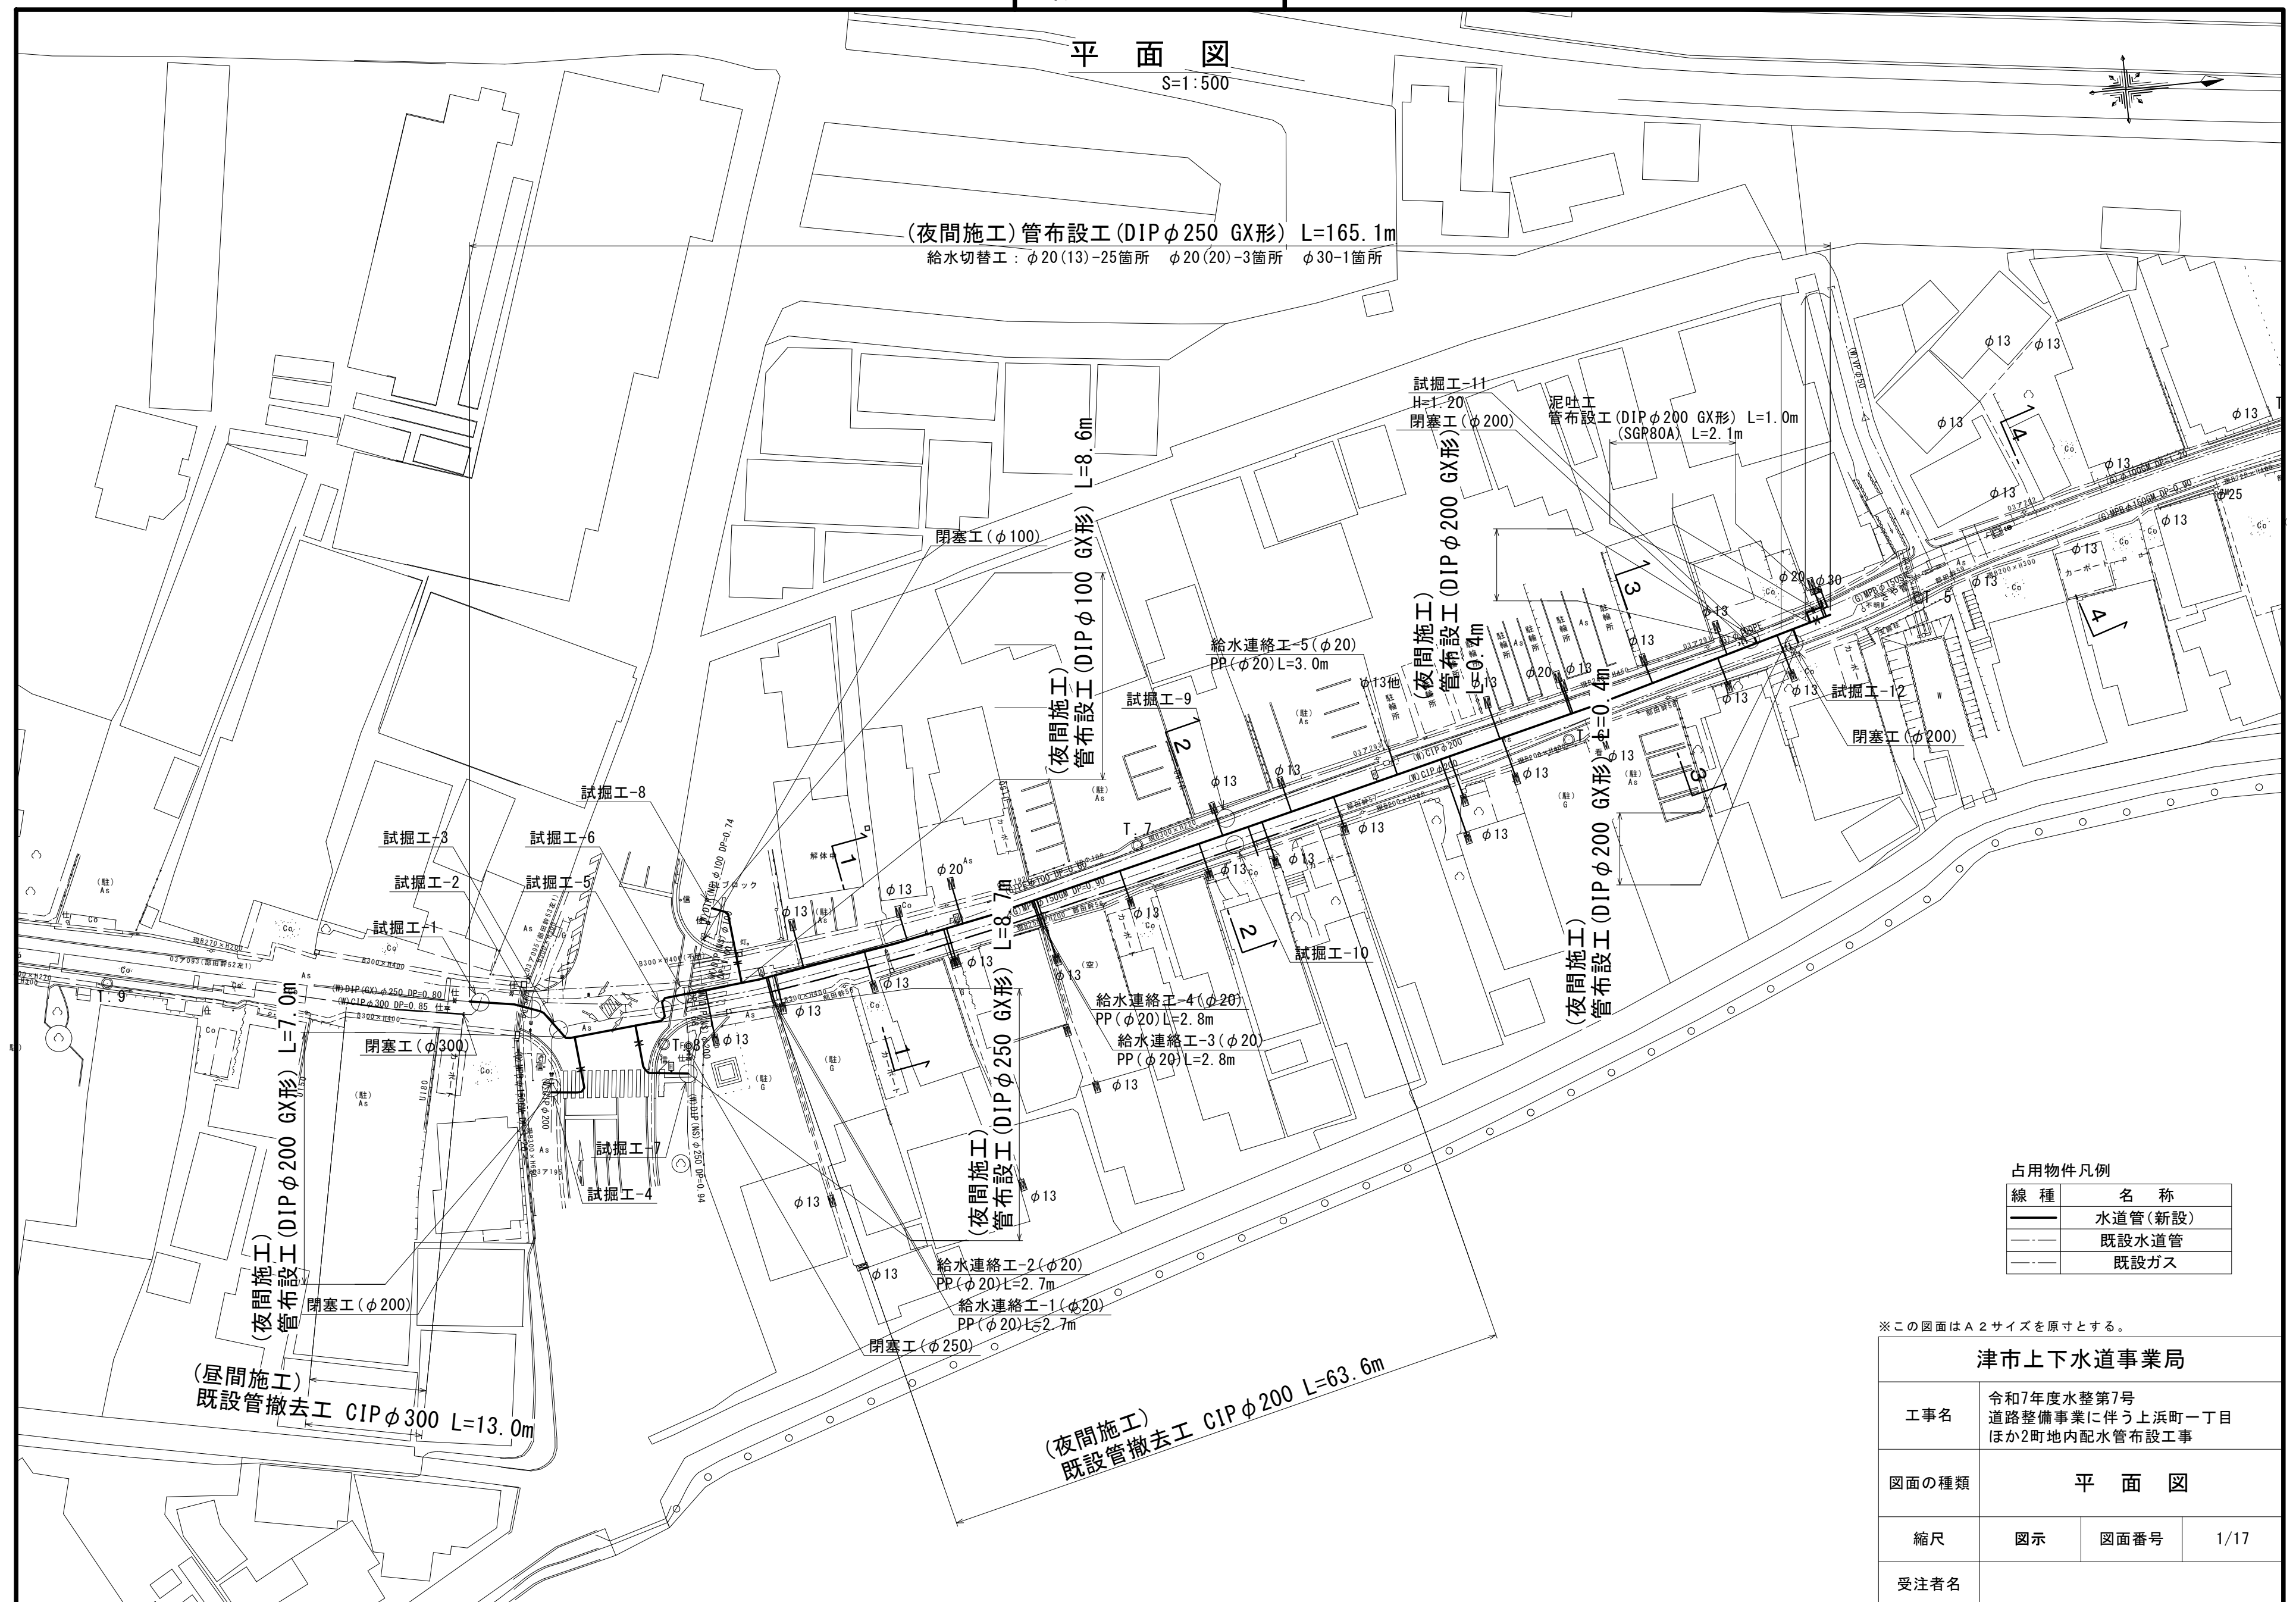

占用物件凡例	
線 種	名 称
—	水道管(新設)
— · — · —	既設水道管
— · — · —	既設ガス

※この図面はA2サイズを原寸とする。


津市上下水道事業局			
工事名	令和7年度水整第7号 道路整備事業に伴う上浜町一丁目 ほか2町地内配水管布設工事		
図面の種類	平面図		
縮尺	図示	図面番号	1/17
受注者名			

設計図


横断面図

S=1:100


1-1

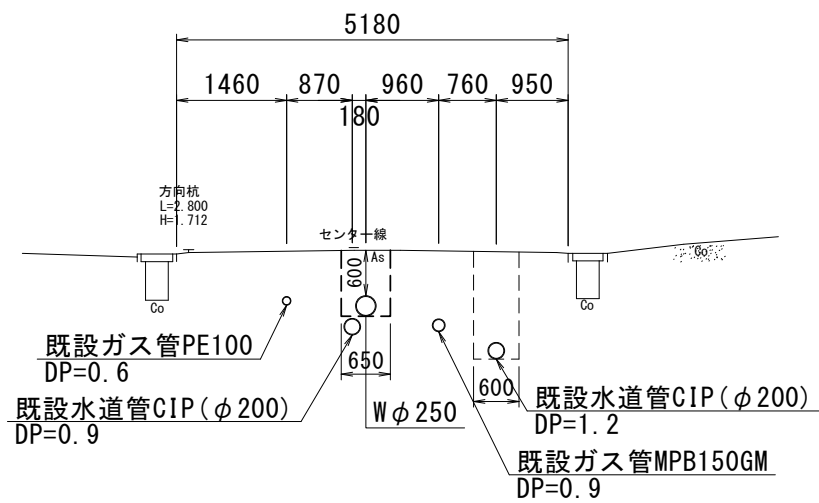

3-3

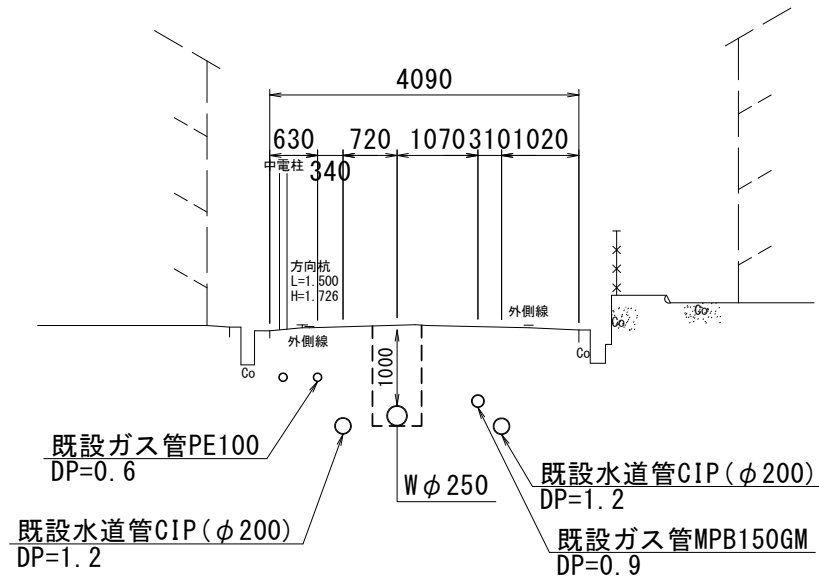

2-2

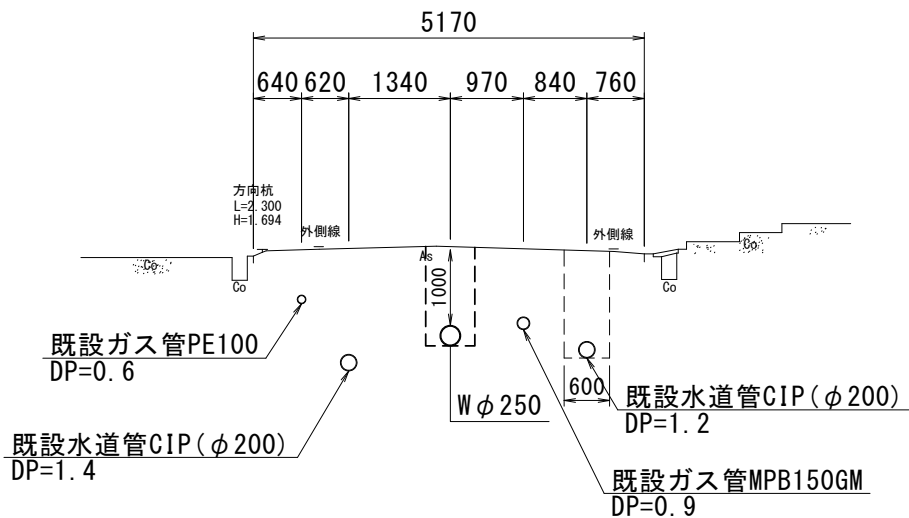


※この図面はA 2サイズを原寸とする。

津市上下水道事業局			
工事名	令和7年度水整第7号 道路整備事業に伴う上浜町一丁目 ほか2町地内配水管布設工事		
図面の種類	横断面図		
縮尺	図示	図面番号	2/17
受注者名			


設計図

土工定規図(1/6)


S=1 : 20

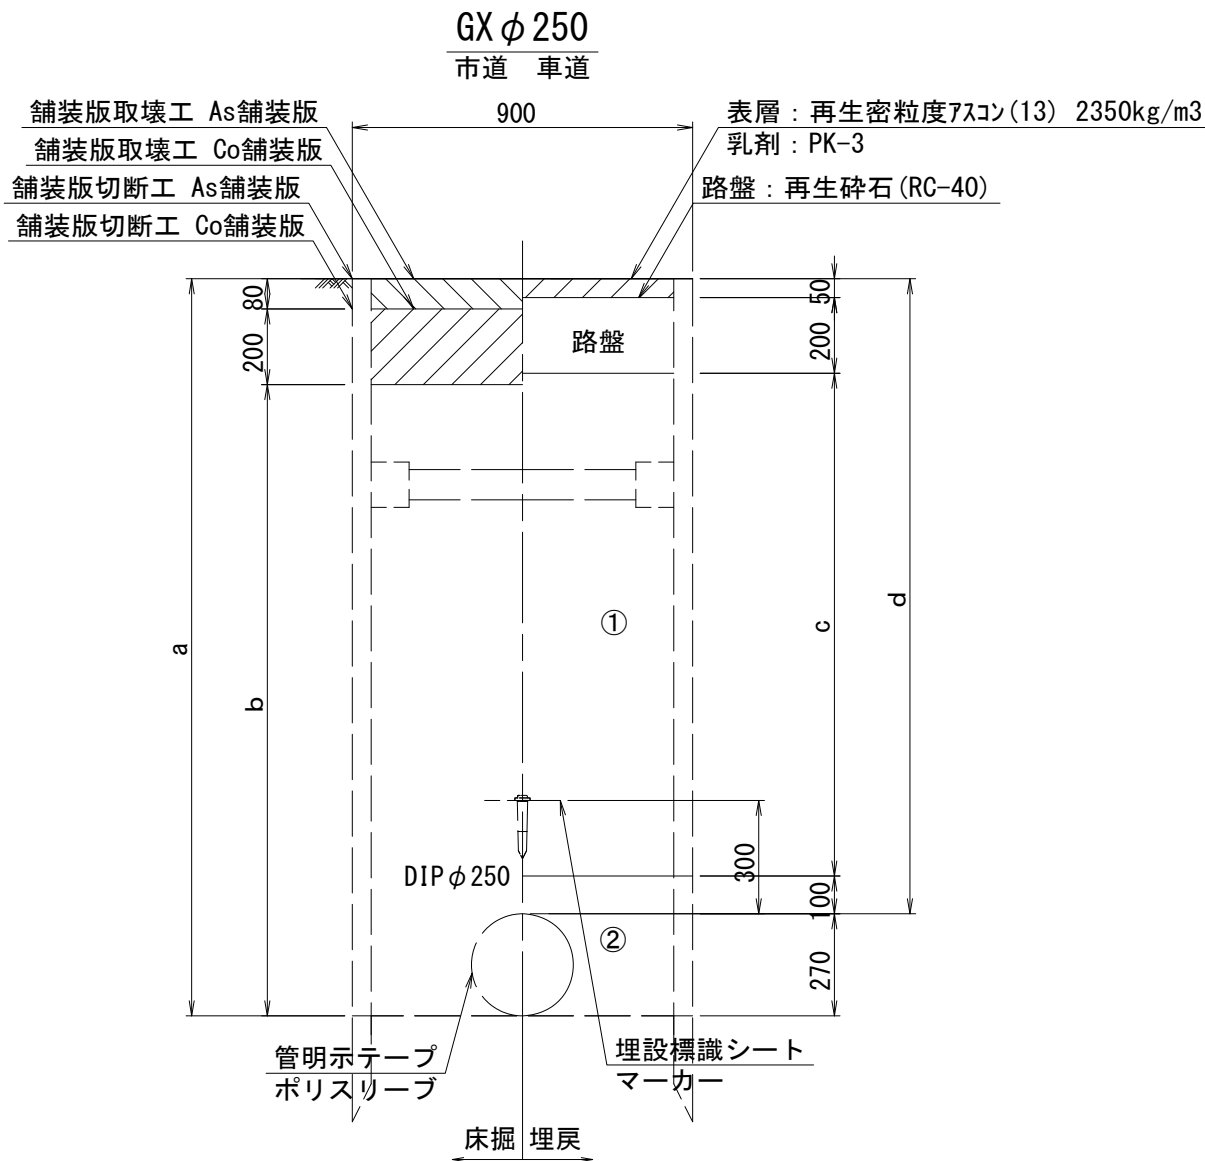


φ250				
土被り	a	b	c	d
1750	2020	1740	1400	1750

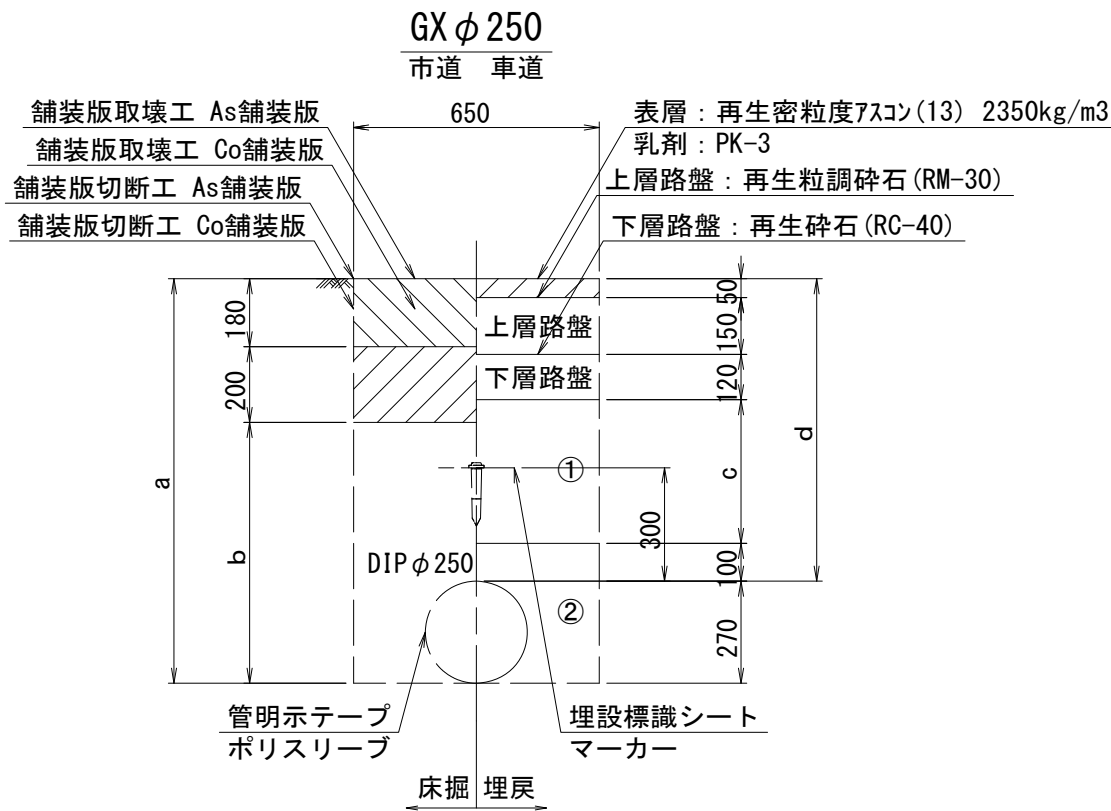

φ250	a	b	c	d
土被り				
950	1220	840	530	950
1200	1470	1090	780	1200

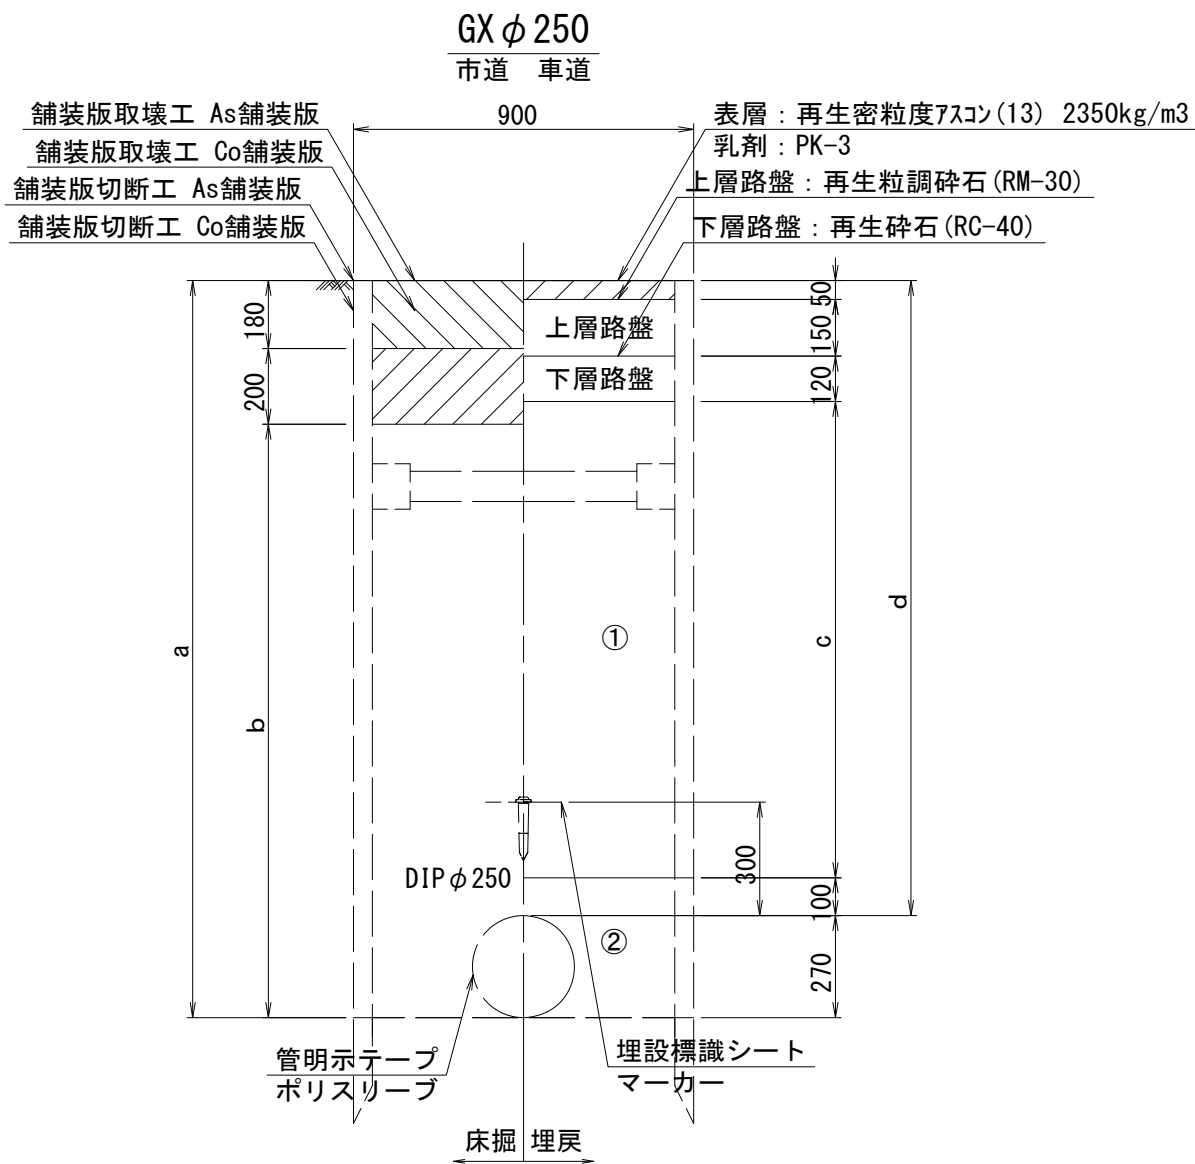

φ250	a	b	c	d
土被り				
1750	2020	1640	1330	1750

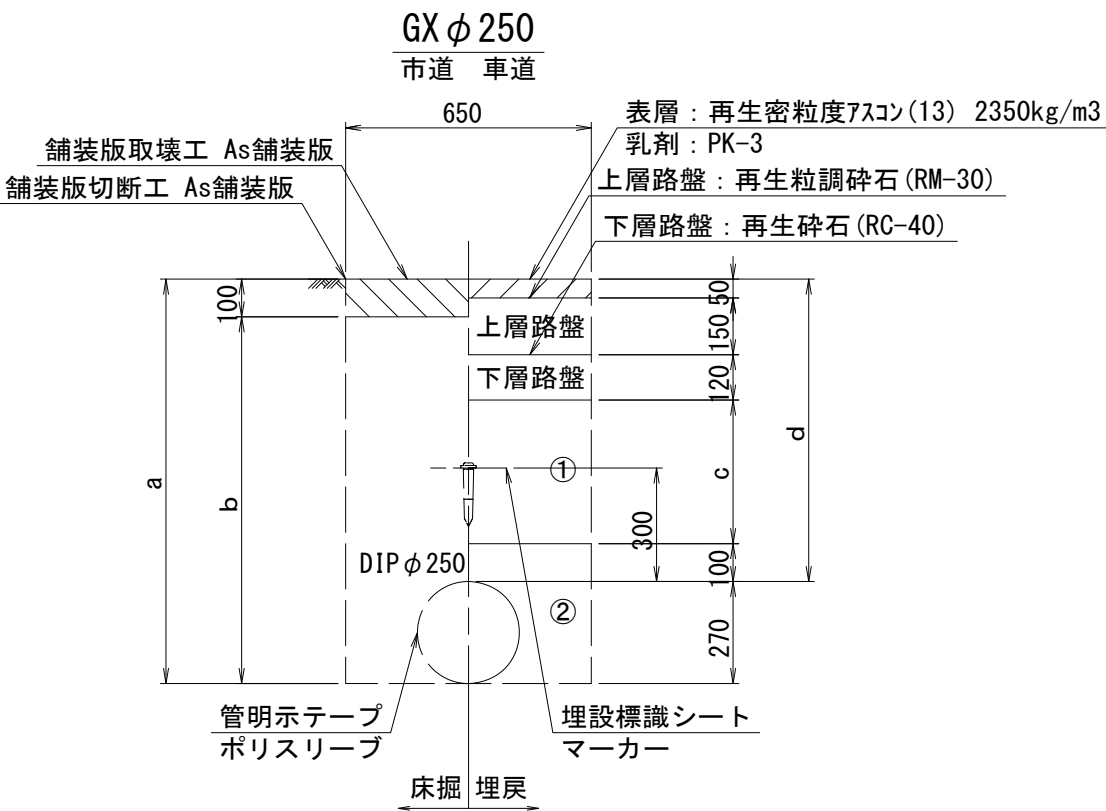

φ250	a	b	c	d
土被り				
950	1220	1120	530	950

- ①・・・再生碎石(RC-40)
- ②・・・管基礎用砂(埋戻し用砂)





※この図面はA2サイズを原寸とする。

津市上下水道事業局			
工事名	令和7年度水整第7号 道路整備事業に伴う上浜町一丁目 ほか2町地内配水管布設工事		
図面の種類	土工定規図(1/6)		
縮尺	図示	図面番号	3/17
受注者名			

設計図

土工定規図(2/6)

S=1：20

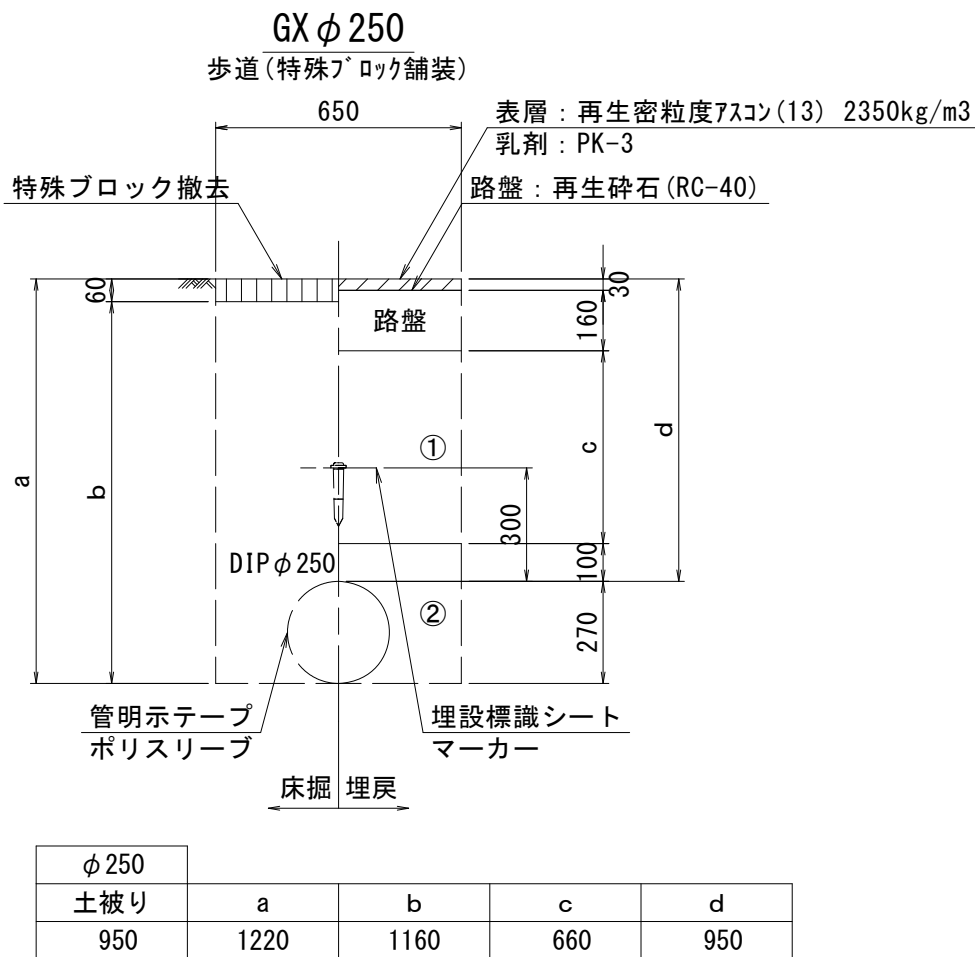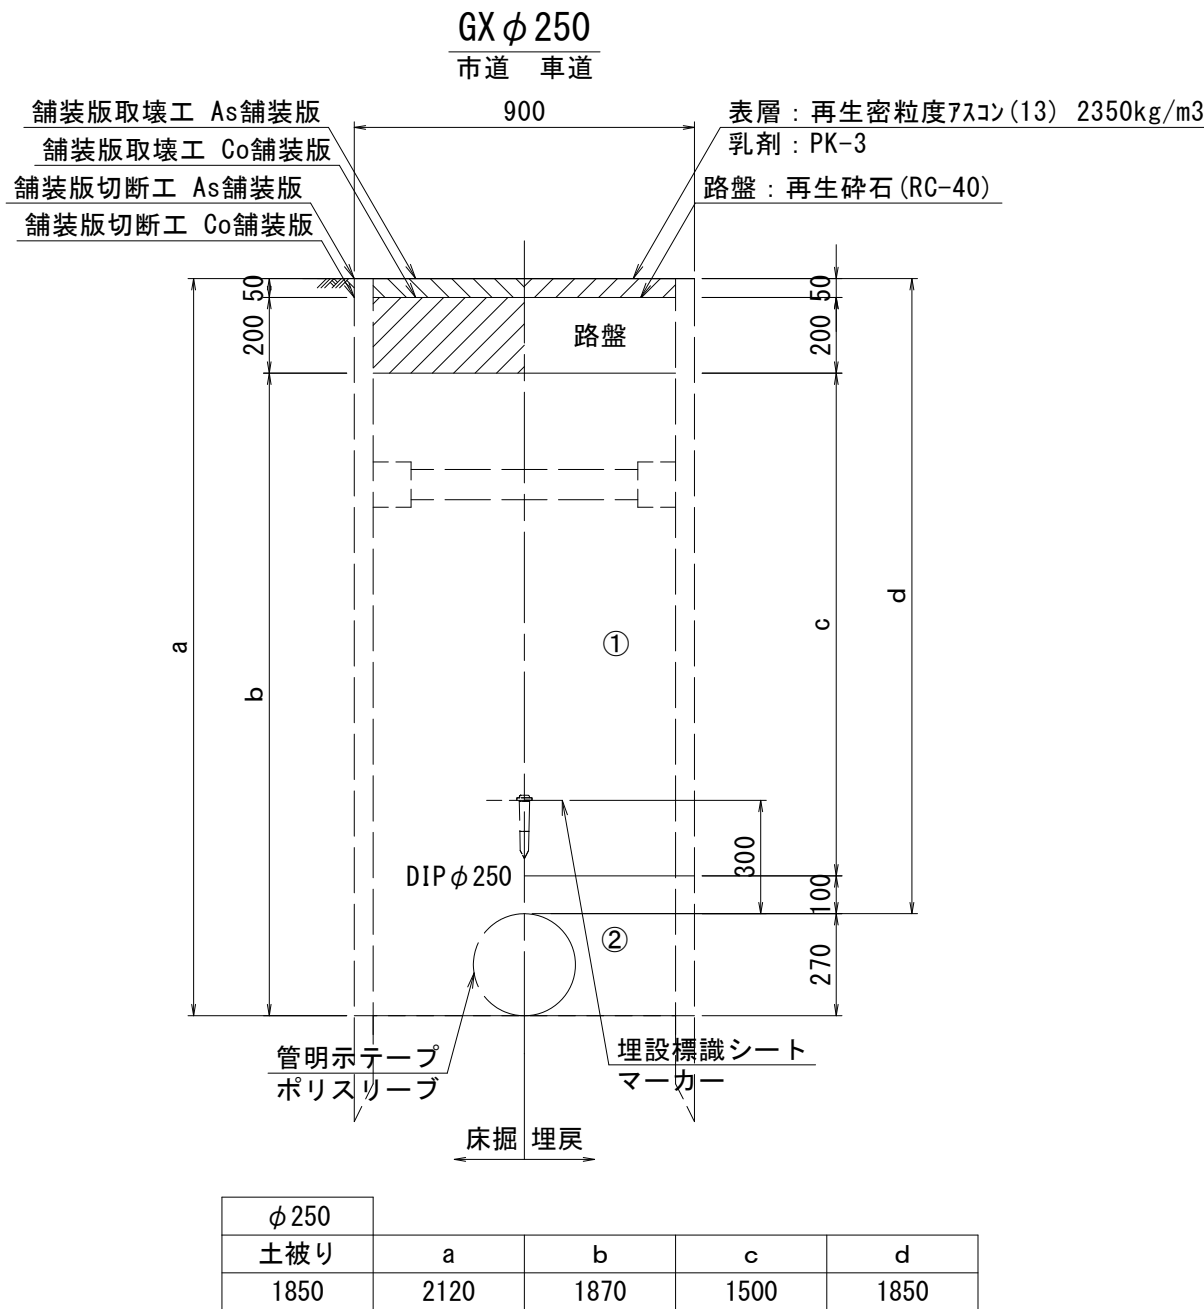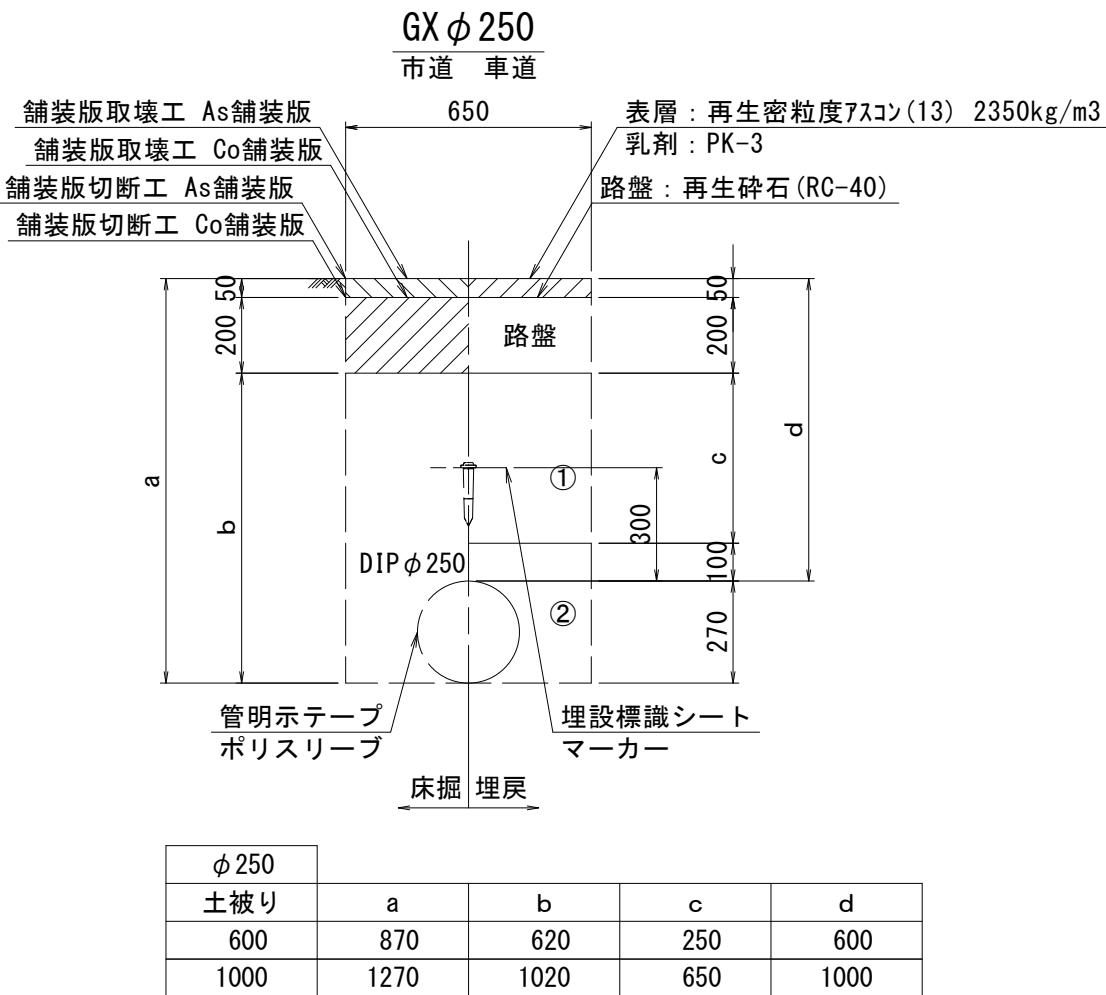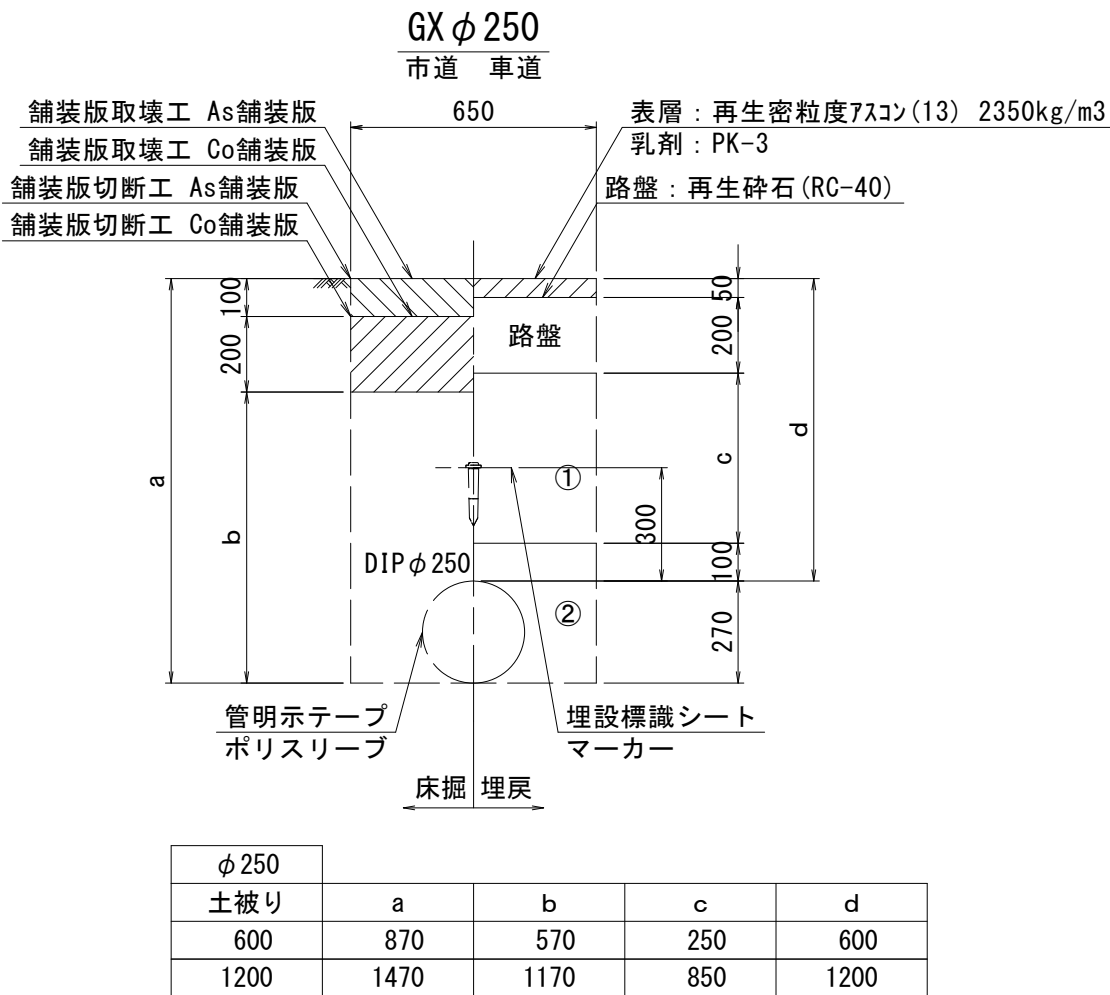

※この図面はA2サイズを原寸とする。






- ①・・・再生碎石(RC-40)
②・・・管基礎用砂(埋戻し用砂)

津市上下水道事業局			
工事名	令和7年度水整第7号 道路整備事業に伴う上浜町一丁目 ほか2町地内配水管布設工事		
図面の種類	土工定規図(2/6)		
縮尺	図示	図面番号	4/17
受注者名			

設計図

土工定規図(3/6)

S=1：20

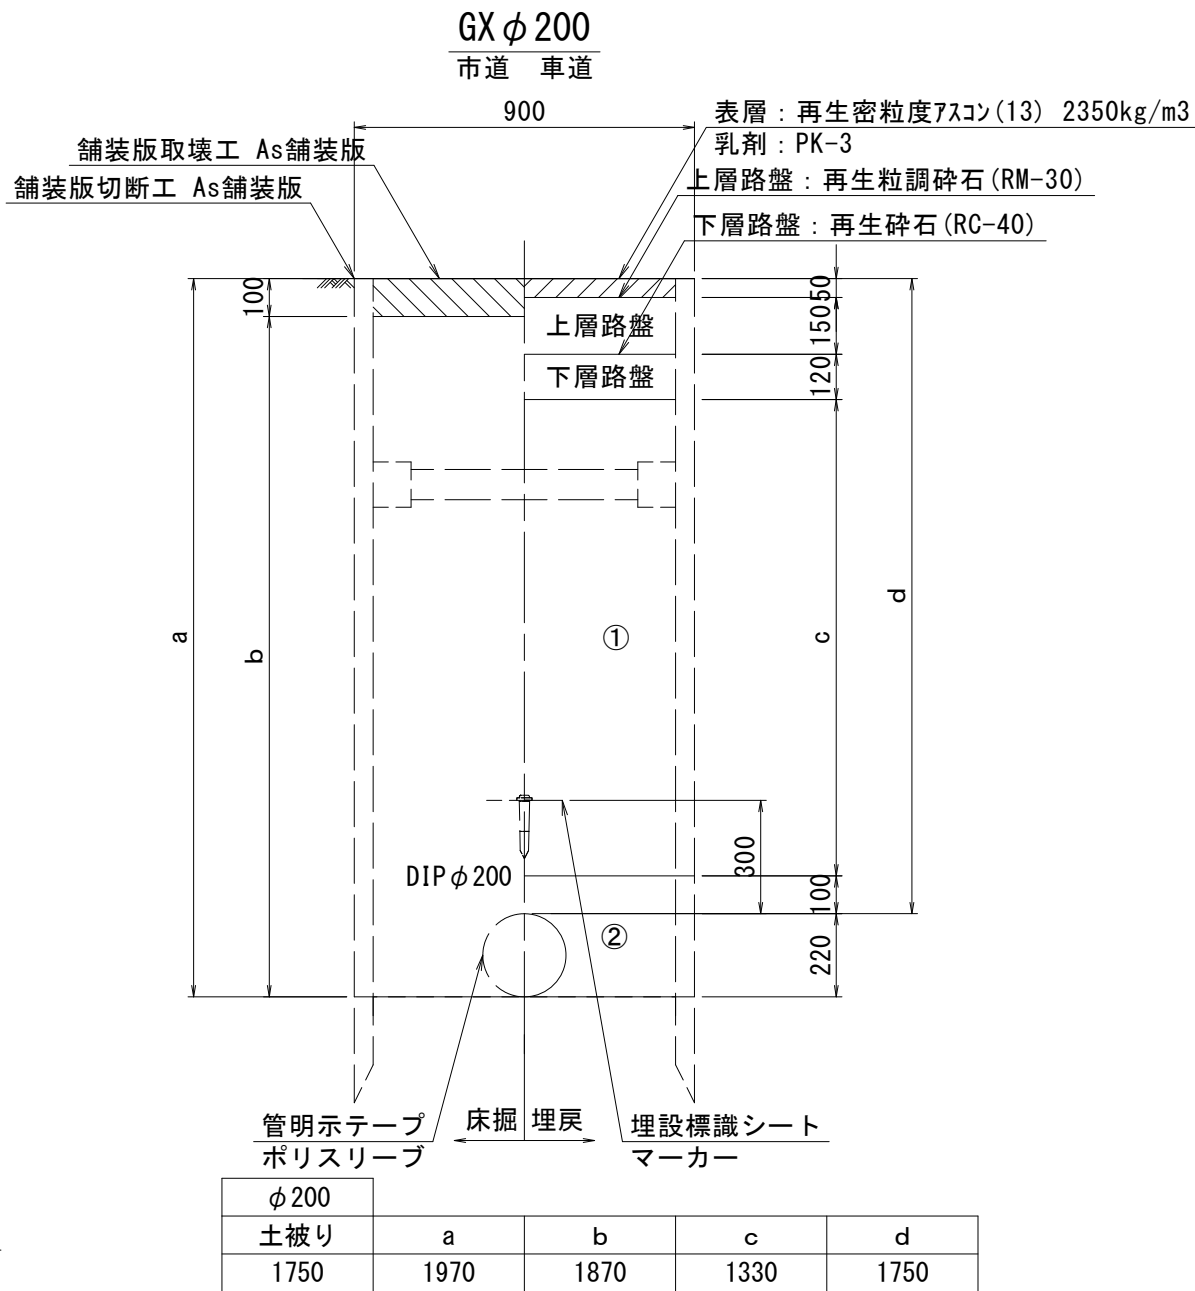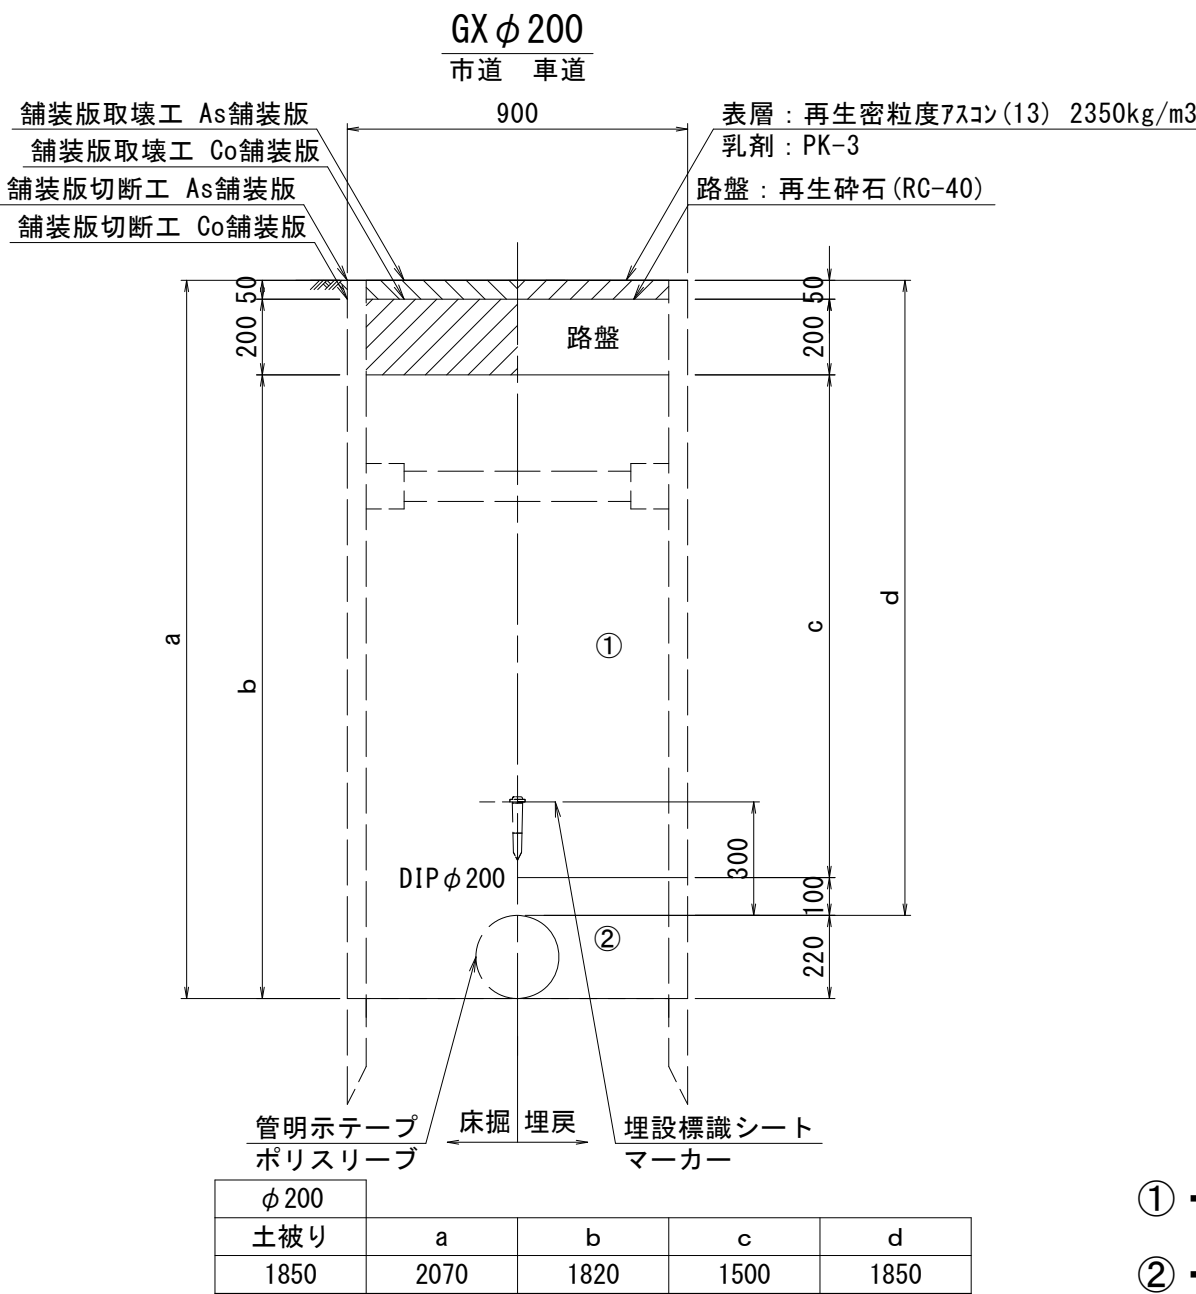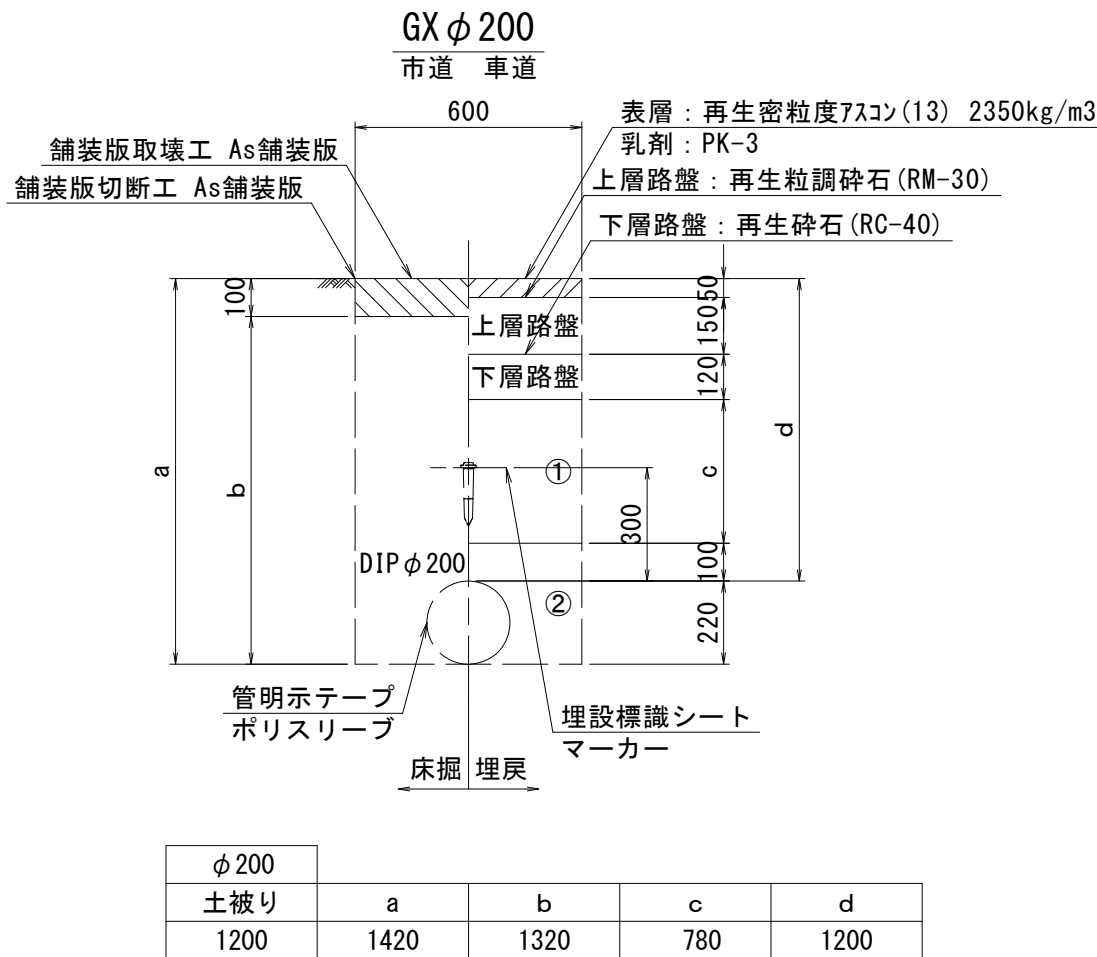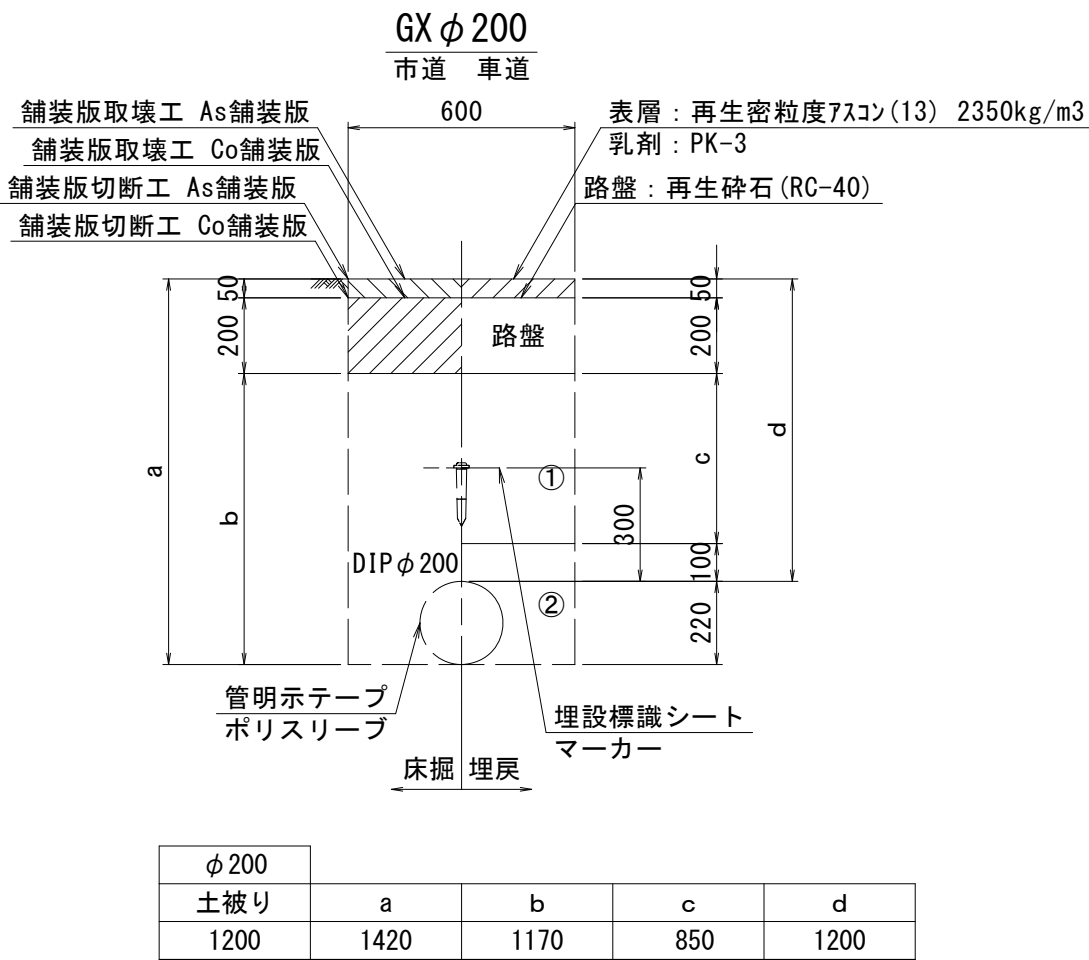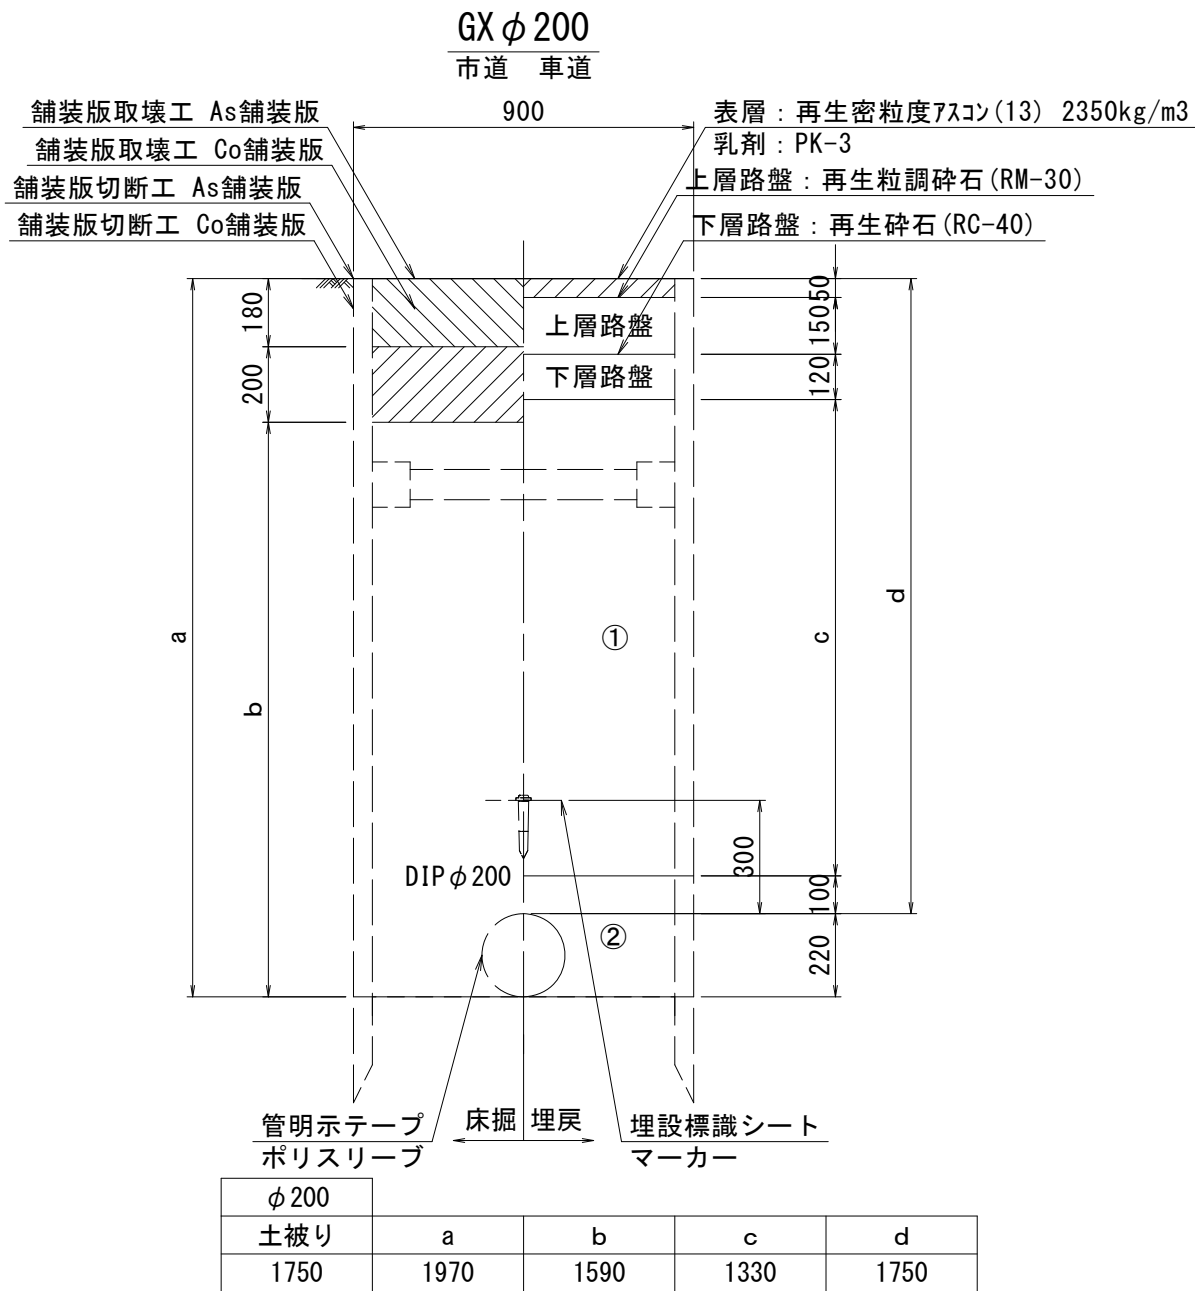

※この図面はA2サイズを原寸とする。


- ①・・・再生碎石(RC-40)
②・・・管基礎用砂(埋戻し用砂)

津市上下水道事業局			
工事名	令和7年度水整第7号 道路整備事業に伴う上浜町一丁目 ほか2町地内配水管布設工事		
図面の種類	土工定規図(3/6)		
縮尺	図示	図面番号	5/17
受注者名			


設計図

土工定規図(4/6)


S=1：20

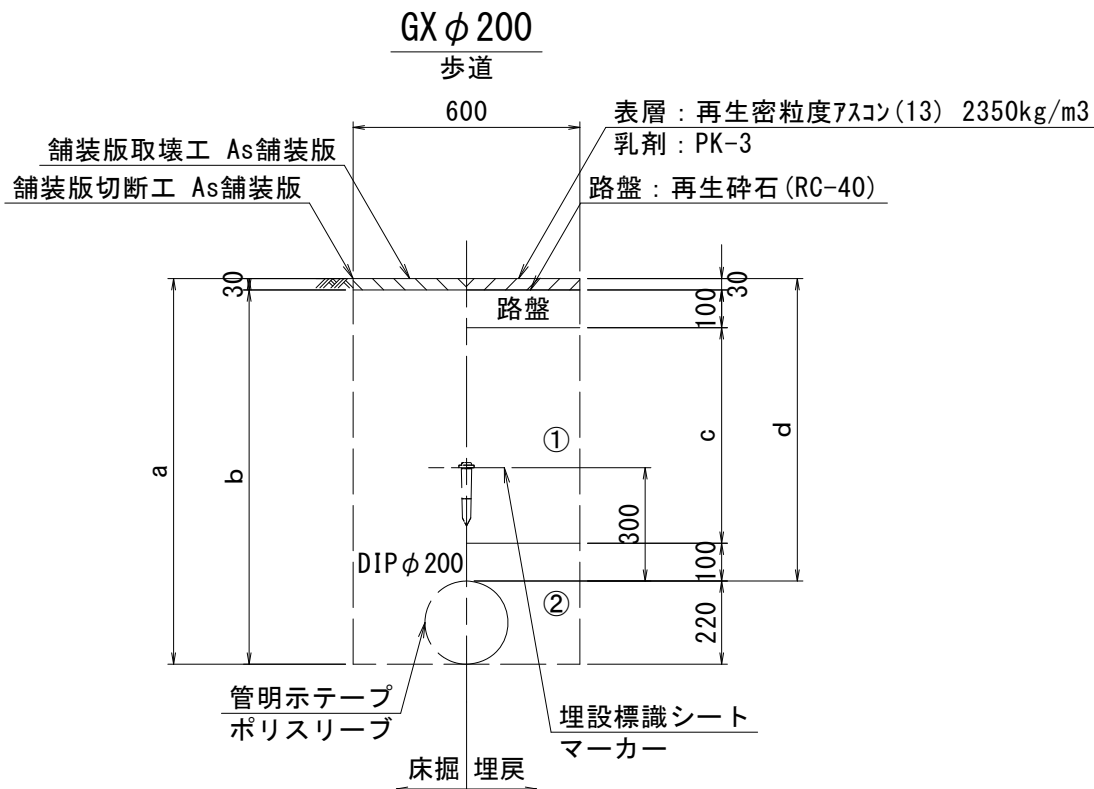


φ200				
土被り	a	b	c	d
1200	1420	1390	970	1200

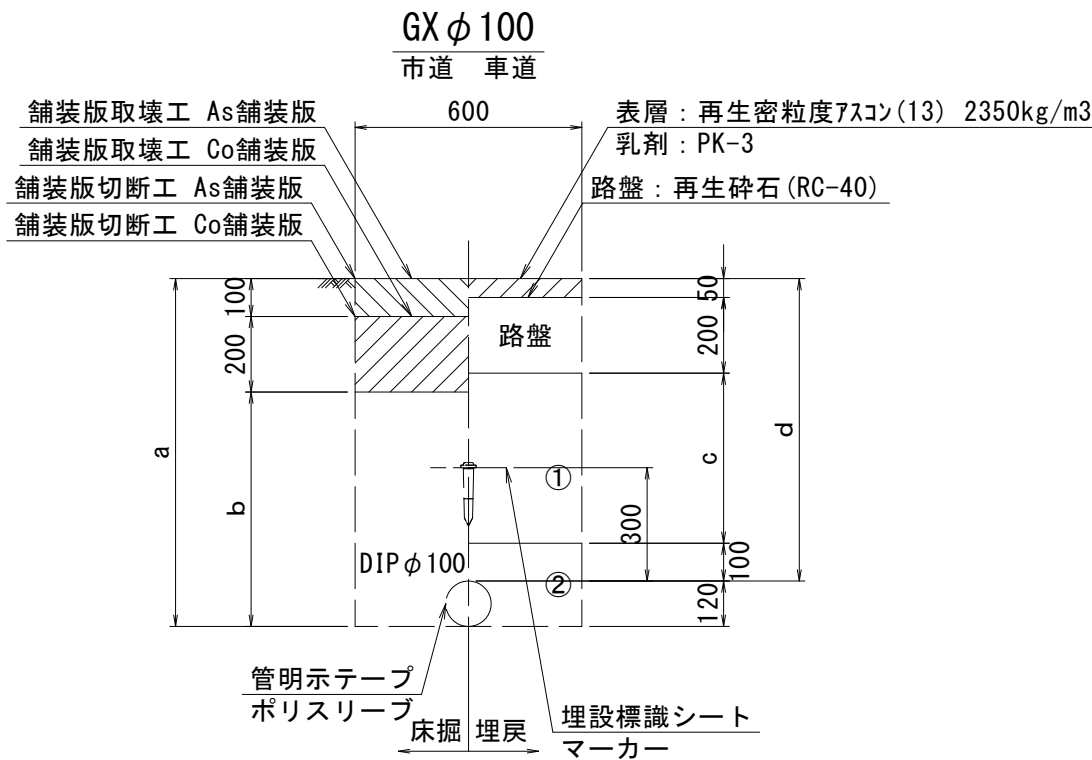


φ100				
土被り	a	b	c	d
1200	1320	1020	850	1200

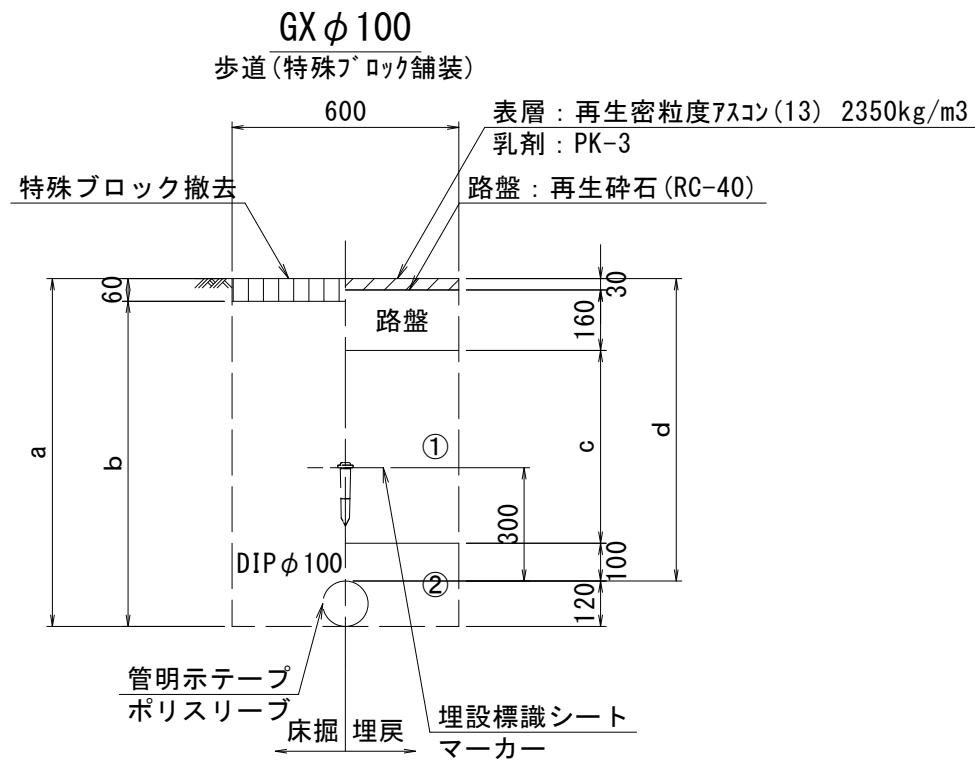

φ100				
土被り	a	b	c	d
750	870	810	460	750
1200	1320	1260	910	1200

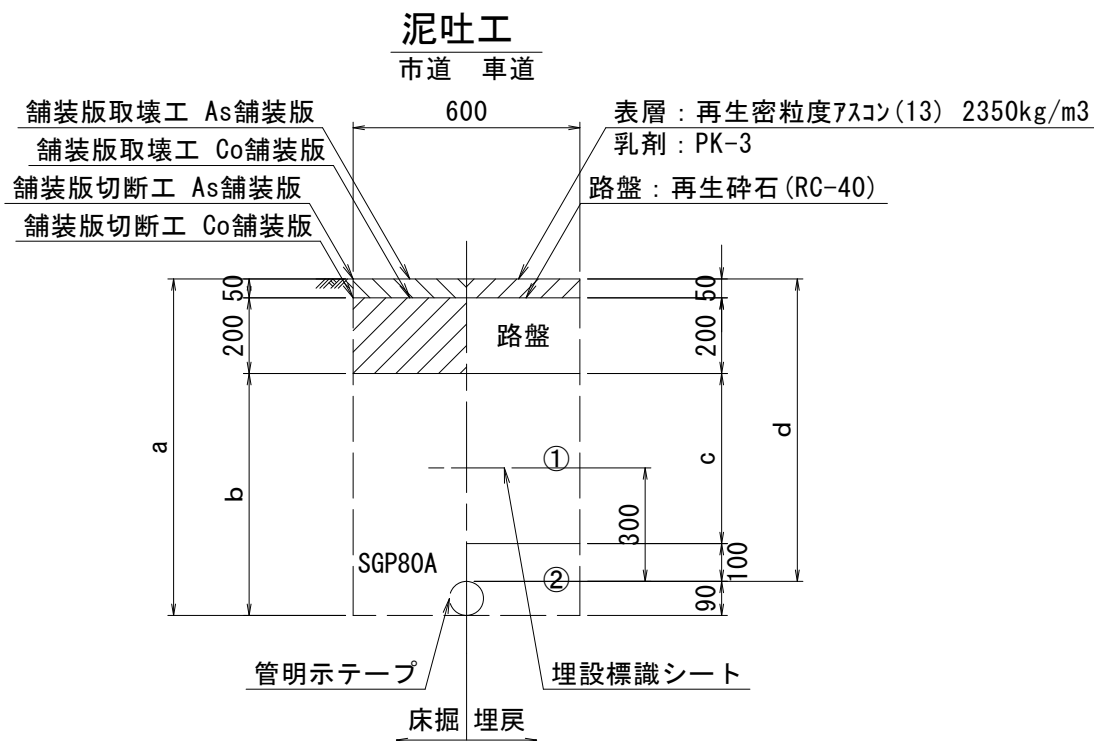

φ80				
土被り	a	b	c	d
600	690	440	250	600

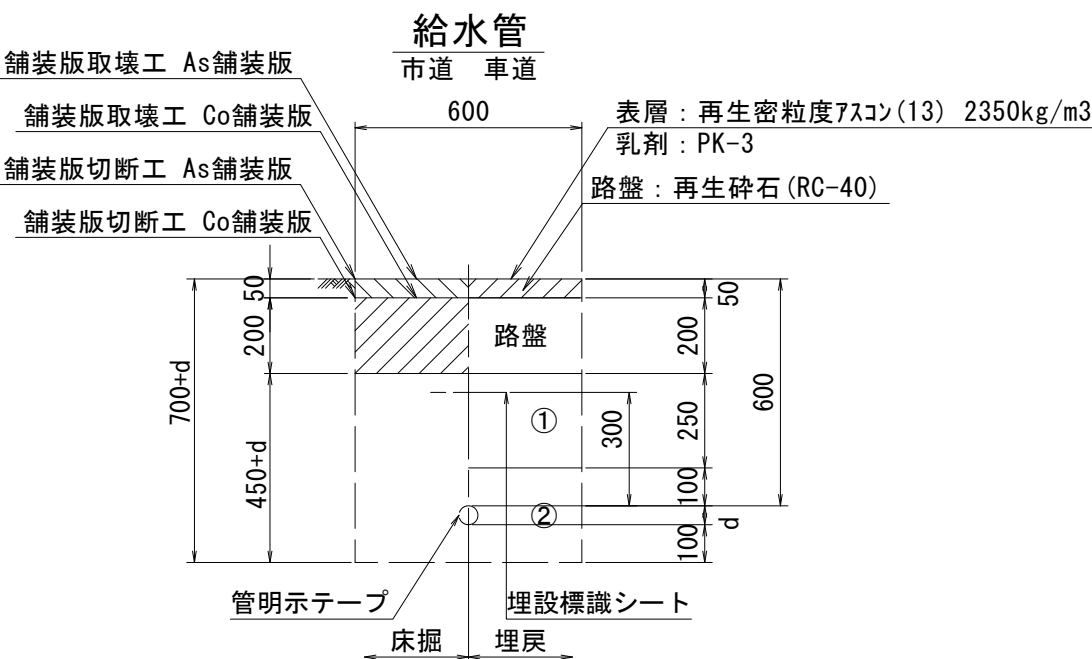

給水管外径 d	
φ13	d=20mm
φ20	d=25mm
φ25	d=30mm
φ30	d=40mm
φ40	d=50mm
φ50	d=60mm

- ①・・・再生砕石(RC-40)
- ②・・・管基礎用砂(埋戻し用砂)


※この図面はA2サイズを原寸とする。

津市上下水道事業局			
工事名	令和7年度水整第7号 道路整備事業に伴う上浜町一丁目 ほか2町地内配水管布設工事		
図面の種類	土工定規図(4/6)		
縮尺	図示	図面番号	6/17
受注者名			


設 計 図

土工定規図 (5/6)


S=1 : 20

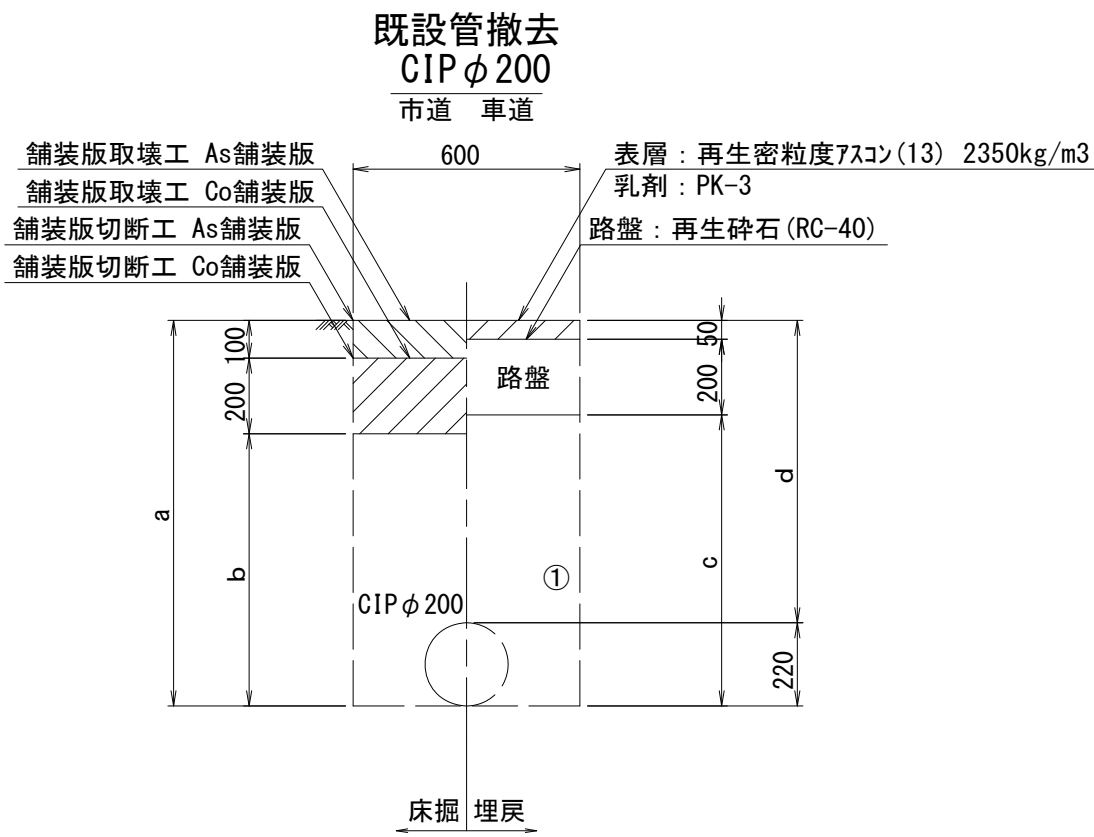

φ 200				
土被り	a	b	c	d
1200	1420	1120	1170	1200

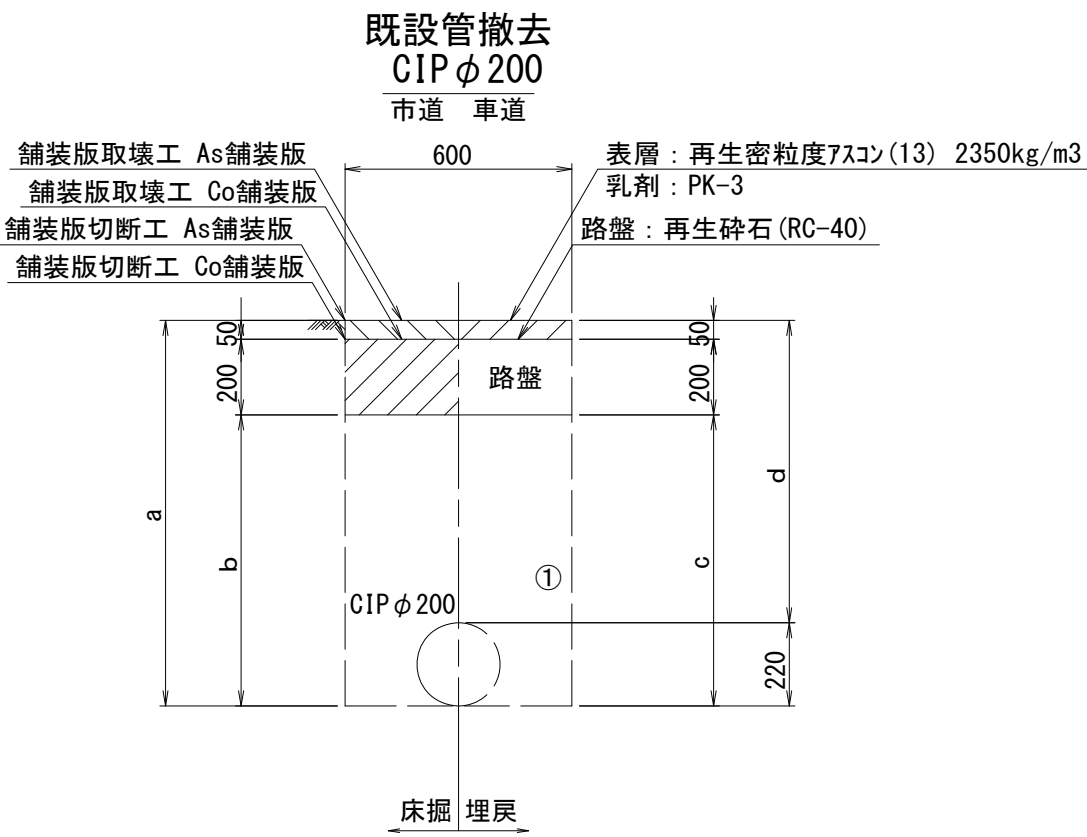

φ 200				
土被り	a	b	c	d
1200	1420	1170	1170	1200

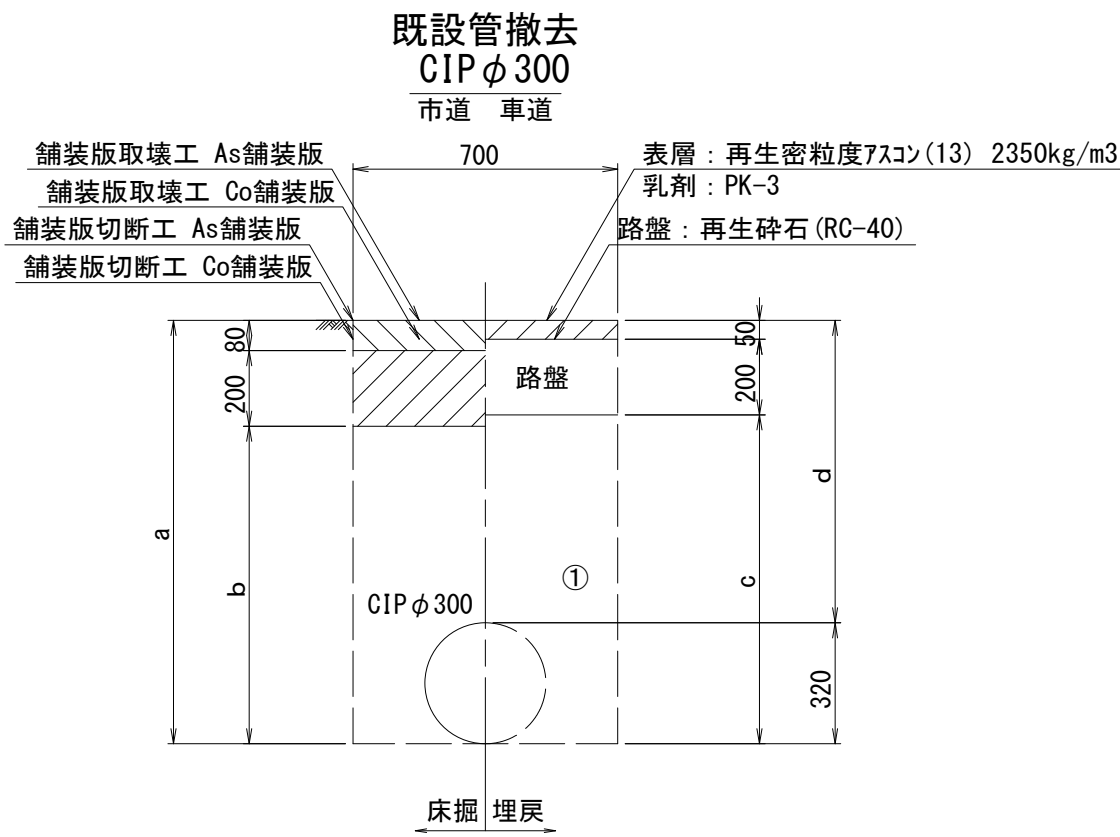

φ 300				
土被り	a	b	c	d
850	1170	890	920	850

- ①・・・再生砕石（RC-40）
- ②・・・管基礎用砂（埋戻し用砂）


※この図面はA2サイズを原寸とする。

津市上下水道事業局			
工事名	令和7年度水整第7号 道路整備事業に伴う上浜町一丁目 ほか2町地内配水管布設工事		
図面の種類	土工定規図 (5/6)		
縮尺	図示	図面番号	7/17
受注者名			

設 計 図


土工定規図(6/6)
S=1:20

既設管撤去

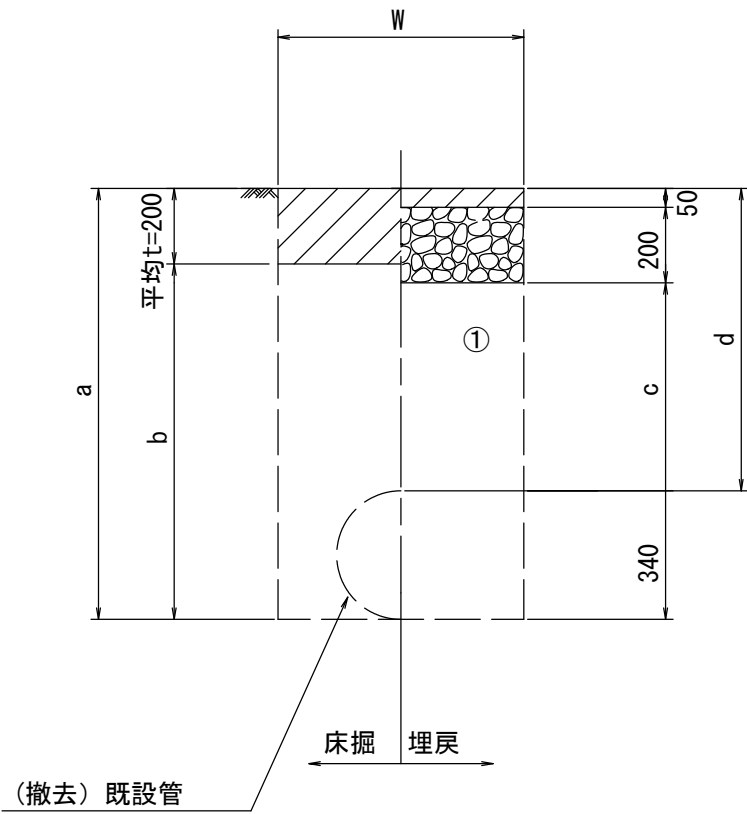

口径	外径	土被り	a	b	c	d	W
DIP12" (φ 300)	340	800	1140	940	890	800	700
		850	1190	990	940	850	700
DIP4" (φ 100)	120	600	720	520	470	600	600
		800	920	720	670	800	600

既設管撤去

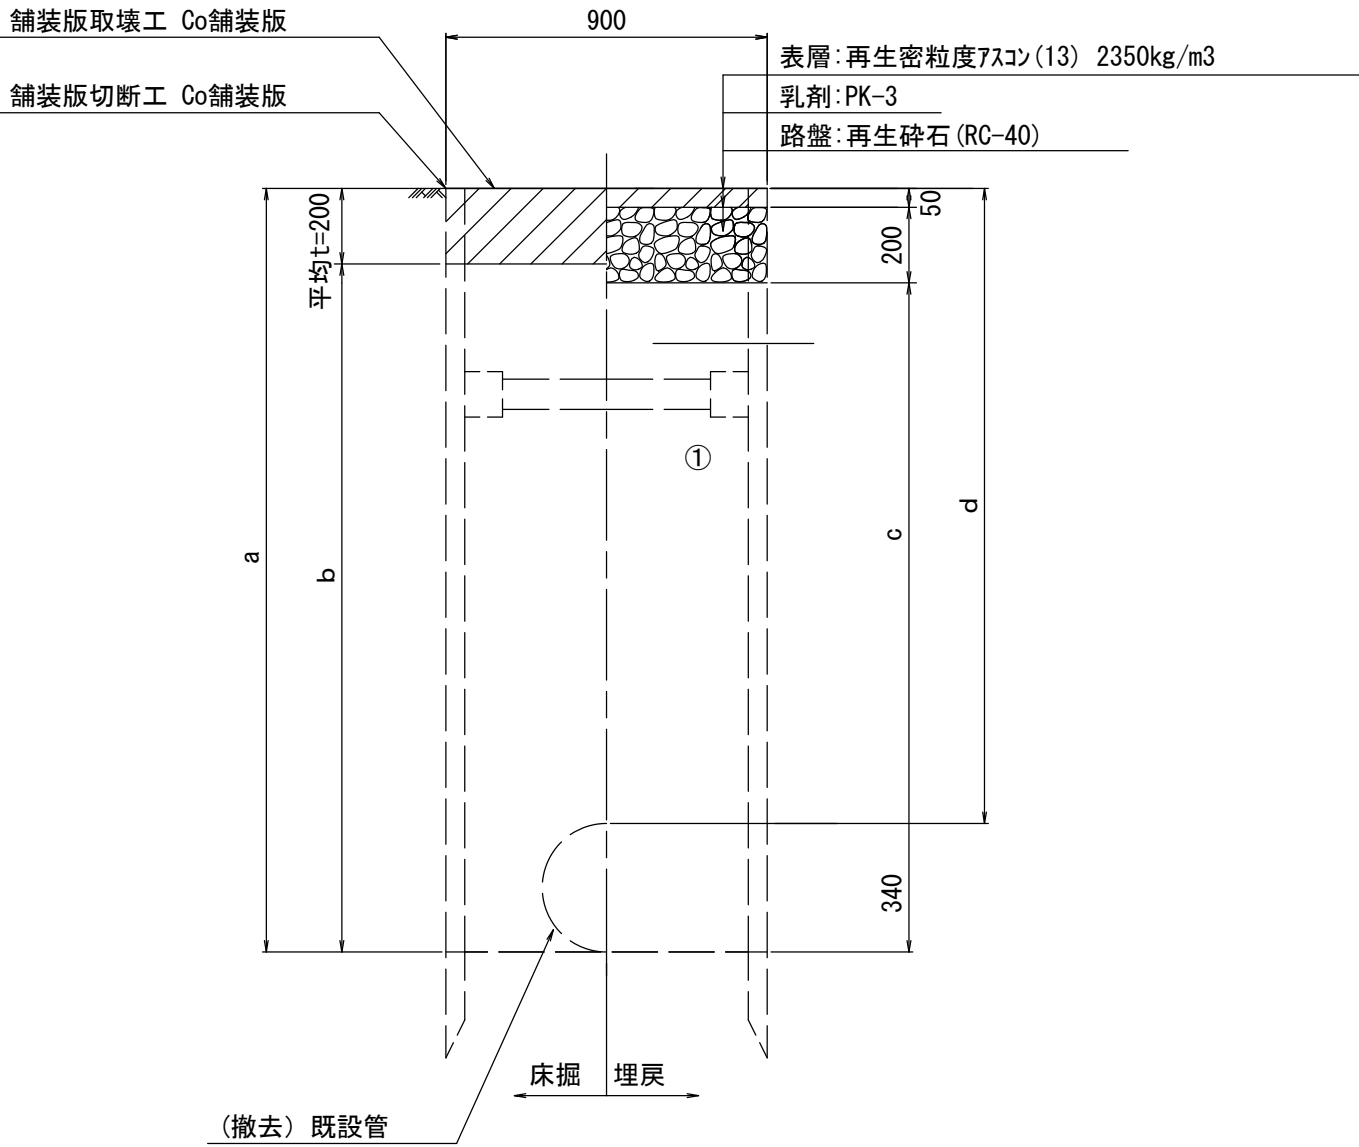

	外径	a	b	c	d
DIP12" (φ 300)	340	2340	2140	2090	2000

①・・・再生碎石 (RC-40)

※この図面はA 2サイズを原寸とする。

津市上下水道事業局			
工事名	令和7年度水整第7号 道路整備事業に伴う上浜町一丁目 ほか2町地内配水管布設工事		
図面の種類	土工定規図(6/6)		
縮尺	図示	図面番号	8/17
受注者名			


設 計 図

土 留 工 標 準 図 (参考)

(軽量金属支保材使用の場合)


平 面 図

S=1/20

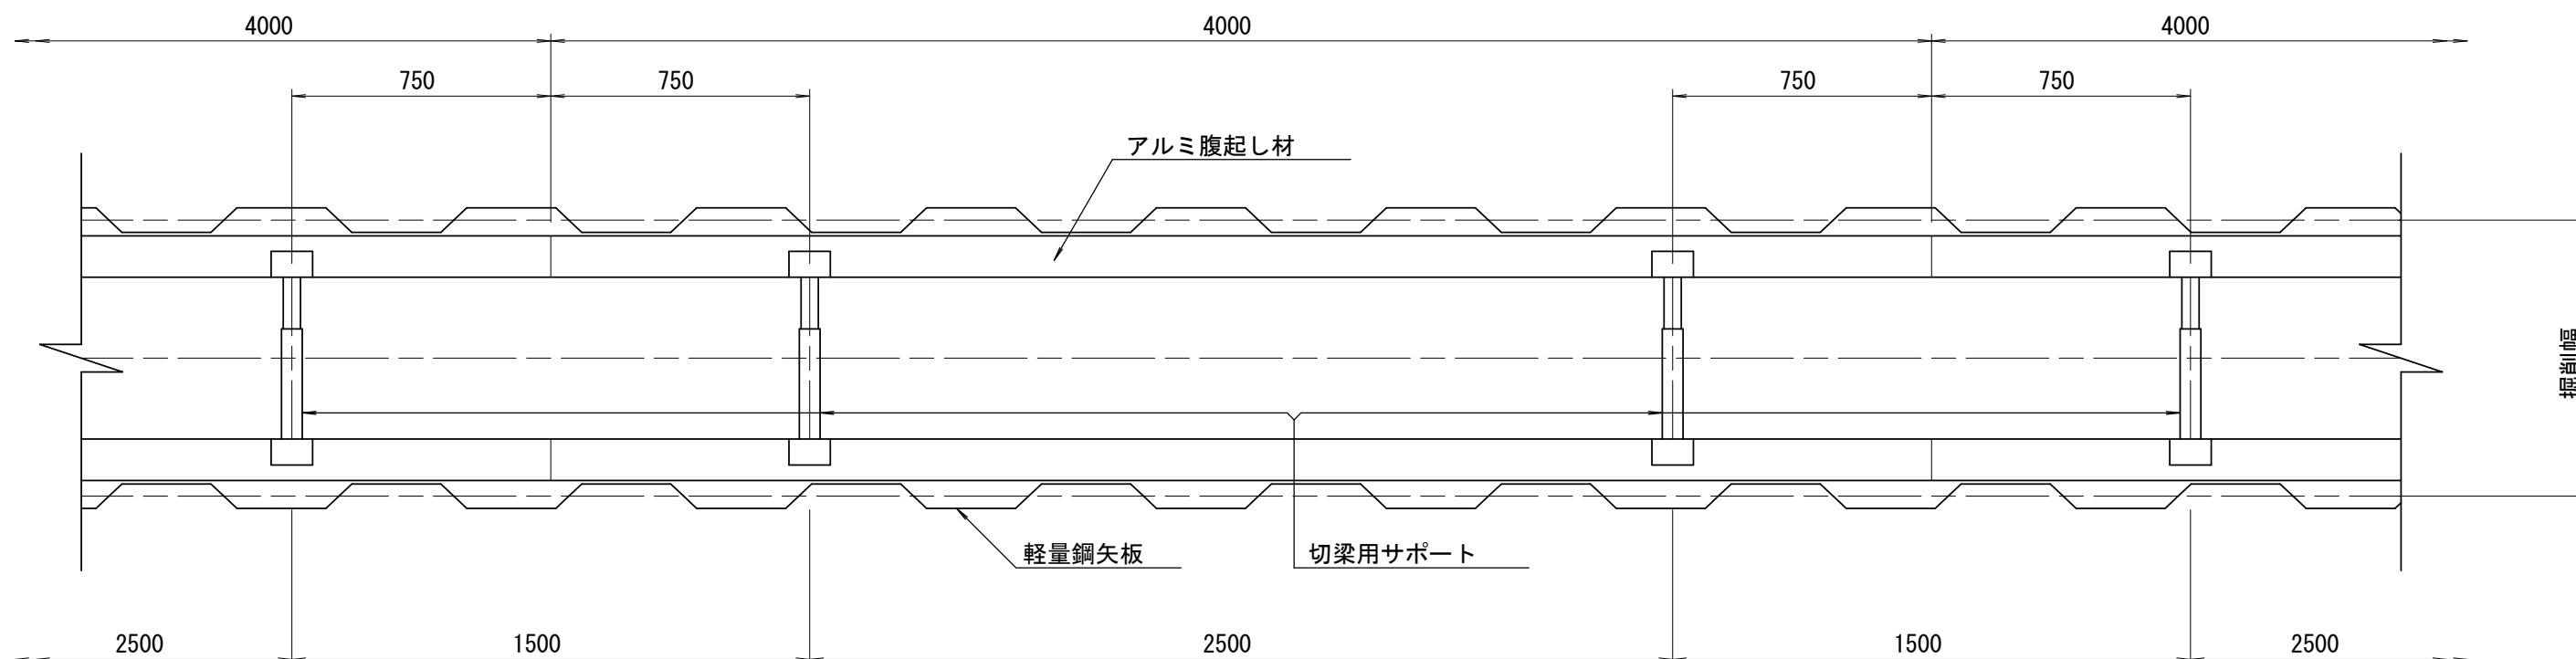


断 面 図

S=1/20

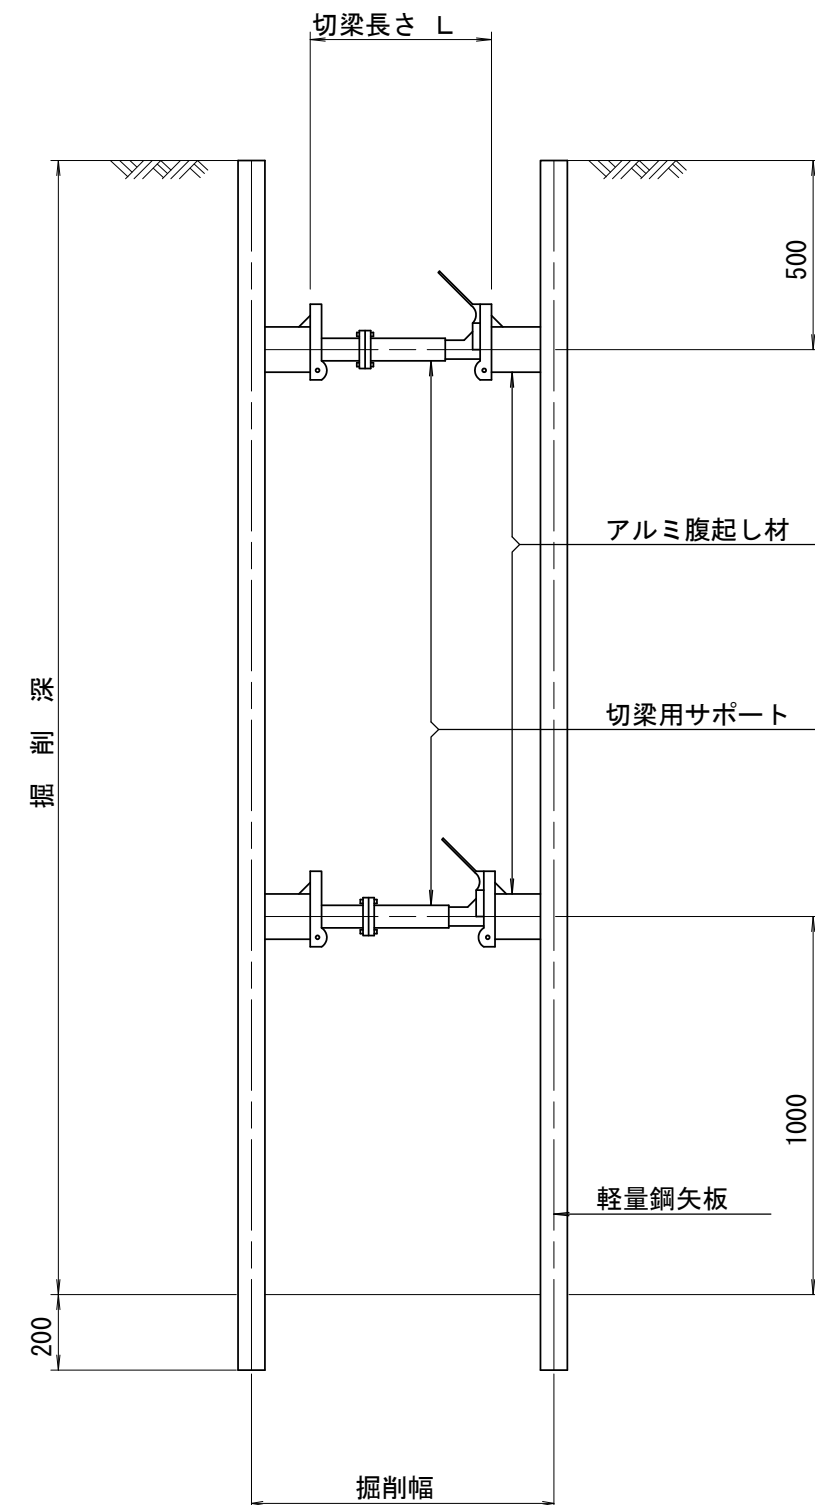

軽量鋼矢板 標準図

S=1/5

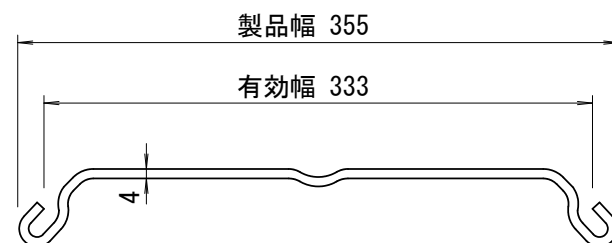

支保工段数表

掘削深 (m)	矢板長 (m)	支保工段数 (段)
$1.5 < H \leq 1.8$	2.0	1
$1.8 < H \leq 2.0$	2.5	1
$2.0 < H \leq 2.3$	2.5	2
$2.3 < H \leq 2.8$	3.0	2
$2.8 < H \leq 3.3$	3.5	2
$3.3 < H \leq 3.5$	4.0	2
$3.5 < H \leq 3.8$	4.0	3

参 考


※この図面はA 2 サイズを原寸とする。

津市上下水道事業局			
工事名	令和7年度水整第7号 道路整備事業に伴う上浜町一丁目 ほか2町地内配水管布設工事		
図面の種類	土留工標準図 (軽量金属支保材使用の場合)		
縮尺	図示	図面番号	9/17
受注者名			

設計図

配管詳細図(1/5)

S=1:200

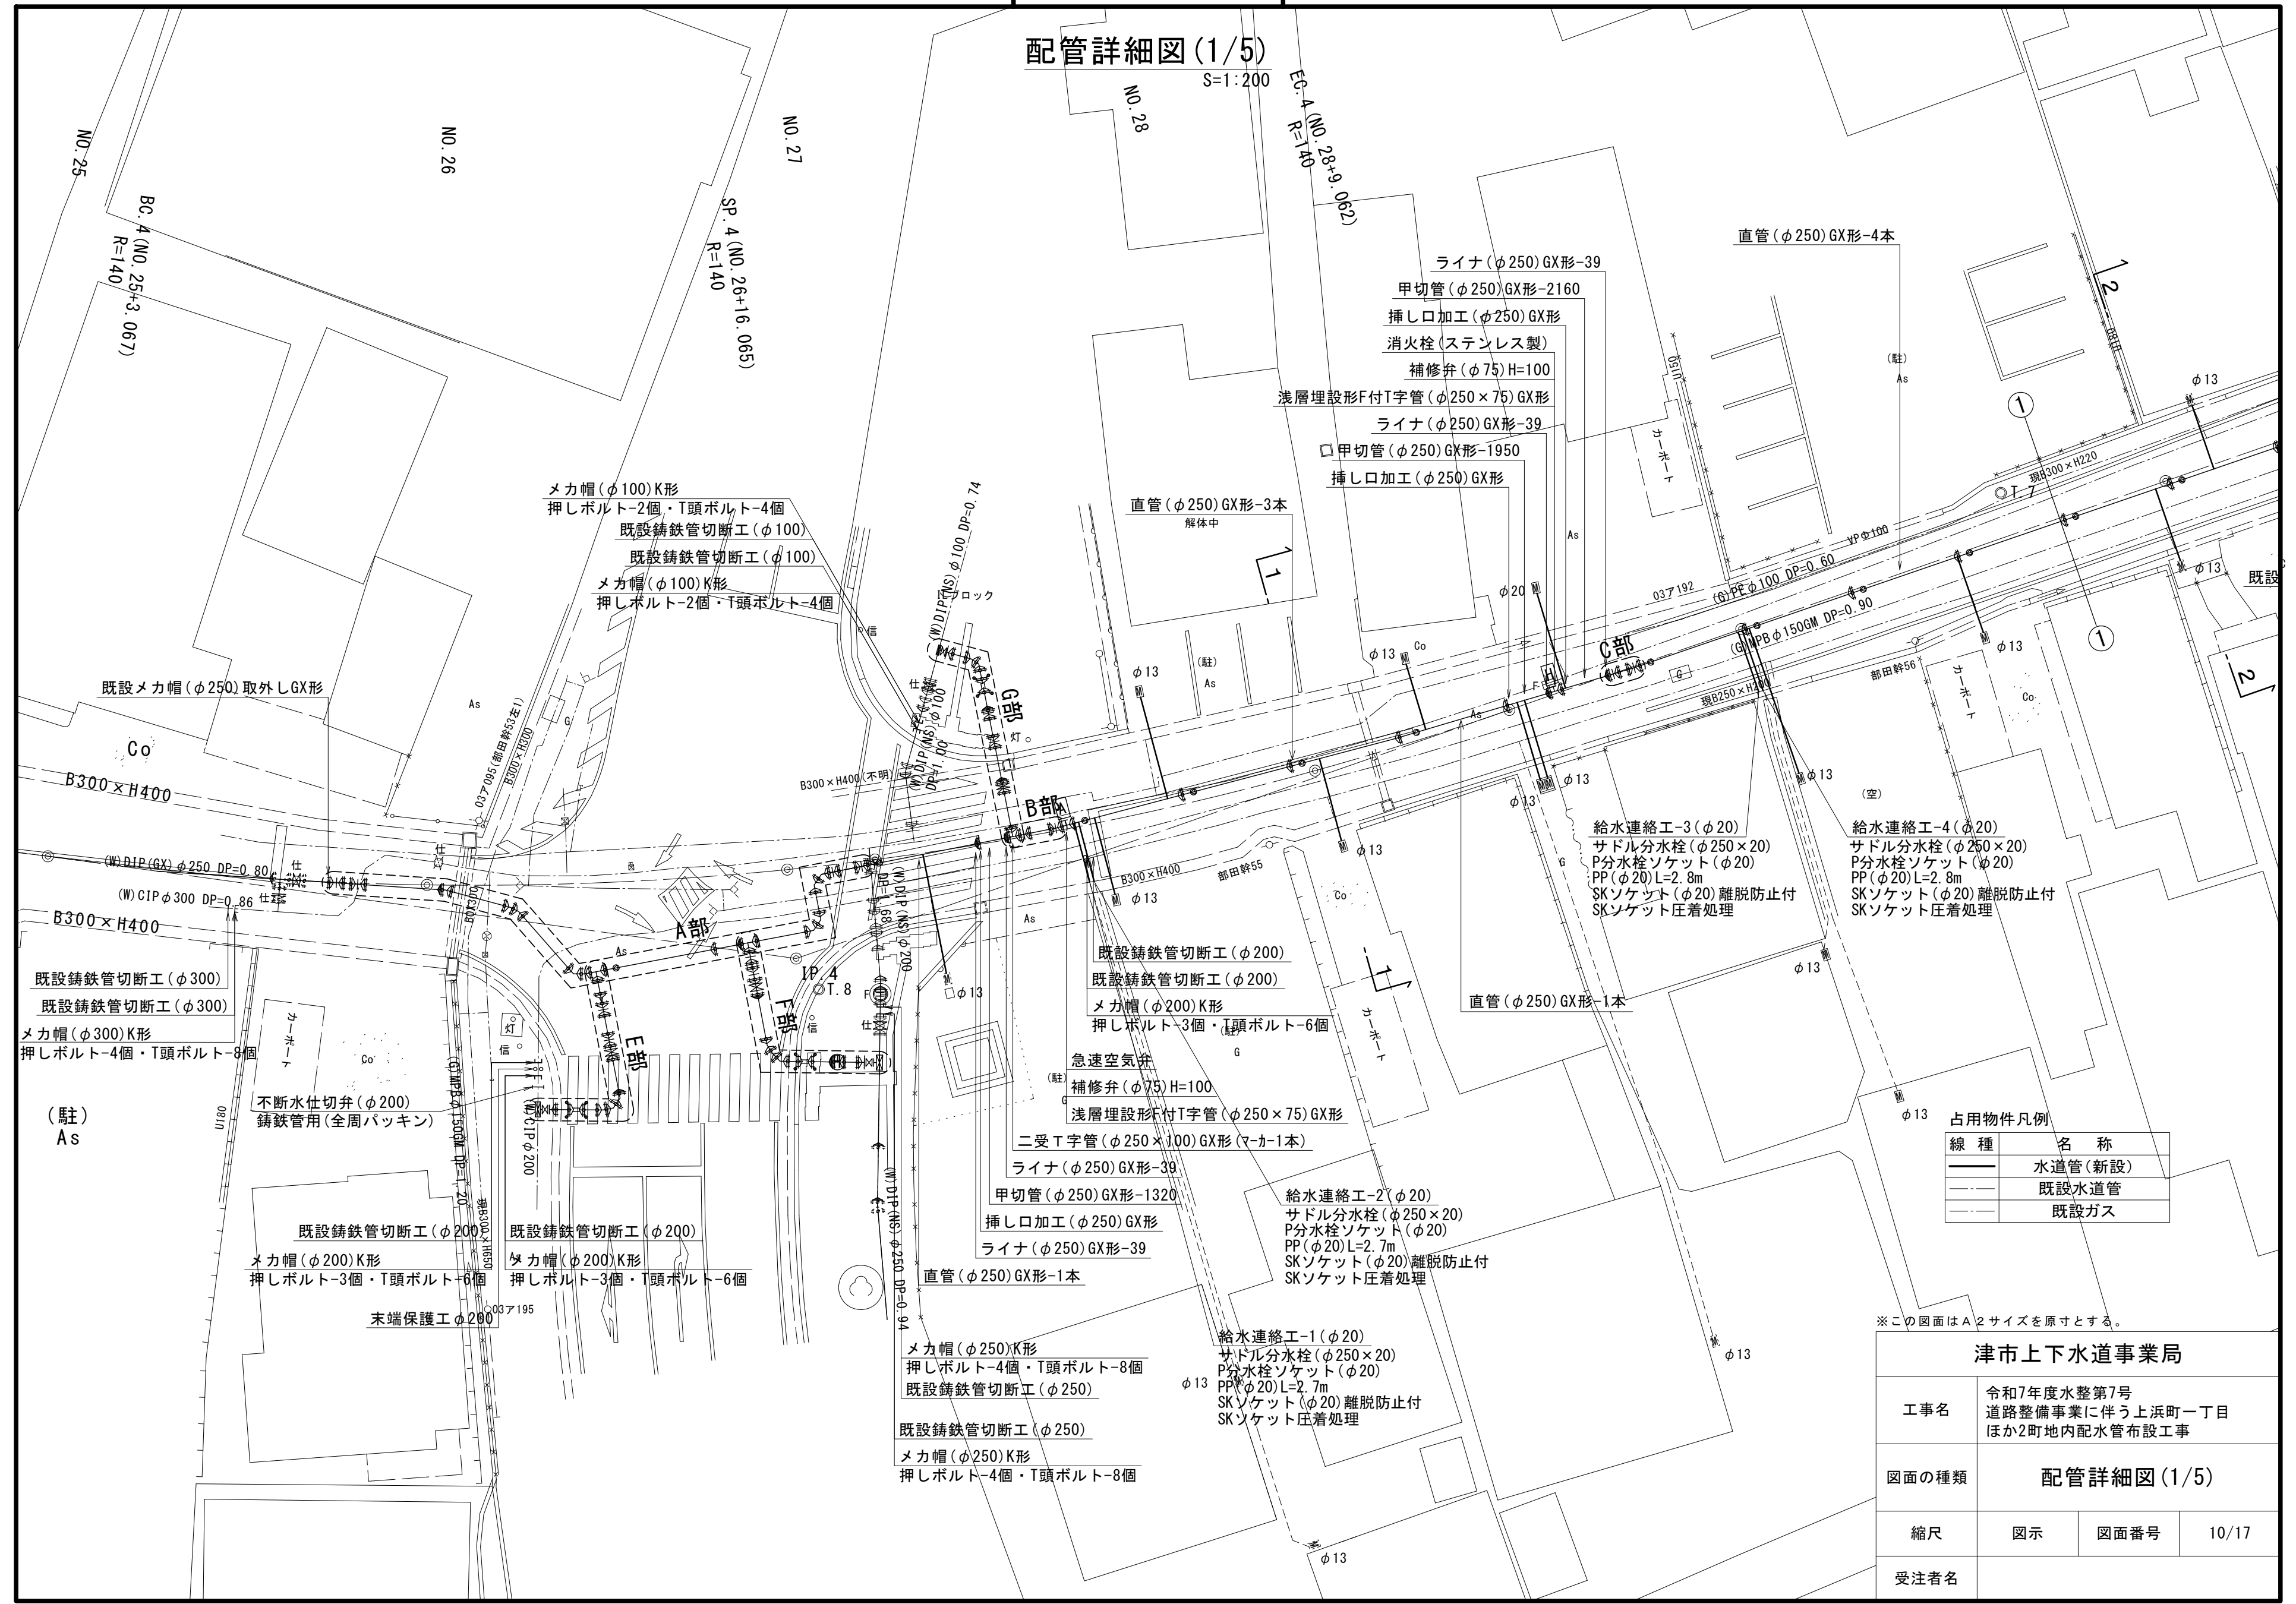


占用物件凡例

線種	名称
——	水道管(新設)
---	既設水道管
---	既設ガス

※この図面はA2サイズを原寸とする。

津市上下水道事業局			
工事名	令和7年度水整第7号 道路整備事業に伴う上浜町一丁目 ほか2町地内配水管布設工事		
図面の種類	配管詳細図(1/5)		
縮尺	図示	図面番号	10/17
受注者名			

配管詳細図 (2/5)

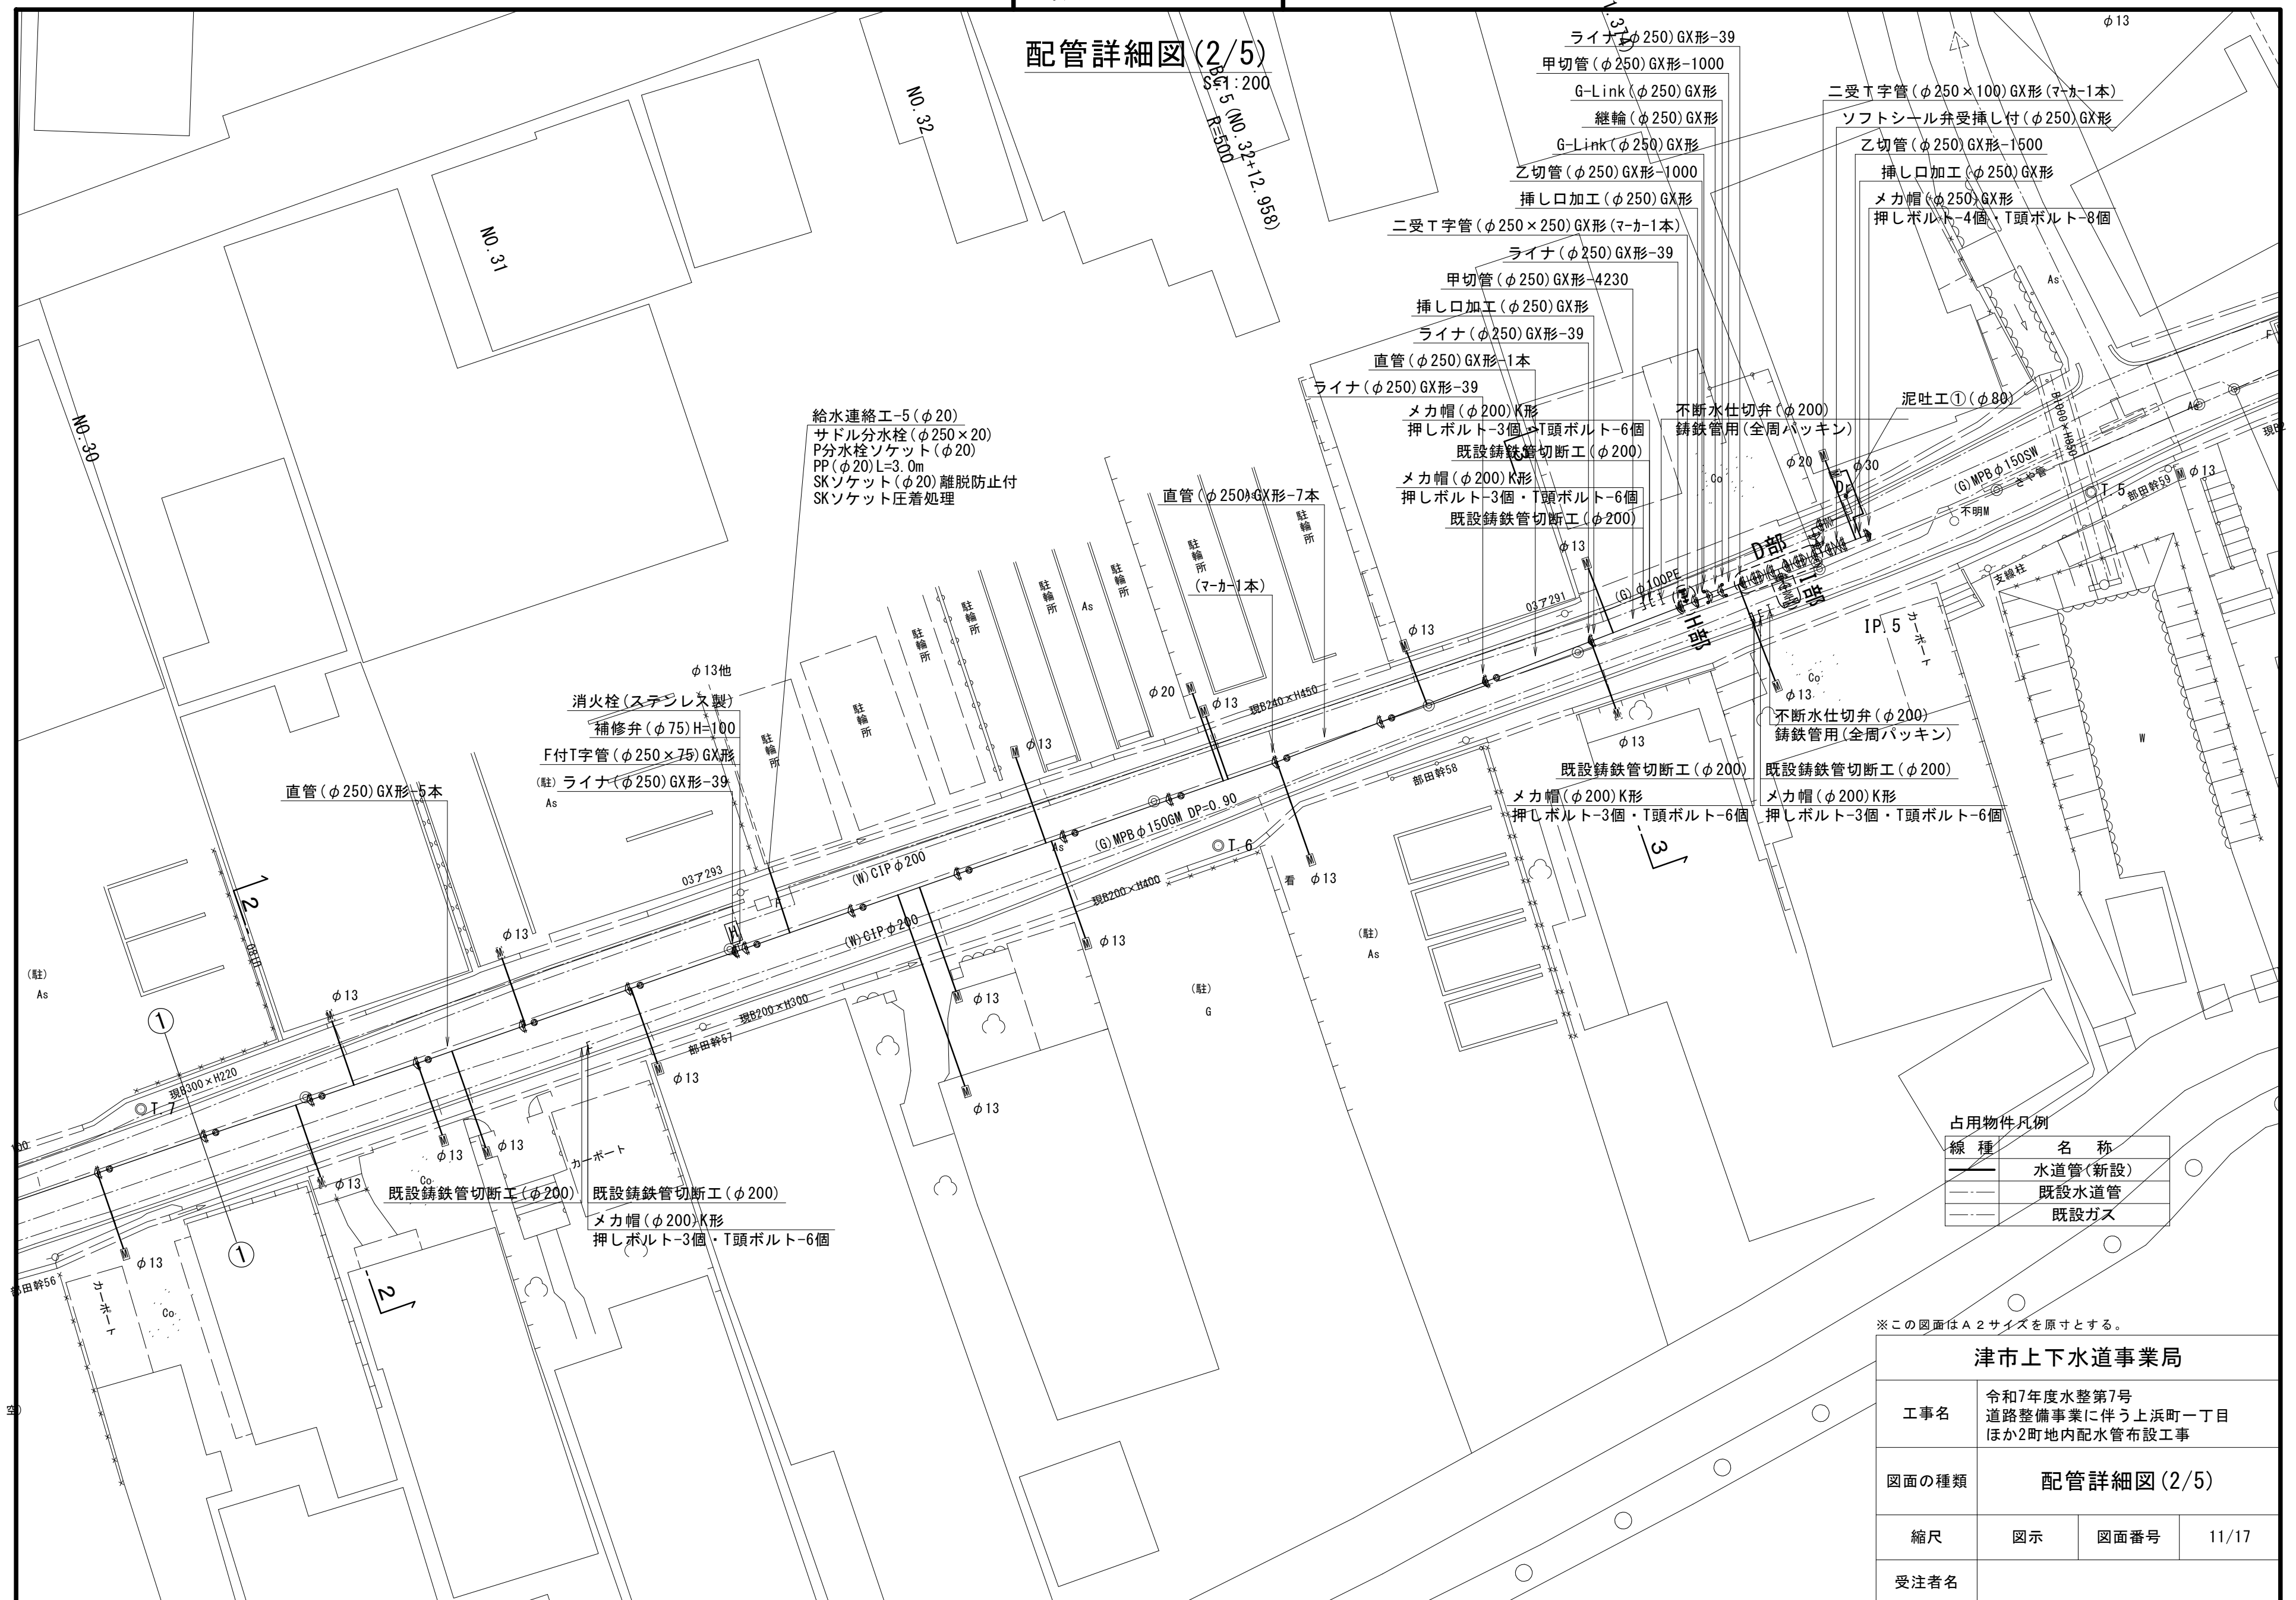

※この図面はA2サイズを原寸とする。


津市上下水道事業局			
工事名	令和7年度水整第7号 道路整備事業に伴う上浜町一丁目 ほか2町地内配水管布設工事		
図面の種類	配管詳細図(2/5)		
縮尺	図示	図面番号	11/17
受注者名			

配管詳細図(4/5)

S=1:100


E部詳細図

S=1:100

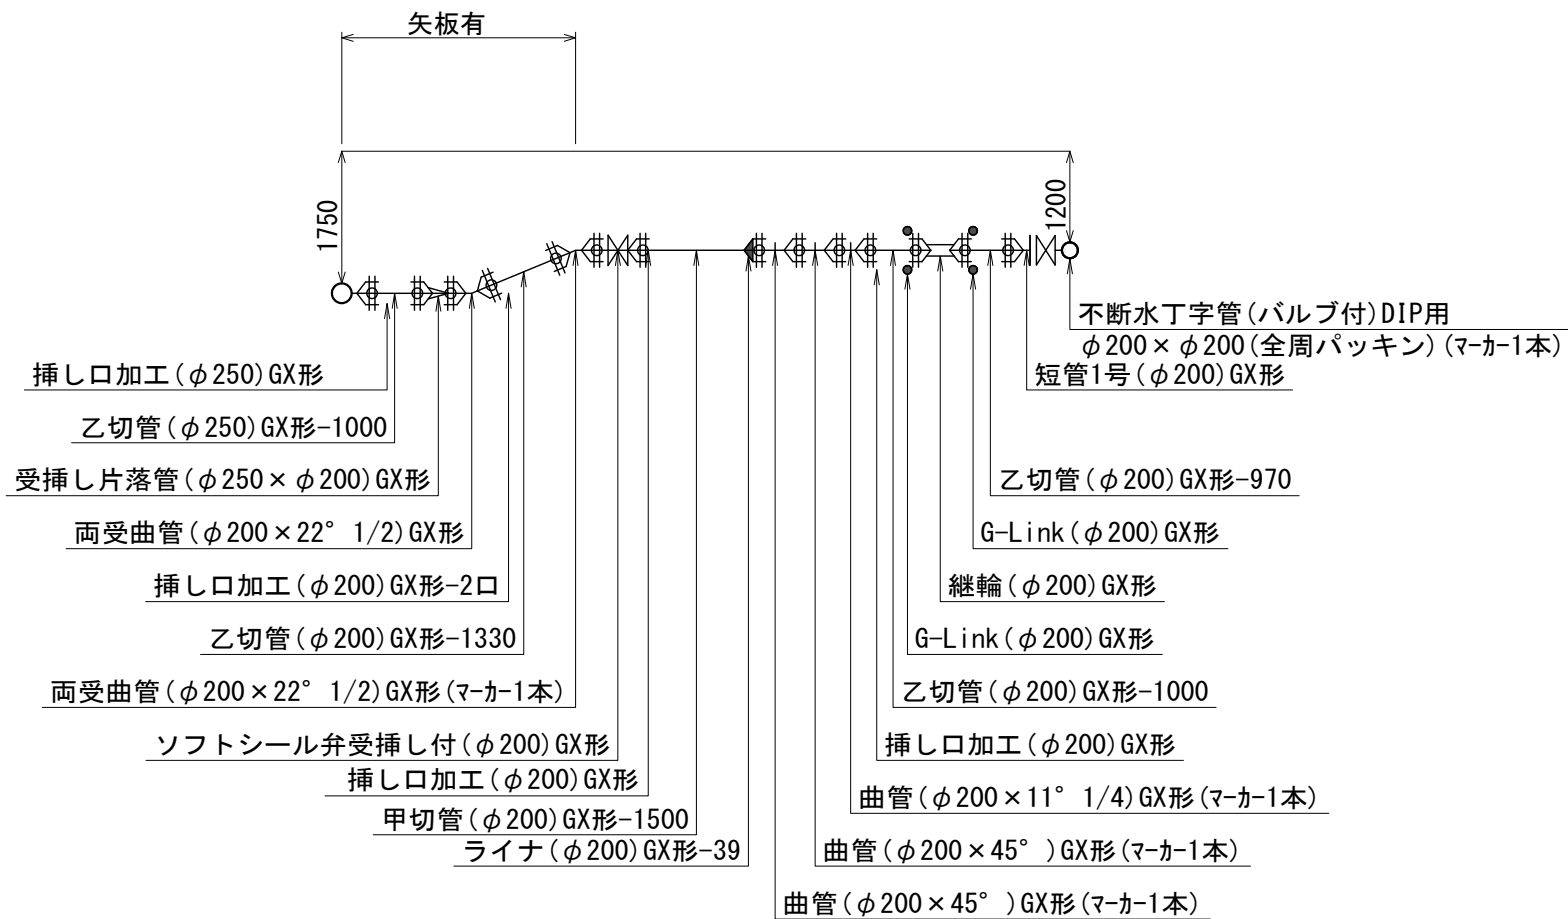


G部詳細図

S=1:100

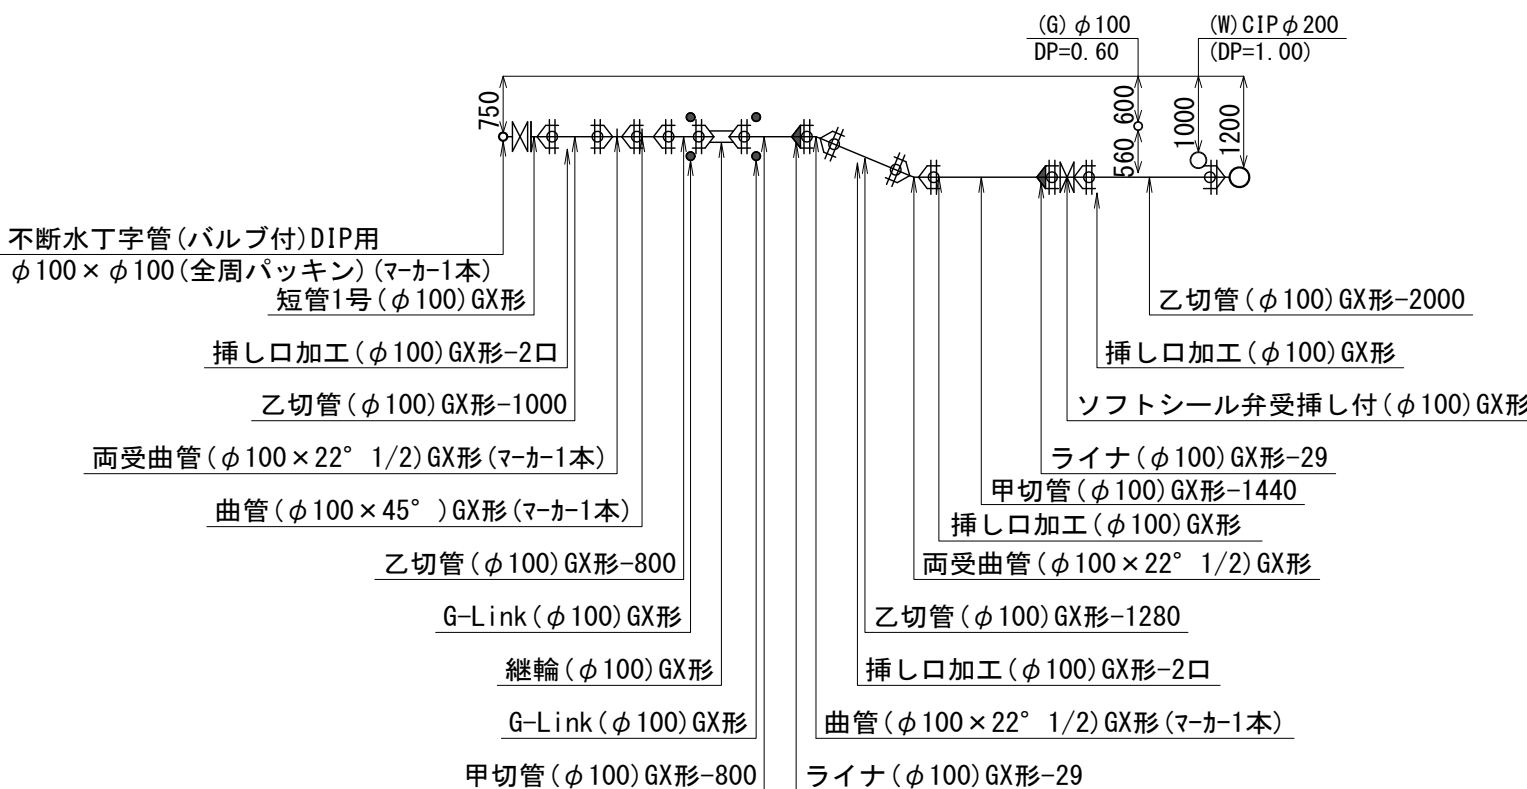


F部詳細図

S=1:100

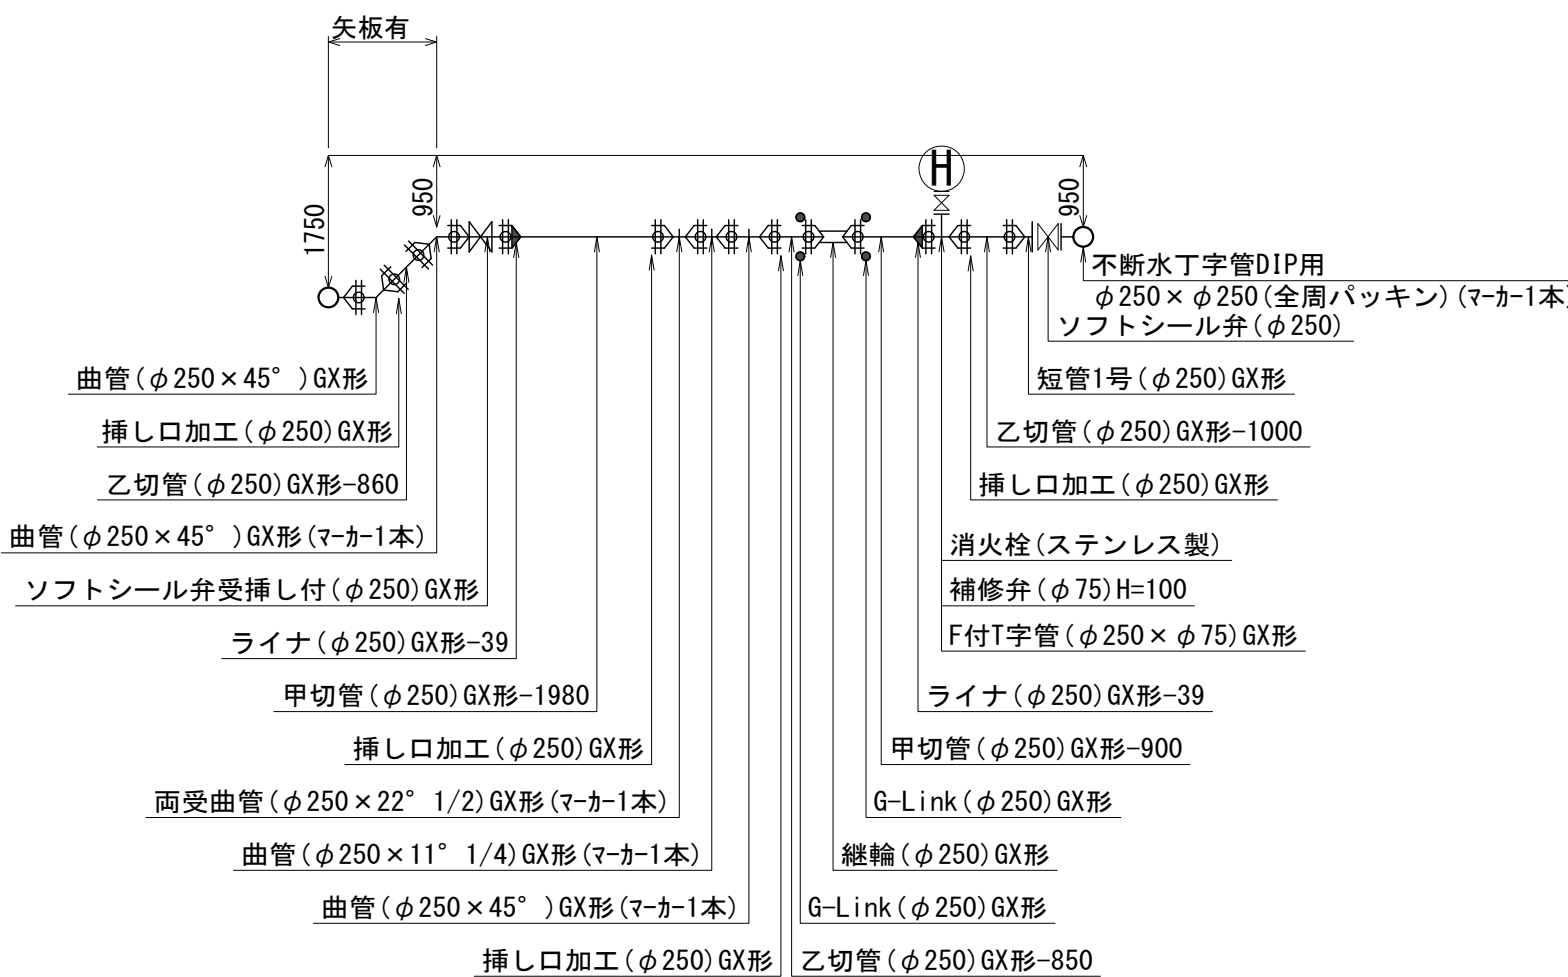

泥吐工

S=1:100

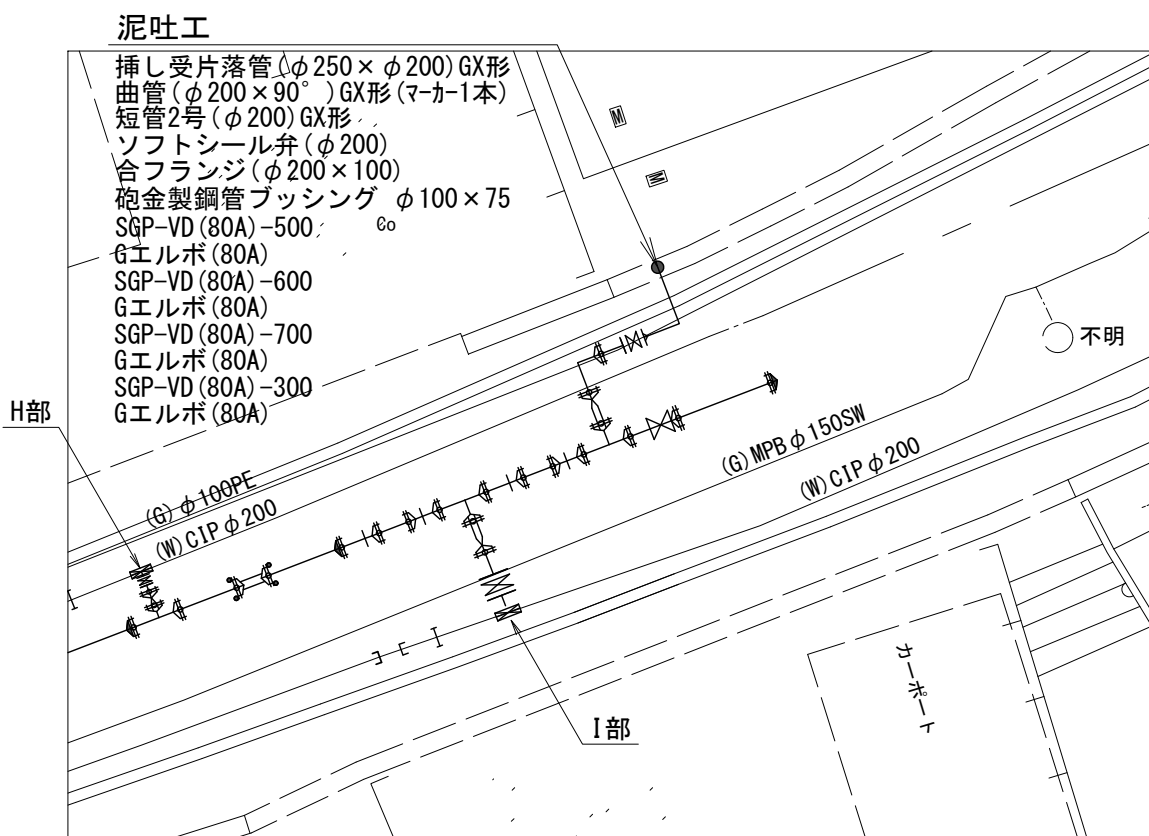

※この図面はA 2サイズを原寸とする。


津市上下水道事業局			
工事名	令和7年度水整第7号 道路整備事業に伴う上浜町一丁目 ほか2町地内配水管布設工事		
図面の種類	配管詳細図(4/5)		
縮尺	図示	図面番号	13/17
受注者名			

配管詳細図 (5/5)

S=1:100


H・I部詳細図

S=1:100

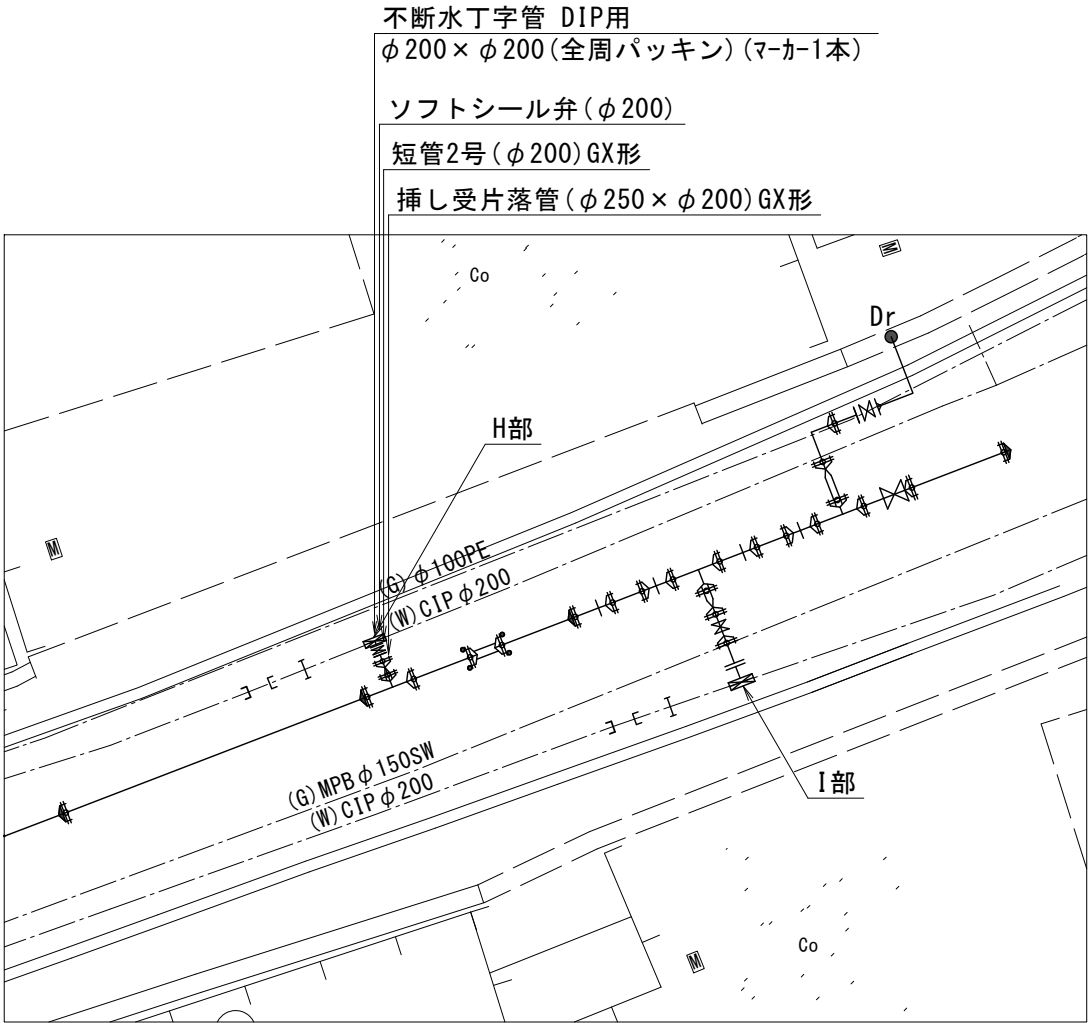

I部詳細図

S=1:100

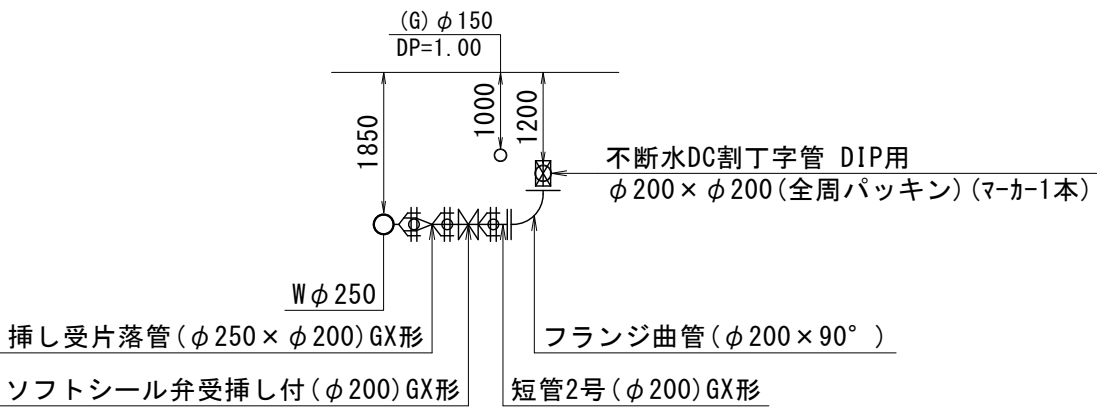



※この図面はA 2サイズを原寸とする。

津市上下水道事業局			
工事名	令和7年度水整第7号 道路整備事業に伴う上浜町一丁目 ほか2町地内配水管布設工事		
図面の種類	配管詳細図 (5/5)		
縮尺	図示	図面番号	14/17
受注者名			

設計図


撤去平面図 (1/3)

S=1:500

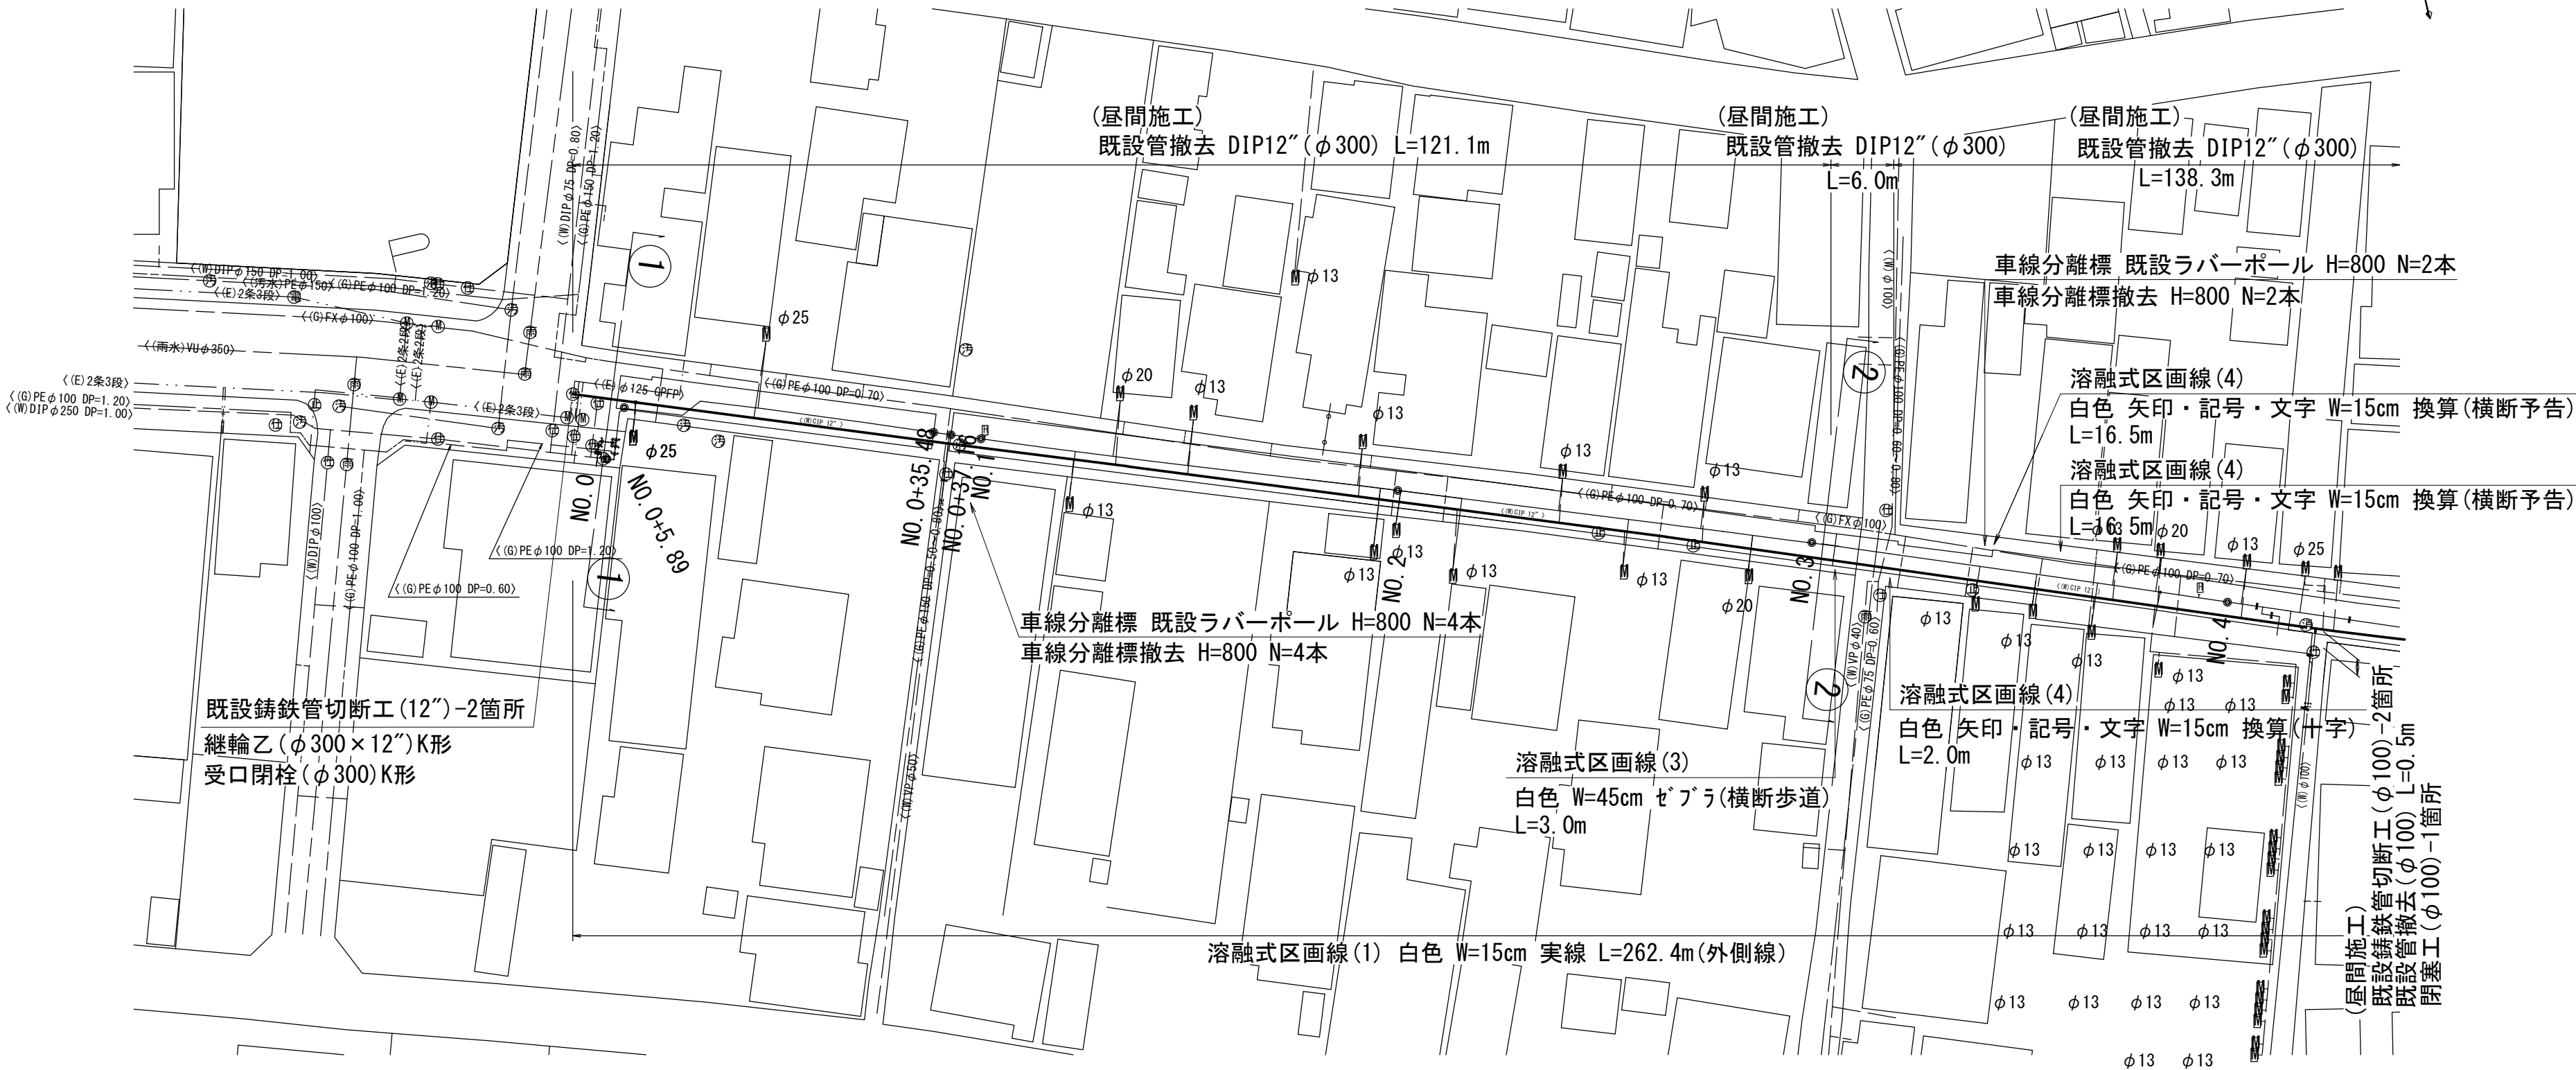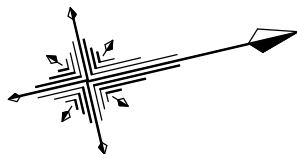

横断面図

S=1:100

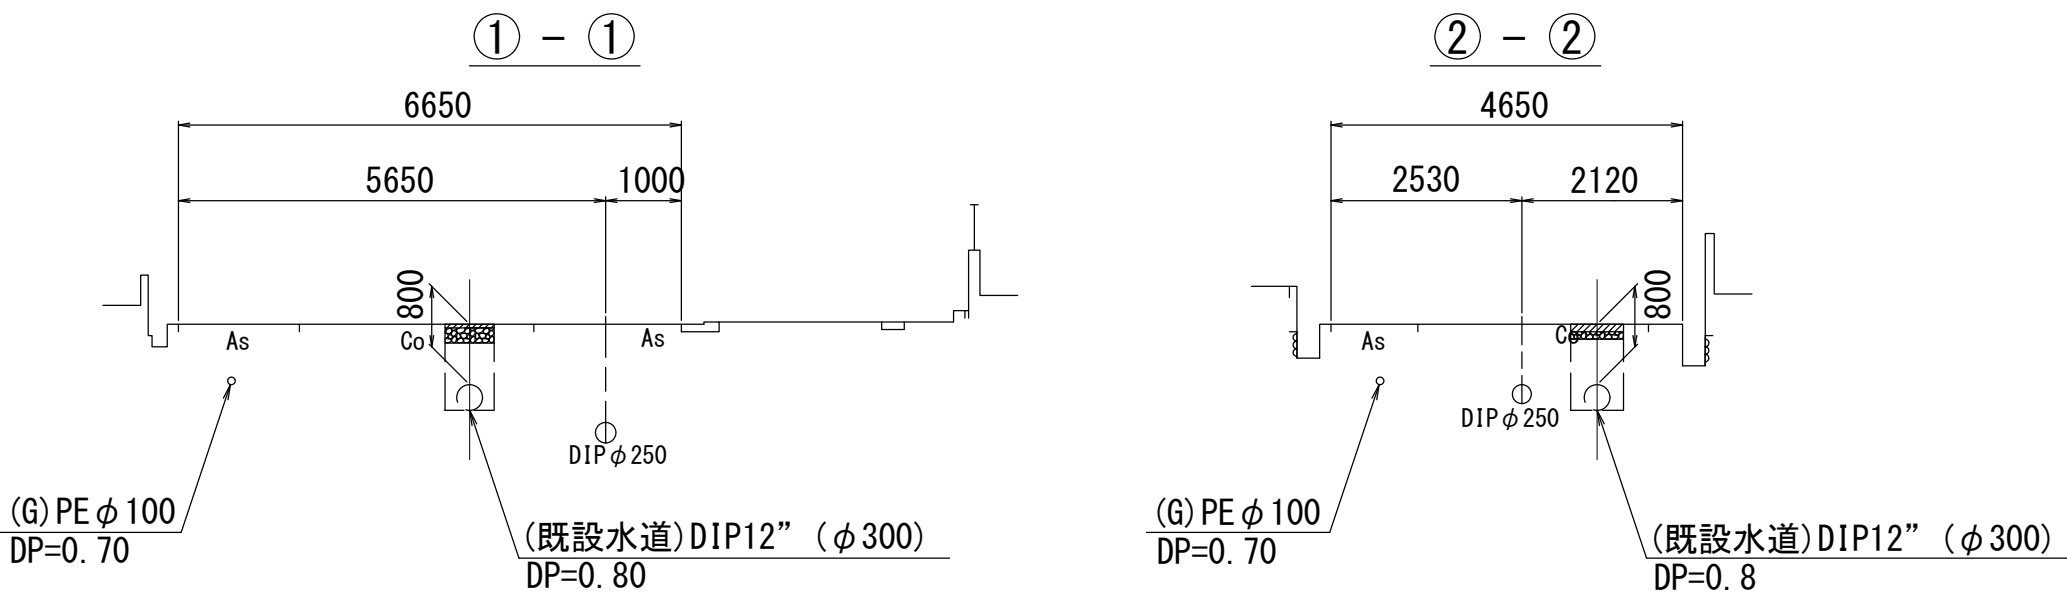

占用物件凡例

線種	名称
——	水道管(新設)
——	既設水道管
---	既設ガス
---	既設雨水管
---	既設NTT
---	既設電気
---	既設下水


※この図面はA 2サイズを原寸とする。

津市上下水道事業局			
工 事 名	令和7年度水整第7号 道路整備事業に伴う上浜町一丁目 ほか2町地内配水管布設工事		
図面の種類	撤去平面図(1/3)・横断面図		
縮 尺	図 示	図面番号	15/17
受注者名			

設計図

撤去平面図 (2/3)


S=1:500

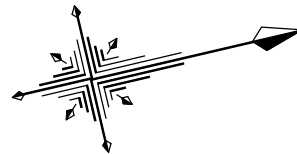

熔融式区画線(1) 白色 W=15cm 実線 L=262.4m(外側線)

横断面図

S=1:100

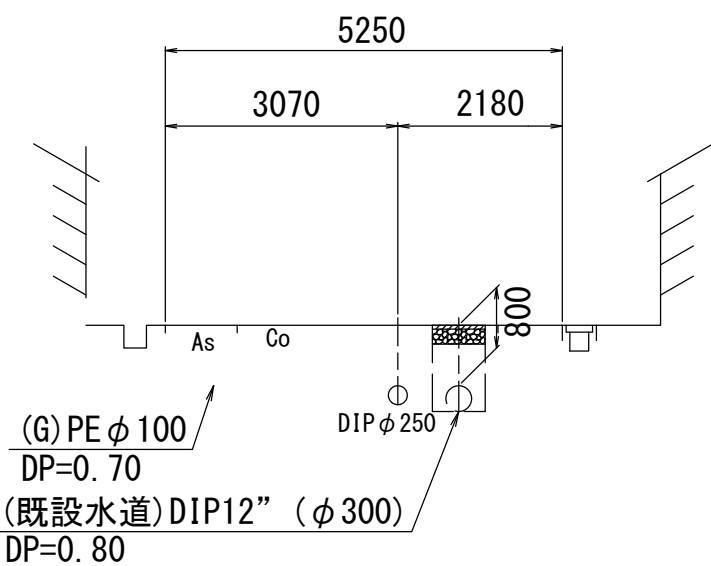

占用物件凡例

線種	名称
——	水道管(新設)
---	既設水道管
---	既設ガス
---	既設雨水管
---	既設NTT
---	既設電気

□ CO舗装



※この図面はA2サイズを原寸とする。

津市上下水道事業局			
工事名	令和7年度水整第7号 道路整備事業に伴う上浜町一丁目 ほか2町地内配水管布設工事		
図面の種類	撤去平面図(2/3)・横断面図		
縮尺	図示	図面番号	16/17
受注者名			

設計図


撤去平面図 (3/3)

S=1:500

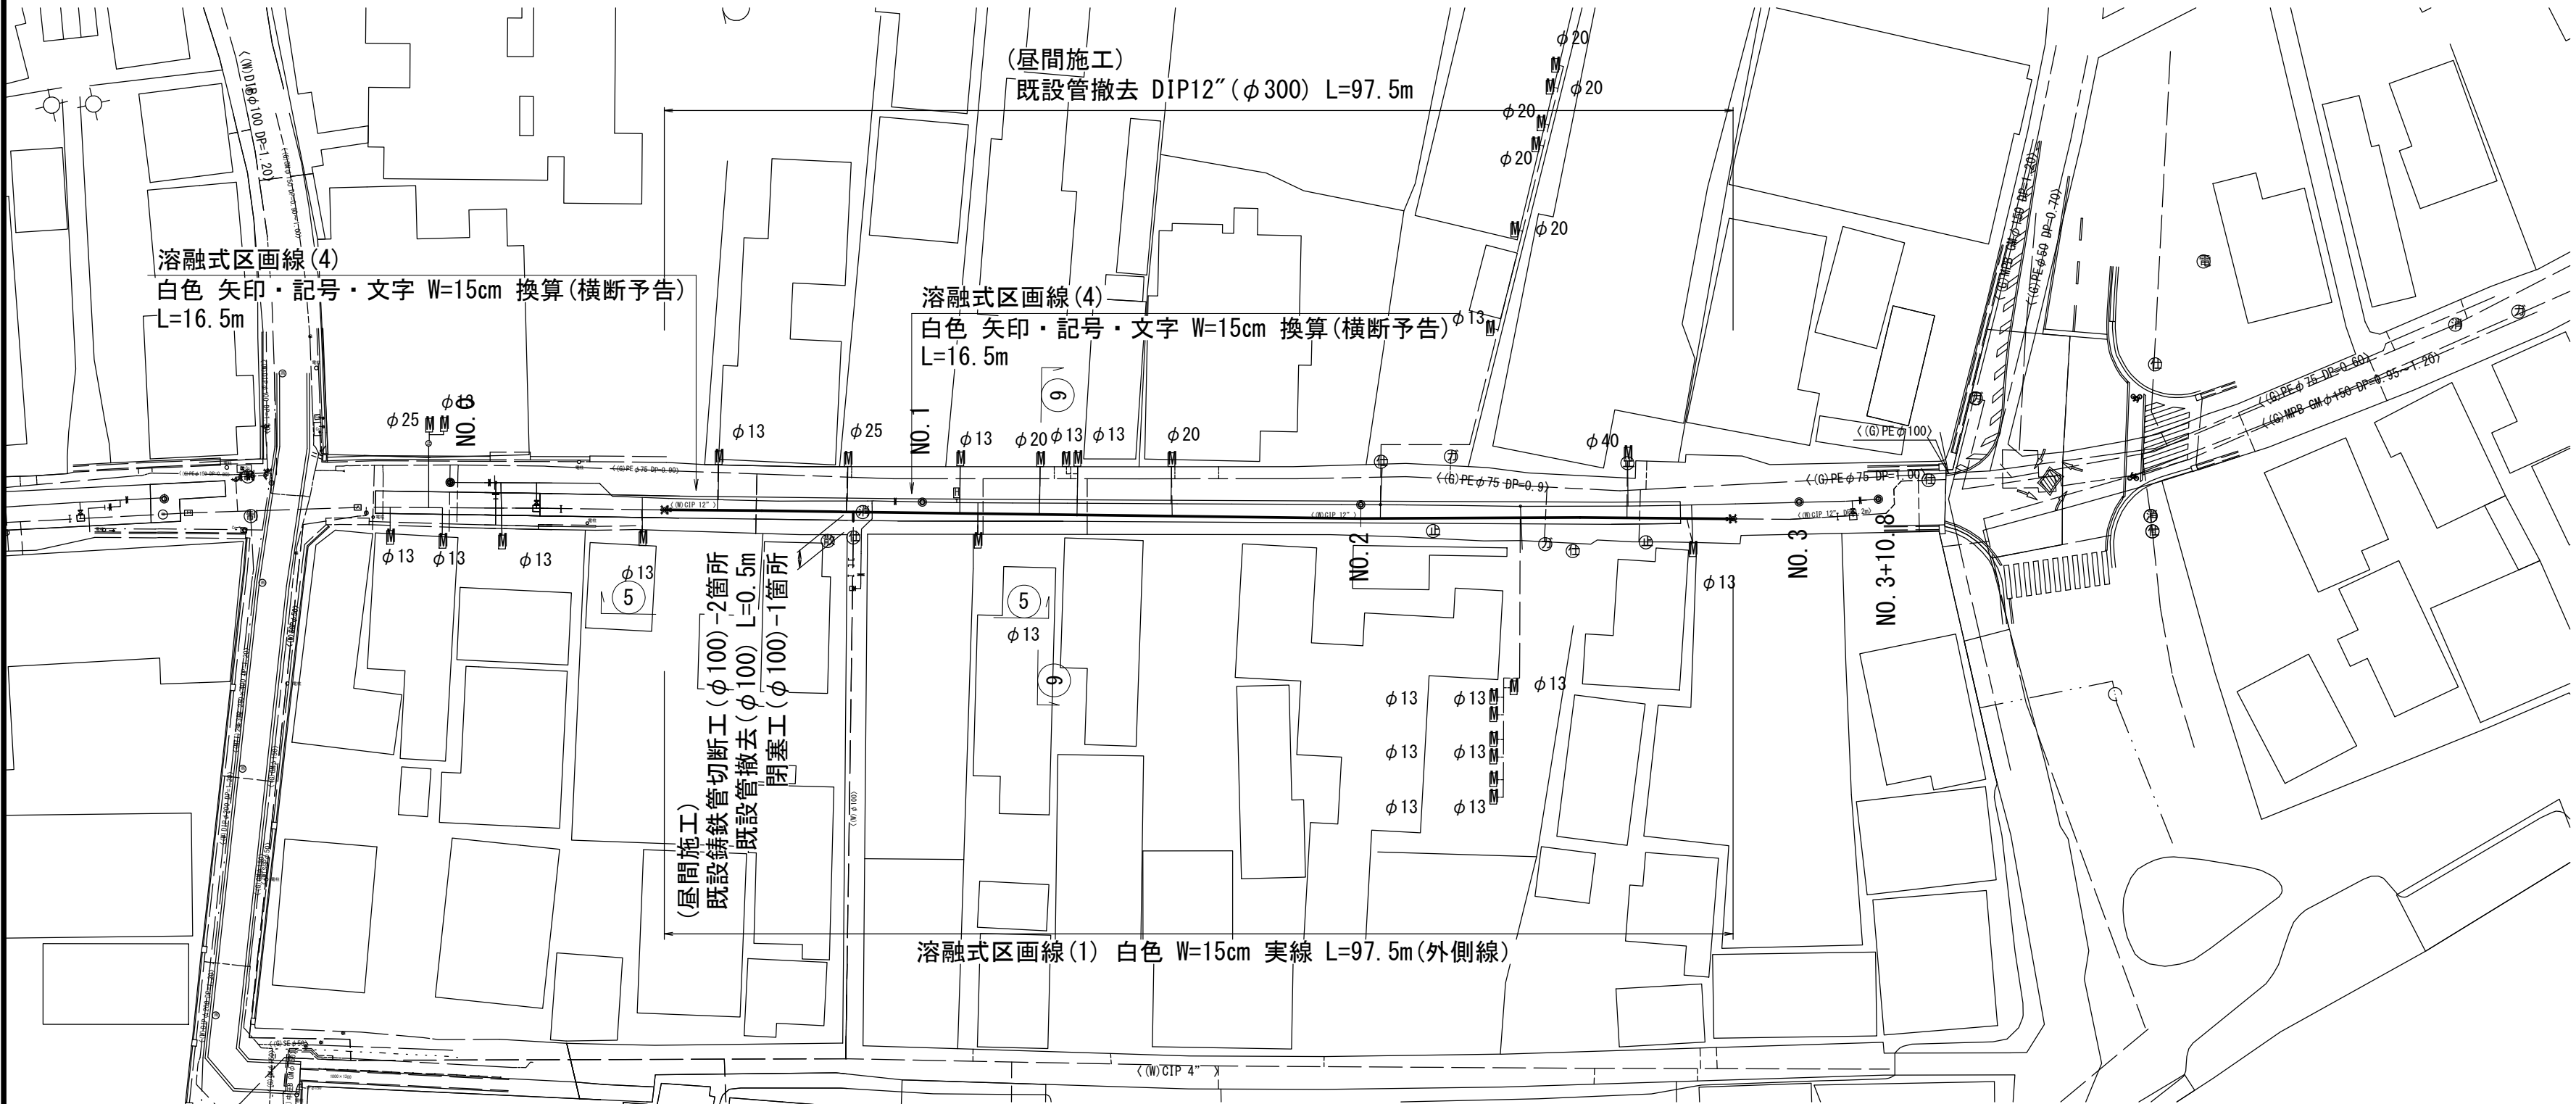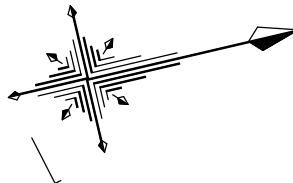

横断面図

S=1:100

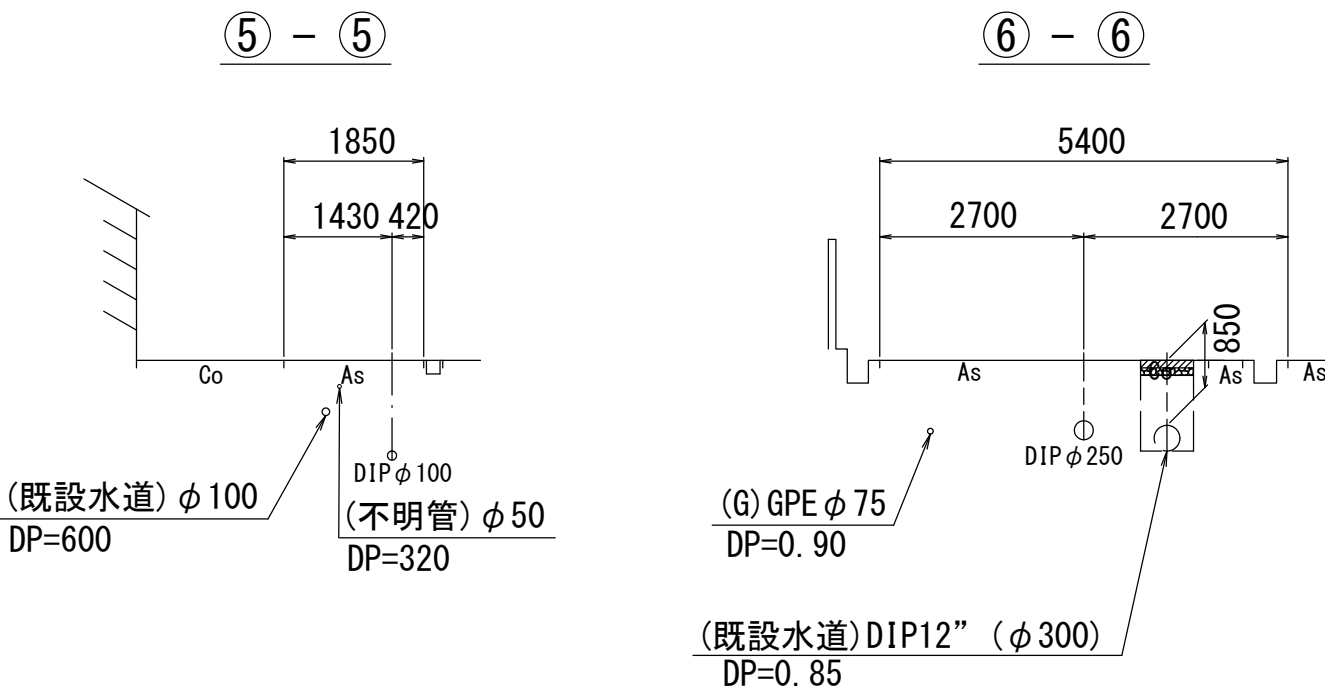

占用物件凡例

線種	名称
——	水道管(新設)
——	既設水道管
——	既設ガス
——	既設雨水管
——	既設NTT
——	既設電気

CO舗装
平面計測

※この図面はA2サイズを原寸とする。

津市上下水道事業局			
工事名	令和7年度水整第7号 道路整備事業に伴う上浜町一丁目 ほか2町地内配水管布設工事		
図面の種類	撤去平面図(3/3)・横断面図		
縮尺	図示	図面番号	17/17
受注者名			