


設計図

平面図(2/2)

S=1:600

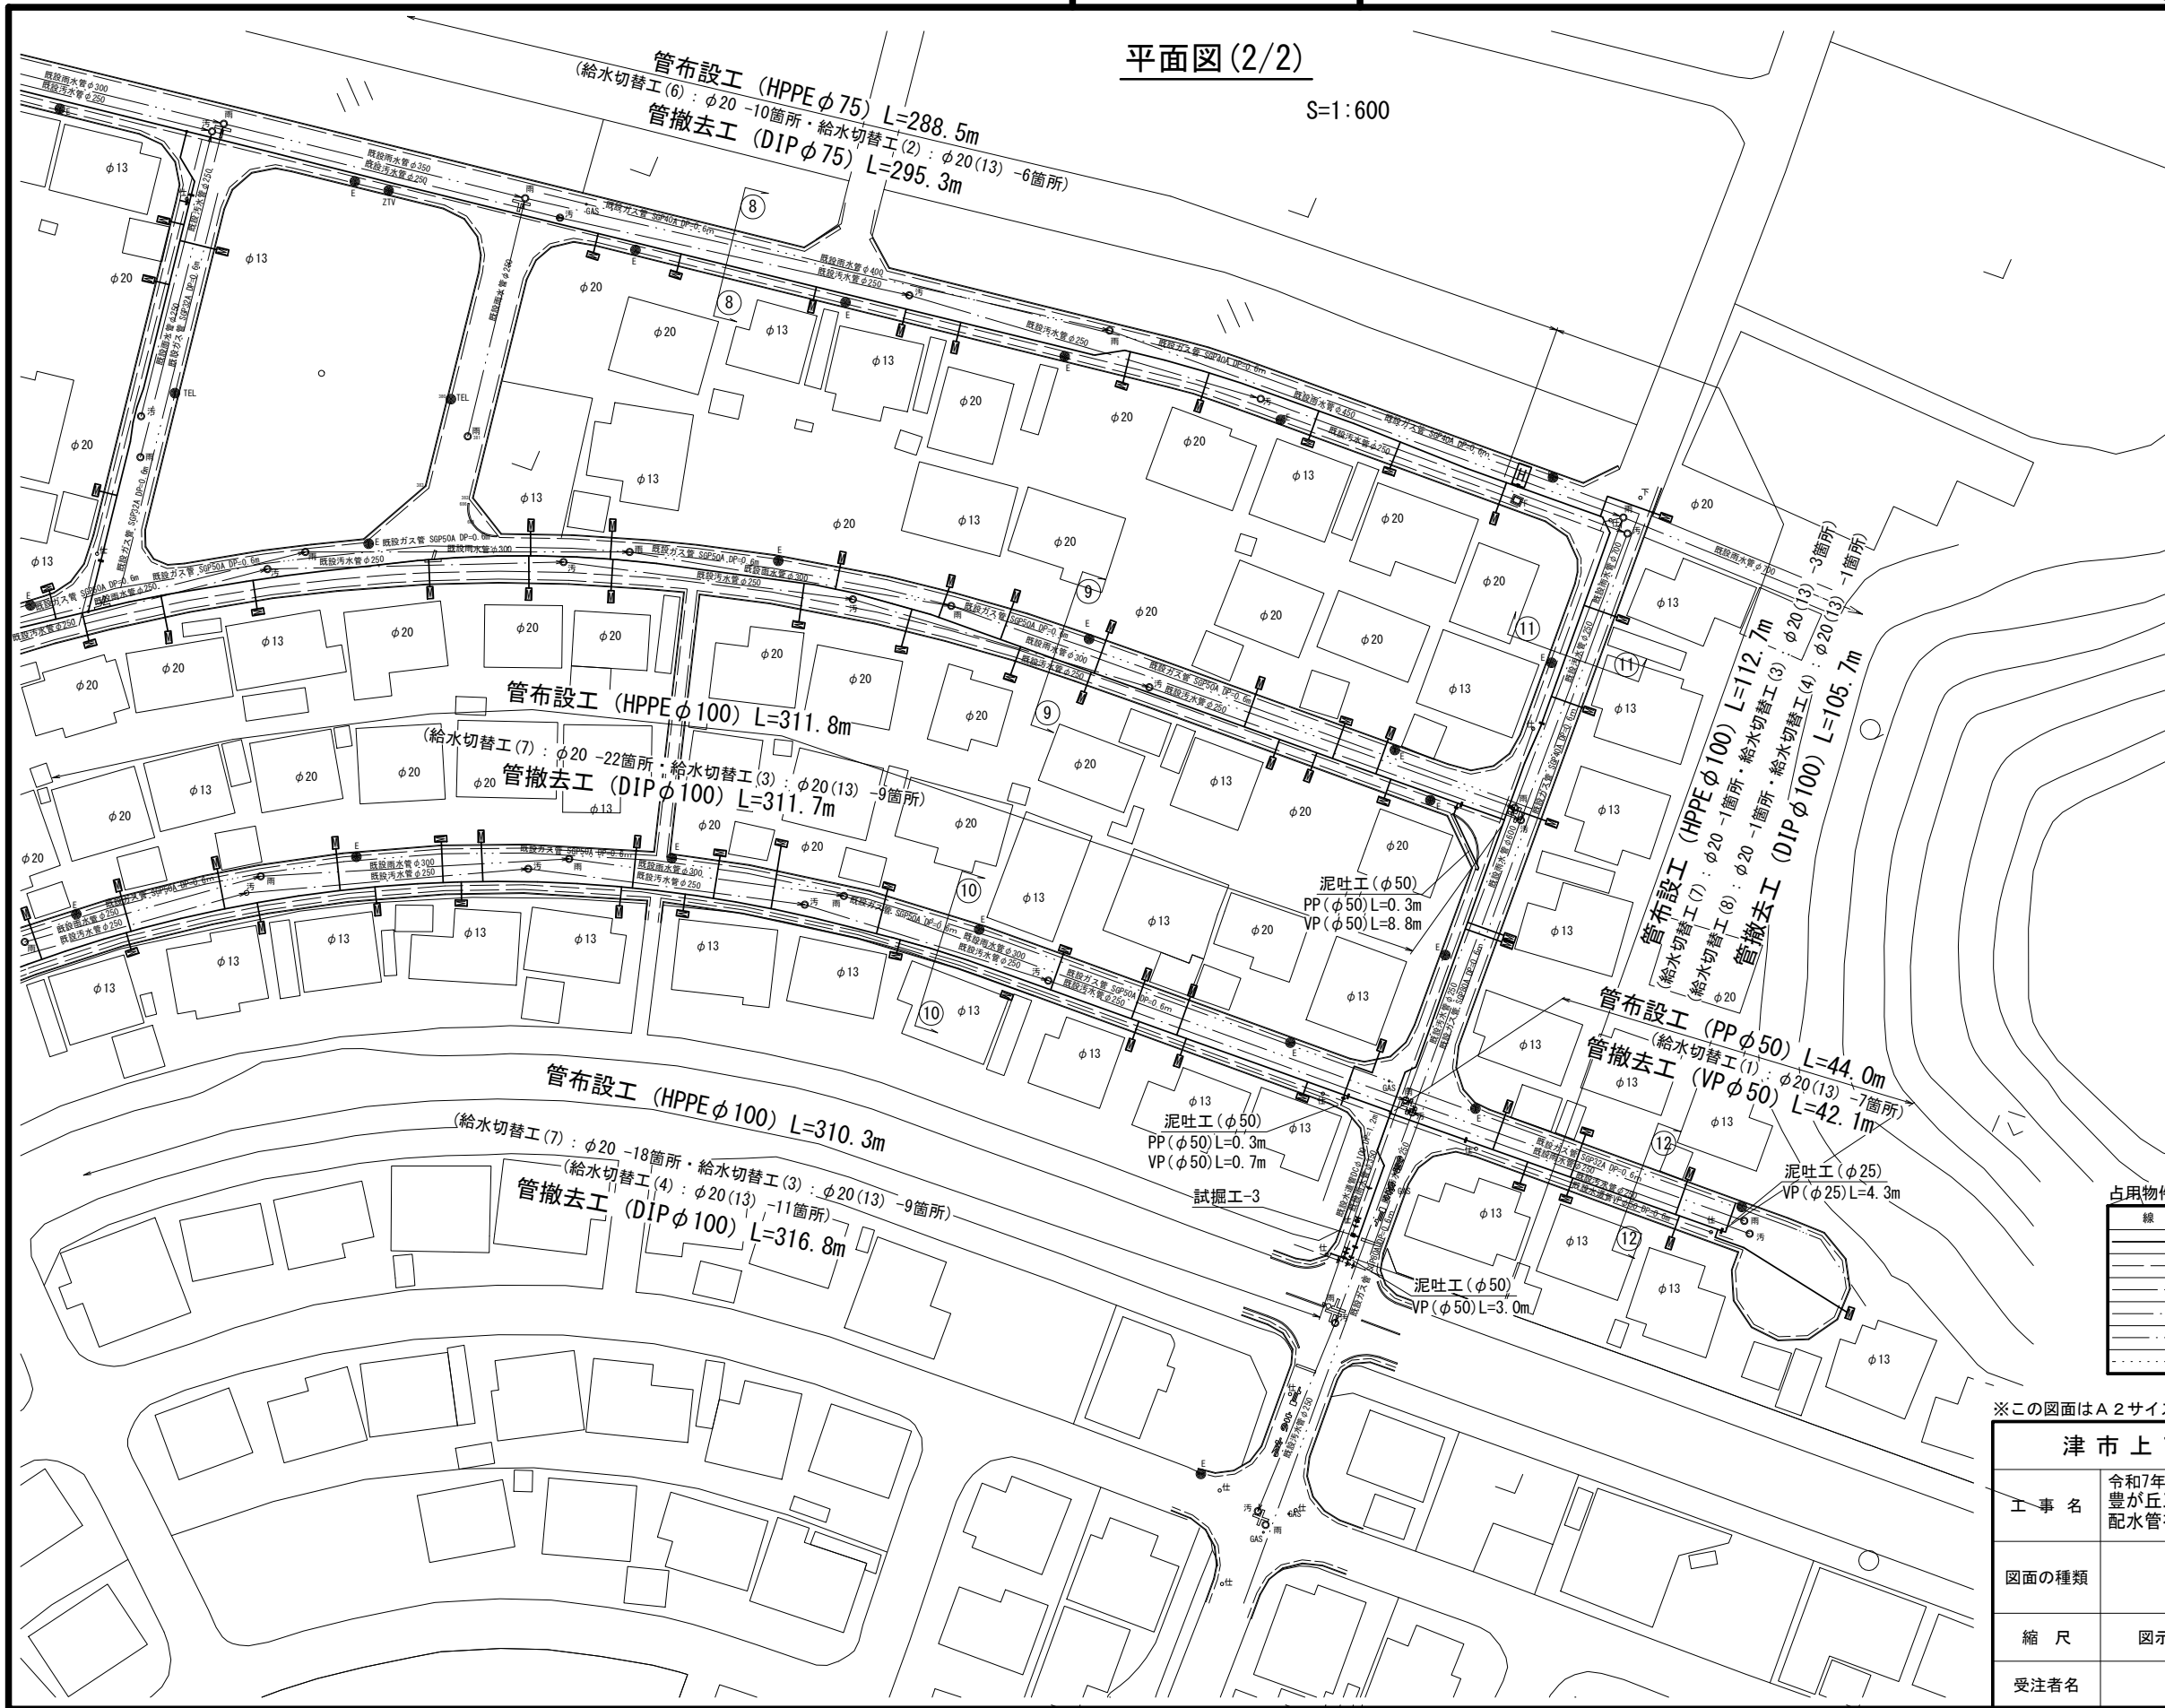

占用物件凡例

線 種	名 称
---	水道管 (新設)
---	既設水道管
---	既設汚水管
---	既設ガス管
---	既設雨水管
---	既設NTT管


※この図面はA2サイズを原寸とする。

津市上下水道事業局			
工 事 名	令和7年度 水整第3号 豊が丘五丁目及び豊が丘四丁目地内 配水管布設工事		
図面の種類	平面図(2/2)		
縮 尺	図示	図面番号	2/17
受注者名			

設計図

横断面図

S=1 : 100

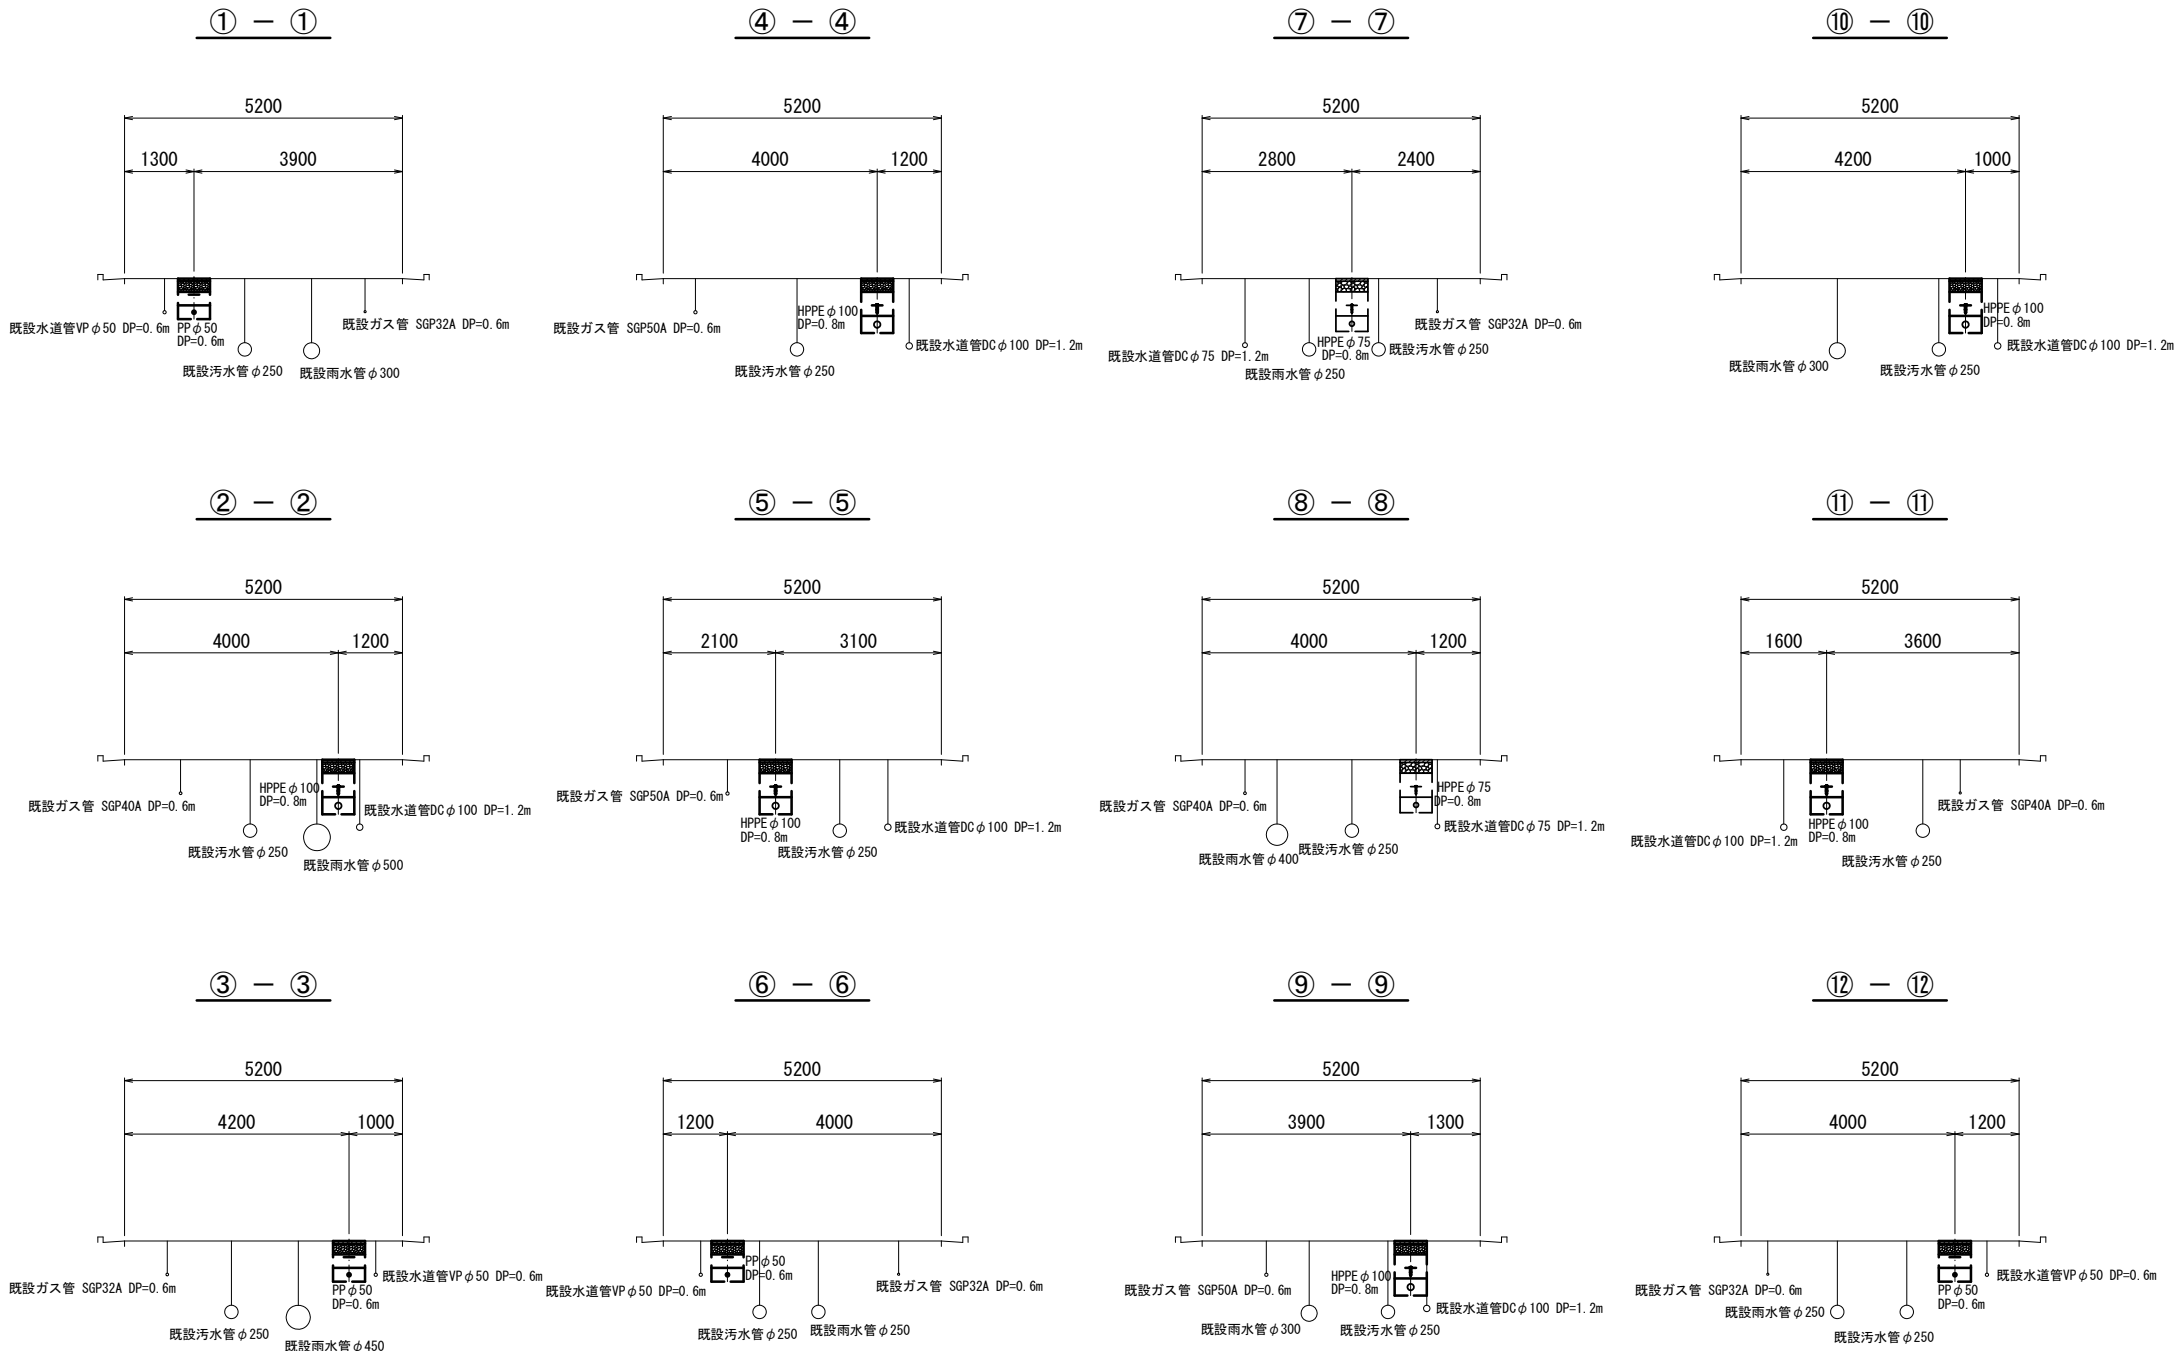

※この図面はA2サイズを原寸とする。


津市上下水道事業局			
工 事 名	令和7年度 水整第3号 豊が丘五丁目及び豊が丘四丁目地内 配水管布設工事		
図面の種類	横断面図		
縮 尺	図示	図面番号	3/17
受注者名			

設計図

土工定規図


S=1 : 20

HPPE φ 100

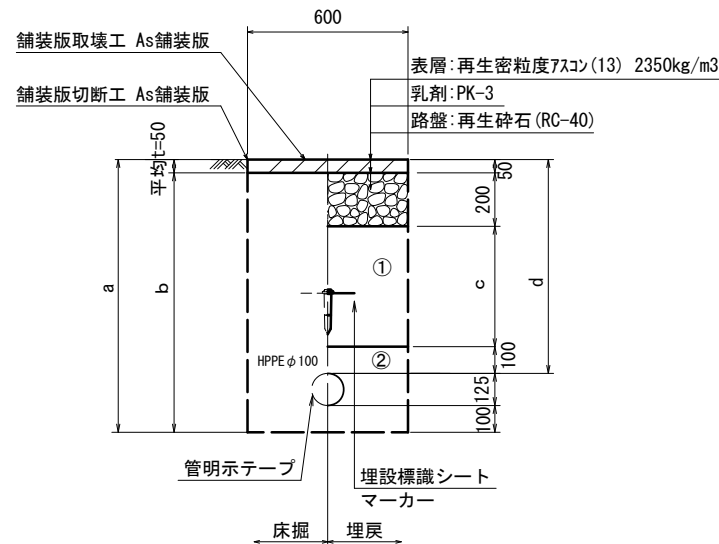


φ 100				
土被り	a	b	c	d
800	1025	975	450	800
900	1125	1075	550	900
1000	1225	1175	650	1000
1100	1325	1275	750	1100
1200	1425	1375	850	1200

HPPE φ 75

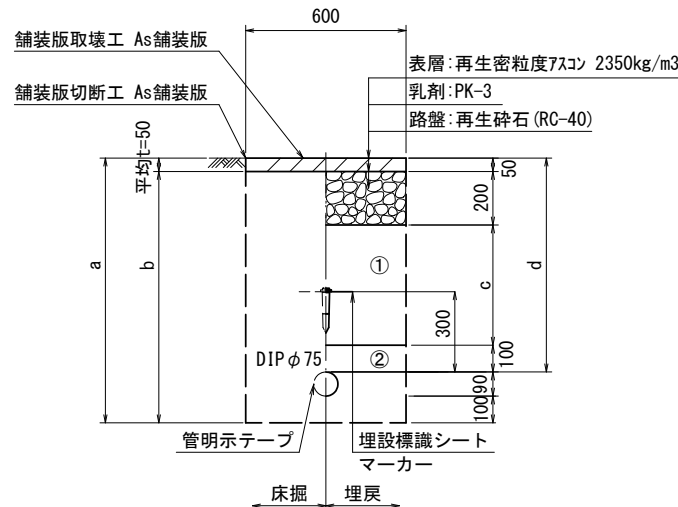


φ 75				
土被り	a	b	c	d
800	990	940	450	800
900	1090	1040	550	900
1000	1190	1140	650	1000
1100	1290	1240	750	1100
1200	1390	1340	850	1200

PP φ 50

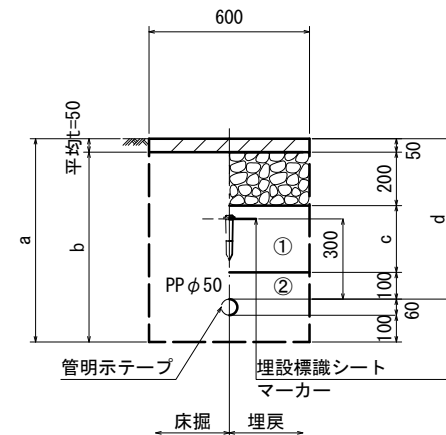


φ 50				
土被り	a	b	c	d
600	760	710	250	600

泥吐管

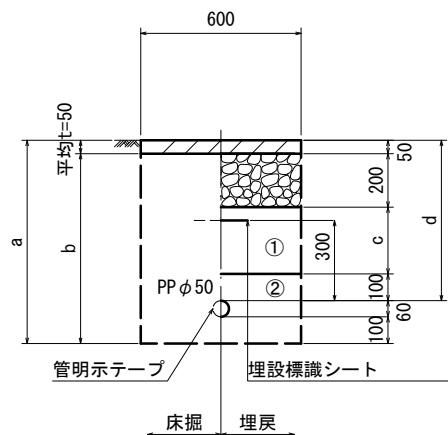


φ 50				
土被り	a	b	c	d
600	760	710	250	600

泥吐管

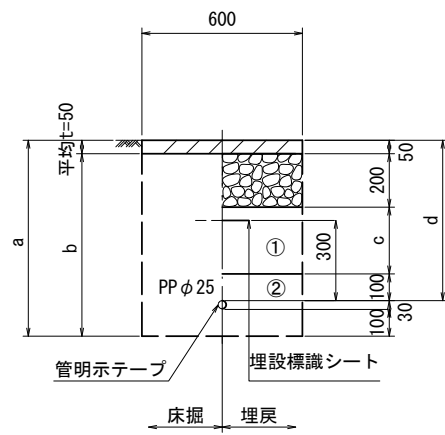


φ 25				
土被り	a	b	c	d
600	730	680	250	600

給水管

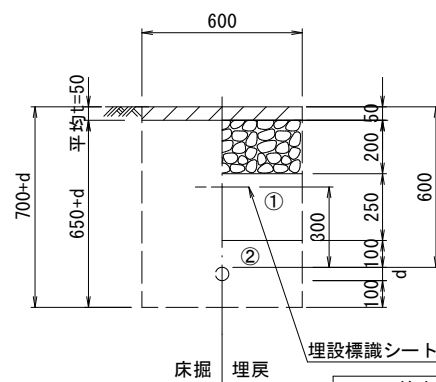

給水管外径 d	
φ 13	d=20mm
φ 20	d=25mm
φ 25	d=30mm
φ 30	d=40mm
φ 40	d=50mm
φ 50	d=60mm

既設管撤去

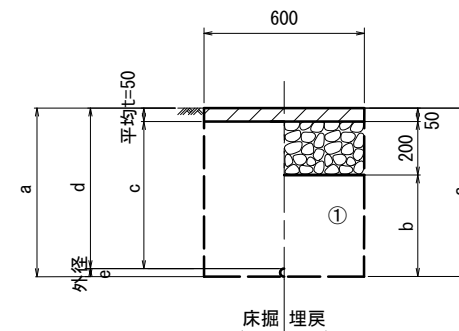

口径	土被り	a	b	c	d	e
DIP φ 100	1200	1318	1068	1150	1200	118
DIP φ 75	1200	1293	1043	1150	1200	93
VP φ 50	600	660	410	550	600	60

※この図面はA2サイズを原寸とする。


津市上下水道事業局			
工 事 名	令和7年度 水整第3号 豊が丘五丁目及び豊が丘四丁目地内 配水管布設工事		
図面の種類	土工定規図		
縮 尺	図示	図面番号	4/17
受注者名			

- ①・・・再生砕石 (RC-40)
- ②・・・管基礎用砂 (埋戻し用砂)

設計図

配管詳細図(1/13)

S=1:200

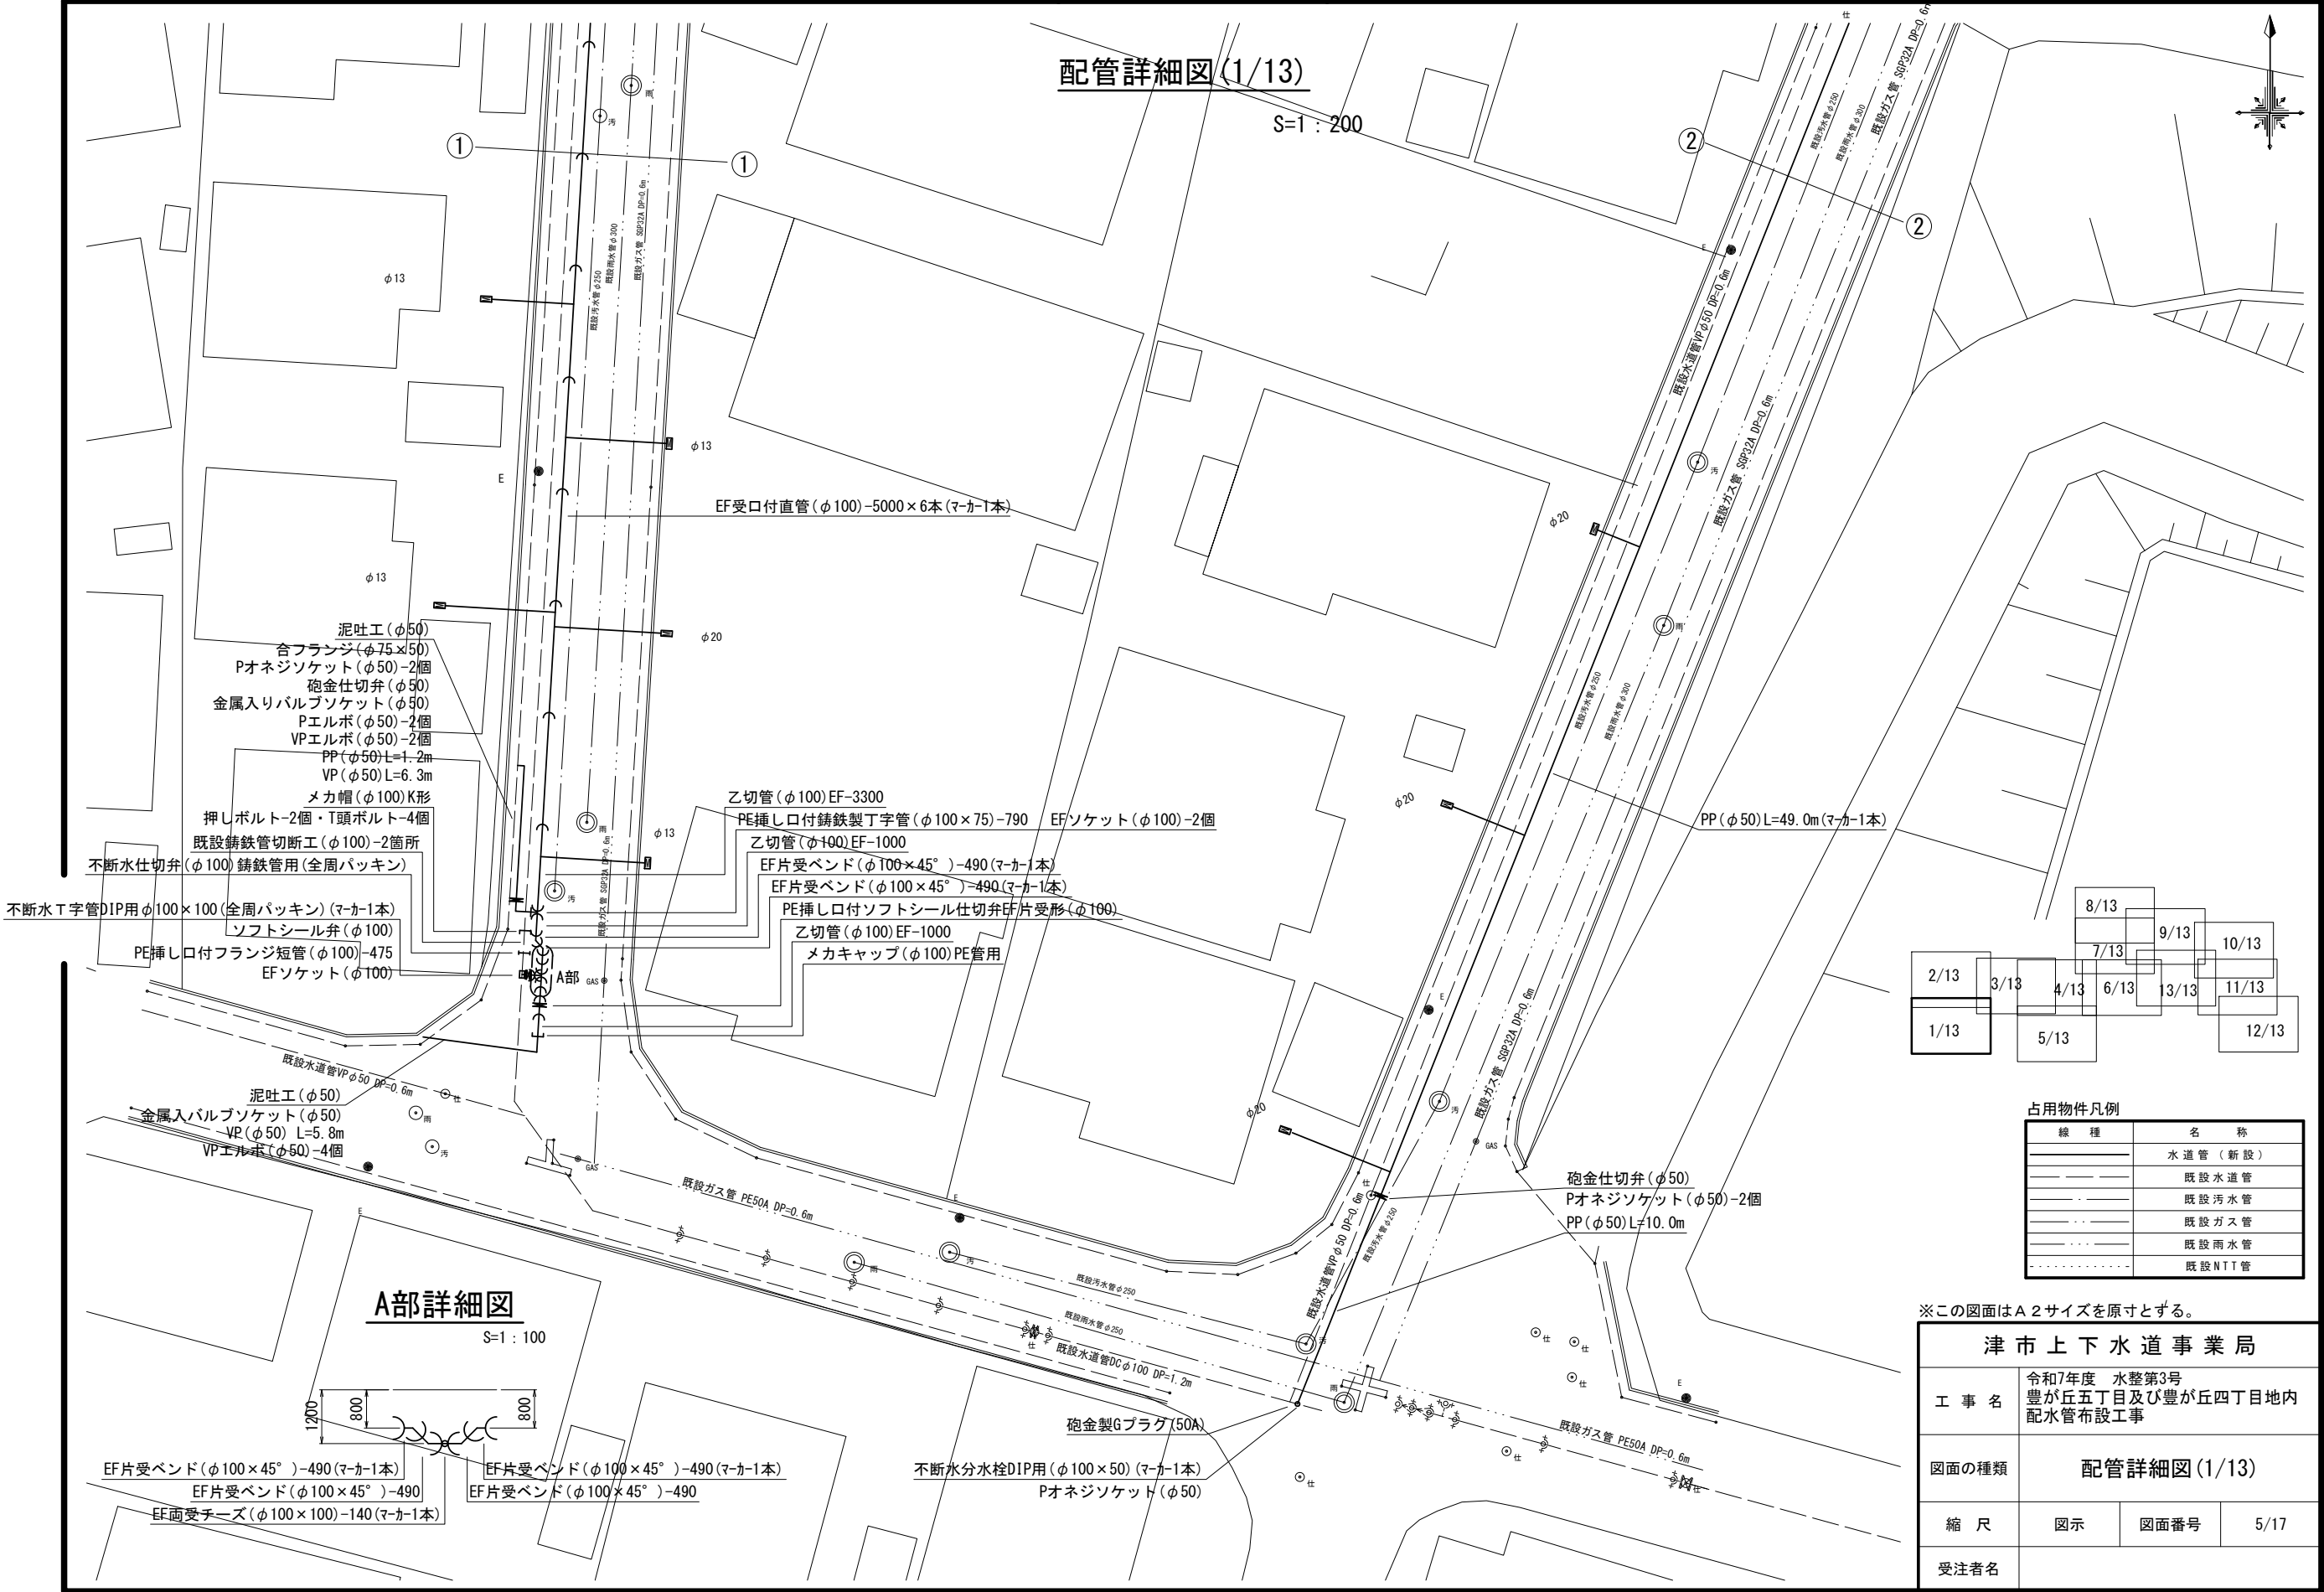

A部詳細図

S=1:100

1200
800
800

占用物件凡例


線 種	名 称
—	水道管（新設）
---	既設水道管
---	既設汚水管
---	既設ガス管
---	既設雨水管
---	既設NTI管

※この図面はA2サイズを原寸とする。

津市上下水道事業局			
工 事 名	令和7年度 水整第3号 豊が丘五丁目及び豊が丘四丁目地内 配水管布設工事		
図面の種類	配管詳細図(1/13)		
縮 尺	図示	図面番号	5/17
受注者名			

設計図

配管詳細図 (2/13)

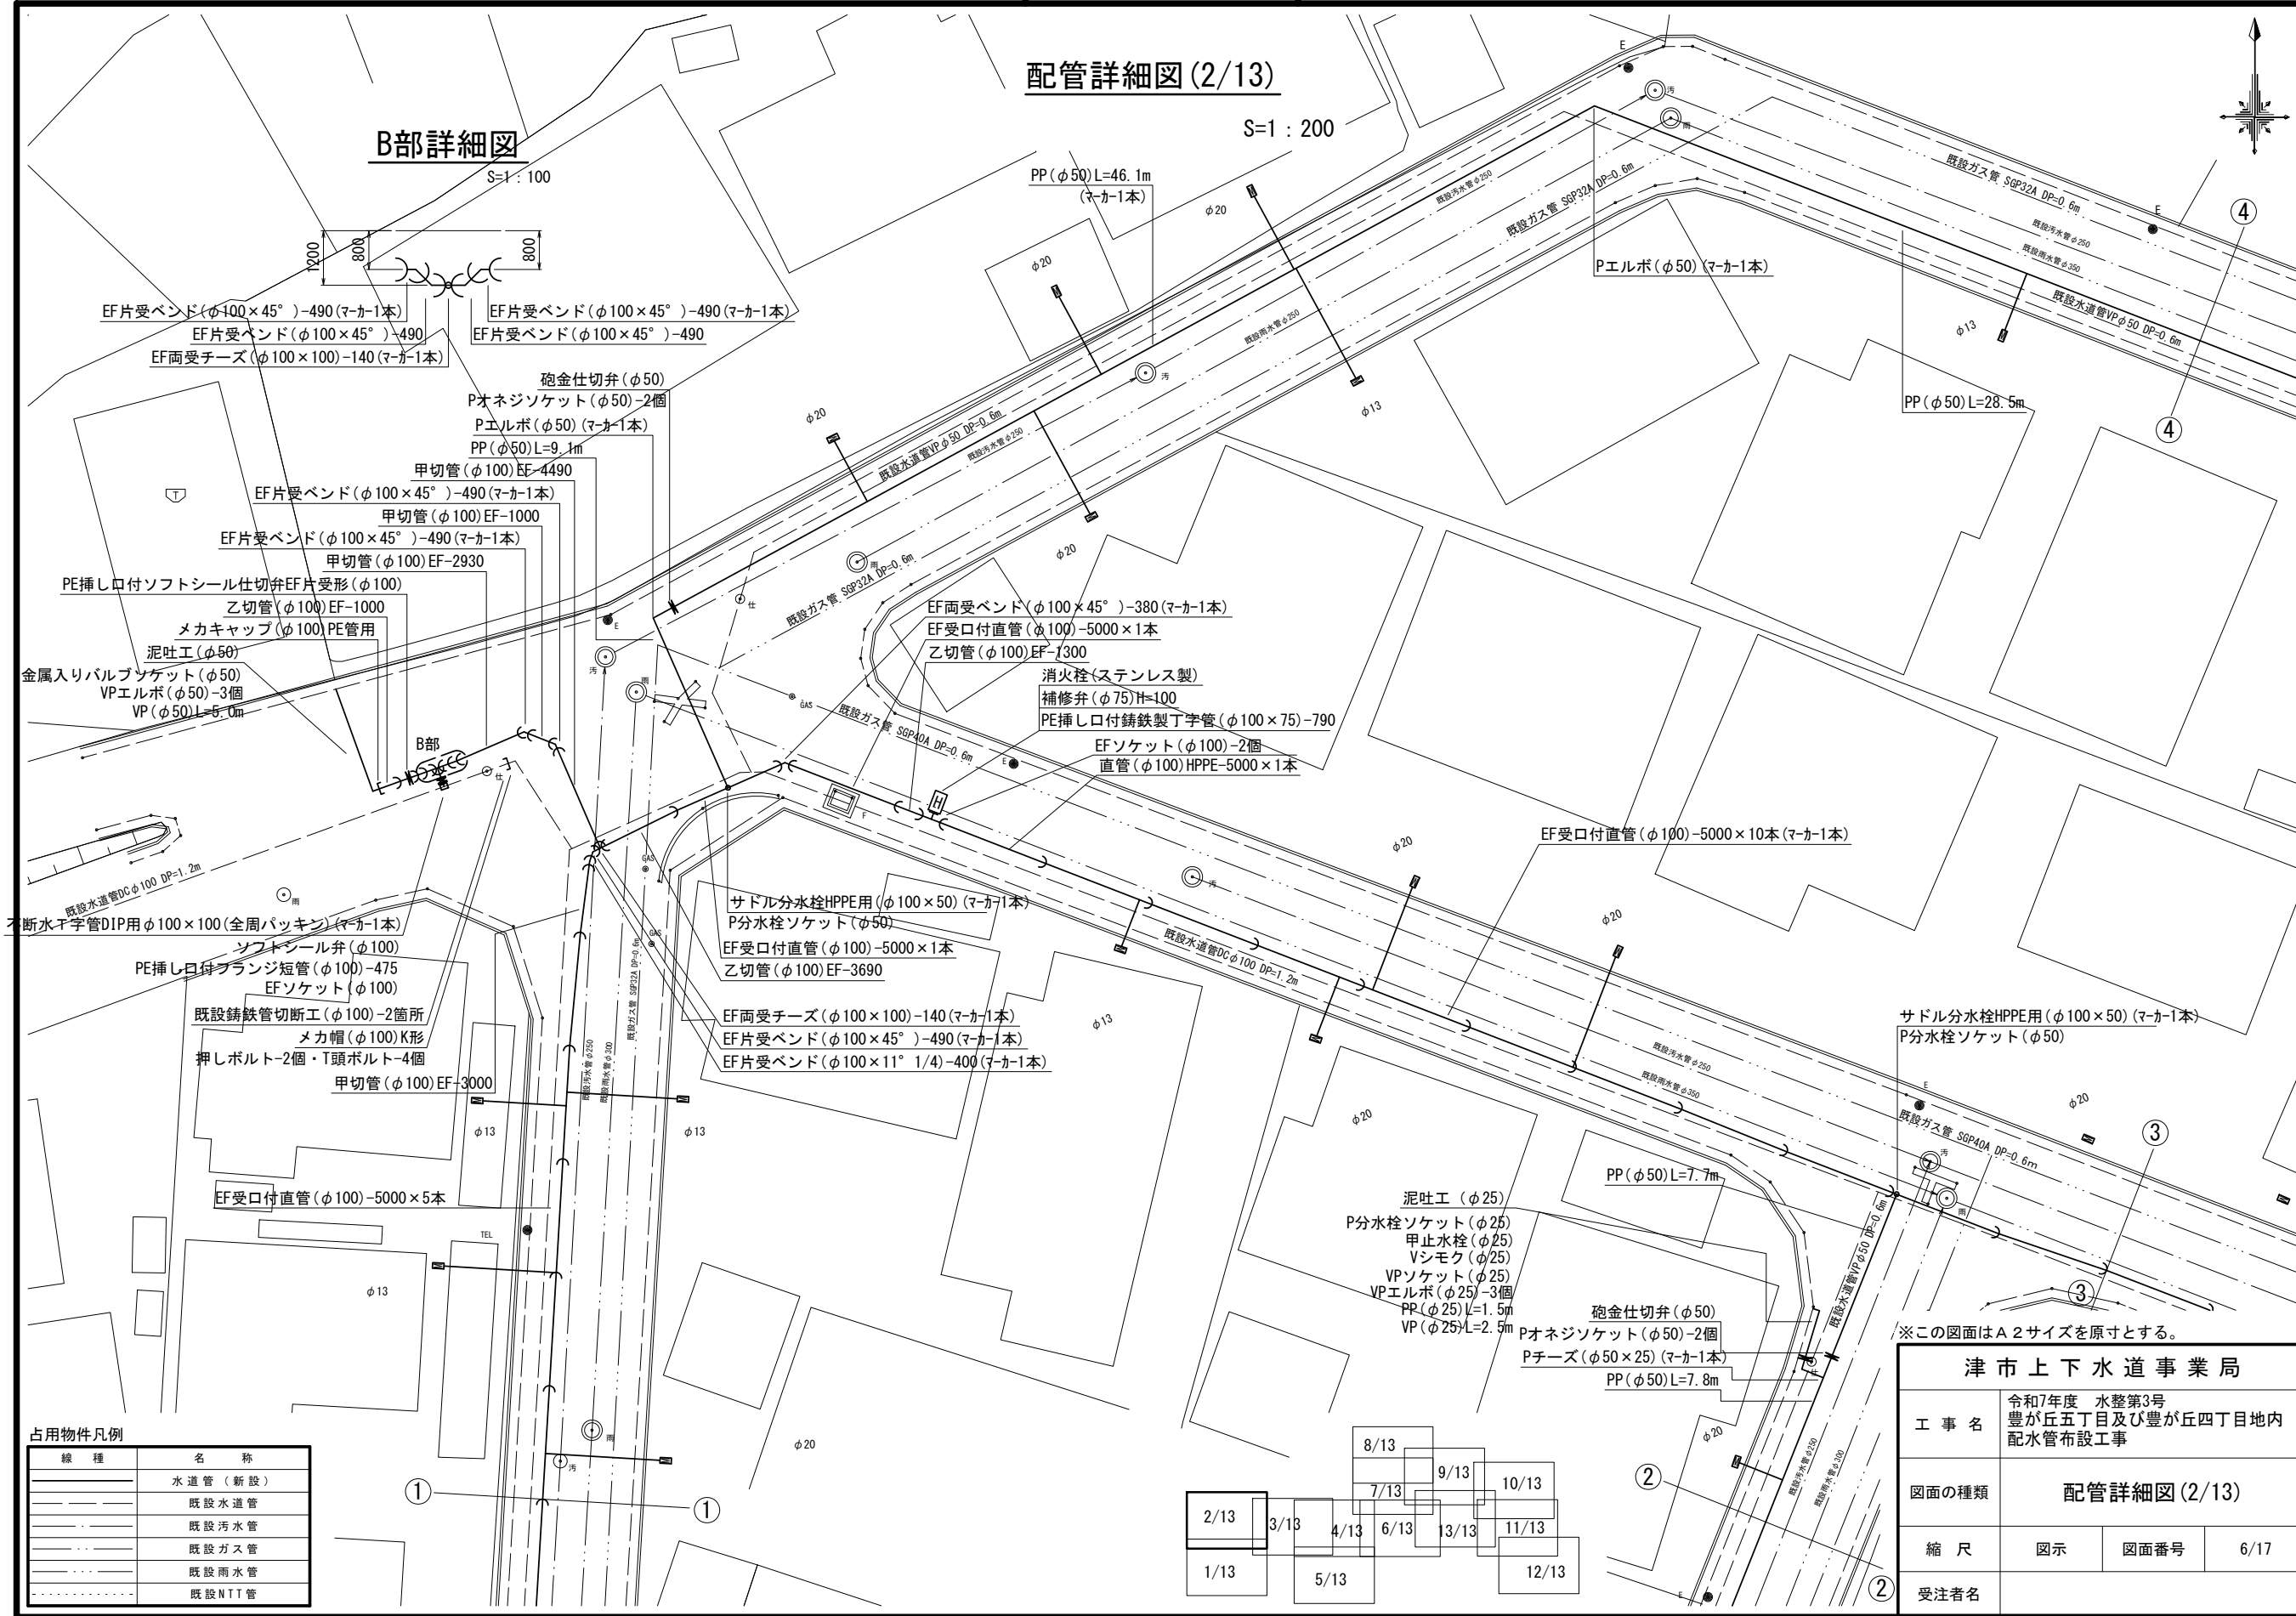


B部詳細図

S=1:100



占用物件凡例

線 種	名 称
——	水 道 管（新 設）
---	既 設 水 道 管
---	既 設 汚 水 管
---	既 設 ガ ス 管
---	既 設 雨 水 管
---	既 設 N T T 管

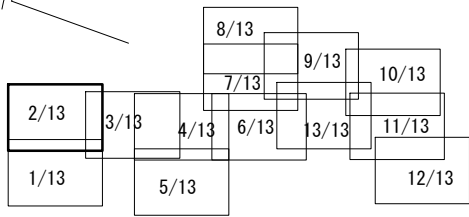


※この図面はA2サイズを原寸とする。

津市上下水道事業局			
工 事 名	令和7年度 水整第3号 豊が丘五丁目及び豊が丘四丁目地内 配水管布設工事		
図面の種類	配管詳細図 (2/13)		
縮 尺	図示	図面番号	6/17
受注者名			

設計図


配管詳細図 (3/13)

S=1 : 200

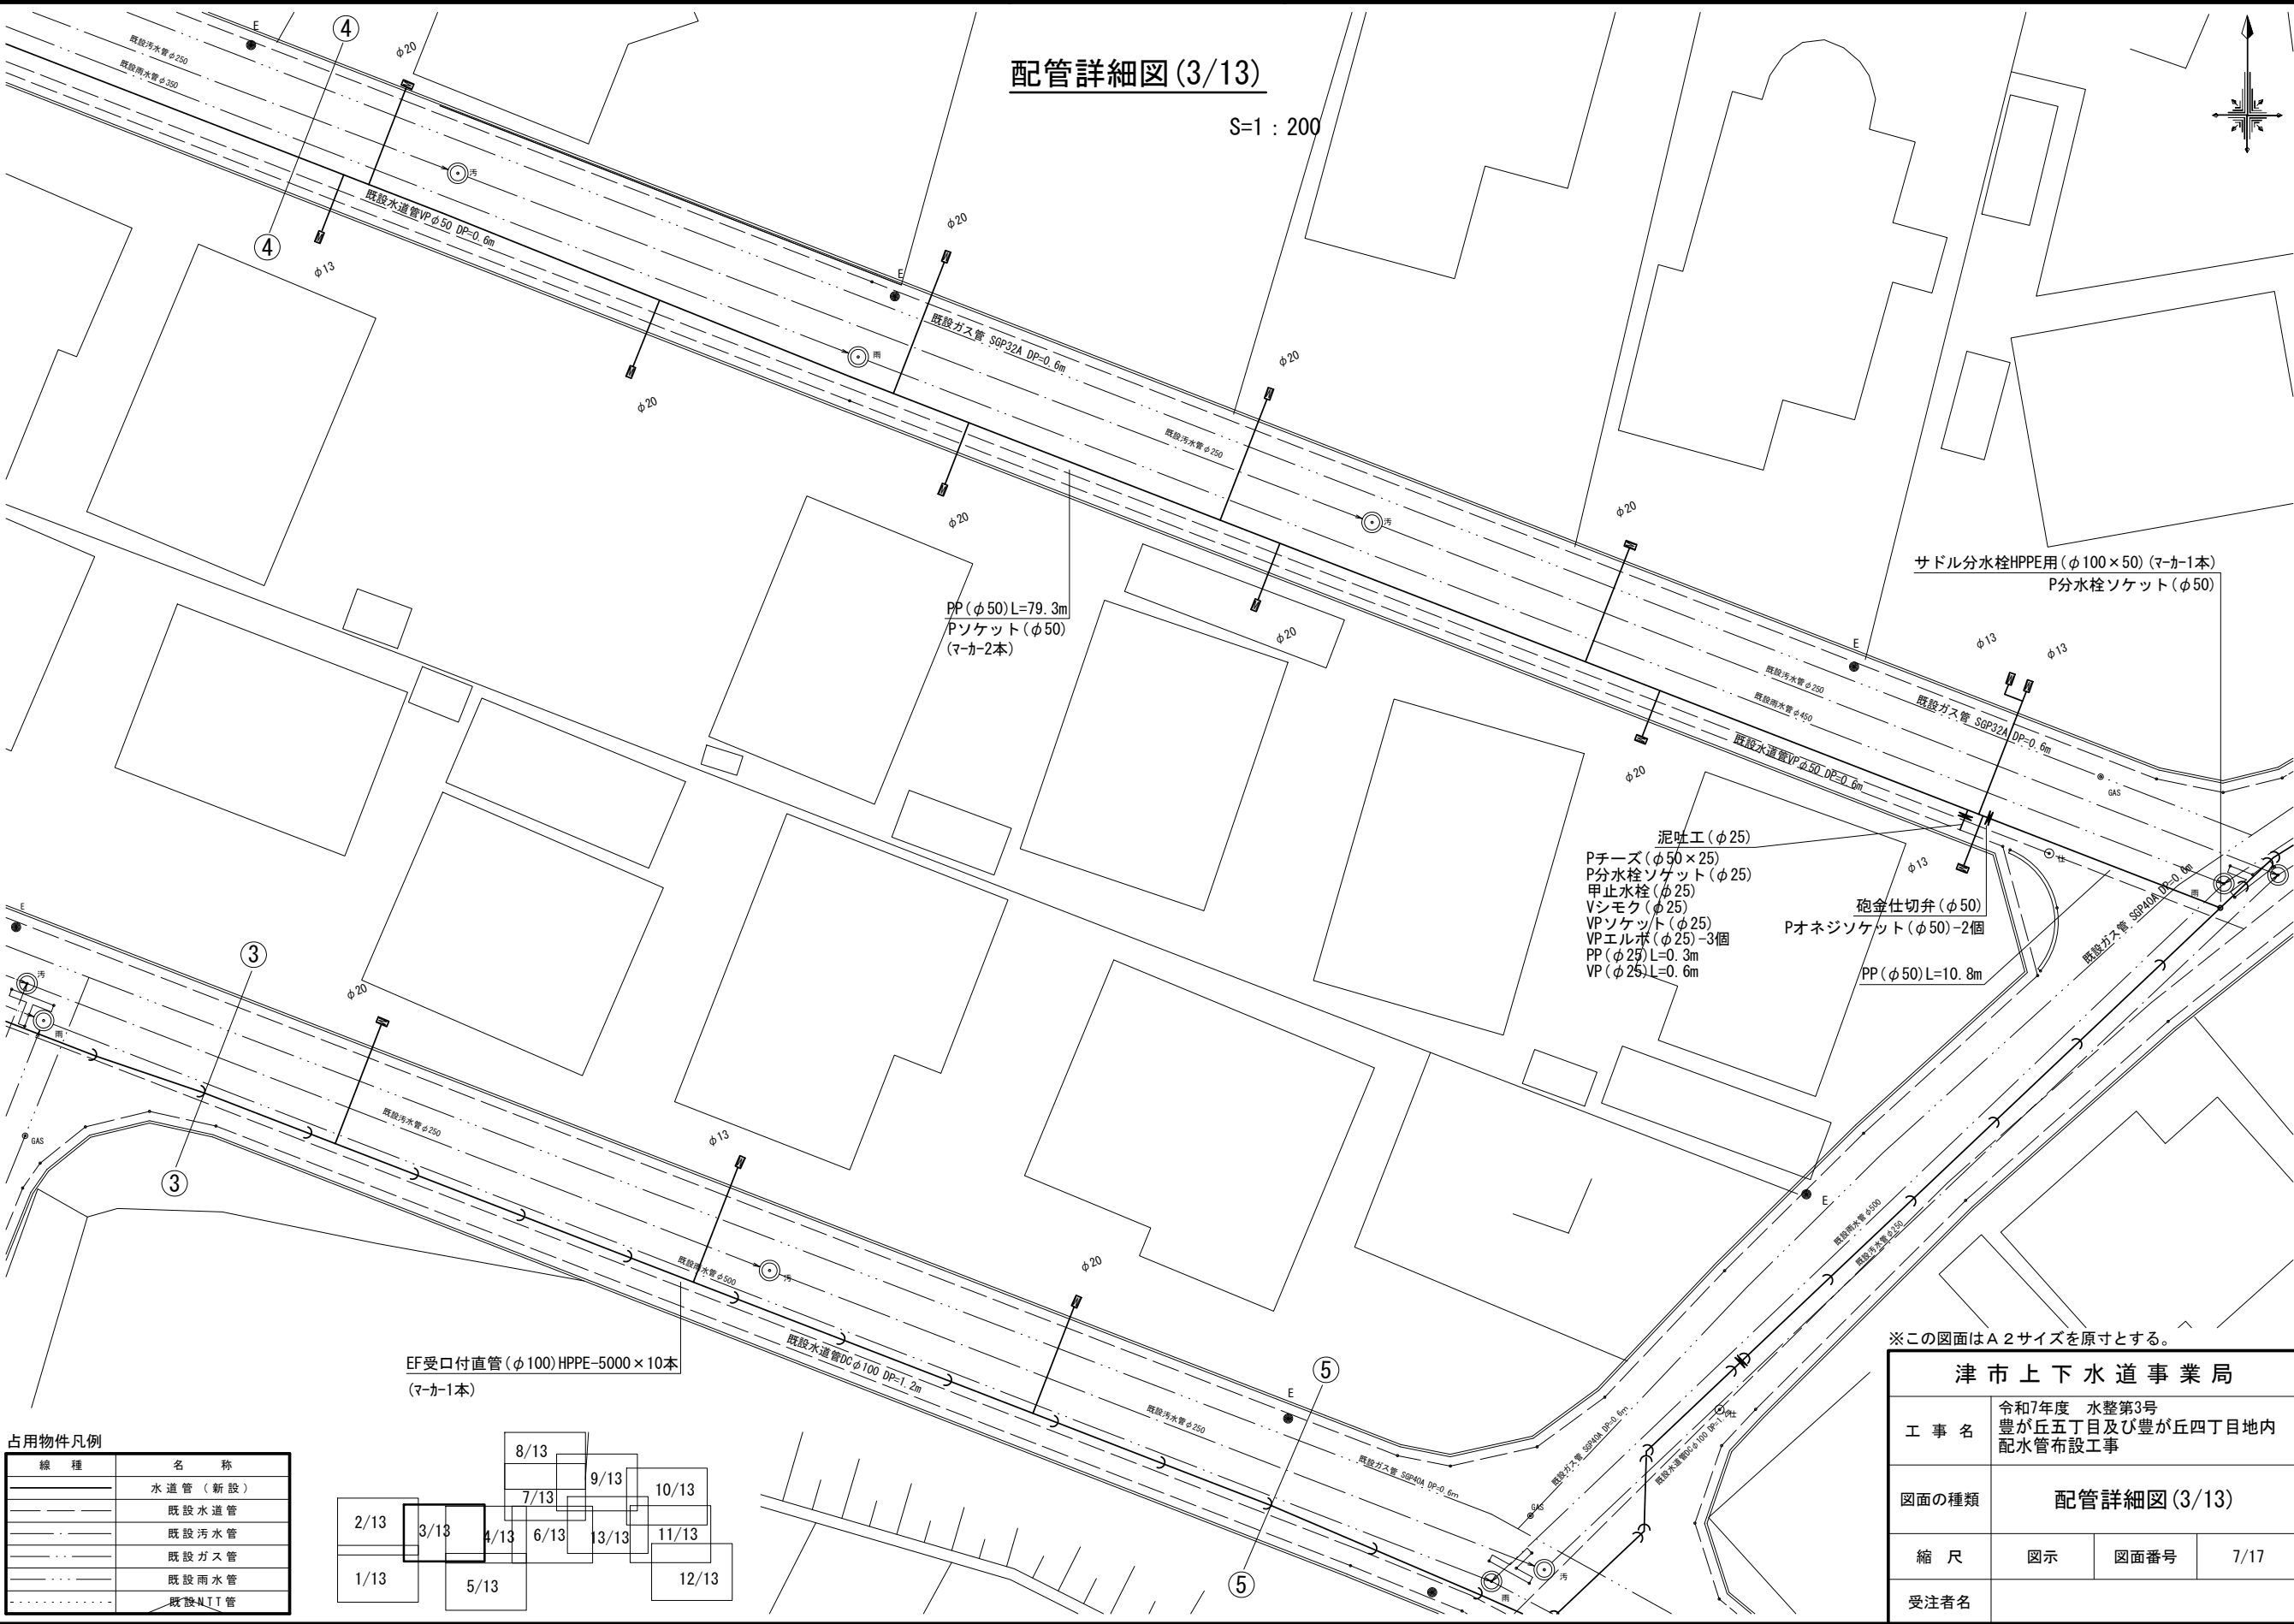

占用物件凡例

線 種	名 称
——	水道管 (新設)
---	既設水道管
---	既設汚水管
---	既設ガス管
---	既設雨水管
---	既設N.T.T管

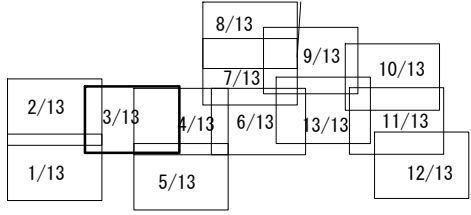



※この図面はA2サイズを原寸とする。

津市上下水道事業局			
工 事 名	令和7年度 水整第3号 豊が丘五丁目及び豊が丘四丁目地内 配水管布設工事		
図面の種類	配管詳細図 (3/13)		
縮 尺	図示	図面番号	7/17
受注者名			

設計図

配管詳細図(4/13)

S=1 : 200

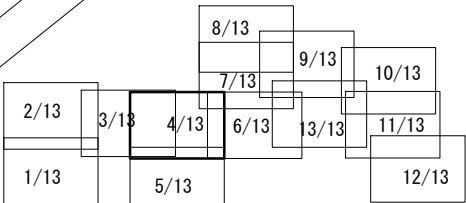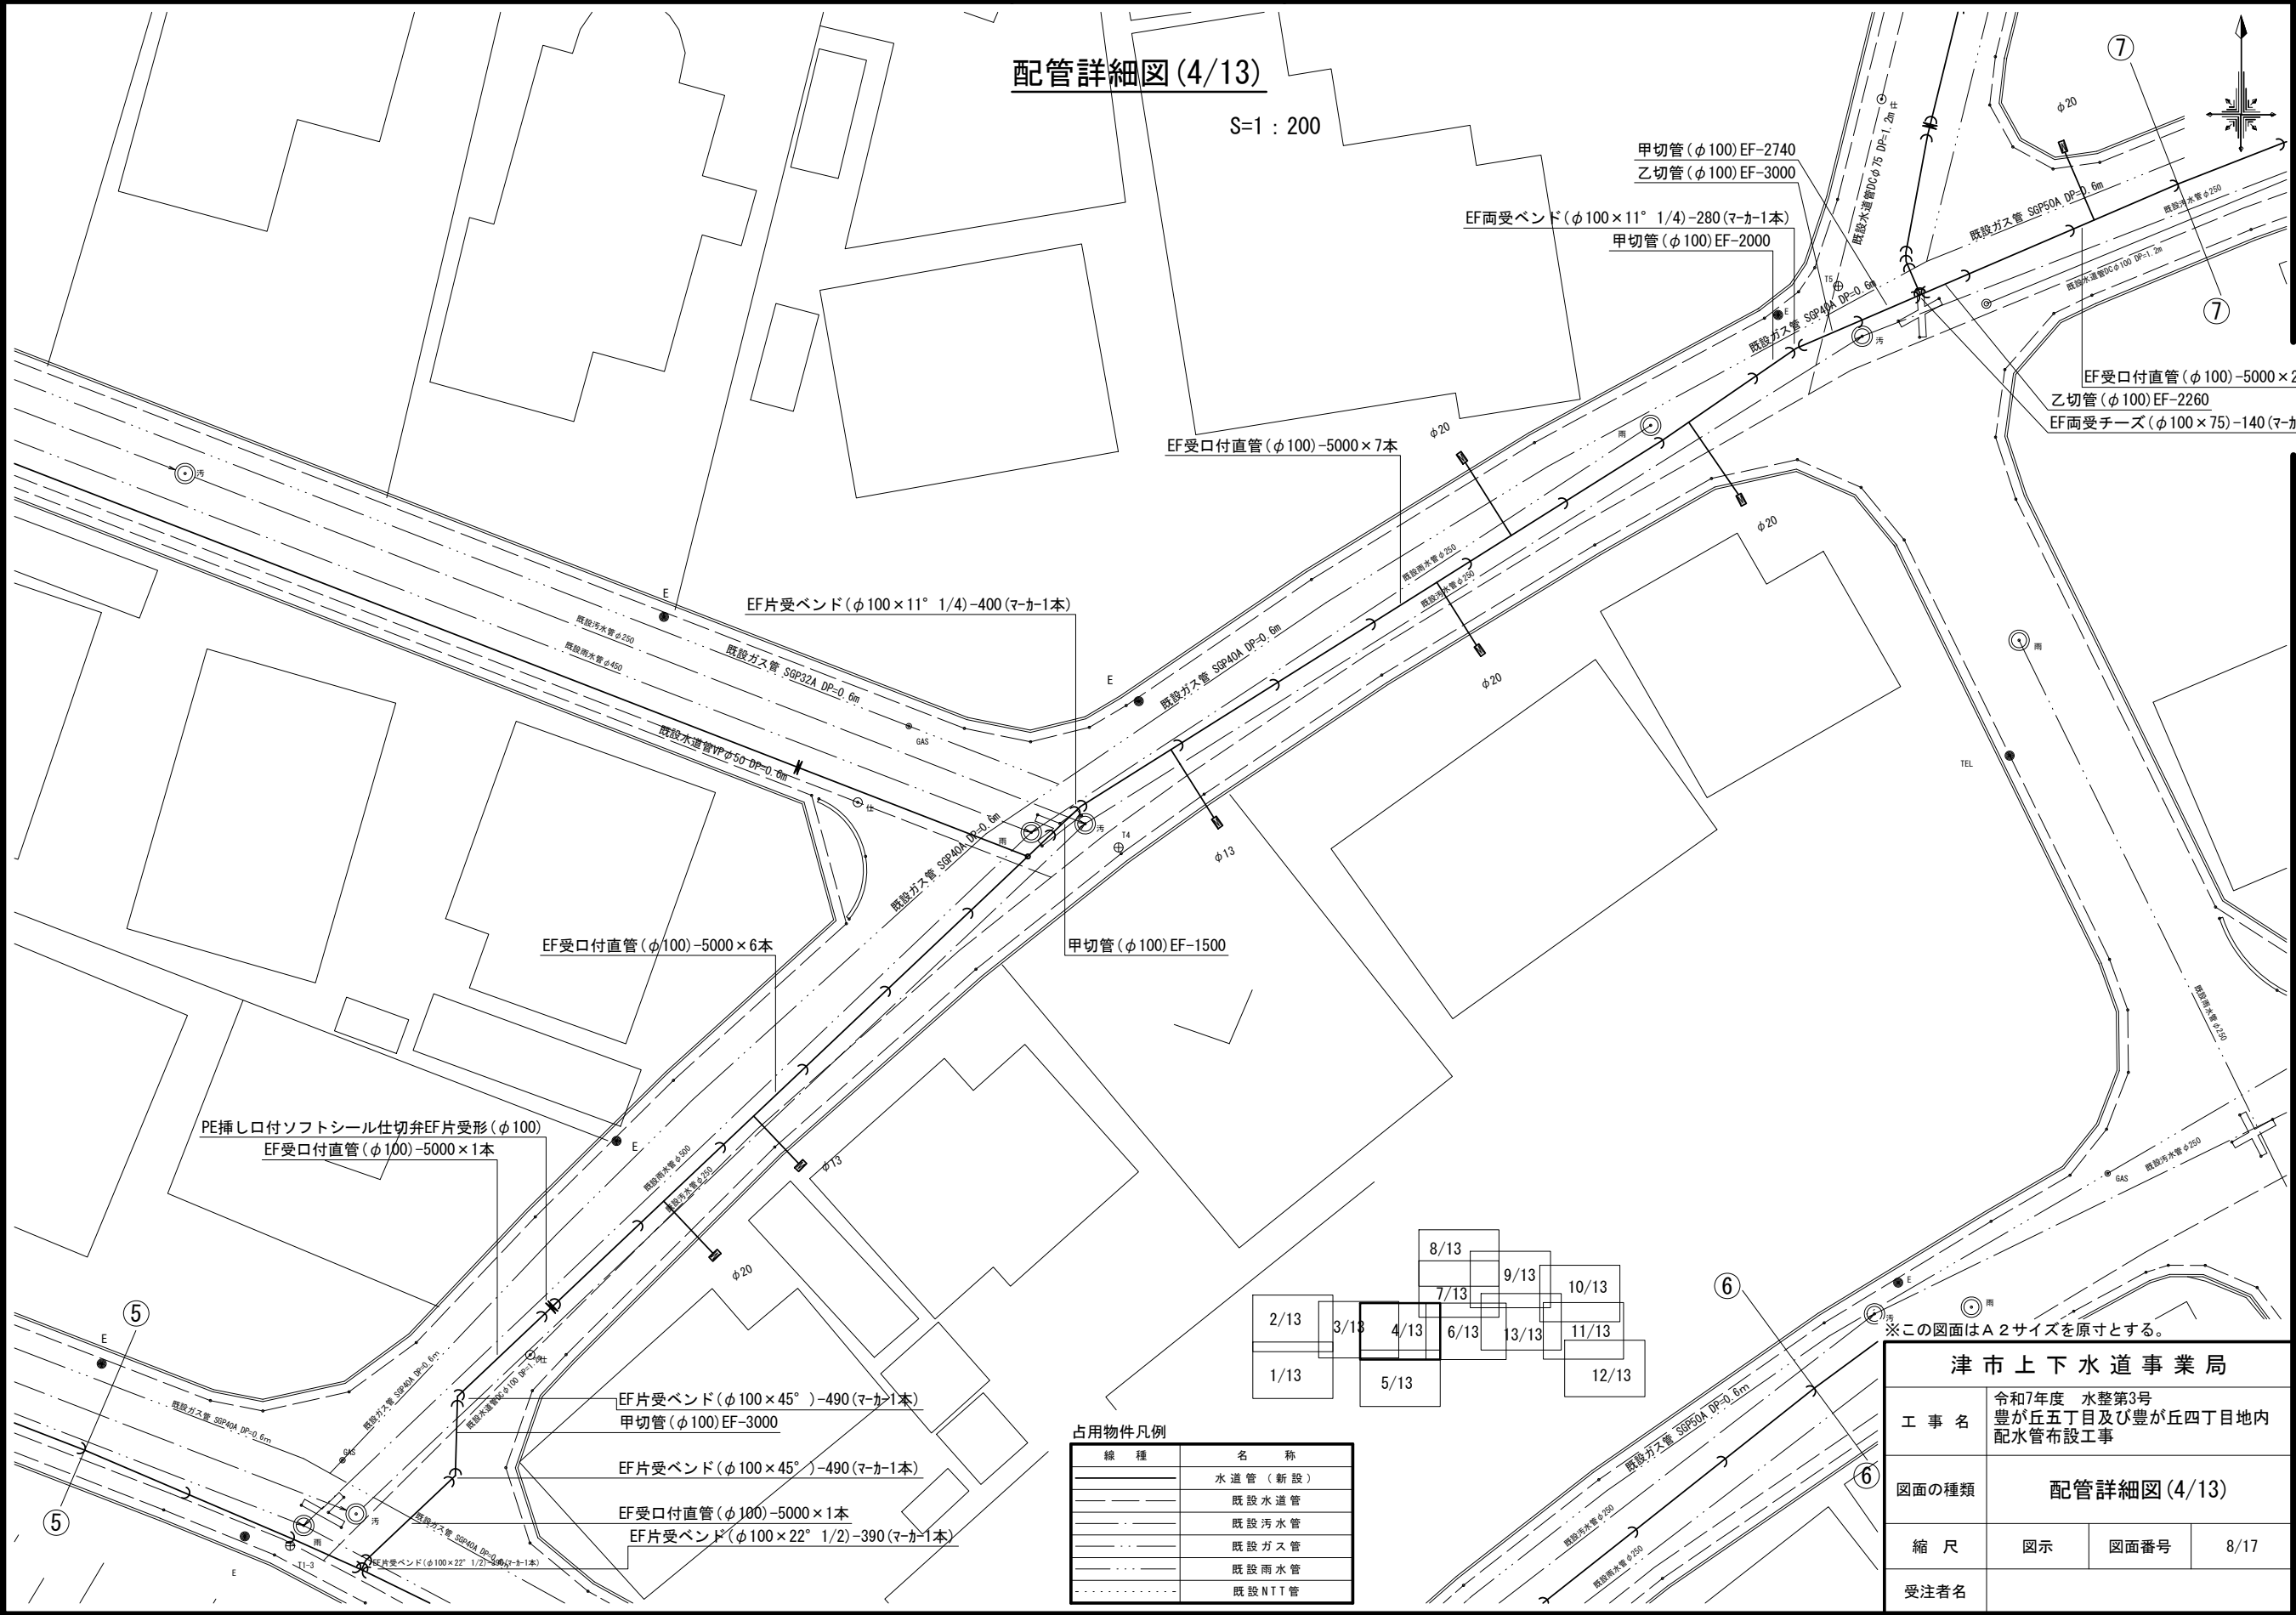


占用物件凡例	
線 種	名 称
———	水道管 (新設)
———	既設水道管
———	既設污水管
———	既設ガス管
———	既設雨水管
———	既設NTT管

津市上下水道事業局			
工 事 名	令和7年度 水整第3号 豊が丘五丁目及び豊が丘四丁目地内 配水管布設工事		
図面の種類	配管詳細図(4/13)		
縮 尺	図示	図面番号	8/17
受注者名			


設計図

配管詳細図 (5/13)

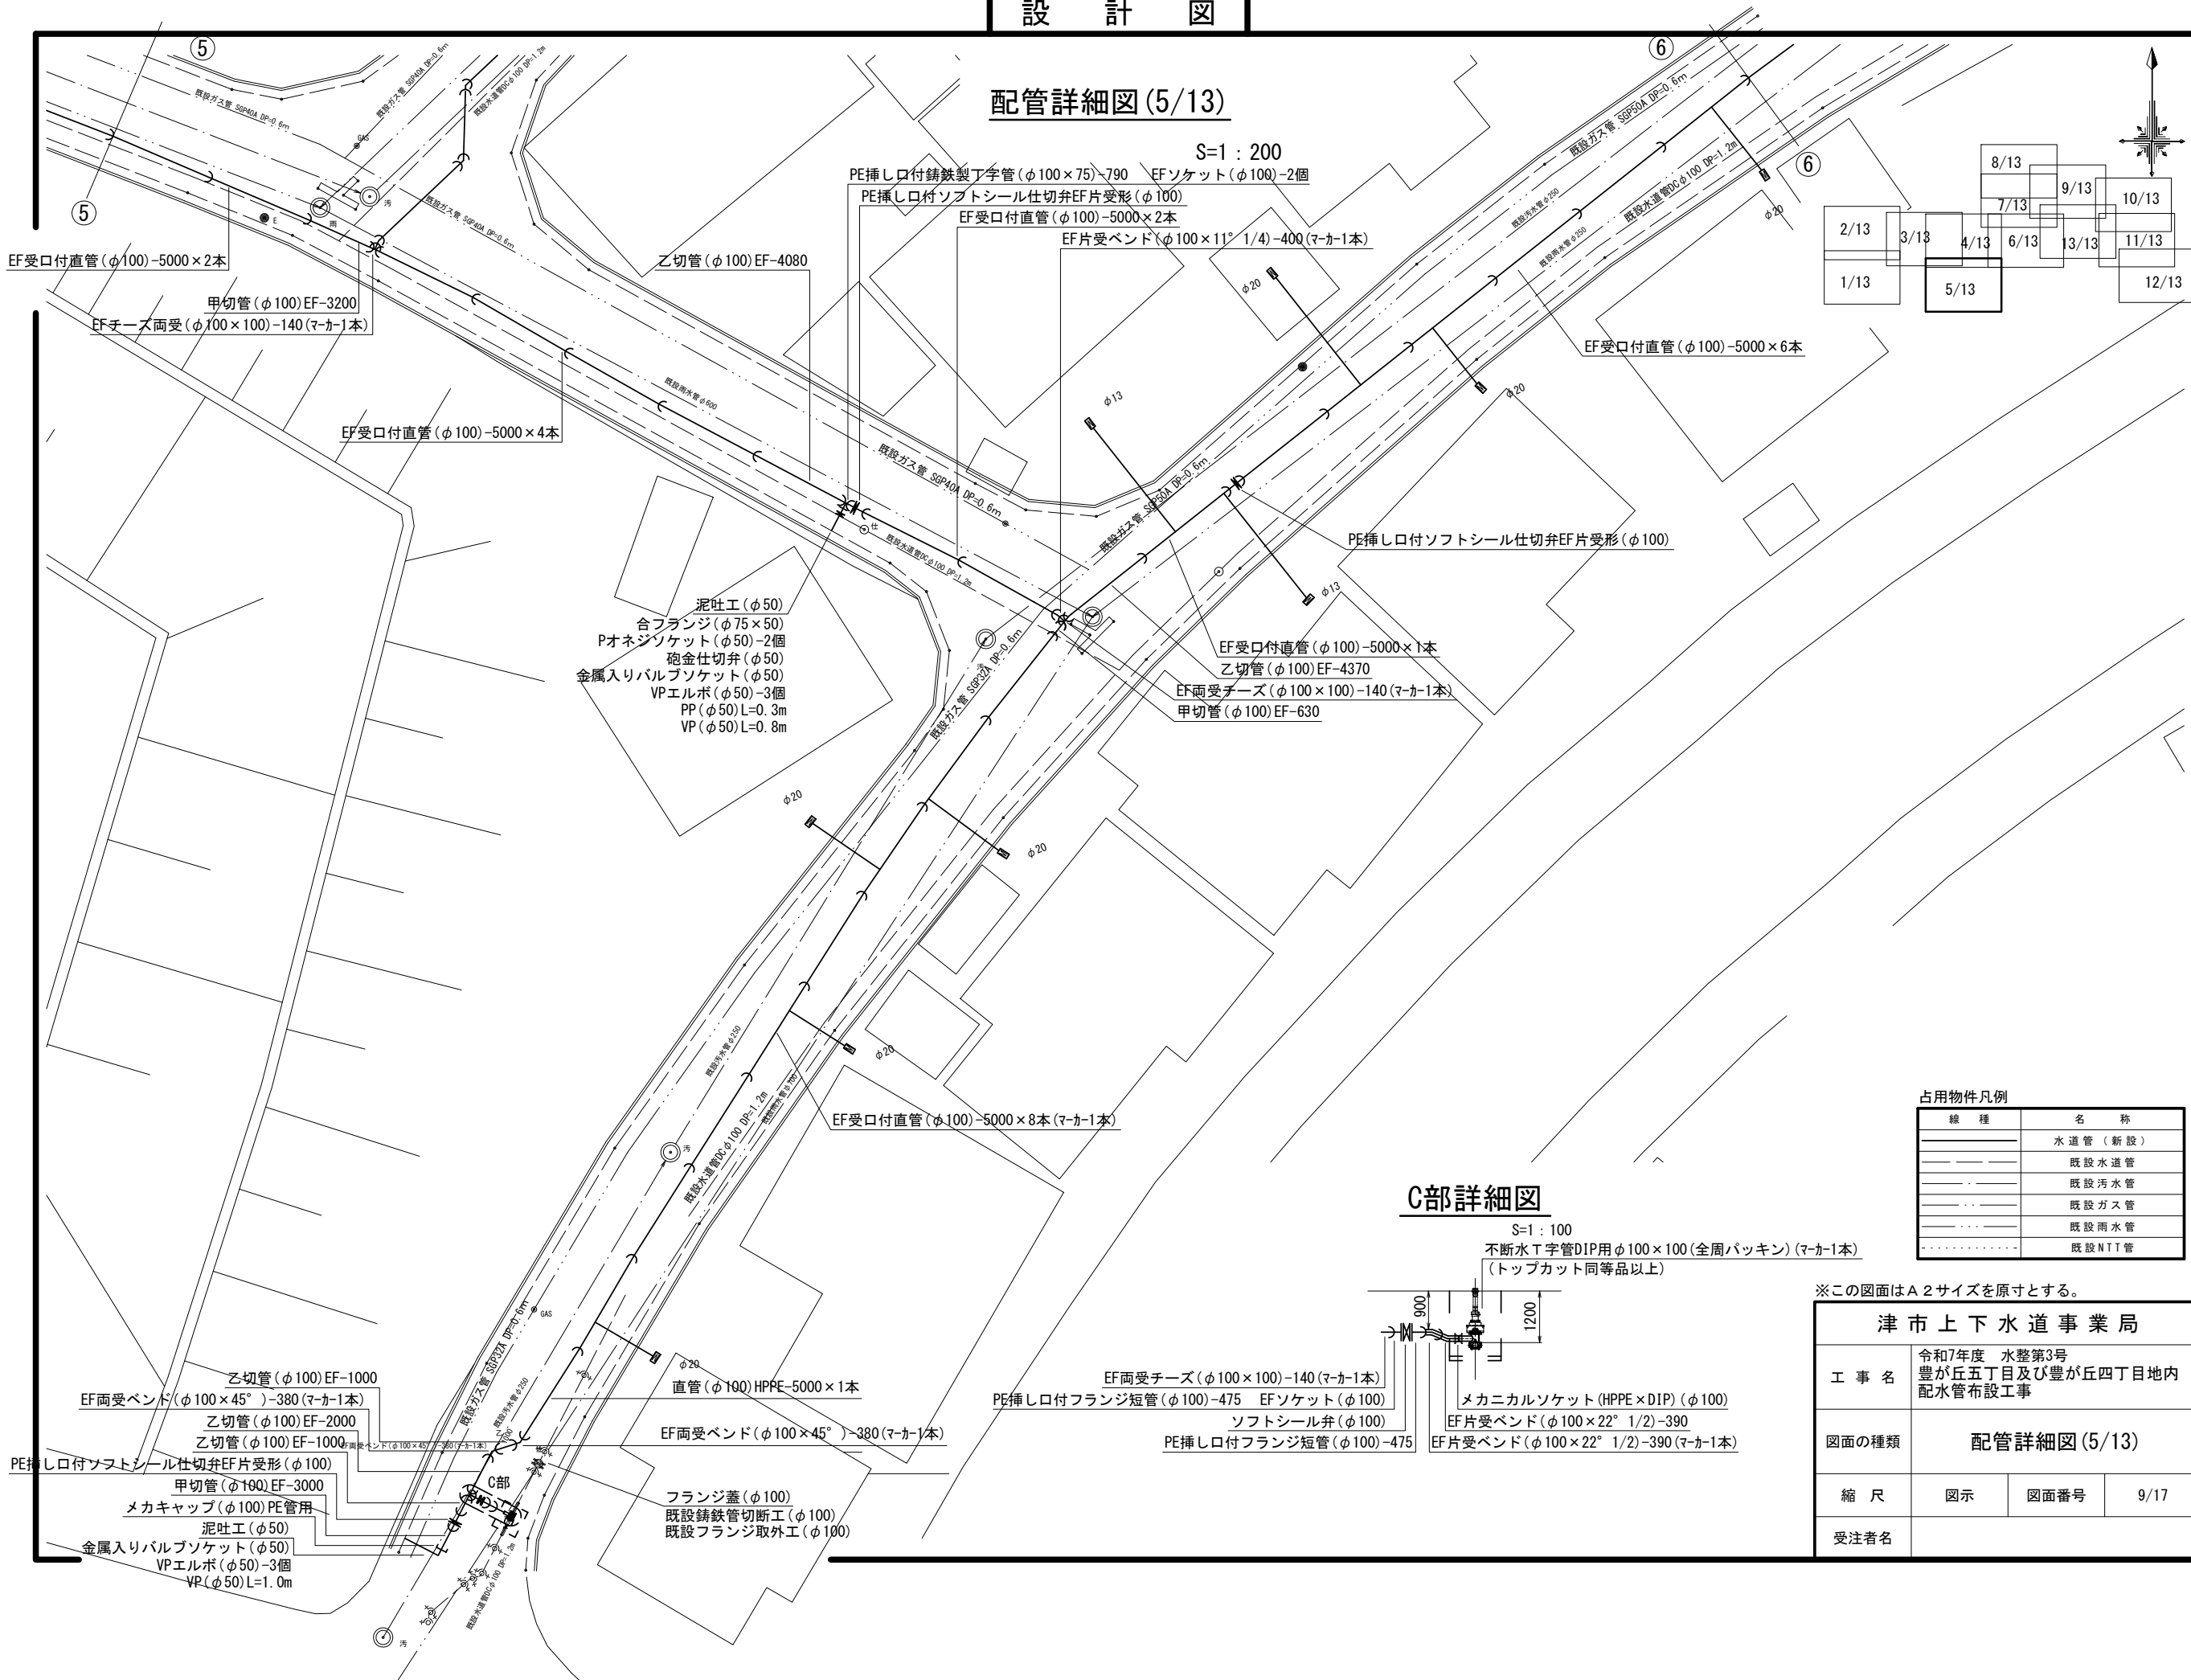

C部詳細図

S=1 : 100
不断水T字管DIP用φ100×100(全周パッキン)(マ-カ1本)
(トップカット同等品以上)

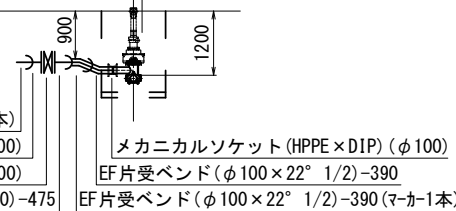

占用物件凡例

線 種	名 称
——	水道管 (新設)
---	既設水道管
---	既設污水管
---	既設ガス管
---	既設雨水管
---	既設NTT管


※この図面はA2サイズを原寸とする。

津市上下水道事業局			
工 事 名	令和7年度 水整第3号 豊が丘五丁目及び豊が丘四丁目地内 配水管布設工事		
図面の種類	配管詳細図 (5/13)		
縮 尺	図示	図面番号	9/17
受注者名			

設計図

配管詳細図(6/13)

S=1 : 200

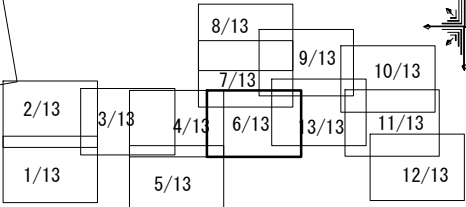

EF片受バンド(φ100×11° 1/4)-400(マカ-1本)
EF受口付直管(φ100)-5000×1本

EF受口付直管(φ100)-5000×17本
(マカ-2本)


占用物件凡例

線 種	名 称
———	水道管 (新 設)
———	既 設 水 道 管
———	既 設 汚 水 管
———	既 設 ガ ス 管
———	既 設 雨 水 管
———	既 設 N T T 管

※この図面はA2サイズを原寸とする。

津 市 上 下 水 道 事 業 局			
工 事 名	令和7年度 水整第3号 豊が丘五丁目及び豊が丘四丁目地内 配水管布設工事		
図面の種類	配管詳細図(6/13)		
縮 尺	図示	図面番号	10/17
受注者名			

配管詳細図(7/13)

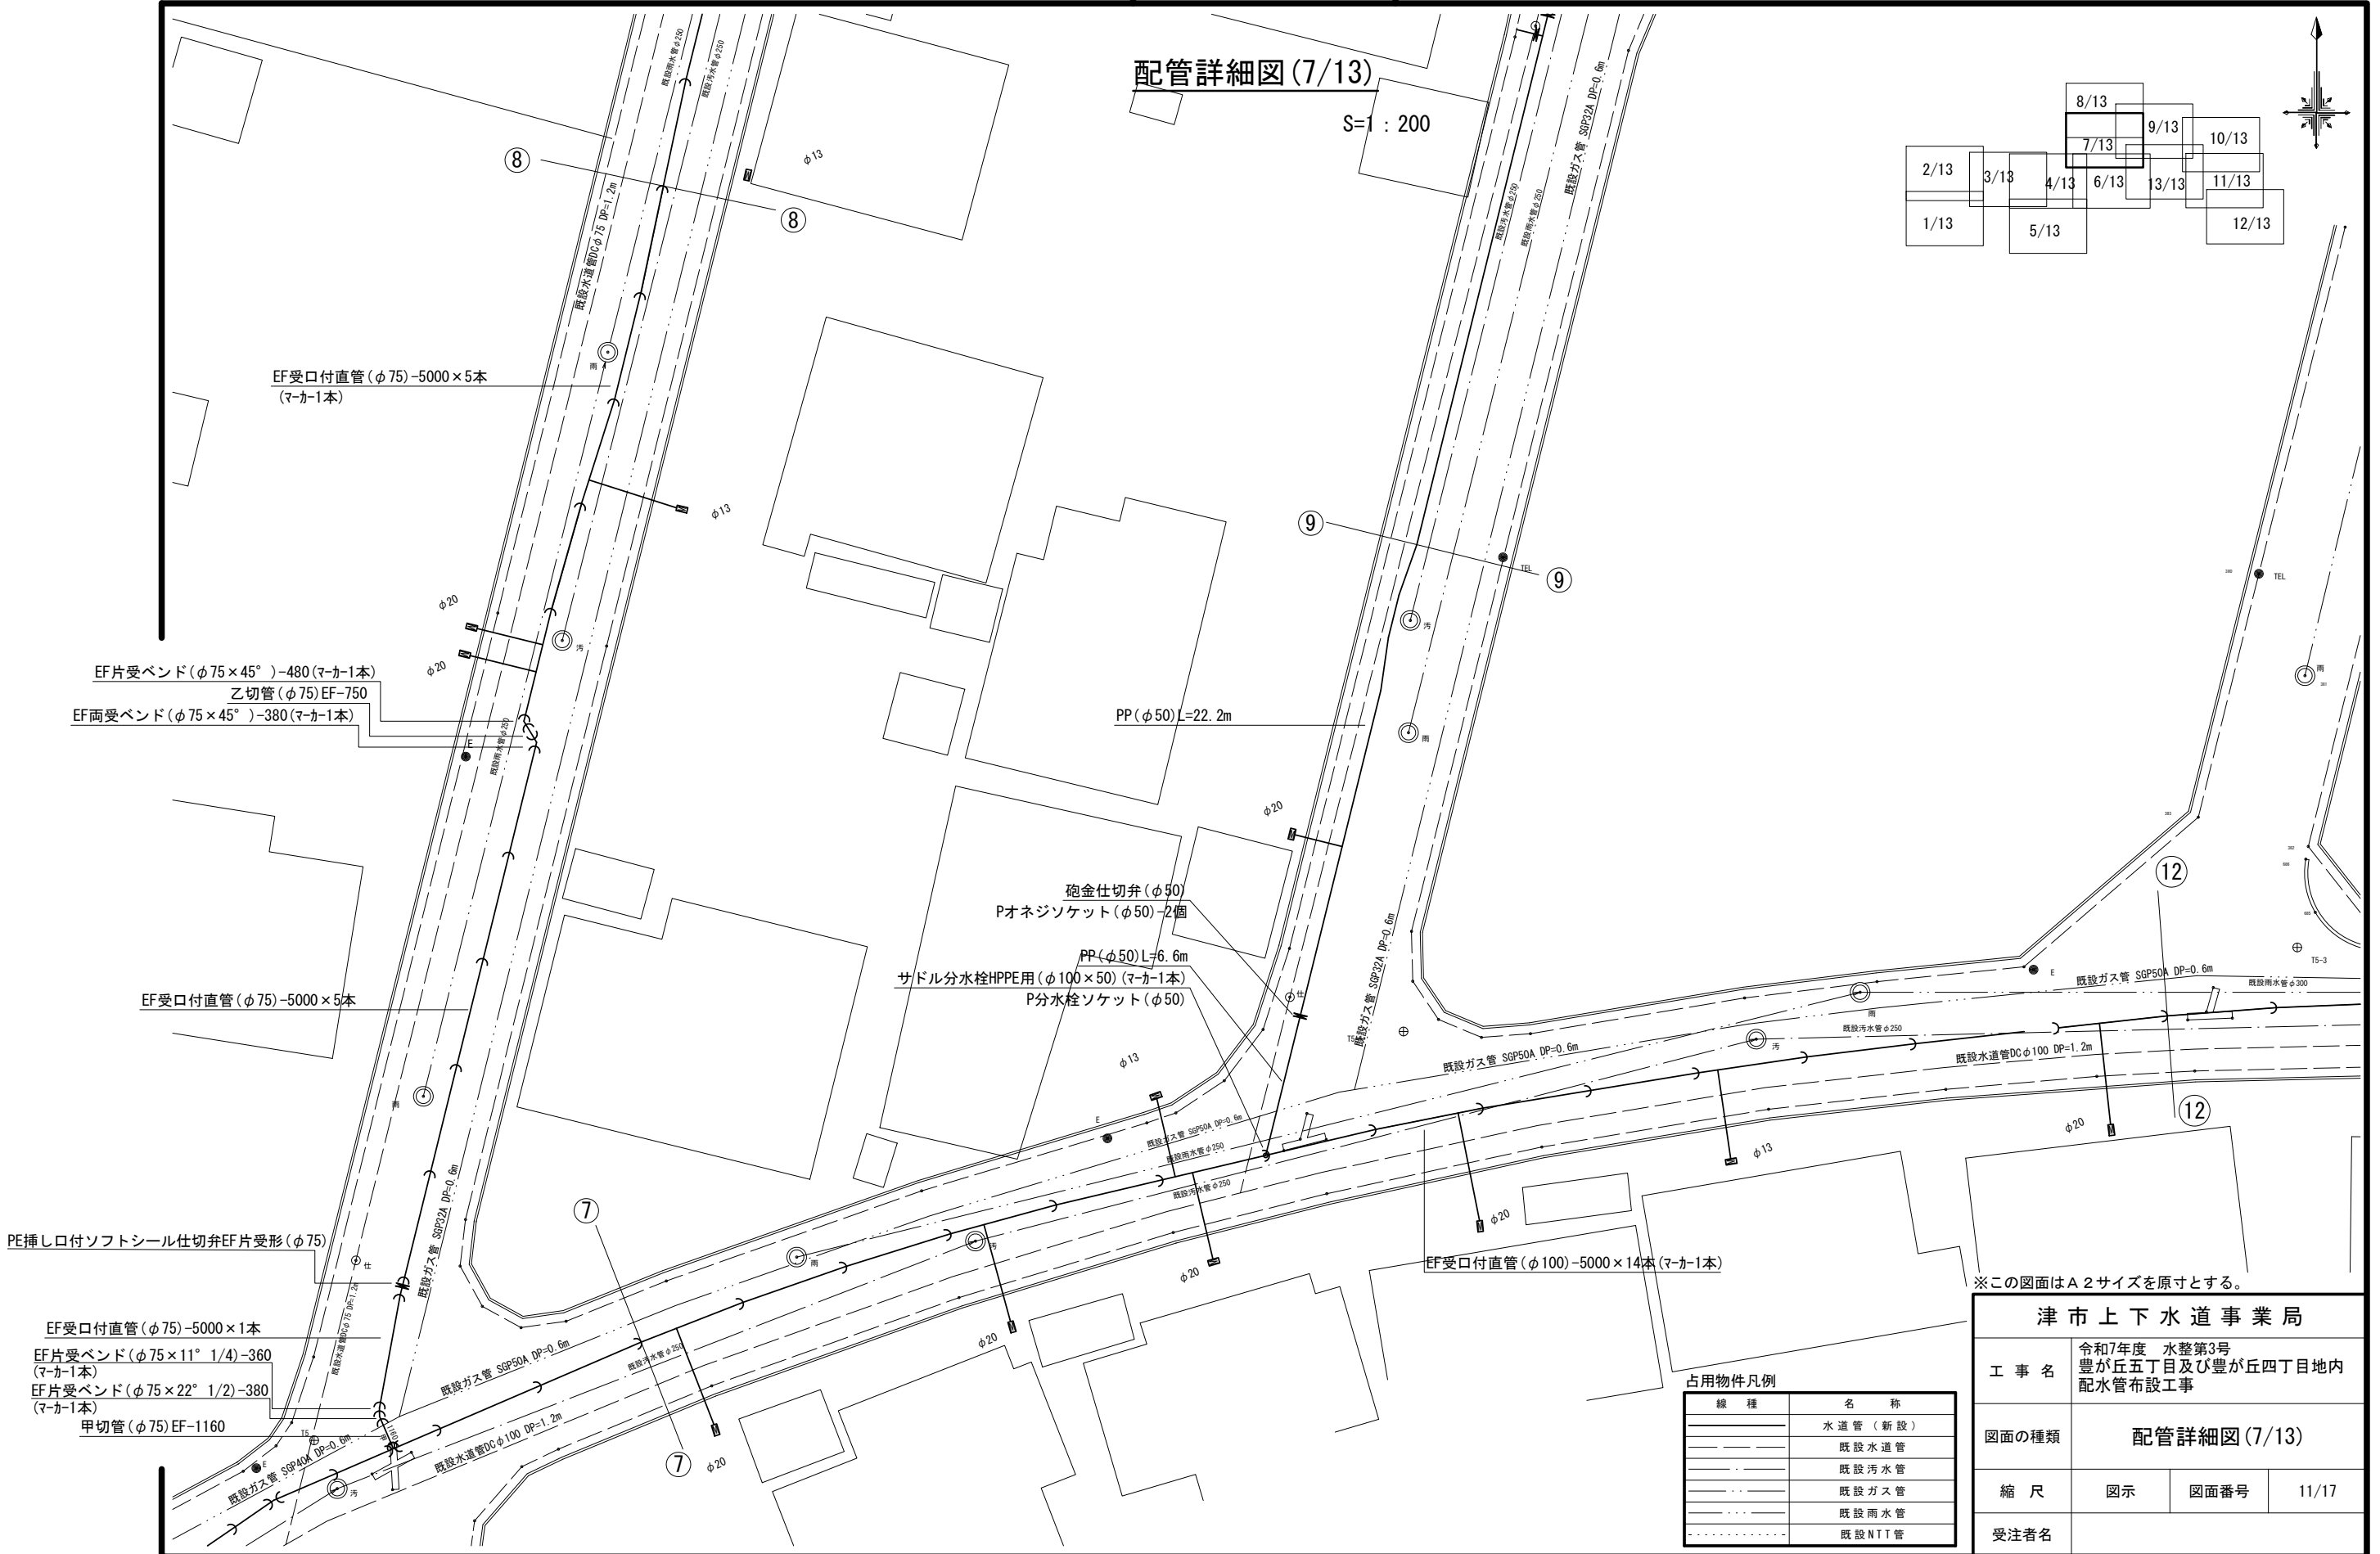

※この図面はA 2サイズを原寸とする。

津市上下水道事業局			
工 事 名	令和7年度 水整第3号 豊が丘五丁目及び豊が丘四丁目地内 配水管布設工事		
図面の種類	配管詳細図(7/13)		
縮 尺	図示	図面番号	11/17
受注者名			

配管詳細図 (9/13)

EF受口付直管(φ75)-5000×17本
(マカ-2本)


EF受口付直管(φ100)-5000×10本
(マ-カ1本)

線 種	名 称
_____	水 道 管（新 設）
_____	既 設 水 道 管
_____	既 設 汚 水 管
_____	既 設 ガ ス 管
_____	既 設 雨 水 管
_____	既 設 N T T 管

津市上下水道事業局

受注者名	
------	--

配管詳細図 (10/13)

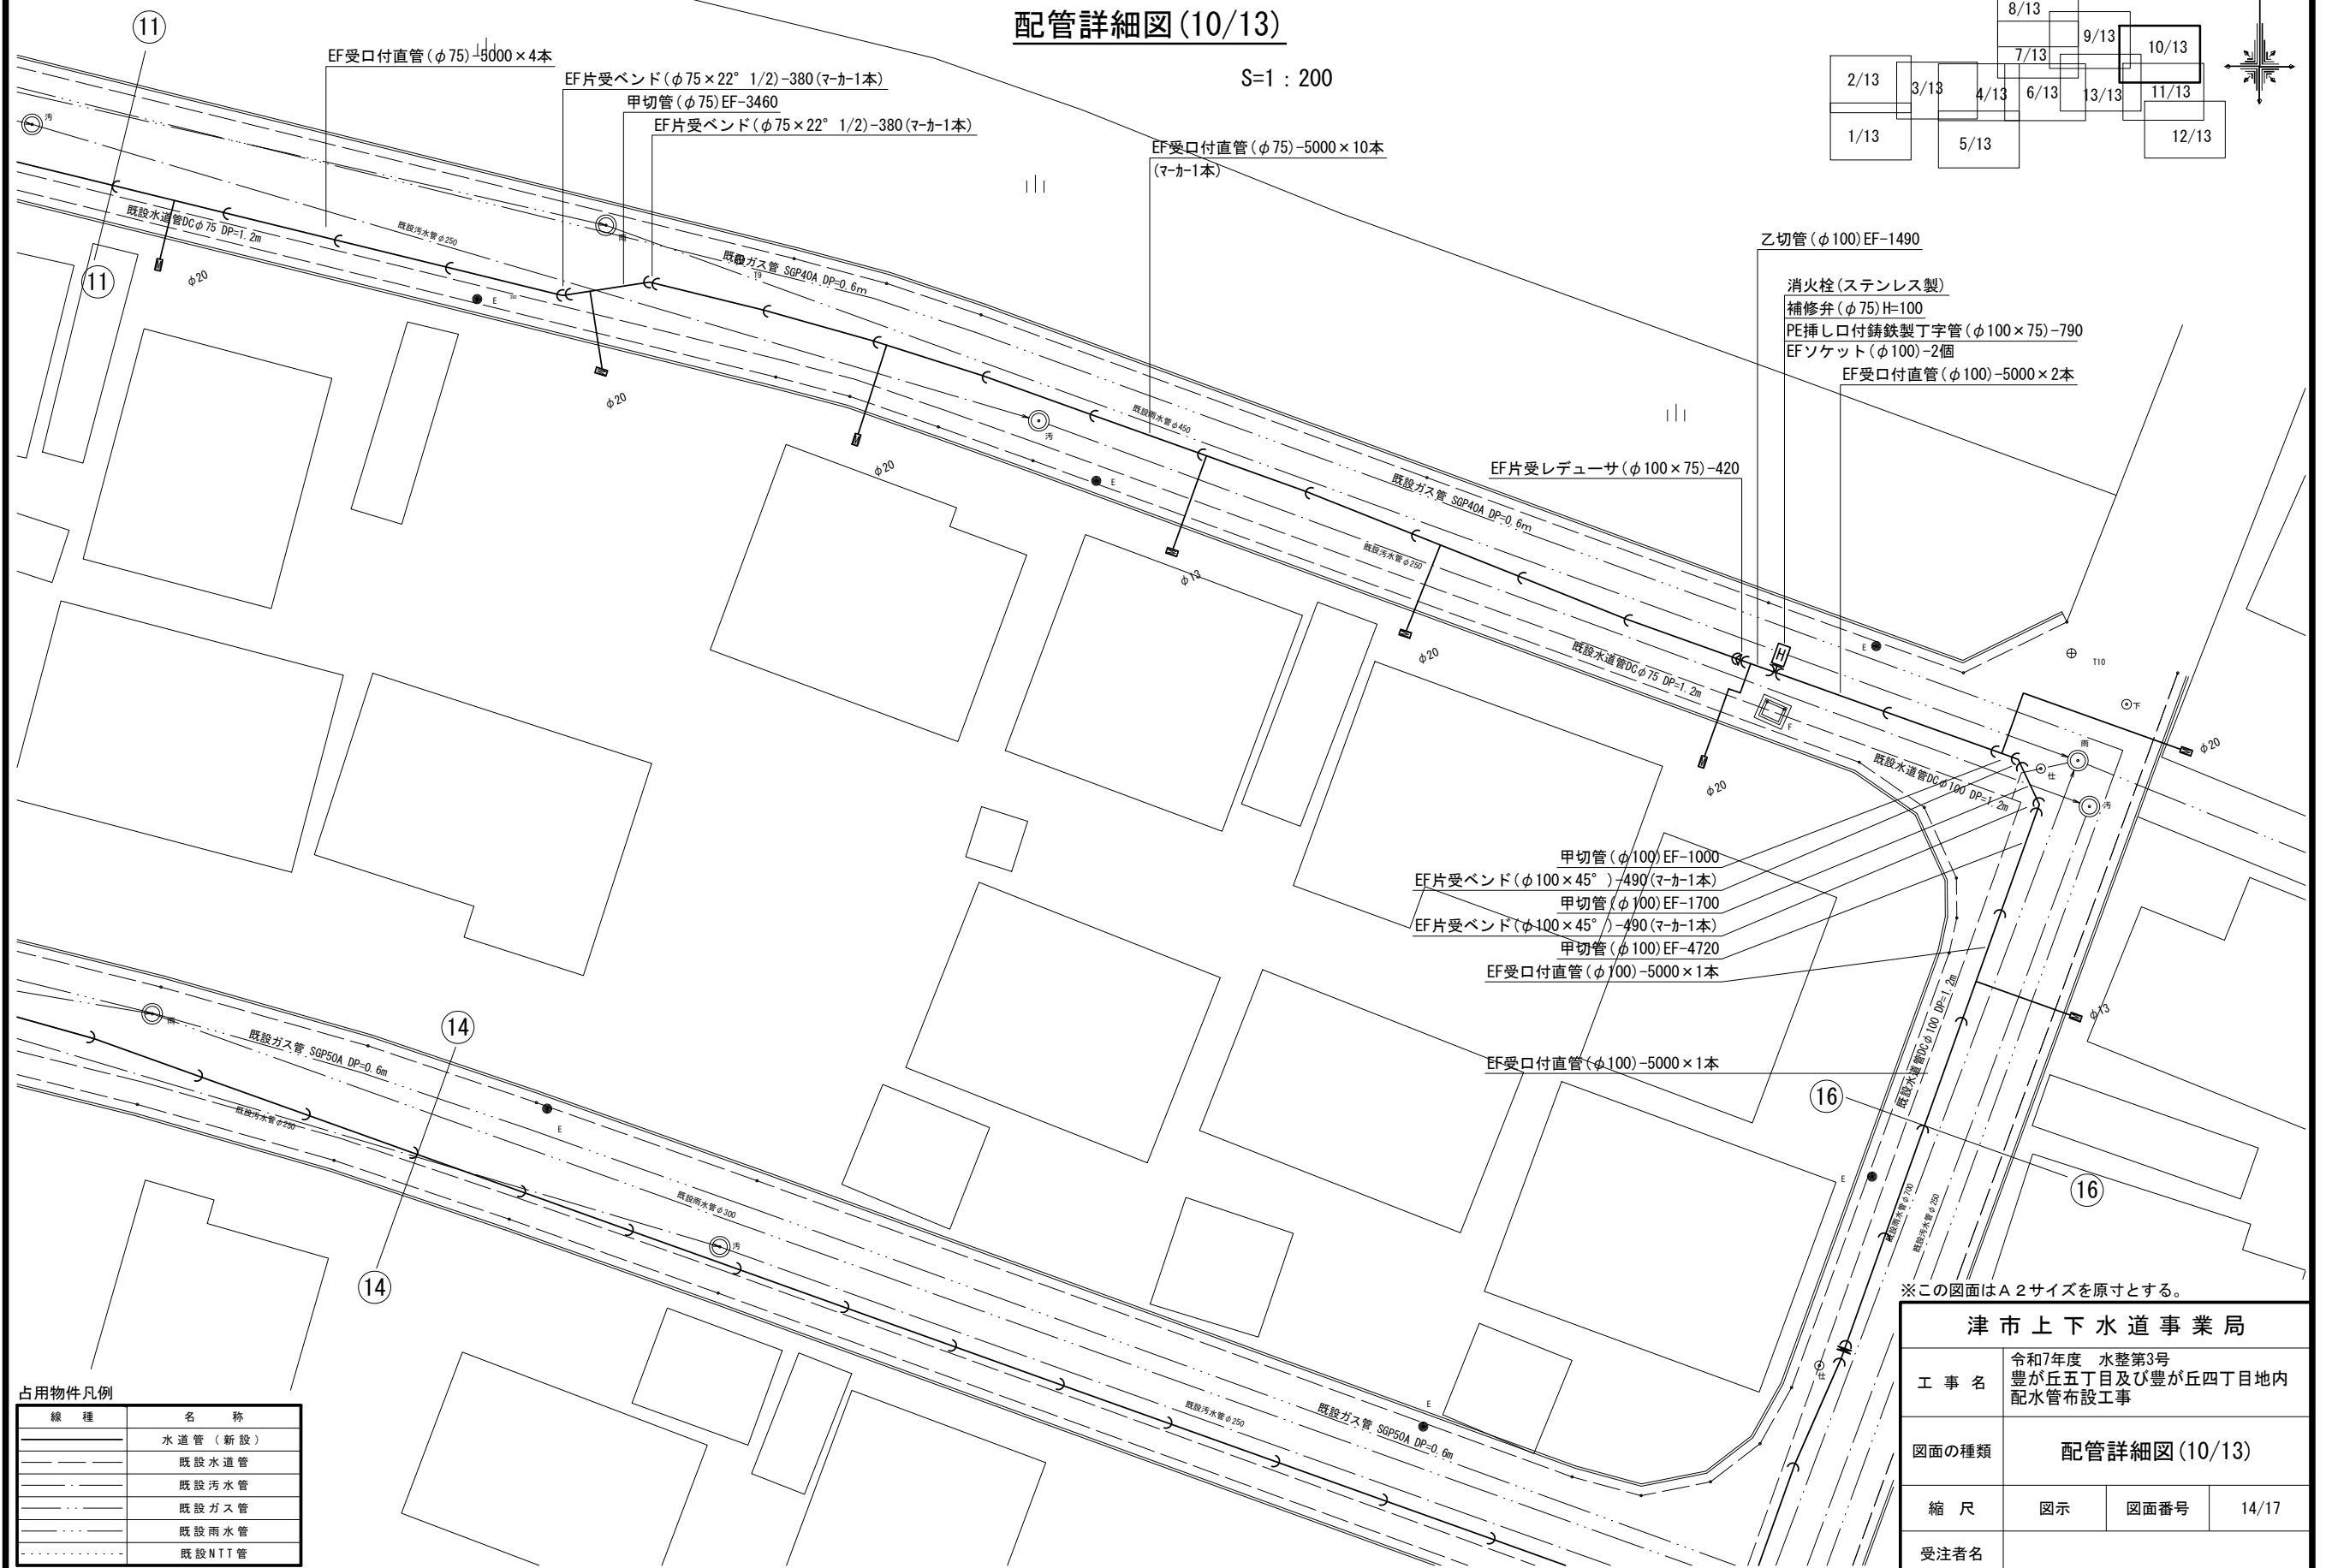


線 種	名 称
—————	水 道 管 (新 設)
—————	既 設 水 道 管
—————	既 設 汚 水 管
—————	既 設 ガ ス 管
—————	既 設 雨 水 管
—————	既 設 N T T 管

津市上下水道事業局			
工 事 名	令和7年度 水整第3号 豊が丘五丁目及び豊が丘四丁目地内 配水管布設工事		
図面の種類	配管詳細図(10/13)		
縮 尺	図示	図面番号	14/17
受注者名			

設計図


配管詳細図(11/13)

S=1 : 200

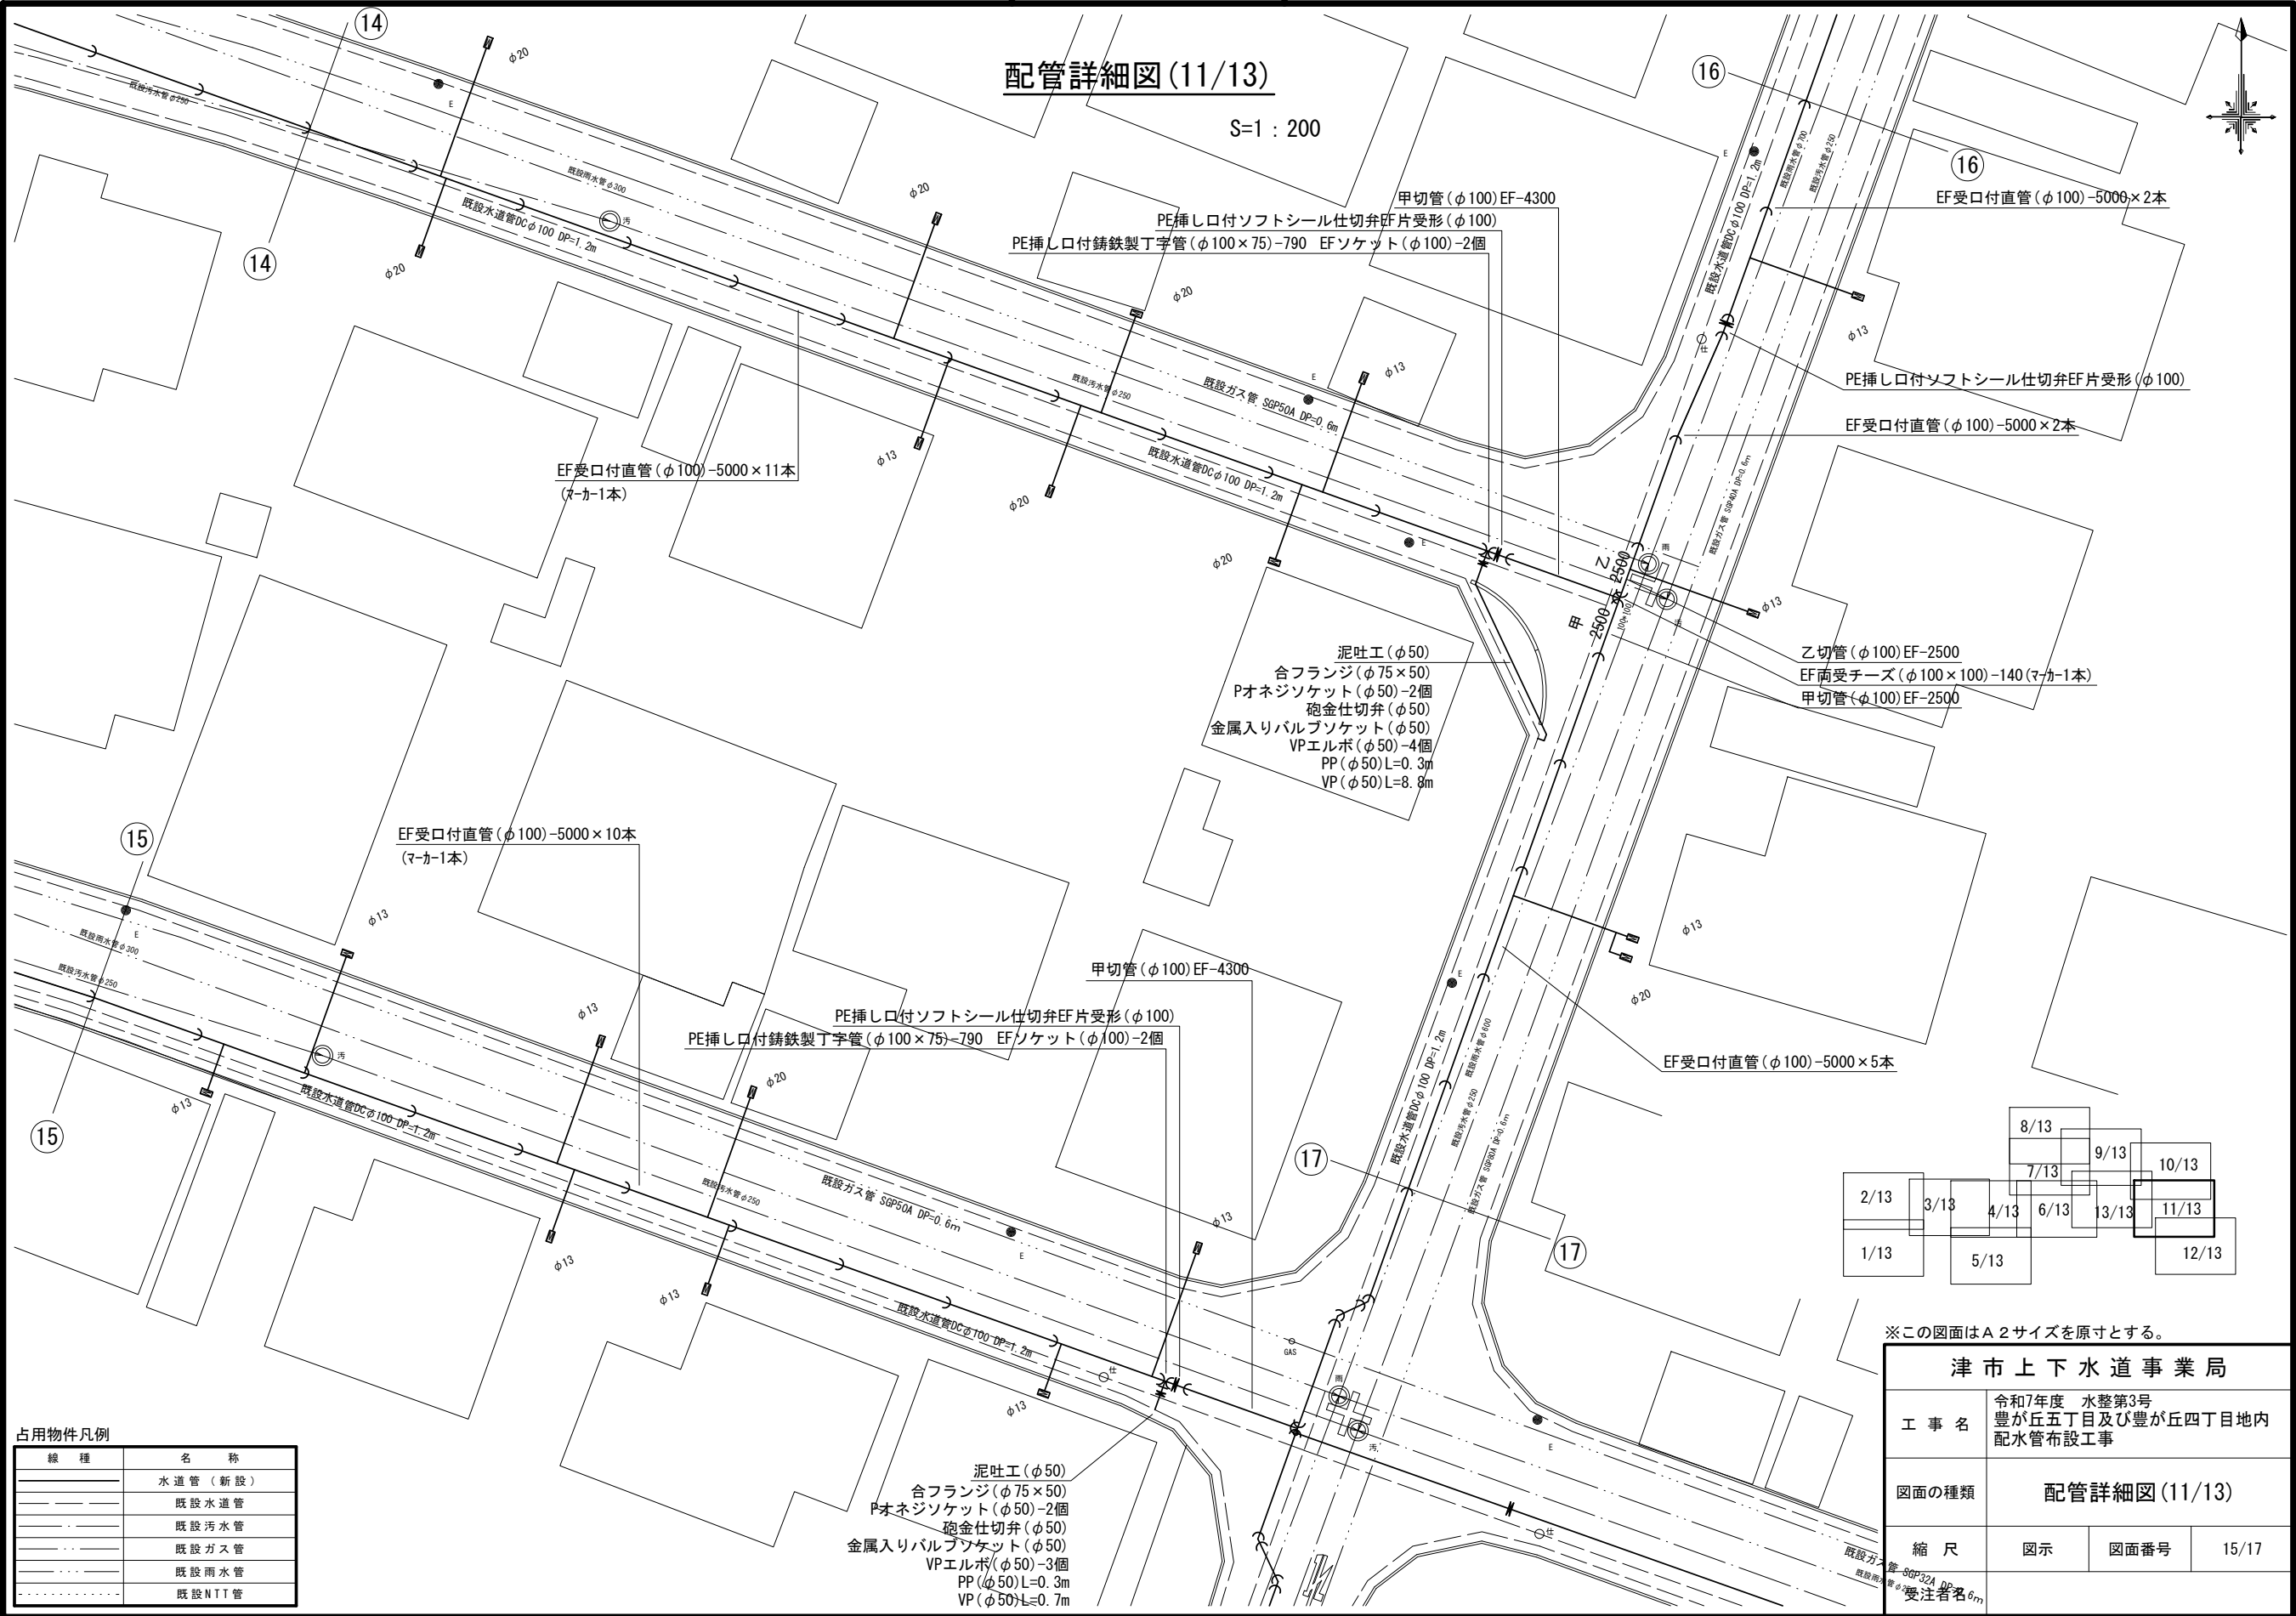

占用物件凡例


線 種	名 称
——	水道管（新設）
---	既設水道管
---	既設汚水管
---	既設ガス管
---	既設雨水管
---	既設NTT管

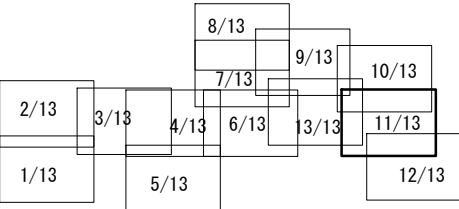

※この図面はA2サイズを原寸とする。

津市上下水道事業局			
工 事 名	令和7年度 水整第3号 豊が丘五丁目及び豊が丘四丁目地内 配水管布設工事		
図面の種類	配管詳細図(11/13)		
縮 尺	図示	図面番号	15/17
受注者名	SGP32A 6m		

 
配管詳細図(12/13)



津 市 上 下 水 道 事 業 局			
工 事 名	令和7年度 水整第3号 豊が丘五丁目及びび豊が丘四丁目地内 配水管布設工事		
図面の種類	配管詳細図(12/13)		
縮 尺	図示	図面番号	16/17
受注者名			

設計図

配管詳細図(13/13)

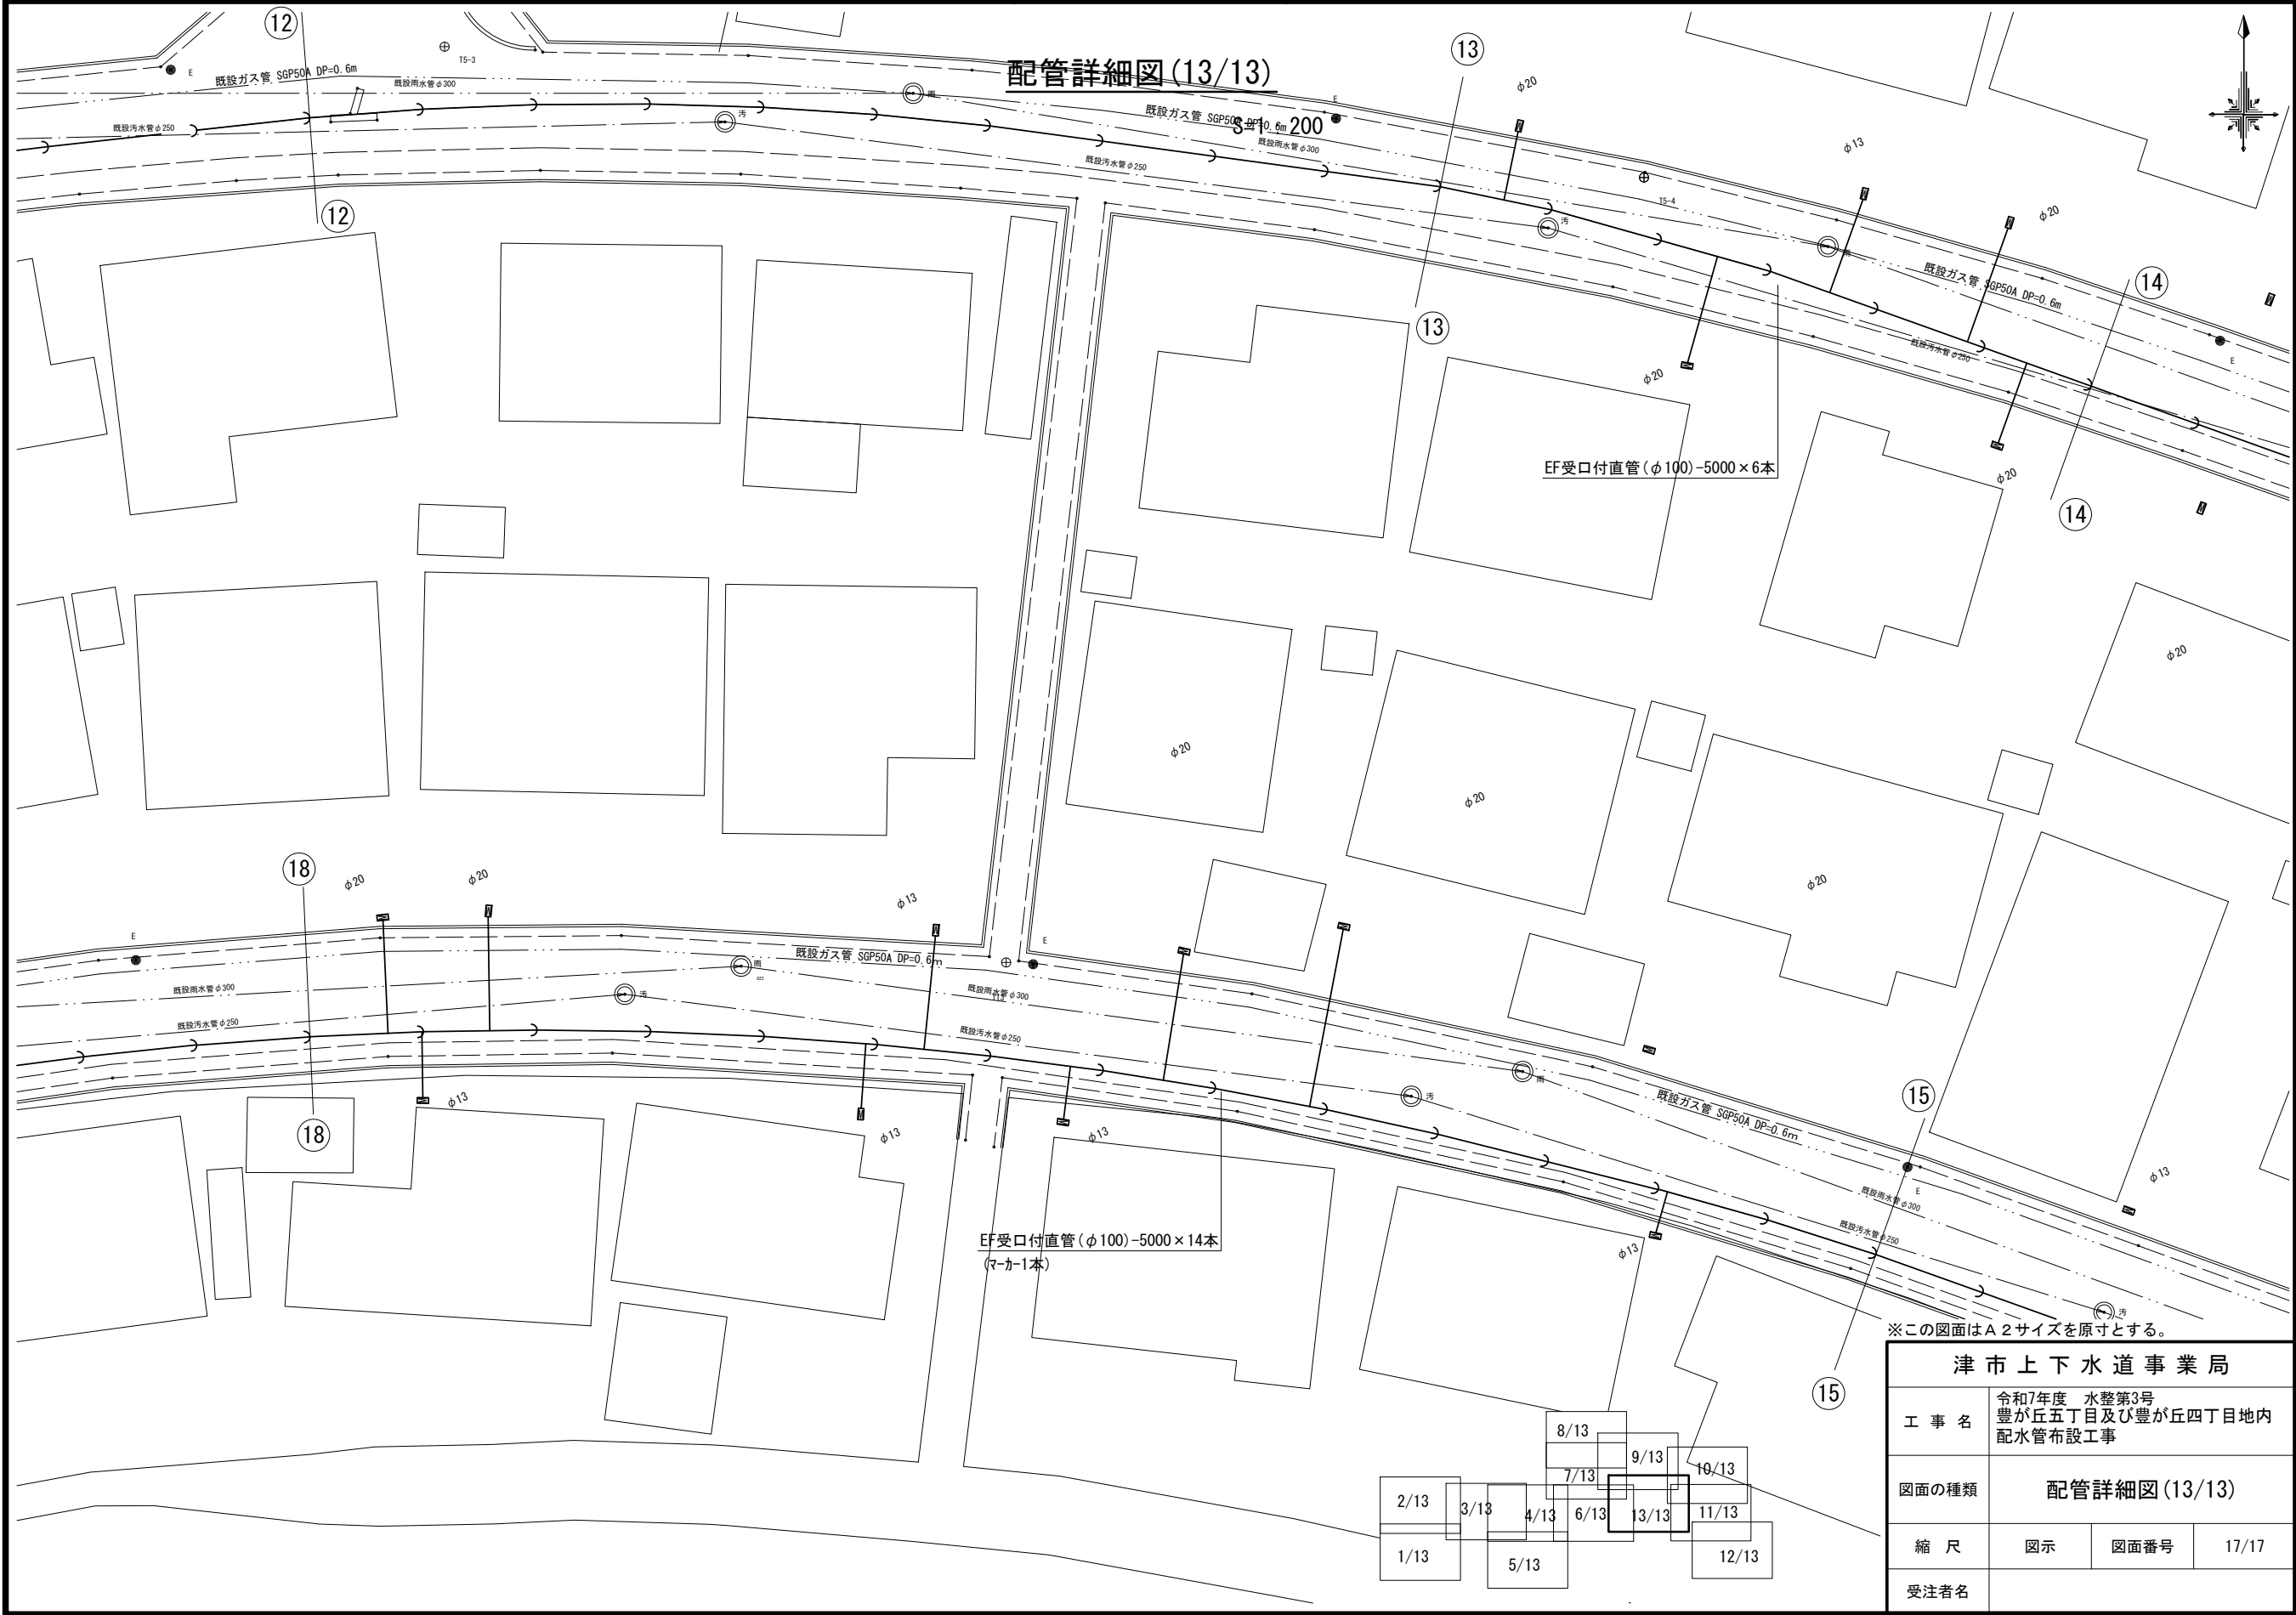

※この図面はA2サイズを原寸とする。

津市上下水道事業局			
工事名	令和7年度 水整第3号 豊が丘五丁目及び豊が丘四丁目地内 配水管布設工事		
図面の種類	配管詳細図(13/13)		
縮尺	図示	図面番号	17/17
受注者名			

