
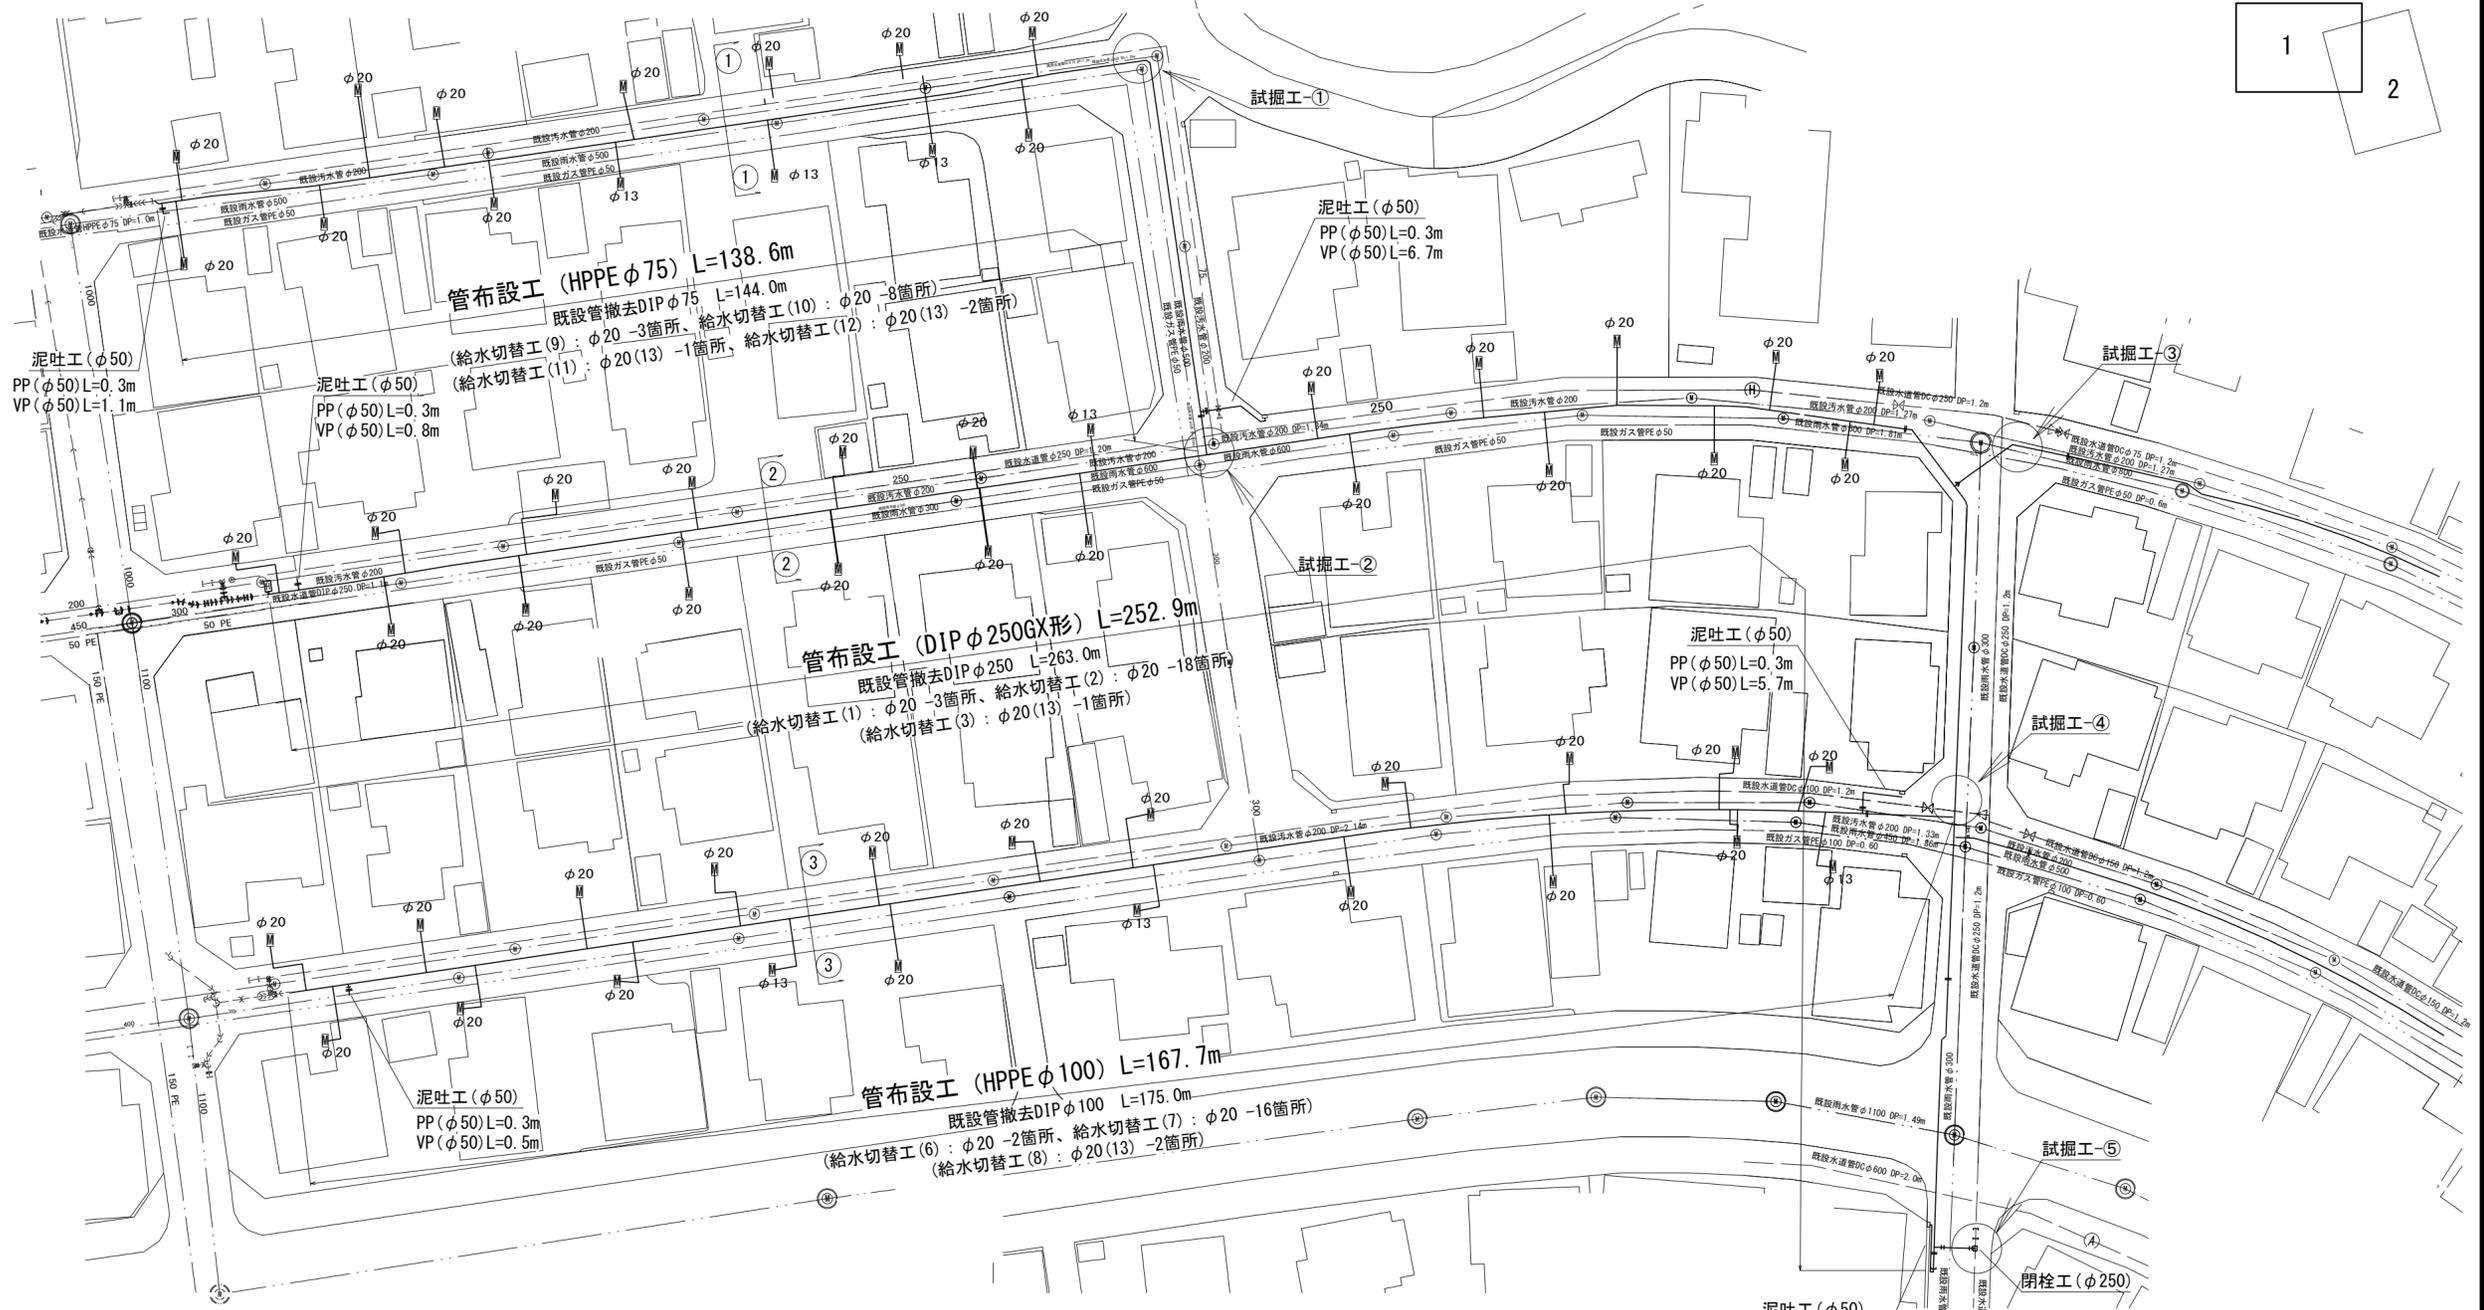
 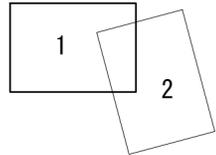


設計図

平面図(1/2)

S=1:500



※この図面はA2サイズを原寸とする。

占用物件凡例



線種	名称
---	水道管(新設)
---	既設水道管
---	既設汚水管
---	既設ガス管
---	既設雨水管
---	既設NTI管

津市上下水道事業局			
工事名	令和7年度 水整第5号 片田新町地内配水管布設工事		
図面の種類	平面図(1/2)		
縮尺	図示	図面番号	1/14
受注者名			

設計図

平面図(2/2)

S=1:500

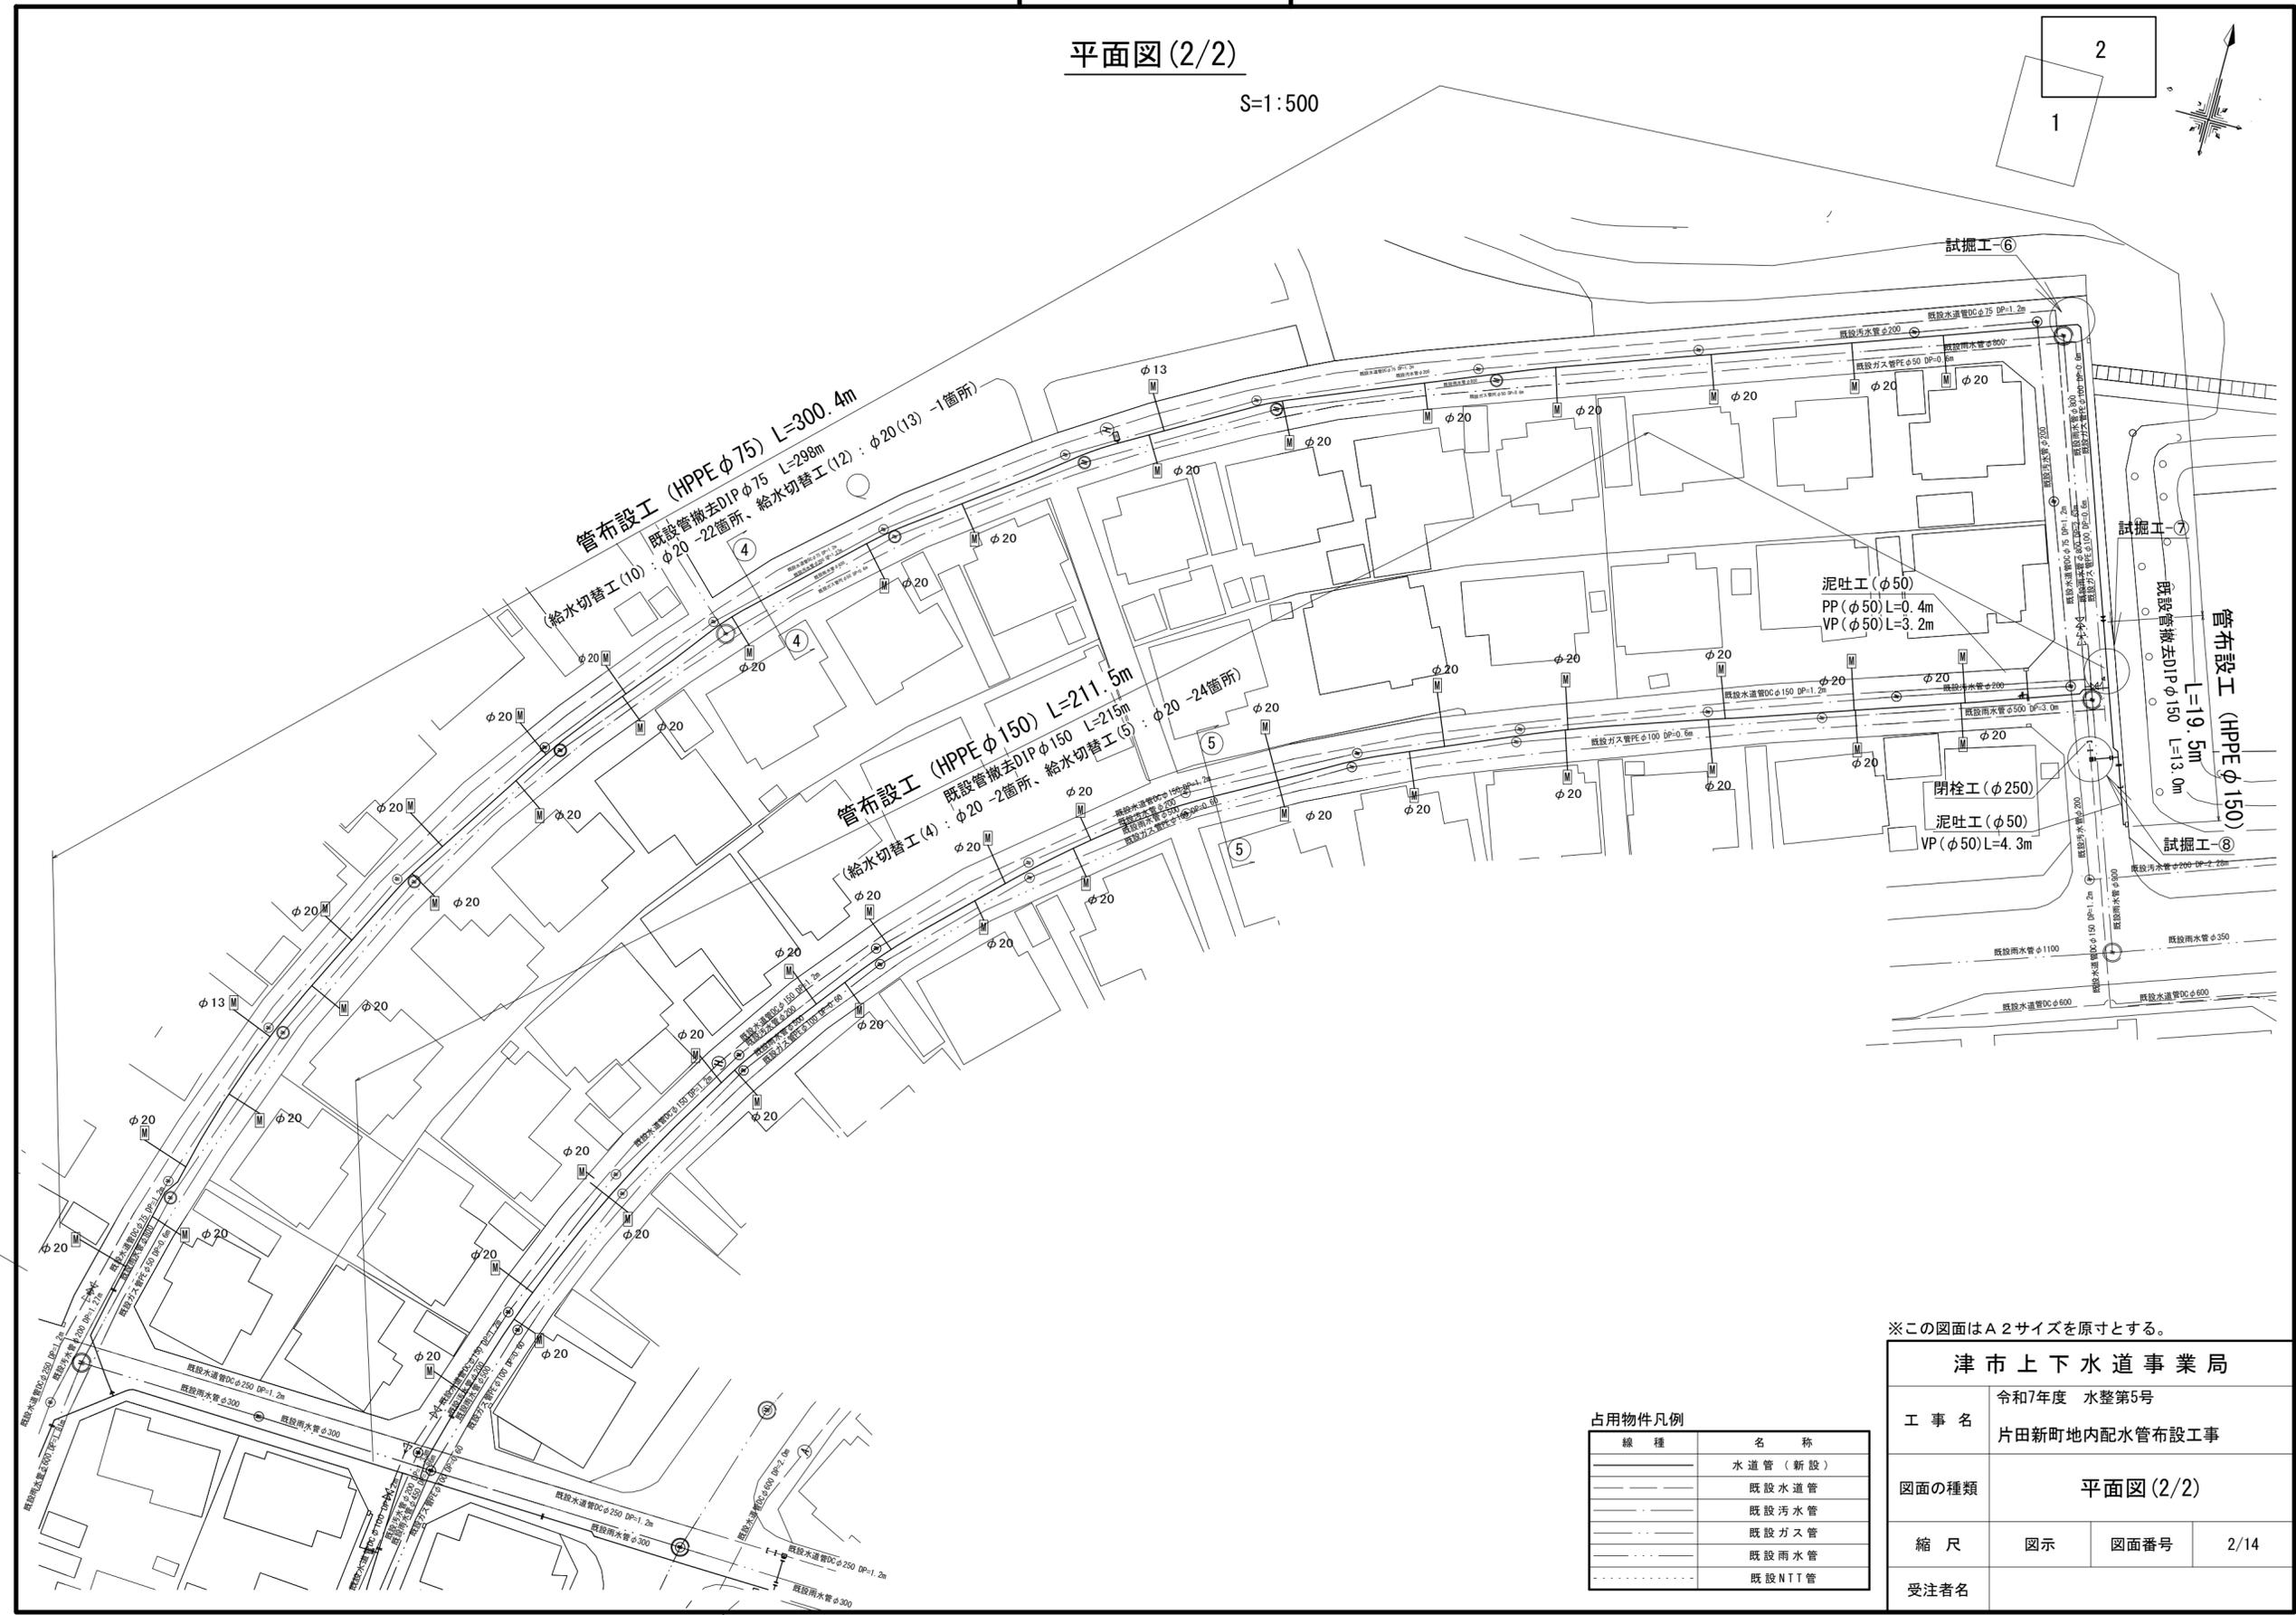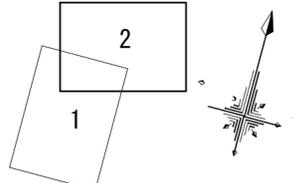

※この図面はA2サイズを原寸とする。

占用物件凡例

線種	名称
———	水道管 (新設)
---	既設水道管
---	既設汚水管
---	既設ガス管
---	既設雨水管
---	既設NTI管


津市上下水道事業局			
工事名	令和7年度 水整第5号 片田新町地内配水管布設工事		
図面の種類	平面図(2/2)		
縮尺	図示	図面番号	2/14
受注者名			

設計図


横断面図

S=1:100


① - ①

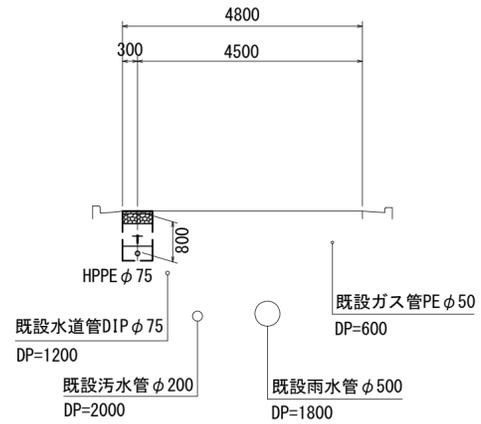


③ - ③

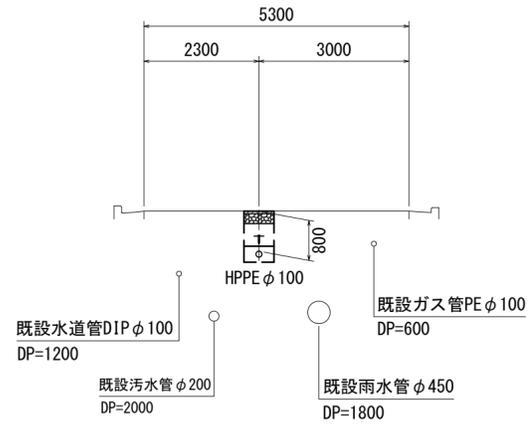


⑤ - ⑤

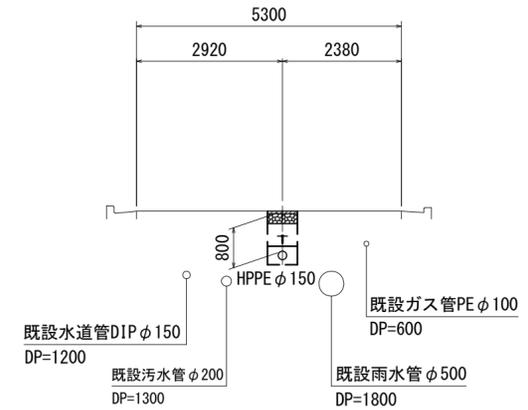

② - ②

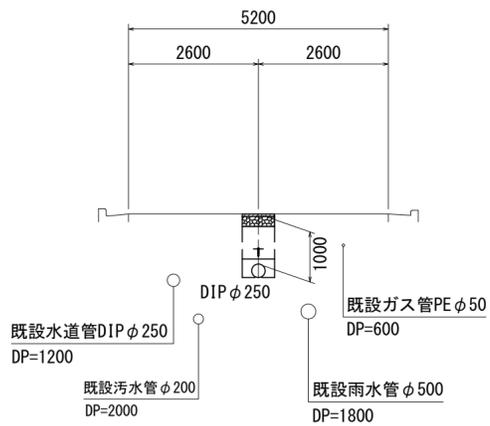

④ - ④

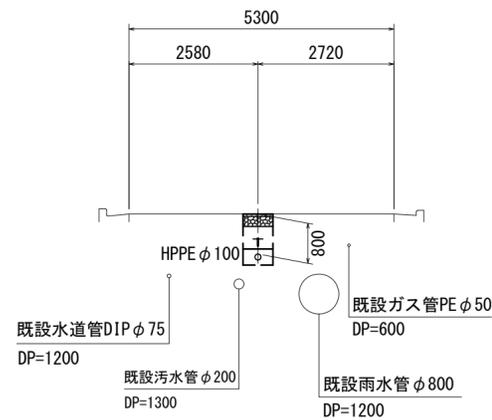

※この図面はA2サイズを原寸とする。


津市上下水道事業局			
工事名	令和7年度 水整第5号 片田新町地内配水管布設工事		
図面の種類	横断面図		
縮尺	図示	図面番号	3/14
受注者名			

設計図

土工定規図(1/2)


S=1 : 20

HPPE φ 75

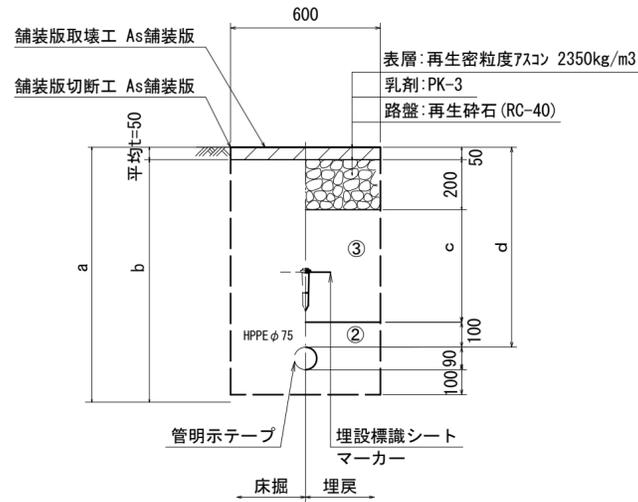


φ 75	a	b	c	d
土被り				
800	990	940	450	800
1000	1190	1140	650	1000

HPPE φ 100

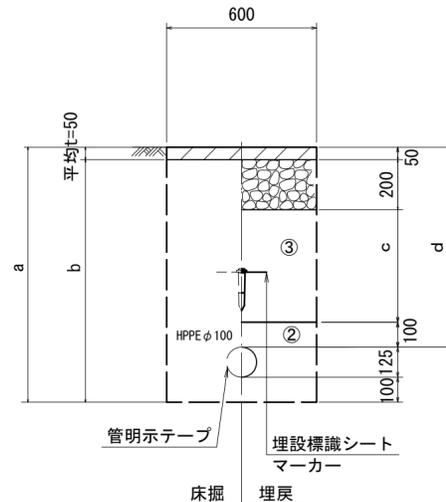


φ 100	a	b	c	d
土被り				
800	1025	975	450	800
1200	1425	1375	850	1200

泥吐管

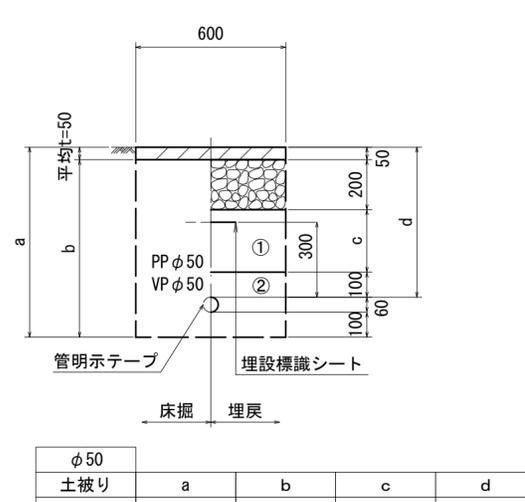


φ 50	a	b	c	d
土被り				
600	760	710	250	600

HPPE φ 150

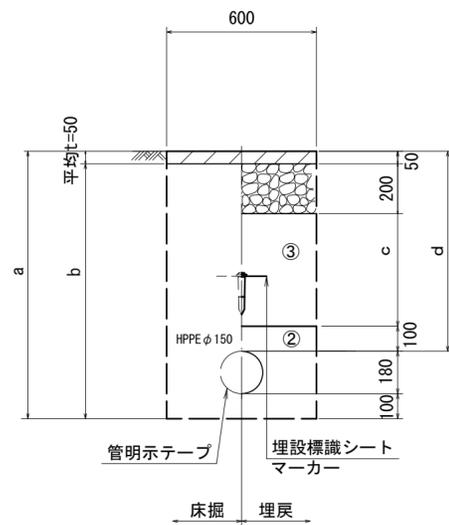


φ 150	a	b	c	d
土被り				
800	1080	1030	450	800
1200	1480	1430	850	1200

GX φ 250

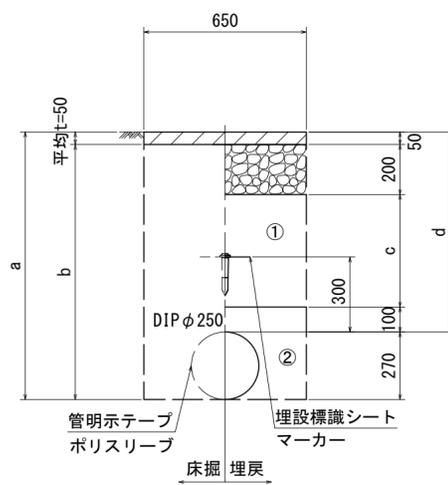

φ 250	a	b	c	d
土被り				
800	1070	1020	450	800
1000	1270	1220	650	1000
1200	1470	1420	850	1200

給水管

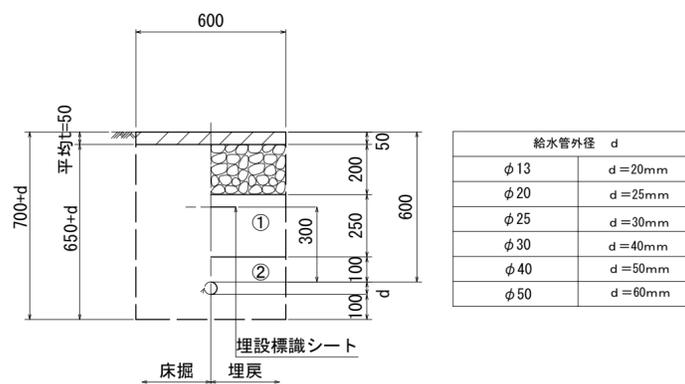

給水管外径 d	d
φ 13	d=20mm
φ 20	d=25mm
φ 25	d=30mm
φ 30	d=40mm
φ 40	d=50mm
φ 50	d=60mm

※この図面はA2サイズを原寸とする。

津市上下水道事業局			
工事名	令和7年度 水整第5号 片田新町地内配水管布設工事		
図面の種類	土工定規図(1/2)		
縮尺	図示	図面番号	4/14
受注者名			


- ①・・・再生砕石 (RC-40)
- ②・・・管基礎用砂 (埋戻し用砂)

設計図

土工定規図(2/2)


S=1 : 20

既設管撤去

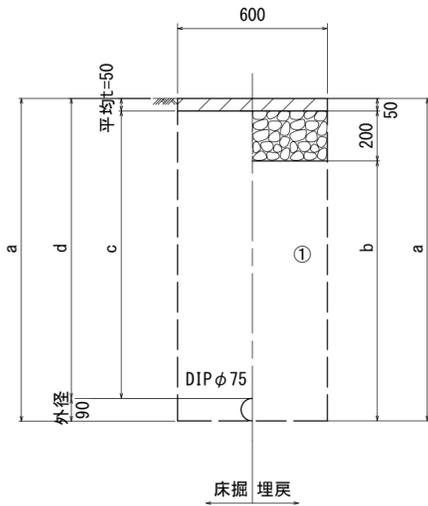


口径	土被り	a	b	c	d
φ75	1200	1290	1040	1150	1200

既設管撤去

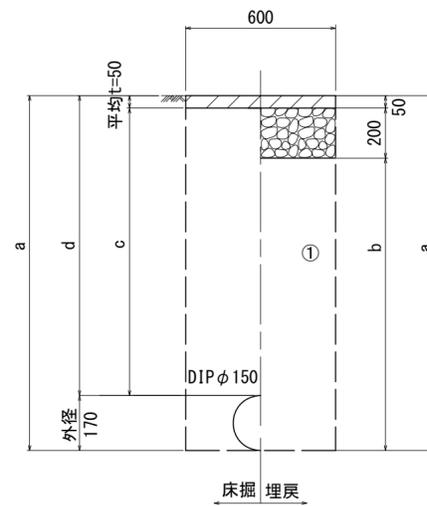


口径	土被り	a	b	c	d
φ150	1200	1370	1120	1150	1200

既設管撤去

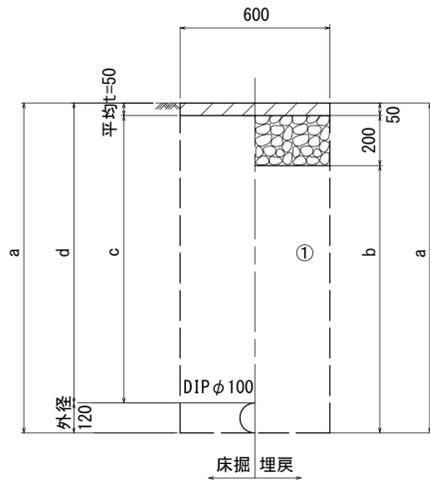

口径	土被り	a	b	c	d
φ100	1200	1320	1070	1150	1200

既設管撤去

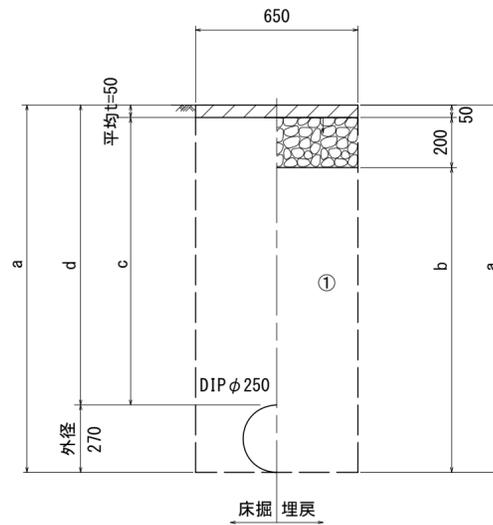

口径	土被り	a	b	c	d
φ250	1200	1470	1220	1150	1200

- ①・・・再生砕石 (RC-40)
- ②・・・管基礎用砂(埋戻し用砂)


※この図面はA2サイズを原寸とする。

津市上下水道事業局			
工事名	令和7年度 水整第5号 片田新町地内配水管布設工事		
図面の種類	土工定規図(2/2)		
縮尺	図示	図面番号	5/14
受注者名			

設計図

配管詳細図(4/9)

S=1:200

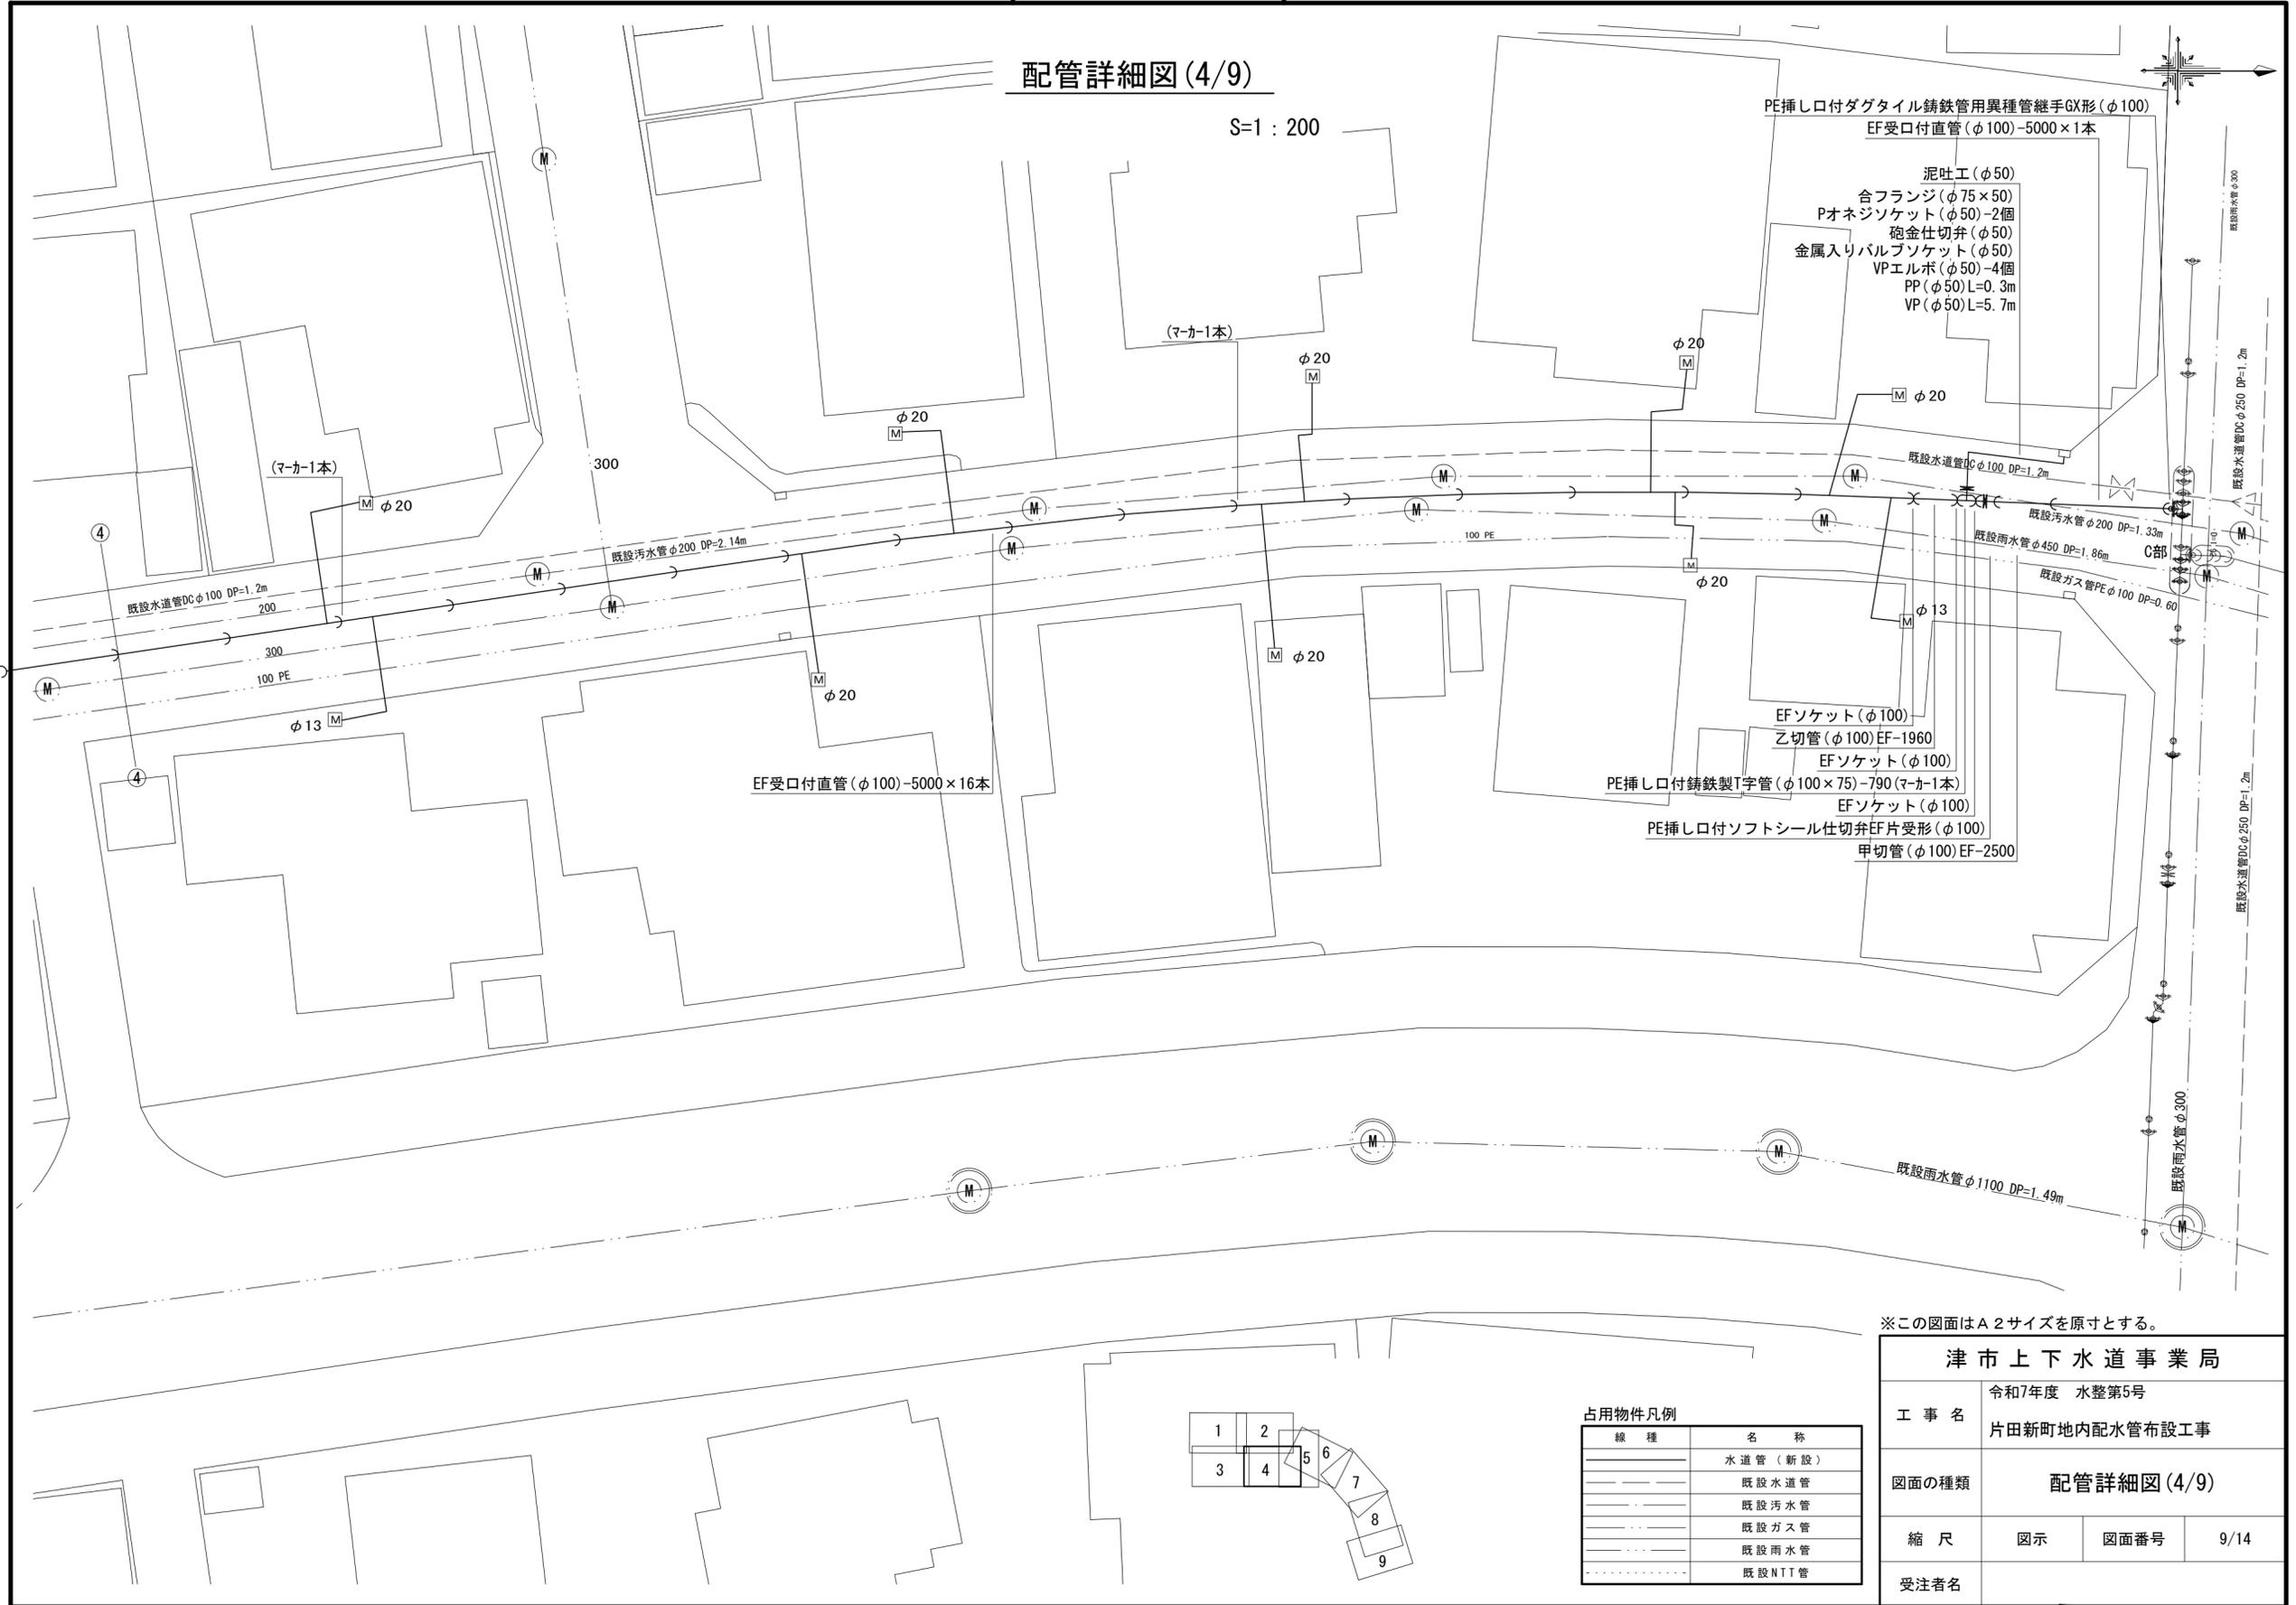

- PE挿し口付ダグタイル鑄鉄管用異種管継手GX形(φ100)
- EF受口付直管(φ100)-5000×1本
- 泥吐工(φ50)
- 合フランジ(φ75×50)
- Pオネジソケット(φ50)-2個
- 砲金仕切弁(φ50)
- 金属入りバルブソケット(φ50)
- VPエルボ(φ50)-4個
- PP(φ50)L=0.3m
- VP(φ50)L=5.7m


- EFソケット(φ100)
- 乙切管(φ100)EF-1960
- EFソケット(φ100)
- PE挿し口付鑄鉄製T字管(φ100×75)-790(マーカー1本)
- EFソケット(φ100)
- PE挿し口付ソフトシール仕切弁EF片受形(φ100)
- 甲切管(φ100)EF-2500

※この図面はA2サイズを原寸とする。

津市上下水道事業局			
工事名	令和7年度 水整第5号 片田新町地内配水管布設工事		
図面の種類	配管詳細図(4/9)		
縮尺	図示	図面番号	9/14
受注者名			

占用物件凡例



線種	名称
———	水道管(新設)
---	既設水道管
---	既設汚水管
---	既設ガス管
---	既設雨水管
---	既設NTI管

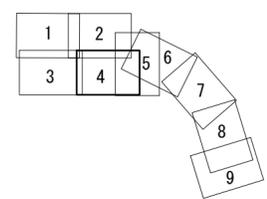

設計図

配管詳細図(7/9)

S=1:200

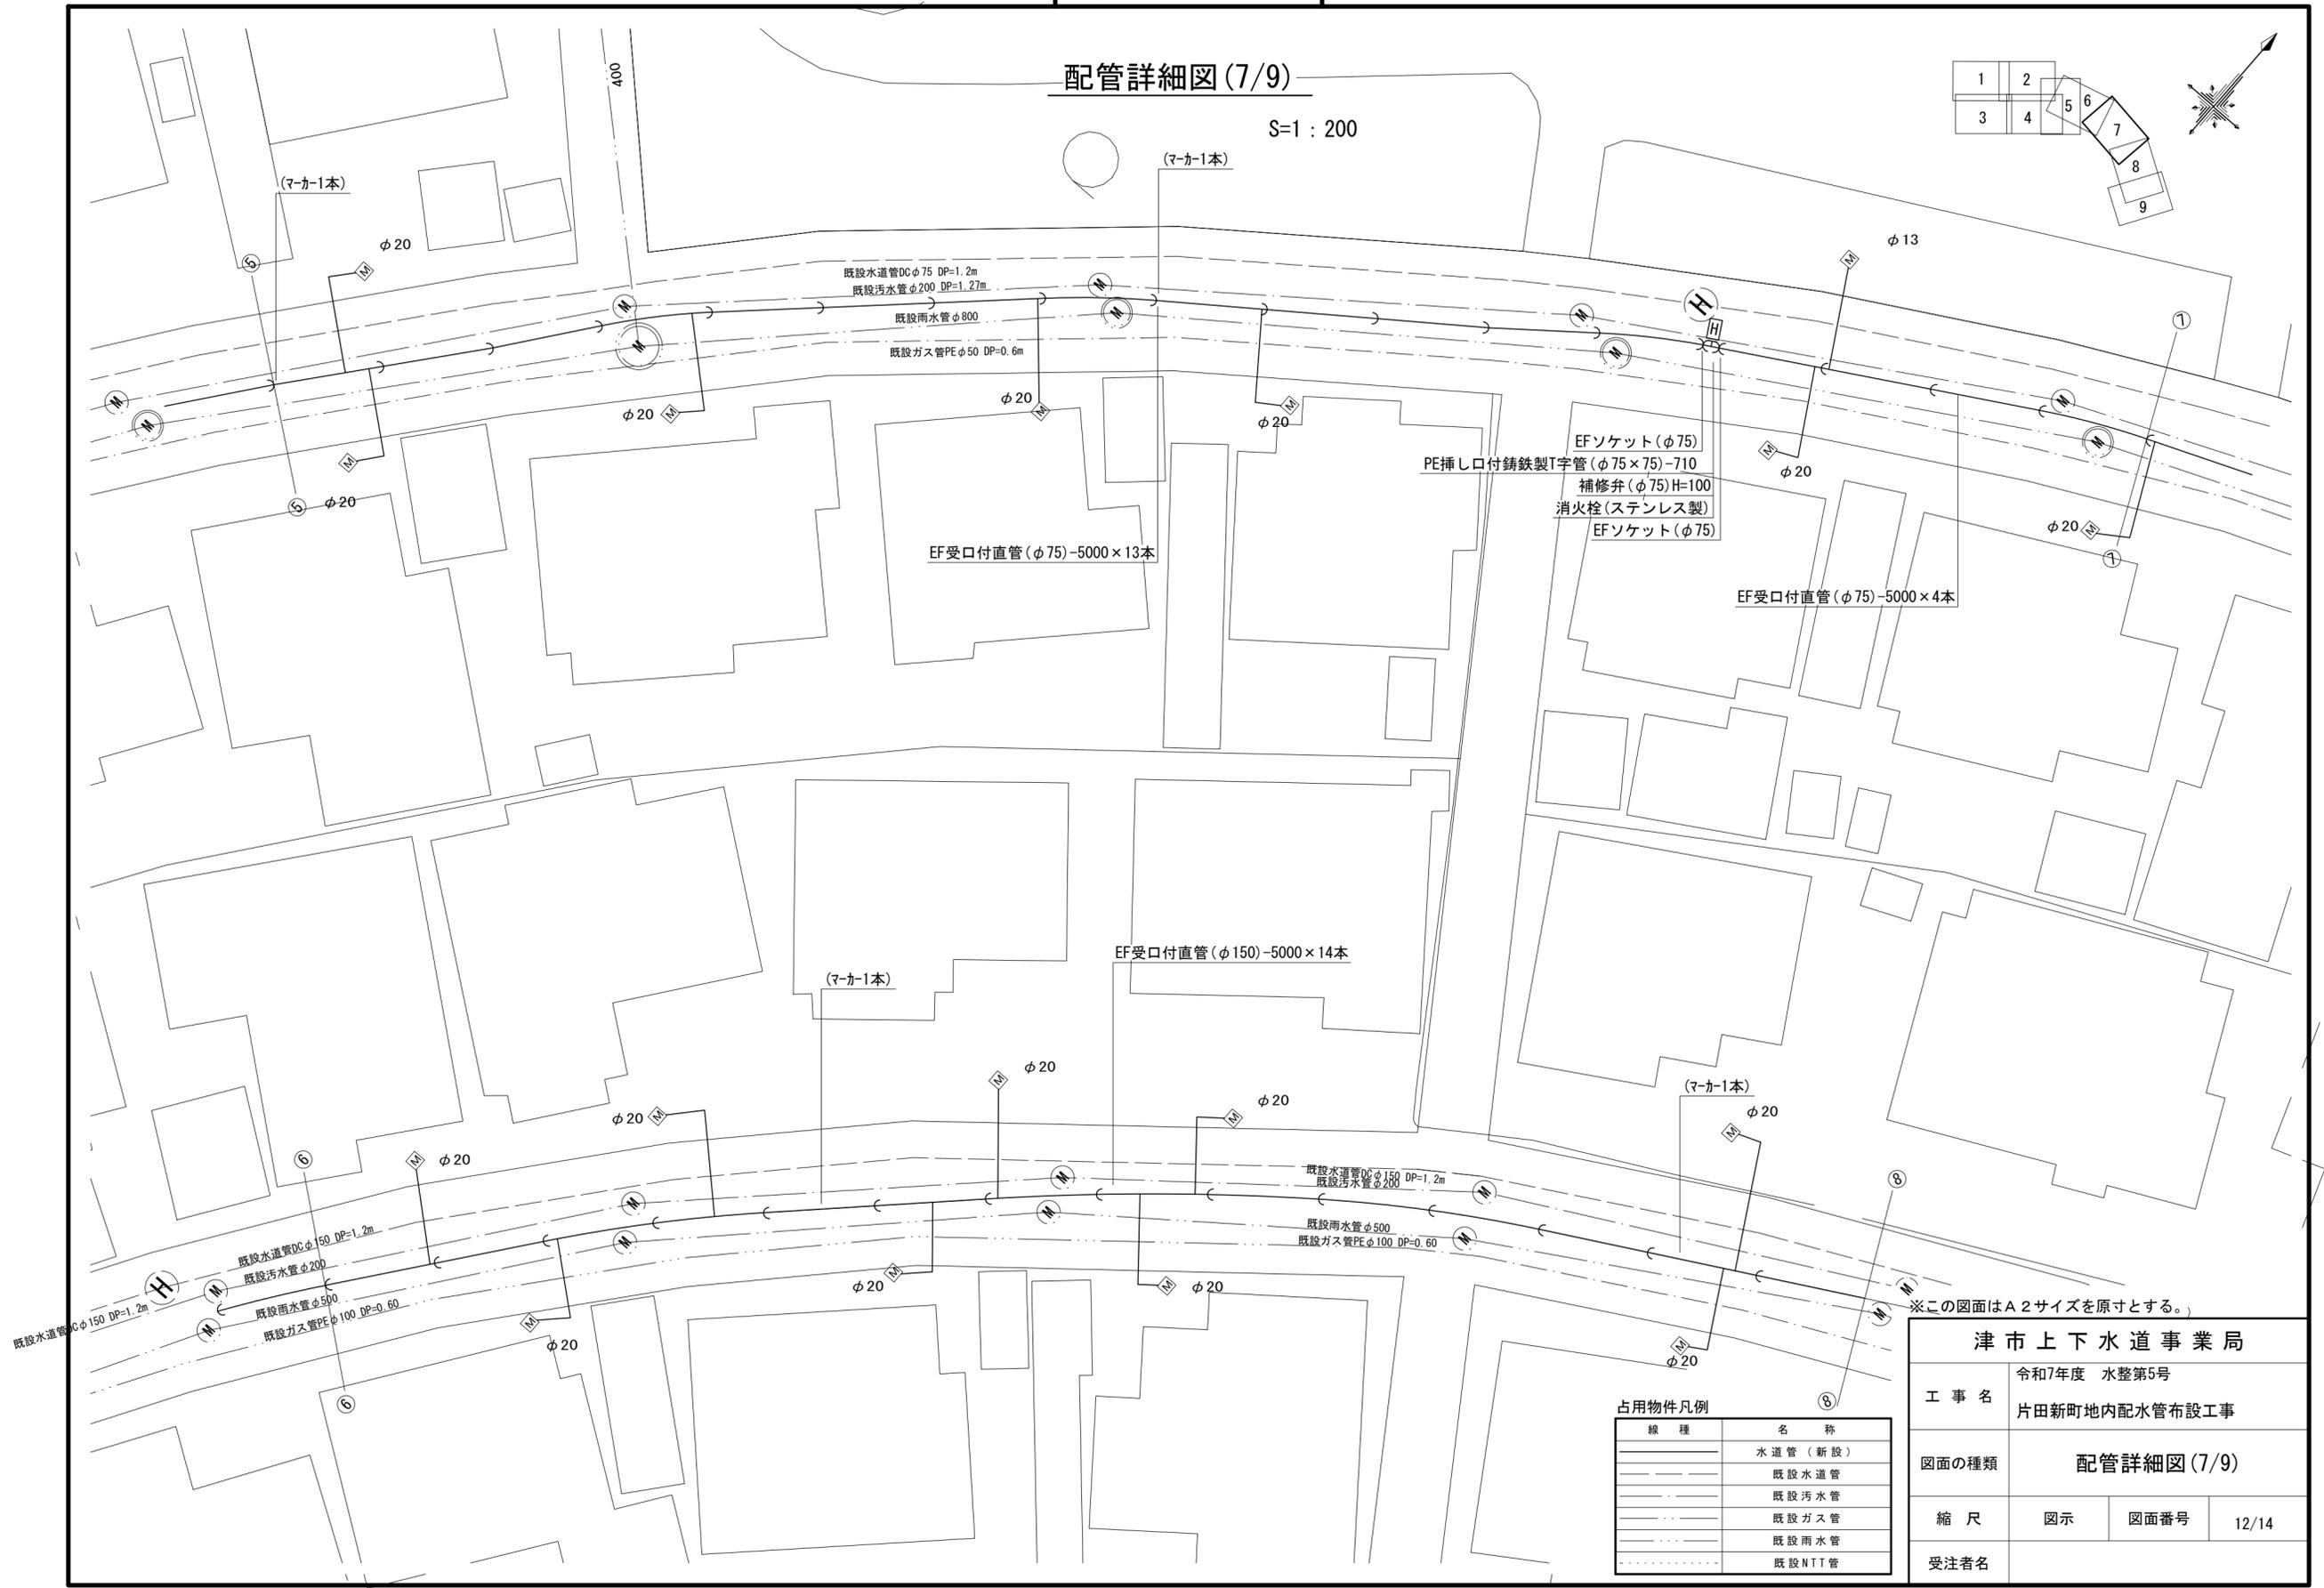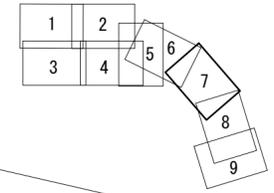

EF受口付直管(φ75)-5000×13本

EF受口付直管(φ150)-5000×14本

EF受口付直管(φ75)-5000×4本

EFソケット(φ75)
PE挿し口付鋳鉄製T字管(φ75×75)-710
補修弁(φ75)H=100
消火栓(ステンレス製)
EFソケット(φ75)

※この図面はA2サイズを原寸とする。

占用物件凡例



線種	名称
———	水道管(新設)
---	既設水道管
---	既設汚水管
---	既設ガス管
---	既設雨水管
---	既設NTT管

津市上下水道事業局			
工事名	令和7年度 水整第5号 片田新町地内配水管布設工事		
図面の種類	配管詳細図(7/9)		
縮尺	図示	図面番号	12/14
受注者名			

設計図

配管詳細図(8/9)

S=1:200

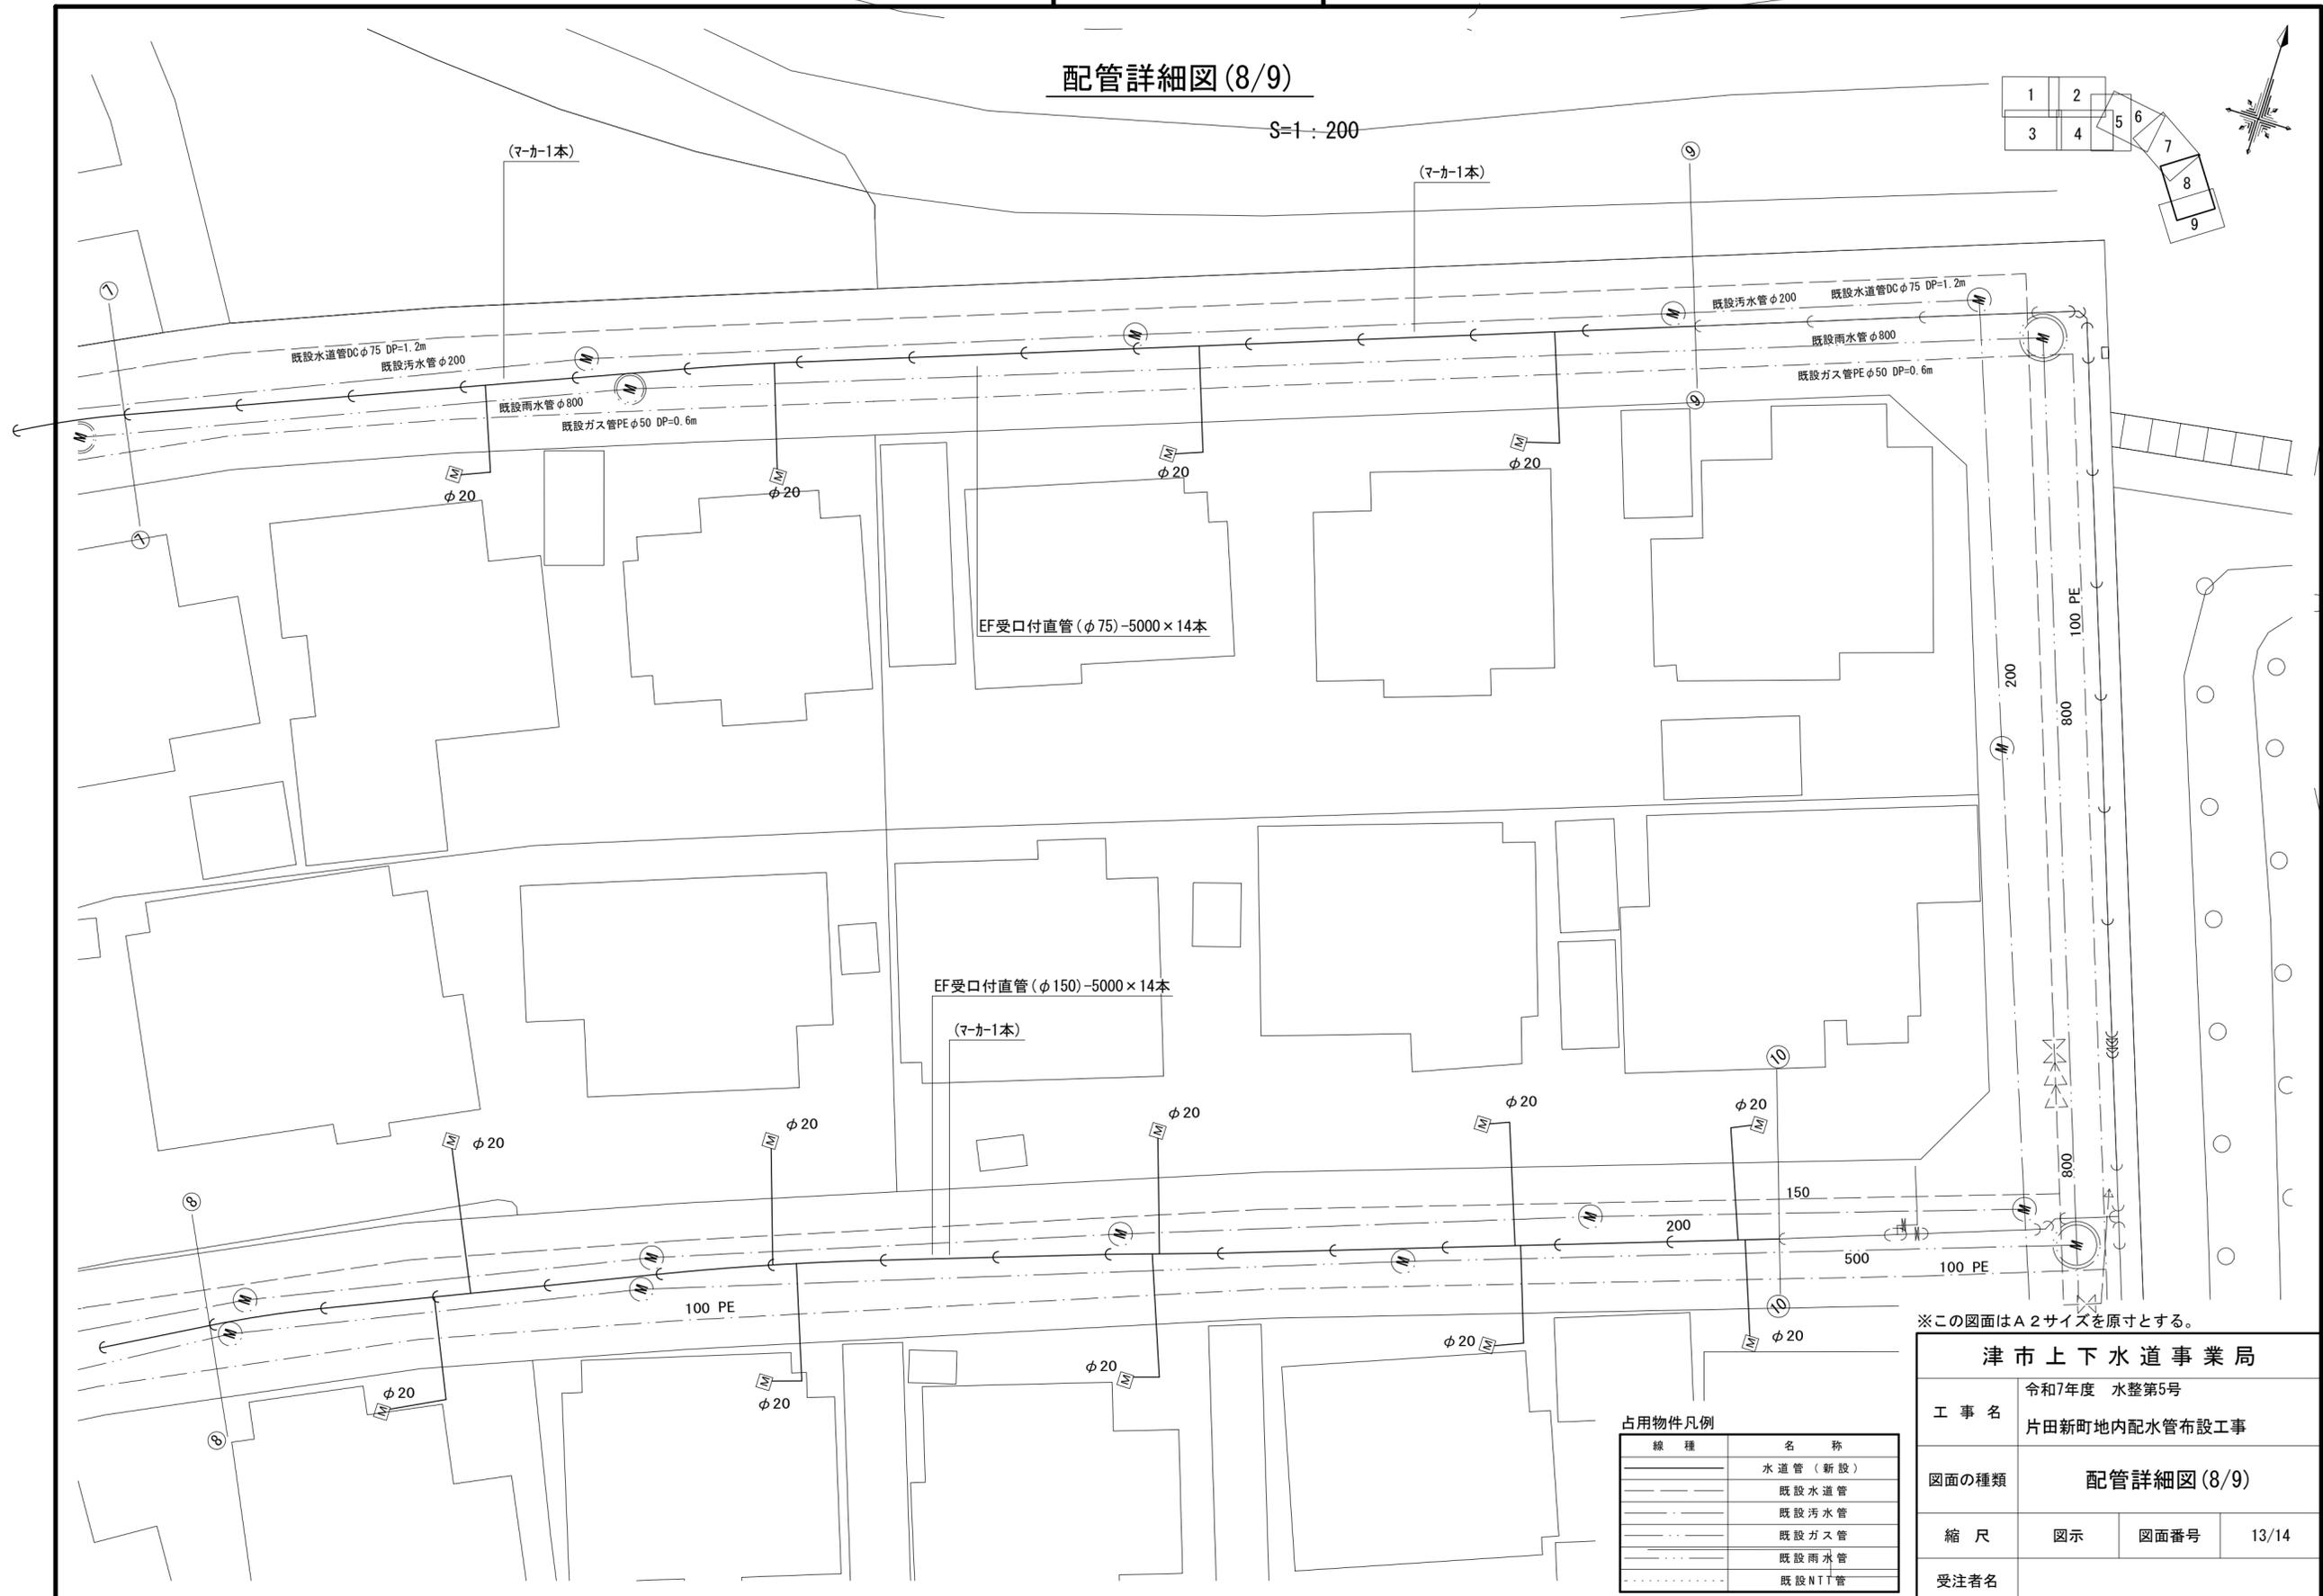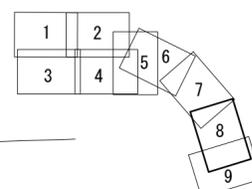

※この図面はA2サイズを原寸とする。

津市上下水道事業局			
工事名	令和7年度 水整第5号 片田新町地内配水管布設工事		
図面の種類	配管詳細図(8/9)		
縮尺	図示	図面番号	13/14
受注者名			

占用物件凡例

線種	名称
———	水道管(新設)
---	既設水道管
---	既設汚水管
---	既設ガス管
---	既設雨水管
---	既設NT管

