


施設平面図


原図:A3

修繕名	令和元年度下施設特第2-1号 津市高宮浄化センター電気計装設備 (水質分析装置)取替修繕		
施工場所	津市 美里町五百野 地内		
図面の種類	施設平面図		
縮尺	FREE	図面番号	1/2
事業所名	津市下水道局下水道施設課		


本図は、参考図であり施工現場と本図に相違がある場合にあっては相違箇所を再調査後、市監督員と協議のうえ詳細を決定すること。

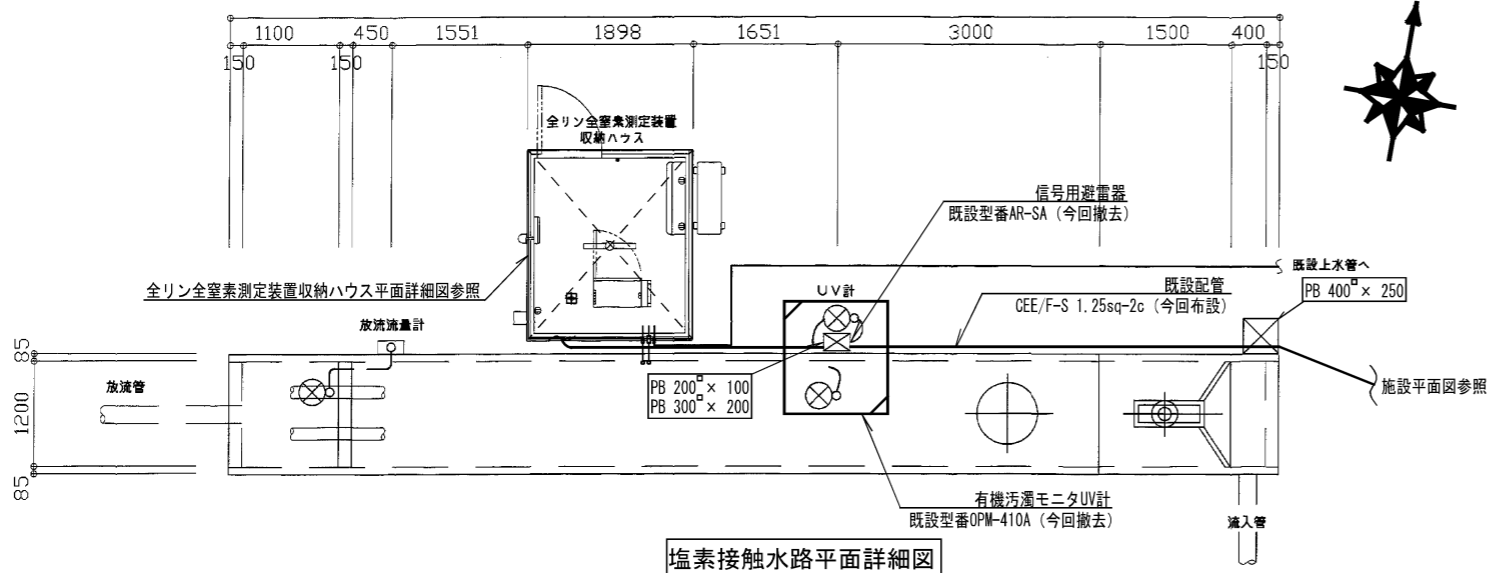


塩素接触水路平面詳細図

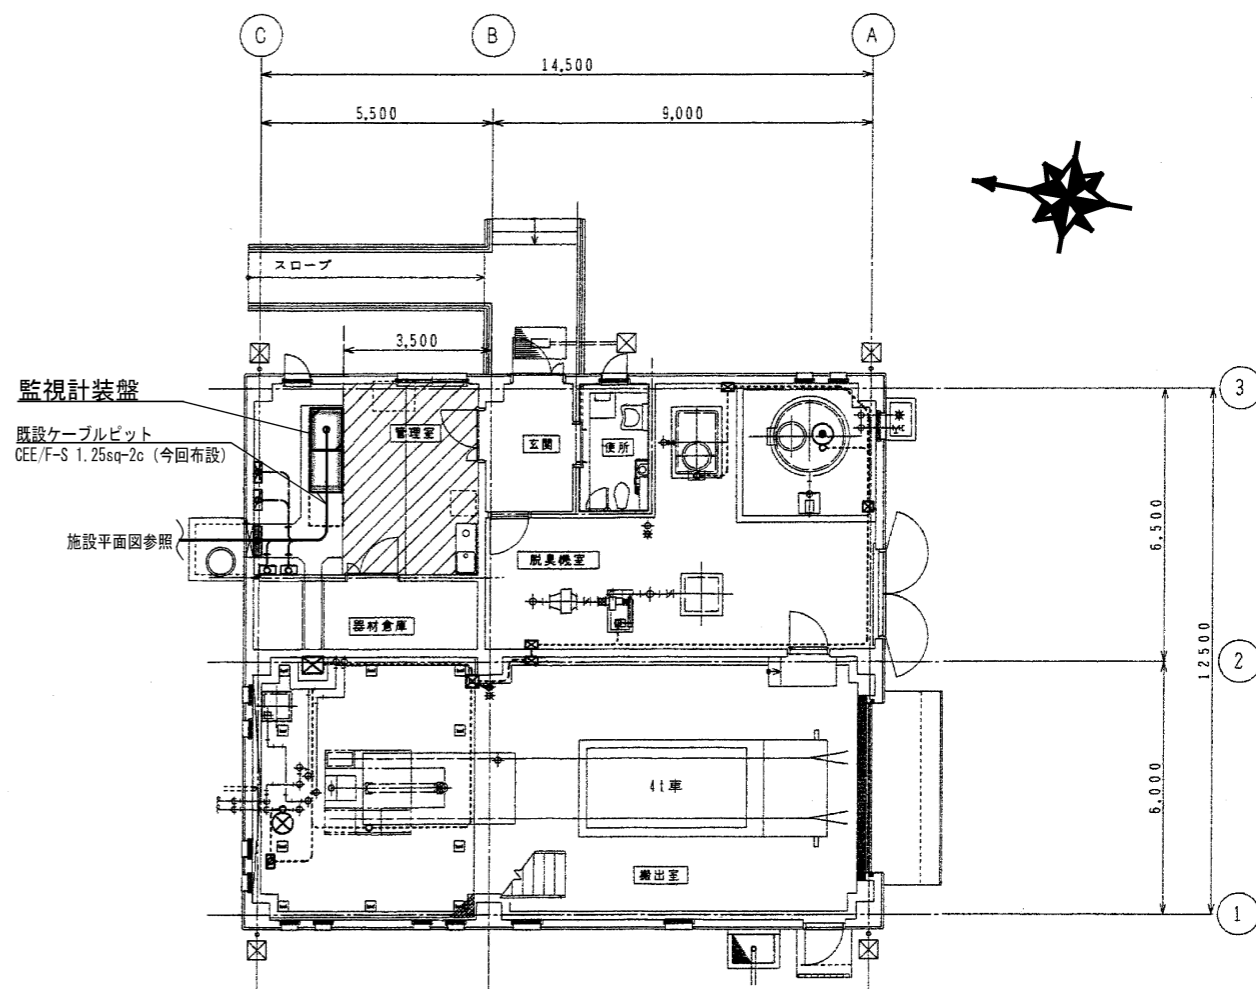


管理棟平面詳細図

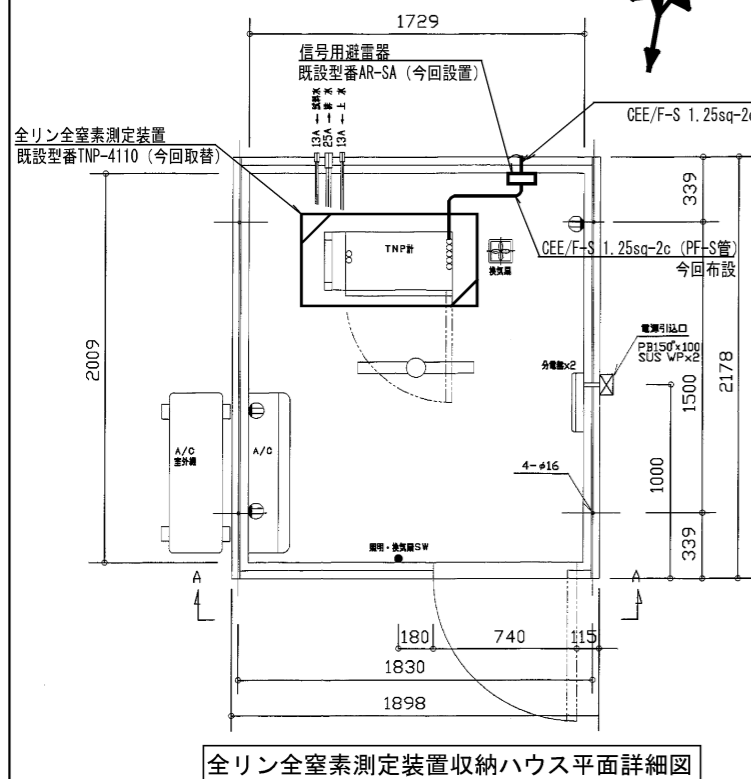


全リン全窒素測定装置収納ハウス平面詳細図

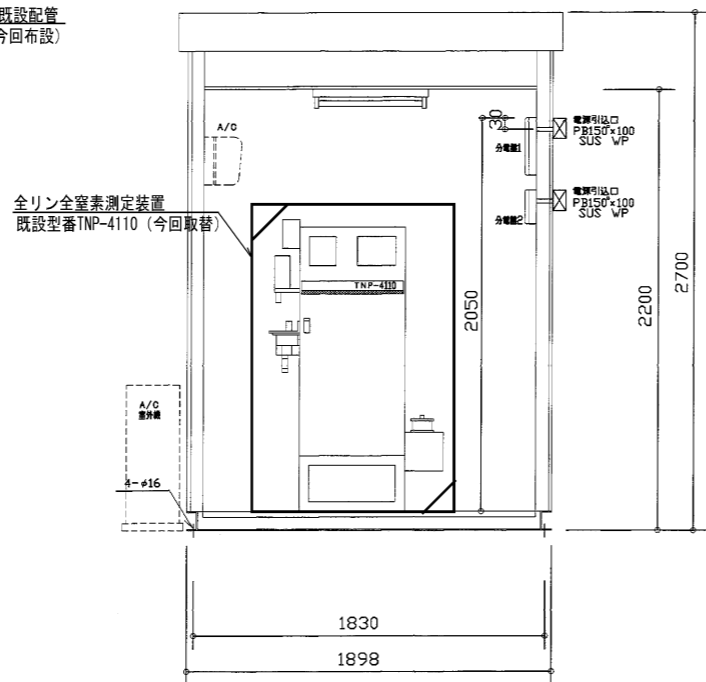

A-A 矢視図

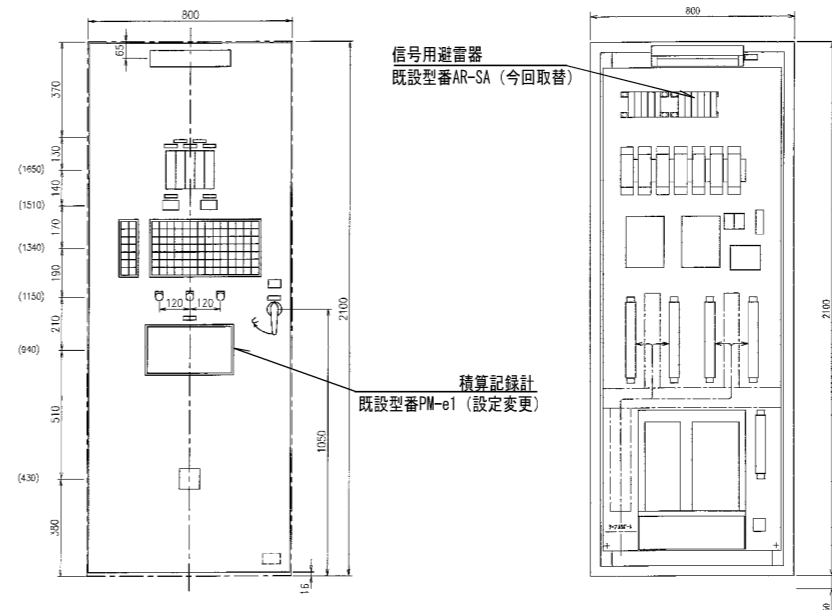

監視計装盤面配置図 (前面)

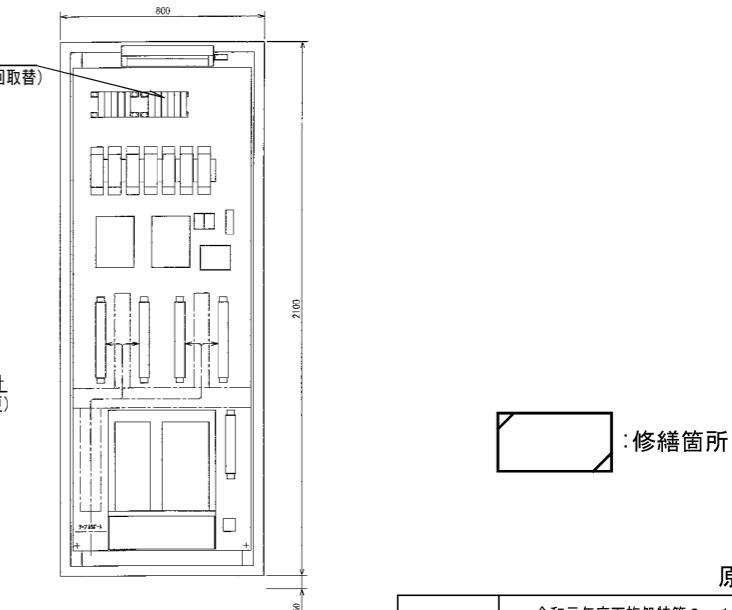

監視計装盤器具配置図 (前面)

修繕箇所

原図: A3

修繕名	令和元年度下施設特第2-1号 津市高宮浄化センター電気計装設備 (水質分析装置) 取替修繕		
施工場所	津市 美里町五百野 地内		
図面の種類	管理棟・塩素接触水路配置図		
縮尺	FREE	図面番号	2/2
事業所名	津市下水道局下水道施設課		

本図は、参考図であり施工現場と本図に相違がある場合にあっては相違箇所を再調査後、市監督員と協議のうえ詳細を決定すること。