


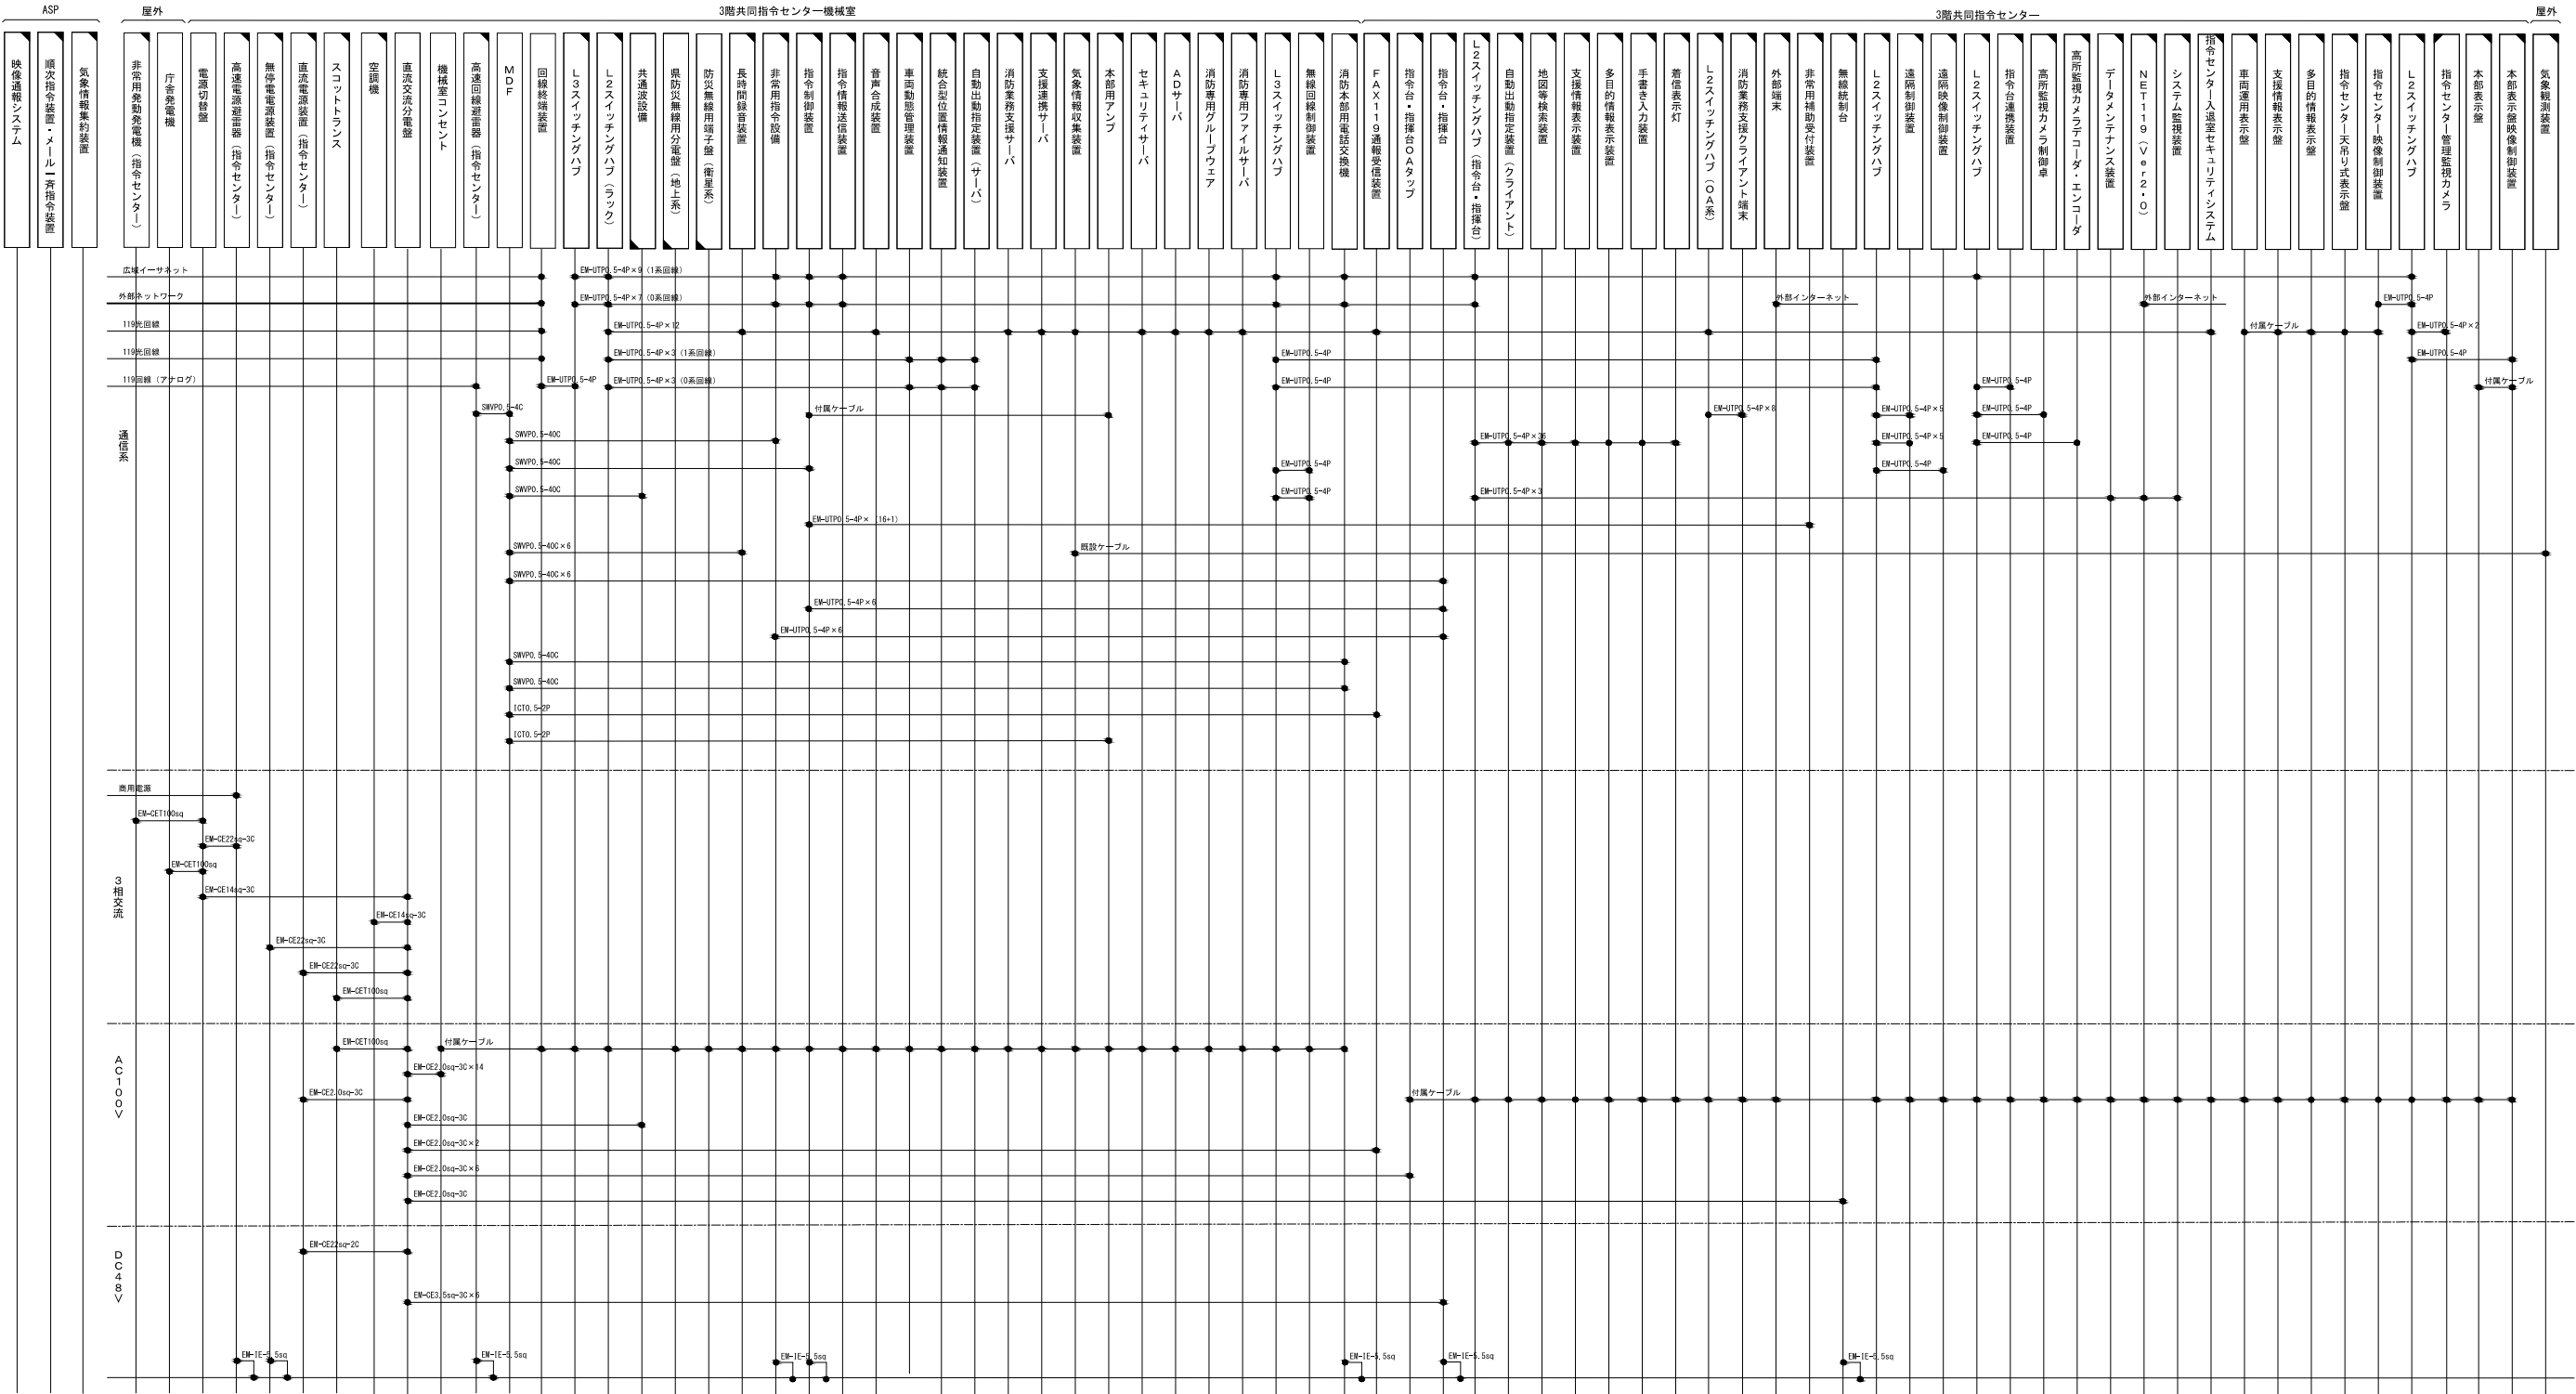

原図はA3

凡 例

新設

撤去

更新


移設

既設

版	年月日	設変番号	変 更 事 項	承認	発注者	名称	設計	服部	年月日
					津市	三重中央消防指令センター総合整備工事	検図	牛田	年月日
					課長	主幹	承認	山下	年月日
					課長補佐	係長	図番		T001
					係	図名			
						三重中央共同指令センター 配線系統図（指令系）	縮尺		
						no. scale			



ビーム計画設計株式会社
Beam Planning Corporation

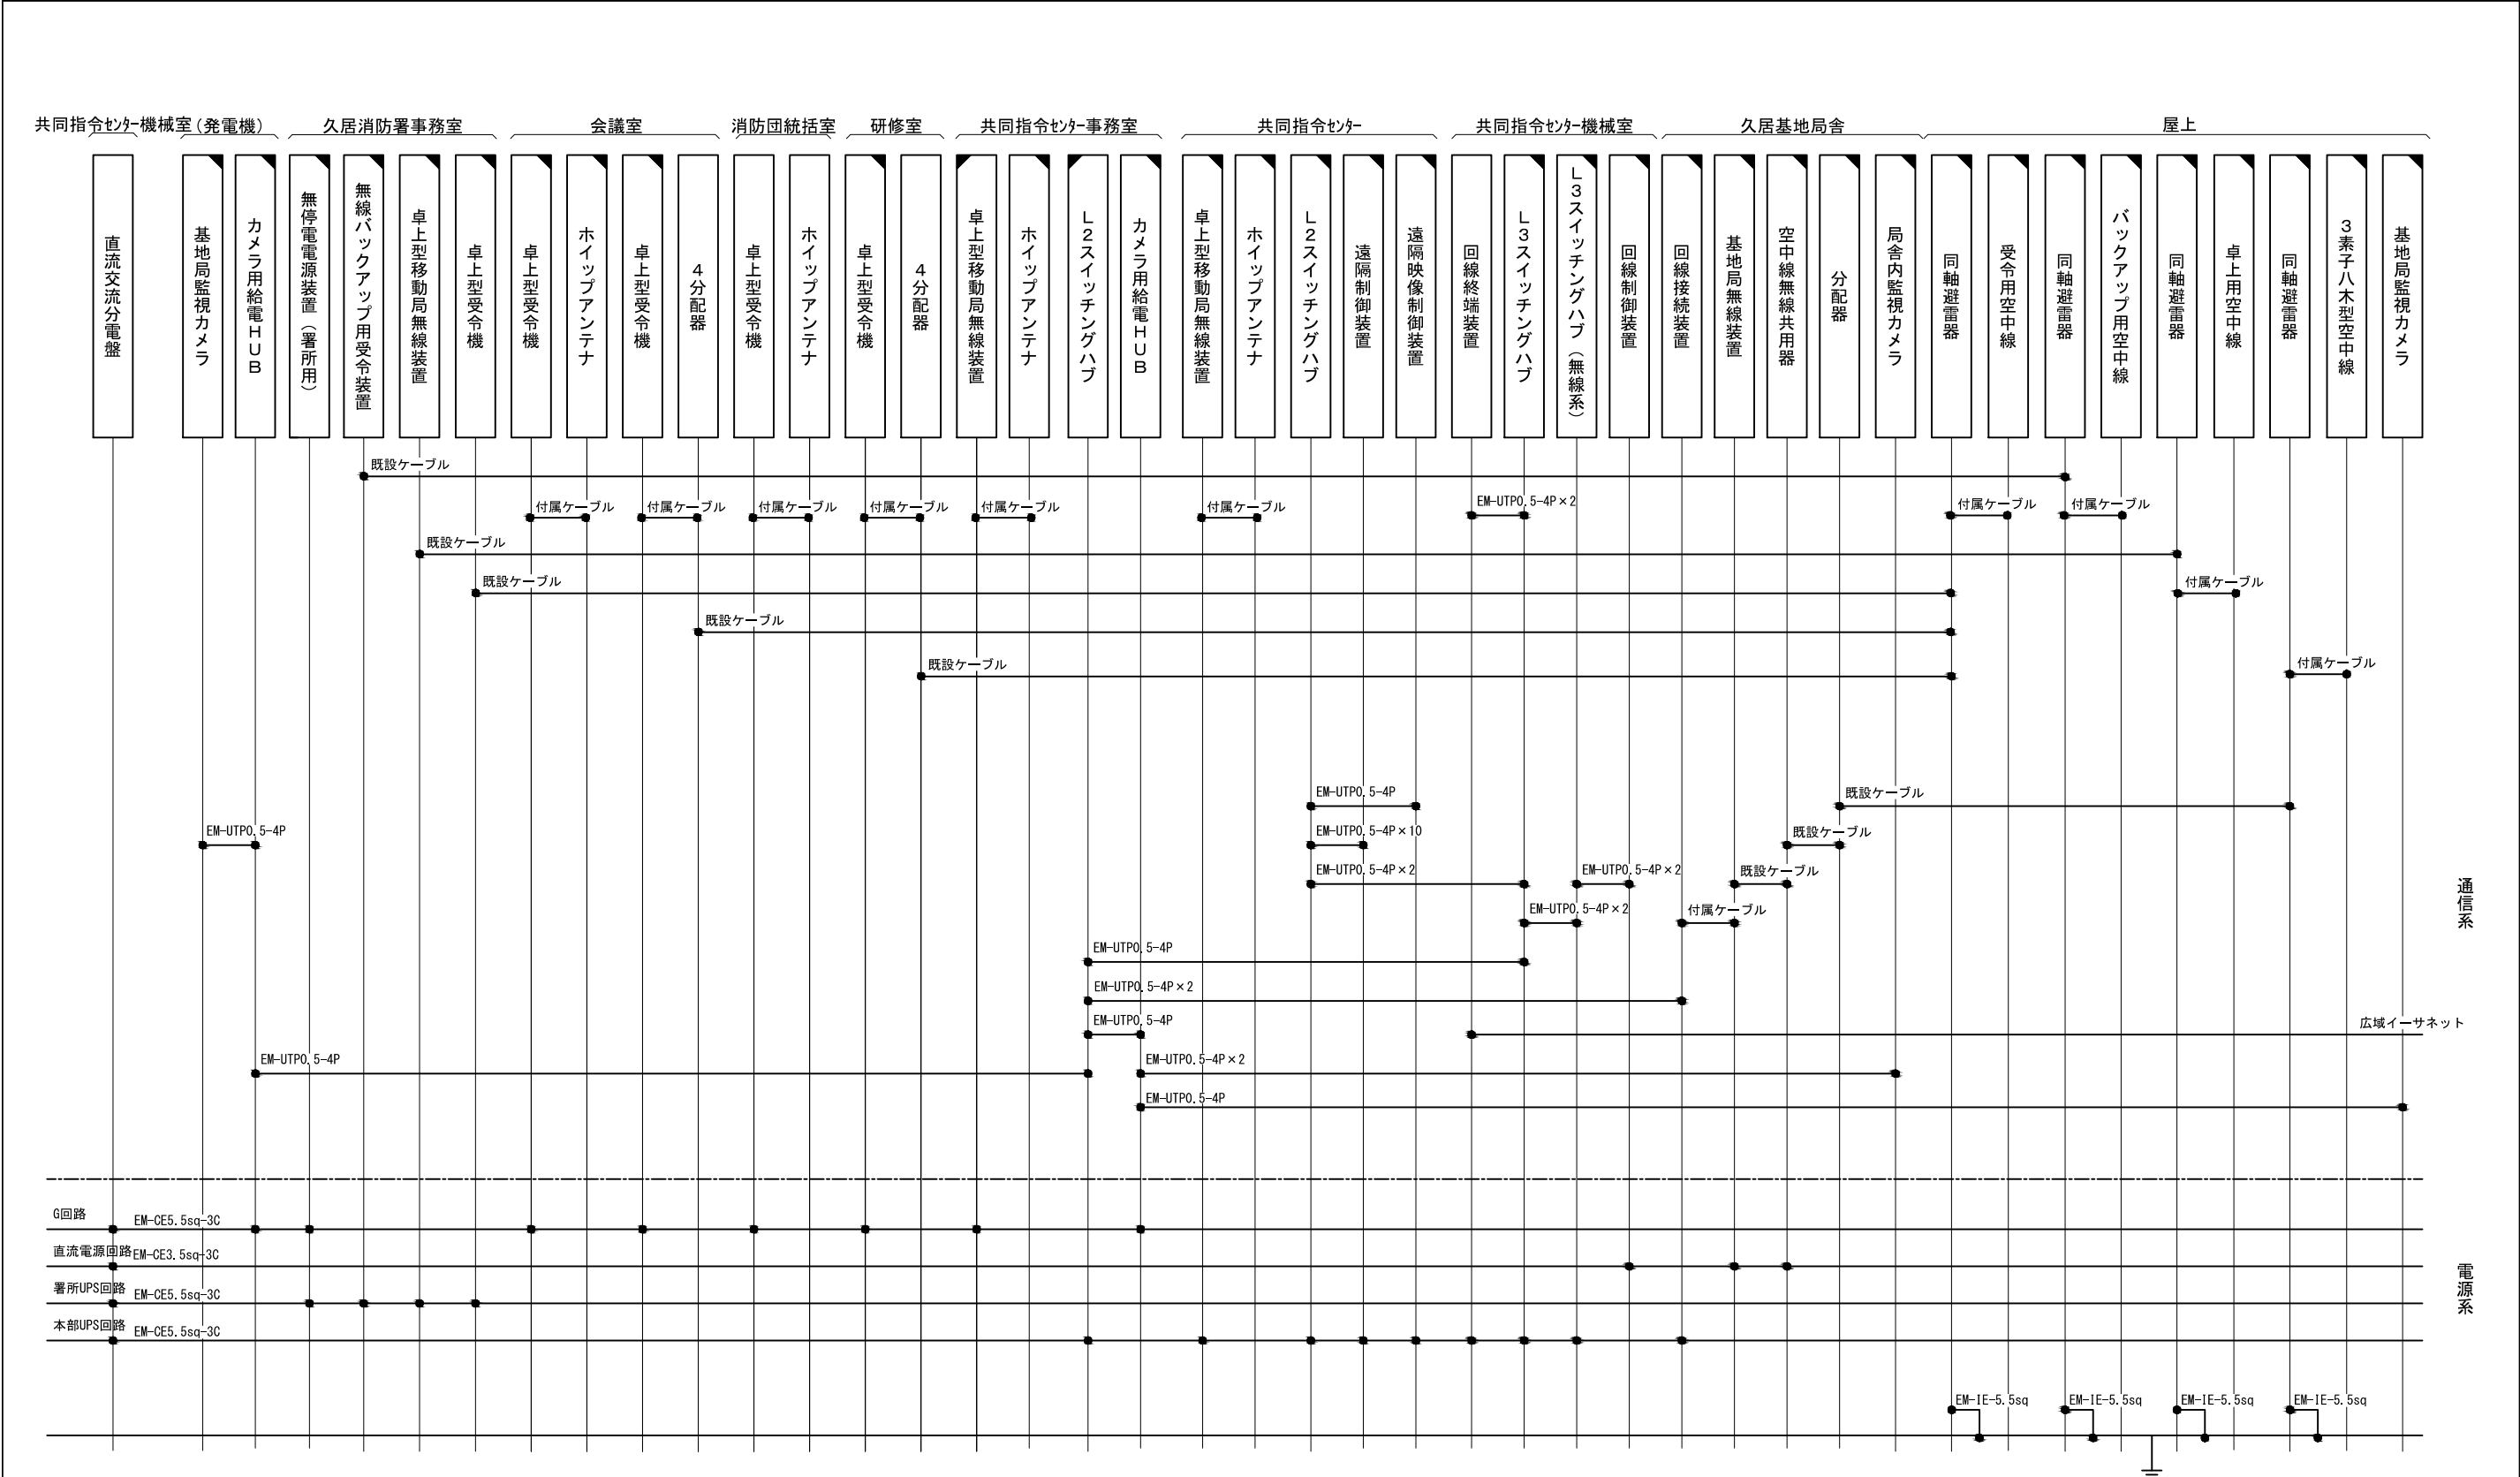

原図はA3

凡 例

：新設

：撤去

：更新


：移設

：既設


版	年月日	設定番号	変 更 事 項			承認	発注者					名称					設計	服部	年月日	
							津市					三重中央消防指令センター総合整備工事								
							課長	主幹	課長補佐	係長	係	図名	縮尺				検図	牛田	年月日	
												三重中央共同指令センター配線系統図（無線系）	no. scale				承認	山下	年月日	
																	図番	T002		



ビーム計画設計株式会社
Beam Planning Corporation

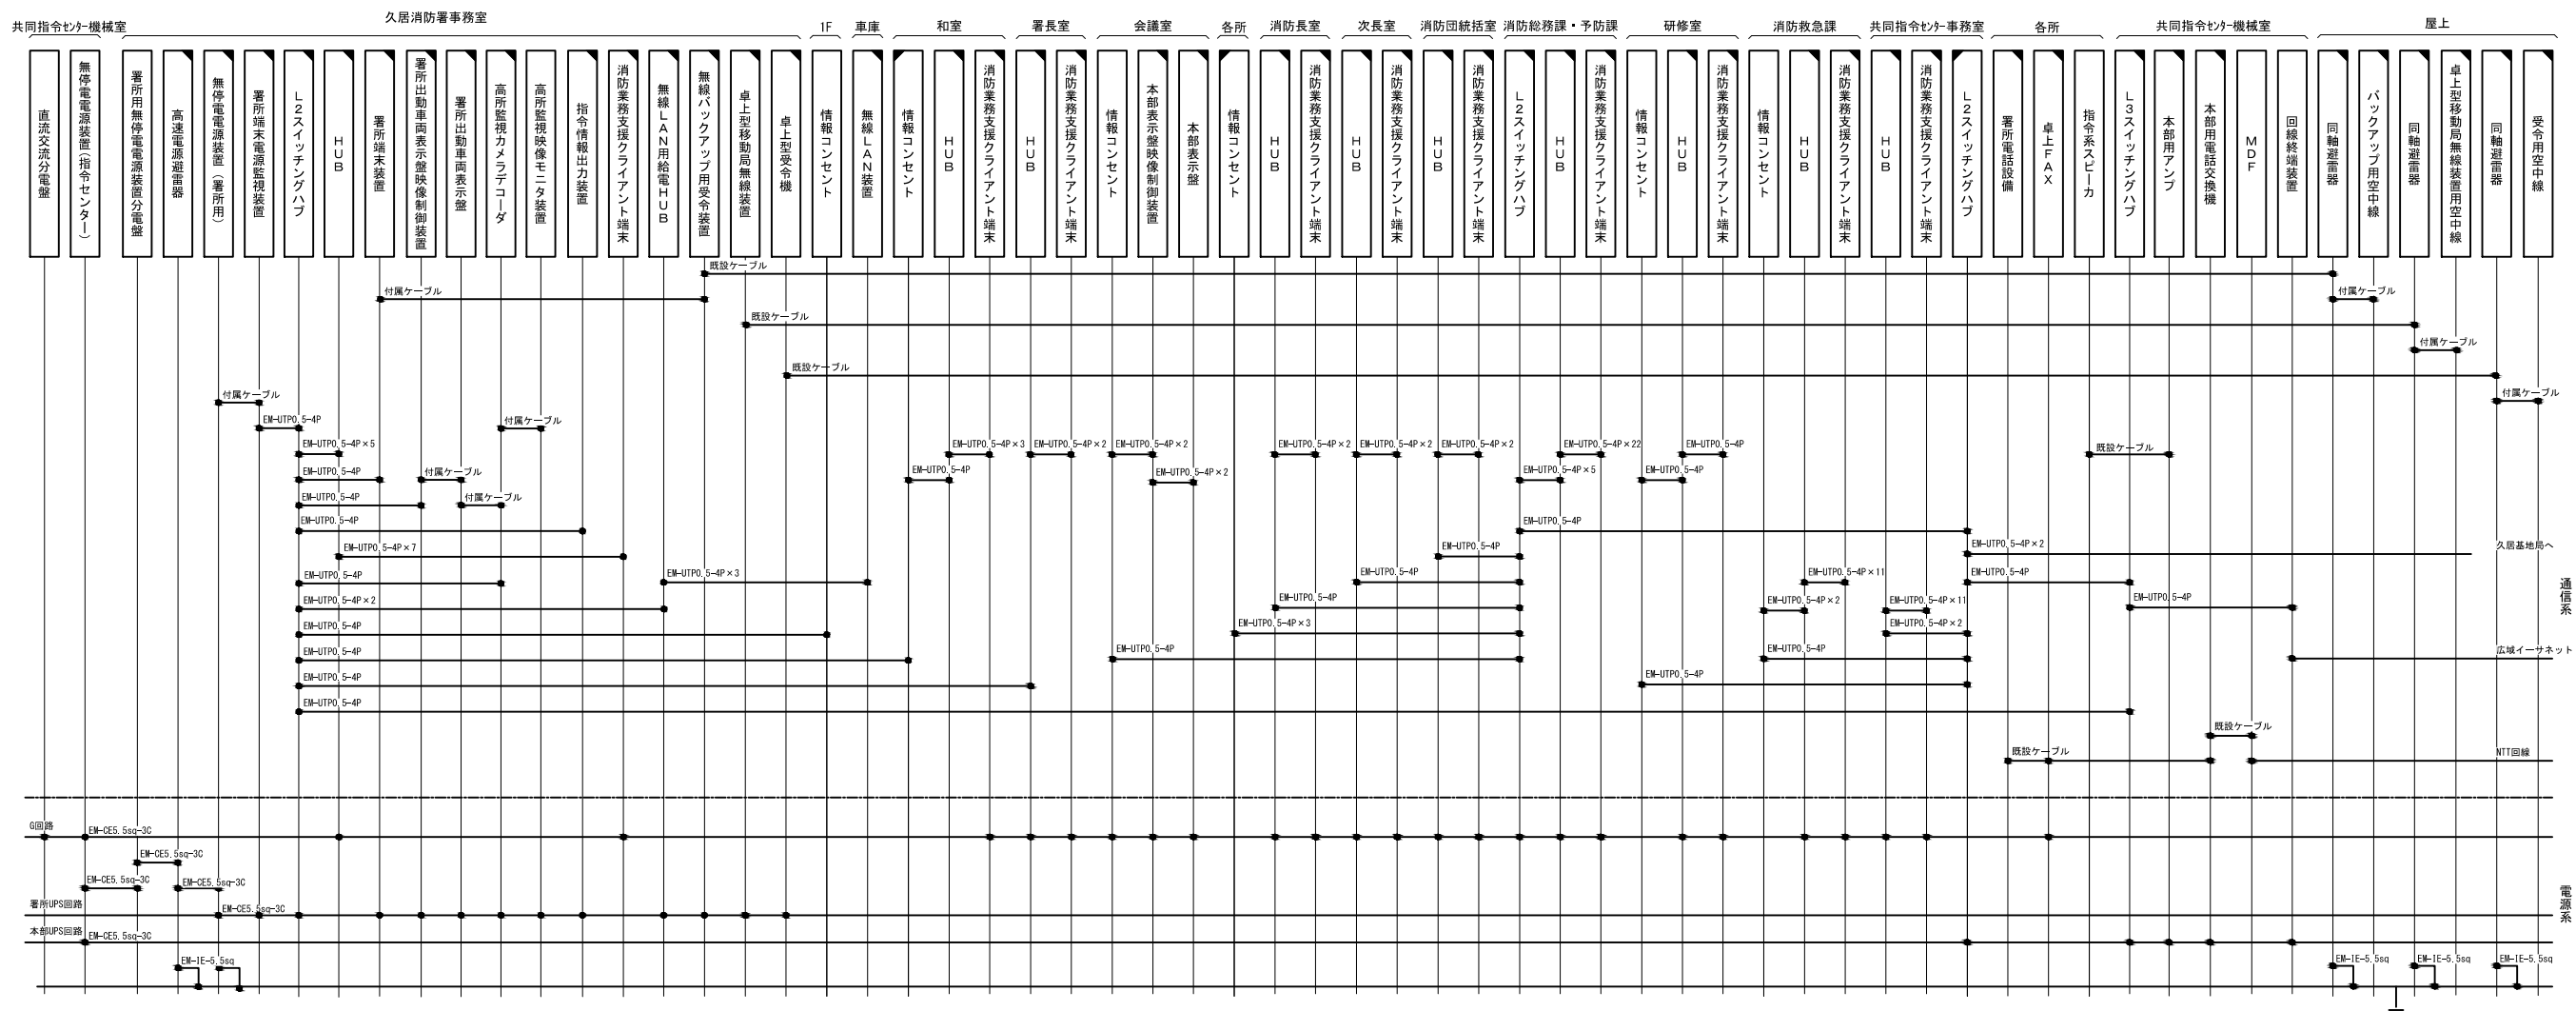


原図はA3

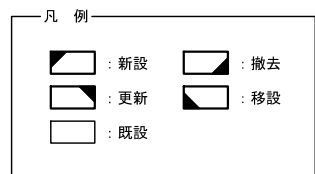

指令系スピーカーにはスピーカ(天井型)、スピーカ(壁掛形)、スピーカ(防水型)、スピーカ(屋外型)を含む
消防業務支援クライアント端末にはデスクトップ、ノートブック、プリンタ、カラープリンタを含む
署所電話設備には多機能電話機、PHSアンテナを含む

版	年月日	設定番号	変 更 事 項	承認	発注者					名称		 ビーム計画設計株式会社 Beam Planning Corporation	設計	服部	年月日	
					津市					三重中央消防指令センター総合整備工事			検図	牛田	年月日	
					課長	主幹	課長補佐	係長	係	図名	縮尺		承認	山下	年月日	
										津市消防本部久居消防署 配線系統図	no. scale		図番	T003		

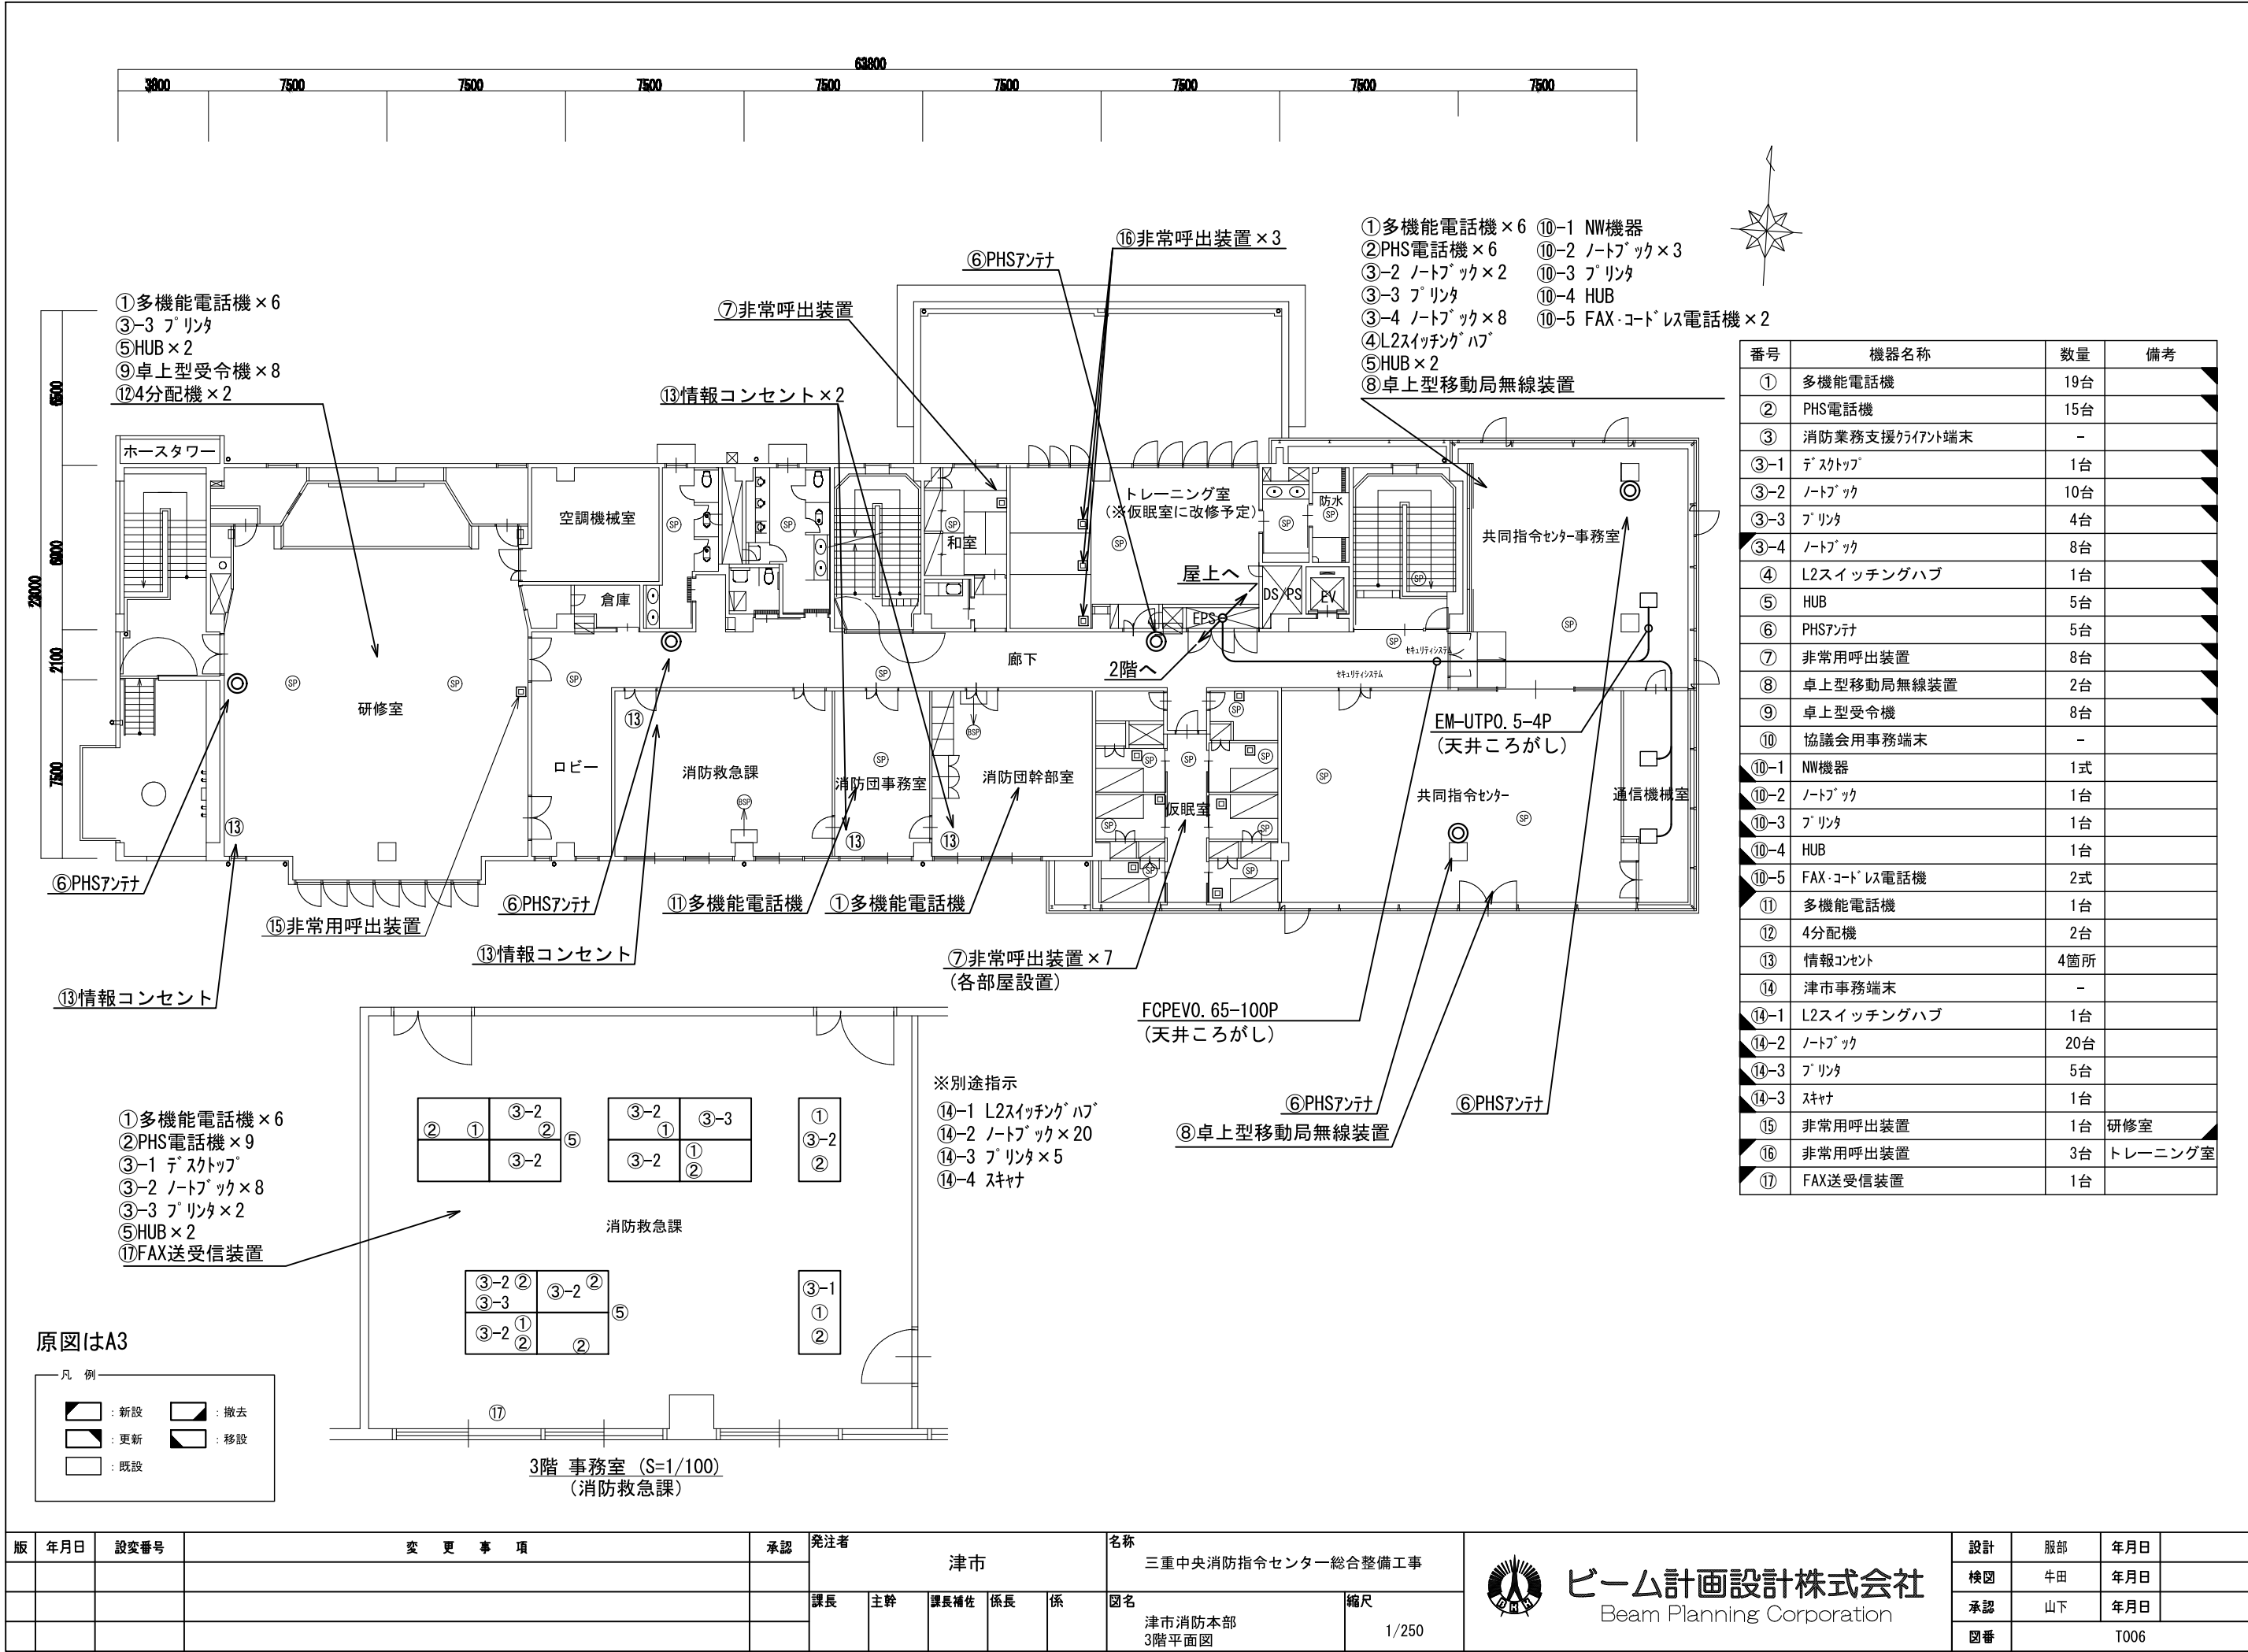



既設機器移設			
61	長時間録音装置	1式	
62	三重防災無線装置架(地上系)	1式	
63	三重防災無線(衛星系)	1式	
64	市防災行政無線 遠隔制御装置	1式	
65	気象情報配信システム	1式	
66	J-ALERT装置	1式	
67	トリプル警報装置	2式	
68	FAX119	2式	
69	県共通波装置架	1式	3階へ
70	県共通波遠隔制御器	1式	3階へ

原図はA3

凡 例

	: 新設		: 撤去
	: 更新		: 移設
	: 既設		

版	年月日	設定番号	変 更 事 項	承認	発注者					名称		 ビーム計画設計株式会社 Beam Planning Corporation	設計	服部	年月日	
					津市					三重中央消防指令センター総合整備工事			検図	牛田	年月日	
					課長	主幹	課長補佐	係長	係	図名	縮尺		承認	山下	年月日	
										津市消防本部 通信指令室機器配置図(撤去)	no. scale		図番	T008		



ビーム計画設計株式会社
Beam Planning Corporation


設計	服部	年月日	
検図	牛田	年月日	
承認	山下	年月日	
図番	T008		

番号	機器名称	数量	備考
①	指令台	1台	
②	指令台	1台	
③	指令台	1台	
④	指令台	1台	
⑤	指令台	1台	
⑥	指揮台	1台	
⑦	無線統制台	1台	
⑧	FAX119通報受信装置	2式	
⑨	指令台・指揮台〇Ａタップ	6台	
⑩	L2スイッチングハブ	6台	指令台・指揮台
⑪	自動出動指定装置	6台	
⑫	地図検索装置	6台	
⑬	支援情報表示装置	6台	
⑭	多目的情報表示装置	6台	
⑮	手書き入力装置	12台	
⑯	着信表示灯	12台	
⑰	L2スイッチングハブ	1台	〇Ａ系
⑱	消防業務支援クライアント端末	6台	
⑲	外部端末	6台	
⑳	非常用補助受付装置	1台	

番号	機器名称	数量	備考
㉑	L 2スイッチングハブ	2台	
㉒	遠隔制御装置	10台	
㉓	遠隔映像制御装置	1台	
㉔	L 2スイッチングハブ	1台	映像系
㉕	指令台連携装置	1台	高所監視ｶﾏﾗ
㉖	高所監視カメラ制御卓	1台	
㉗	高所監視ｶﾏﾗ`ｺｰﾀﾞ`・ｴﾝｺｰﾀﾞ`	1式	
㉘	データメンテナンス装置	1台	
㉙	NET119（Ver2.0）	2式	
㉚	システム監視装置	1台	
㉛	指令センター入室ｷｬﾁｬｰｼｽﾃﾑ	2式	
㉜	車両運用表示盤	1面	
㉝	支援情報表示盤	1面	
㉞	多目的情報表示盤	1面	
㉟	指令センター天吊り式表示盤	2面	
㊱	指令センター映像制御装置	1式	
㊲	L 2スイッチングハブ	1台	
㊳	運用管理ｶﾏﾗ	2台	
㊴	本部表示盤	1面	
㊵	本部表示盤映像制御装置	1式	

番号	機器名称	数量	備考
㊶	電源切替盤	1台	
㊷	高速電源避雷器（指令センター）	1式	
㊸	無停電電源装置（指令センター）	1式	
㊹	直流電源装置（指令センター）	1式	
㊺	スコットトランス	1式	
㊻	空調機	1式	
㊼	直流交流分電盤	1面	
㊽	機械室コンセント	1式	
㊾	高速回線避雷器（指令センター）	1式	
㊿	M D F	1台	
㋀	回線終端装置	1台	
㋁	県防災無線用（地上系）	1台	
㋂	県防災無線用（衛星系）	1台	
㋃	非常用指令設備	1台	
㋄	指令制御装置	1式	
㋅	本部用アンプ	1式	
㋆	無線系ラック	1式	
	L3スイッチングハブ	2台	
	無線回線制御装置	1台	
㋇	共通波設備	1式	

番号	機器名称	数量	備考
㋈	サーバーラック 1	1台	
	L 3スイッチングハブ	2台	
	L 2スイッチングハブ	2台	
	音声合成装置	1式	
	車両動態管理装置	1式	
	統合型位置情報通知装置	1式	
	自動出動指定装置（サーバ）	1式	
㋉	サーバーラック 2	1台	
	L 2スイッチングハブ	1台	
	消防業務支援サーバ	3式	
	支援連携サーバ	1式	
	気象情報収集装置	1式	
㋊	サーバーラック 3	1台	
	L 2スイッチングハブ	1台	
	セキュリティサーバ	1式	
	A Dサーバ	1式	
㋋	サーバーラック 4	1台	
	L 2スイッチングハブ	1台	
	消防専用グループウェア	1式	
	消防専用ファイルサーバ	1式	
	長時間録音装置	1式	
	指令情報送信装置	1式	
	順次指令装置	1式	
	メーラー斉指令装置	1式	
	指揮隊サーバ	1式	
㋌	消防本部用電話交換機	1式	
㋍	運用管理ｶﾏﾗ映像制御装置	1式	
㋎	映像通報システム	1式	
㋏	通信操作端末	12台	
㋐	署所端末電源監視装置	1式	
㋑	管理監視制御卓	1式	
㋒	多機能電話機	7台	
㋓	DSSコンソール	24台	
㋔	PHS電話機	8台	
㋕	プリンター	1台	
㋖	カラープリンター	1台	
㋗	スキャナー	1台	
㋘	J-ALERT	1式	
㋙	監理監視プリンタ	1式	
㋚	非常呼出装置	1式	
㋛	基地局ｶﾏﾗ制御装置	1式	
㋜	トンネル警報装置	2台	
㋝	二酸化炭素消火器	1台	
㋞	市防災行政無線	1式	

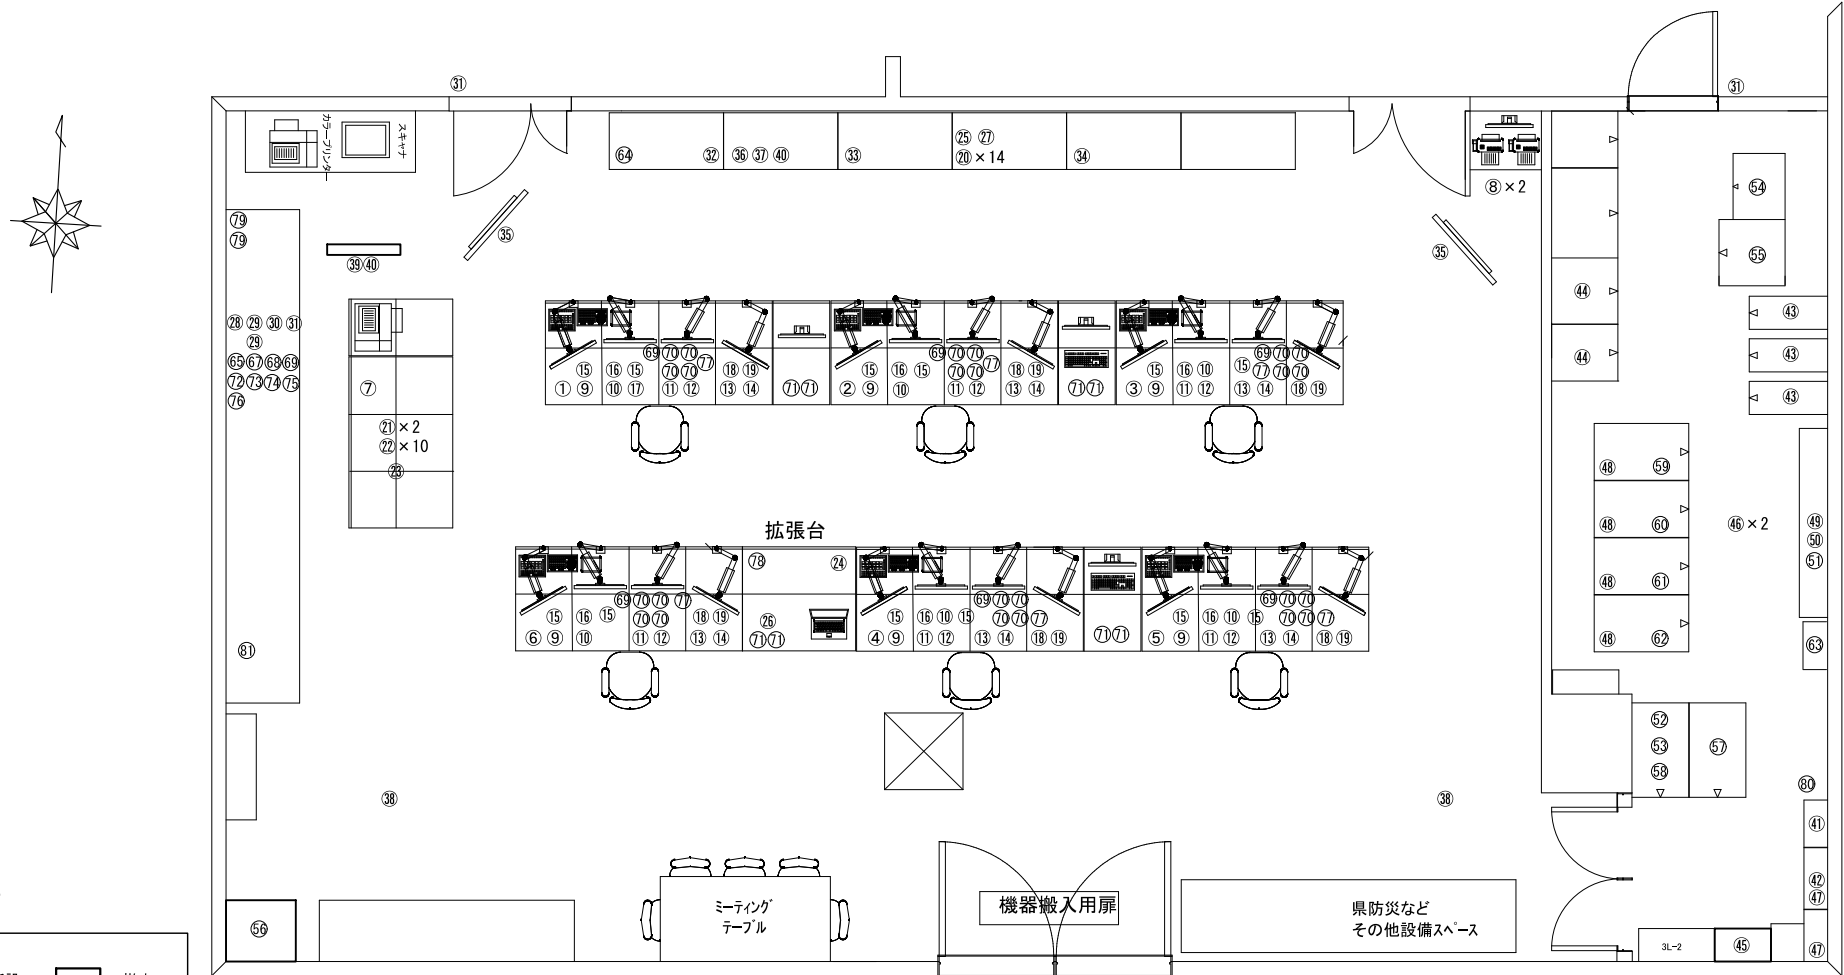

原図はA3


凡 例			
	: 新設		: 撤去
	: 更新		: 移設
	: 既設		

※サーバーラック・機器構成については発注者と協議すること

版	年月日	設変番号	変 更 事 項	承認	発注者	名称	図名	縮尺	設計	服部	年月日
					津市	三重中央消防指令センター総合整備工事			検図	牛田	年月日
					課長	主幹	課長補佐	係長	承認	山下	年月日
						津市消防本部 共同指令センター		1/60	図番		T009



ビーム計画設計株式会社
Beam Planning Corporation

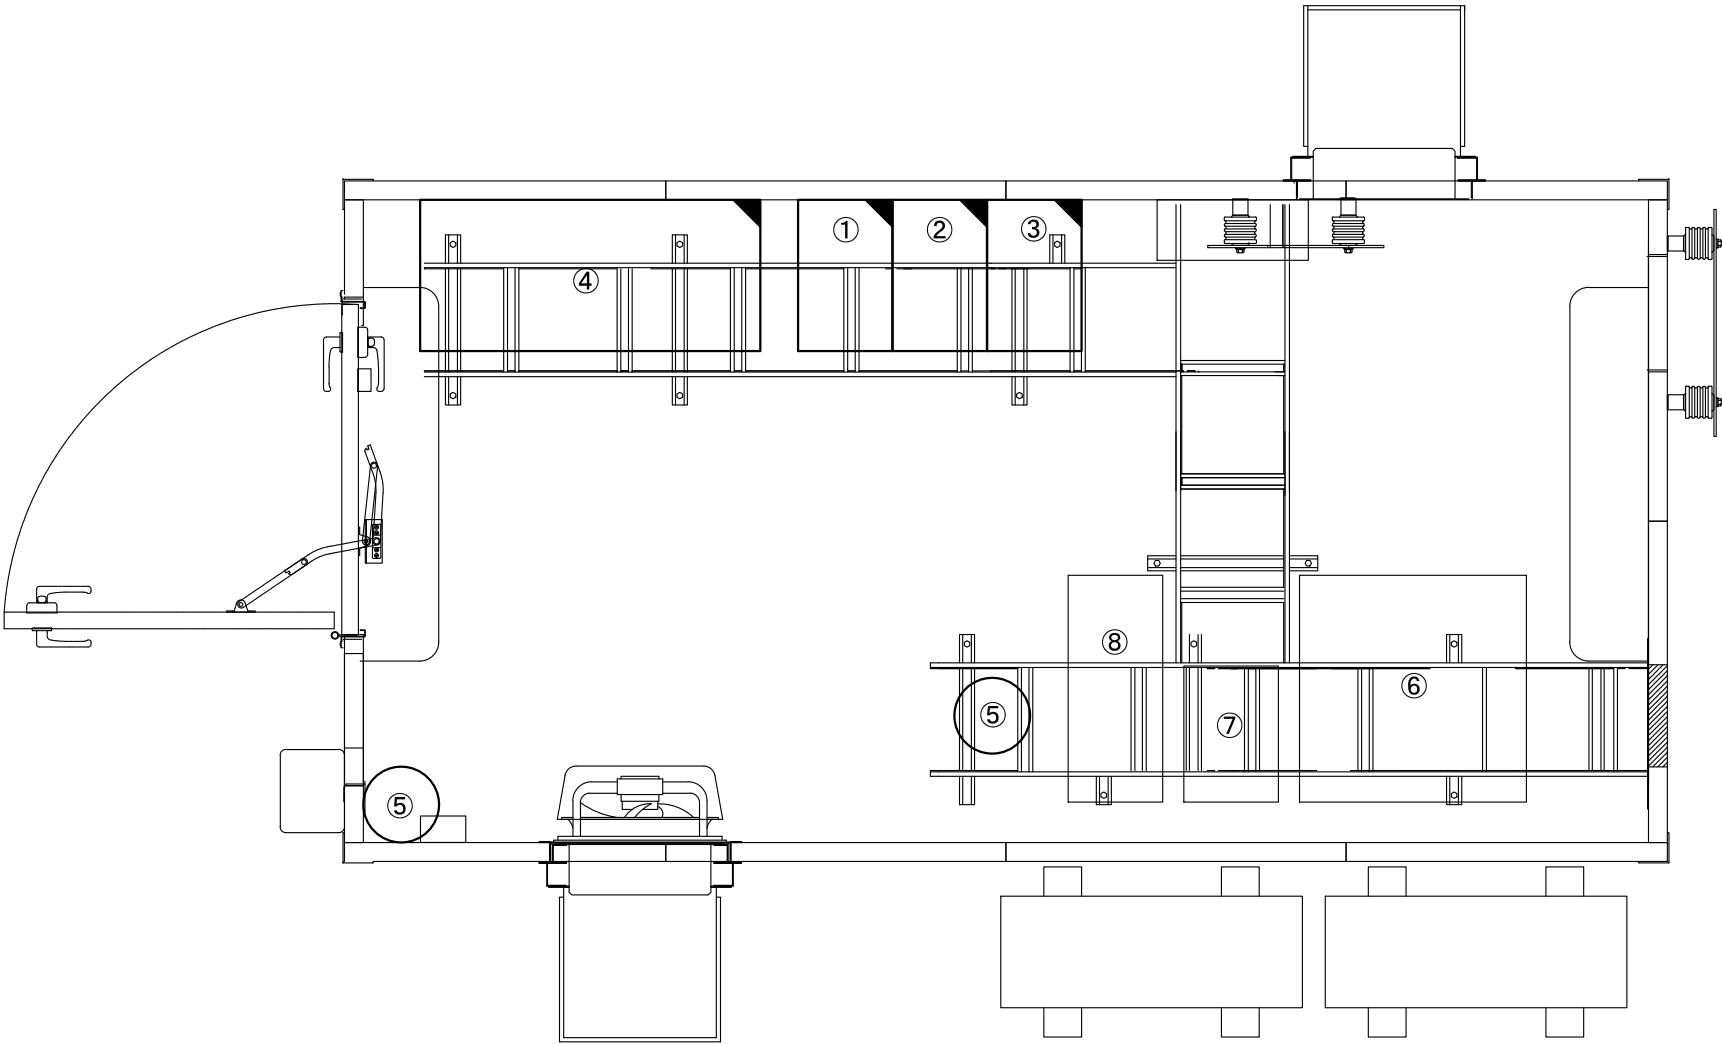

番号	機器名称	数量	備考
①	基地局無線装置(基本架)(活2・3)	1架	
②	基地局無線装置(増設架)(活4・共予)	1架	
③	空中線無線共用器	1架	
④	直流交流分電盤	1面	
⑤	基地局監視カメラ	2台	
⑥	直流電源装置	1架	防災行政無線
⑦	防災無線装置架	1架	防災行政無線
⑧	機器収容ラック	-	
⑧-1	回線接続装置	1台	

原図はA3

凡 例

：新設

：撤去

：更新



：移設

：既設

版	年月日	設変番号	変 更 事 項	承認	発注者	名称	図名	縮尺	設計	服部	年月日	
					津市	三重中央消防指令センター総合整備工事	津市消防本部 屋上局舎機器配置図（更新）	1/20	検図	牛田	年月日	
					課長	主幹	課長補佐	係長	承認	山下	年月日	
									図番		T011	



ビーム計画設計株式会社
Beam Planning Corporation

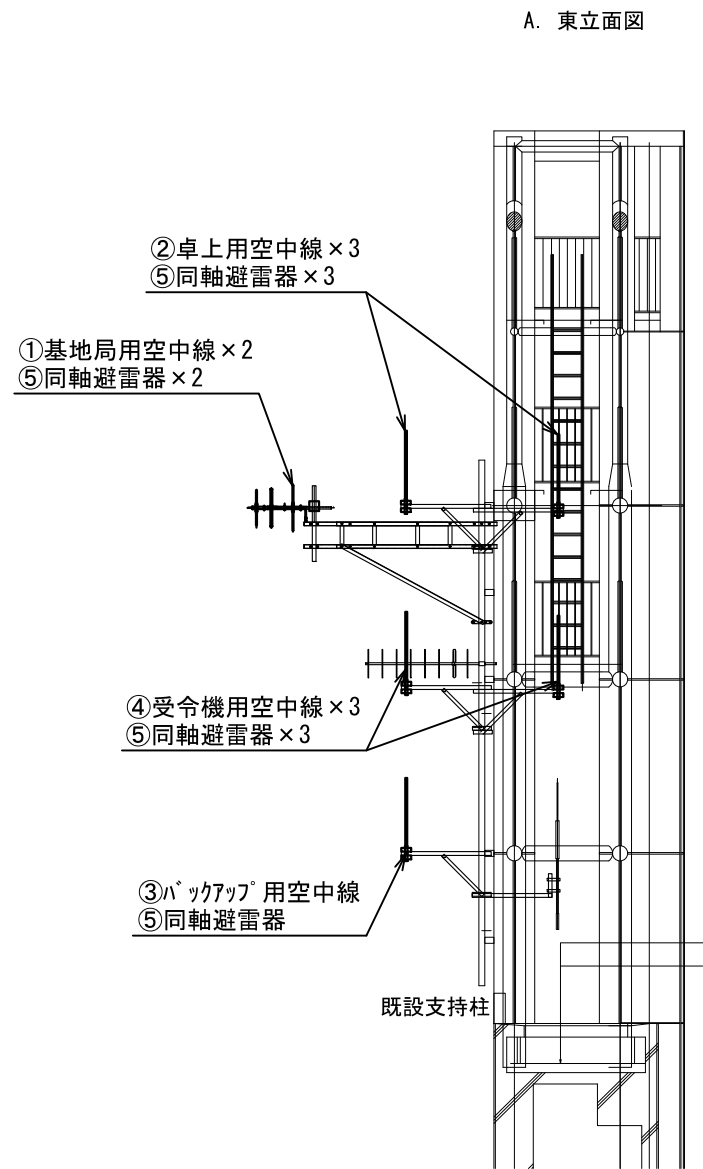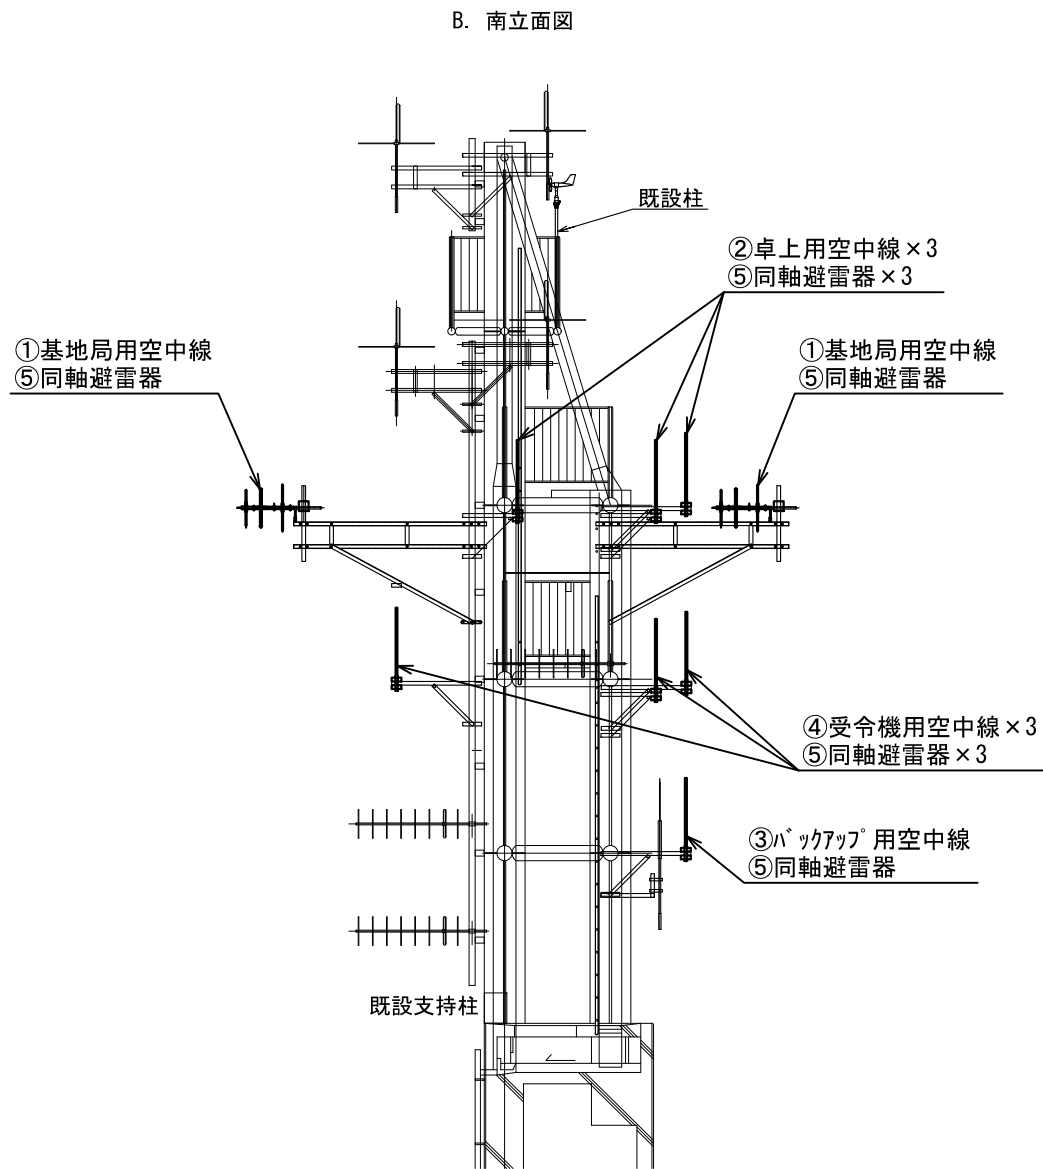

番号	機器名称	数量	備考
①	基地局用空中線	2基	
②	卓上用空中線	3基	
③	ハックアップ用空中線	1基	
④	受令機用空中線	3基	
⑤	同軸避雷器	9基	


原図はA3

凡 例	
	: 新設
	: 撤去
	: 更新
	: 移設
	: 既設

版	年月日	設変番号	変 更 事 項	承認	発注者	名称	図名	縮尺	設計	服部	年月日	
					津市	三重中央消防指令センター総合整備工事	津市消防本部 空中線機器配置図（更新）	1/100	検図	牛田	年月日	
					課長	主幹	課長補佐	係長	承認	山下	年月日	
									図番		T012	



ビーム計画設計株式会社
Beam Planning Corporation

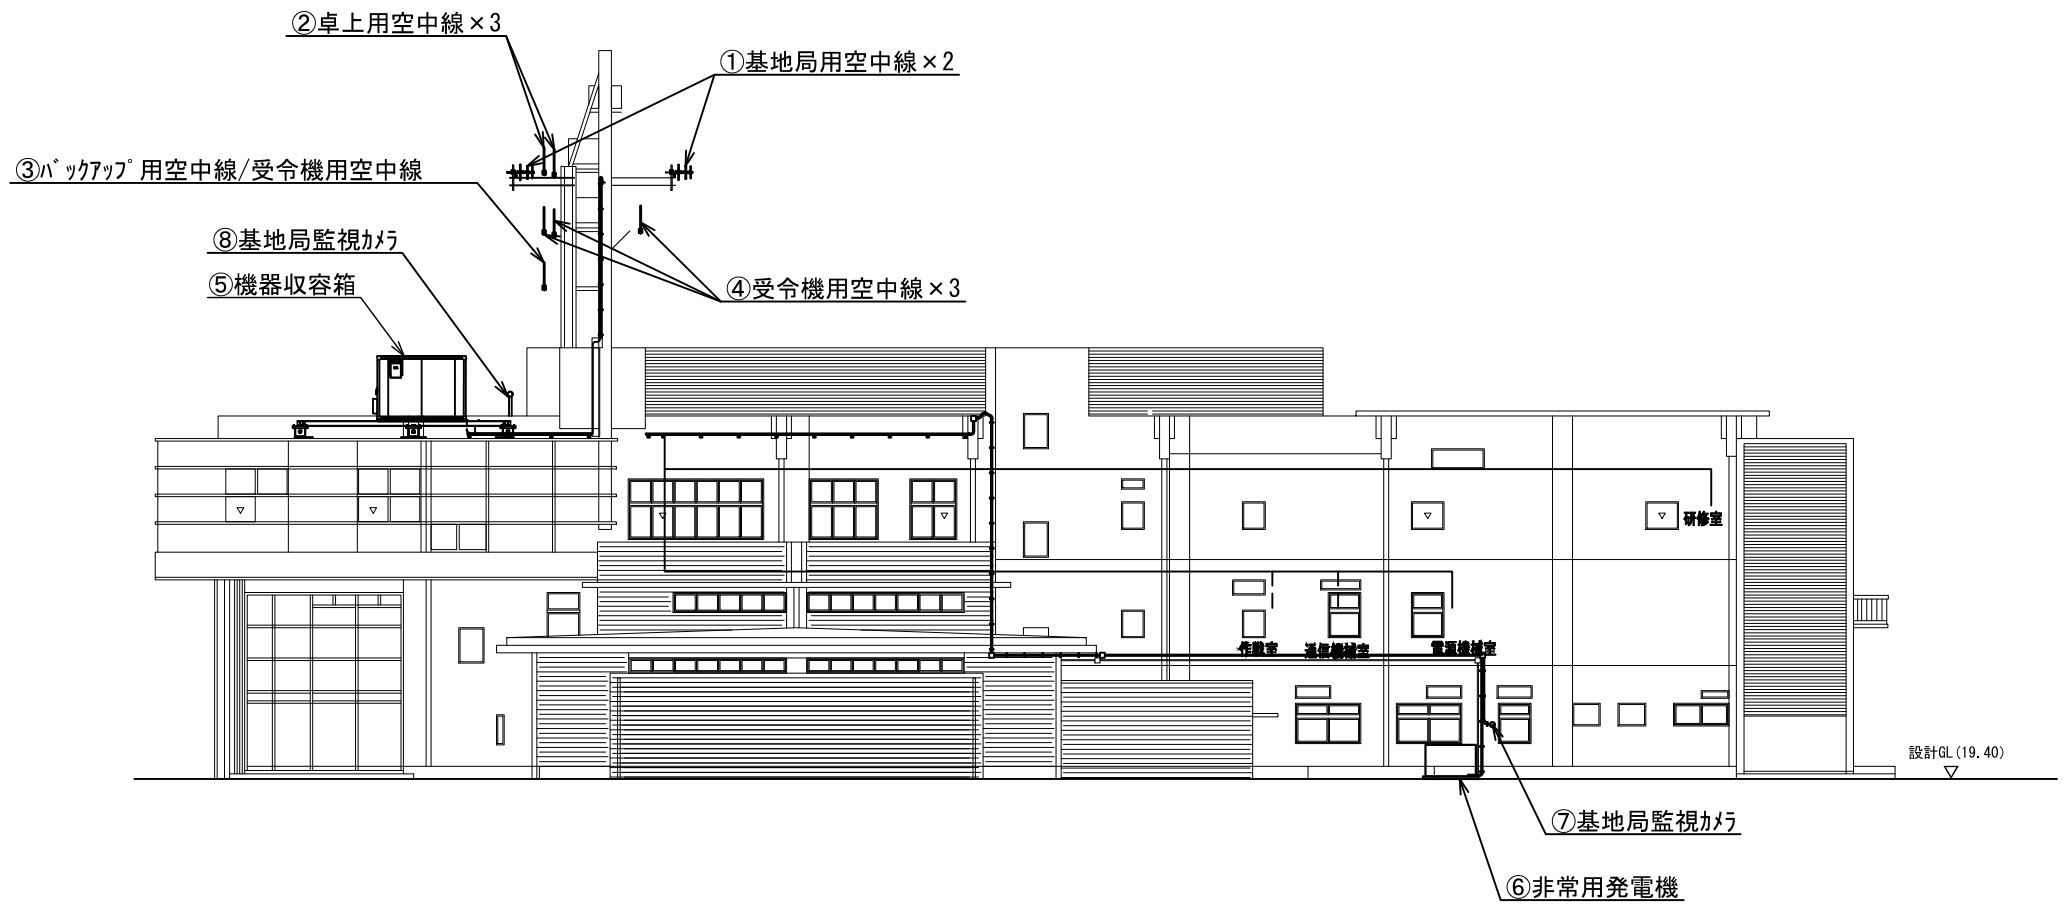

番号	機器名称	数量	備考
①	基地局用空中線	2基	
②	卓上用空中線	3基	
③	バックアップ用空中線	1基	
④	受令機用空中線	3基	
⑤	機器収容箱	1式	
⑥	非常用発動発電機	1台	
⑦	基地局監視カメラ	1台	
⑧	基地局監視カメラ	1台	

原図はA3

凡 例

：新設

：撤去

：更新

：移設

：既設

版	年月日	設変番号	変 更 事 項	承認	発注者	名称	図名	縮尺	設計	服部	年月日	
					津市	三重中央消防指令センター総合整備工事			検図	牛田	年月日	
					課長	主幹	課長補佐	係長	係	承認	山下	年月日
						津市消防本部	立面図	1/300	図番		T013	



ビーム計画設計株式会社
Beam Planning Corporation