


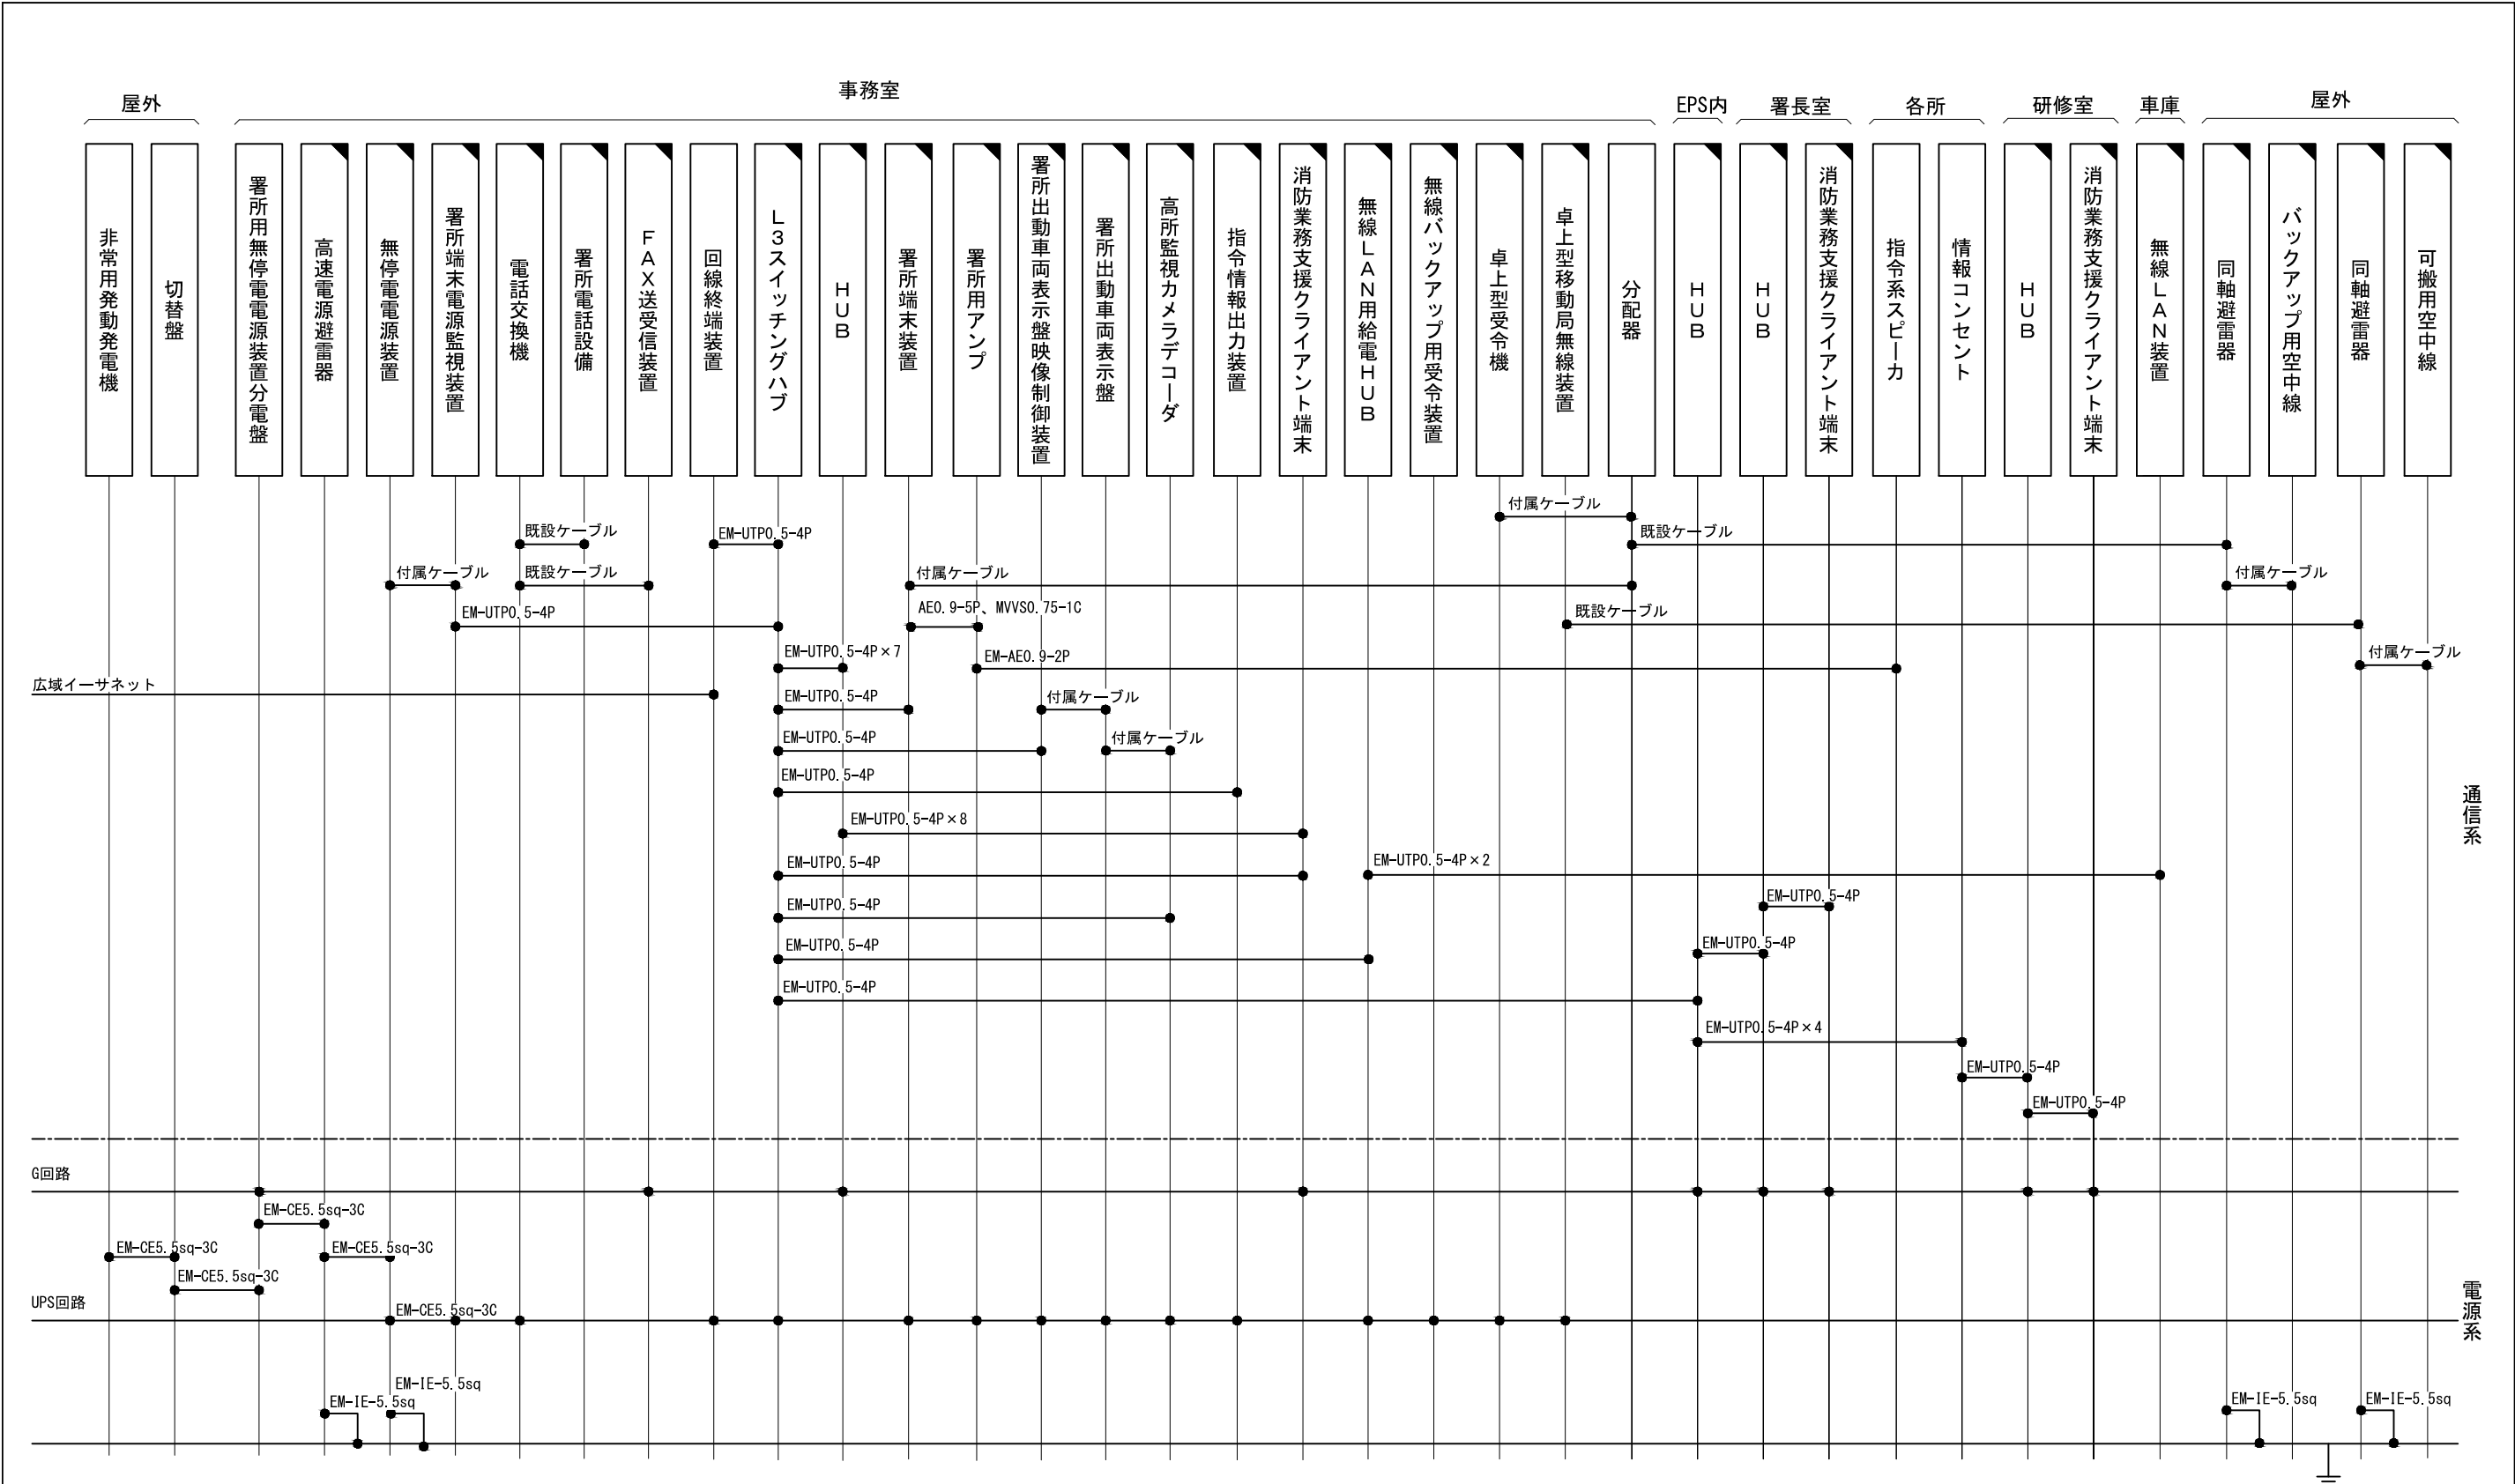

原図はA3

凡 例

：新設

：撤去

：更新

：移設


：既設

指令系スピーカにはスピーカ(天井型)、スピーカ(壁掛形)、スピーカ(防水型)、スピーカ(屋外型)を含む
消防業務支援クライアント端末にはデスクトップ、ノートブック、プリンタを含む
署所電話設備には多機能電話機、PHSアンテナを含む

版	年月日	設変番号	変 更 事 項					承認	発注者					名称		 ビーム計画設計株式会社 Beam Planning Corporation	設計	服部	年月日		
									津市					三重中央消防指令センター総合整備工事			検図	牛田	年月日		
									課長	主幹	課長補佐	係長	係	図名	縮尺		no. scale	承認	山下	年月日	
														津市白山消防署 配線系統図				図番	T059		



ビーム計画設計株式会社
Beam Planning Corporation

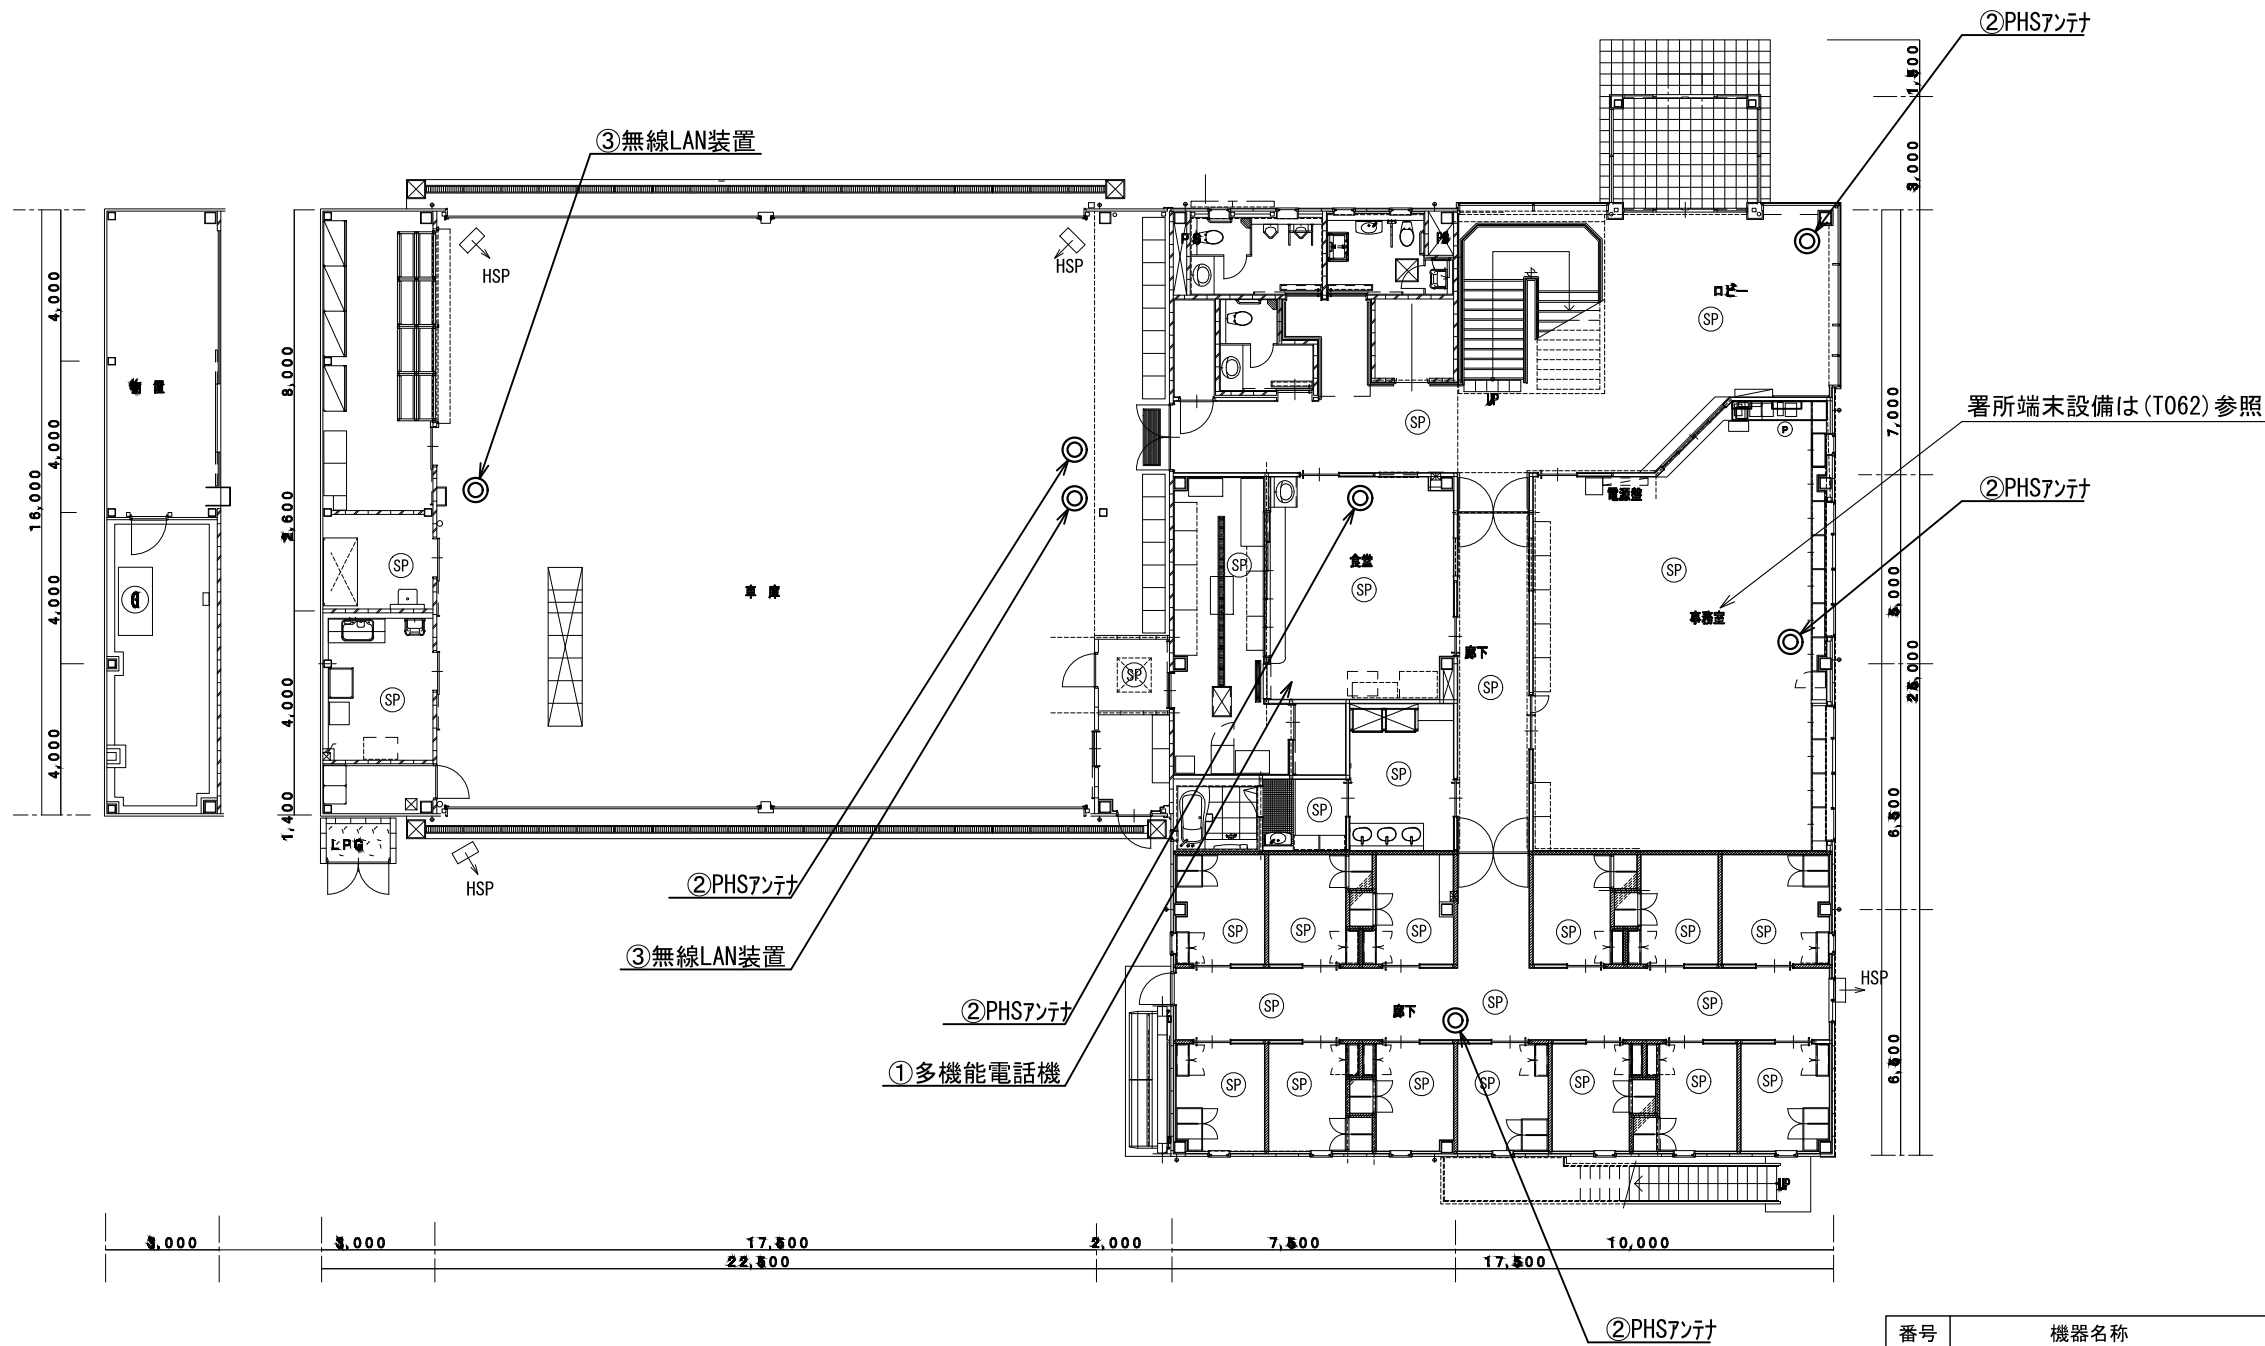


原図はA3

凡 例			
	新設		撤去
	更新		移設
	既設		

番号	機器名称	数量	備考
①	多機能電話機	1台	
②	PHSアンテナ	5台	
③	無線LAN装置	2台	

版	年月日	設定番号	変 更 事 項	承認	発注者					名称			ビーム計画設計株式会社 Beam Planning Corporation	設計	服部	年月日	
					津市					三重中央消防指令センター総合整備工事				検図	牛田	年月日	
					課長	主幹	課長補佐	係長	係	図名	縮尺			承認	山下	年月日	
										津市白山消防署 1階平面図	1/200			図番	T060		

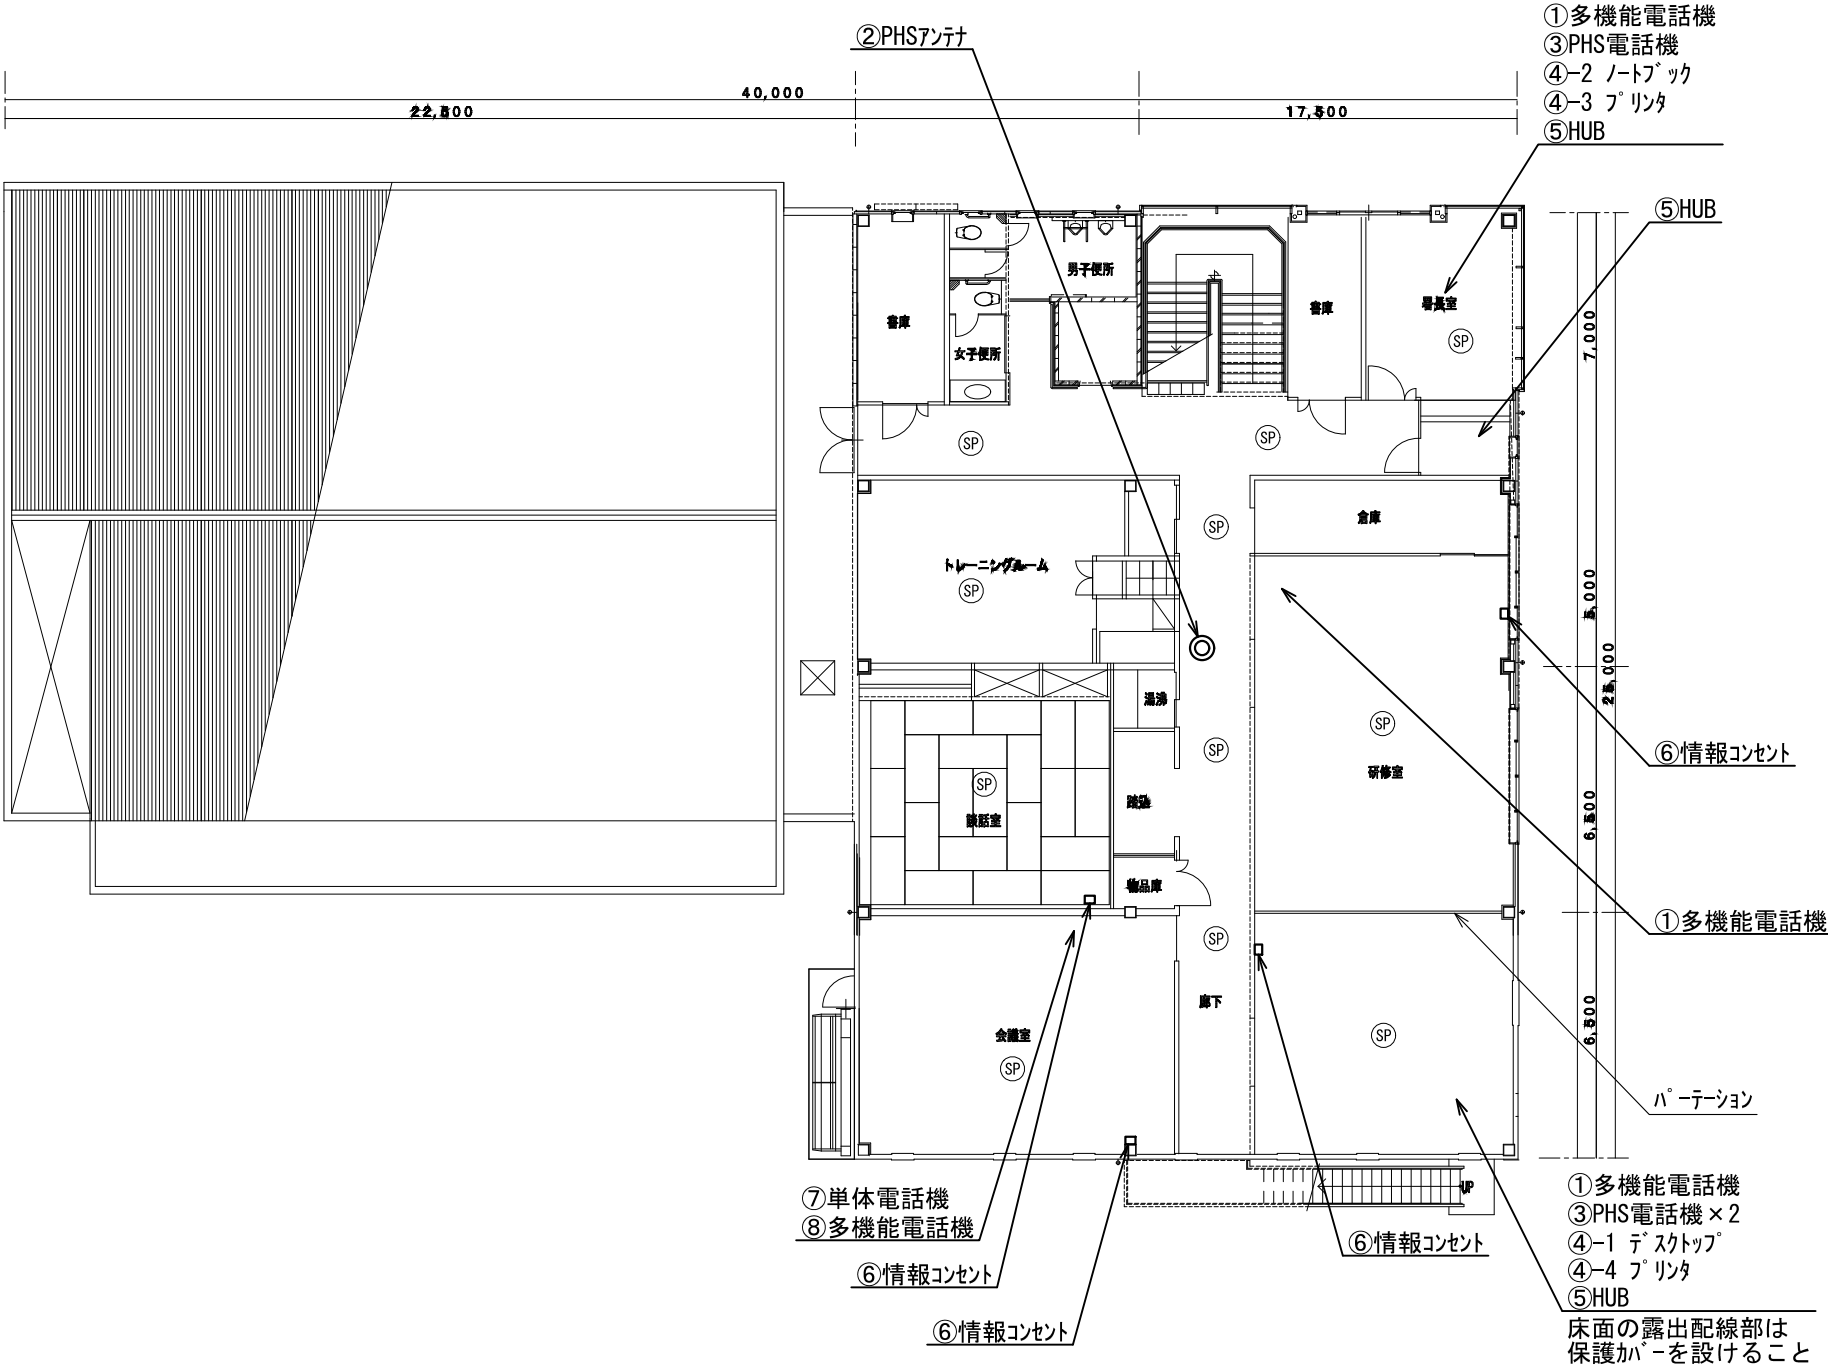

番号	機器名称	数量	備考
①	多機能電話機	3台	
②	PHSアンテナ	1台	
③	PHS電話機	3台	
④	消防業務支援クライアント端末	-	
④-1	デスクトップ	1台	
④-2	ノートブック	1台	
④-3	プリンタ	1台	
④-4	プリンタ	1台	
⑤	HUB	3台	
⑥	情報コンセント	4箇所	
⑦	単体電話機	1台	
⑧	多機能電話機	1台	

原図はA3

凡 例

：新設

：撤去

：更新


：移設


：既設

版	年月日	設変番号	変 更 事 項	承認	発注者	名称	図名	縮尺	設計	服部	年月日
					津市	三重中央消防指令センター総合整備工事	津市白山消防署 2階平面図	1/200	検図	牛田	年月日
					課長	主幹	課長補佐	係長	承認	山下	年月日
									図番		T061



ビーム計画設計株式会社
Beam Planning Corporation

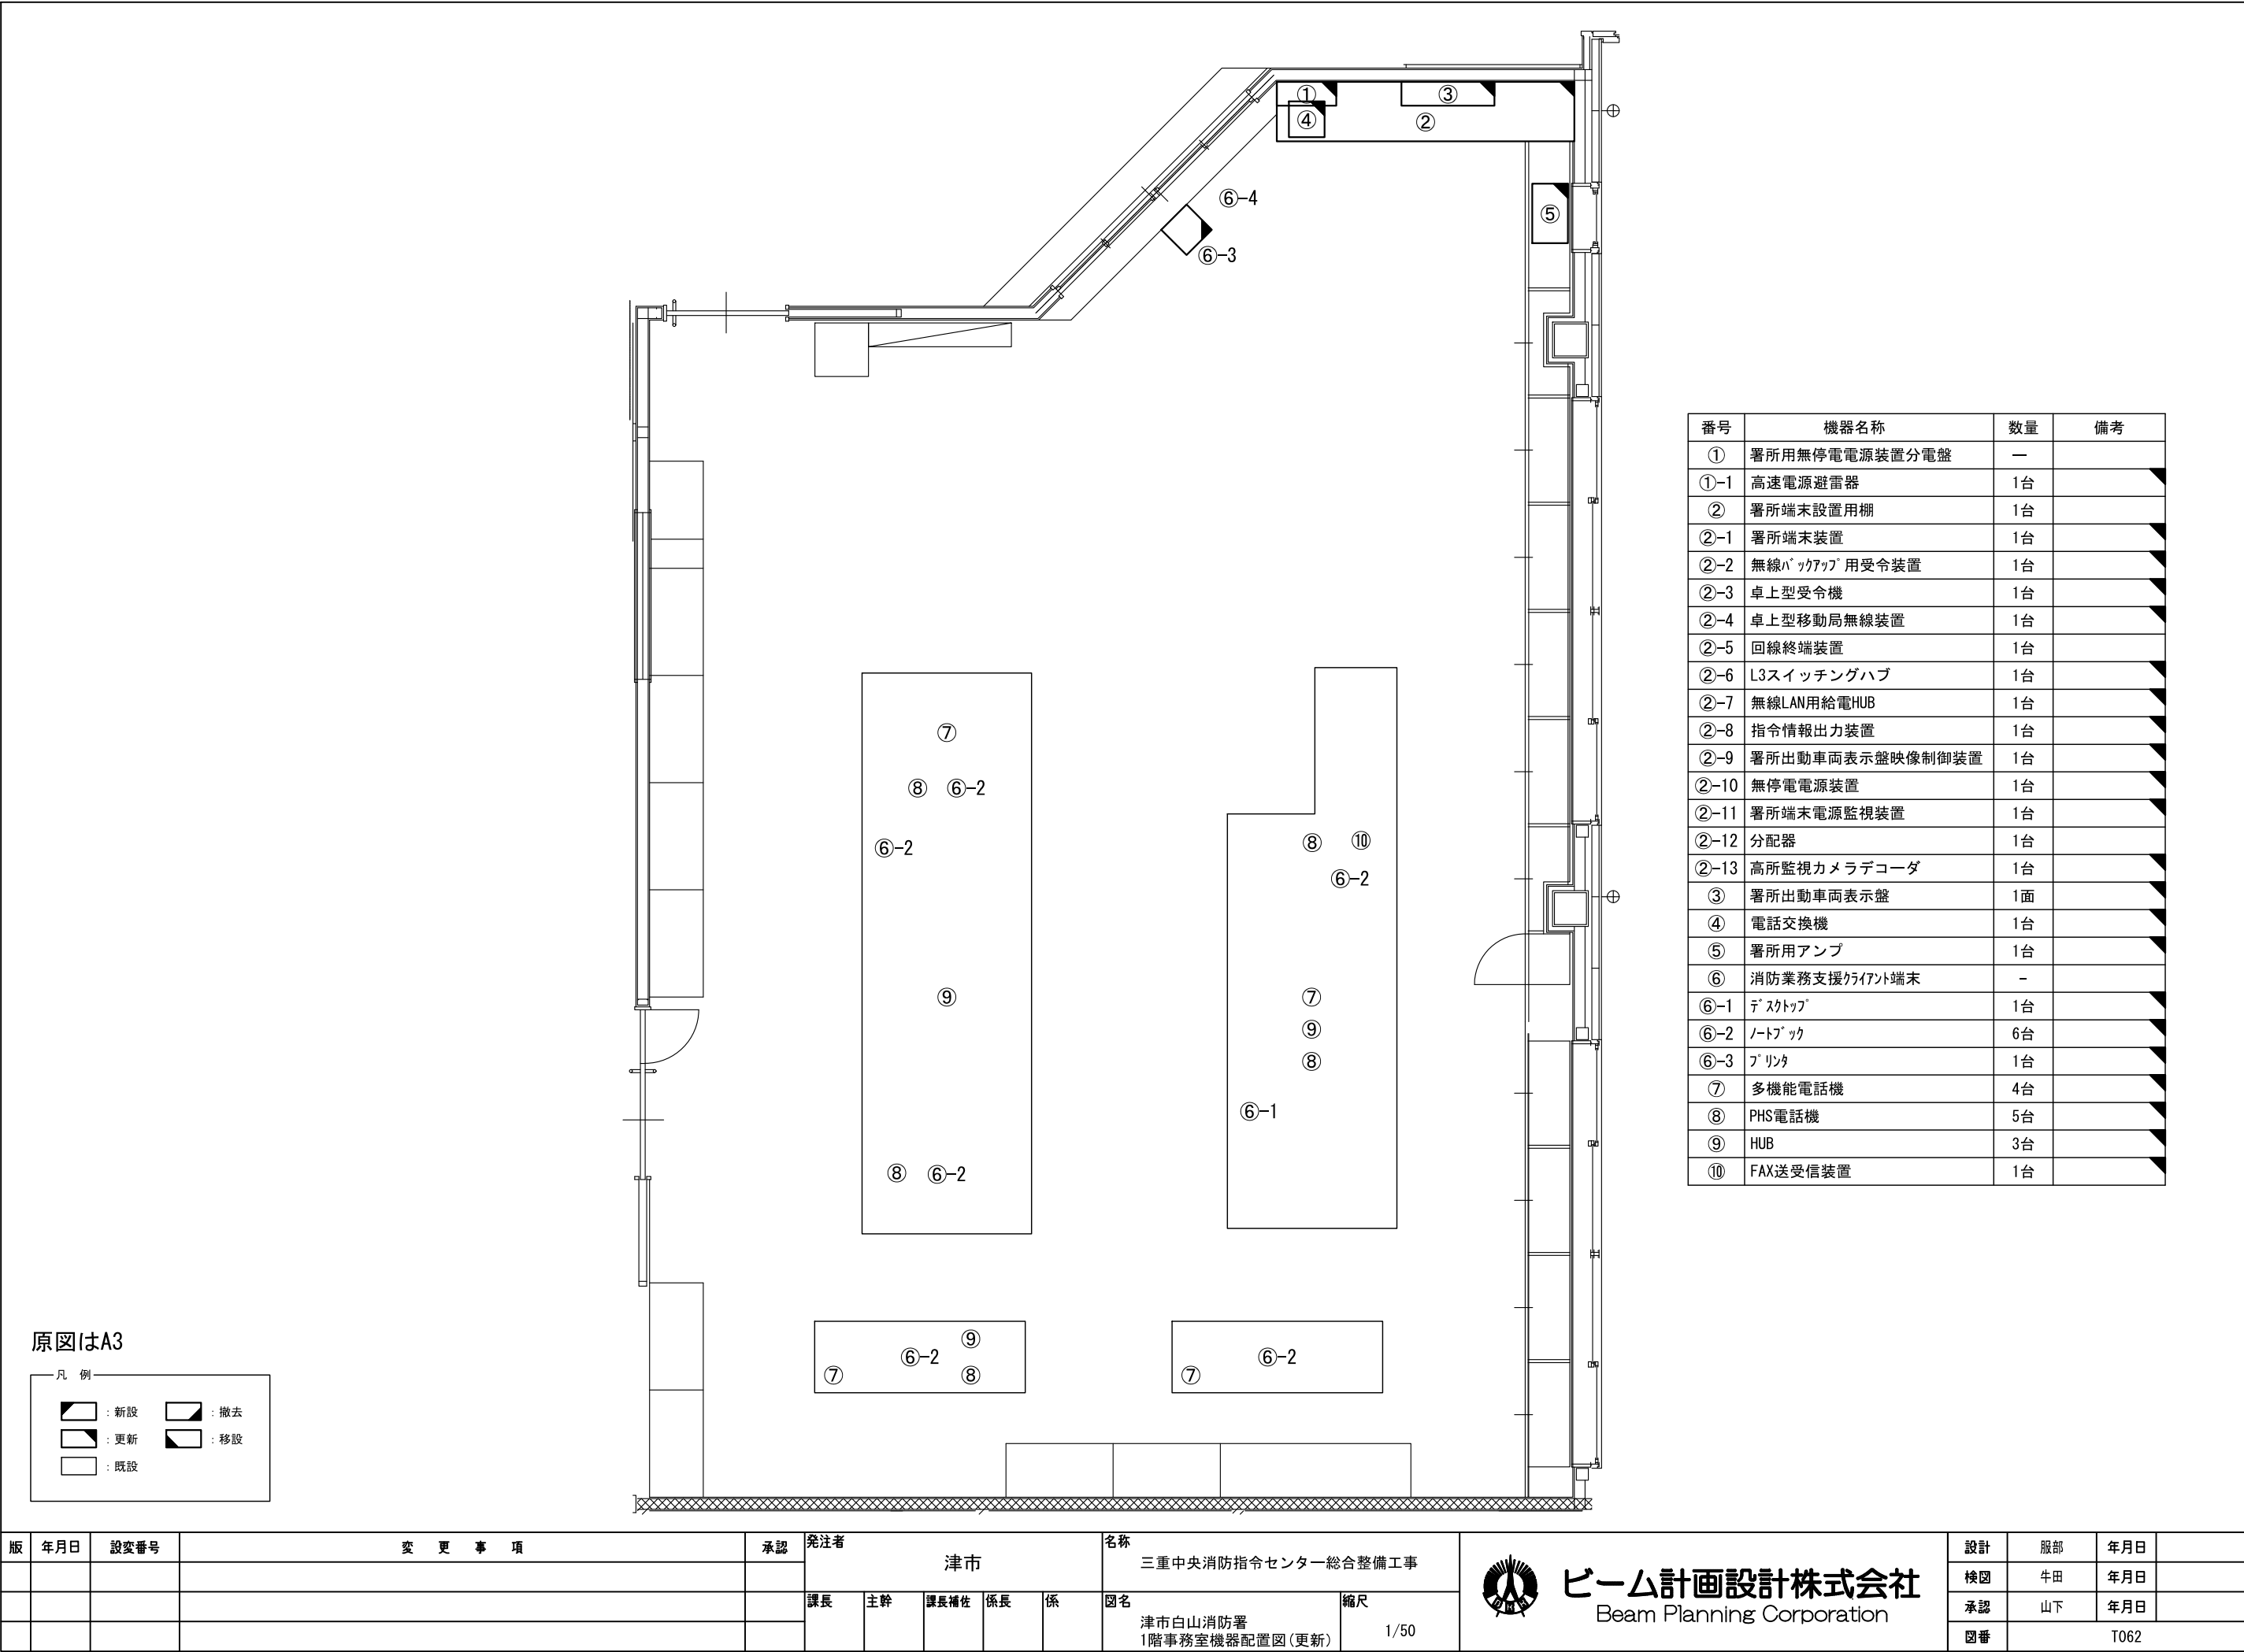

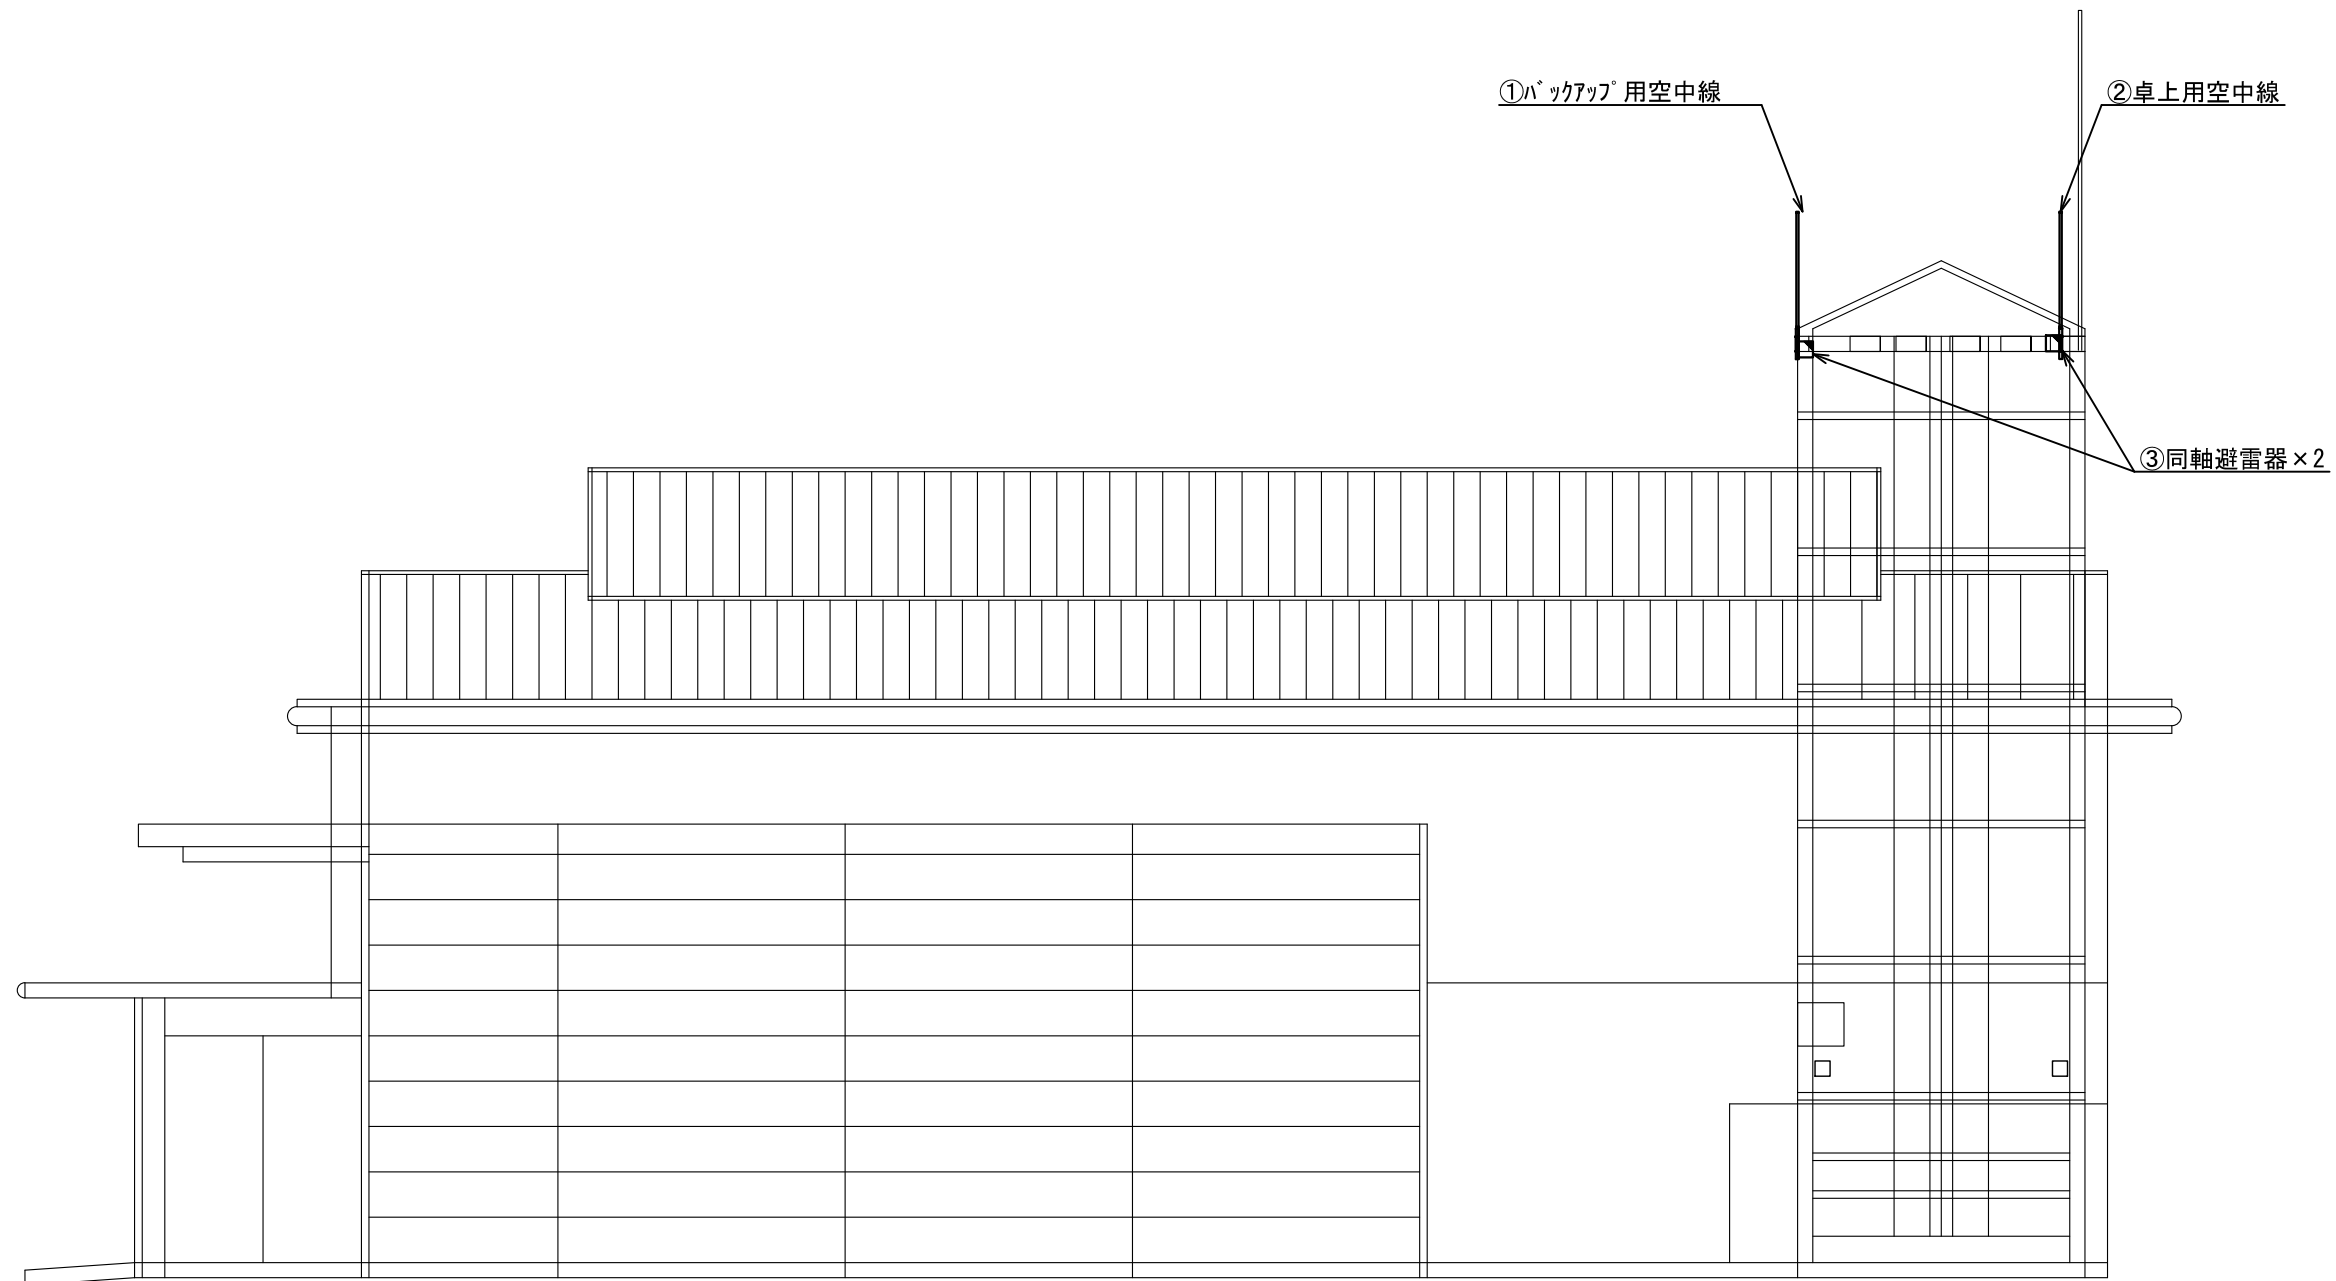

西立面図

番号	機器名称	数量	備考
①	バックアップ用空中線	1基	
②	卓上用空中線	1基	
③	同軸避雷器	2台	


原図はA3

凡 例			
	: 新設		: 撤去
	: 更新		: 移設
	: 既設		

版	年月日	設変番号	変 更 事 項	承認	発注者	名称	図名	縮尺	設計	服部	年月日	
					津市	三重中央消防指令センター総合整備工事			検図	牛田	年月日	
					課長	主幹	課長補佐	係長	係	承認	山下	年月日
						津市白山消防署 空中線機器配置図（更新）		1/100	図番		T063	



ビーム計画設計株式会社
Beam Planning Corporation

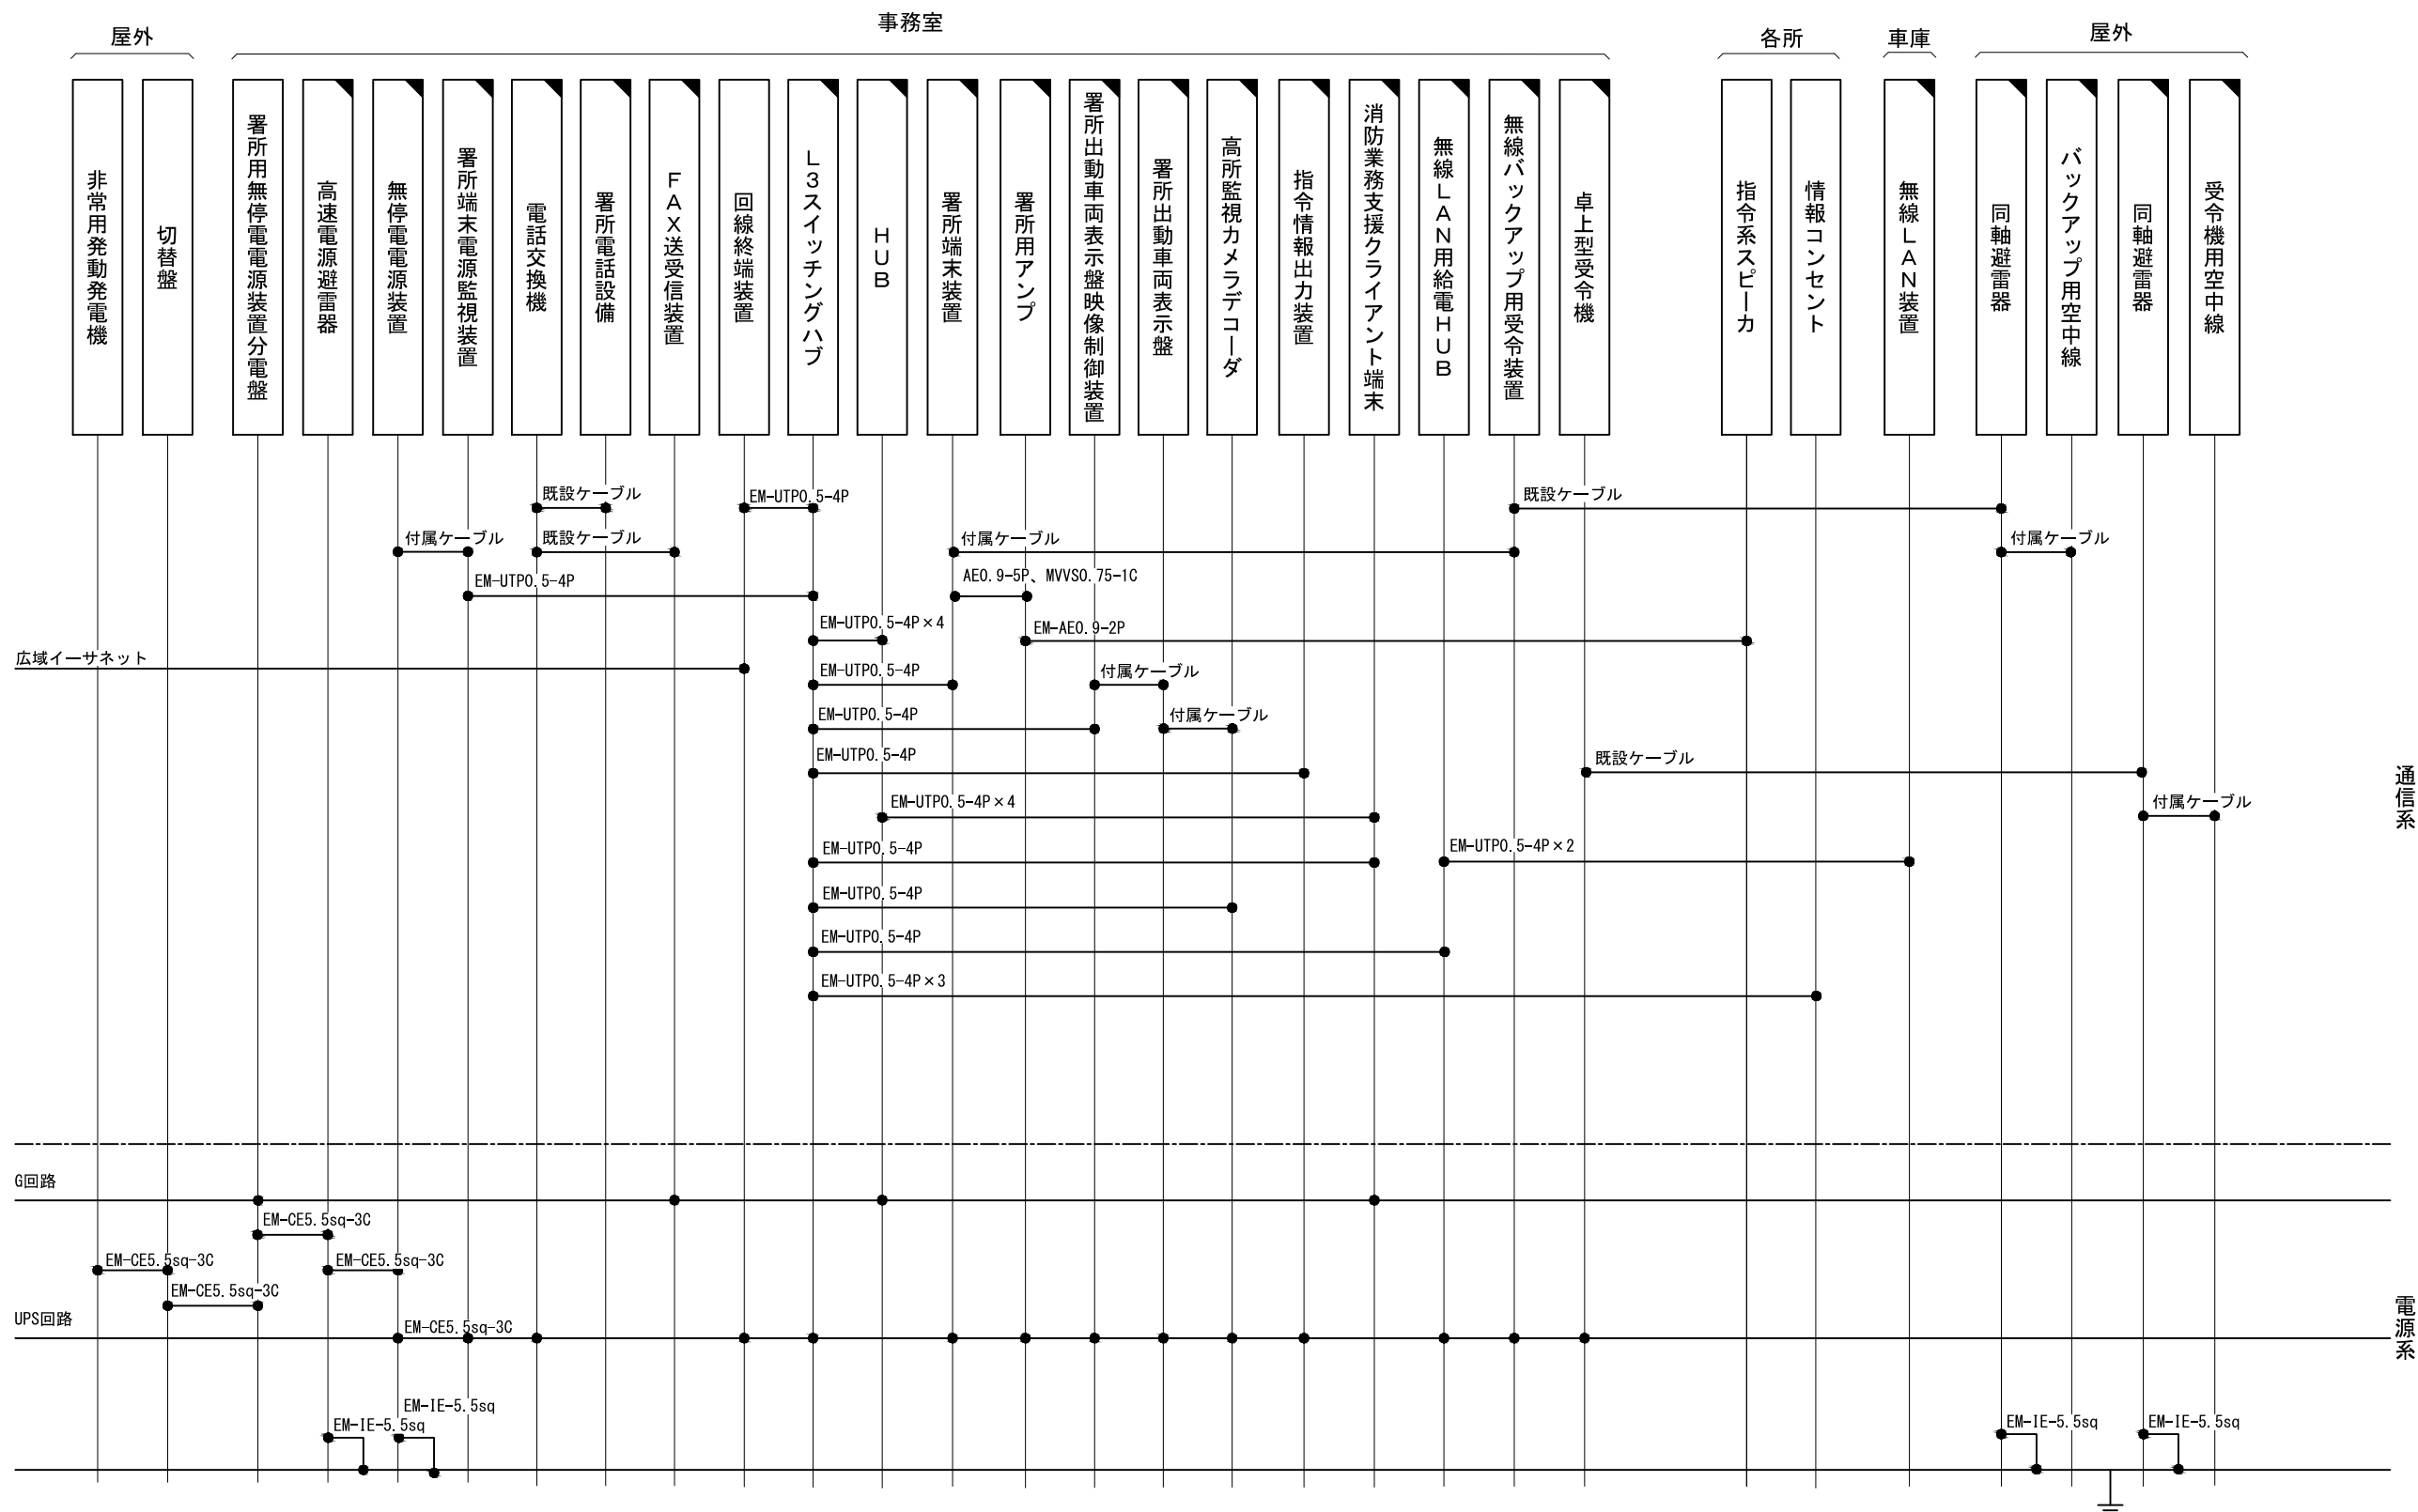

原図はA3

凡 例

：新設

：撤去


：更新

：移設

：既設

指令系スピーカーにはスピーカ(天井型)、スピーカ(壁掛形)、スピーカ(防水型)、スピーカ(屋外型)を含む
消防業務支援クライアント端末にはデスクトップ、ノートブック、プリンタを含む
署所電話設備には多機能電話機、PHSアンテナを含む

版	年月日	設変番号	変 更 事 項					承認	発注者					名称		 ビーム計画設計株式会社 Beam Planning Corporation	設計	服部	年月日	
									津市					三重中央消防指令センター総合整備工事			検図	牛田	年月日	
									課長	主幹	課長補佐	係長	係	図名	縮尺		承認	山下	年月日	
														津市白山消防署一志分署 配線系統図	no. scale		図番	T064		

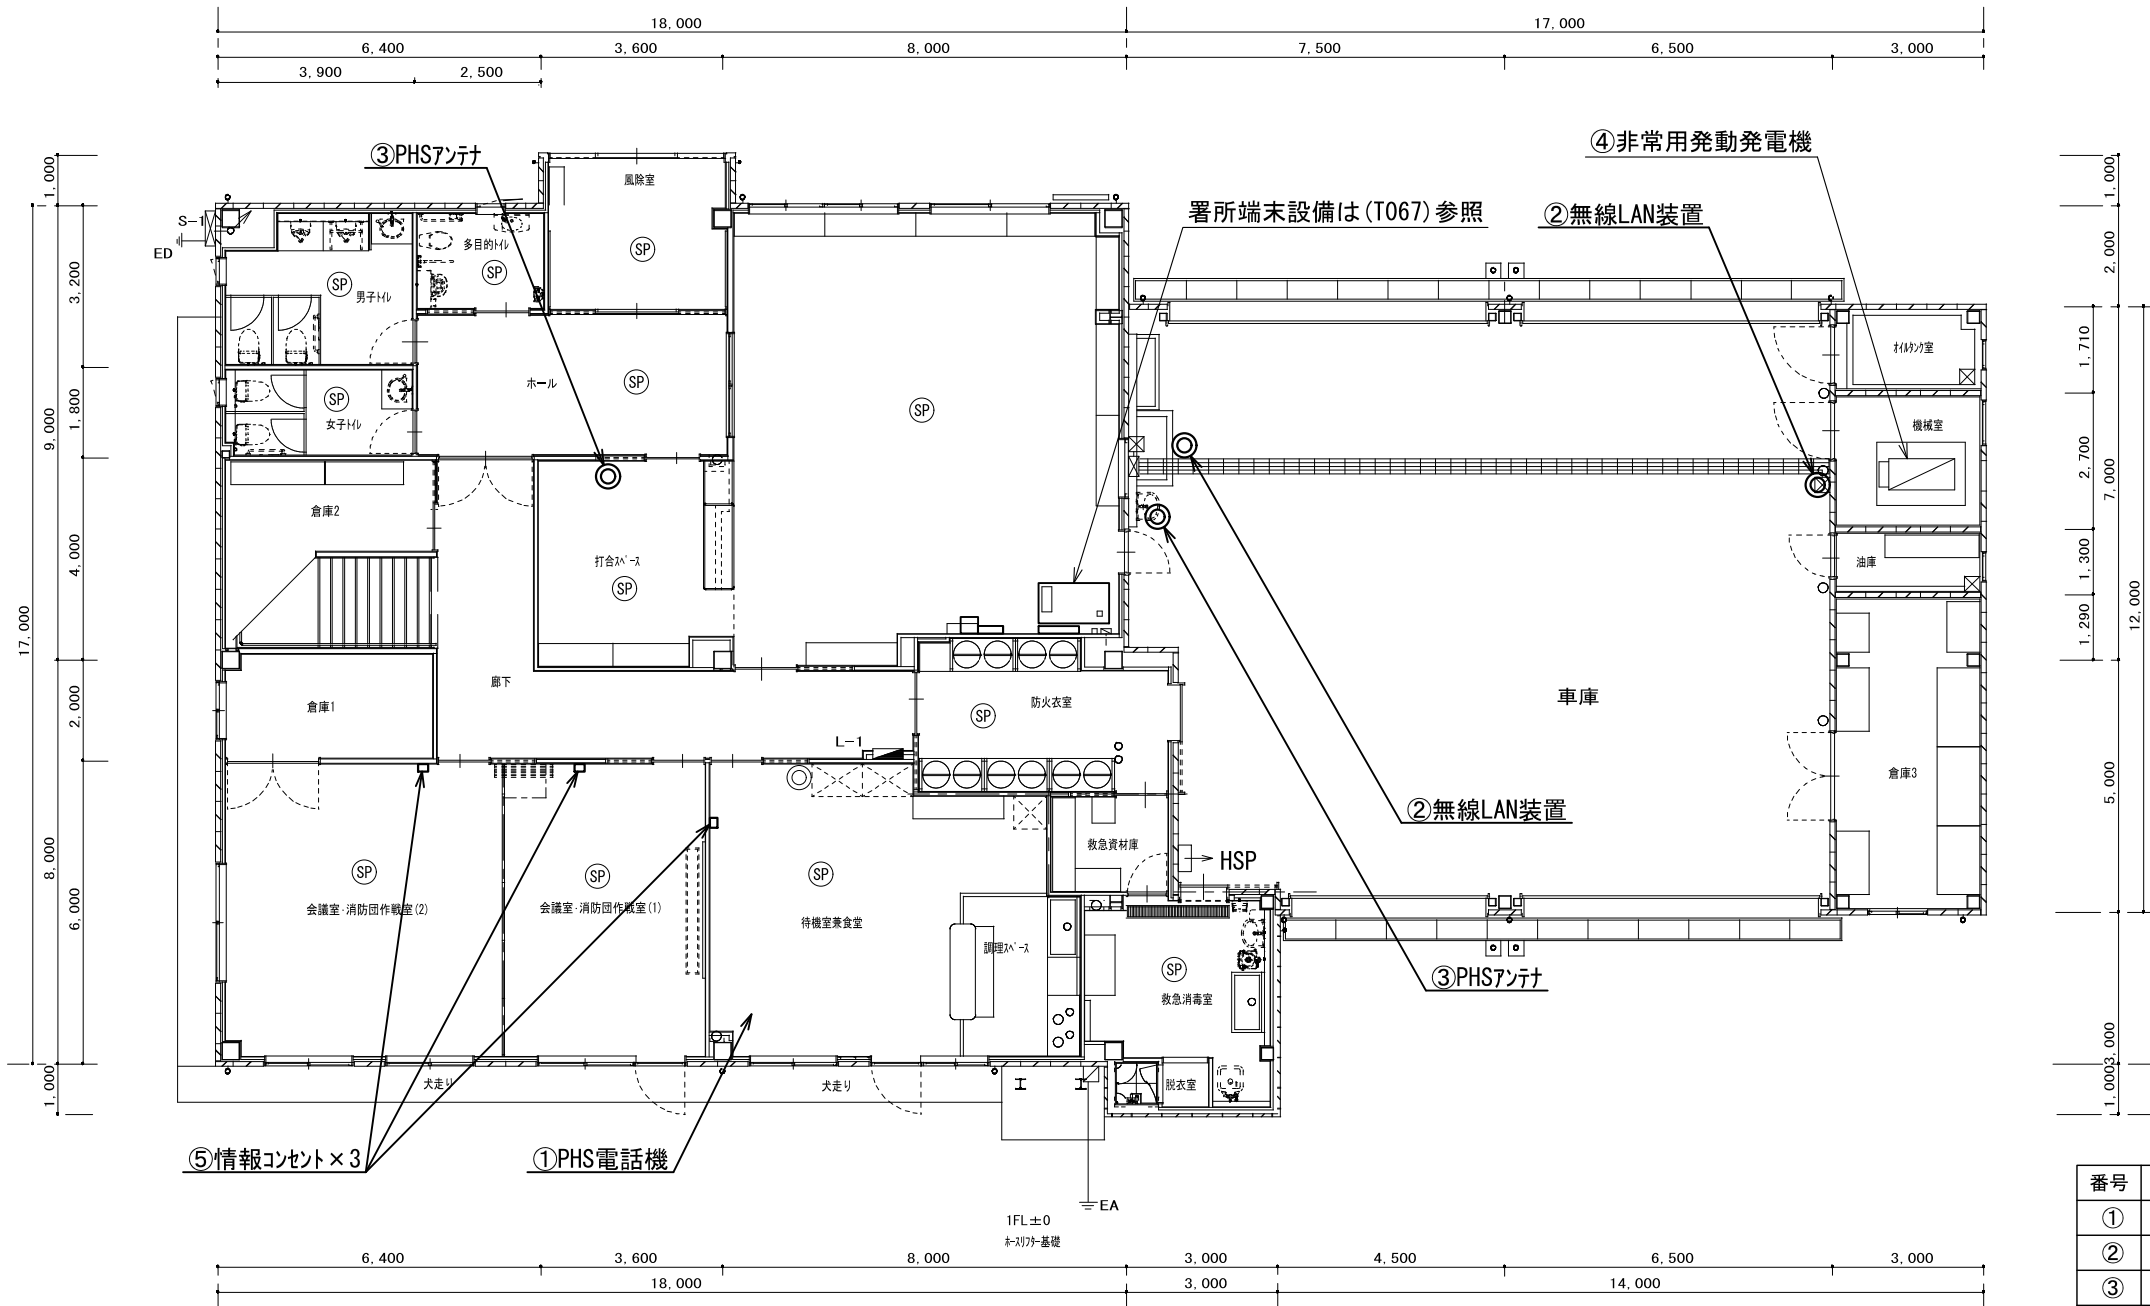

番号	機器名称	数量	備考
①	PHS電話機	1台	
②	無線LAN装置	2台	
③	PHSアンテナ	2台	
④	非常用発動発電機	1台	
⑤	情報コンセント	3箇所	

原図はA3

凡 例

新設

撤去

更新


移設

既設

版	年月日	設変番号	変 更 事 項	承認	発注者	名称	図名	縮尺	設計	服部	年月日	
					津市	三重中央消防指令センター総合整備工事	津市白山消防署一志分署	1/150	設計	牛田	年月日	
					課長	主幹	課長補佐	係長	承認	山下	年月日	
							1階平面図		図番		T065	



ビーム計画設計株式会社
Beam Planning Corporation

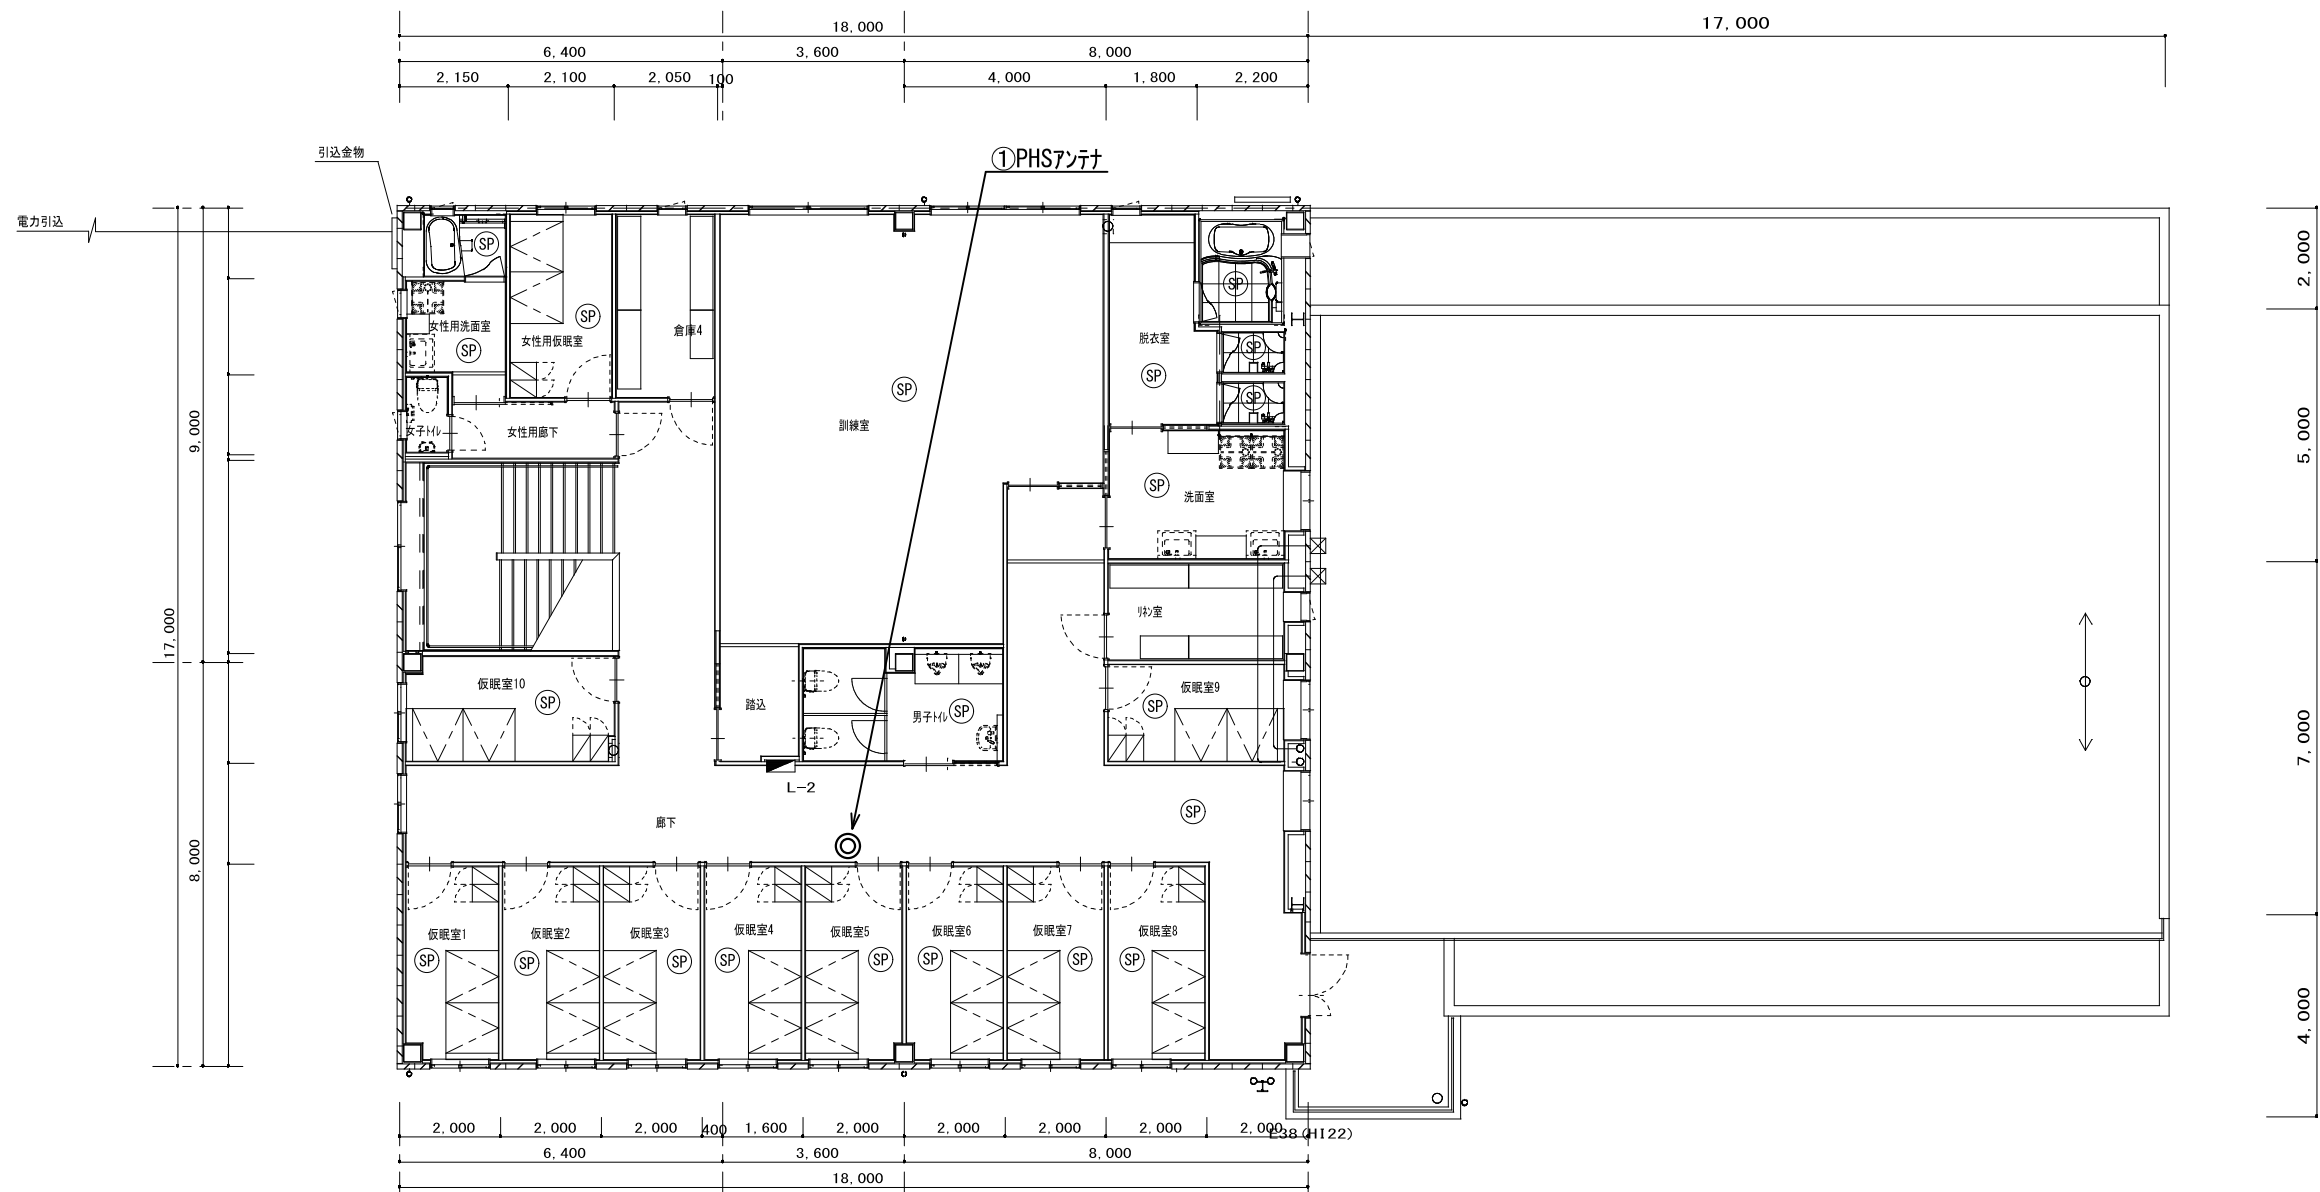

番号	機器名称	数量	備考
①	PHSアンテナ	1台	

原図はA3

凡 例

新設

撤去

更新


移設

既設

版	年月日	設変番号	変 更 事 項	承認	発注者	名称	図名	縮尺	設計	服部	年月日
					津市	三重中央消防指令センター総合整備工事	津市白山消防署一志分署	1/150	検図	牛田	年月日
					課長	主幹	課長補佐	係長	承認	山下	年月日
									図番		T066



ビーム計画設計株式会社
Beam Planning Corporation

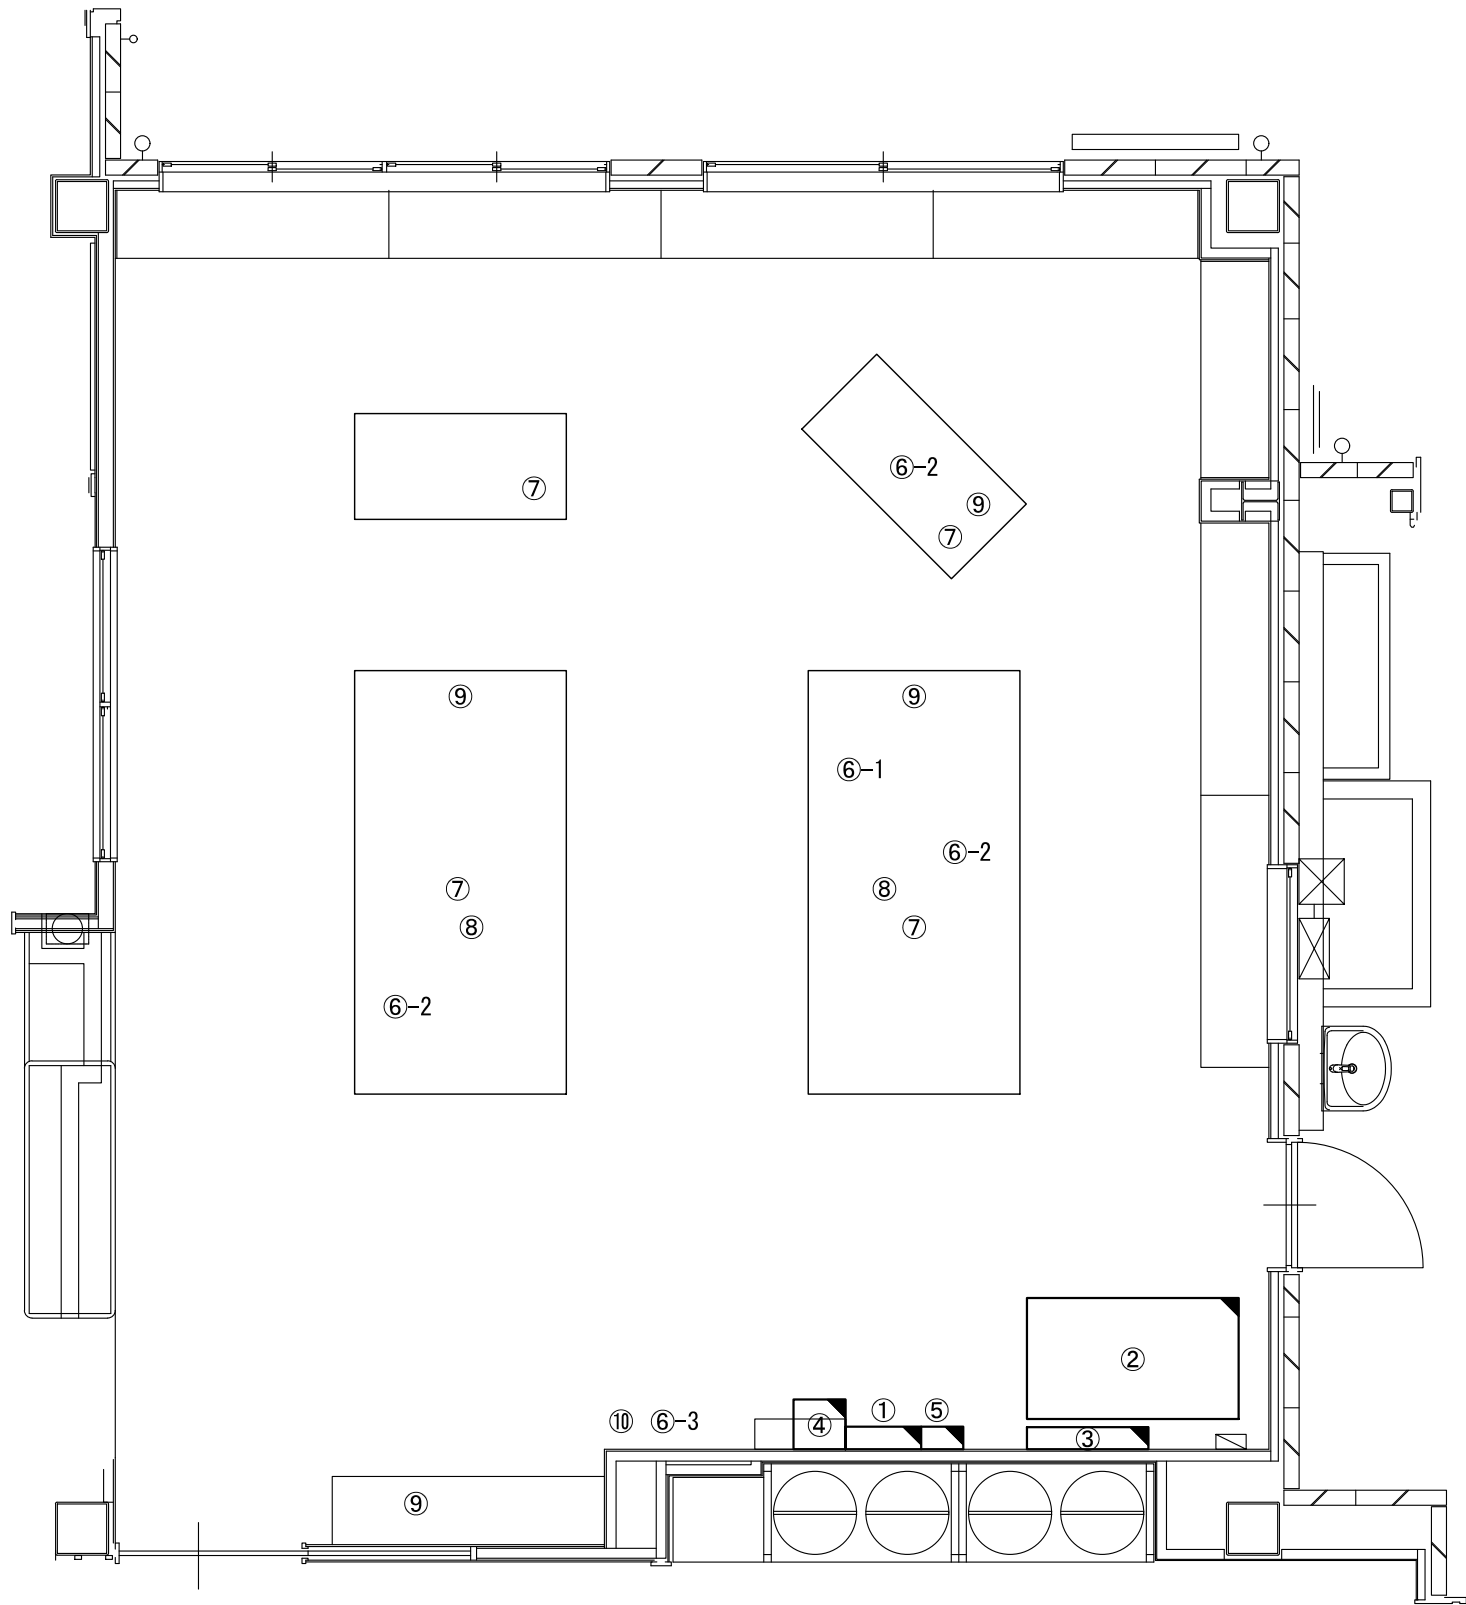

原図はA3

凡 例

：新設


：撤去

：更新

：移設

：既設

番号	機器名称	数量	備考
①	署所用無停電電源装置分電盤	—	
①-1	高速電源避雷器	1台	
②	署所端末ラック	—	
②-1	署所端末装置	1台	
②-2	無線ﾊﾞｯｸｱｯﾌﾟ用受令装置	1台	
②-3	卓上型受令機	1台	
②-4	回線終端装置	1台	
②-5	L3スイッチングハブ	1台	
②-6	無線LAN用給電HUB	1台	
②-7	指令情報出力装置	1台	
②-8	署所出動車両表示盤映像制御装置	1台	
②-9	無停電電源装置	1台	
②-10	署所端末電源監視装置	1台	
②-11	高所監視カメラデコーダ	1台	
③	署所出動車両表示盤	1面	
④	電話交換機	1台	
⑤	署所用アンプ	1台	
⑥	消防業務支援ｸﾗｲｱﾝﾄ端末	—	
⑥-1	ﾃﾞｽｸﾄｯﾌﾟ	1台	
⑥-2	ﾛｰﾄﾌﾞｯｸ	3台	
⑥-3	ﾌﾟﾘﾝﾀ	1台	
⑦	多機能電話機	4台	
⑧	PHS電話機	2台	
⑨	HUB	4台	
⑩	FAX送受信装置	1台	

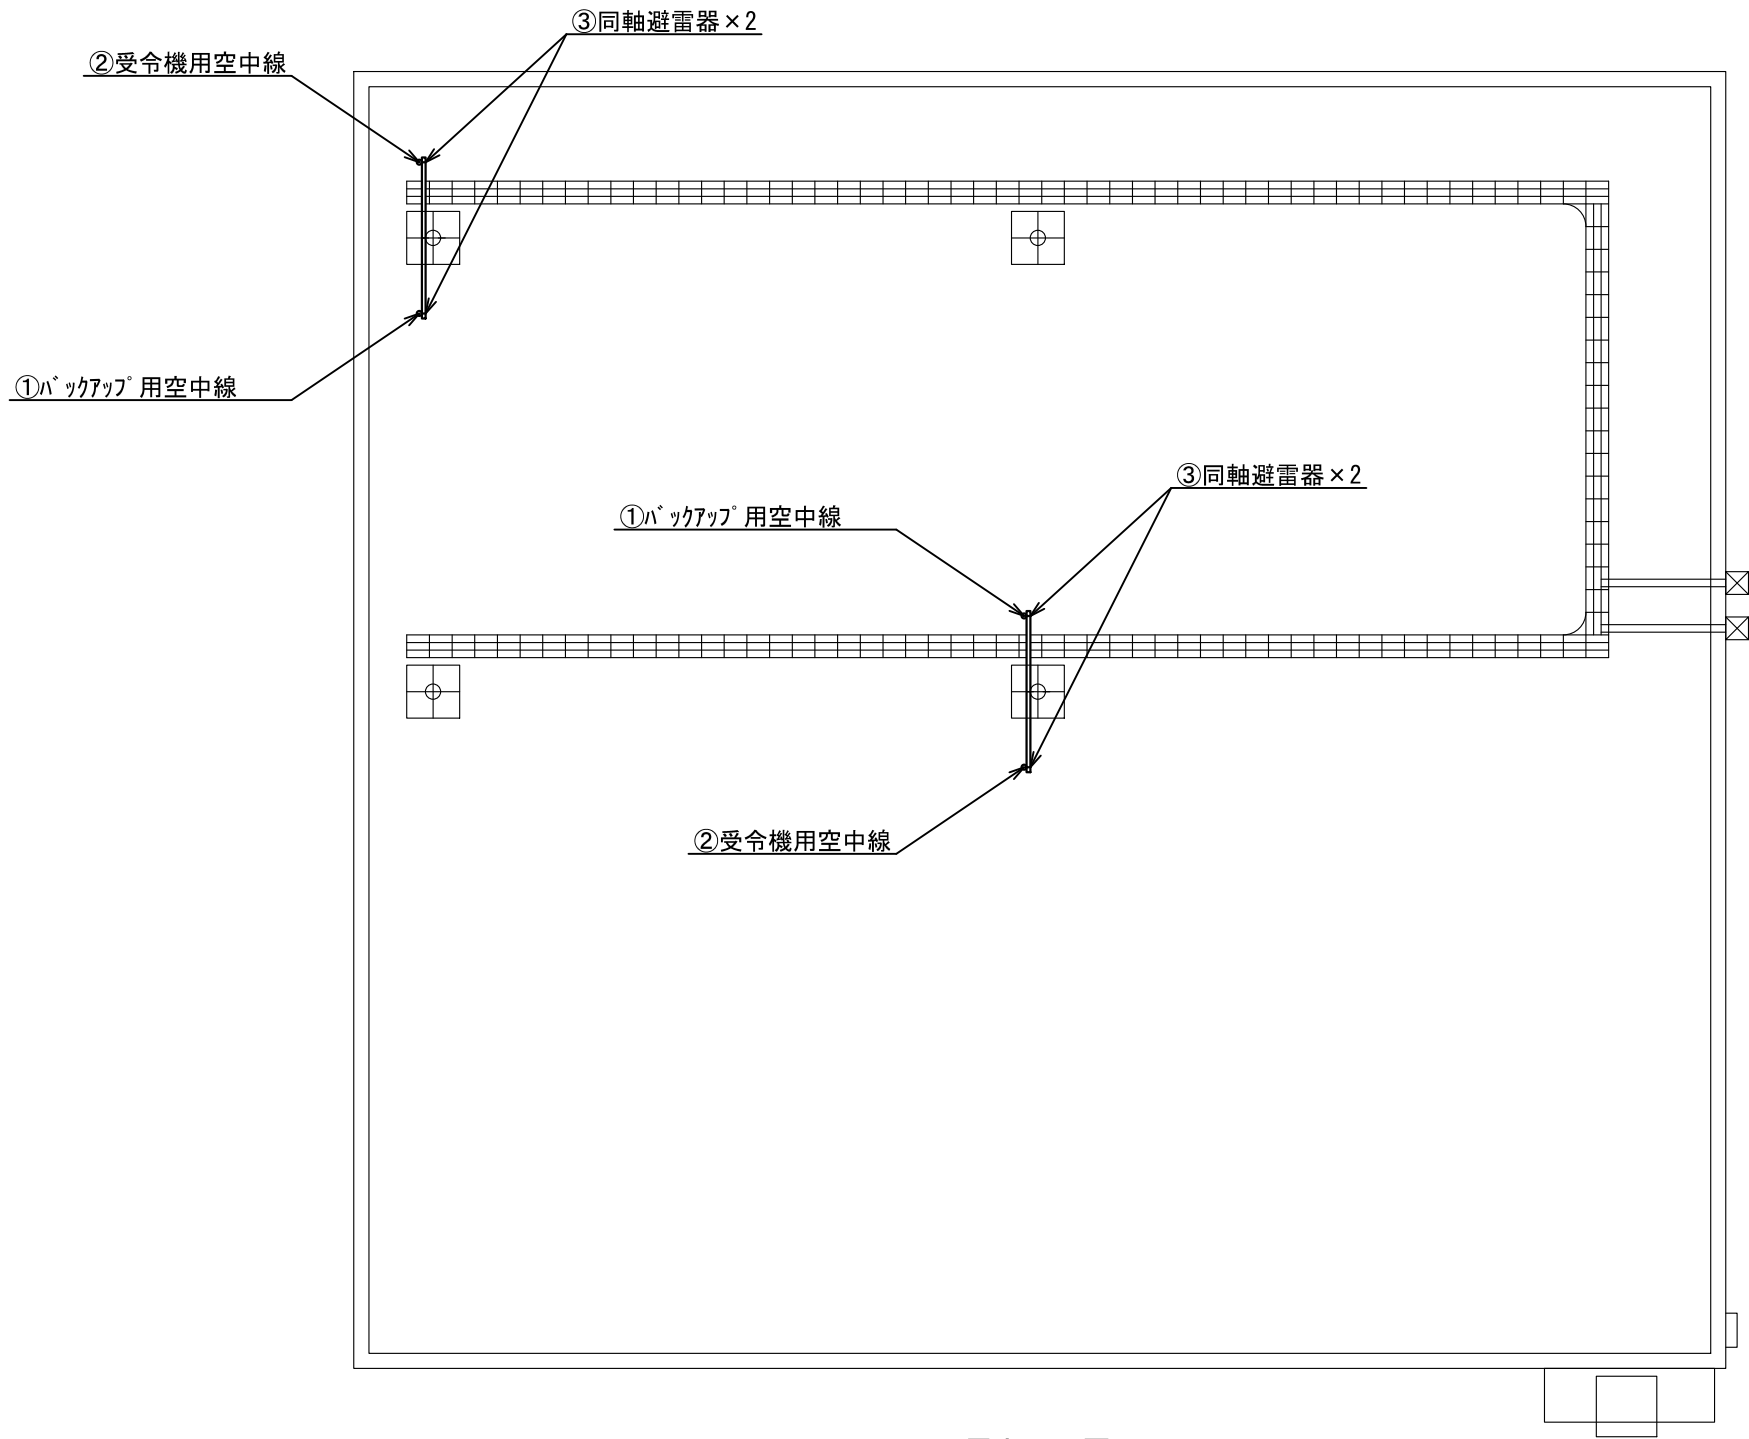

番号	機器名称	数量	備考
①	ハックアップ用空中線	2基	
②	受令機用空中線	2基	
③	同軸避雷器	4台	

原図はA3


屋上平面図

凡 例			
	: 新設		: 撤去
	: 更新		: 移設
	: 既設		

版	年月日	設変番号	変 更 事 項	承認	発注者					名称	 ビーム計画設計株式会社 Beam Planning Corporation	設計	服部	年月日		
					津市					三重中央消防指令センター総合整備工事		検図	牛田	年月日		
					課長	主幹	課長補佐	係長	係	図名		縮尺	承認	山下	年月日	
										津市白山消防署一志分署 空中線機器配置図（更新）		1/100	図番	T068		



ビーム計画設計株式会社
Beam Planning Corporation

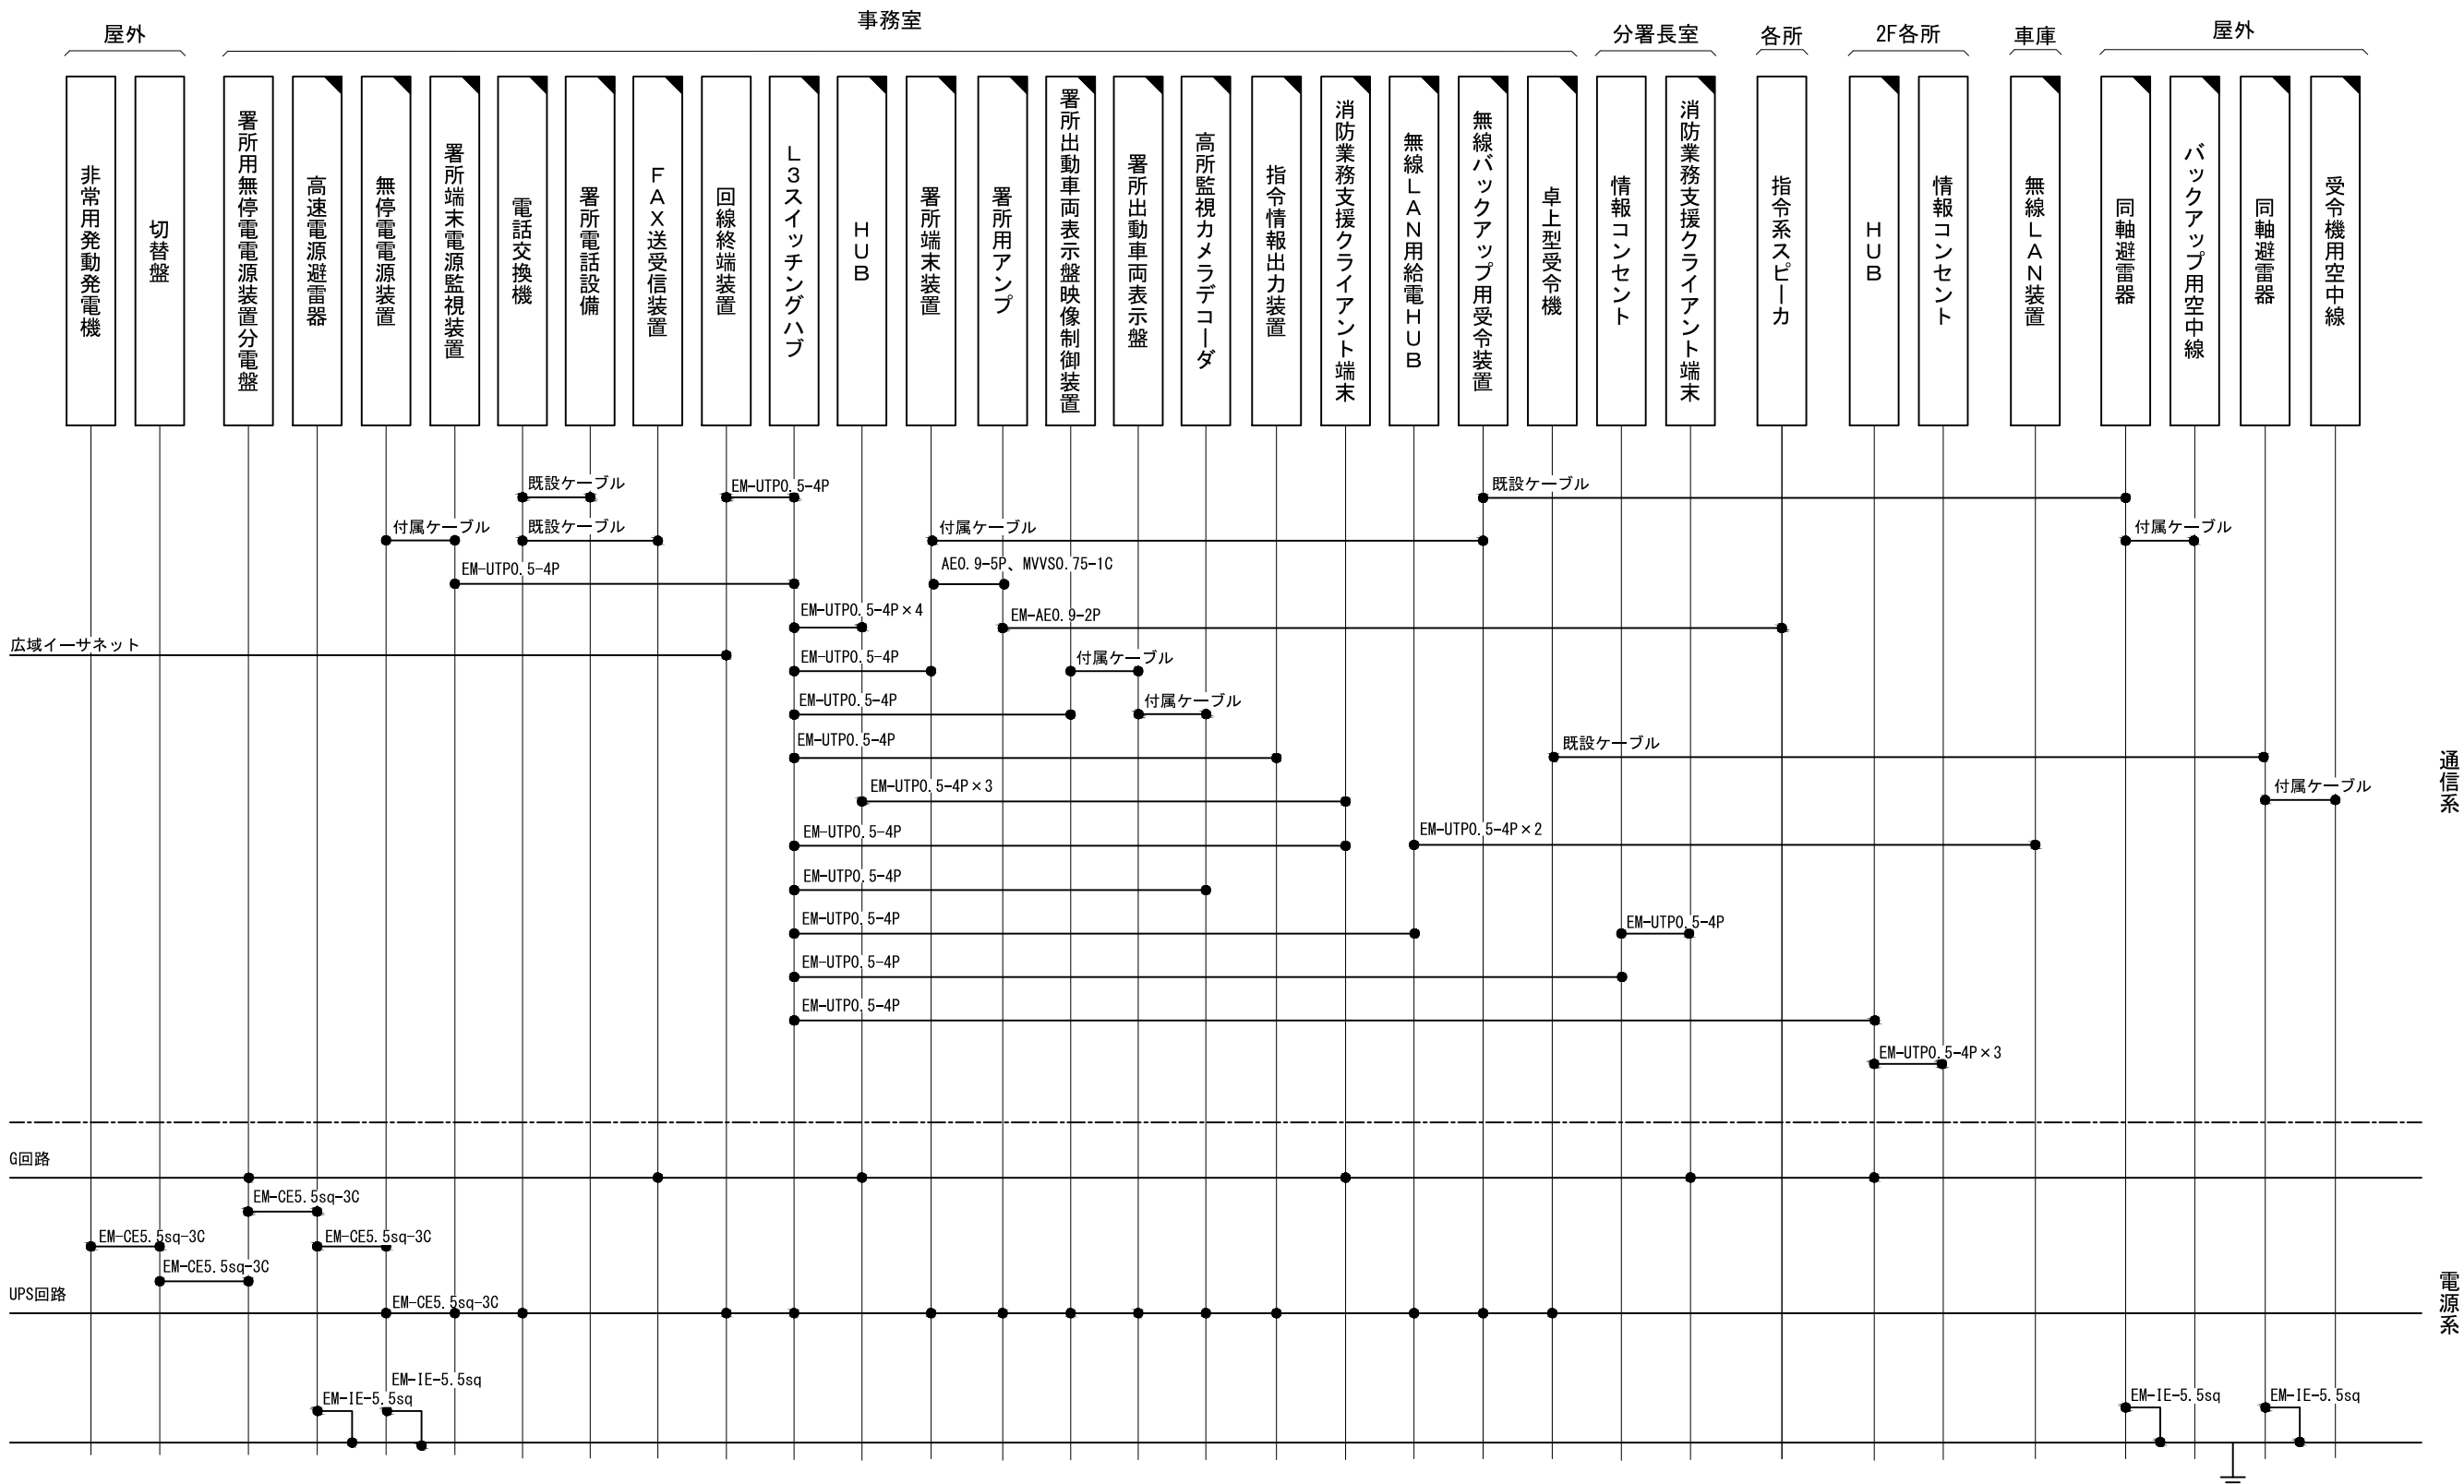

原図はA3

凡 例

：新設

：撤去

：更新

：移設


：既設

指令系スピーカーにはスピーカ(天井型)、スピーカ(壁掛形)、スピーカ(防水型)、スピーカ(屋外型)を含む
消防業務支援クライアント端末にはデスクトップ、ノートブック、プリンタを含む
署所電話設備には多機能電話機、PHSアンテナを含む

版	年月日	設変番号	変 更 事 項					承認	発注者					名称		 ビーム計画設計株式会社 Beam Planning Corporation	設計	服部	年月日		
									津市					三重中央消防指令センター総合整備工事			検図	牛田	年月日		
									課長	主幹	課長補佐	係長	係	図名	縮尺		no. scale	承認	山下	年月日	
														津市白山消防署美杉分署 配線系統図				図番	T069		



ビーム計画設計株式会社
Beam Planning Corporation

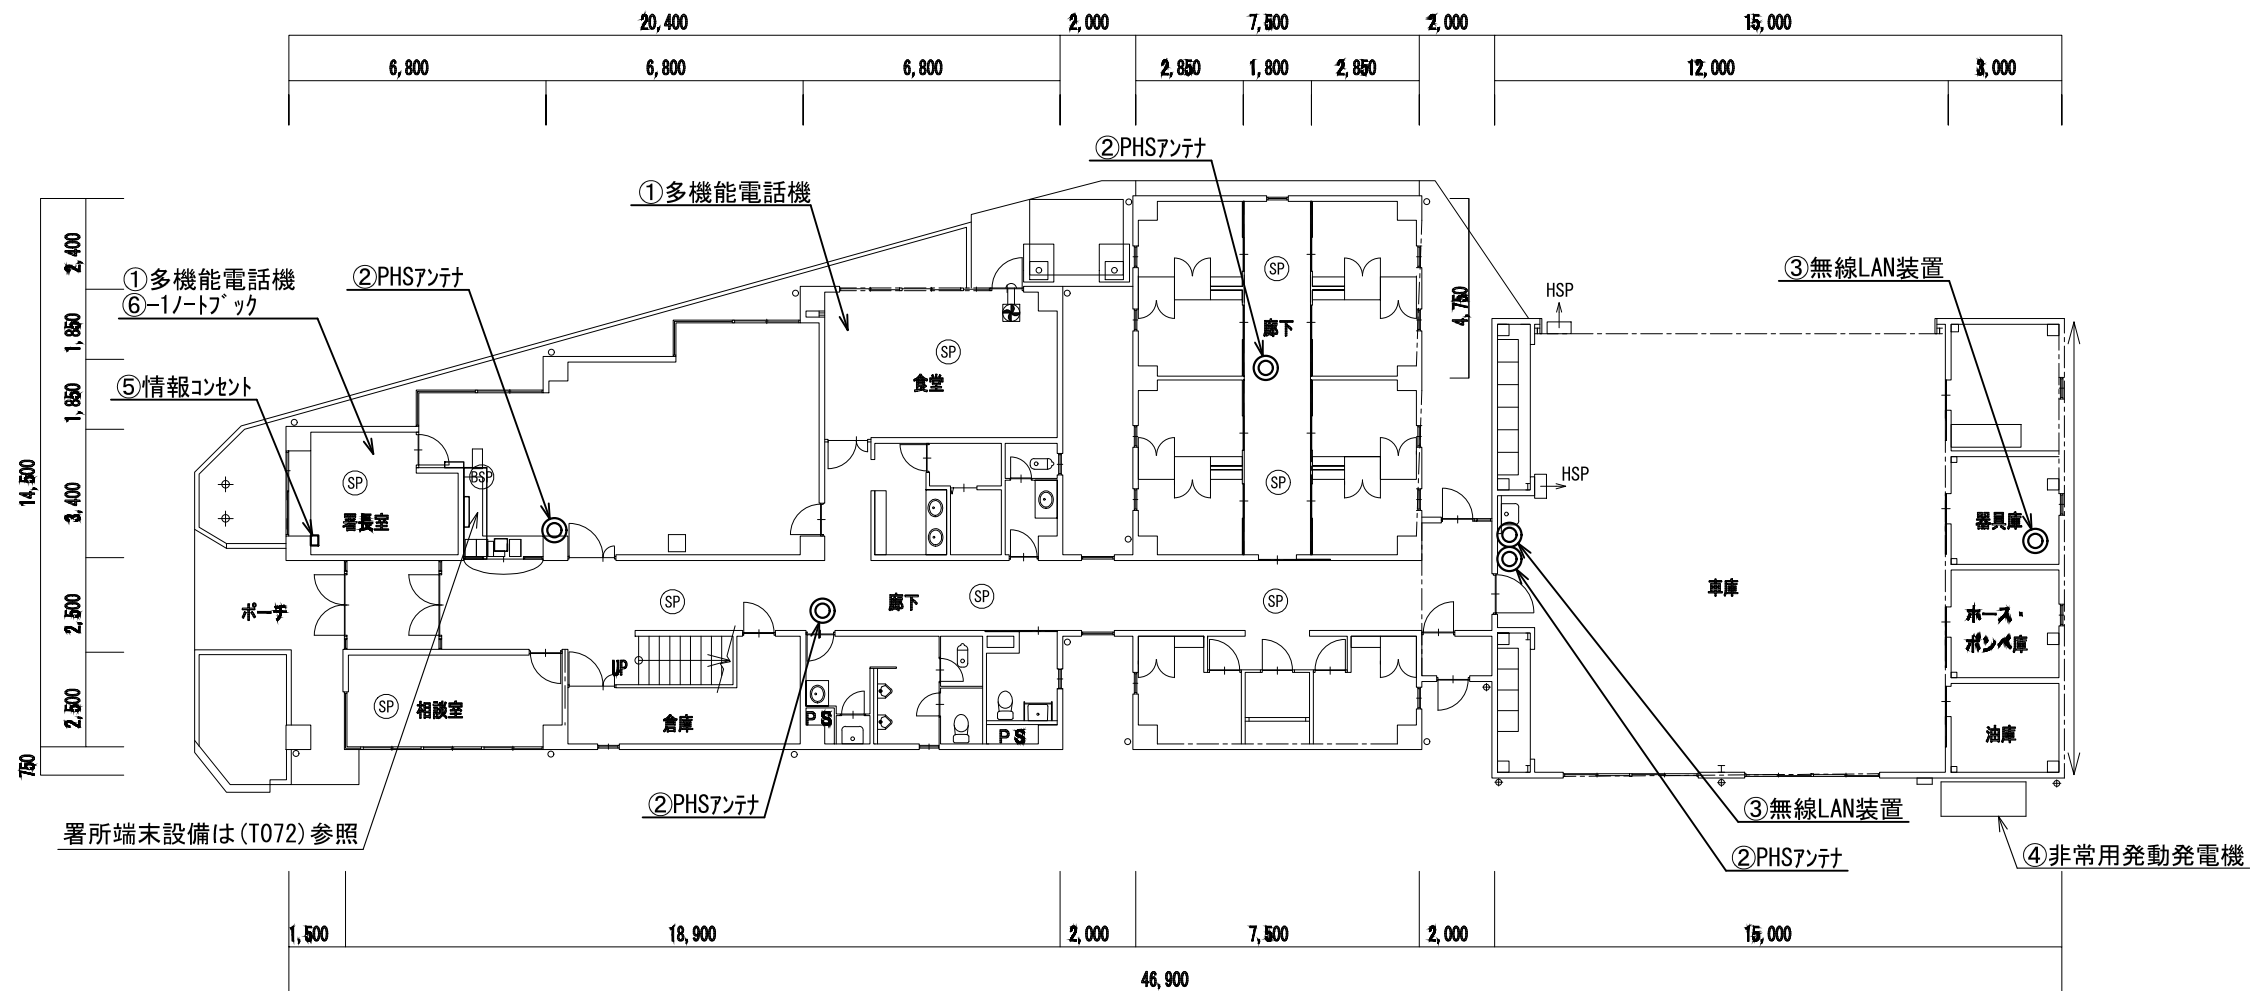

番号	機器名称	数量	備考
①	多機能電話機	2台	
②	PHSアンテナ	4台	
③	無線LAN装置	2台	
④	非常用発動発電機	1台	
⑤	情報コンセント	1箇所	
⑥	消防業務支援クライアント端末	-	
⑥-1	ノートブック	1台	


原図はA3

凡 例			
	: 新設		: 撤去
	: 更新		: 移設
	: 既設		

版	年月日	設変番号	変 更 事 項	承認	発注者	名称	図名	縮尺	設計	服部	年月日
					津市	三重中央消防指令センター総合整備工事			検図	牛田	年月日
					課長	主幹	課長補佐	係長	承認	山下	年月日
									図番		T070



ビーム計画設計株式会社
Beam Planning Corporation

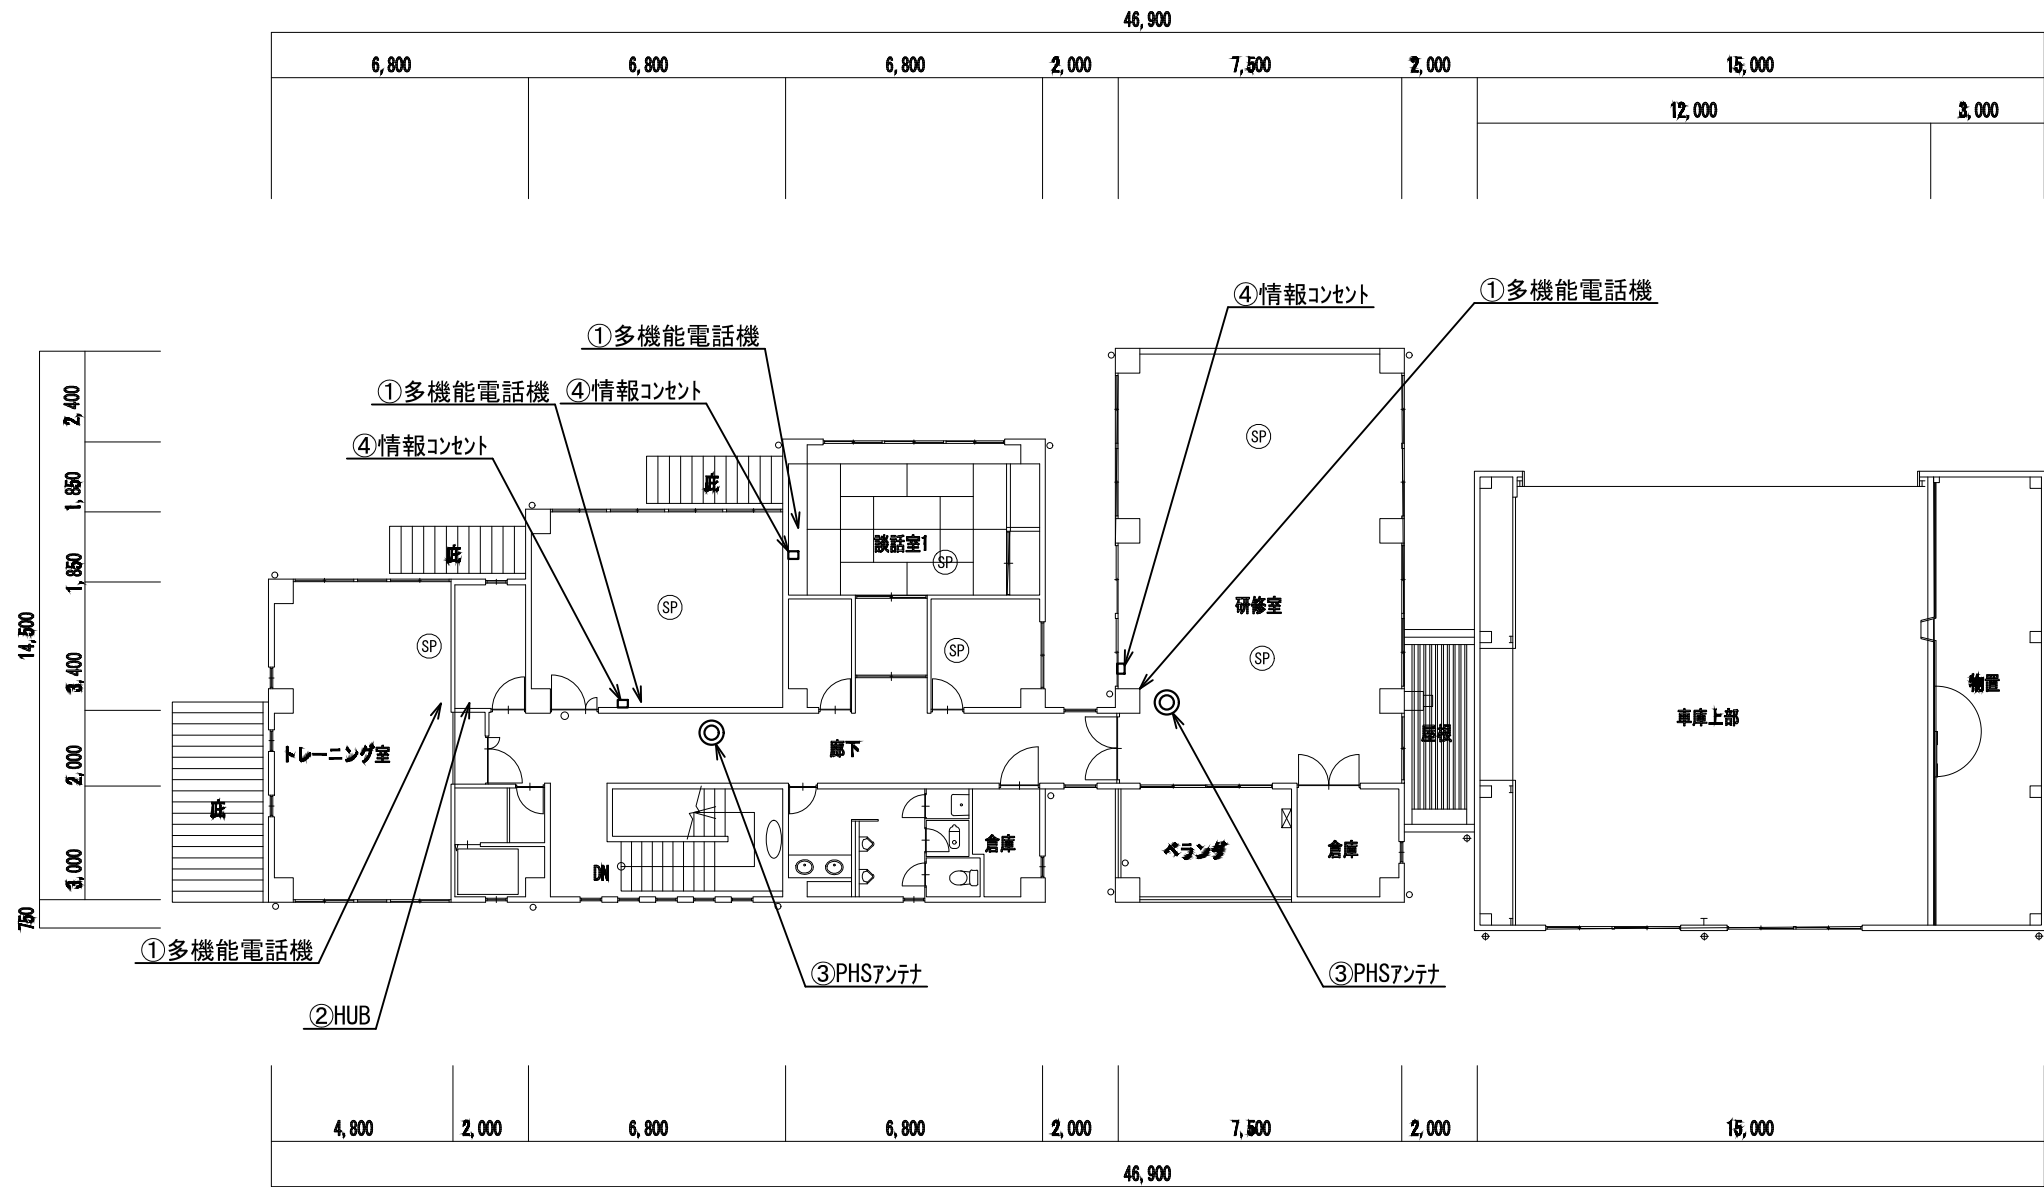

番号	機器名称	数量	備考
①	多機能電話機	4台	
②	HUB	1台	
③	PHSアンテナ	2台	
④	情報コンセント	3箇所	

原図はA3

凡 例

：新設

：撤去

：更新


：移設

：既設

版	年月日	設変番号	変 更 事 項	承認	発注者	名称	図名	縮尺	設計	服部	年月日	
					津市	三重中央消防指令センター総合整備工事			検図	牛田	年月日	
					課長	主幹	課長補佐	係長	係	承認	山下	年月日
									図番		T071	



ビーム計画設計株式会社
Beam Planning Corporation

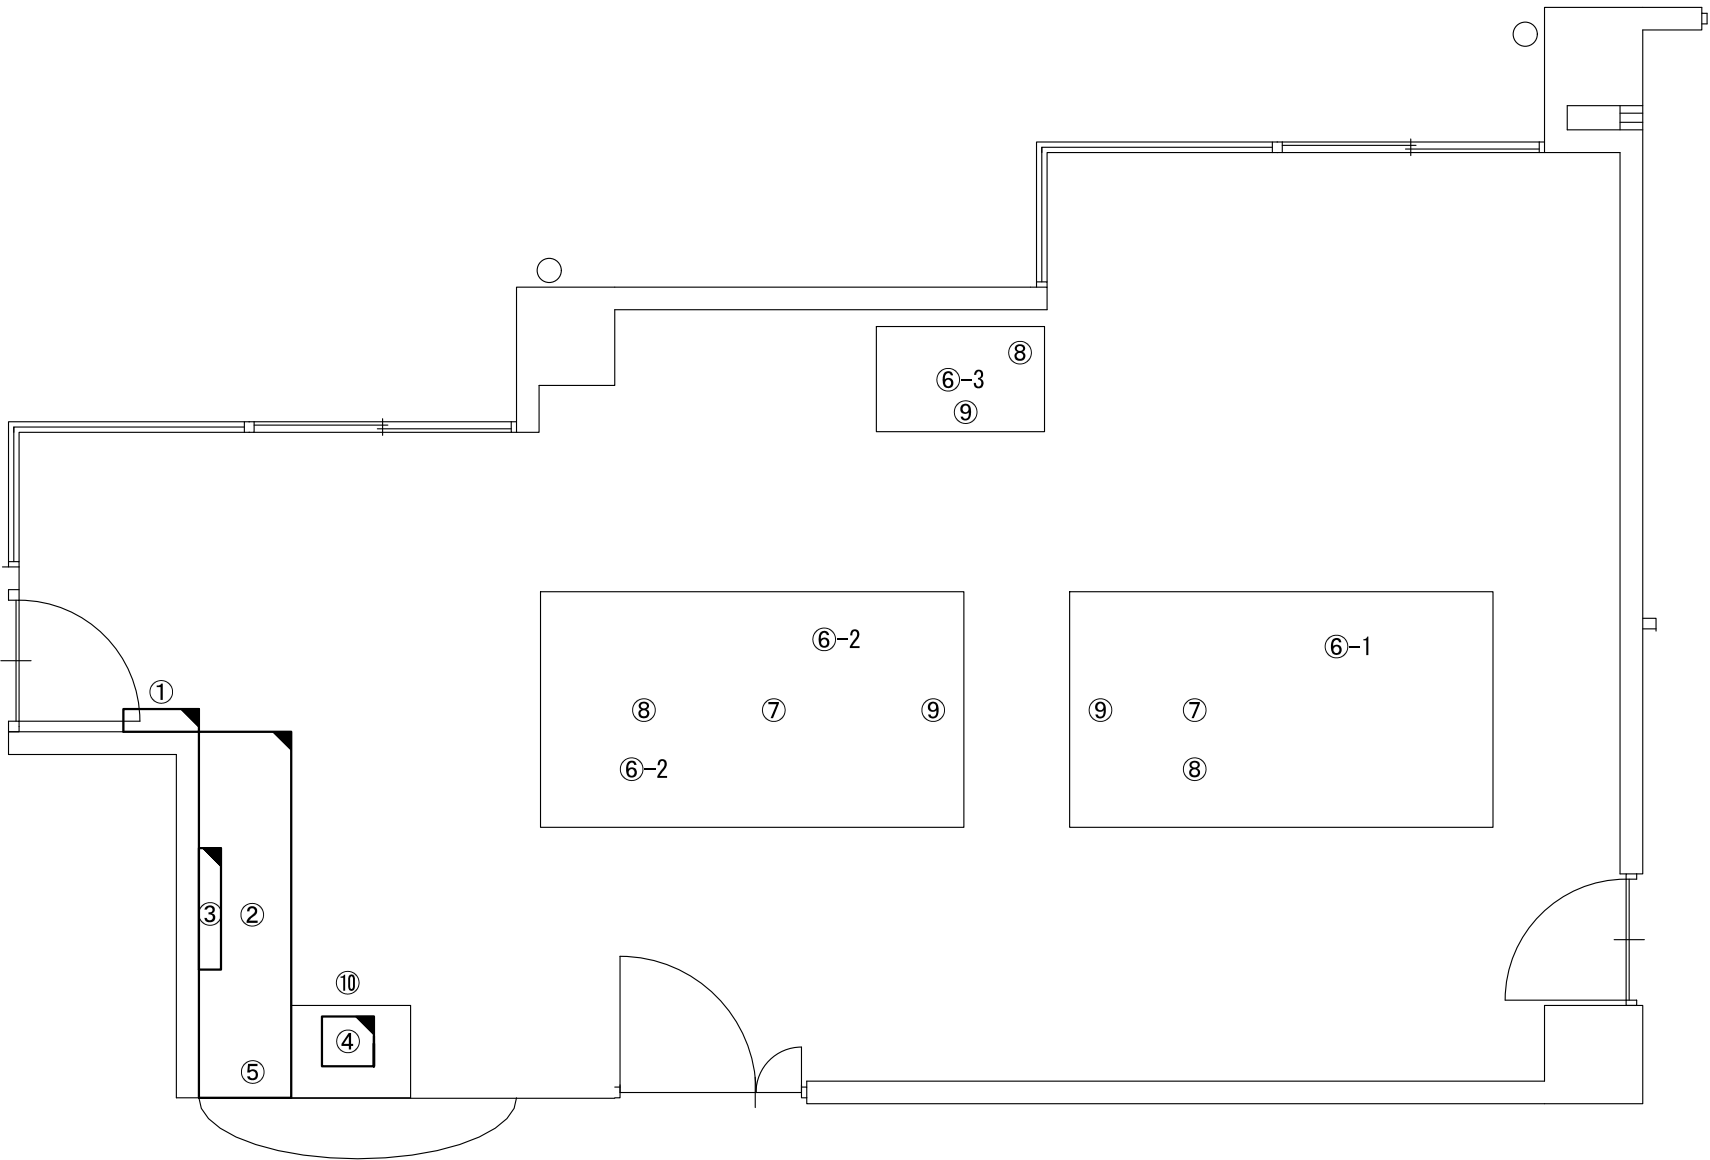

番号	機器名称	数量	備考
①	署所用無停電電源装置分電盤	—	
①-1	高速電源避雷器	1台	
②	署所端末設置用棚	1台	
②-1	署所端末装置	1台	
②-2	無線バックアップ用受令装置	1台	
②-3	卓上型受令機	1台	
②-4	回線終端装置	1台	
②-5	L3スイッチングハブ	1台	
②-6	無線LAN用給電HUB	1台	
②-7	指令情報出力装置	1台	
②-8	署所出動車両表示盤映像制御装置	1台	
②-9	無停電電源装置	1台	
②-10	署所端末電源監視装置	1台	
②-11	高所監視カメラデコーダ	1台	
③	署所出動車両表示盤	1面	
④	電話交換機	1台	
⑤	署所用アンプ	1台	
⑥	消防業務支援クライアント端末	—	
⑥-1	デスクトップ	1台	
⑥-2	ノートブック	2台	
⑥-3	プリンタ	1台	
⑦	多機能電話機	2台	
⑧	PHS電話機	3台	
⑨	HUB	3台	
⑩	FAX送受信装置	1台	

原図はA3

凡 例

：新設

：撤去

：更新


：移設

：既設

版	年月日	設変番号	変 更 事 項	承認	発注者	名称	図名	縮尺	設計	服部	年月日	
					津市	三重中央消防指令センター総合整備工事			検図	牛田	年月日	
					課長	主幹	課長補佐	係長	係	承認	山下	年月日
									図番		T072	



ビーム計画設計株式会社
Beam Planning Corporation

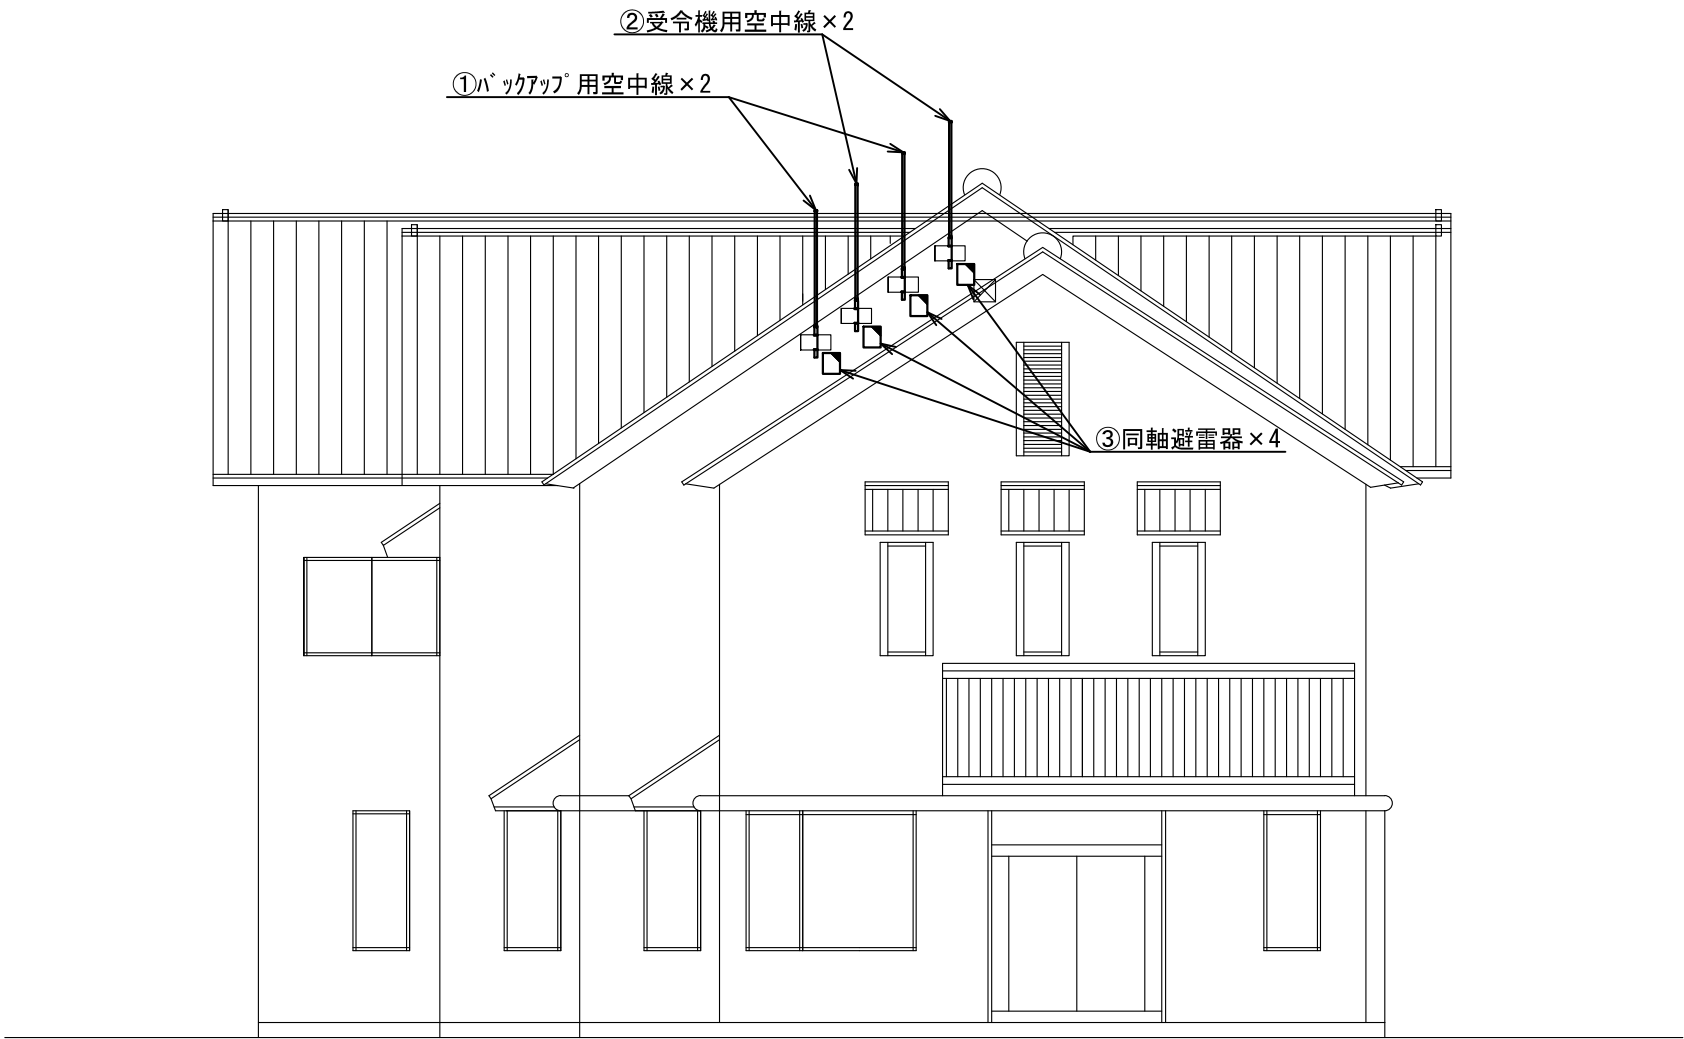

番号	機器名称	数量	備考
①	バックアップ用空中線	2基	
②	受令機用空中線	2基	
③	同軸避雷器	4台	


原図はA3

凡 例			
	: 新設		: 撤去
	: 更新		: 移設
	: 既設		

	版	年月日	設変番号	変 更 事 項	承認	発注者					名称			ビーム計画設計株式会社 Beam Planning Corporation	設計	服部	年月日	
						津市					三重中央消防指令センター総合整備工事				検図	牛田	年月日	
						課長	主幹	課長補佐	係長	係	図名	縮尺			承認	山下	年月日	
											津市白山消防署美杉分署 空中線機器配置図（更新）	1/100			図番	T073		



ビーム計画設計株式会社
Beam Planning Corporation

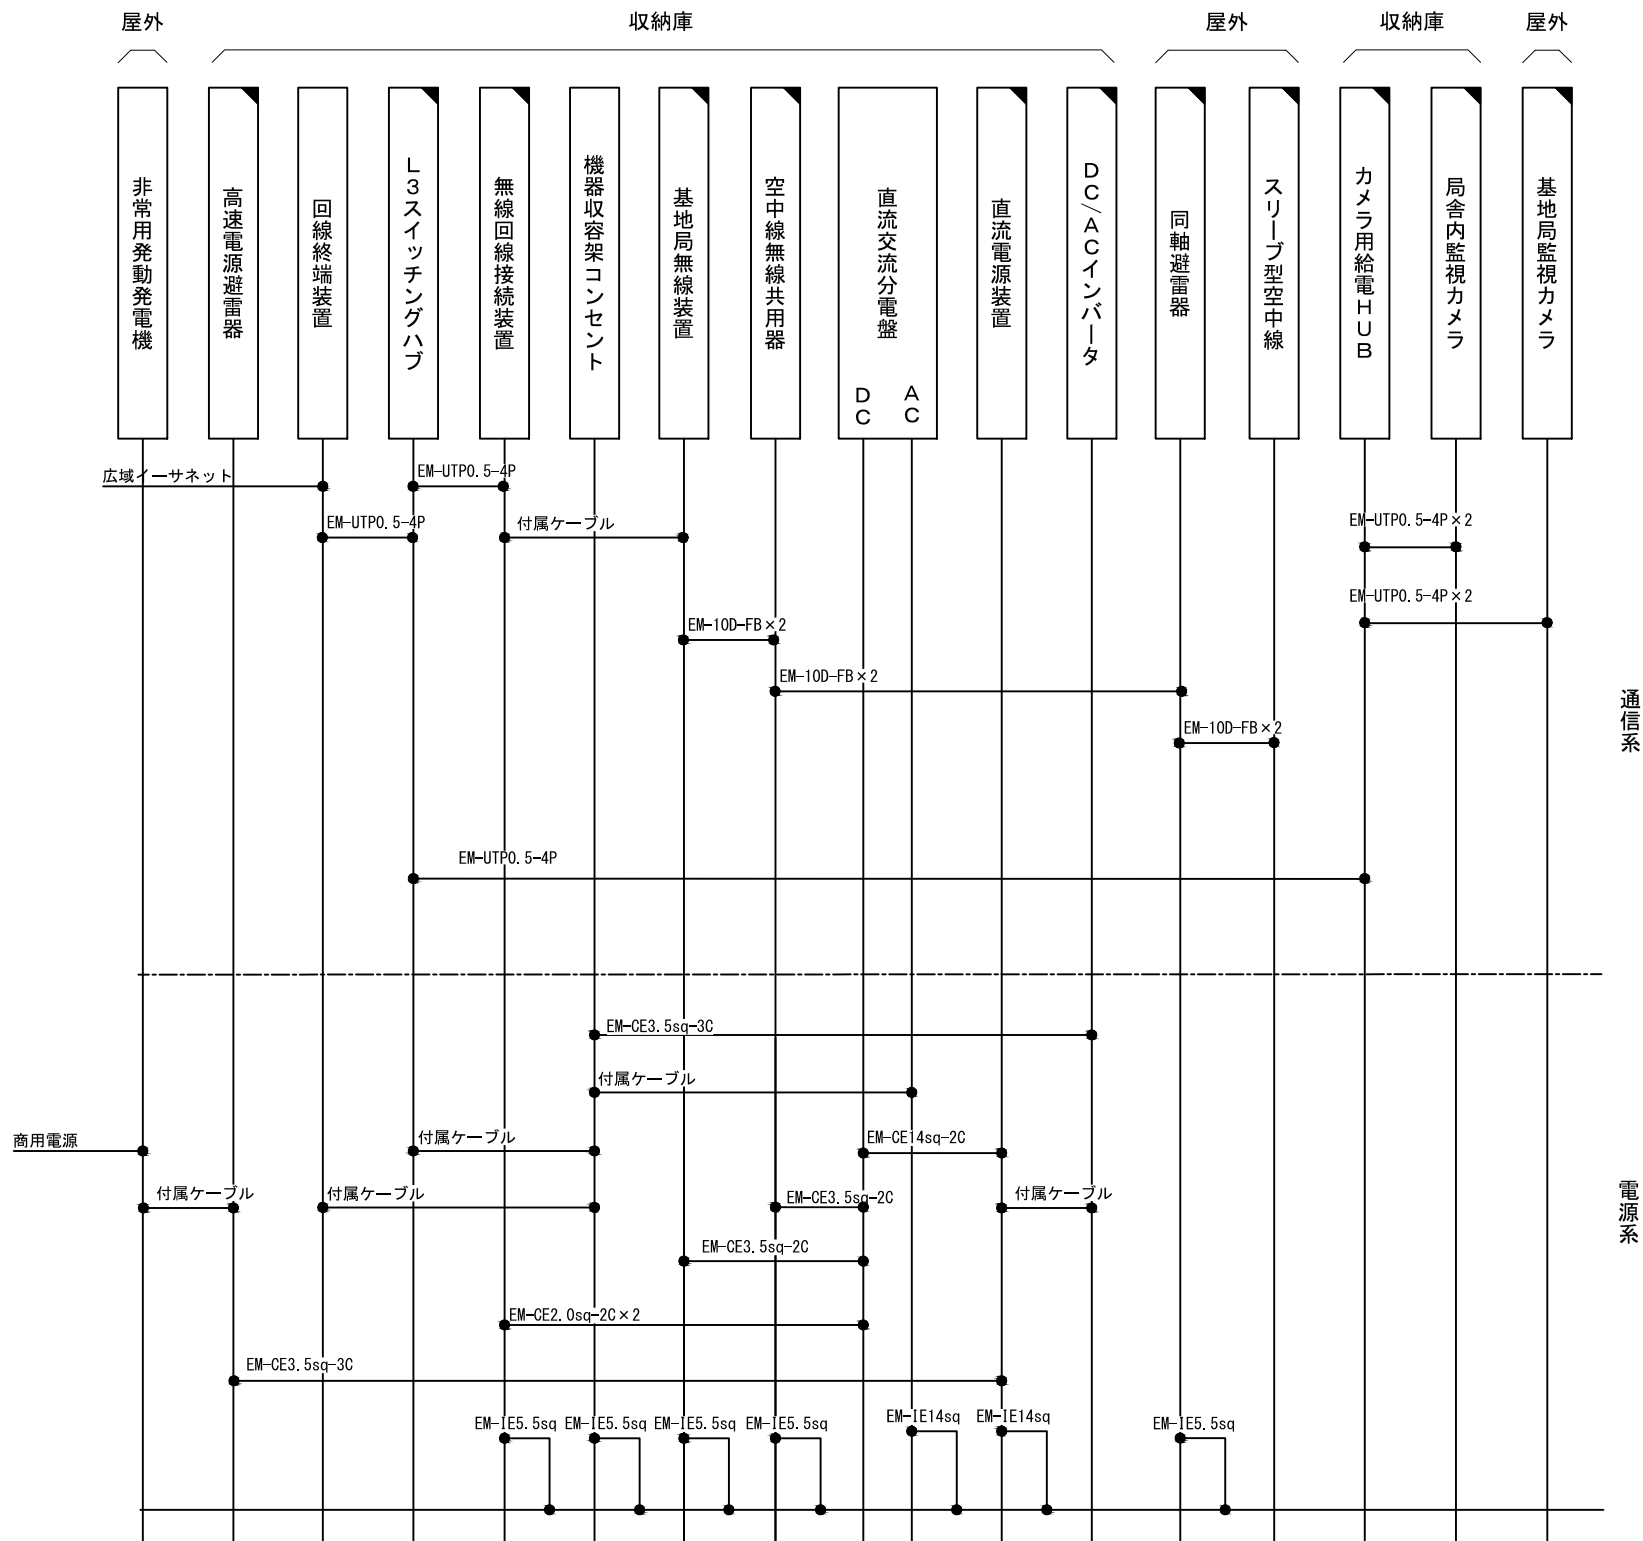

原図はA3

凡 例

新設


撤去

更新

移設

既設

版	年月日	設定番号	変 更 事 項					承認	発注者					名称		 ビーム計画設計株式会社 Beam Planning Corporation	設計	服部	年月日	
									津市					三重中央消防指令センター総合整備工事			検図	牛田	年月日	
									課長	主幹	課長補佐	係長	係	図名	縮尺		承認	山下	年月日	
														津市下之川基地局 配線系統図	no. scale		図番	T074		

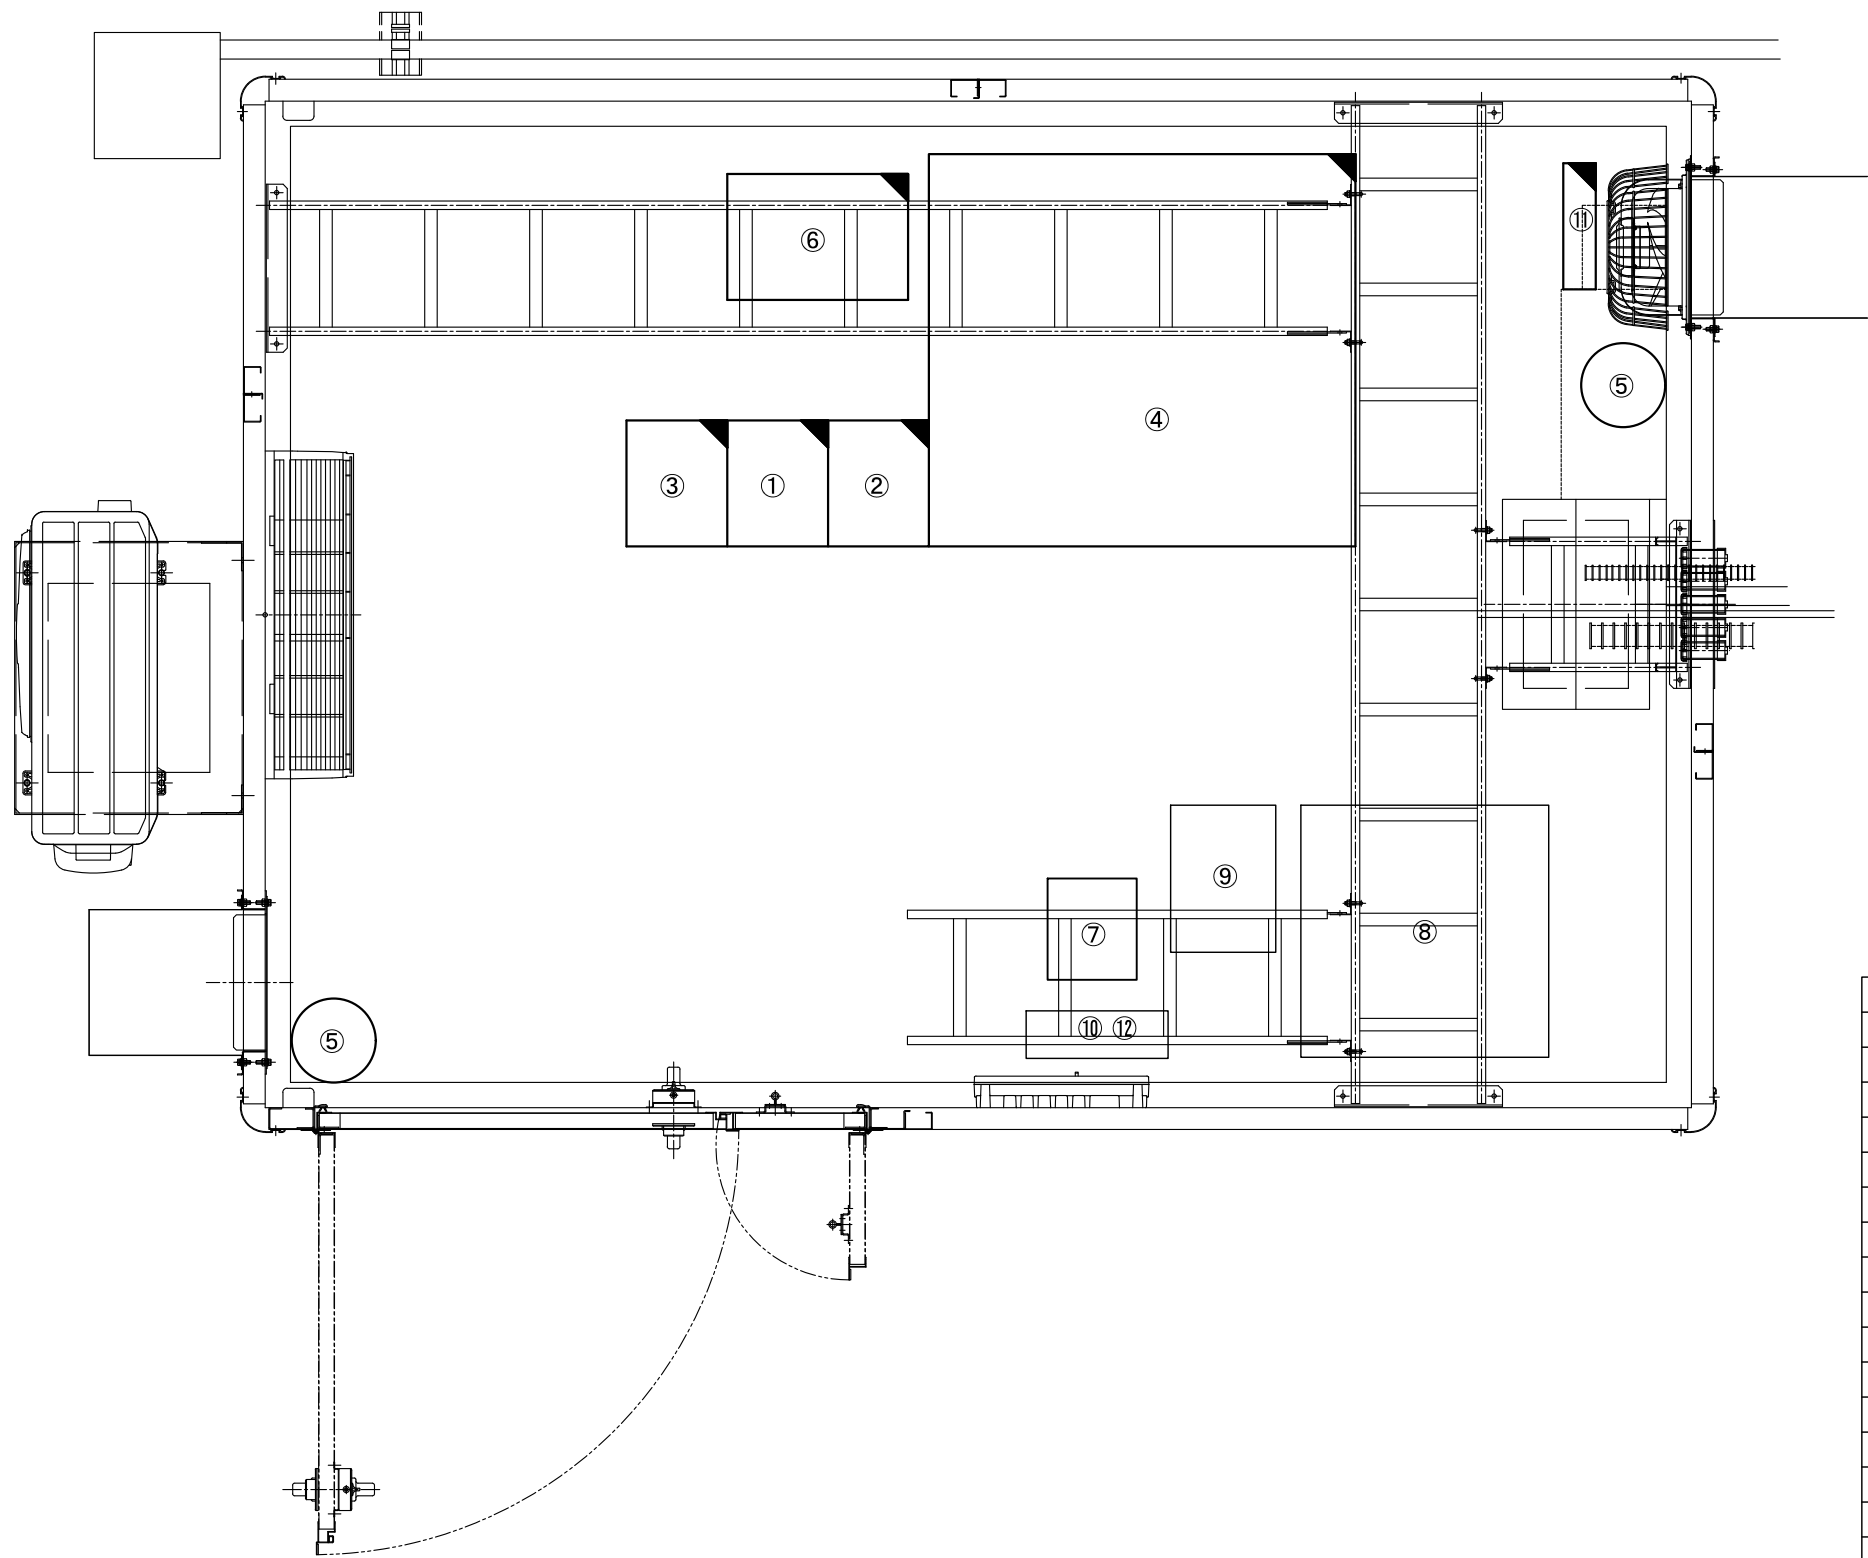

原図はA3


凡 例			
	: 新設		: 撤去
	: 更新		: 移設
	: 既設		

番号	機器名称	数量	備考
①	基地局無線機(基本架)(活2・3)	1架	
②	基地局無線機(増設架)(活4・共予)	1架	
③	空中線無線共用器	1架	
④	直流電源装置	1面	
⑤	局舎内監視カメラ	2台	
⑥	機器収容ラック	1架	
⑥-1	L3スイッチングハブ	1台	
⑥-2	カメラ用給電HUB	1台	
⑥-3	無線回線接続装置	1台	
⑥-4	AC/DCインバータ	1台	
⑦	機器収容ラック(防災行政無線)	1架	
⑧	直流電源装置(防災行政無線)	1台	
⑨	防災無線装置架(防災行政無線)	1台	
⑩	直流交流分電盤	1台	
⑪	回線終端装置	1台	
⑫	高速電源避雷器	1台	

版	年月日	設変番号	変 更 事 項	承認	発注者					名称			ビーム計画設計株式会社 Beam Planning Corporation	設計	服部	年月日	
					津市					三重中央消防指令センター総合整備工事				検図	牛田	年月日	
					課長	主幹	課長補佐	係長	係	図名	縮尺			承認	山下	年月日	
										津市下之川基地局 機器配置図（更新）	1/60			図番	T075		



ビーム計画設計株式会社
Beam Planning Corporation

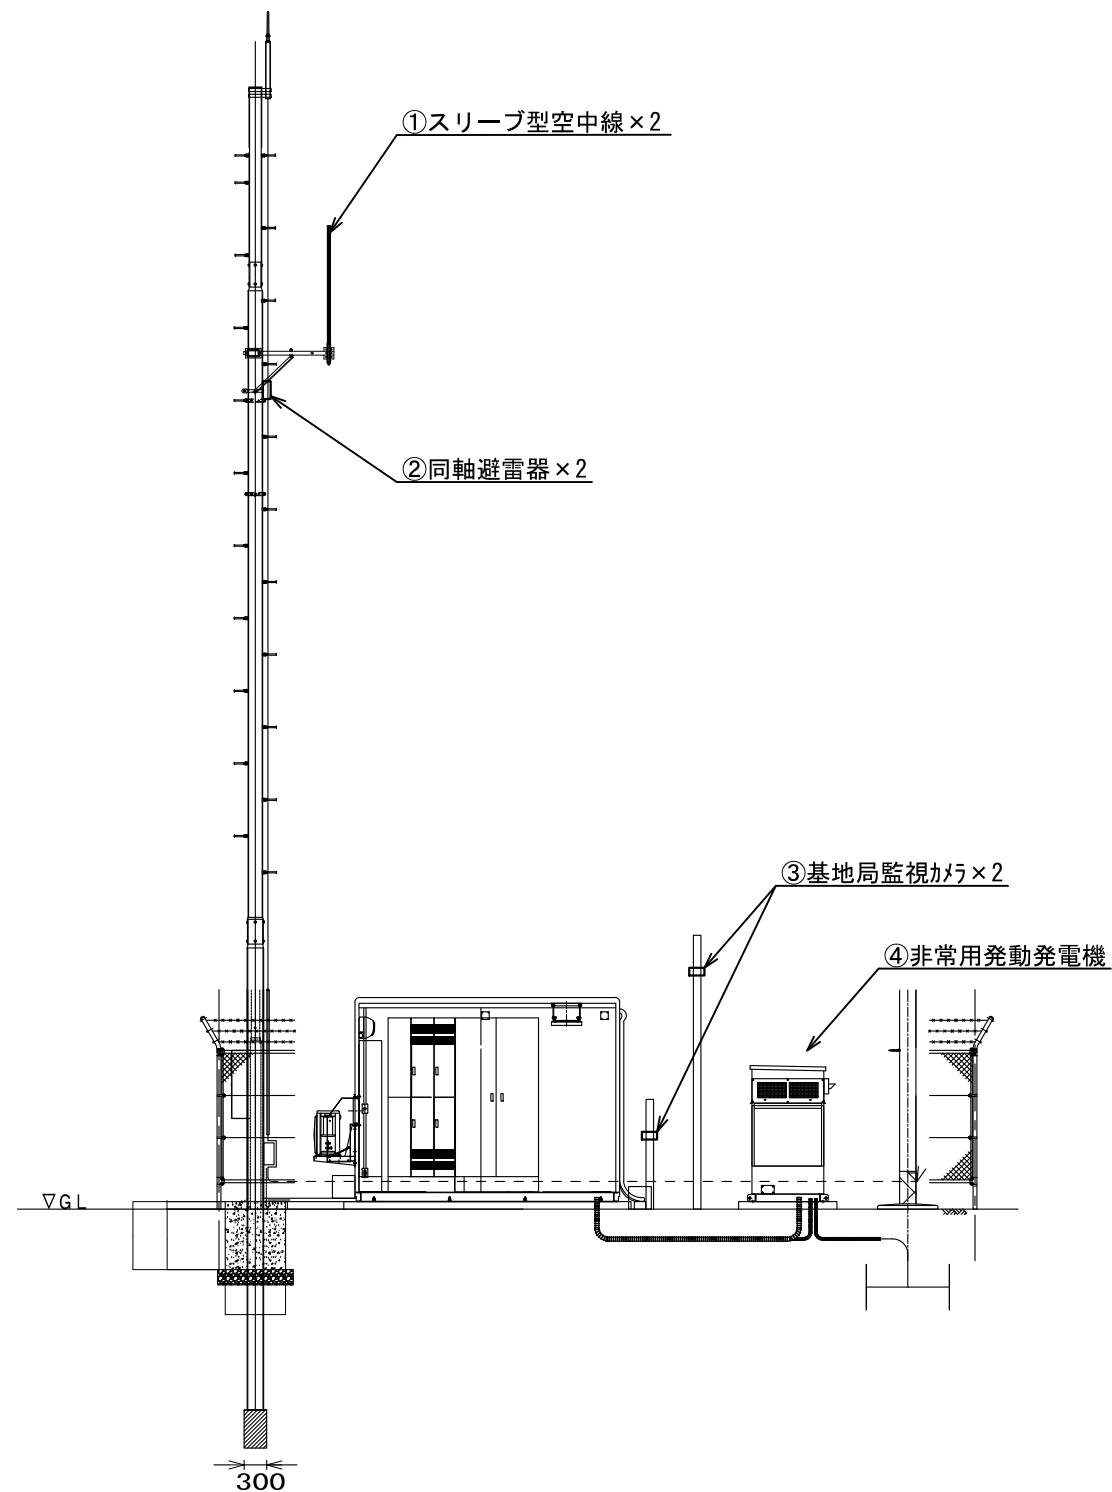

番号	機器名称	数量	備考
①	スリーブ型空中線	2基	
②	同軸避雷器	2台	
③	基地局監視カメラ	2台	
④	非常用発動発電機	1台	


原図はA3

凡 例			
	: 新設		: 撤去
	: 更新		: 移設
	: 既設		

版	年月日	設変番号	変 更 事 項	承認	発注者					名称			ビーム計画設計株式会社 Beam Planning Corporation	設計	服部	年月日			
					津市					三重中央消防指令センター総合整備工事				検図	牛田	年月日			
					課長	主幹	課長補佐	係長	係	図名	縮尺			津市下之川基地局 空中線機器配置図（更新）	1/100	承認	山下	年月日	
																図番	T076		



ビーム計画設計株式会社
Beam Planning Corporation

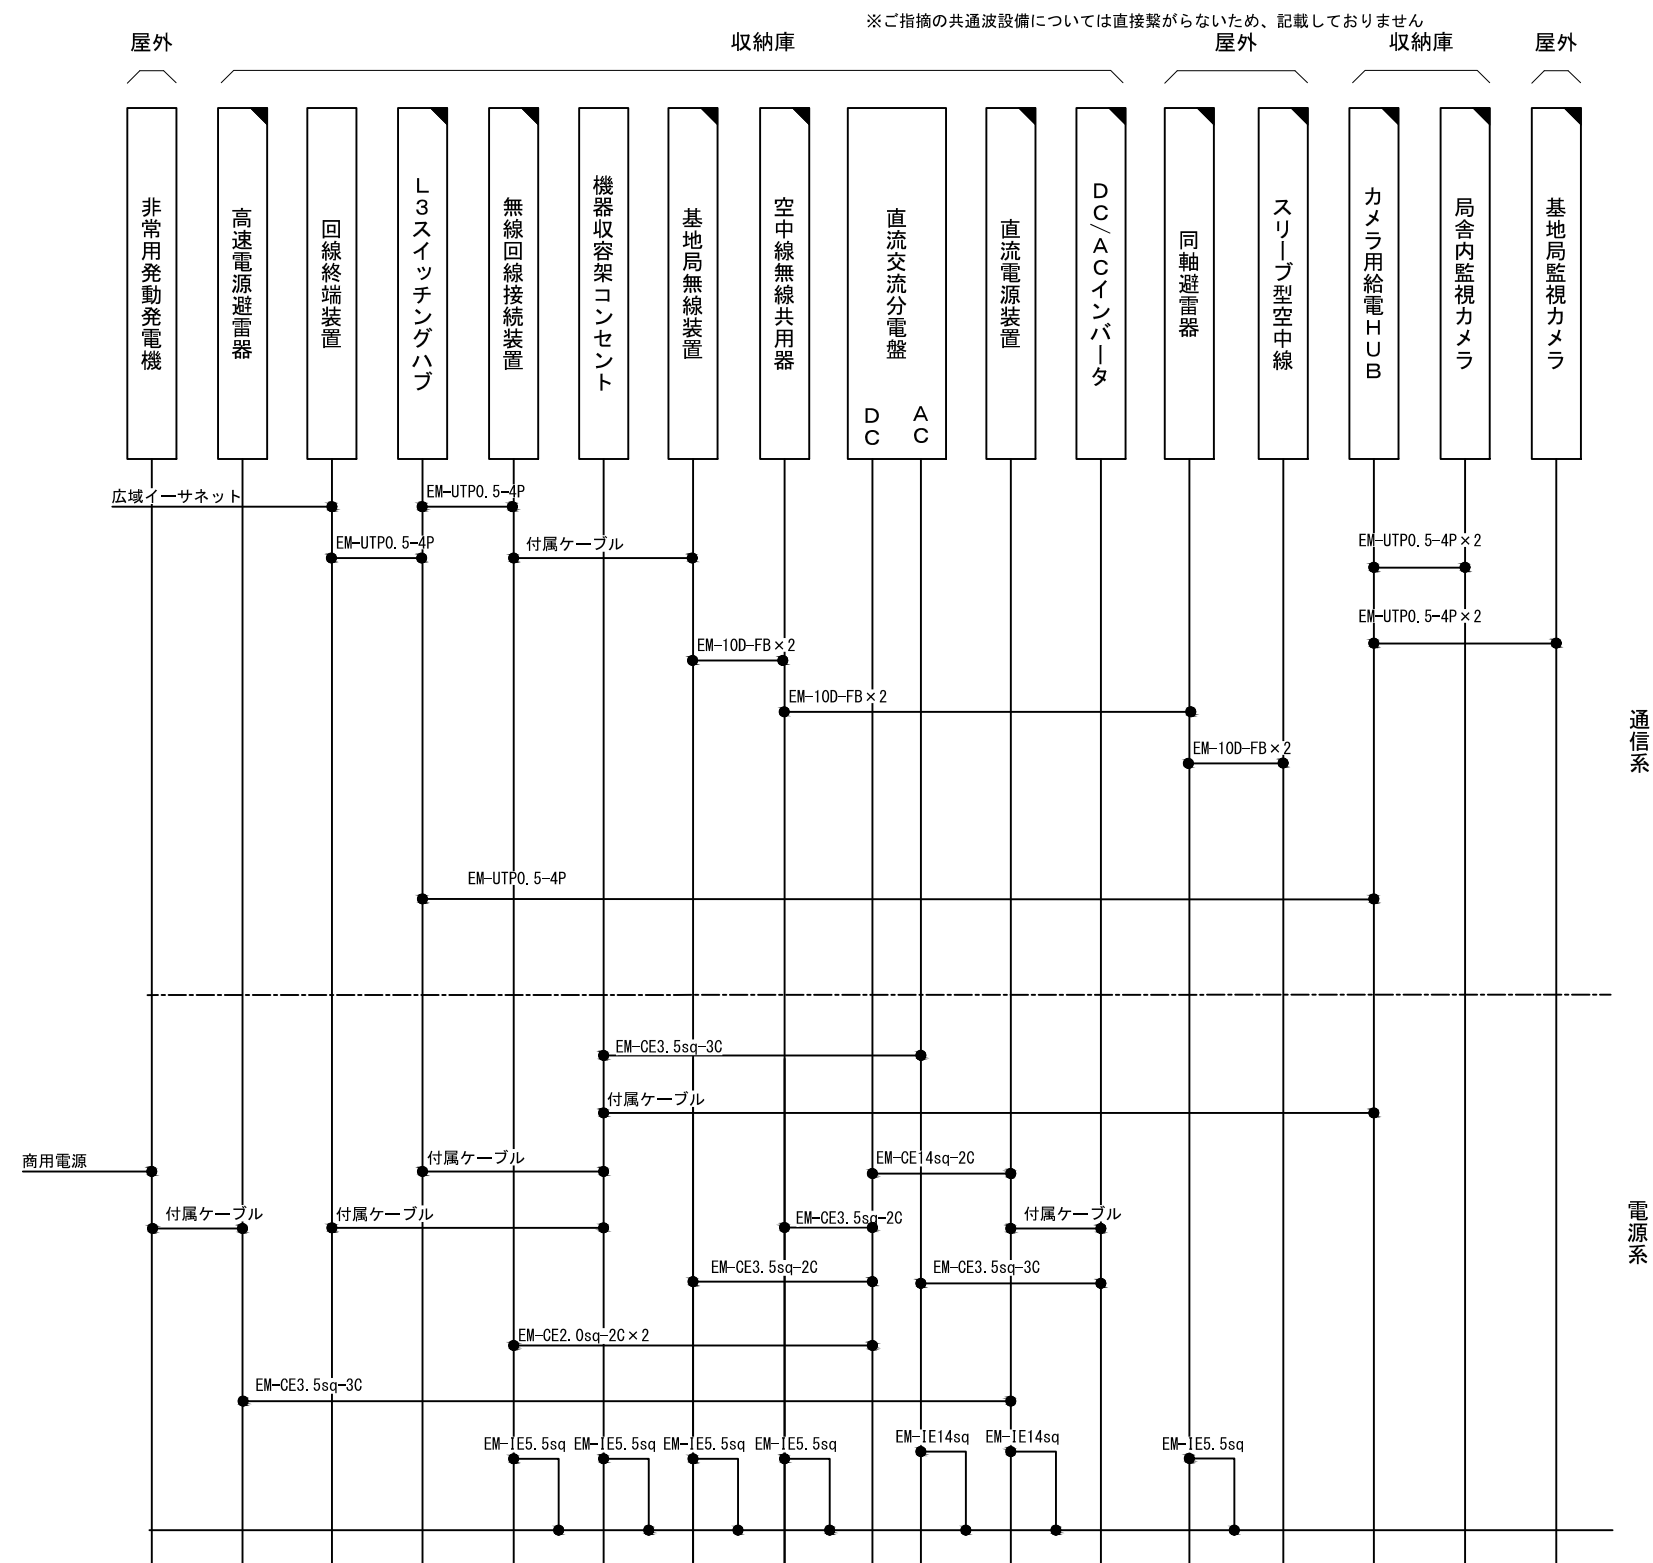


原図はA3

凡 例

	: 新設		: 撤去
	: 更新		: 移設
	: 既設		

基地局無線装置には基地局無線機（基本架）、基地局無線機（増設架）を含む

版	年月日	設変番号	変 更 事 項		承認	発注者					名称			ビーム計画設計株式会社 Beam Planning Corporation	設計	服部	年月日	
						津市					三重中央消防指令センター総合整備工事				検図	牛田	年月日	
						課長	主幹	課長補佐	係長	係	図名	縮尺			承認	山下	年月日	
											津市太朗生基地局 配線系統図	no. scale			図番	T077		

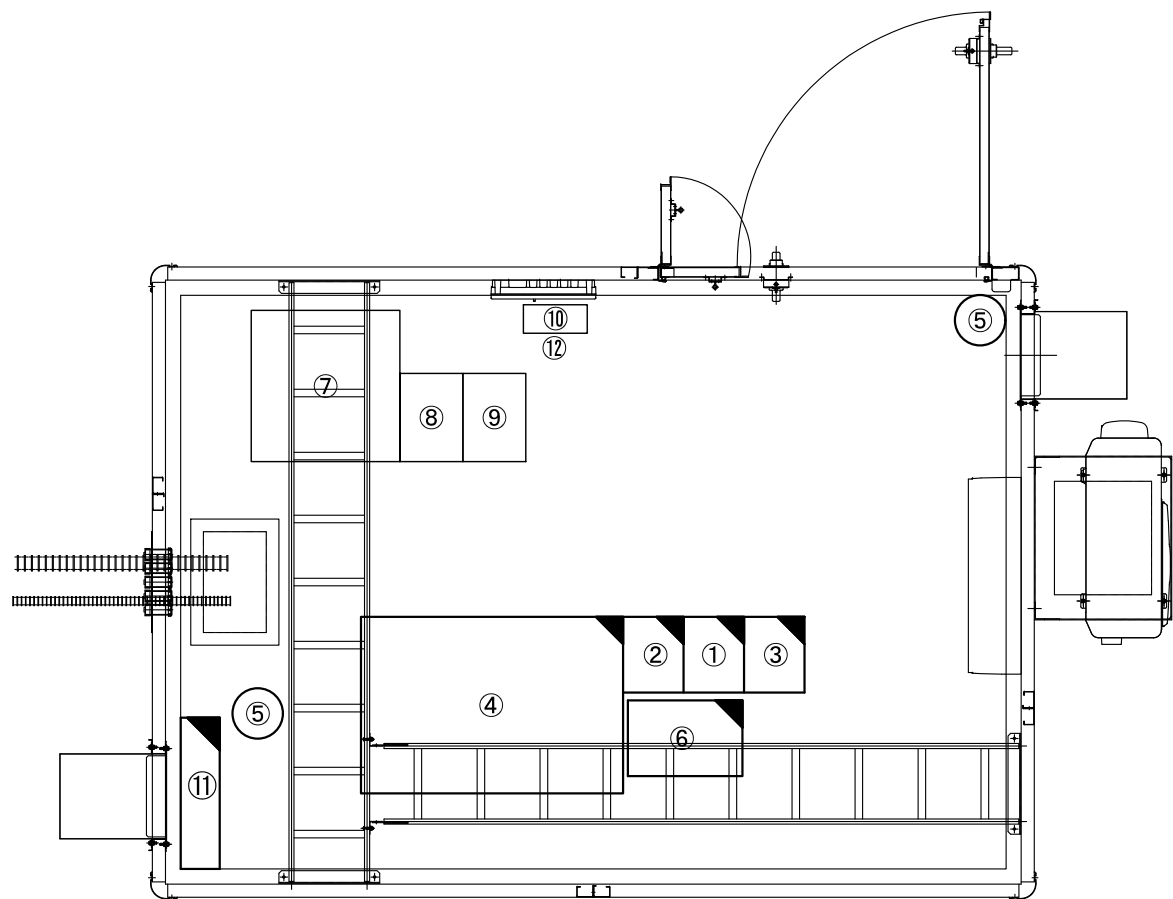

番号	機器名称	数量	備考
①	基地局無線機(基本架)(活2・3)	1架	
②	基地局無線機(増設架)(活4・共予)	1架	
③	空中線無線共用器	1架	
④	直流電源装置	1台	
⑤	局舎内監視カメラ	2台	
⑥	機器収容ラック	1架	
⑥-1	L3スイッチングハブ	1台	
⑥-2	カメラ用給電HUB	1台	
⑥-3	無線回線接続装置	1台	
⑥-4	DC/ACインバータ	1台	
⑦	直流電源装置(防災行政無線)	1台	
⑧	防災無線装置架(防災行政無線)	1台	
⑨	機器収容ラック(防災行政無線)	1架	
⑩	直流交流分電盤	1面	
⑪	回線終端装置	1台	
⑫	高速電源避雷器	1台	


原図はA3

凡 例			
	: 新設		: 撤去
	: 更新		: 移設
	: 既設		

版	年月日	設変番号	変 更 事 項	承認	発注者					名称			ビーム計画設計株式会社 Beam Planning Corporation	設計	服部	年月日	
					津市					三重中央消防指令センター総合整備工事				検図	牛田	年月日	
					課長	主幹	課長補佐	係長	係	図名	縮尺			承認	山下	年月日	
										津市太郎生基地局 機器配置図（更新）	1/50			図番	T078		



ビーム計画設計株式会社
Beam Planning Corporation

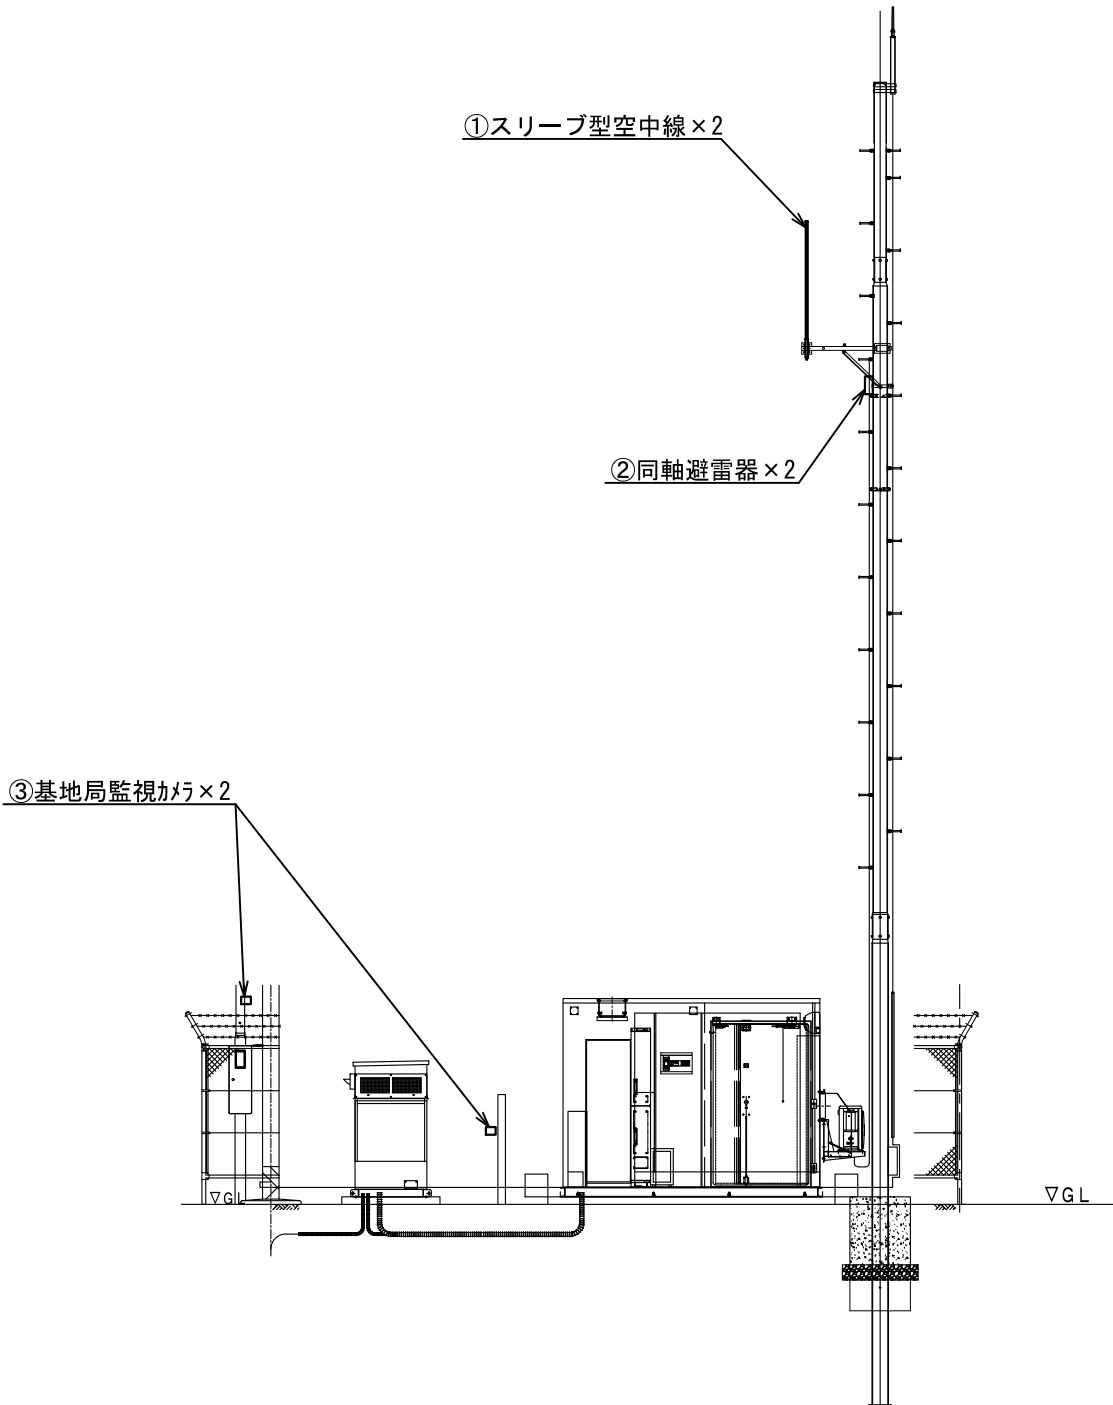

番号	機器名称	数量	備考
①	スリーブ型空中線	2基	
②	同軸避雷器	2台	
③	基地局監視カメラ	2台	

原図はA3

凡 例			
	: 新設		: 撤去
	: 更新		: 移設
	: 既設		

版	年月日	設変番号	変 更 事 項	承認	発注者					名称			ビーム計画設計株式会社 Beam Planning Corporation	設計	服部	年月日	
					津市					三重中央消防指令センター総合整備工事				検図	牛田	年月日	
					課長	主幹	課長補佐	係長	係	図名	縮尺			承認	山下	年月日	
										津市太朗生基地局 空中線機器配置図(更新)	1/100			図番	T079		



ビーム計画設計株式会社
Beam Planning Corporation

原図はA3

凡 例

新設


撤去

更新

移設

既設

版	年月日	設定番号	変 更 事 項					承認	発注者					名称		 ビーム計画設計株式会社 Beam Planning Corporation	設計	服部	年月日		
									津市					三重中央消防指令センター総合整備工事			検図	牛田	年月日		
									課長	主幹	課長補佐	係長	係	図名	縮尺		no. scale	承認	山下	年月日	
														津市大洞基局 配線系統図				図番	T080		

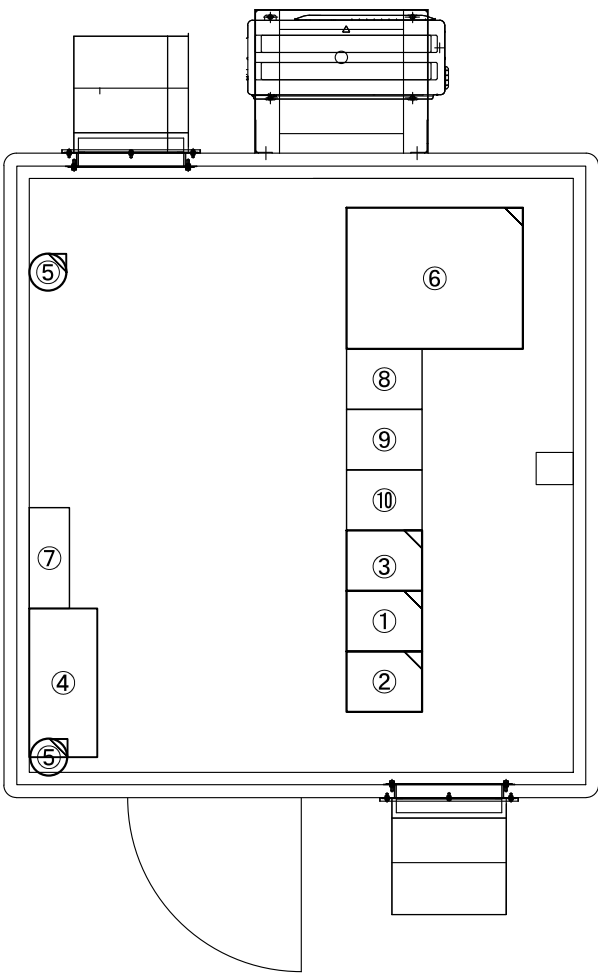

番号	機器名称	数量	備考
①	基地局無線機(基本架)(活2・3)	1架	
②	基地局無線機(増設架)(活4・共予)	1架	
③	空中線無線共用器	1架	
④	直流電源装置(共通波)	1面	
⑤	局舎内監視カメラ	2台	
⑥	機器収容ラック	1架	
⑥-1	L3スイッチングハブ	1台	
⑥-2	カメラ用給電HUB	1台	
⑥-3	無線回線接続装置	1台	
⑥-4	回線終端装置	1台	
⑥-5	DC-ACインバータ	1台	
⑦	直流交流分電盤	1面	
⑧	空中線共用装置(共通波)	1架	
⑨	基地局無線装置(基本架)(共通波)	1架	
⑩	基地局無線装置(増設架)(共通波)	1架	

原図はA3

凡 例

：新設

：撤去

：更新


：移設

：既設

版	年月日	設変番号	変 更 事 項	承認	発注者	名称	図名	縮尺	設計	服部	年月日	
					津市	三重中央消防指令センター総合整備工事			検図	牛田	年月日	
					課長	主幹	課長補佐	係長	係	承認	山下	年月日
									図番		T081	



ビーム計画設計株式会社
Beam Planning Corporation

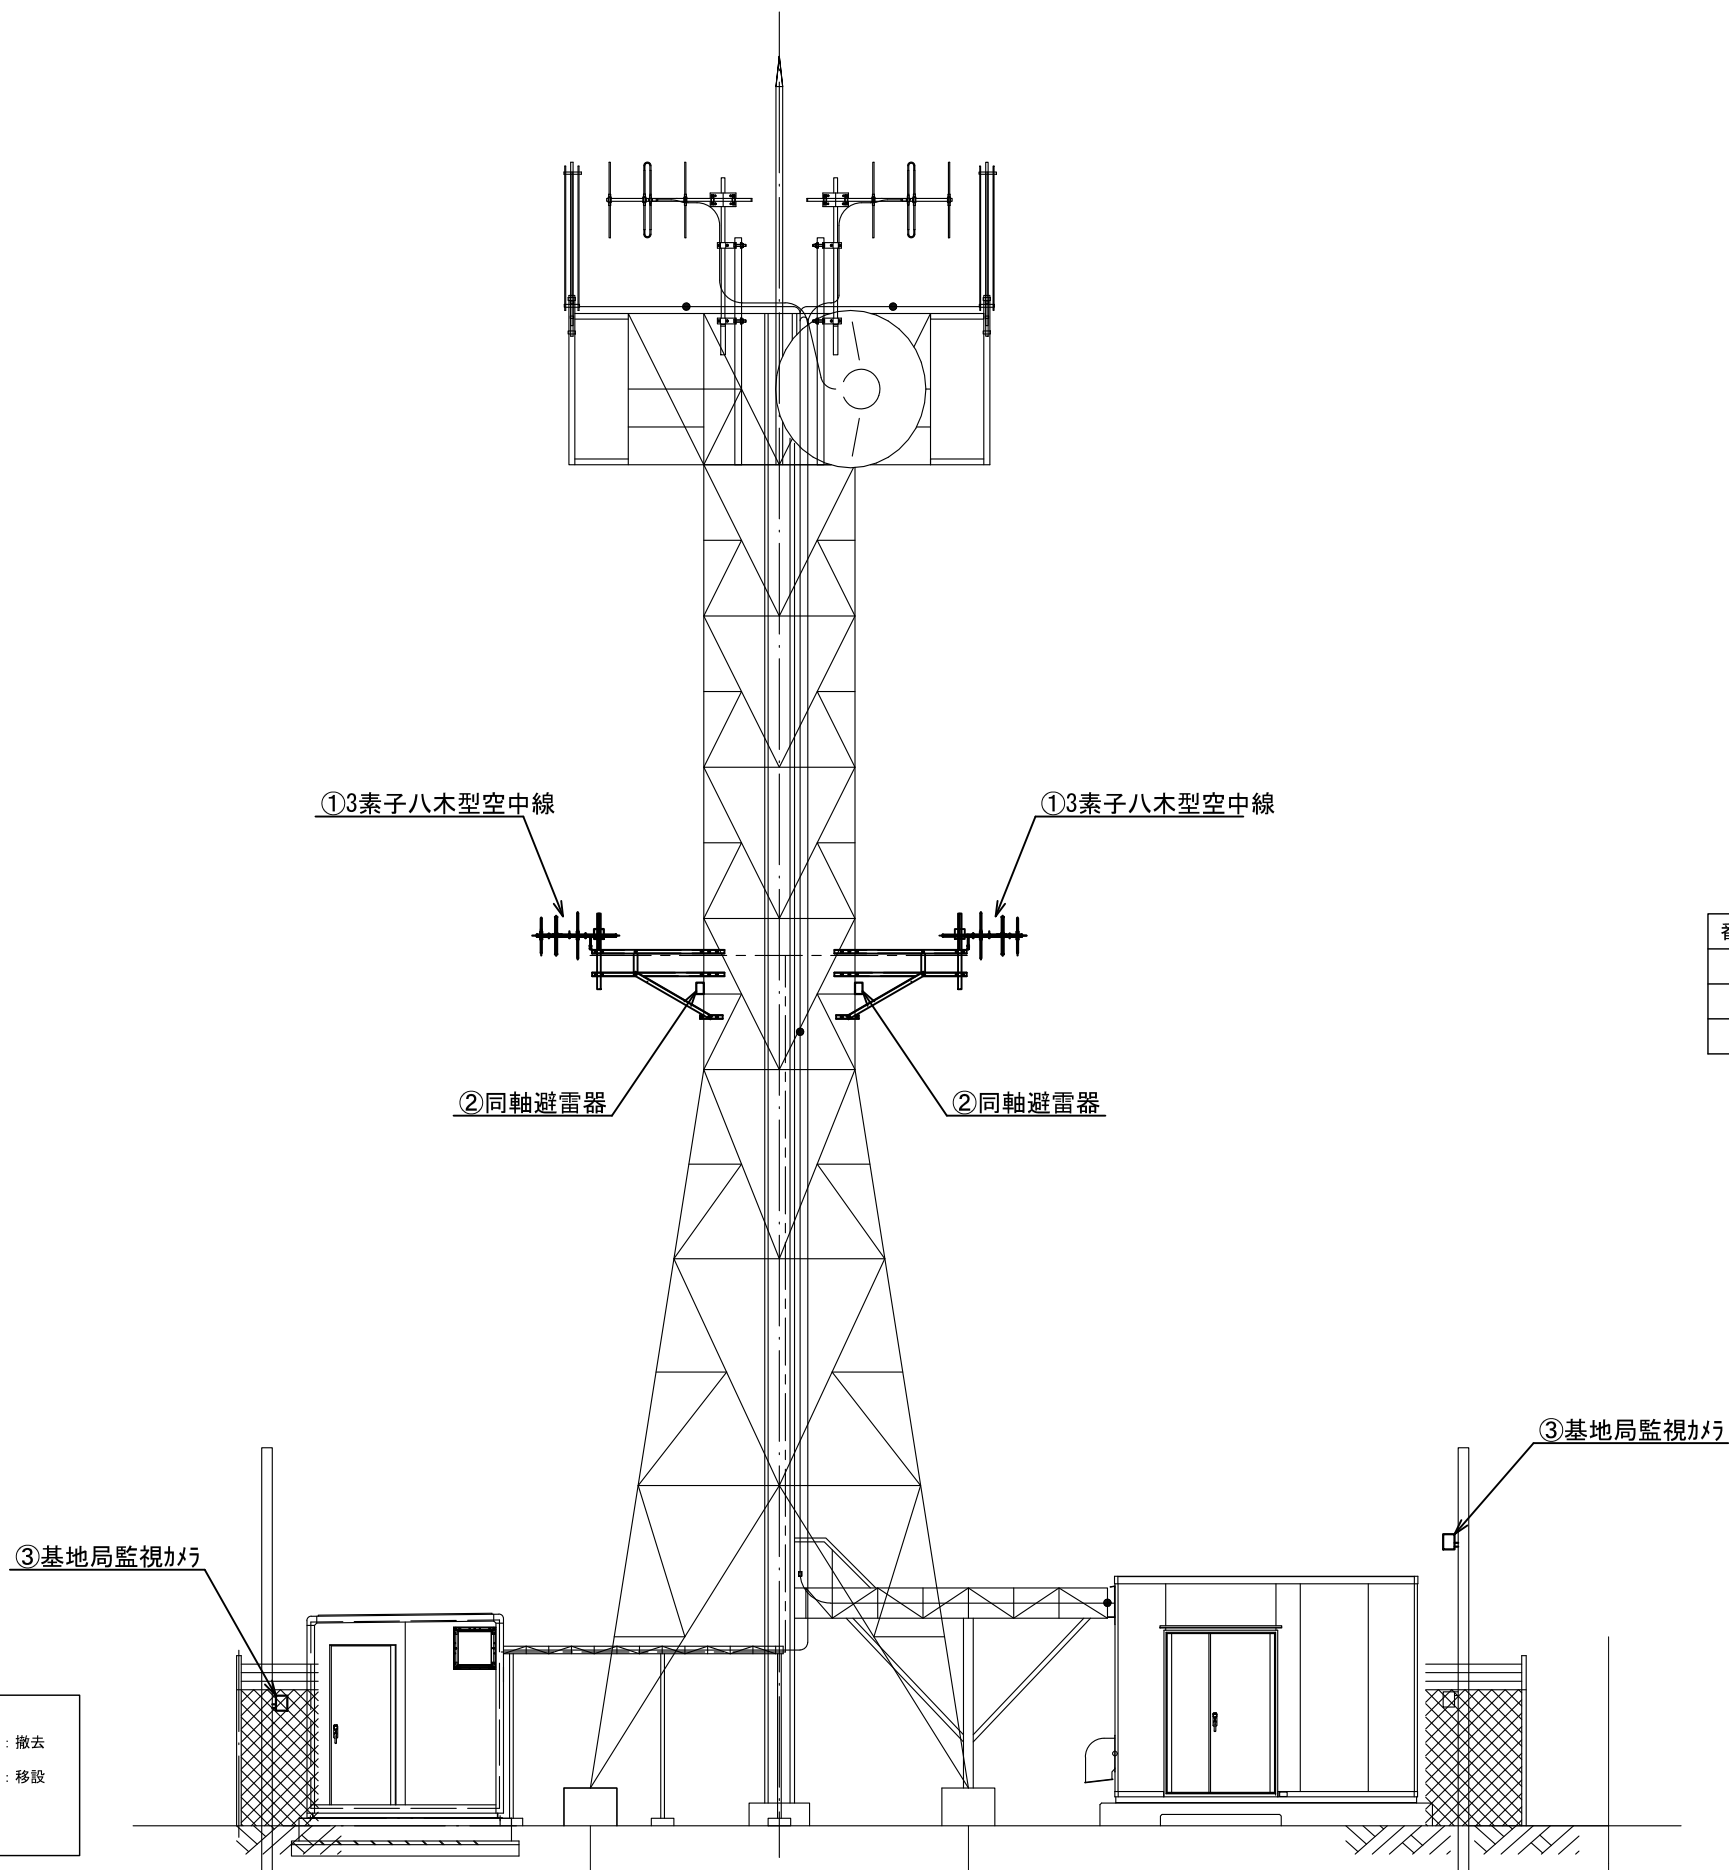

番号	機器名称	数量	備考
①	3素子八木型空中線	2基	
②	同軸避雷器	2台	
③	基地局監視カメラ	2台	

原図はA3

凡 例			
	: 新設		: 撤去
	: 更新		: 移設
	: 既設		

	版	年月日	設変番号	変 更 事 項	承認	発注者					名称			ビーム計画設計株式会社 Beam Planning Corporation	設計	服部	年月日			
						津市					三重中央消防指令センター総合整備工事				検図	牛田	年月日			
						課長	主幹	課長補佐	係長	係	図名	縮尺			津市大洞基地局 空中線機器配置図(更新)	1/100	承認	山下	年月日	
																	図番	T082		



ビーム計画設計株式会社
Beam Planning Corporation

原図はA3

凡 例


新設

撤去


更新

移設

既設

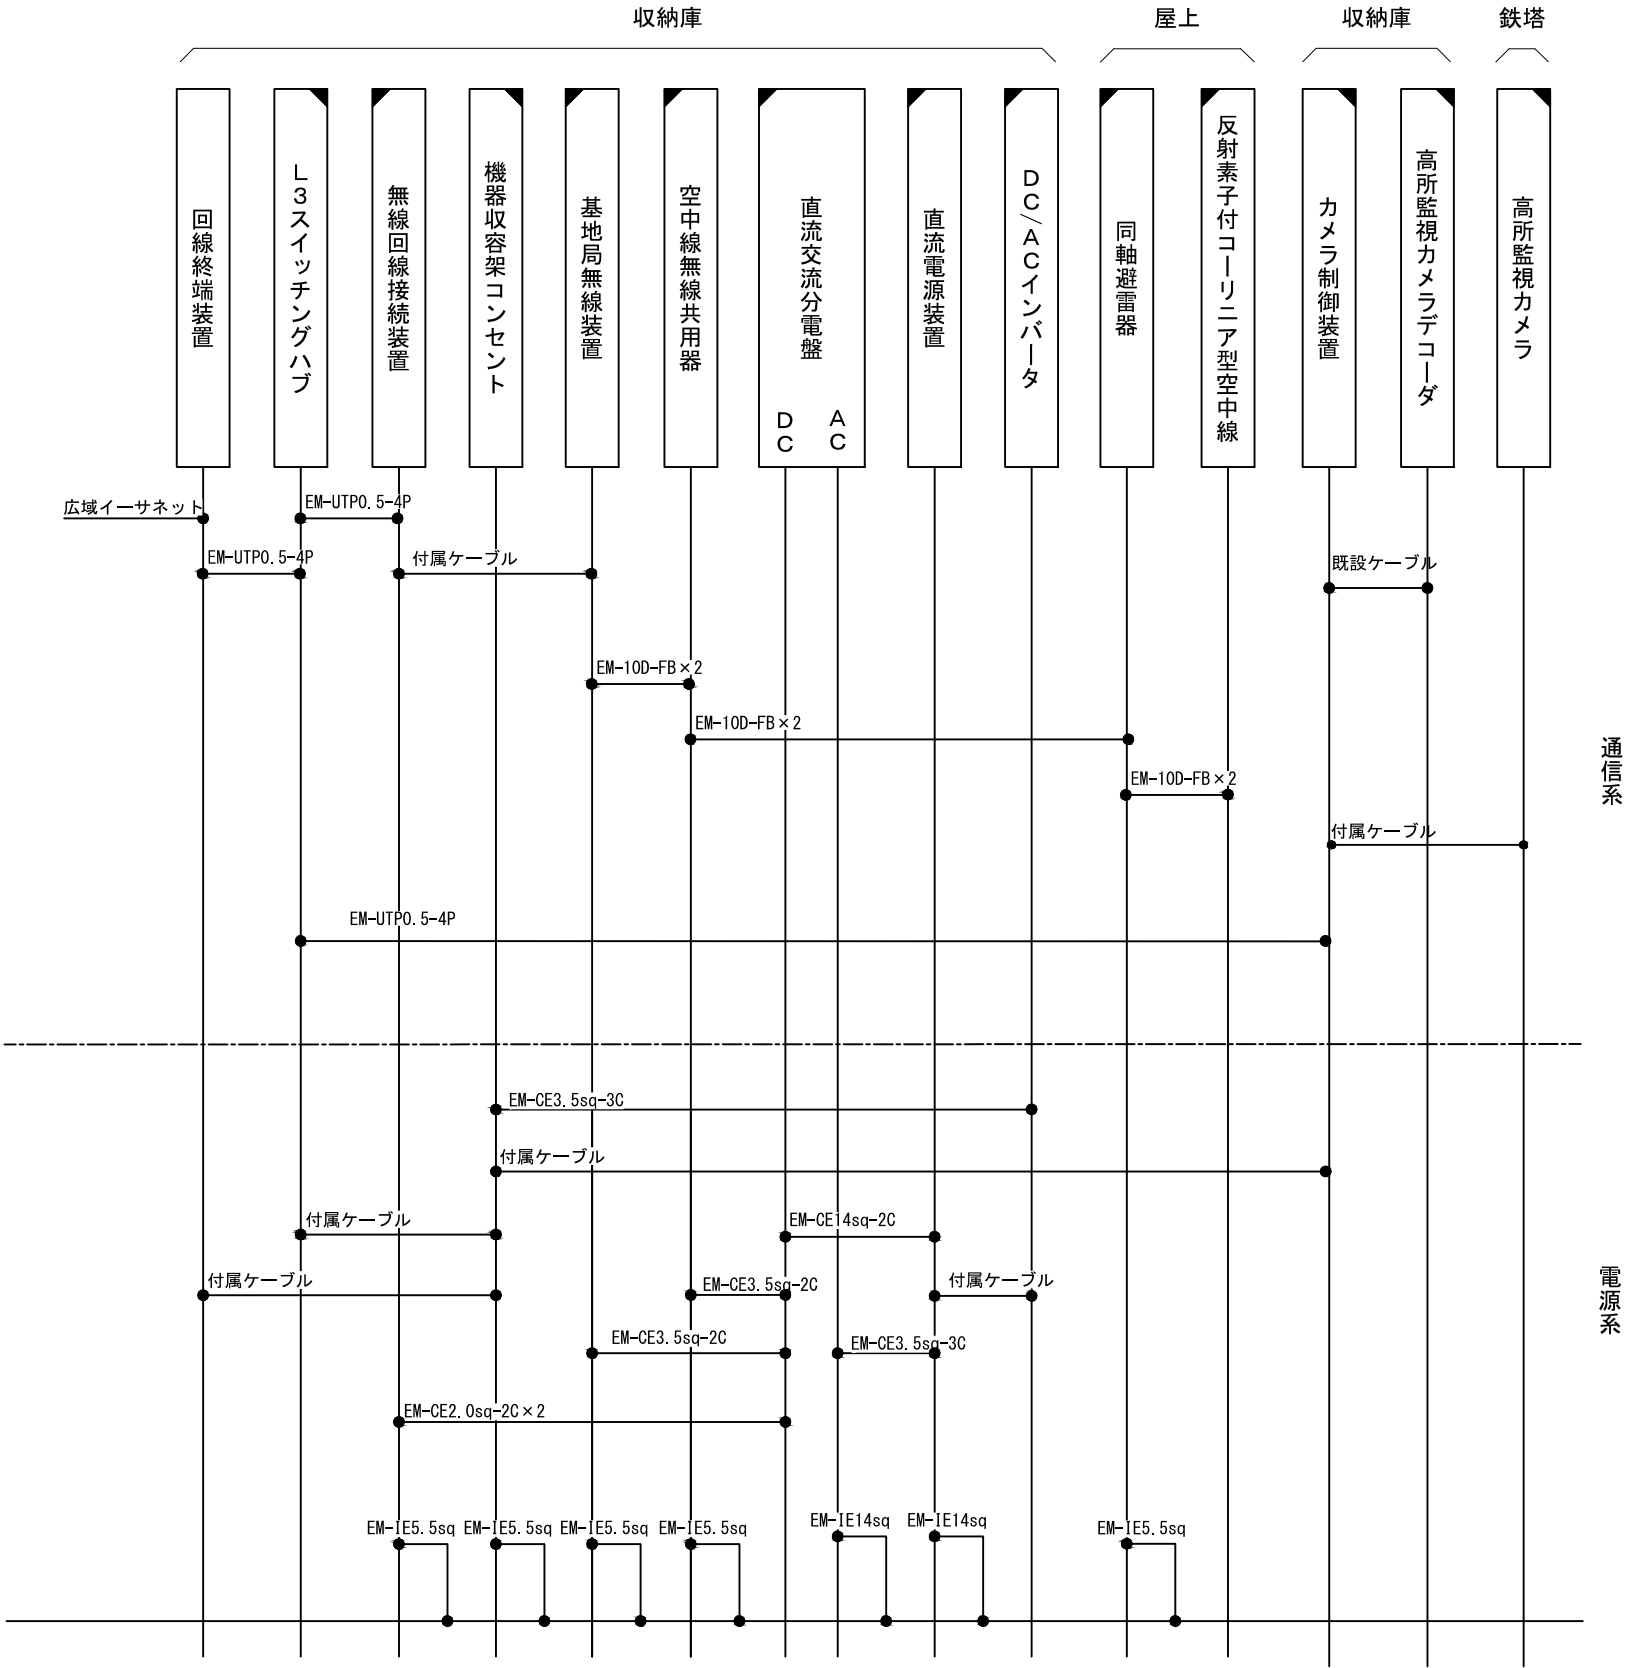

版	年月日	設変番号	変 更 事 項					承認	発注者					名称		ビーム計画設計株式会社 Beam Planning Corporation	設計	服部	年月日		
									津市					三重中央消防指令センター総合整備工事			検図	牛田	年月日		
									課長	主幹	課長補佐	係長	係	図名	縮尺		no. scale	承認	山下	年月日	
														三重県庁 配線系統図				図番	T083		

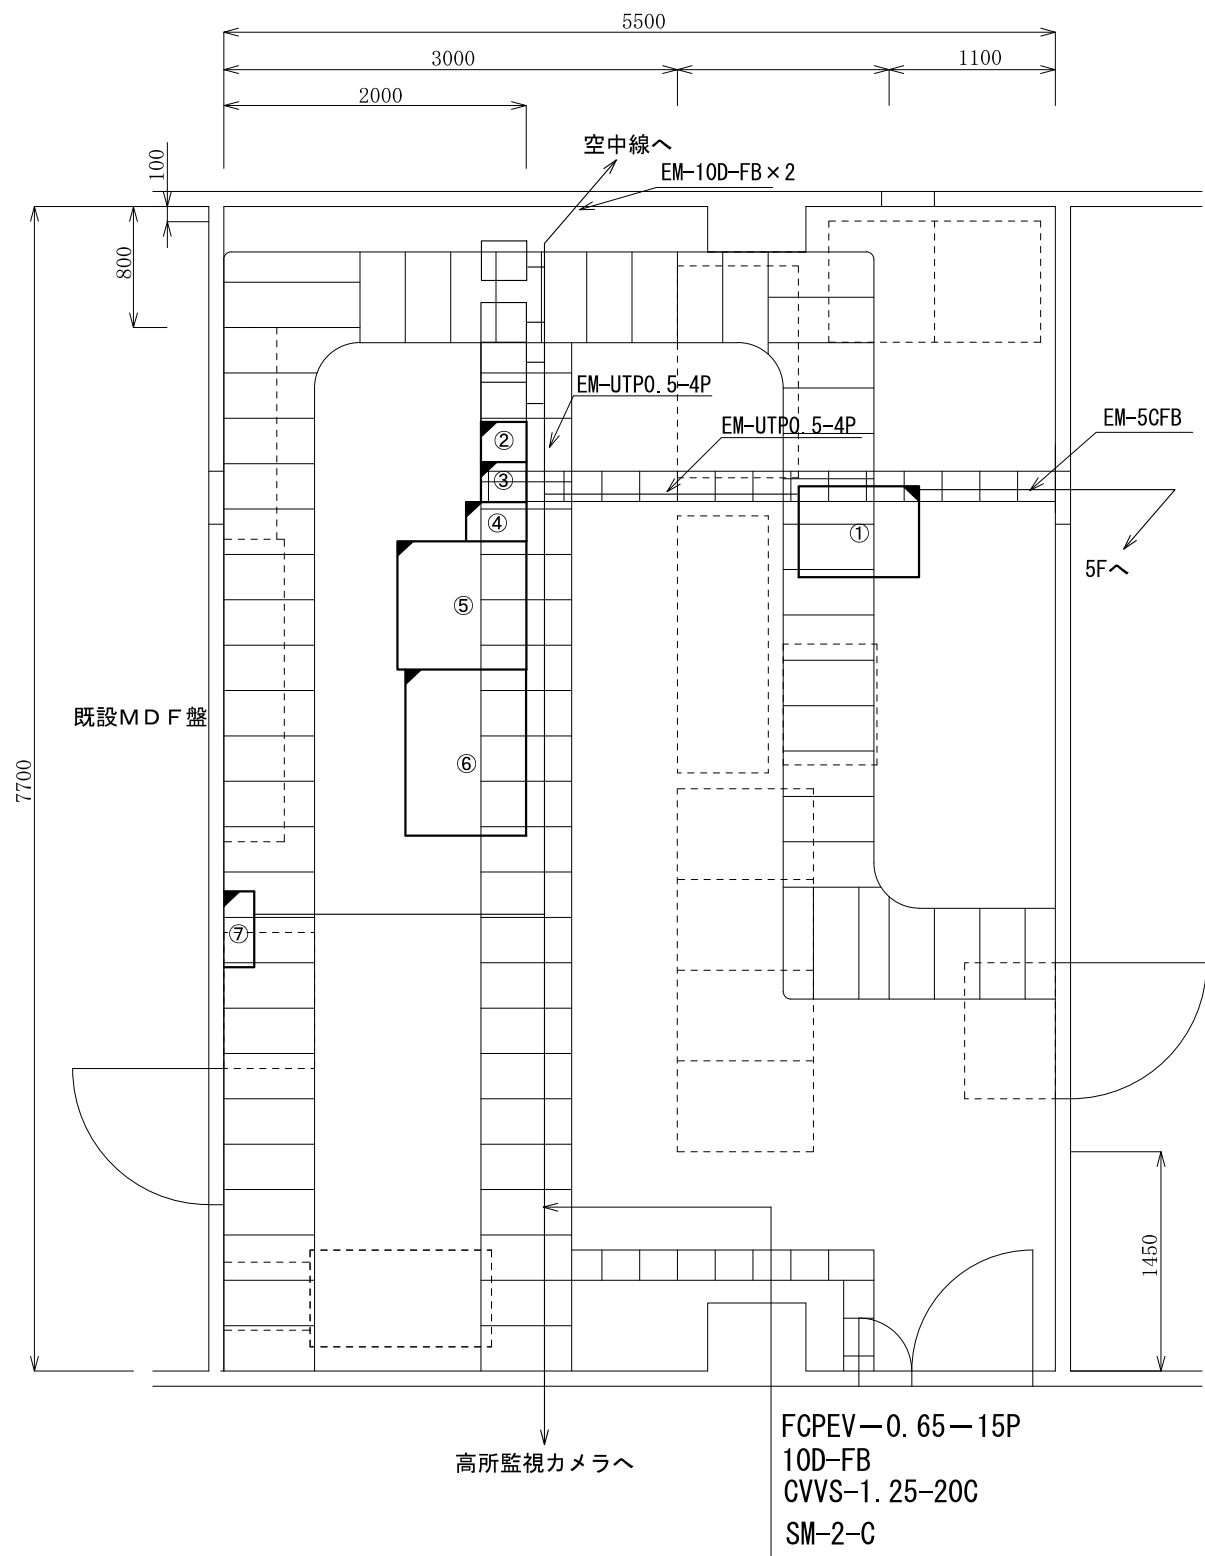

番号	機器名称	数量	備考
①	カメラ制御装置	1式	
②	基地局無線機(基本架)(活1・3)	1架	
③	基地局無線機(増設架)(活4・共予)	1架	
④	基地局空中線共用器	1架	
⑤	機器收容架	1架	
⑤-1	回線終端装置	1台	
⑤-2	L3スイッチングハブ	1台	
⑤-3	無線回線接続装置	1台	
⑤-4	AC/DCインバータ	1台	
⑥	直流電源装置	1架	
⑦	直流交流分電盤	1台	


原図はA3

凡 例			
	: 新設		: 撤去
	: 更新		: 移設
	: 既設		


版	年月日	設変番号	変 更 事 項	承認	発注者	名称	図名	縮尺	設計	服部	年月日
					津市	三重中央消防指令センター総合整備工事	三重県庁無線室 機器配置図（更新）	1/50	検図	牛田	年月日
					課長	主幹	課長補佐	係長	承認	山下	年月日
									図番		T084



ビーム計画設計株式会社
Beam Planning Corporation

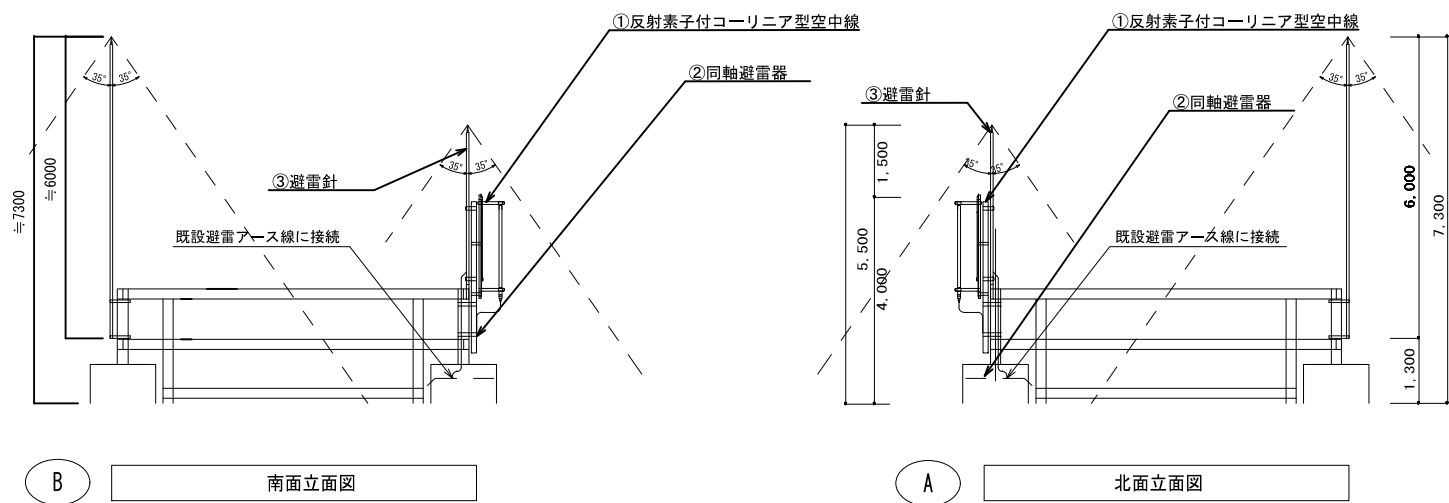

番号	機器名称	数量	備考
①	反射素子付コーリニア型空中線	2基	
②	同軸避雷器	2台	
③	避雷針	2本	

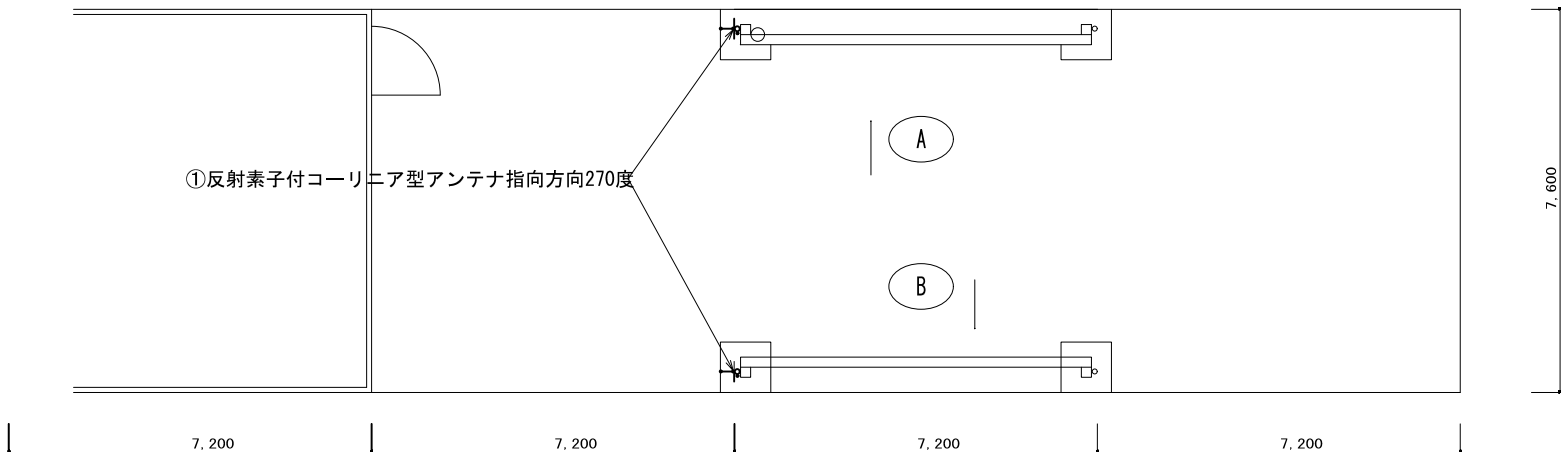

原図はA3


凡 例			
	: 新設		: 撤去
	: 更新		: 移設
	: 既設		

版	年月日	設変番号	変 更 事 項	承認	発注者					名称			ビーム計画設計株式会社 Beam Planning Corporation	設計	服部	年月日	
					津市					三重中央消防指令センター総合整備工事				検図	牛田	年月日	
					課長	主幹	課長補佐	係長	係	図名	縮尺			承認	山下	年月日	
										三重県庁 空中線機器配置図（更新）	1/400			図番	T085		



ビーム計画設計株式会社
Beam Planning Corporation

番号	機器名称	数量	備考
①	高所カメラ	1台	
②	高所カメラ	1台	
③	反射素子付コーリニア型空中線	2基	
④	基地局無線機(基本架)(活1・3)	1架	
⑤	基地局無線機(増設架)(活4・共予)	1架	
⑥	基地局空中線共用器	1架	
⑦	同軸避雷器	2台	
⑧	電気通信配管	1式	
⑨	避雷針	2本	

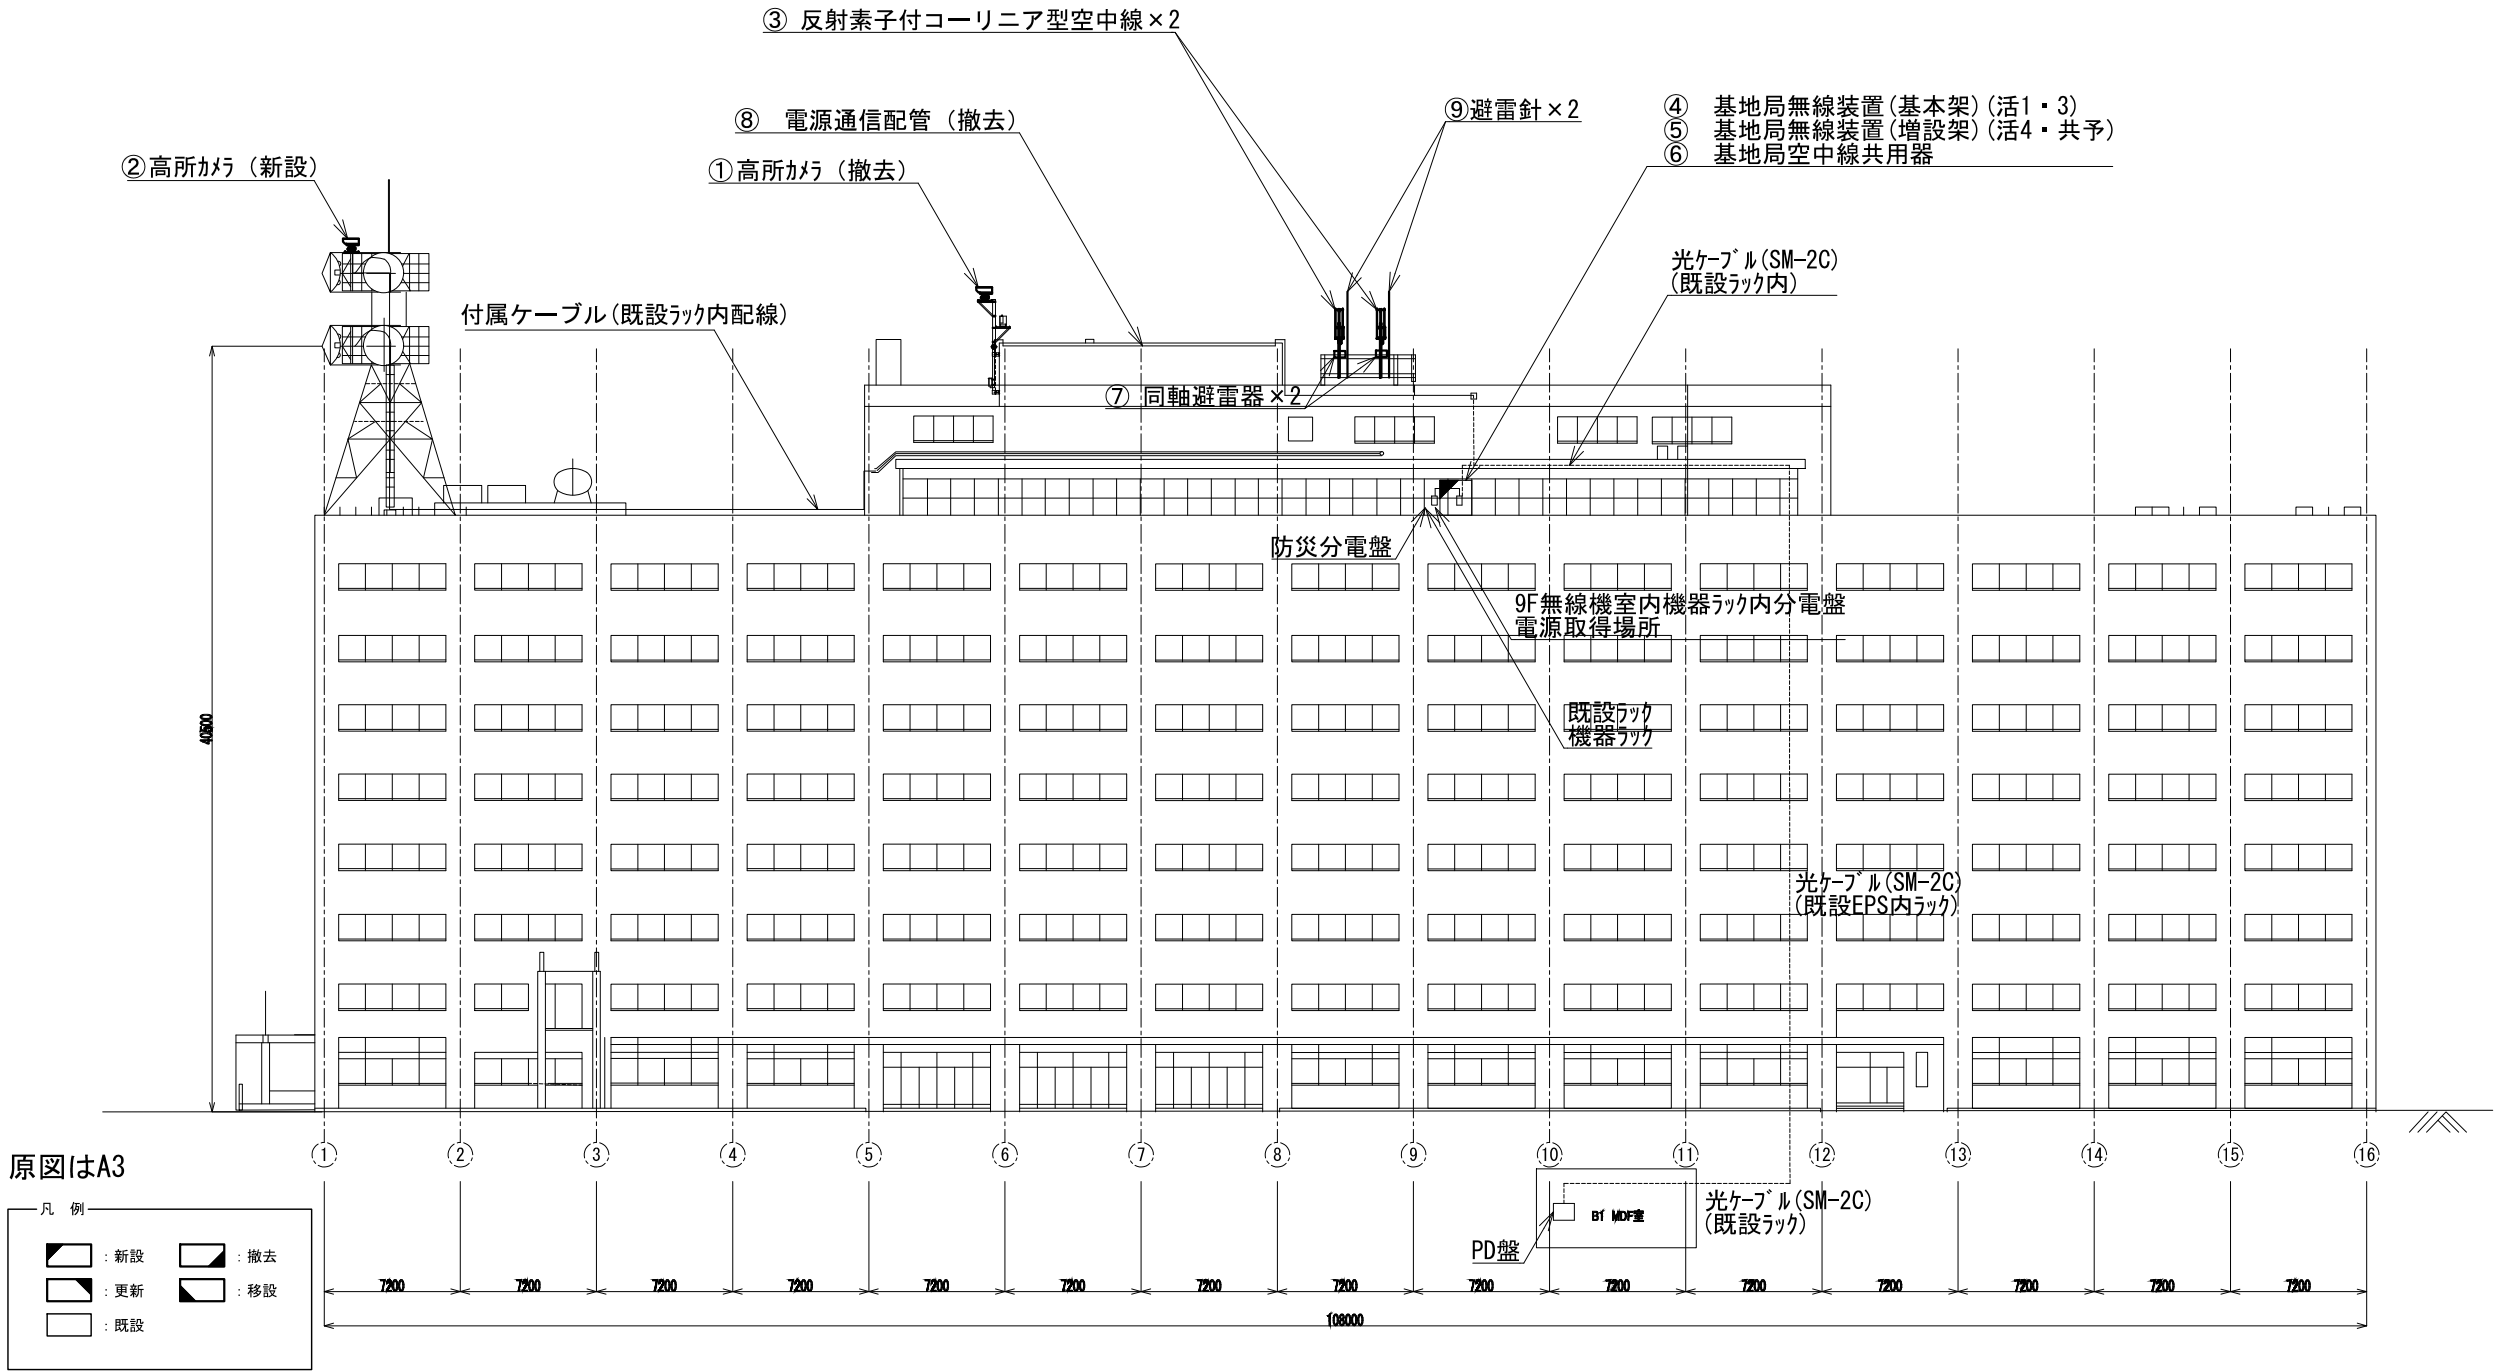

版	年月日	設変番号	変 更 事 項	承認	発注者	名称	図名	縮尺	設計	服部	年月日
					津市	三重中央消防指令センター総合整備工事	三重県庁立面図	1/400	検図	牛田	年月日
					課長	主幹	課長補佐	係長	承認	山下	年月日
									図番		T086



ビーム計画設計株式会社
Beam Planning Corporation

